


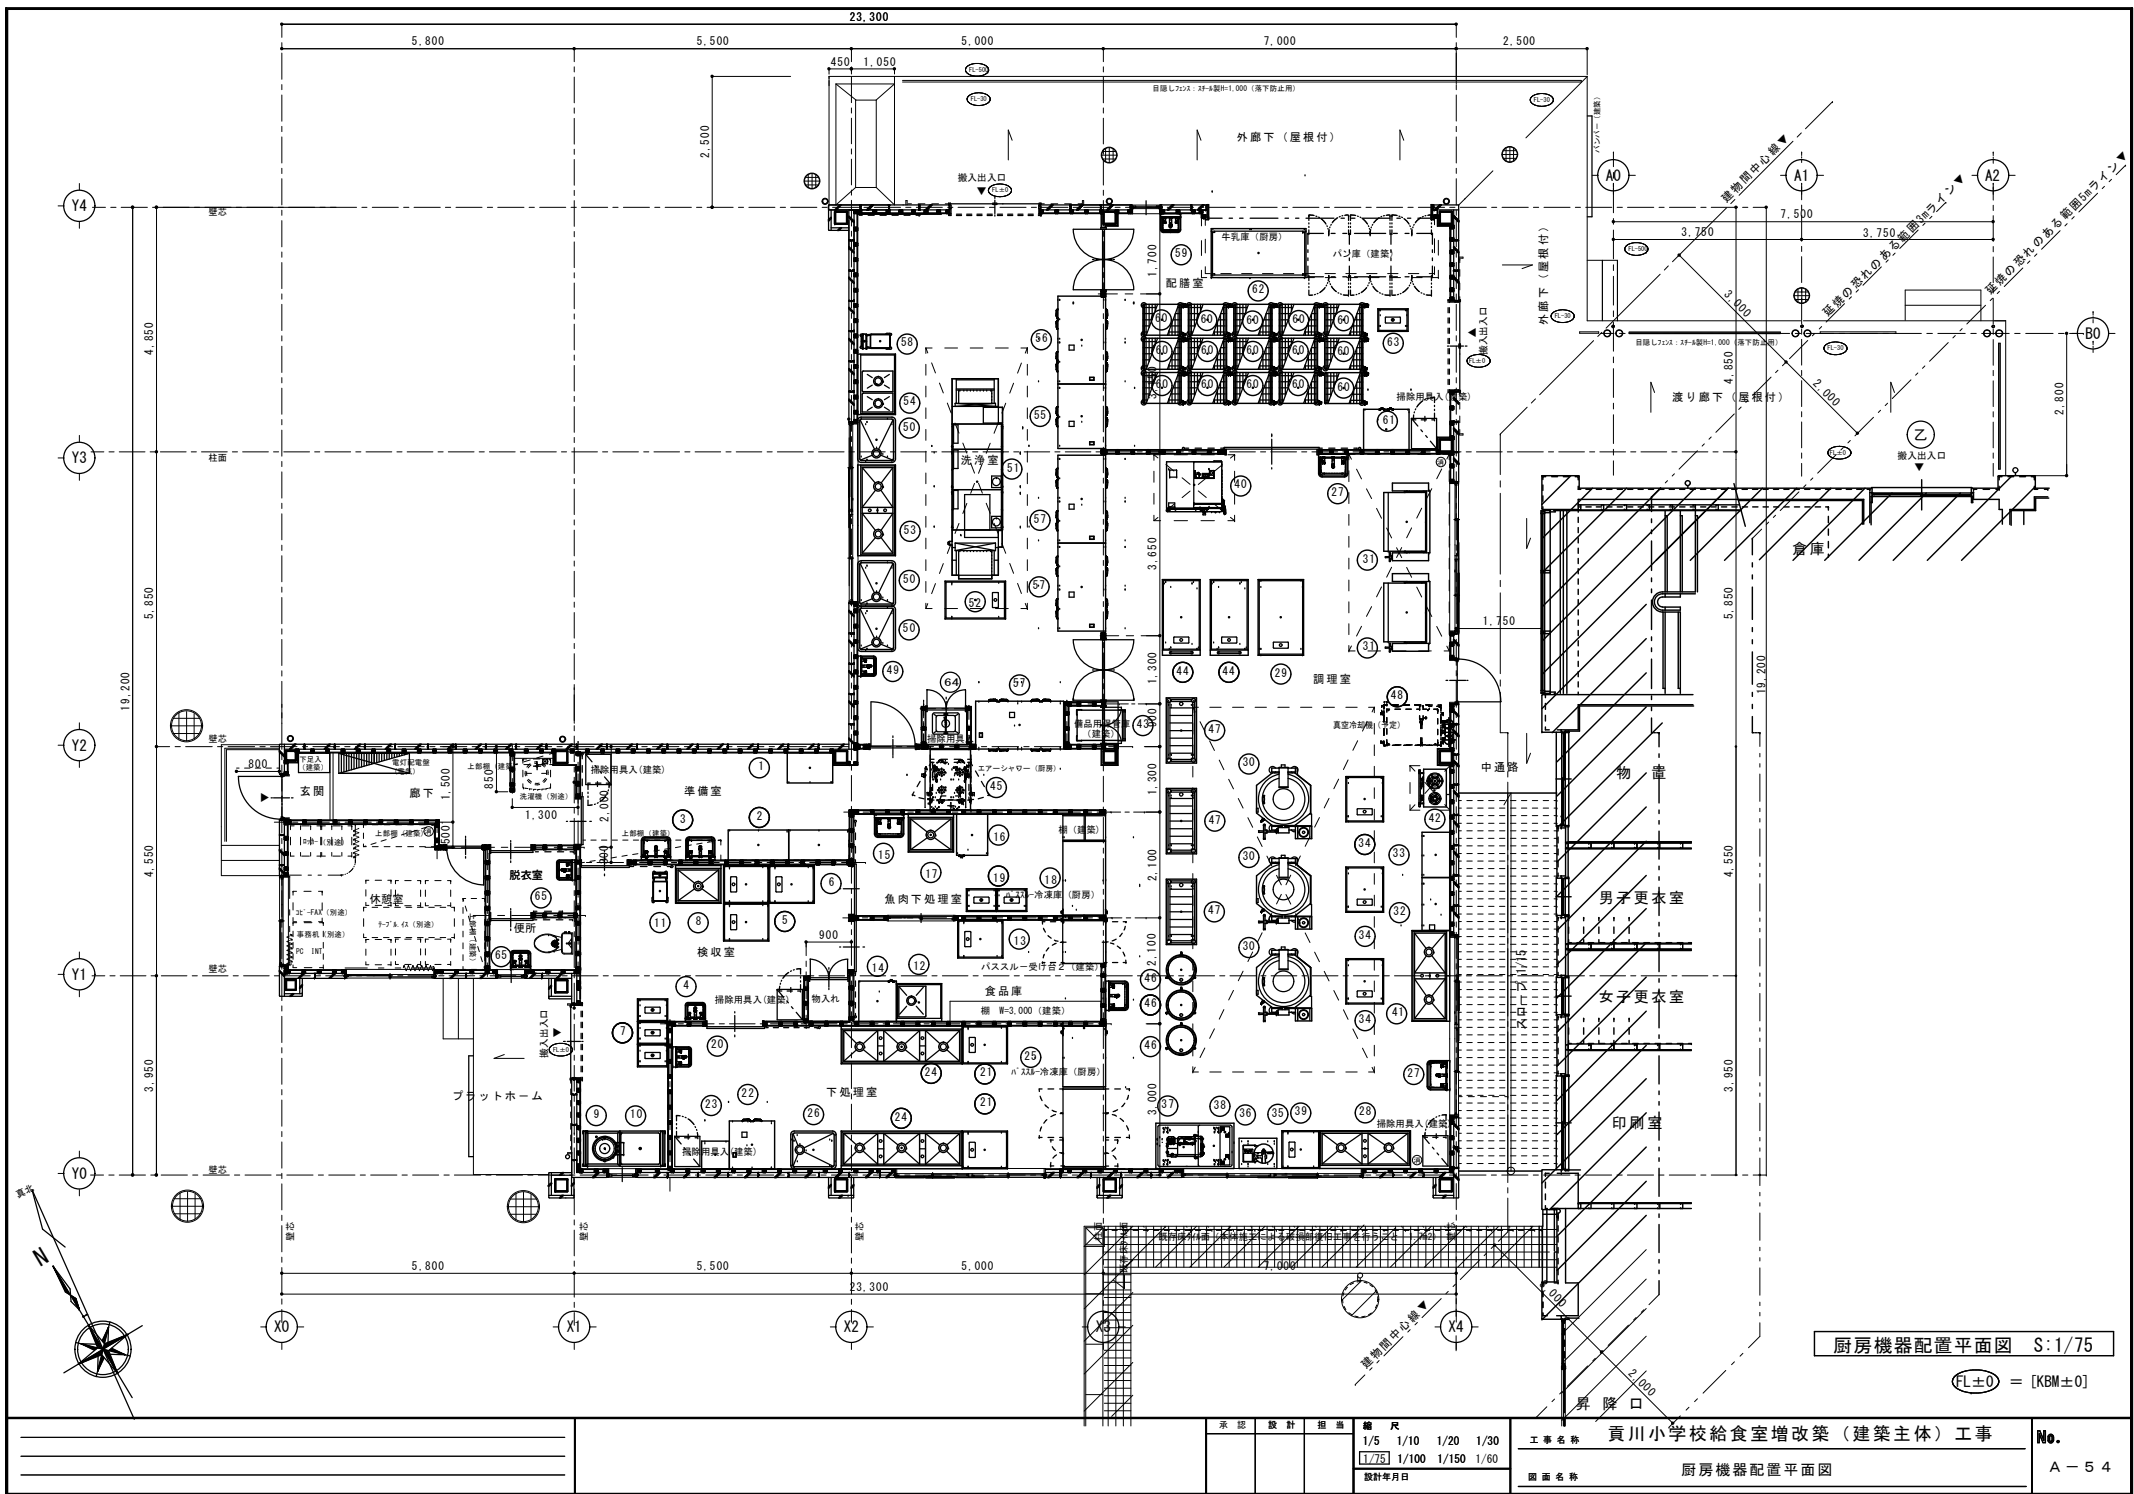

厨房機器配置平面図 S:1/75

(FL±0) = [KBM±0]

承認	設計	描画	縮尺
			1/5 1/10 1/20 1/30
			1/75 1/100 1/150 1/60
			設計年月日

工事名称 貢川小学校給食室増改築（建築主体）工事

図面名称 厨房機器配置平面図

No.

A-54