
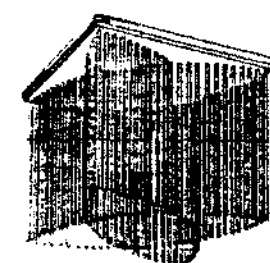
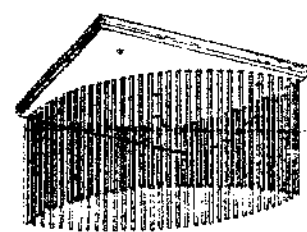
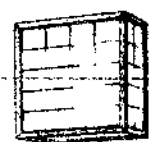
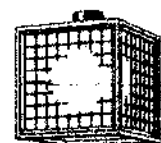


A	FLR40W×1 直付型	B	FLR40W×1 直付型	C	FLR40W×1 埋込型	D	FLR40W×1 埋込型	E	FLR40W×1 直付型	F	FLR40W×2 直付型
	EA41064UH		EA41034UH		EA41785UH		EA41721UH		EA41065UH		EA42034SUH
				下面ル-バー付型		反射板可動型					
G	FLR40W×2 埋込型	H	FLR40W×3 埋込型	I	FLR40W×3 埋込型	J	FLR40W×4 埋込型	K	FL96V×4 埋込型	L	FL96V×4 埋込型
	埋込型 C421SUH		埋込型 FH430AY SUH CLASS II		埋込型 H431P.YA.SUH		埋込型 NF44756K.SUH		埋込型 NOFE B47117.ECH		埋込型 FDU B47105.ECH
		ル-バー フル銀色鏡面つ消		ポリ塩化ビニル		ル-バー フル (ホワイト)		ル-バー フル (ホワイト)		オートリフター-FK 84900 パネル フクリル (乳白) 枠 樹脂製 ホワイト	
M	FL127W×2 埋込型	N	FL20W×1	O	FL20W×1	P	FL20W×2 埋込型	Q	FL10W×1 埋込型	R	FL6W×1 埋込型
	NF 22602 EL		NF 21822 GH		HW 2811TE		EA 22718 GH		FA 11910 EL		HW 5201T EL
フルル-バー (ホワイト)		カパ- アクリル (乳白)		木製 (白木)				パネル FK11561		防雨型 ガラス パネル (透明)	
S	FCL22W+40W 直付型	T	FCL30+32W 直付型	U	FL18W×1 埋込型	V	FL12W×1 埋込型	W	FL13W×1 埋込型	X	FL170W×1 埋込型
	HA 8516 T EP		HA 9716 T EP		NF 11772 EL		NF 217712 EL		HLW 6222T EL		NC 50722 EHL
アクリルシート (乳白) 木製		アクリルシート (乳白) 木製		プラスチック反射板 枠 オフホワイト		プラスチック反射板 枠 オフホワイト		ガラス パネル (つや消し) アルミ枠		ヒール角 20° セード オフホワイト 照射方向自在型	

上記又は同等品以上のものを使用の事

		承認 設計 担当		補 尺		工事名称 (仮称) 甲府市北東部市民センター建設 (電気設備) 工事		E-9	
				設計年月日		図面名称 照明器具要図 (1)		No. 24	




Y	IL180W×1	埋込型	Z	IL60W×1	直付型	P	IL40W×1	直付型	I	IL60W×1	直付型	ウ	IL60W×1	直付型	ニ	IL40W×13	直付型
	NL 7827ET			LB 56686T			LB 86728T			EC-1951K			EC-1984K				EC-1995K

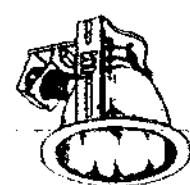

	FL27W×1	直付型	ウ	FL9W×1	直付型	キ	FL13W×1	直付型	ク	FL40W×2	片面型	ケ	FL40W×1	両面型	コ	FL40W×1	片面型
	EU 21896 EL			HN 6003T			7700-451E NEY 035			FA 42958P U9L			FA 41968P U9L				FA 41958P U9L





	FL20W×1	片面型	シ	FL10W×1	埋込型	ス	IL10W×1	埋込型	セ	IL20W×1	埋込型	ソ	IL23W×1	埋込型	タ	FL27W×1	直付型
	FA 21959 GL			FA 11552P GL			LB 91692N			LB 92753P			LB 92692N			FF 21896 EL	非常時 10W点灯

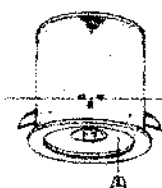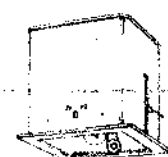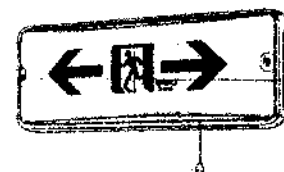


	電池内蔵型 非常時点灯 6V NiCd 防炎性能評定委員会認定品			電池内蔵型 非常時点灯 6V NiCd 防炎性能評定委員会認定品			電池内蔵型 非常時点灯 6V NiCd 防炎性能評定委員会認定品			電池内蔵型 非常時点灯 6V NiCd 防炎性能評定委員会認定品			電池内蔵型 非常時点灯 12V NiCd 防炎性能評定委員会認定品			バッテリー内蔵非常時点灯 カバーアクリック(乳白)
--	---	--	--	---	--	--	---	--	--	---	--	--	--	--	--	------------------------------

上記又は同等品以上のものを使用の事

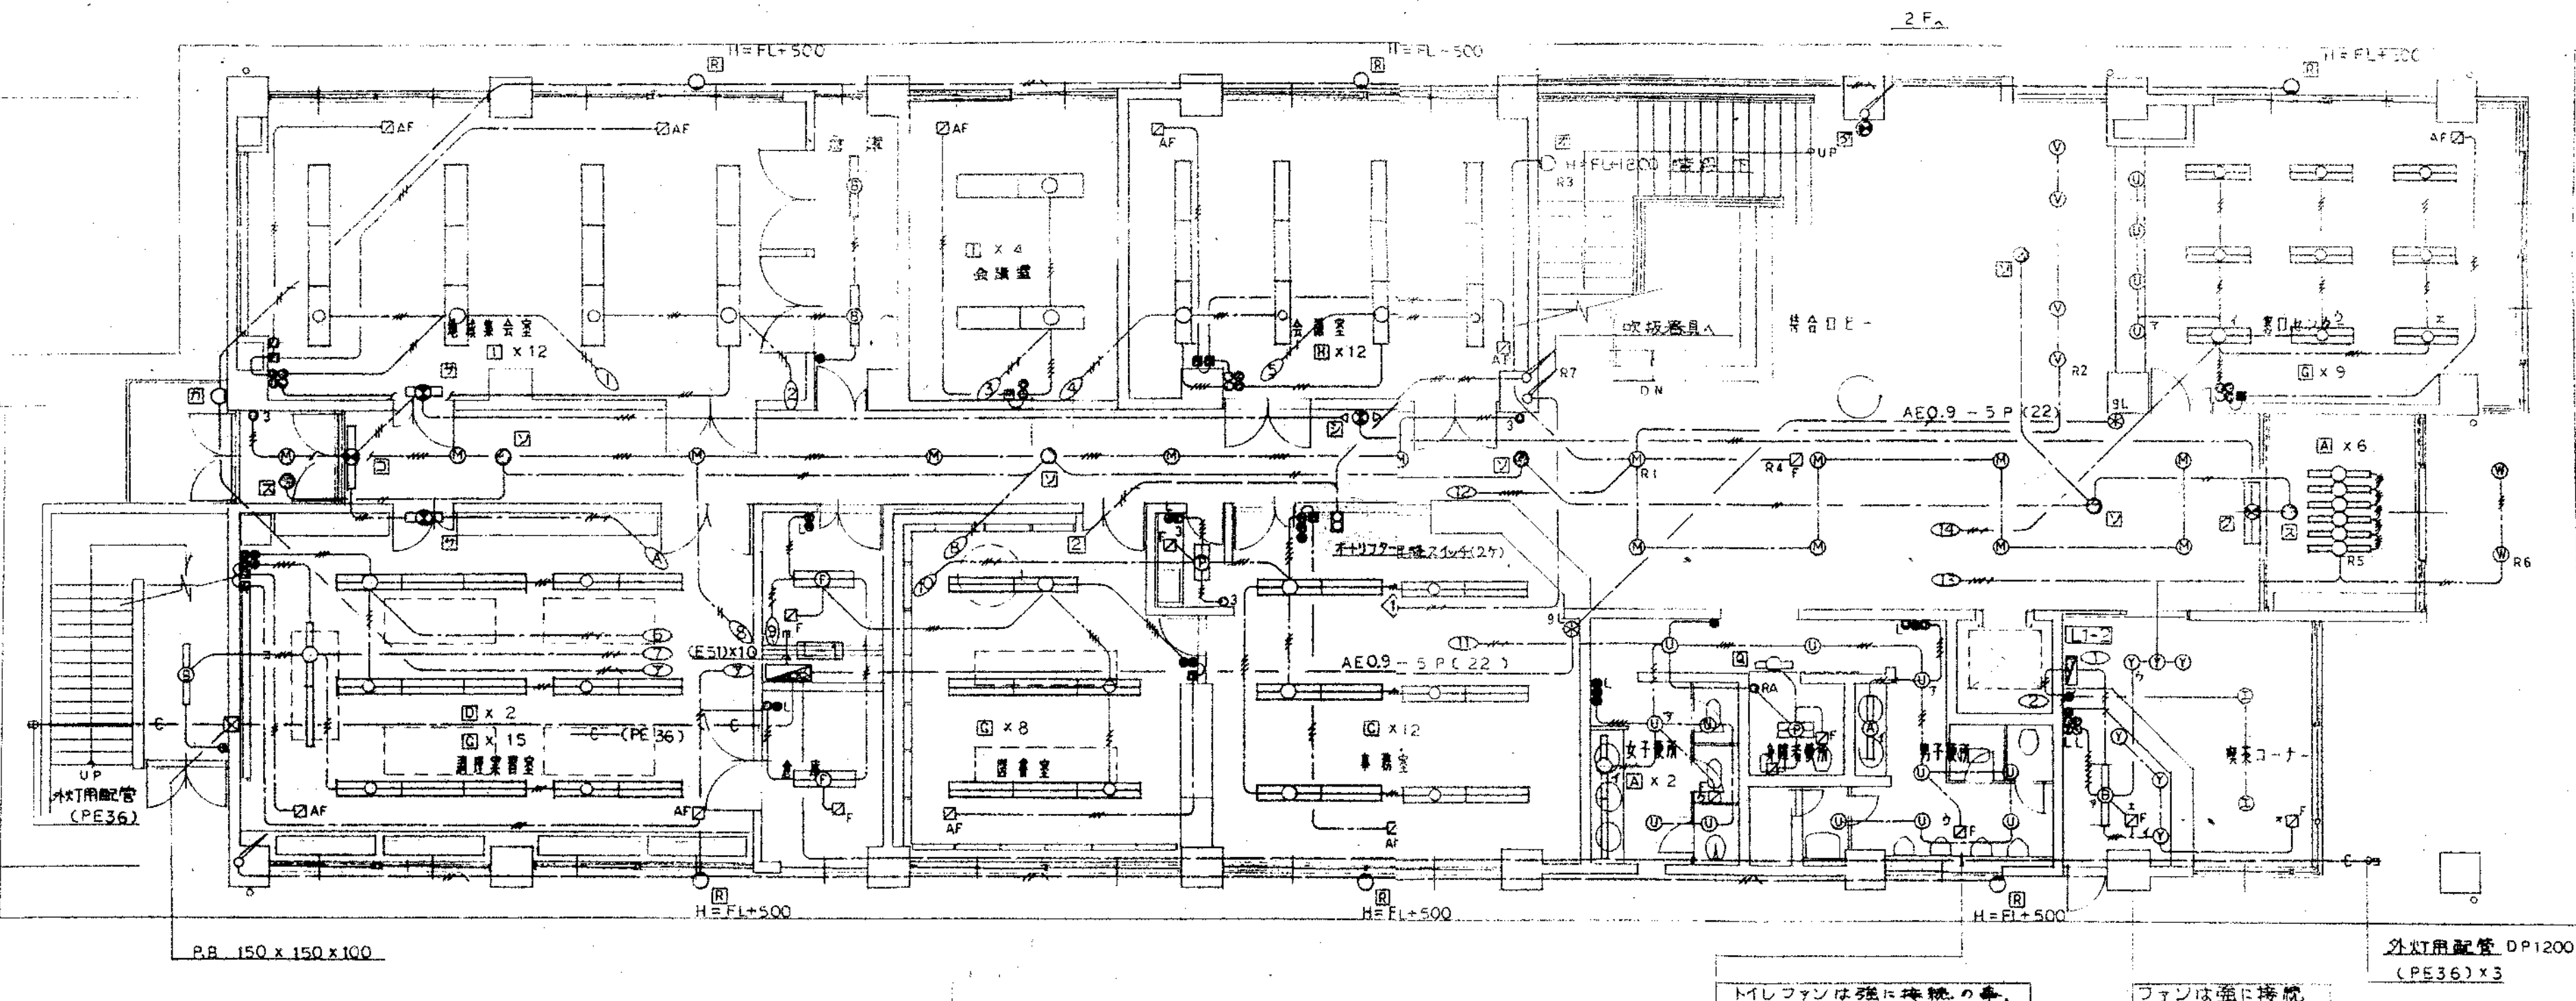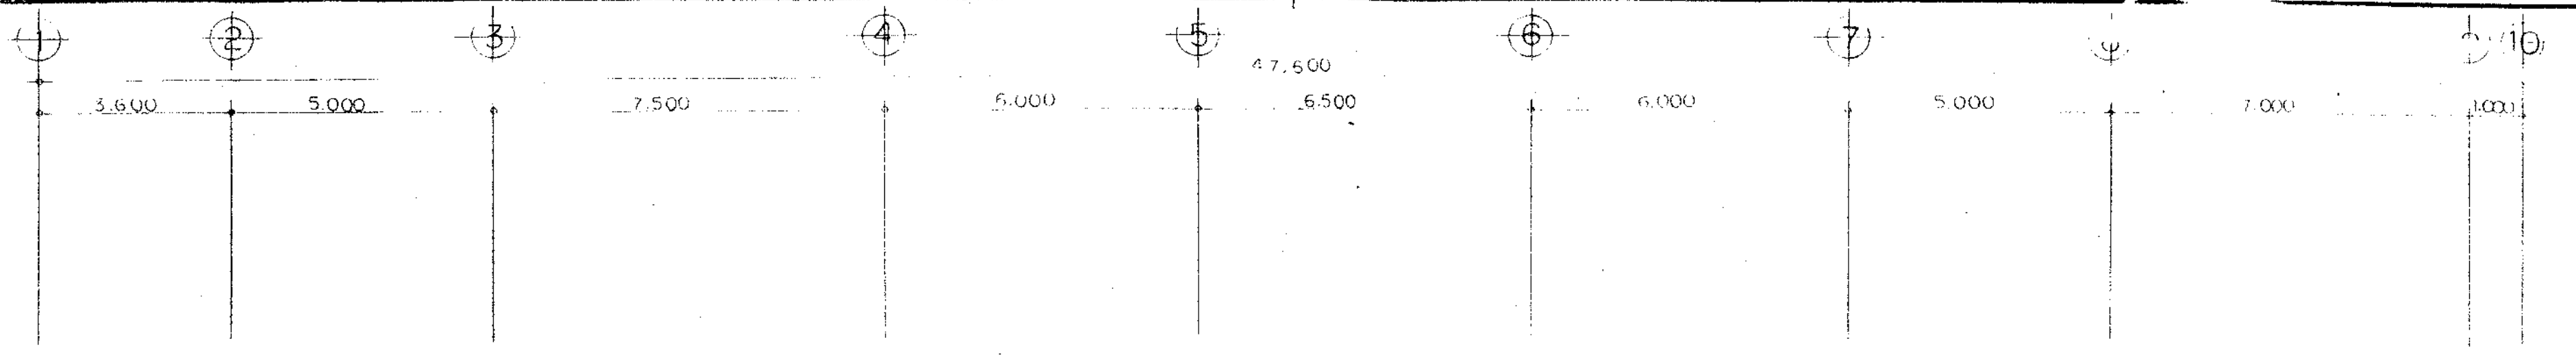

1階平面図 1/100

承認	設計	担当	縮尺	1/100	工事名称	(仮称) 甲府市北東部市民センター建設(電気設備)工事	E-15 No. 24
			設計年月日		図面名称	電灯設備図 1階平面図	

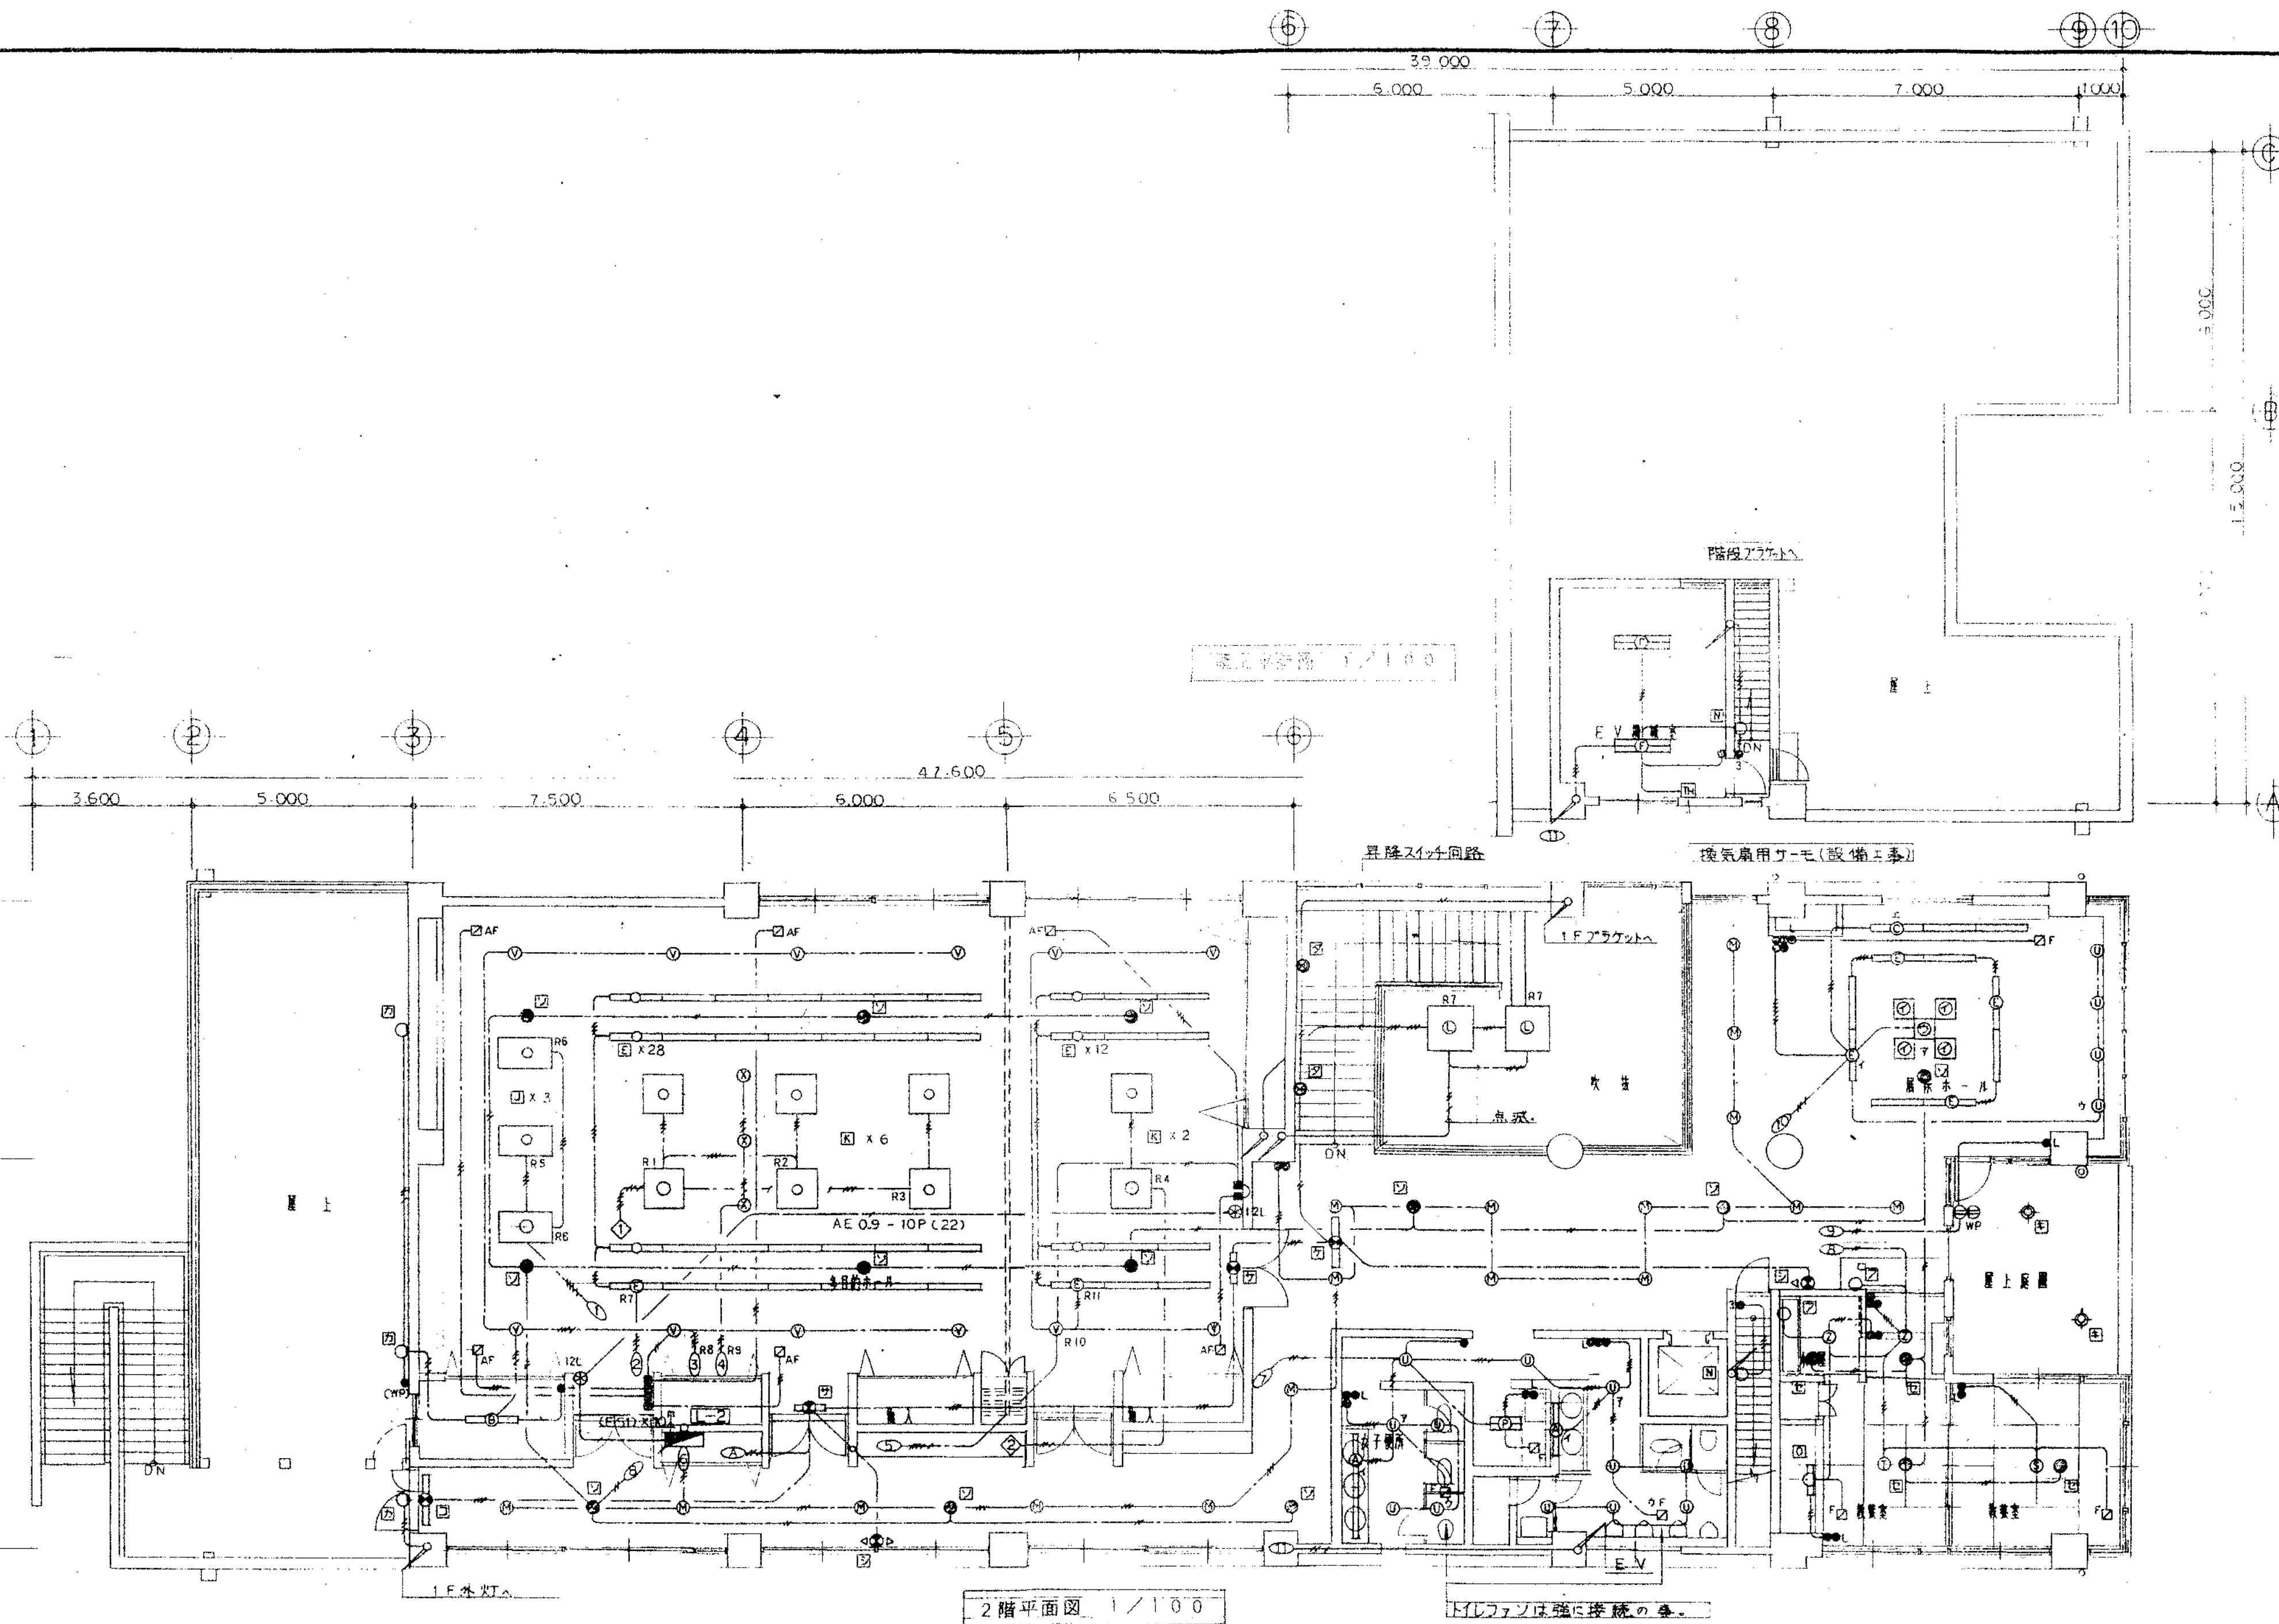

2階平面図 1/100

エレベーターは強に接続の要。

<p>承認設計担当</p>	<p>縮尺 1/100</p>	<p>工事名称 (仮称) 甲府市北東部市民センター建設(電気設備)工事</p> <p>図面名称 電灯設備図 2階平面図</p>	<p>16 E- / 24 No.</p>
---------------	-----------------	---	-----------------------------------