


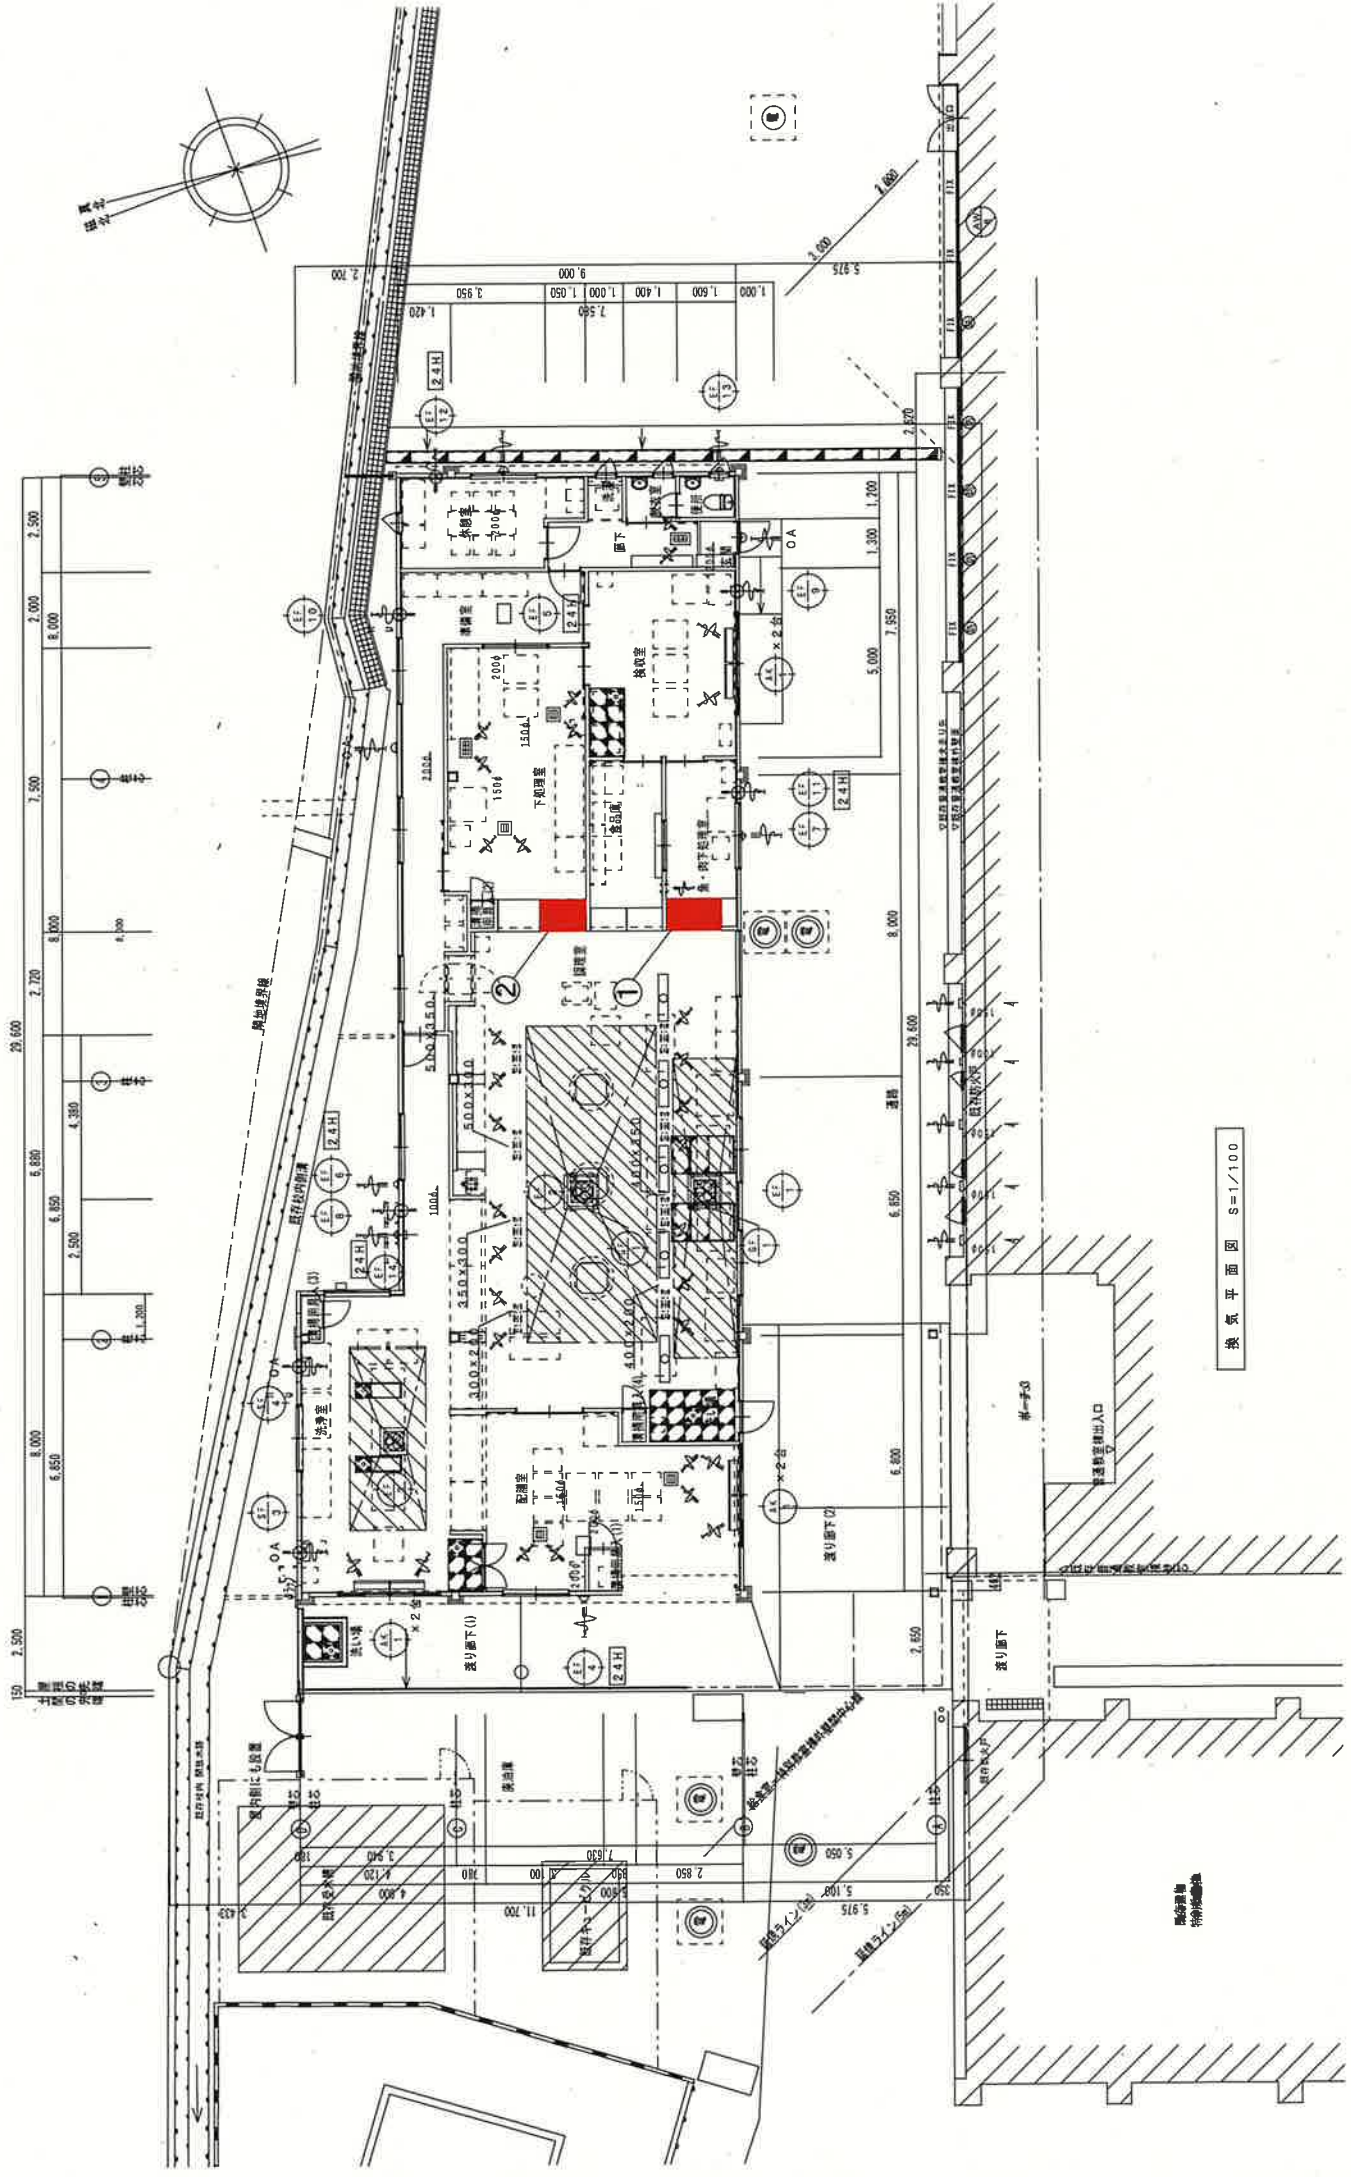

換気平面図 S=1/100

				M-12	
				No.	
				工事名称 相川小学校給食室増改築（機械設備）工事	
				図面名称 換気平面図【竣工図】	
				縮尺 1/100	
				設計年月日	
				承認 設計 担当	