



		設 計		縮 尺	工事名称	(そ-23)平瀬浄水場第1系列薬品沈殿池管廊配管更新工事	1/11
				1/3000 設計年月日 R7.10	図面名称		

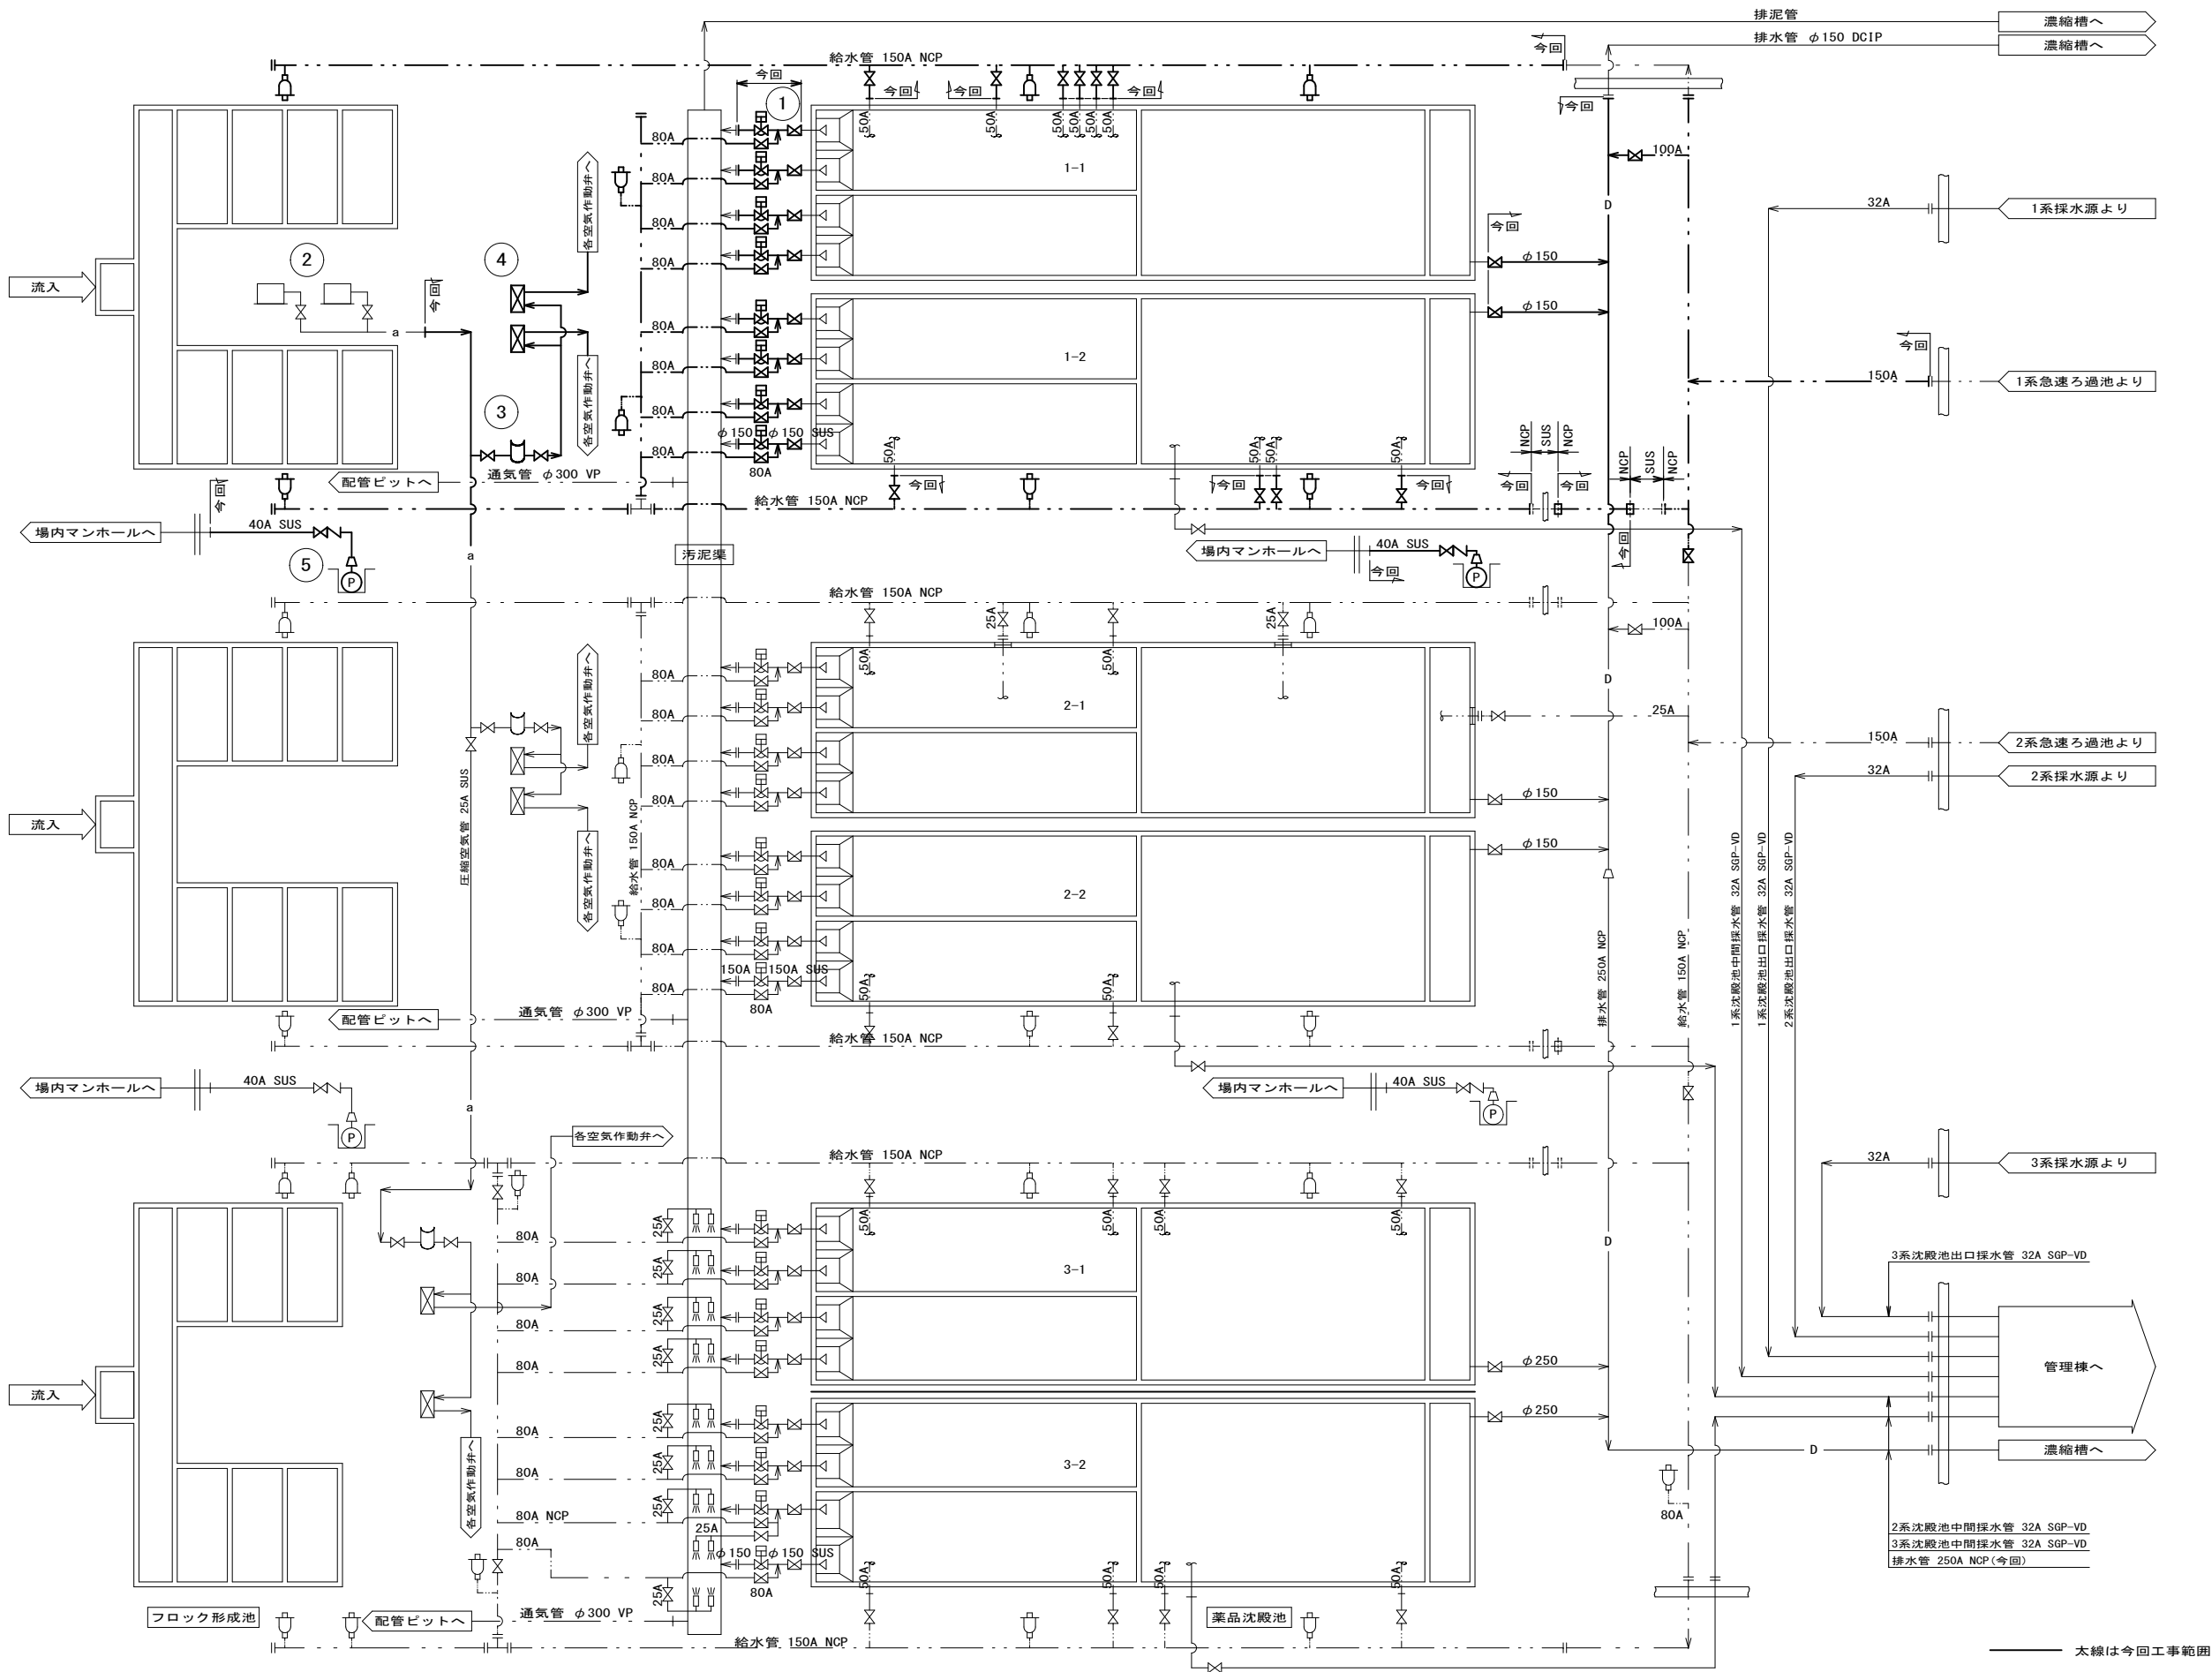

機 器 番 号	1	2	3	4	5
機 器 名 称	自動排泥弁	空気圧縮機	空気槽	電磁弁箱	床排水ポンプ
仕 様	空気作動式偏心構造弁 150A		円筒立形 200L×9kg/cm2 付属品：圧力計、安全弁	屋内壁掛形 1	水中汚水ポンプ（自動形） 50A 0.1m3/min×10m 0.75 kW
数量	全体	2	3	6	4
今回既設	24	0	3	6	4
備 考	スプリングリターン式				

工 事 件 名	(そ-23) 平瀬浄水場第1系列薬品沈殿池管廊配管更新工事				
工 事 場 所	甲府市平瀬町437-3（平瀬浄水場）				
図 面 名	1系薬品沈殿池フローシート図	縮 尺	1/200	図 番	2/11
甲府市上下水道局	契約番号		マイクNo.		

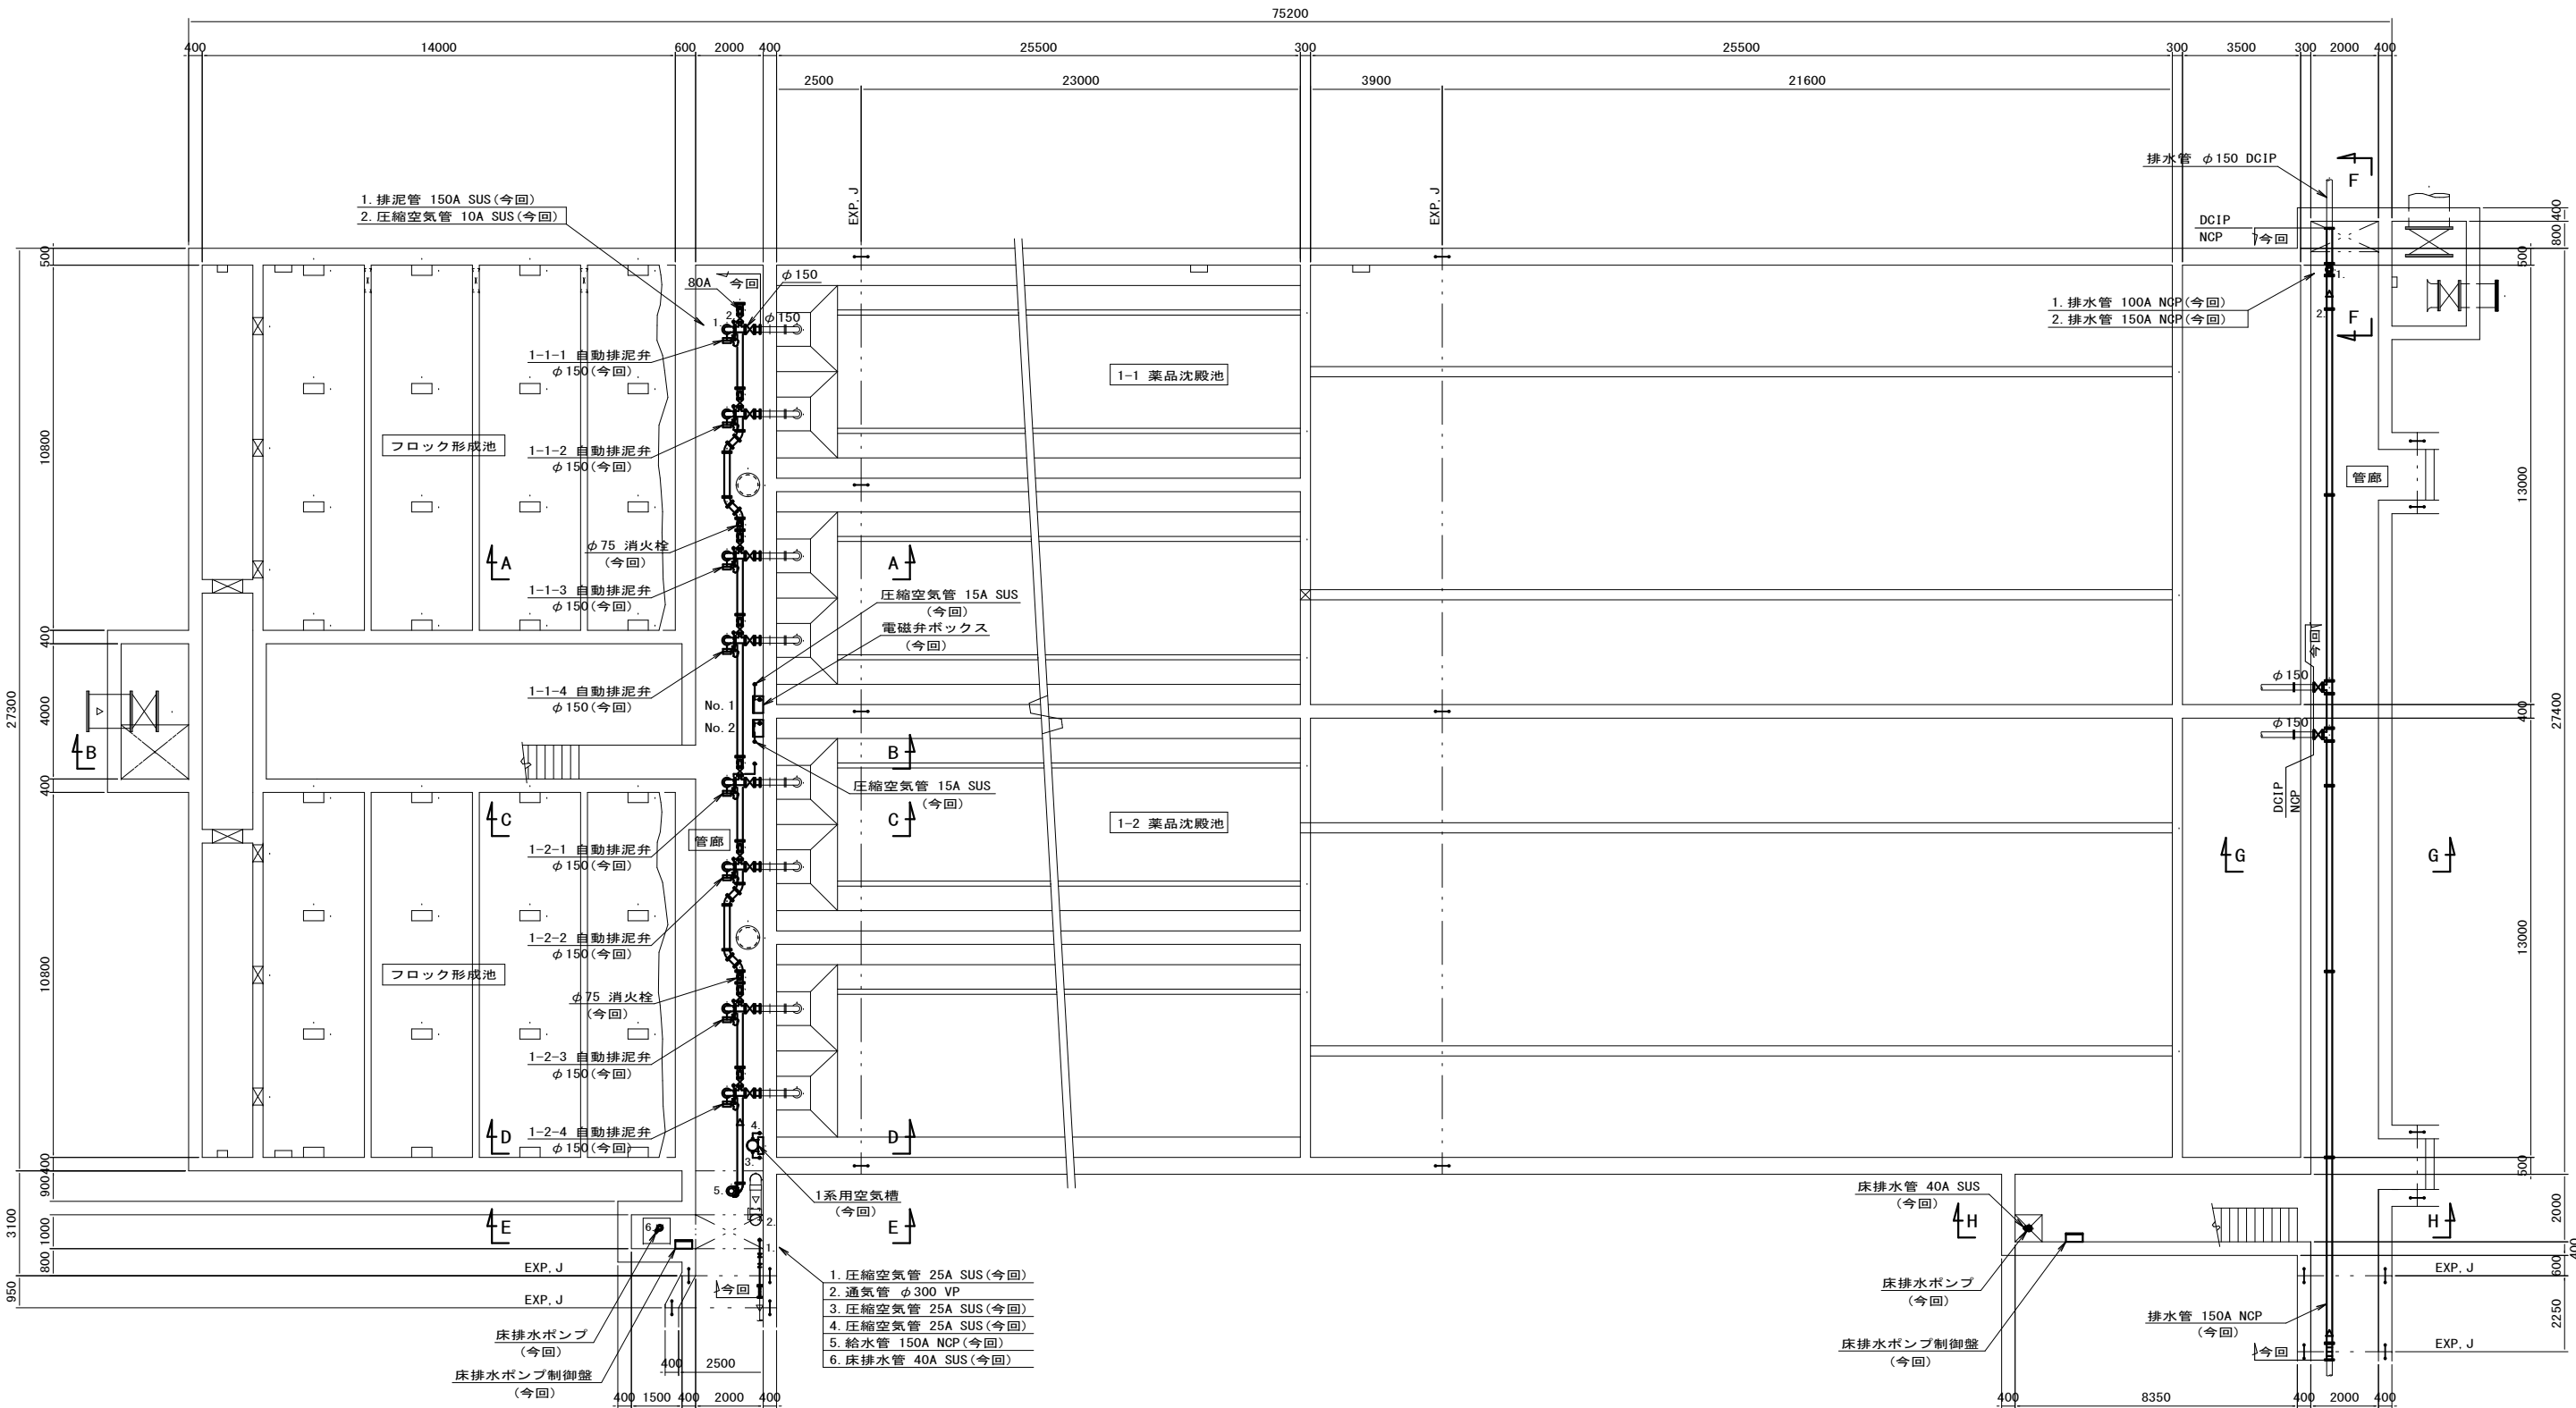


1系管廊（下部）平面図

太線は今回工事範囲

※本設計図書の数量及び寸法等は参考とする。

工事件名	(そ-23) 平瀬浄水場第1系列薬品沈殿池管廊配管更新工事						
工事場所	甲府市平瀬町437-3（平瀬浄水場）						
図面名	急速ろ過池管廊下部配管平面図	縮尺	1/200	図番	3/11		
甲府市上下水道局	契約番号			マイクNo.			

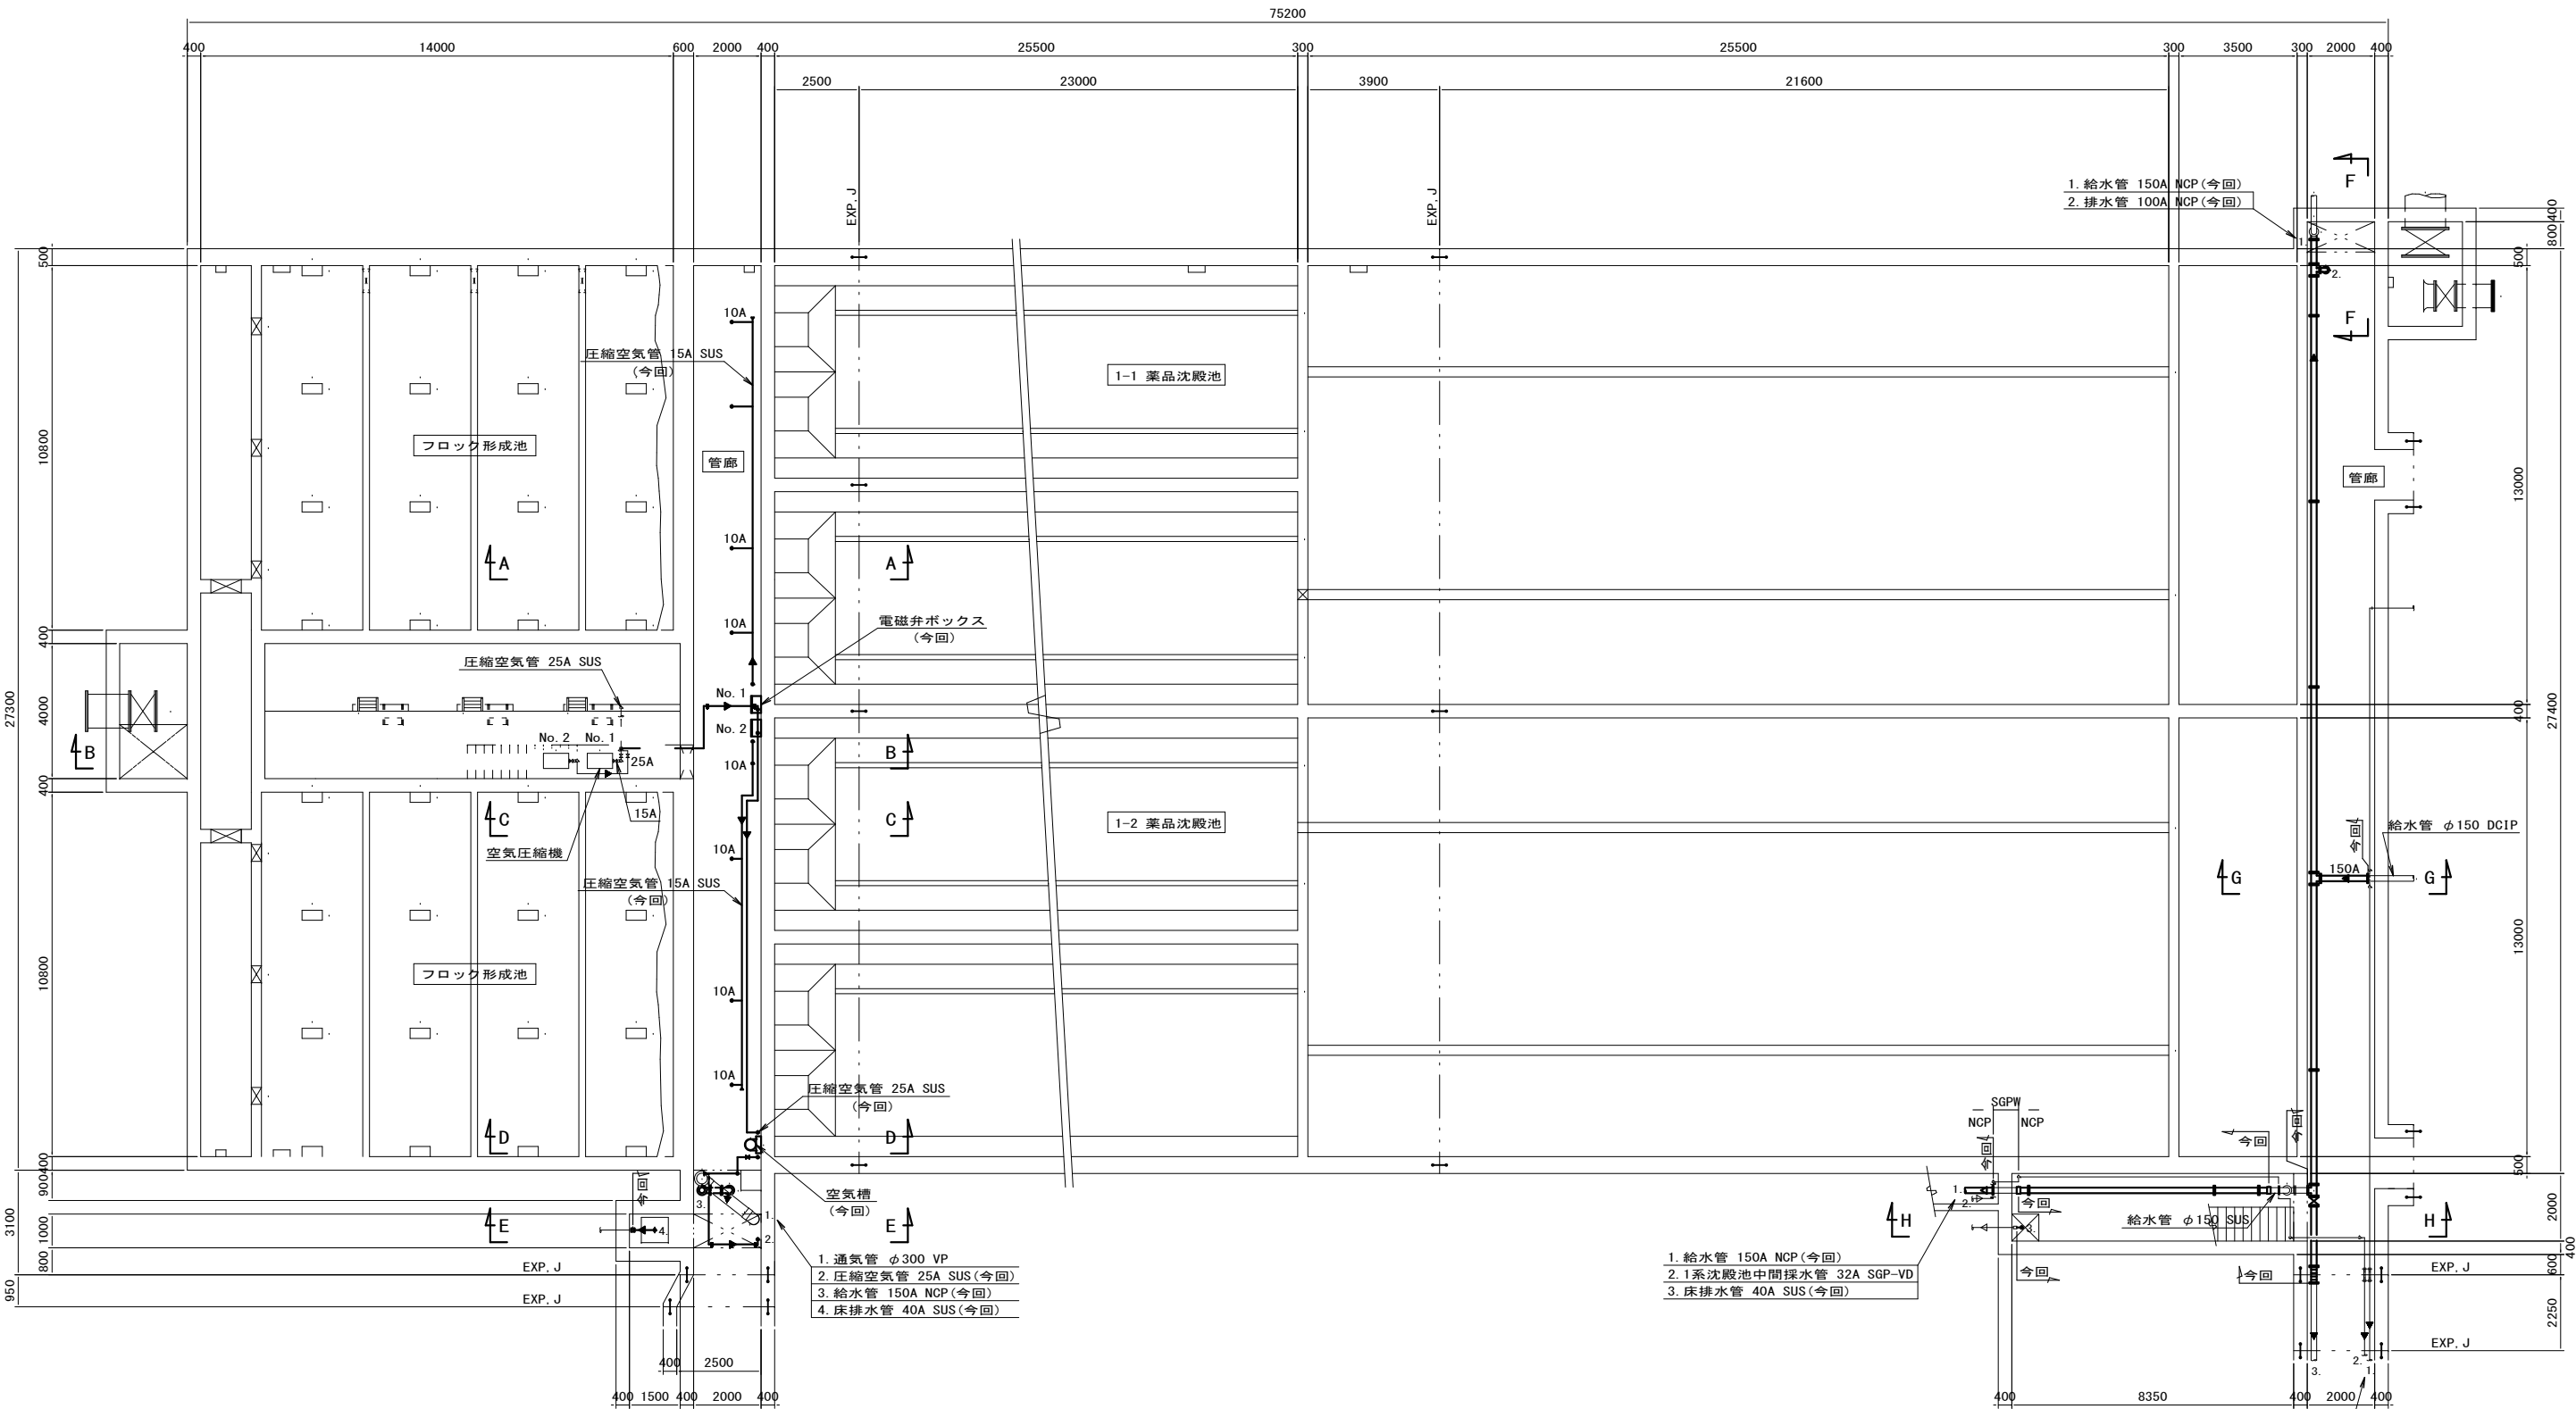


1系管廊（上部）平面図

太線は今回工事範囲


注）必ず現地及び既設図面寸法を確認のうえ、詳細設計を決定し施工すること。

※本設計図書の数量及び寸法等は参考とする。


工事件名	(そ-23) 平瀬浄水場第1系列薬品沈殿池管廊配管更新工事						
工事場所	甲府市平瀬町437-3（平瀬浄水場）						
図面名	1系急速薬品沈殿池管廊上部配管平面図	縮尺	1/200	図番	4/11		
甲府市上下水道局	契約番号		マイクNo.				

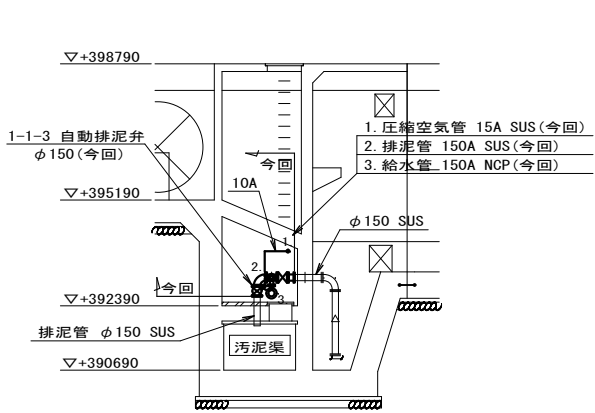


A-A 断面図

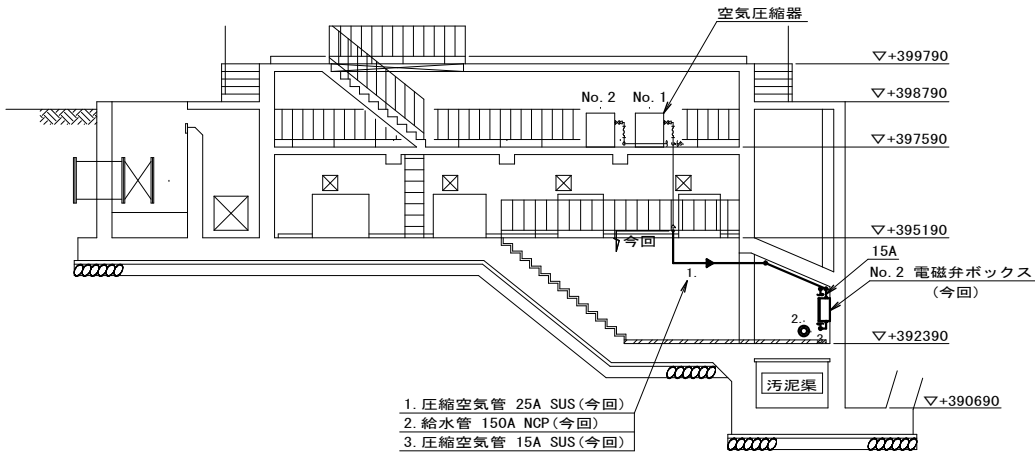


B-B 断面図

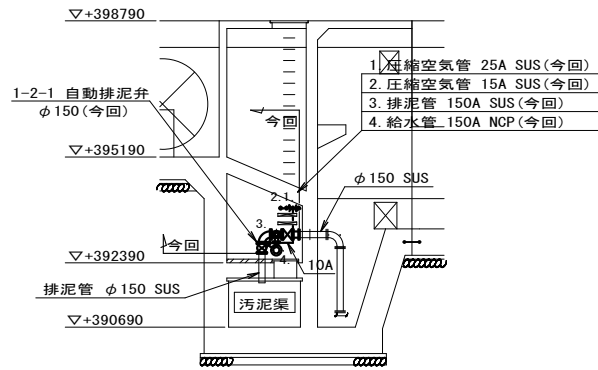


C-C 断面図

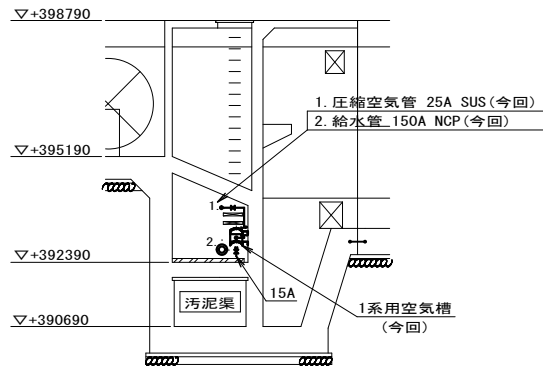


D-D 断面図

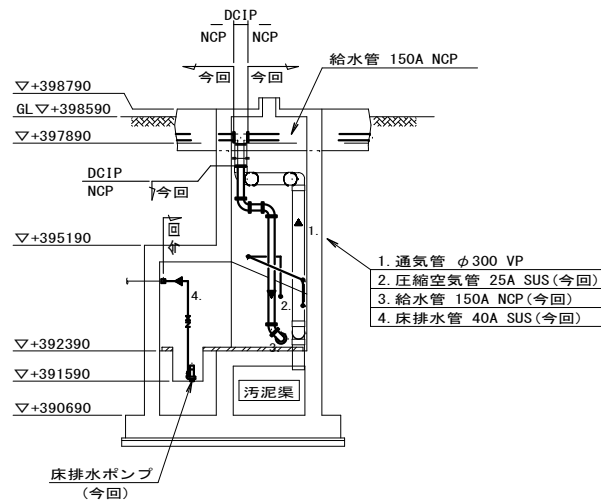


E-E 断面図

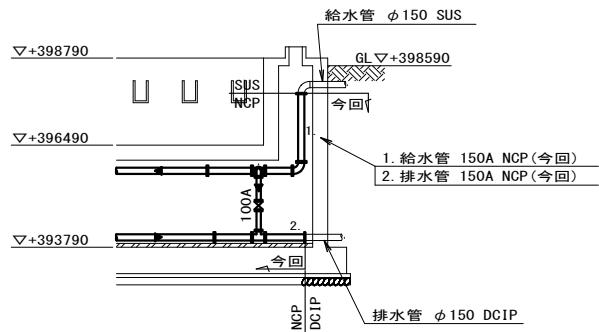

F-F 断面図

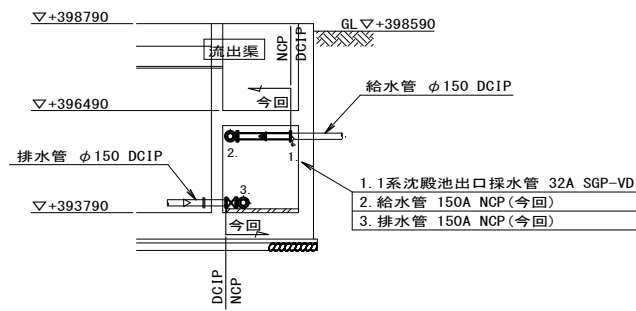

G-G 断面図

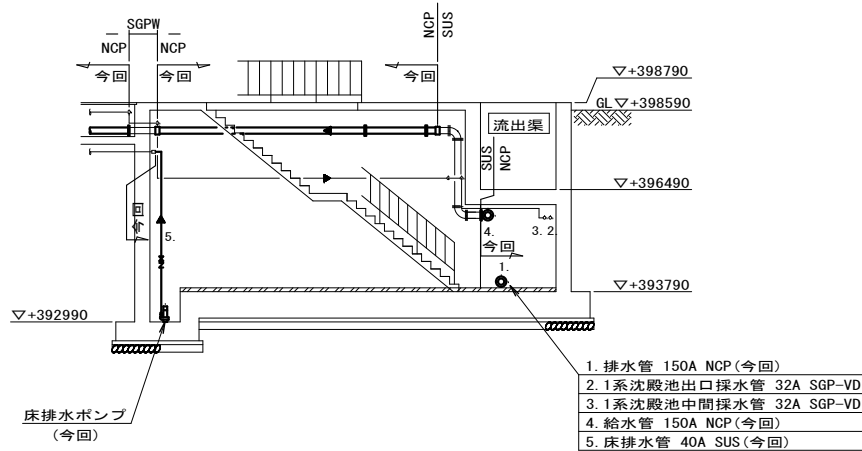


H-H 断面図

太線は今回工事範囲


注) 必ず現地及び既設図面寸法を確認のうえ、詳細設計を決定し施工すること。

※本設計図書の数値及び寸法等は参考とする。



工事件名	(そ-23) 平瀬浄水場第1系列薬品沈殿池管廊配管更新工事					
工事場所	甲府市平瀬町437-3 (平瀬浄水場)					
図面名	1系急薬品沈殿池管廊配管断面図	縮尺	1/200	図番	5/11	
甲府市上下水道局	契約番号		マケルNo.			

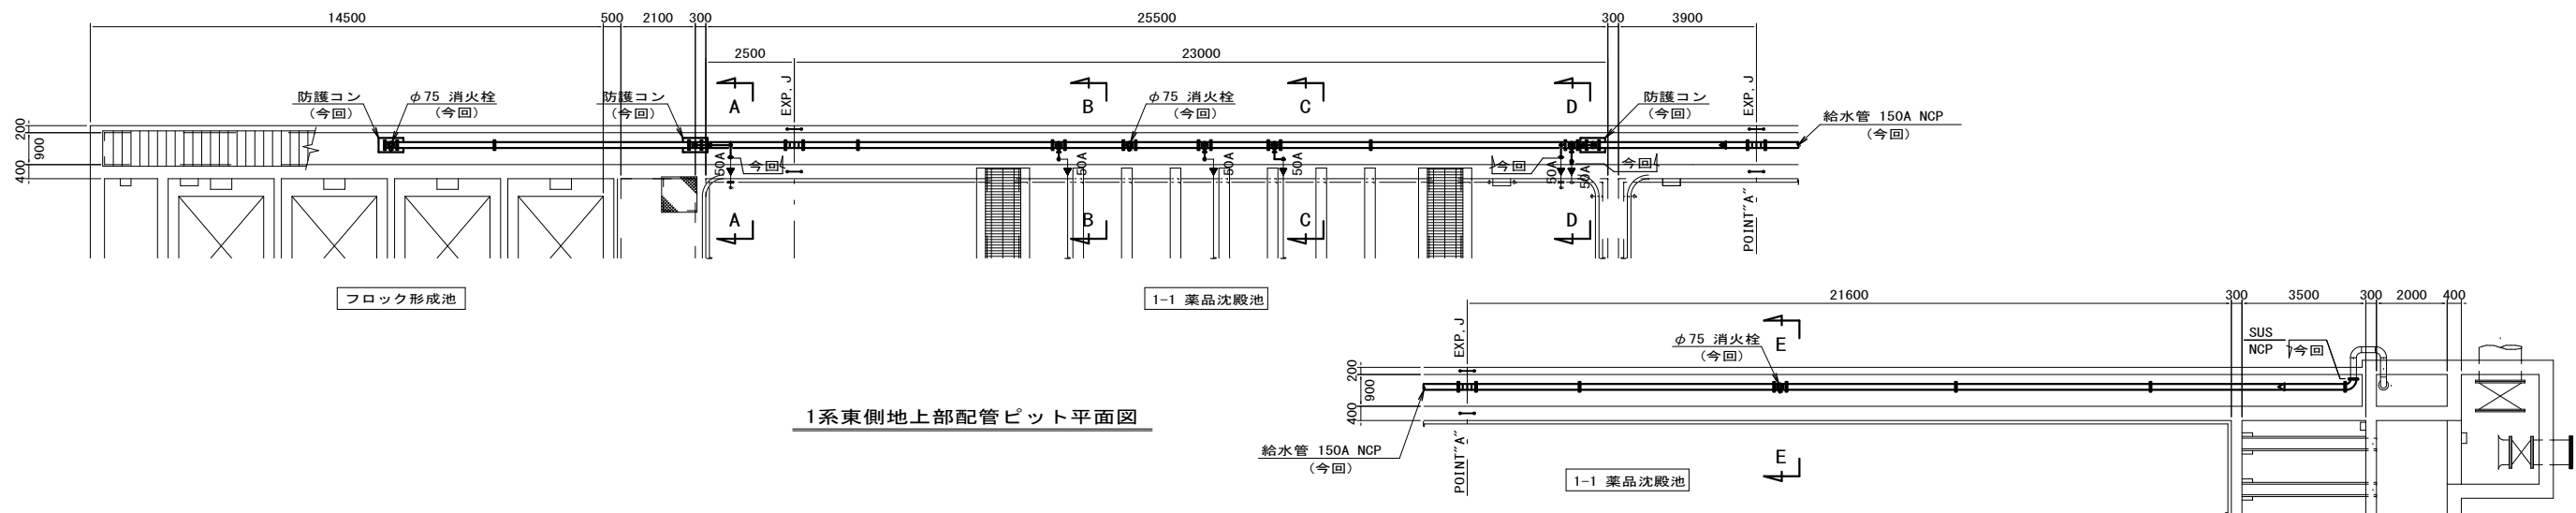

1系東側地上部配管ビット平面図

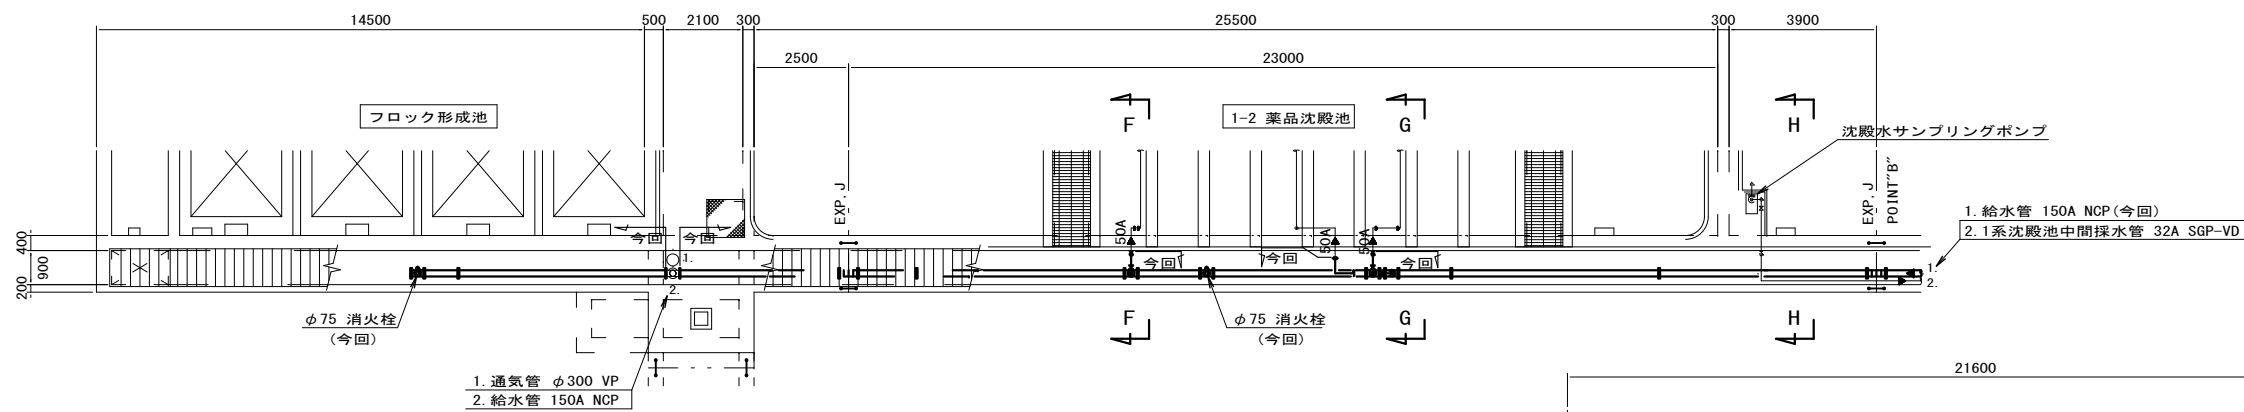


1系西側地上部配管ビット平面図

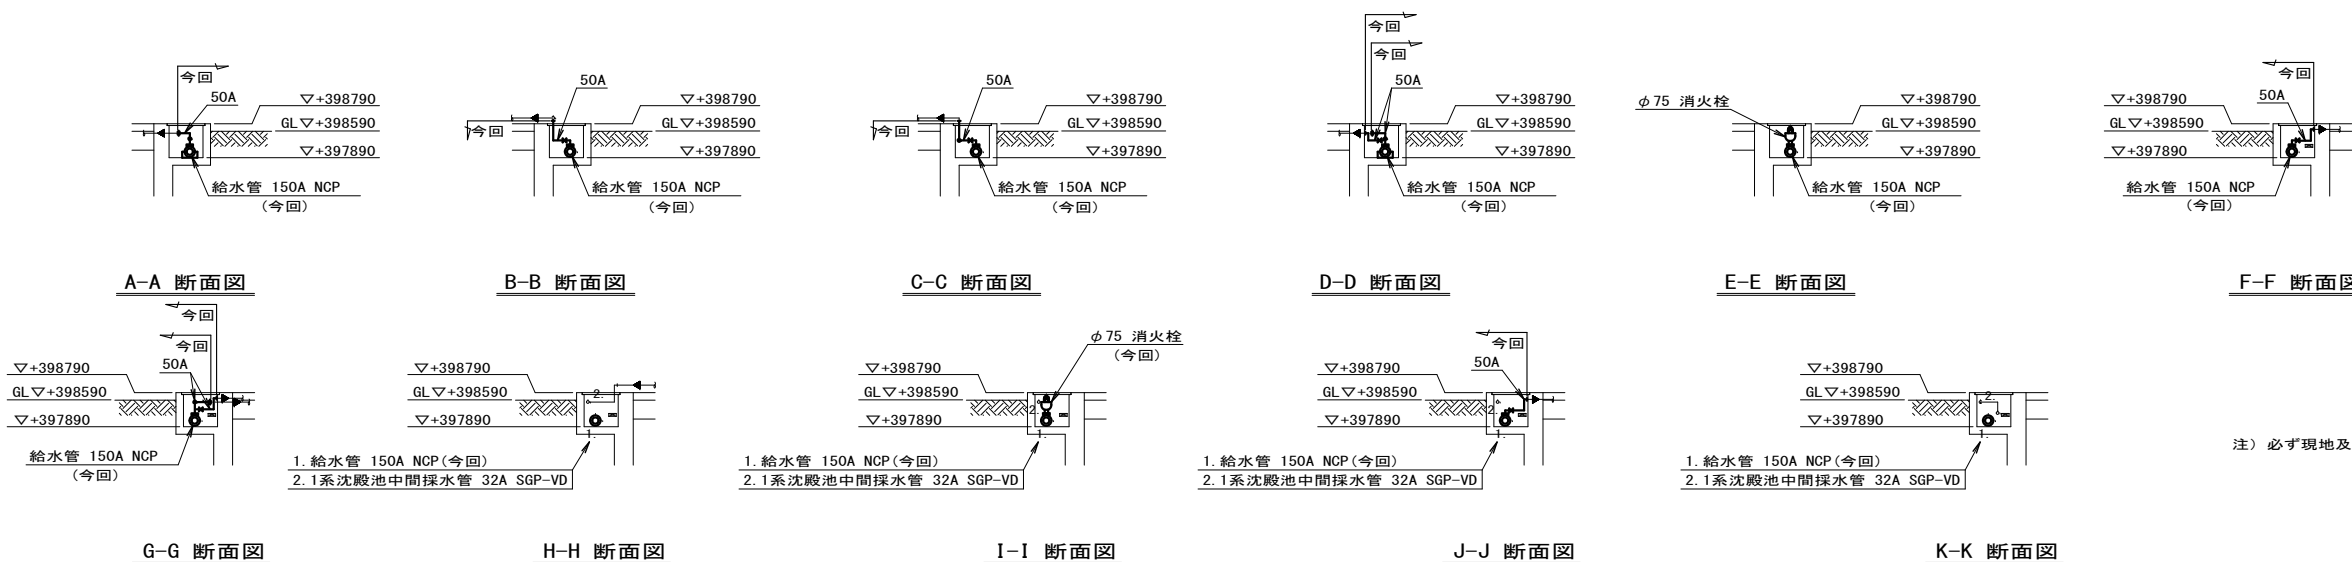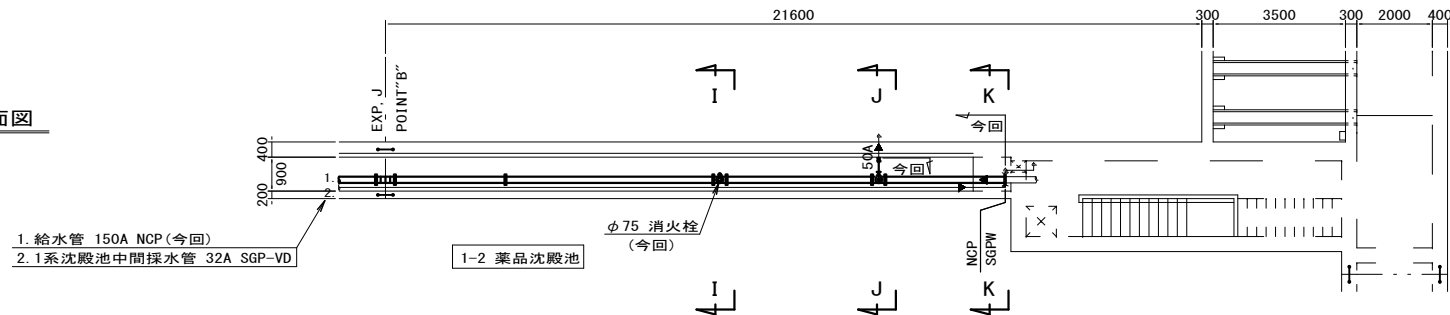

注) 必ず現地及び既設図面寸法を確認のうえ、詳細設計を決定し施工すること。

※本設計図書の数量及び寸法等は参考とする。


工事件名	(そ-23) 平瀬浄水場第1系列薬品沈殿池管廊配管更新工事					
工事場所	甲府市平瀬町437-3 (平瀬浄水場)					
図面名	1系急薬品沈殿池管廊配管断面図	縮尺	1/200	図番	6/11	
甲府市上下水道局	契約番号			マケルNo.		

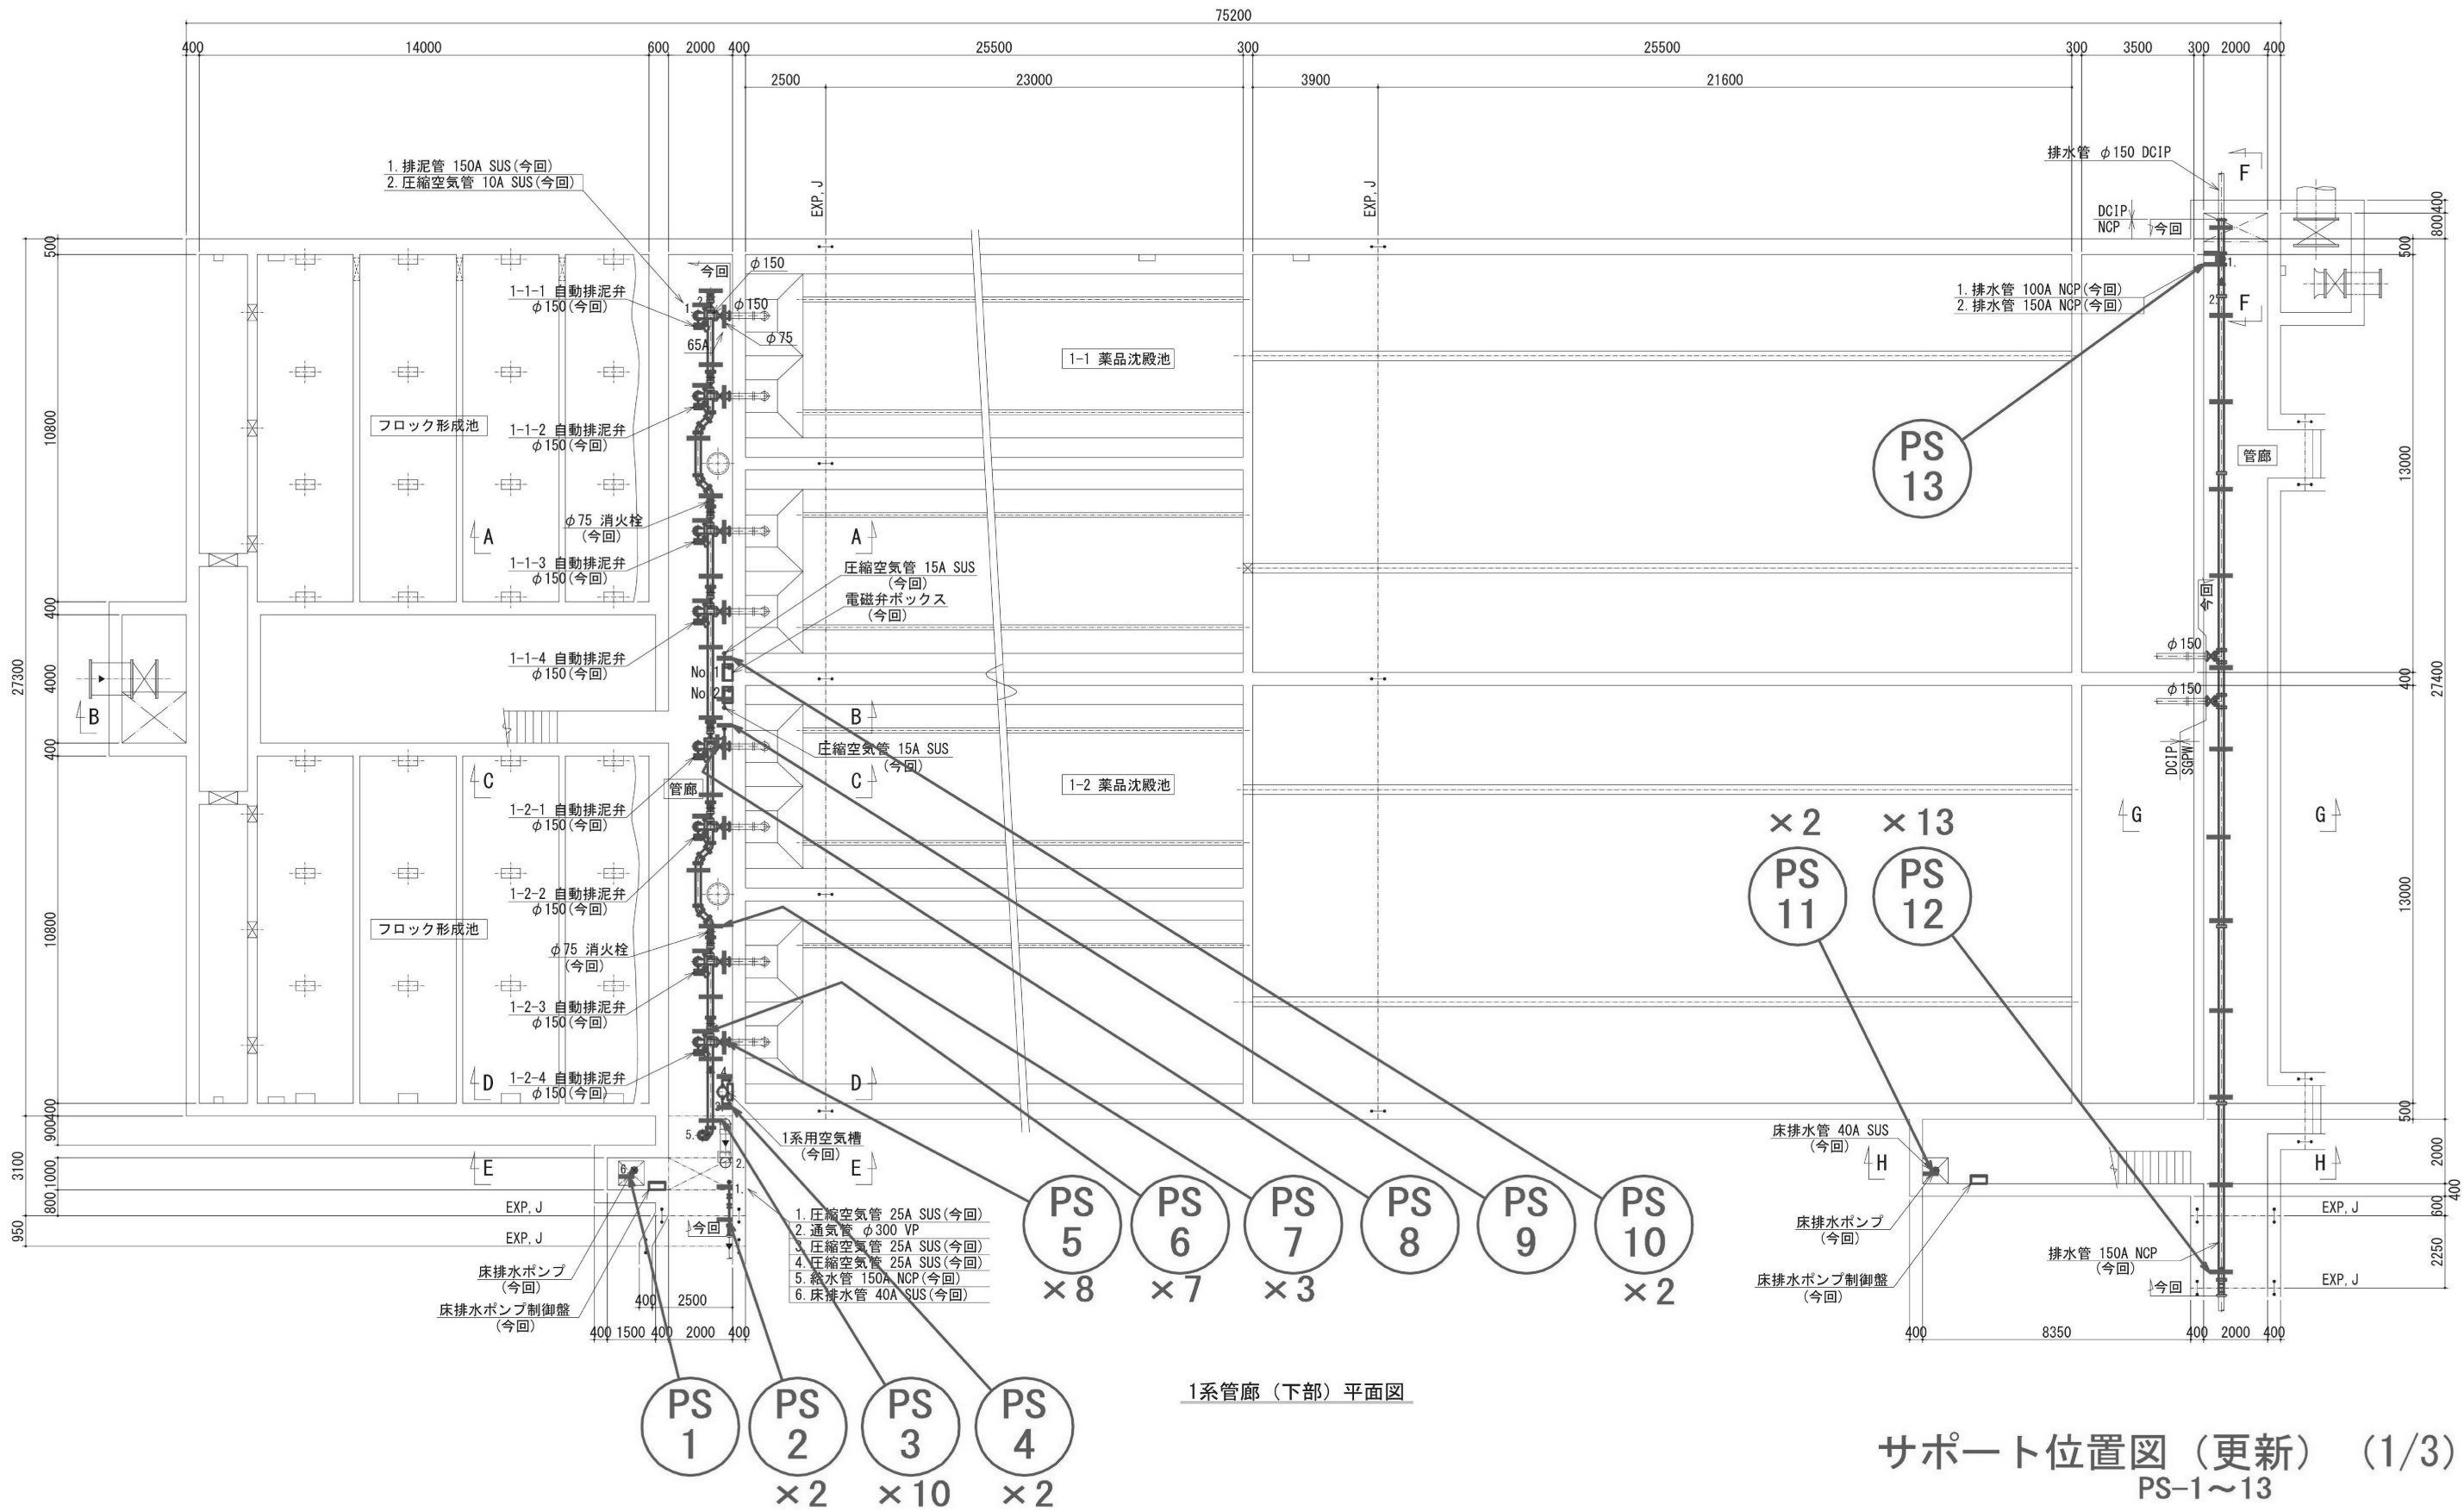

サポート位置図（更新）（1/3）
PS-1～13

※本設計図書の数量及び寸法等は参考とする。

工事件名	(そ-23) 平瀬浄水場第1系列薬品沈殿池管廊配管更新工事						
工事場所	甲府市平瀬町437-3（平瀬浄水場）						
図面名	1系薬品沈殿池配管サポート位置図1	縮尺	NON	図番	7/11		
甲府市上下水道局	契約番号			マイクNo.			

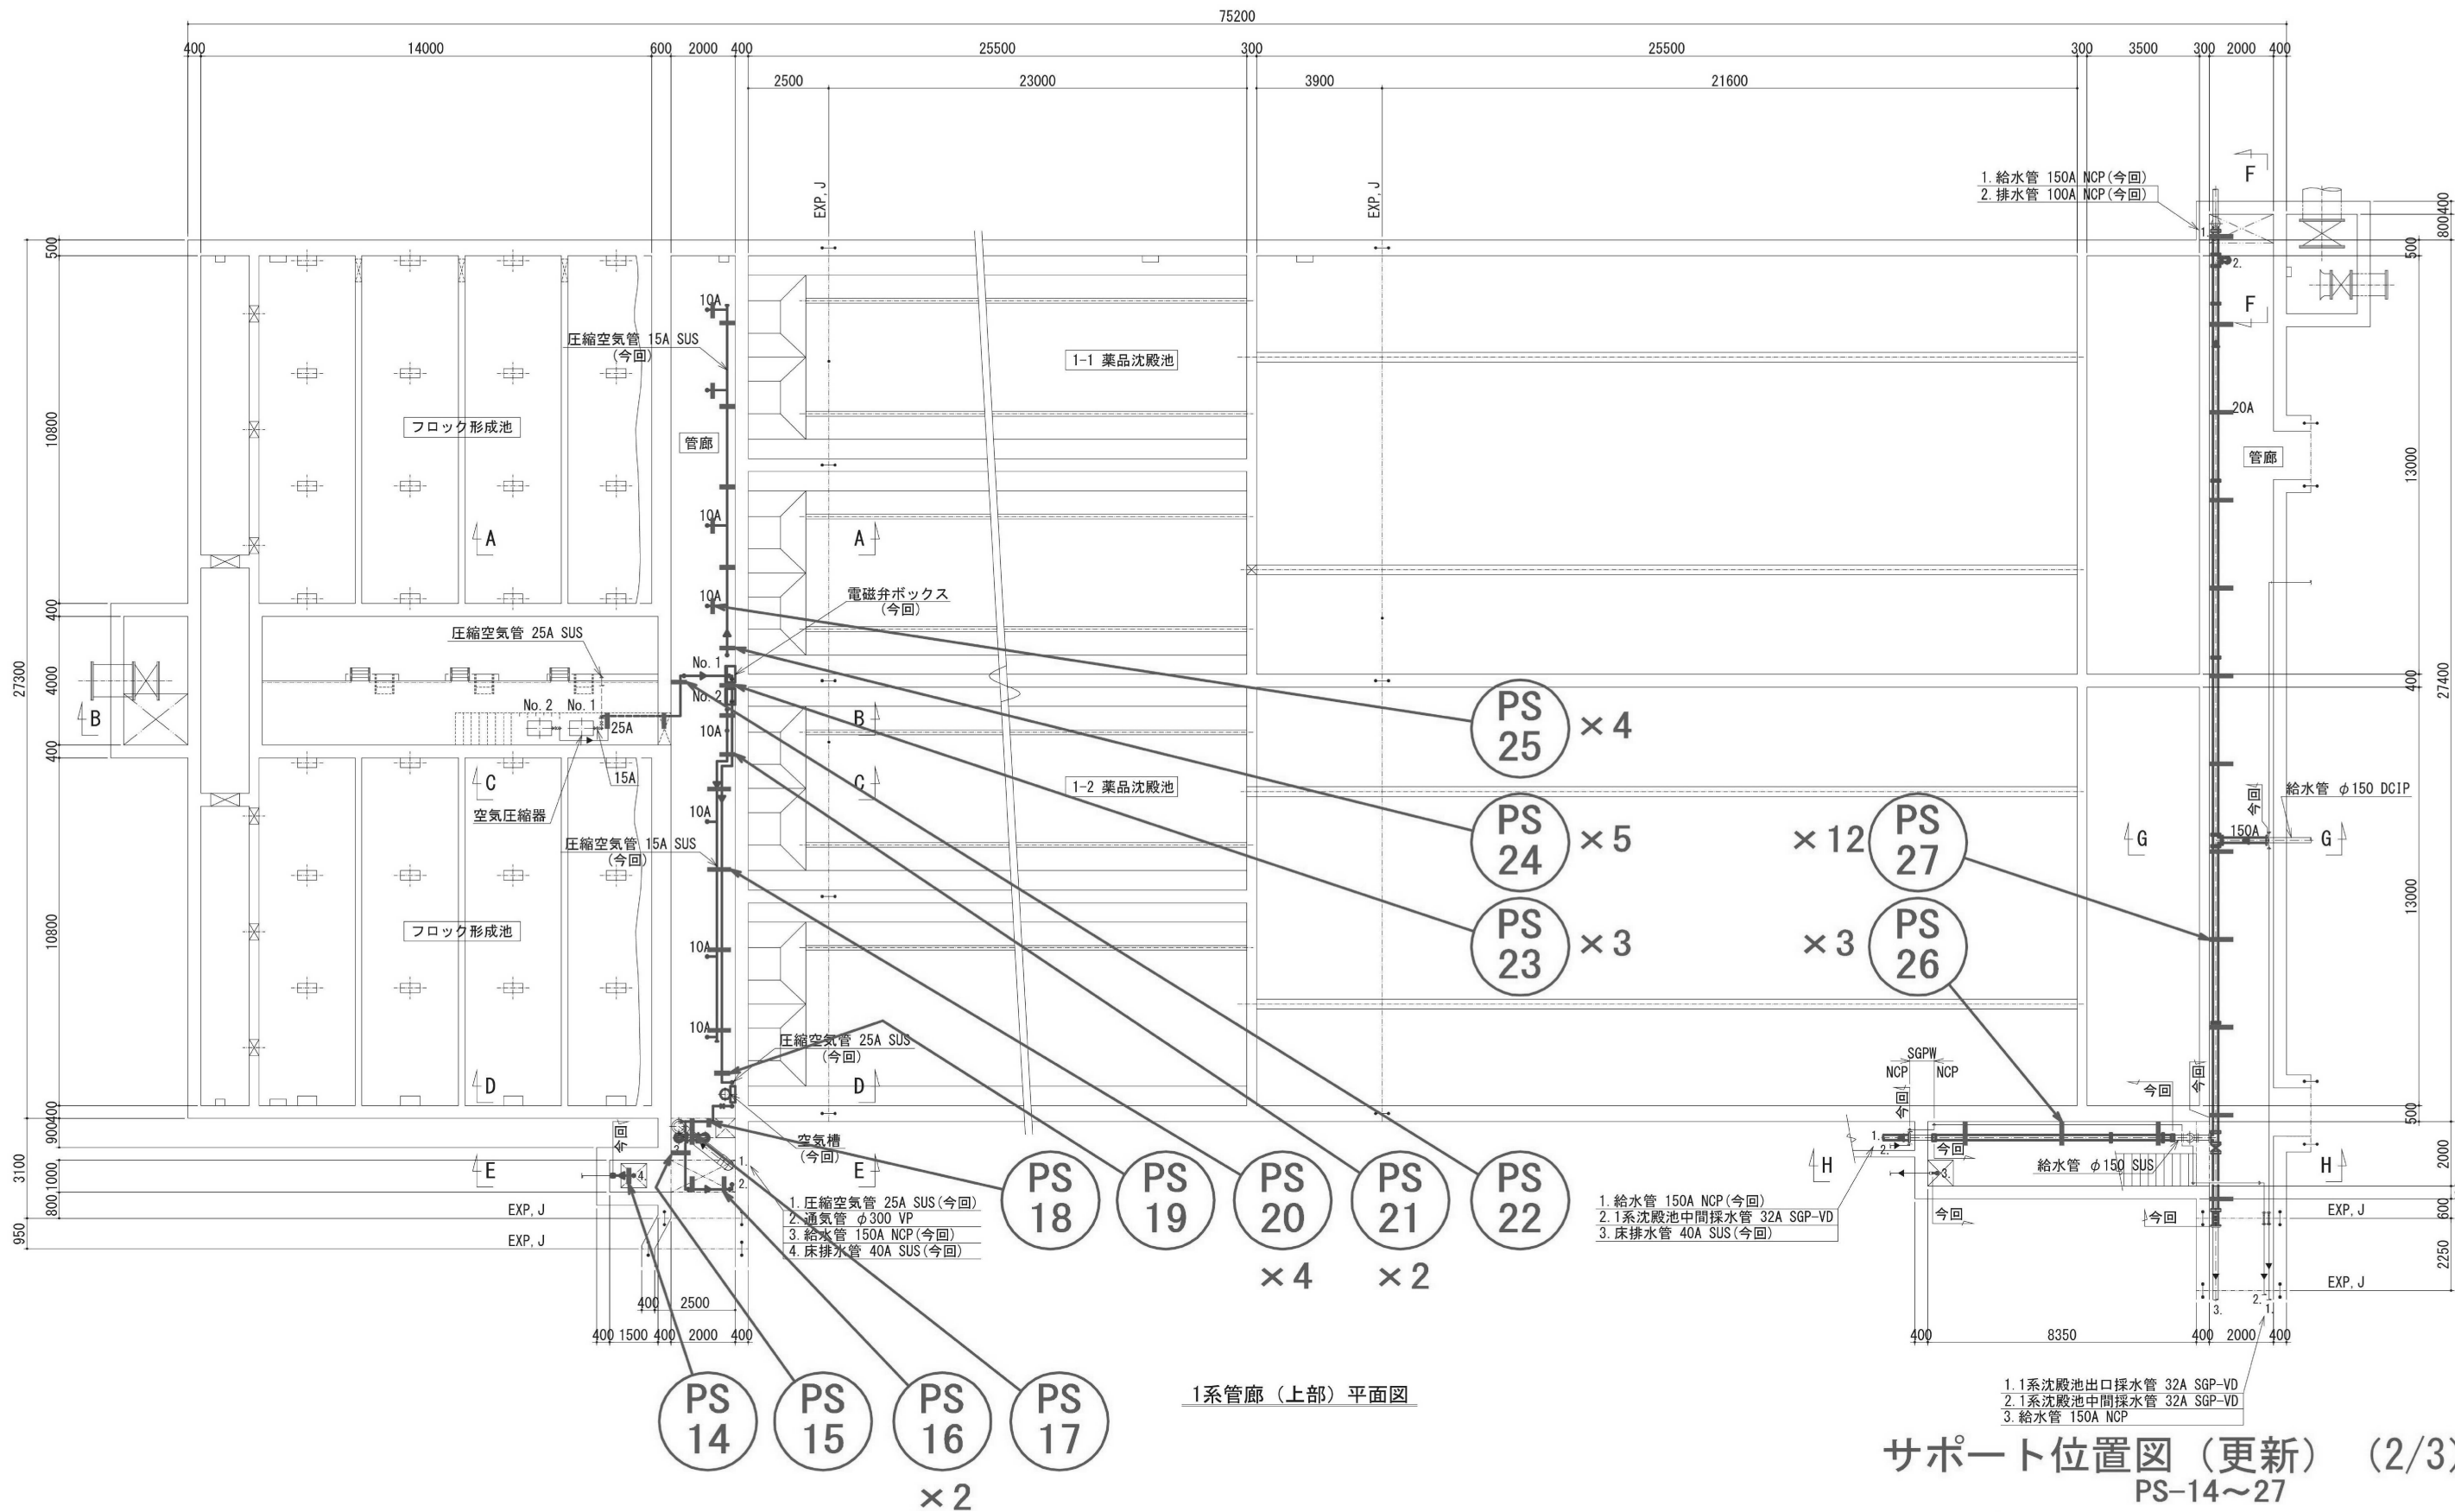


1系管廊（上部）平面図

サポート位置図（更新）（2/3） PS-14～27

※本設計図書の数量及び寸法等は参考とする。

工事件名	(そ-23) 平瀬浄水場第1系列薬品沈殿池管廊配管更新工事						
工事場所	甲府市平瀬町437-3（平瀬浄水場）						
図面名	1系薬品沈殿池配管サポート位置図2	縮尺	NON	図番	8/11		
甲府市上下水道局	契約番号			マイクNo.			

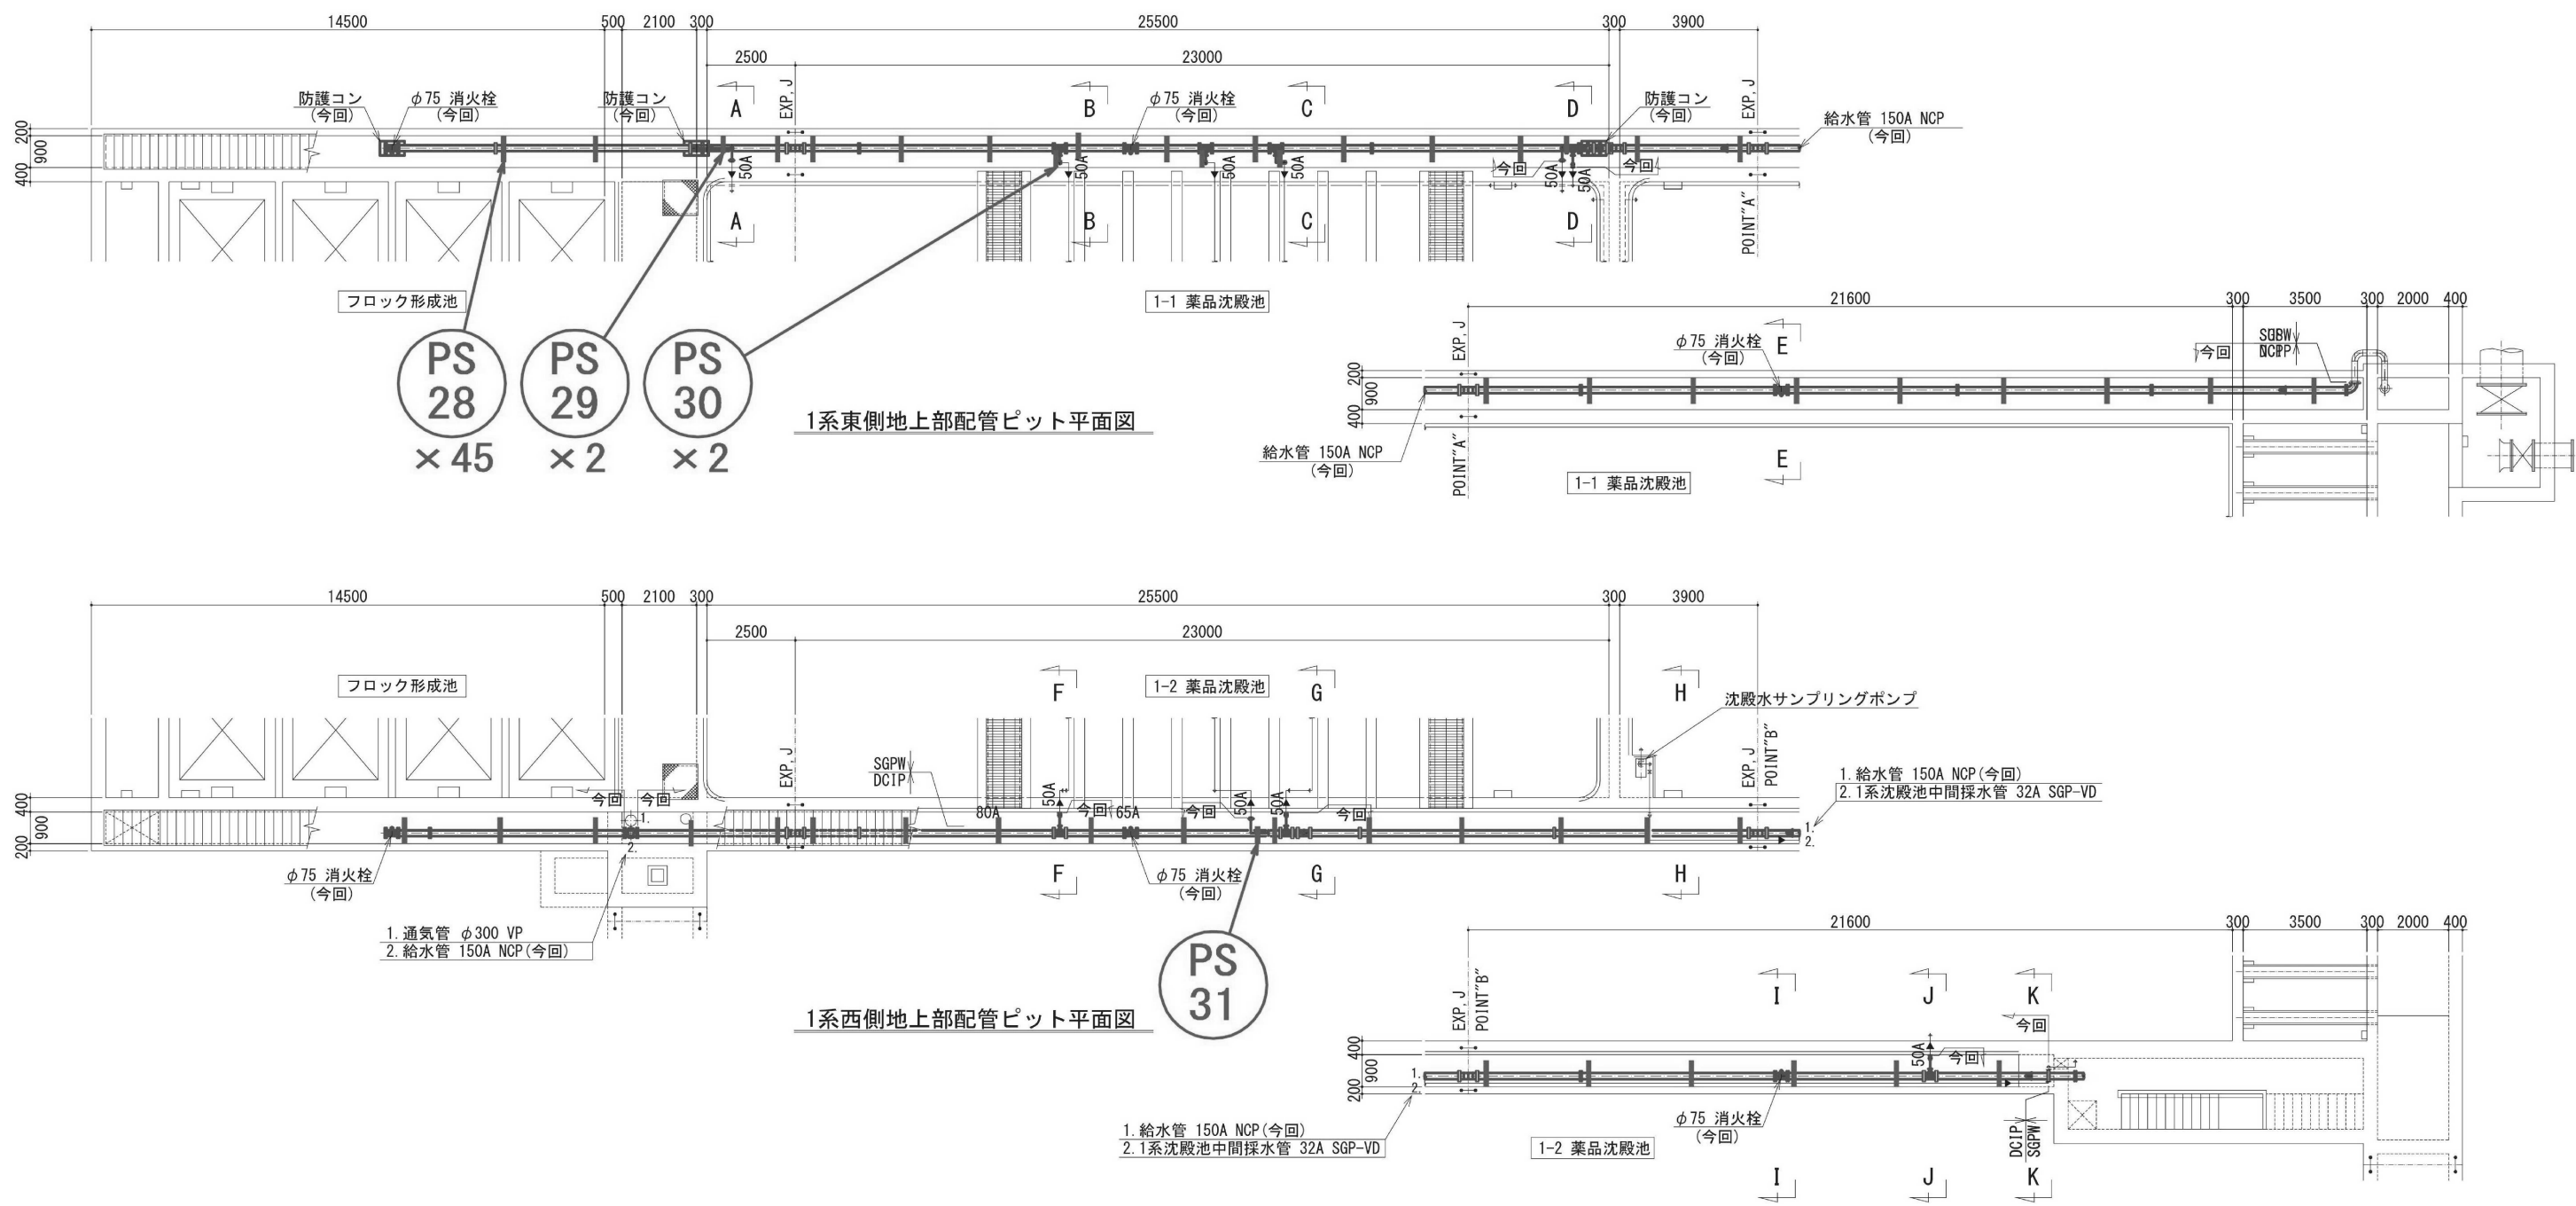

※本設計図書の数量及び寸法等は参考とする。

工事件名	(そ-23) 平瀬浄水場第1系列薬品沈殿池管廊配管更新工事					
工事場所	甲府市平瀬町437-3 (平瀬浄水場)					
図面名	1系薬品沈殿池配管サポート位置図3	縮尺	NON	図番	9/11	
甲府市上下水道局	契約番号			マイクNo.		

PS-1	PS-2	PS-3	PS-4	PS-5	PS-6
PS-7	PS-8	PS-9	PS-10	PS-11	PS-12
PS-13	PS-14	PS-15	PS-16	PS-17	PS-18

※本設計図書の数量及び寸法等は参考とする。

配管サポート詳細図 1/2

工事件名	(そ-23) 平瀬浄水場第1系列薬品沈殿池管廊配管更新工事									
工事場所	甲府市平瀬町437-3 (平瀬浄水場)									
図面名	配管サポート詳細図 1/2	縮尺	NON	図番	10/11					
甲府市上下水道局	契約番号			マイクNo.						

PS-19	PS-20	PS-21	PS-22	PS-23	PS-24
PS-25	PS-26	PS-27	PS-28	PS-29	PS-30
PS-31					

※本設計図書の数量及び寸法等は参考とする。

配管サポート詳細図 2/2

工事件名	(そ-23) 平瀬浄水場第1系列薬品沈殿池管廊配管更新工事						
工事場所	甲府市平瀬町437-3 (平瀬浄水場)						
図面名	配管サポート詳細図 2/2	縮尺	NON	図番	11/11		
甲府市上下水道局	契約番号			マイクNo.			