




記 号	名 称	数量	仕 様	電 源		設 置 場 所	備 考		記 号	名 称	数量	仕 様	電 源		設 置 場 所	備 考			
				相	電圧								参考消費電力	相			電圧	参考消費電力	
EH-1	電気温水器	1	形 式 飲料・洗い物用小形電気温水器 貯 湯 量 12L 付 属 品 台付混合水栓 T336DR 耐震用脚 RHE708R 開放式排水ホッパー RHE22H-50N ストレート形止水栓 TL348CU 接続口キャップ TH651	1	200	1.5kW	キーパー通路	参考型番 REKB12A22SW36D (TOTO)	EHP-A	マルチエアコン屋外機	1	形 式 空冷冷暖切替高効率屋外機 能 力 冷房能力 25.0 kW 暖房能力 28.0 kW 圧 縮 機 5.43kW 冷 媒 配 管 25.4Φ×12.7Φ 参 考 寸 法 1,050W×330D×1,338H 参考重量・騒音 123.0kg 82.0 dB (A) (PWL)	3 3	200 200	9.45kW (冷) 9.43kW (暖)	屋外	コンクリート基礎 (建築工事) 参考型番 PUMY-FMP280HM (三菱)		
									EHP-A1	マルチエアコン屋内機	2	形 式 天井ビルトイン形 能 力 冷房能力 8.0 kW 暖房能力 9.0 kW 風 量 22.0-18.0-13.0 CMM 冷 媒 配 管 15.88Φ×9.52Φ 参 考 寸 法 1,100W×701D×272H (1,600W×600D×55H) 参考重量・騒音 33.0kg (11.0kg) 65-59-52 dB (A) (PWL) 付 属 品 高性能リモコン 吸込口付メンテナンスパネル 付 属 品 下吸込キャンパースタクト	1 1	200 200	0.15kW (冷) 0.13kW (暖)	1階室内展示 2階ガイドスペース	参考型番 PDFY-MP80GM (三菱)		
									EHP-A2	マルチエアコン屋内機	1	形 式 壁掛形 能 力 冷房能力 5.6 kW 暖房能力 6.3 kW 風 量 12.4-10.1-8.3-6.7 CMM 冷 媒 配 管 12.7Φ×6.35Φ 参 考 寸 法 898W×237D×299H 参考重量・騒音 12.8kg 62-57-53-49 dB (A) (PWL) 付 属 品 高性能リモコン ドレンアップ機能	1 1	200 200	0.04kW (冷) 0.04kW (暖)	1階キーパー通路	参考型番 PKFY-MP5.6LM (三菱)		
									EF-1-1	排風機	1	形 式 排気専用電動シャッター付 格子タイプ有圧換気扇 羽 根 径 25cm 参 考 風 量 420CMH 参 考 静 圧 30Pa 参 考 騒 音 37.5dB	1	100	35.0W	1階 キーパー通路	参考型番 EFG-25KSB-W 有圧換気扇用木枠PS-25KW ステンレス製ケースカバー (防鳥網付) SHW-25SA		
									EF-1-2	排風機	1	形 式 排気専用電動シャッター付 メッシュタイプ有圧換気扇 羽 根 径 35cm 参 考 風 量 1200CMH 参 考 静 圧 30Pa 参 考 騒 音 49.0dB	1	100	85.0W	1階 屋内展示	参考型番 EFG-35MSB 有圧換気扇用木枠PS-35KW ステンレス製ケースカバー (防鳥網付) SHW-35SA		
特 記 事 項									承認			設計	担当	縮 尺		工事名称 遊亀公園附属動物園第Ⅱ期整備 (機械設備－2) 工事 図面名称 機械設備工事 機器表 テナガザル			No. K-01
														NO SCALE					
														設計年月日 2025.04					

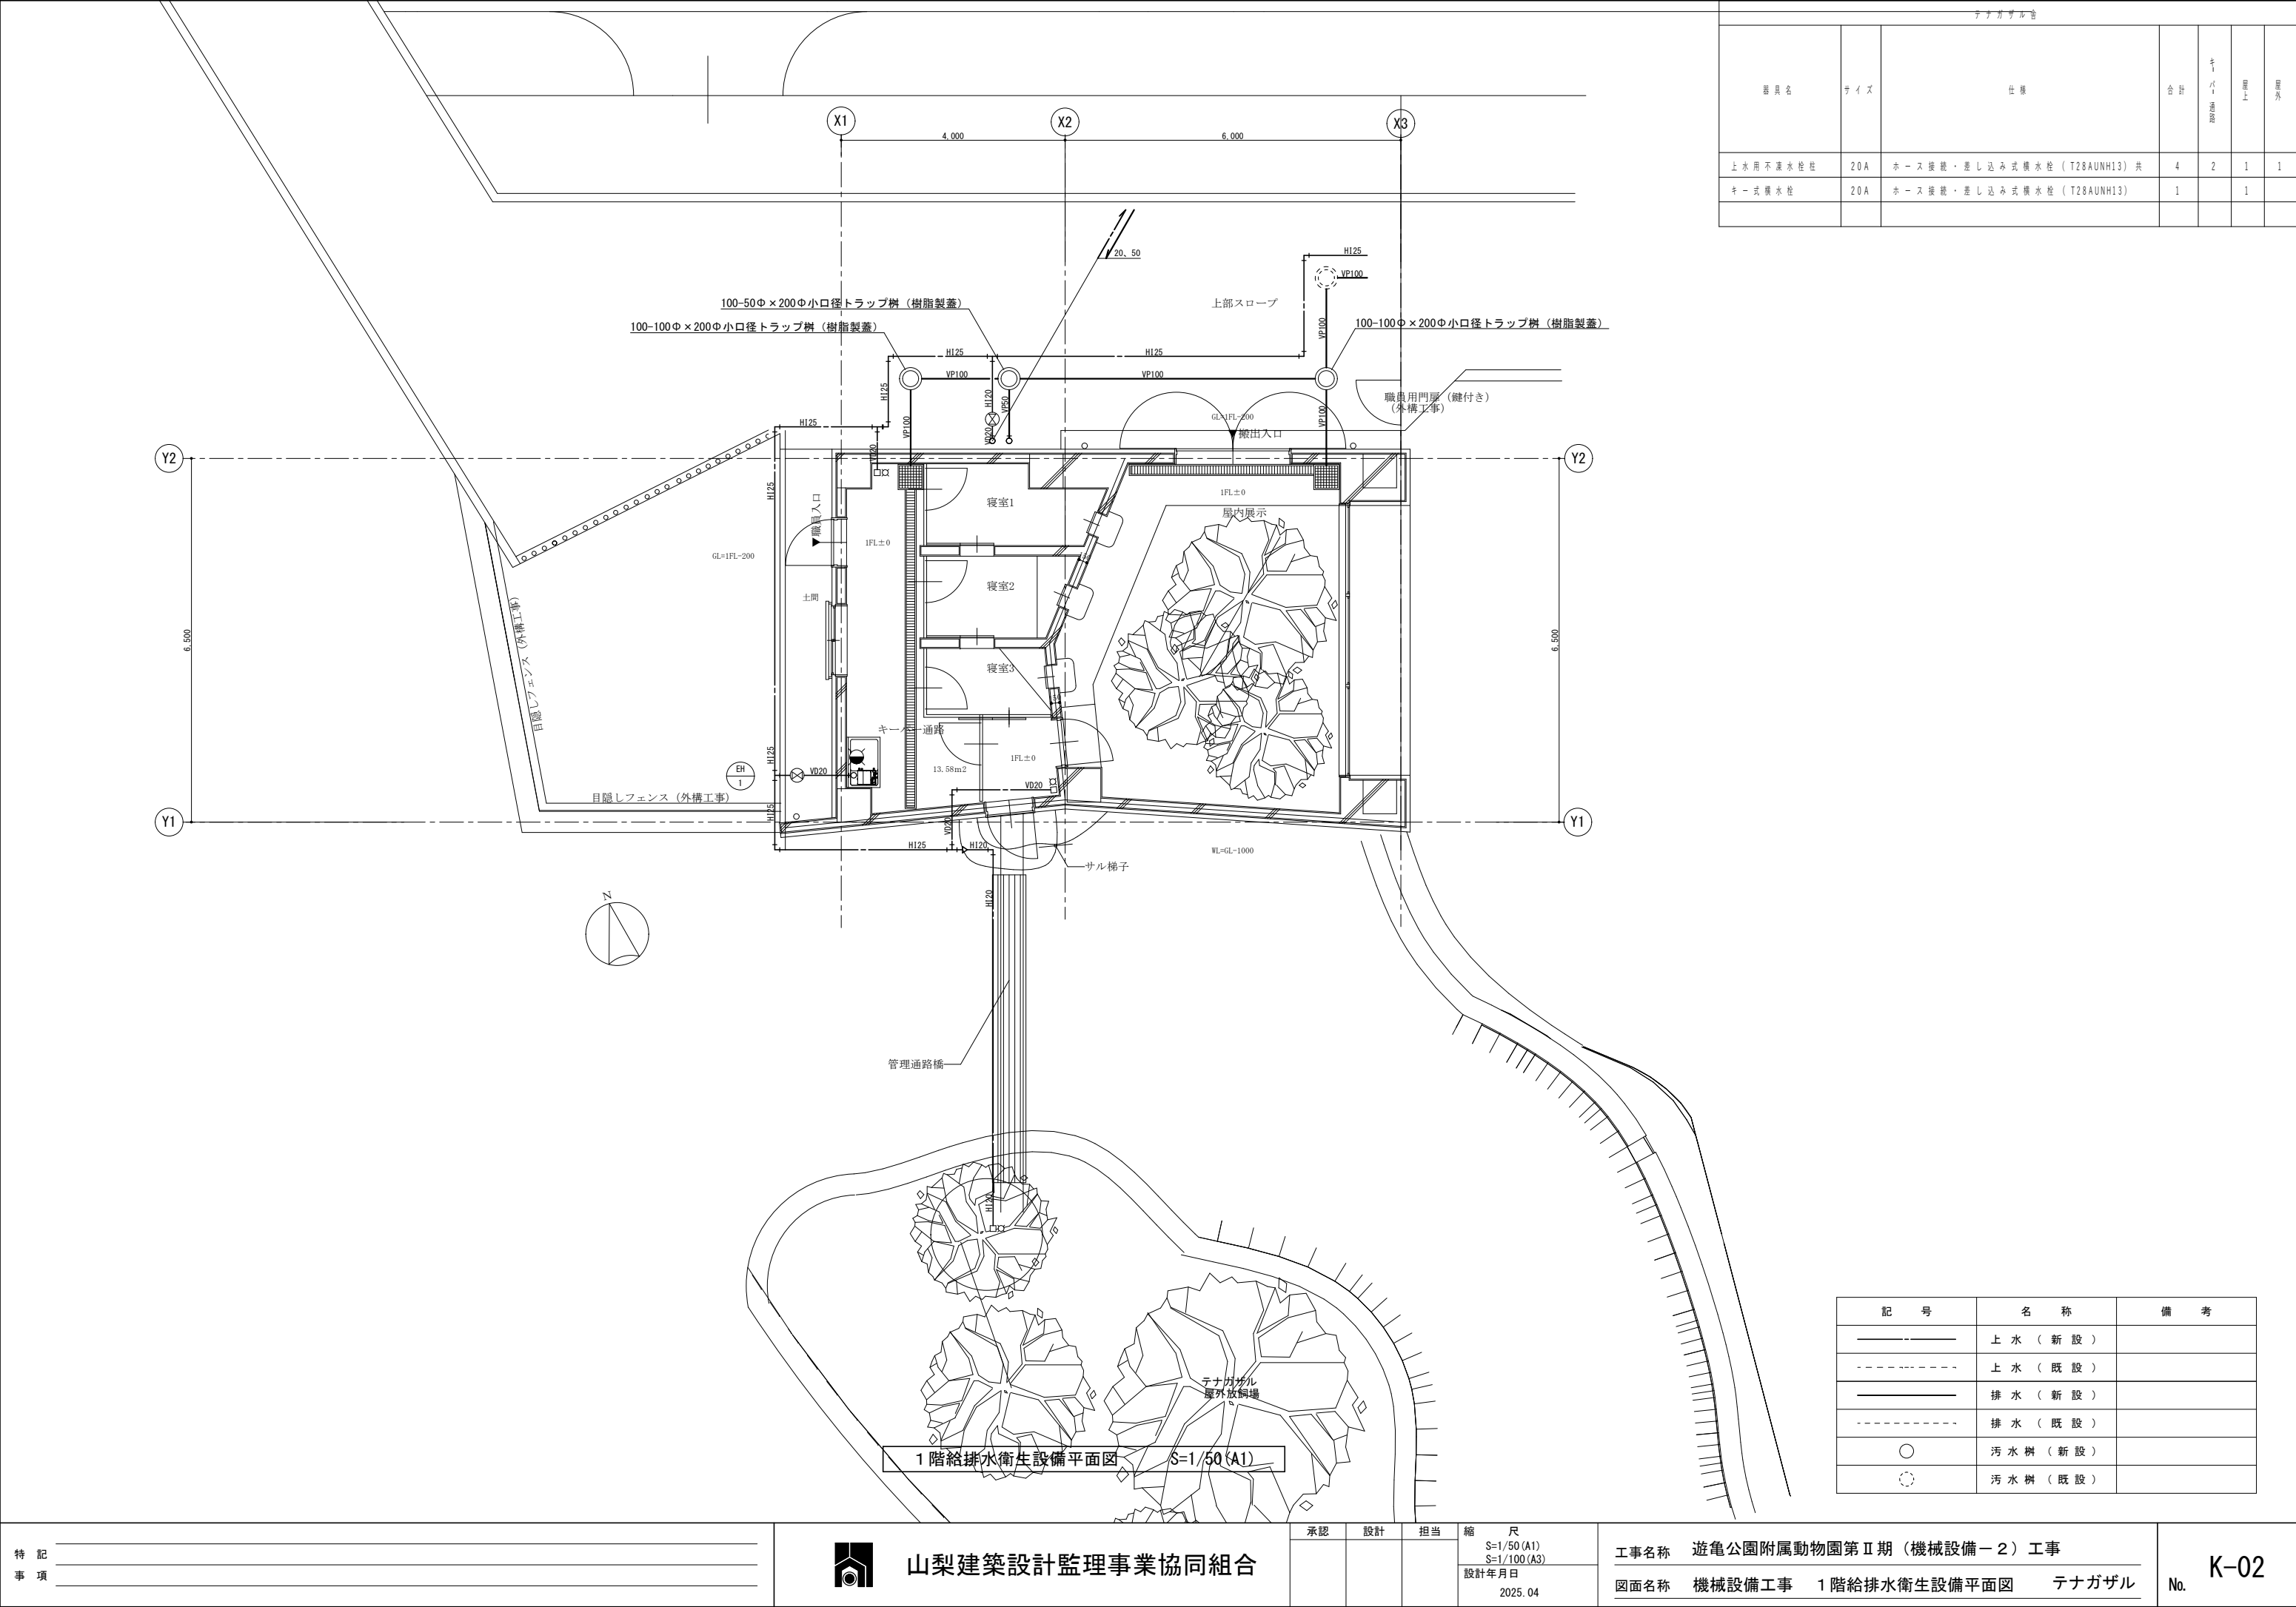

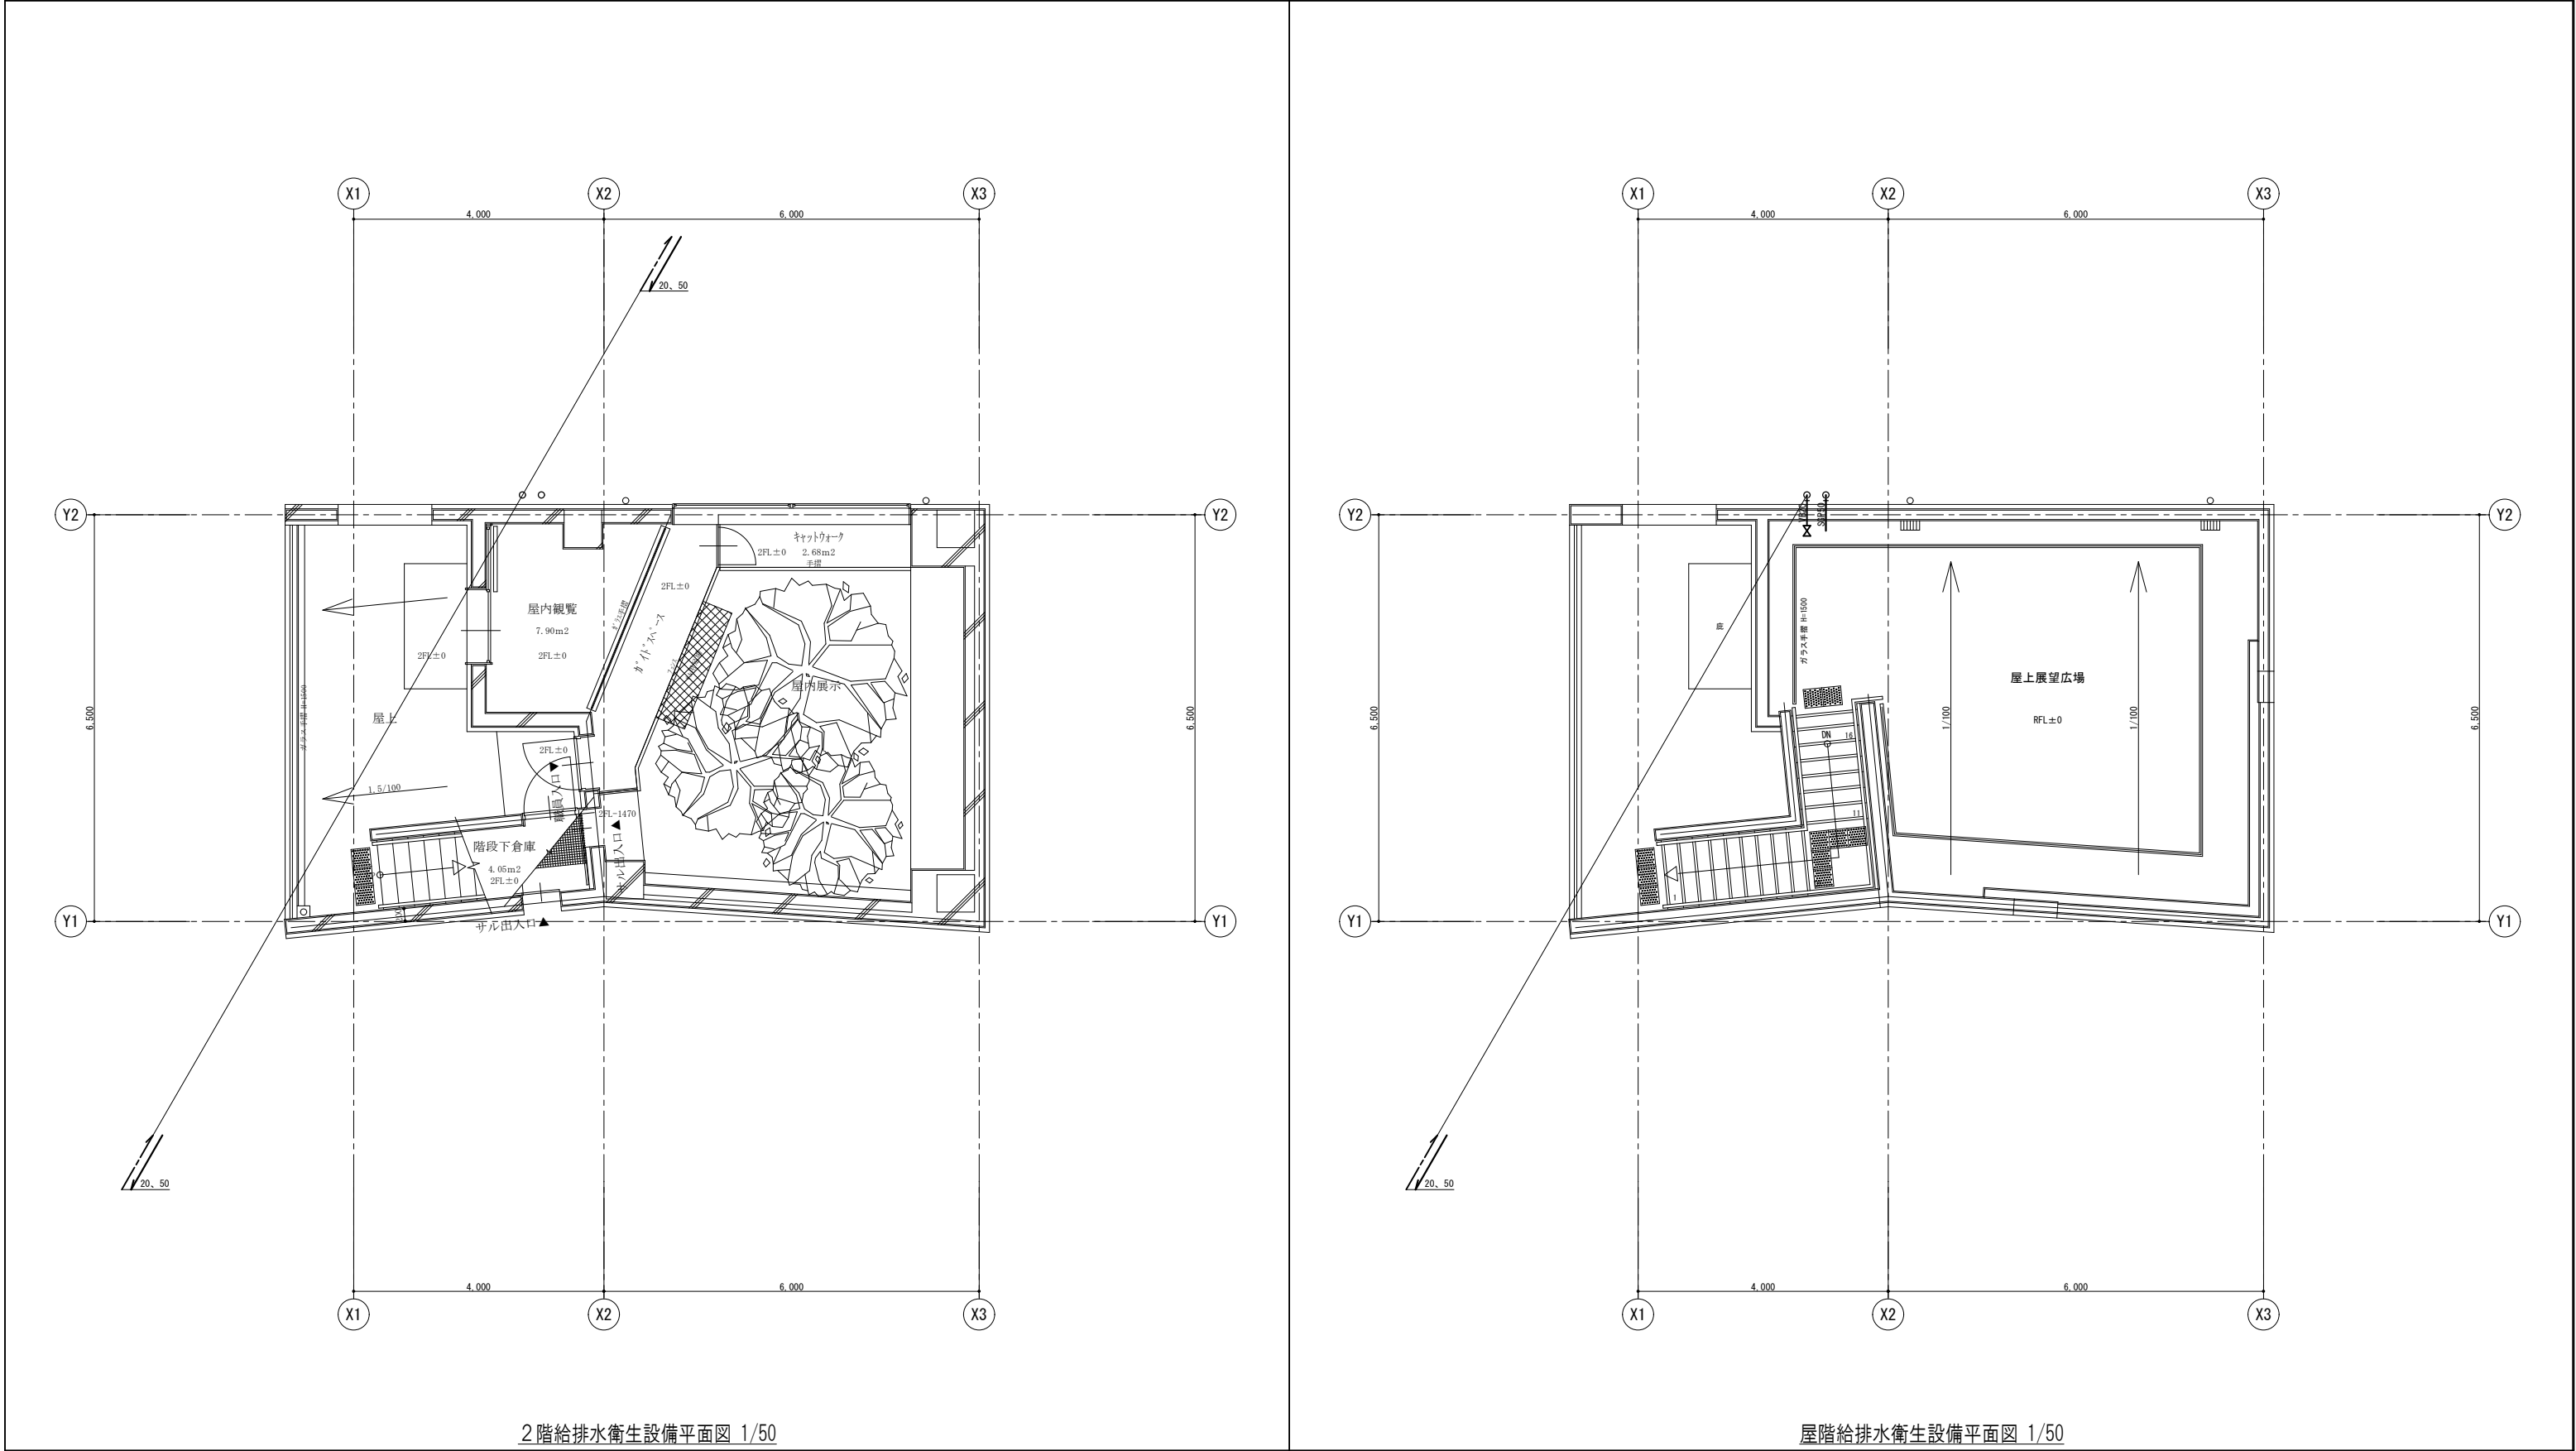


2階給排水衛生設備平面図 1/50


屋階給排水衛生設備平面図 1/50

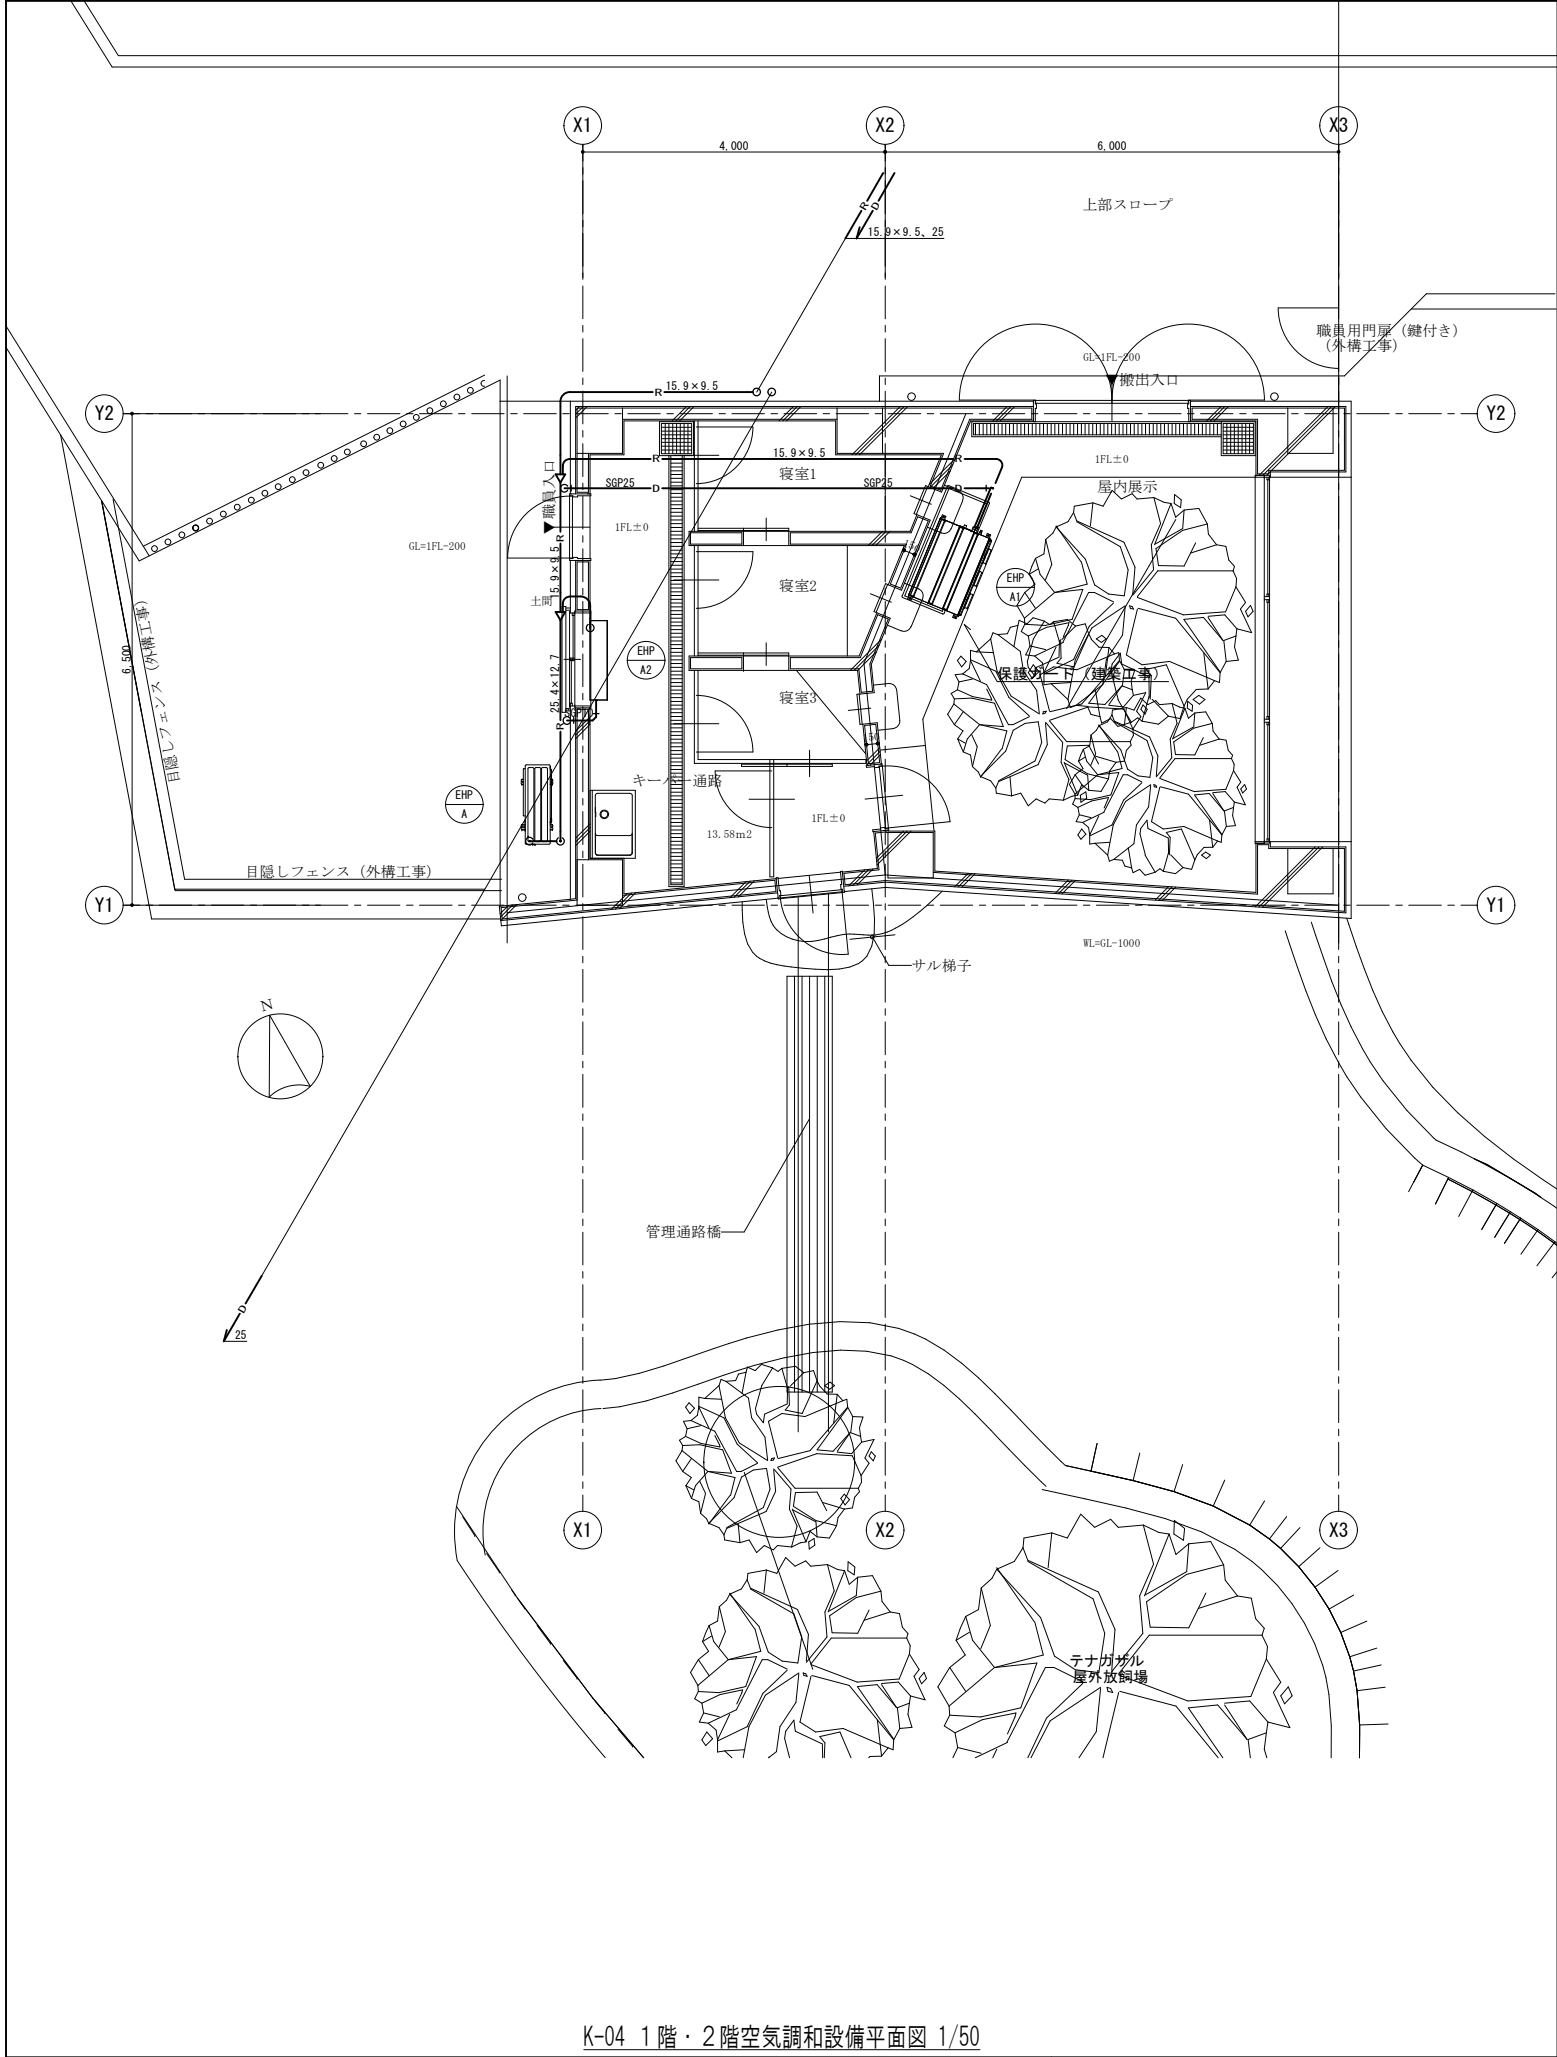


K-04 1階・2階空調と設備平面図 1/50

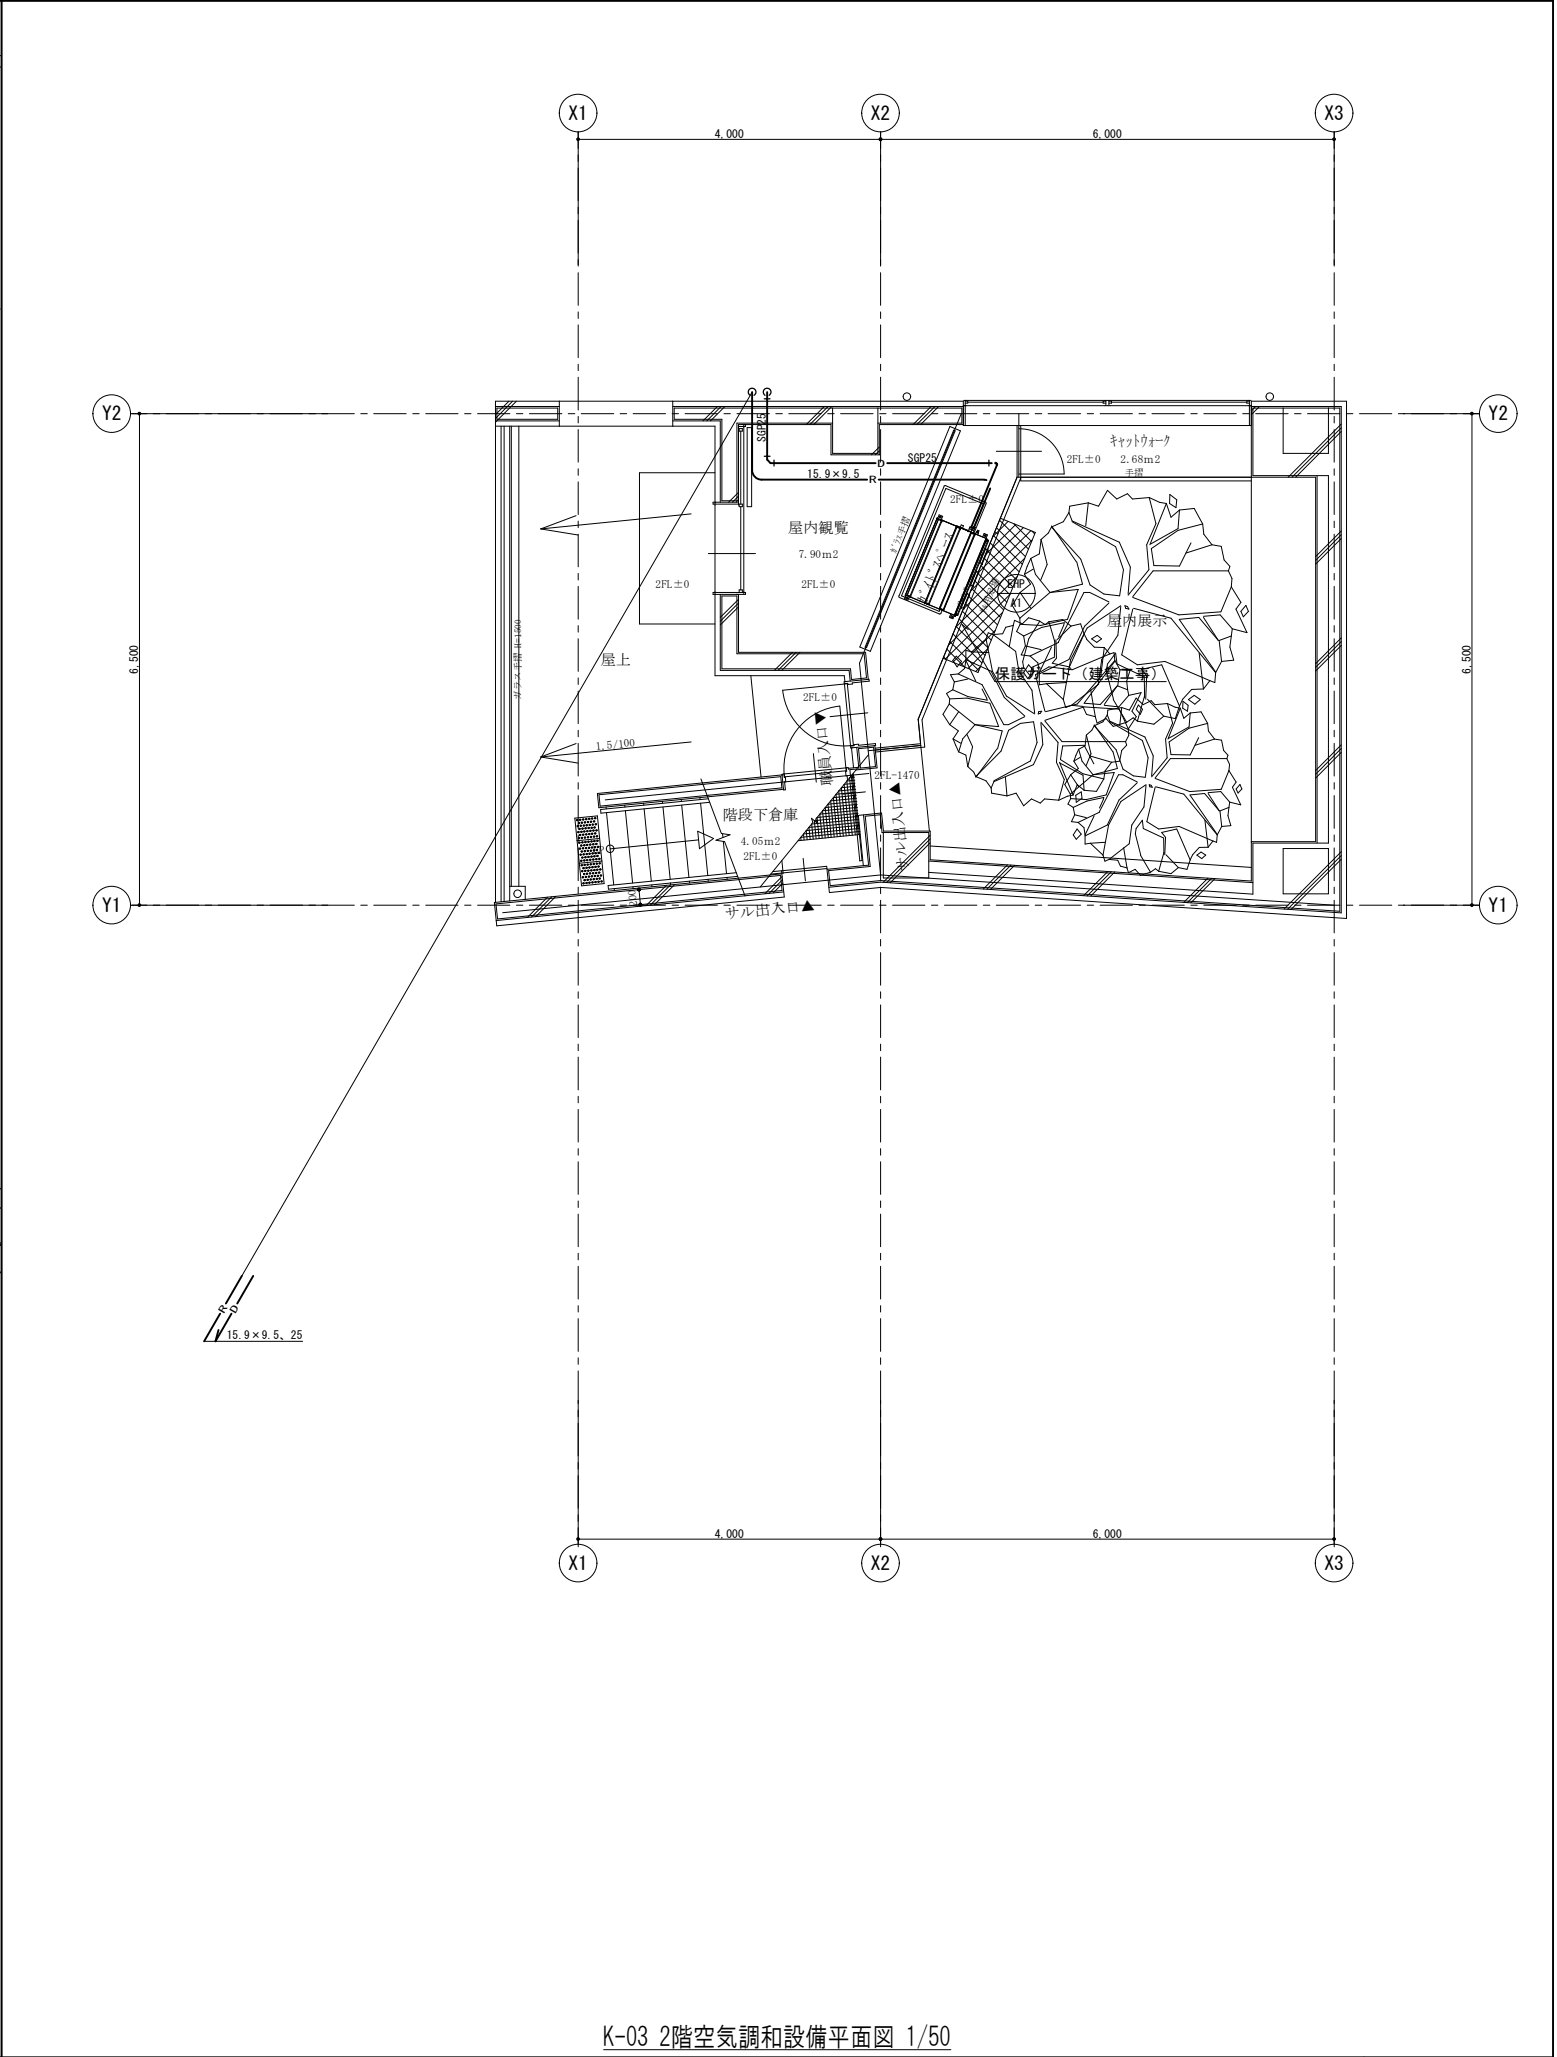

K-03 2階空調と設備平面図 1/50

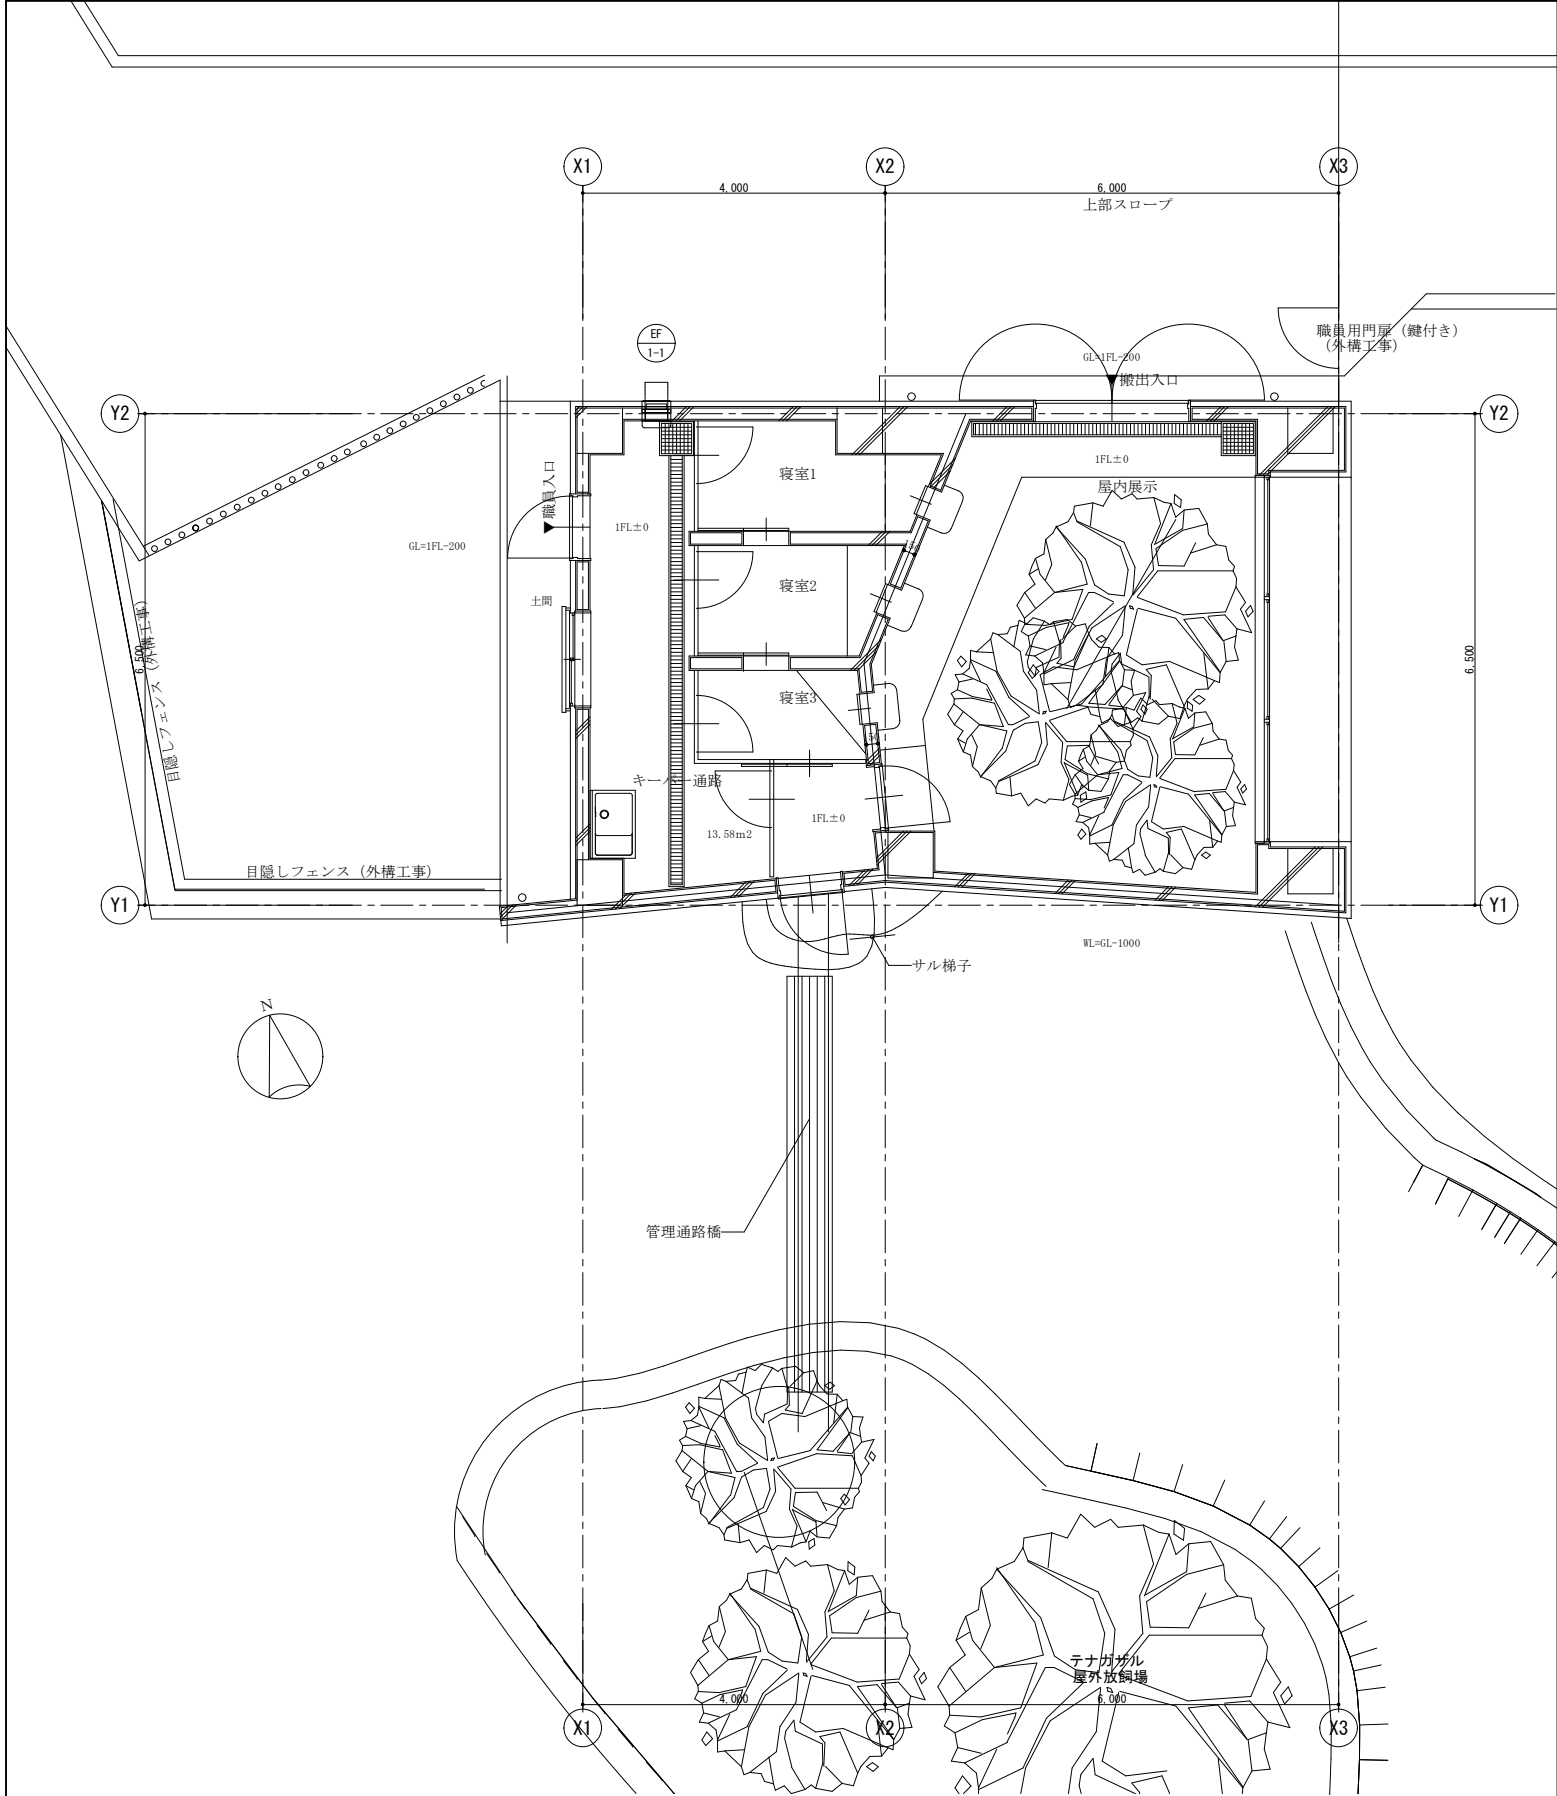

1 階 1 階・2 階換気設備平面図 S=1/50 (A1)

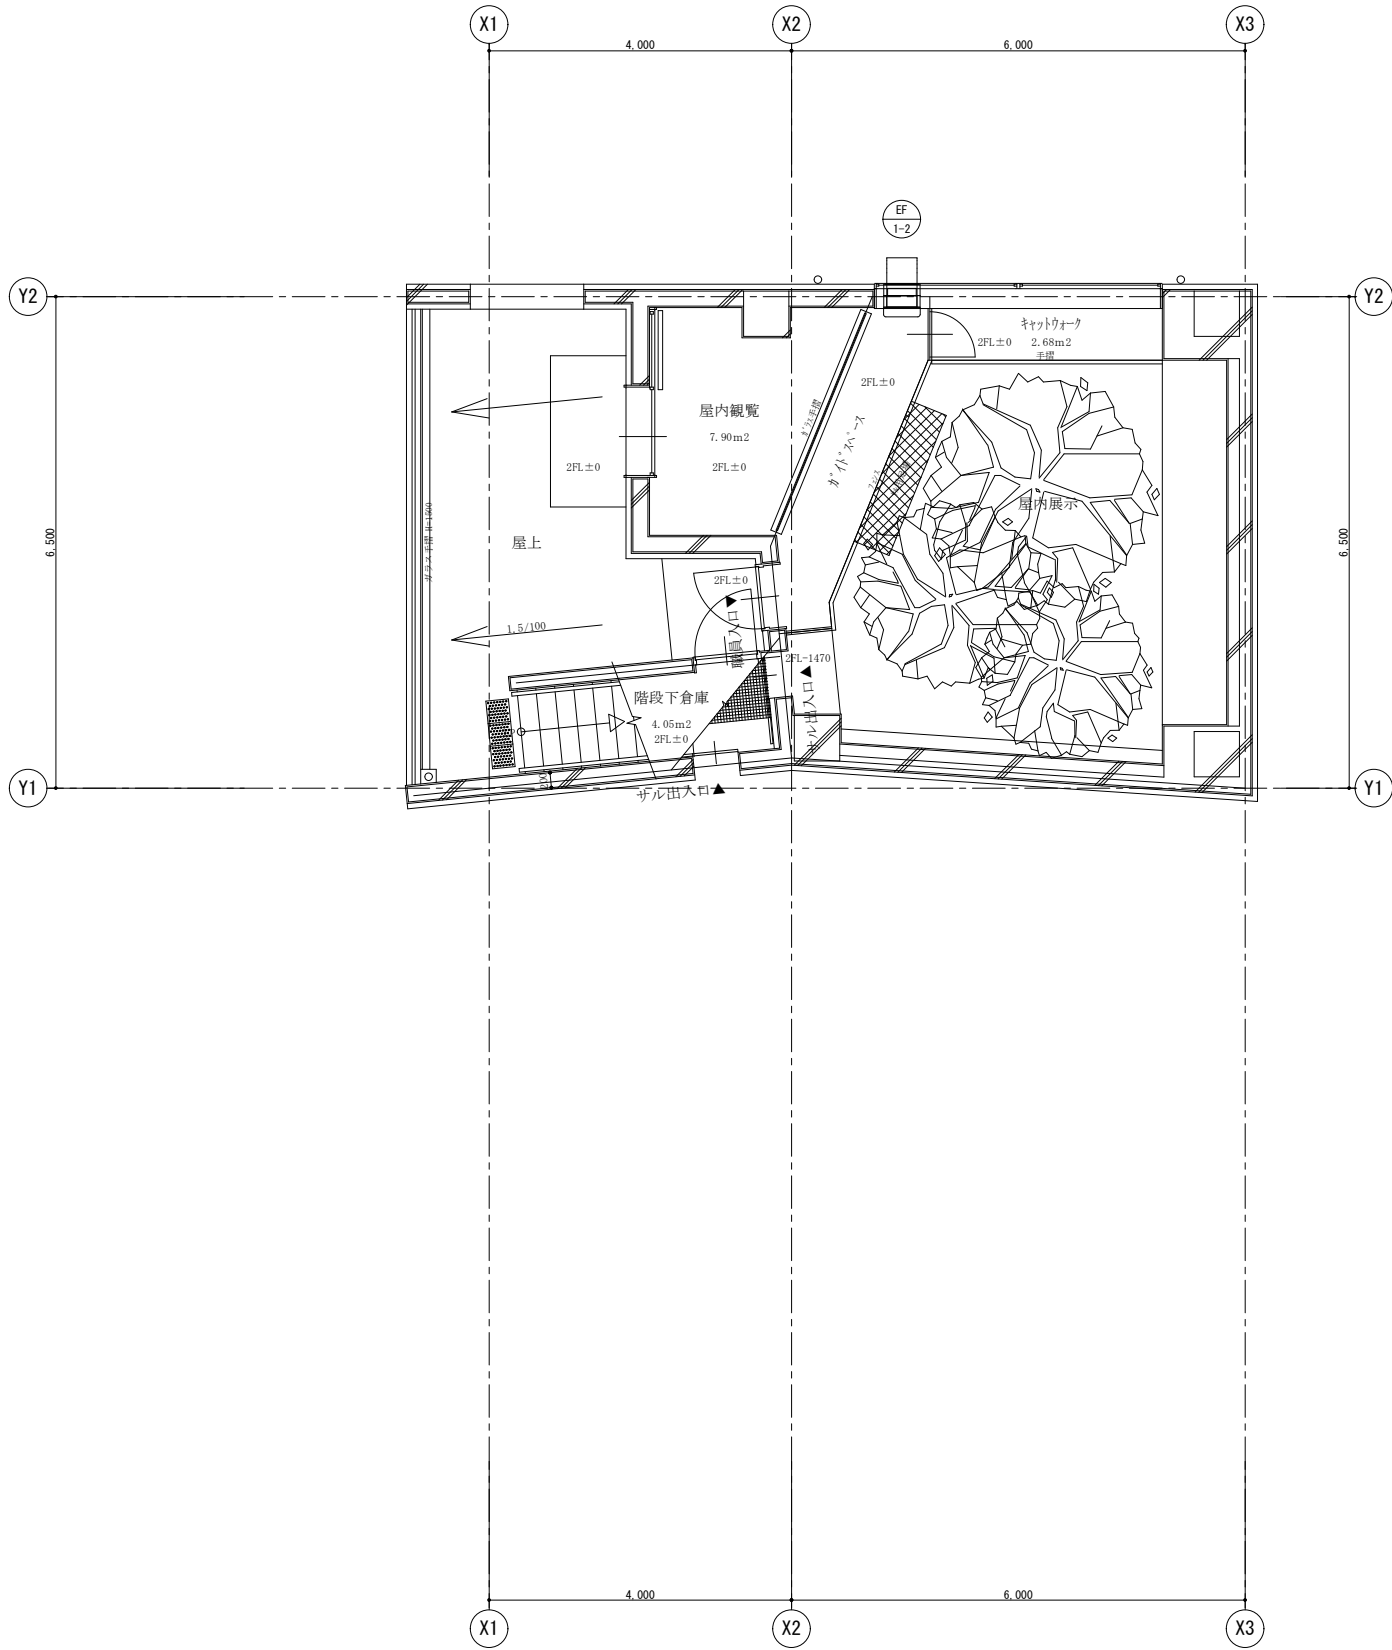

2 階 1 階・2 階換気設備平面図 S=1/50 (A1)

K-05 1 階・2 階換気設備平面図 1/50

K-04 2階換気設備平面図 1/50

特記事項	



山梨建築設計監理事業協同組合

承認	設計	担当

縮尺
S=1/50 (A1)
S=1/100 (A3)
設計年月日
2025. 04

工事名称	遊亀公園附属動物園第Ⅱ期整備（機械設備－２）工事
図面名称	機械設備工事 1 階・2 階換気設備平面図 テナガザル

No. K-05