



記 号	名 称	備 考
———	上 水 （ 新 設 ）	
----	上 水 （ 既 設 ）	
———	井 水 （ 新 設 ）	
----	井 水 （ 既 設 ）	
———	給 湯 （ 新 設 ）	
----	給 湯 （ 既 設 ）	
———	排 水 （ 新 設 ）	
----	排 水 （ 既 設 ）	
○	汚 水 樹 （ 新 設 ）	
○	汚 水 樹 （ 既 設 ）	

ルリコンゴウ・亀 舎									
器具名	サイズ	仕 様	合 計	カ メ ラ	照 明 器 具	ル リ コ ン ゴ ウ 舎	機 械 設 備	電 気 設 備	其 他
上水用不凍水栓柱	20A	ホース接続・差し込み式噴水栓（T28AUNH13）共	3		2	1			
井水用不凍水栓柱	20A	ホース接続・差し込み式噴水栓（T28AUNH13）共	4	2	2				
SUS製散水栓 BOX	20A	ホース接続・差し込み式（T28UNH13）共	1						1
混合水栓		台付シングルレバー混合水栓（TKS05310J）	1				1		

給排水衛生設備平面図 S=1/30 (A1)

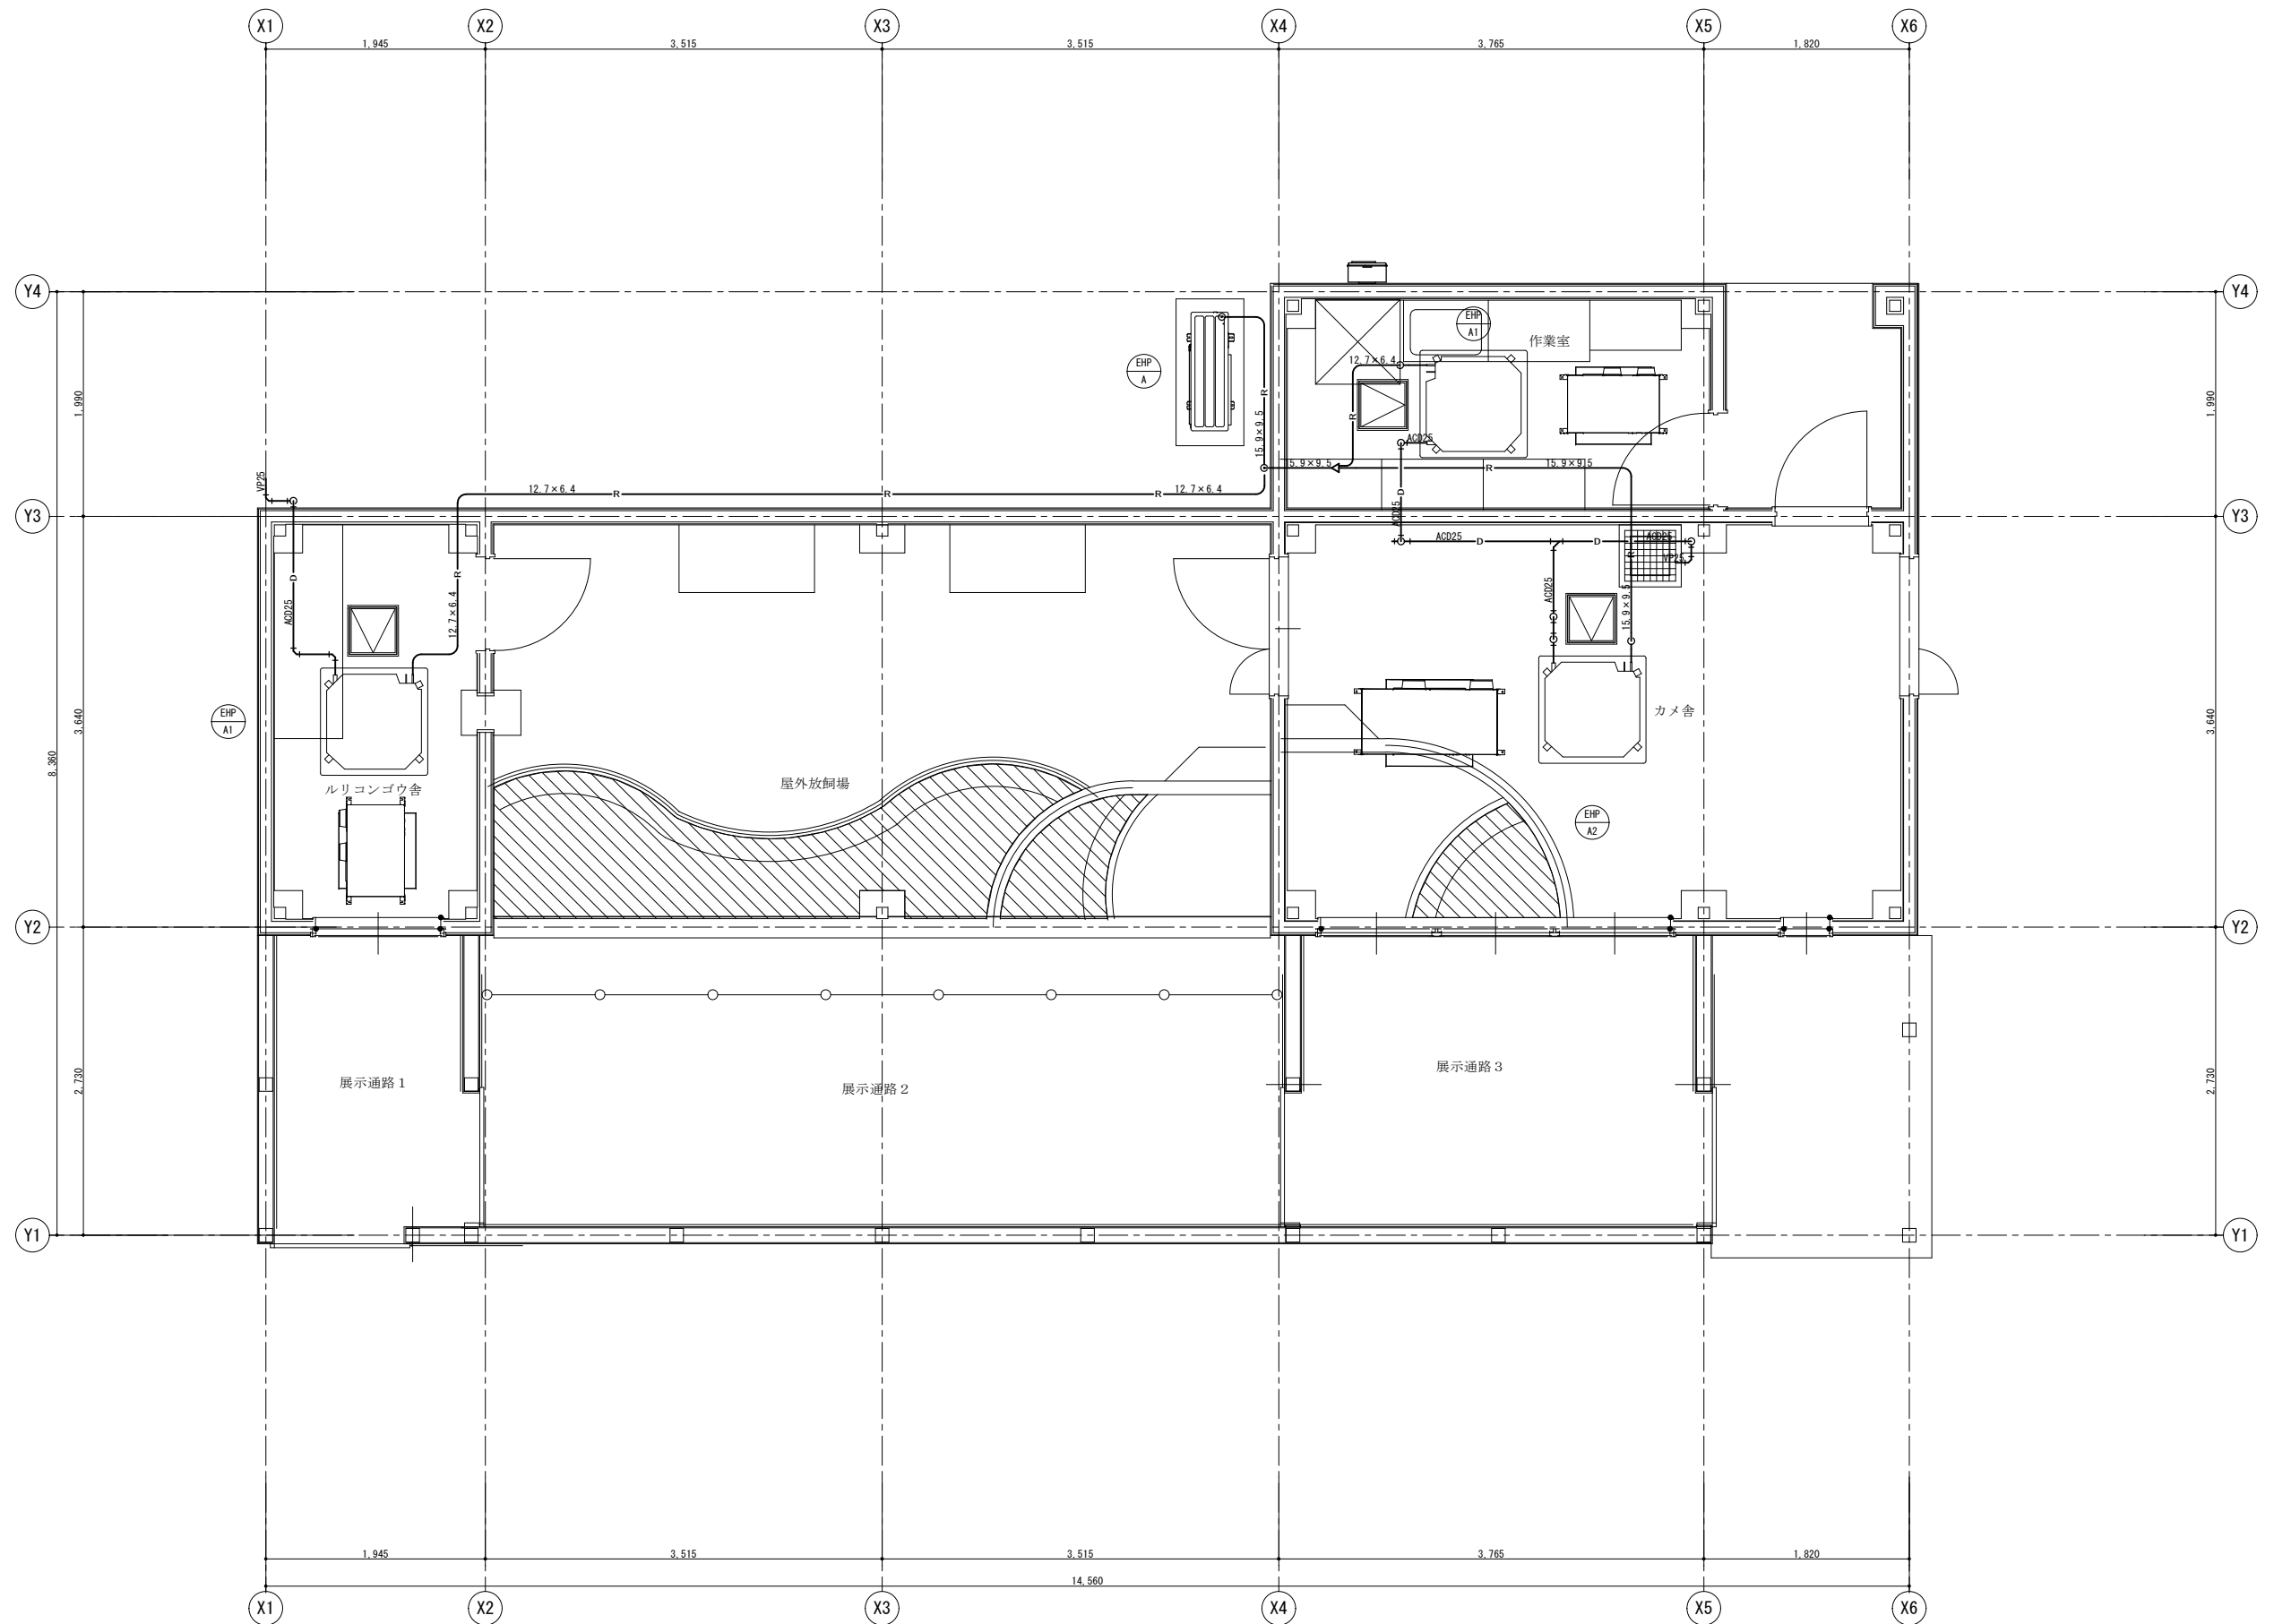

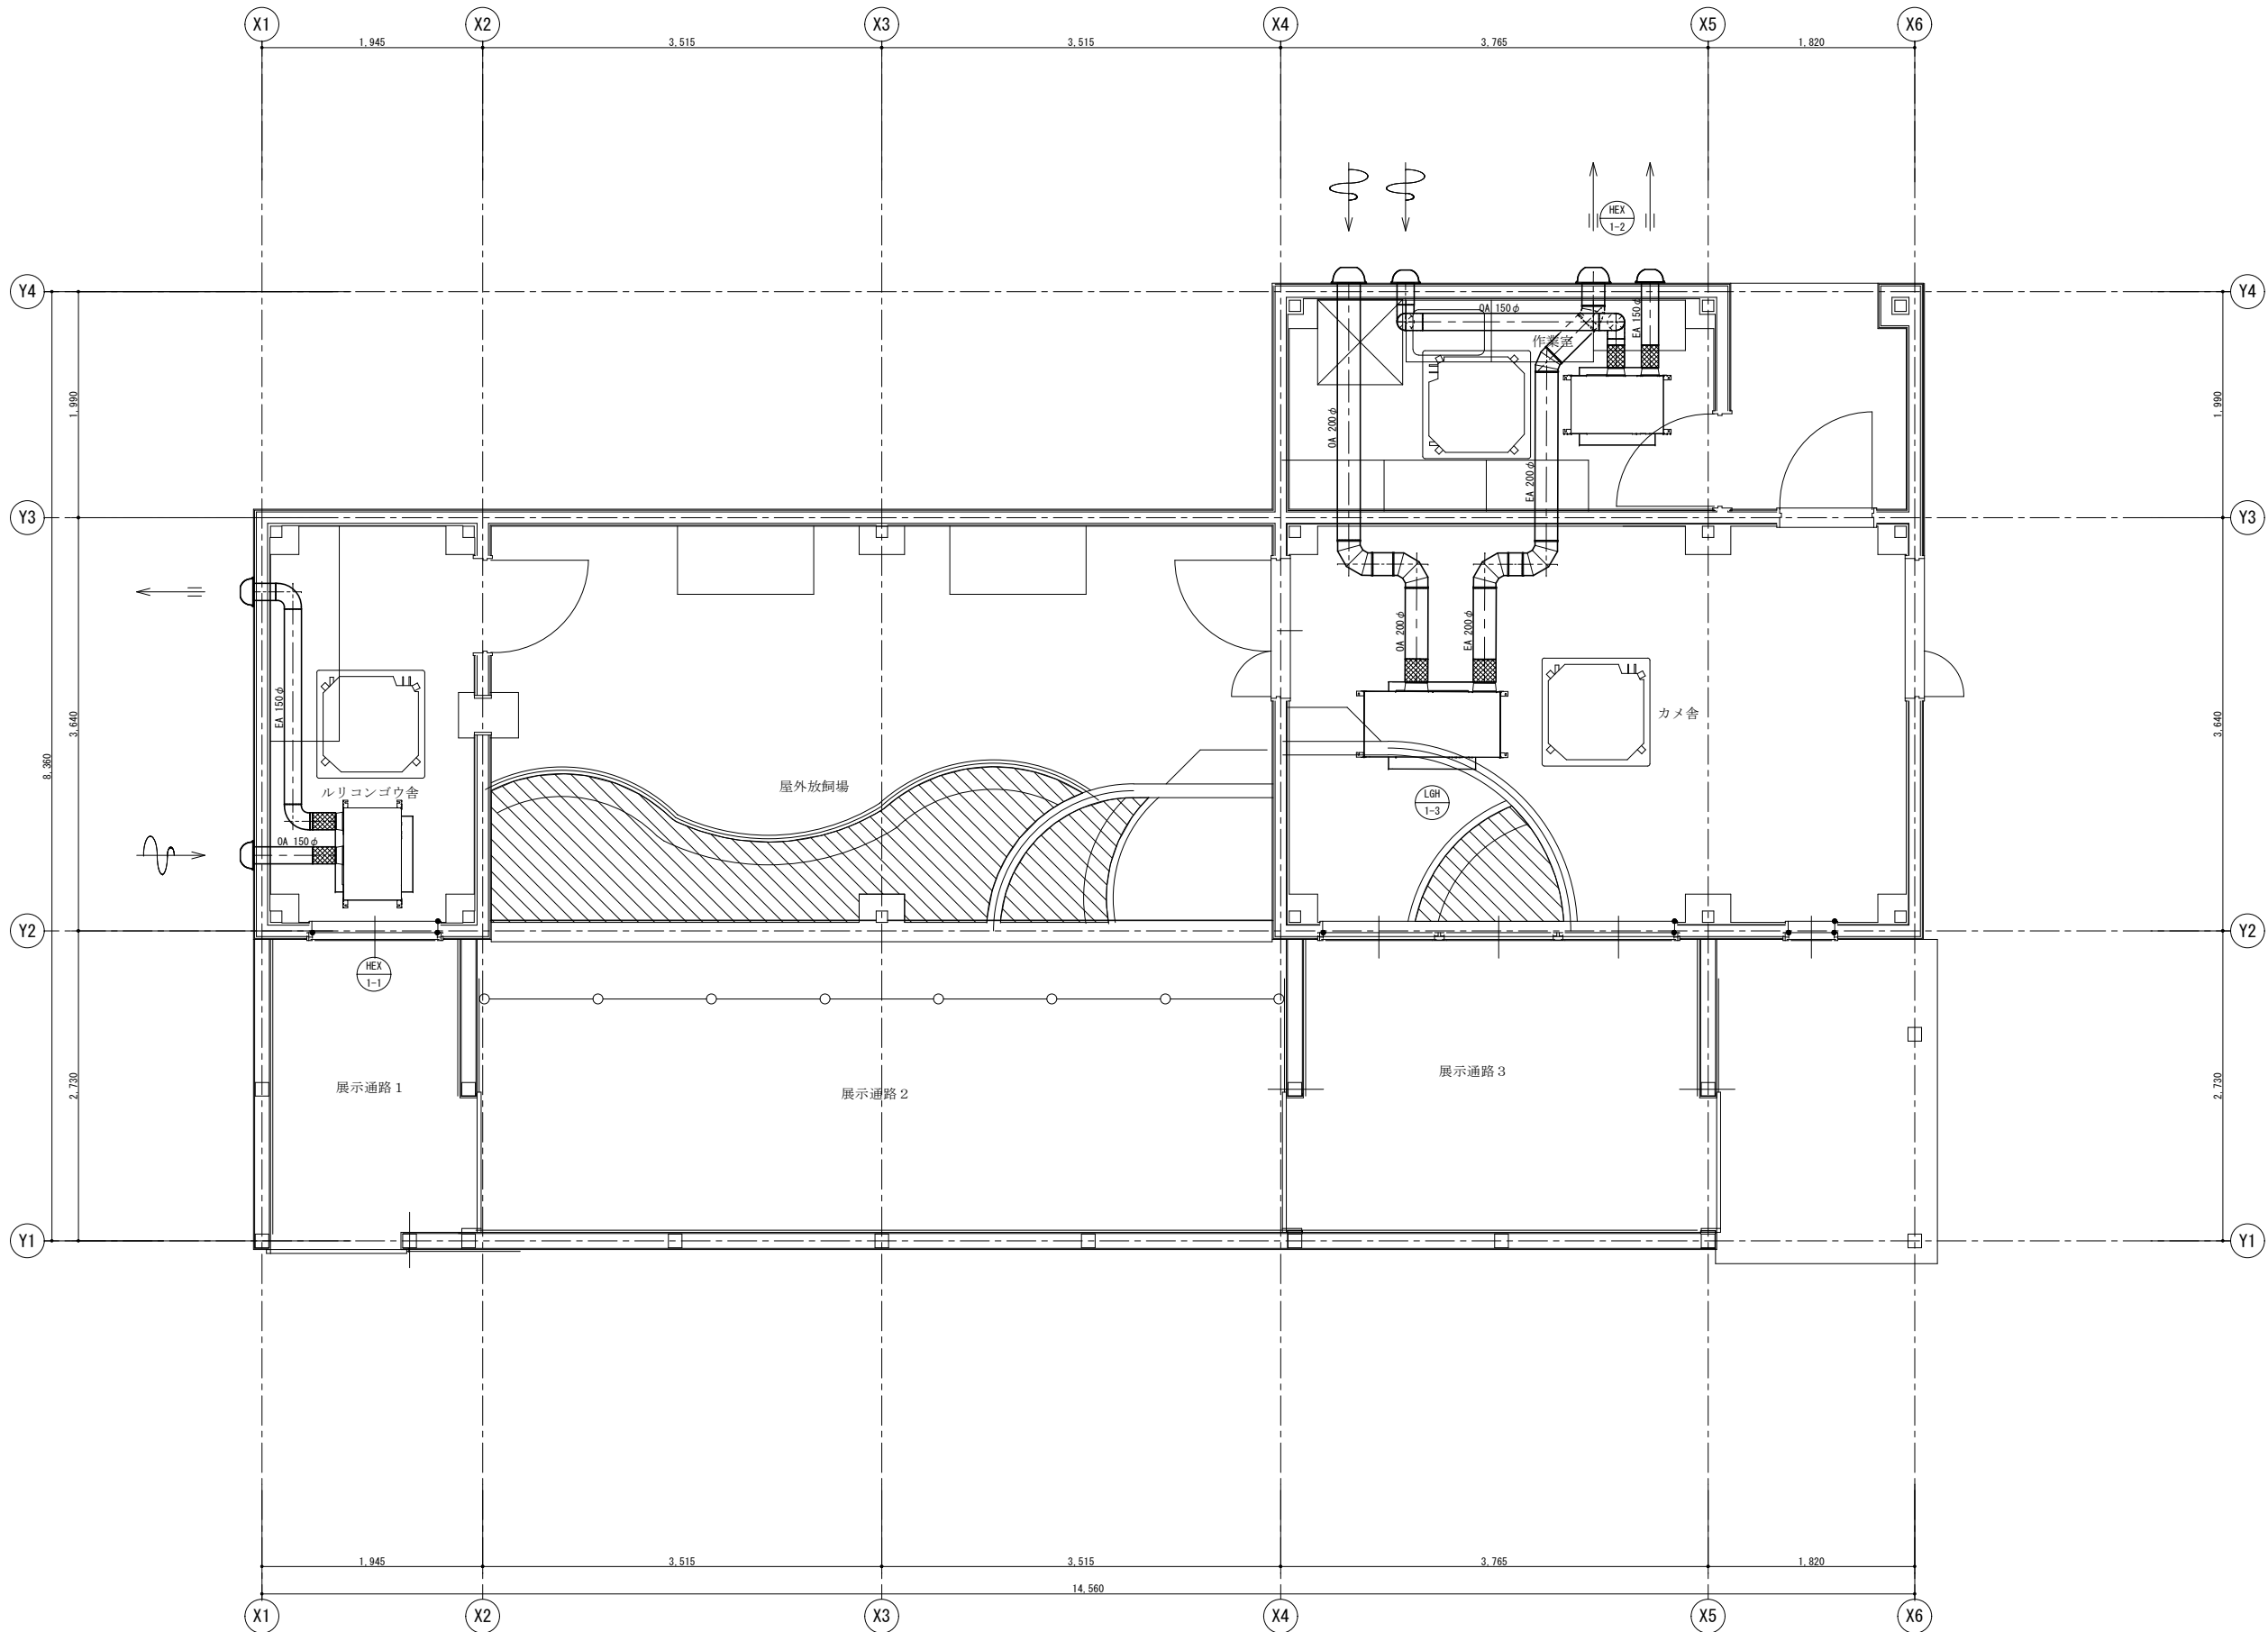

特記事項



山梨建築設計監理事業協同組合

承認	設計	担当

縮尺  
S=1/30 (A1)  
S=1/60 (A3)  
設計年月日  
2025. 04

工事名称	遊亀公園附属動物園第Ⅱ期整備（機械設備－２）工事
図面名称	機械設備工事 換気設備平面図 ルリコンゴウ・亀舎

No. 0-04