
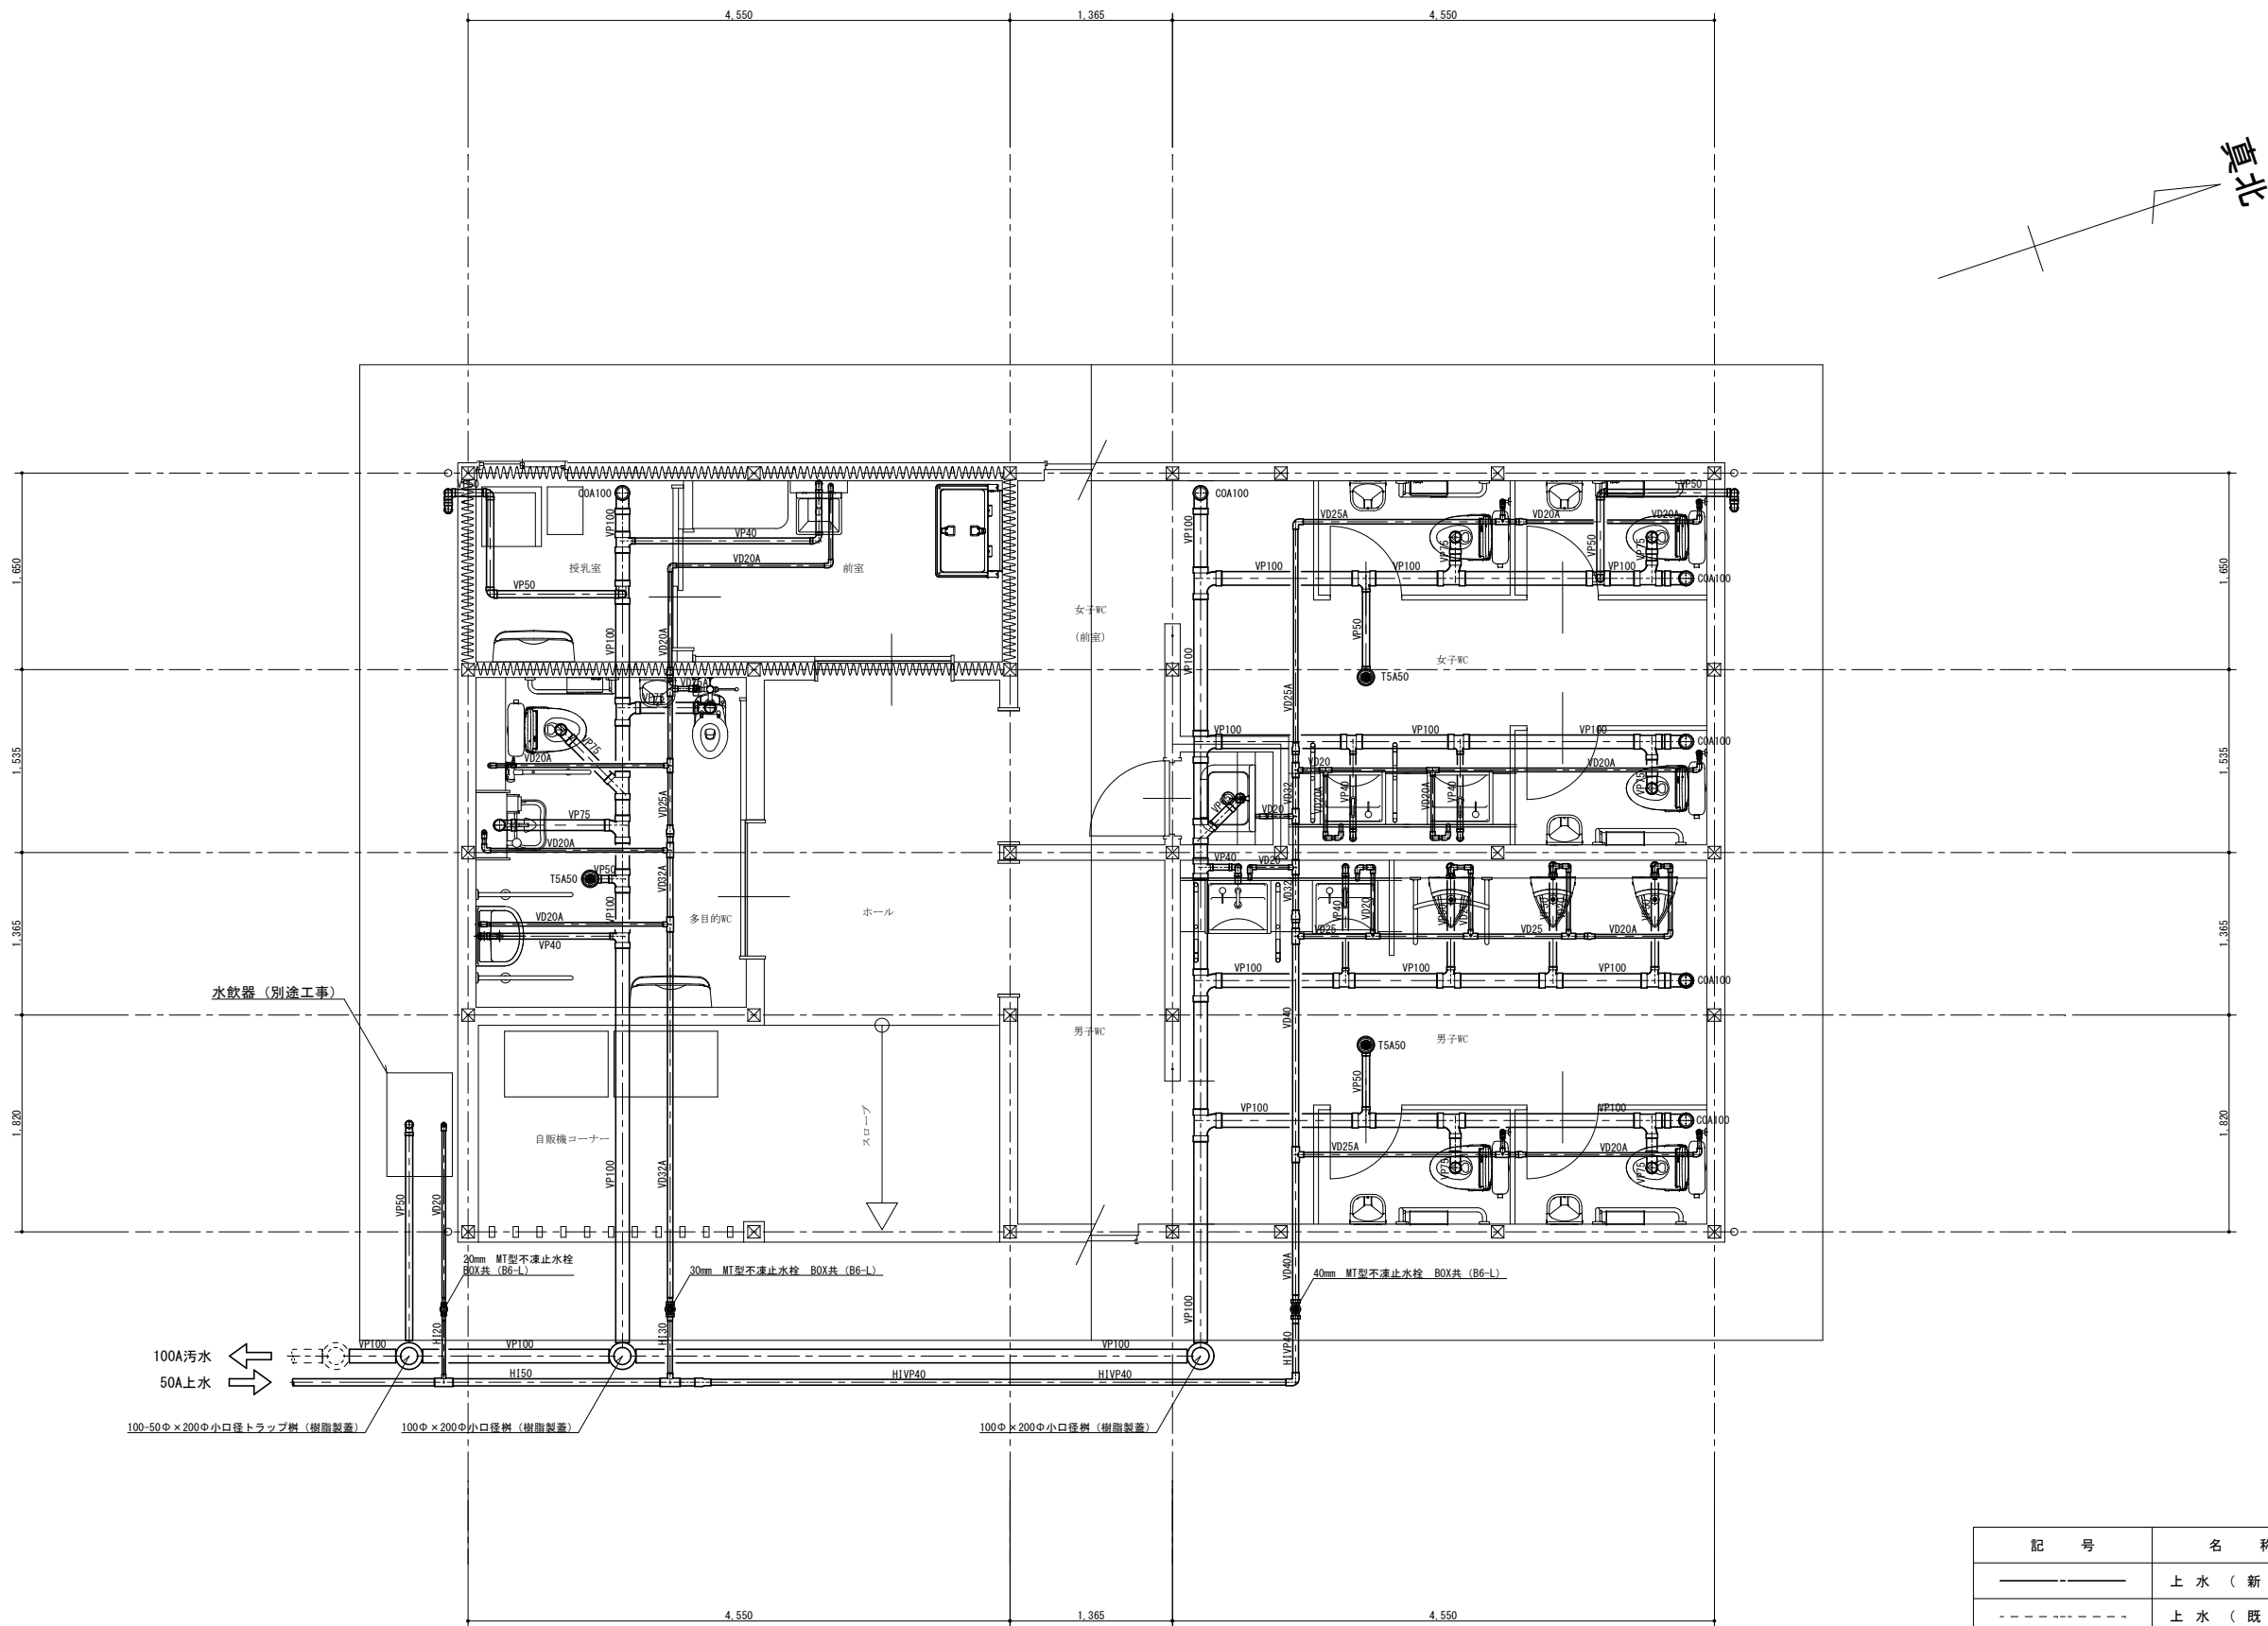


名称	仕様			TOTO	LIXIL	電源	数	設置場所							
				型番 付属品	型番 付属品			1 階							屋外
								男子便所	女子便所	多目的便所	前室	授乳室			
洋風便器	パブリック用コンパクト便器 洗浄便座	排水芯固定タイプ	フラッシュタンク式（15A）	CFS498BK TCF5534AU		AC100V～311W	6	2	3	1					
手すり	腰掛け便器用手すりL型 固定金具	700×700	樹脂被覆タイプ（Φ34）	T112GL10 T110D16×3	KF-920AE70D12 KF-D16		6	2	3	1					
手すり	可動式腰掛け便器用手すり 固定金具	700×700	樹脂被覆タイプ（Φ34）	T112HK7	KF-920AE70D12 KF-D16		1			1					
ベンチチェア	平壁設置タイプ	300×250×950H	樹脂製	YKA15S			6	2	3	1					
紙巻器	棚付二連紙巻器 本体：樹脂製	320×110×101 フロントワンタッチ	棚板：ステンレス製	YH702	OF-A23P		6	2	3	1					
洋風便器	幼児用腰掛式大便器（3～5歳児向け） 床給水	幼児用節水形フラッシュバルブ		CS300B	TV5600C T82CR32 T56PH×2		1			1					
便座	幼児用普通便座	（3～5歳児向け）		TC30			1			1					
オストメイト	タンク式電気温水器内蔵			UAS81LDB1N		AC100V～600W	1			1					
ベンチシート	収納式壁設置タイプ	690×265（使用時815）×1400	樹脂製	YKA24S			2			1		1			
ベンチシート	収納式壁設置タイプ	780×135（使用時560）×1145	樹脂製	YKA25S			1				1				
小便器	低リフト壁掛小便器	感知式フラッシュバルブ	AC100Vタイプ	UFS900R	OK-100SET UF-506BWP SF-10E	AC100V	3	3							
手すり	小便器用手すり 固定金具	600W×550D×470H	樹脂被覆タイプ（Φ34）	T112CU2 T110D15×4	KF-701AE KF-D16		1	1							
洗面器	壁掛洗面器	500×400	台付自動水栓（単水栓）	L210C TLE28SS1A TL250D TLDP2105J		AC100V	1			1					
手すり	壁掛洗面器用P型手すり	樹脂被覆タイプ（Φ34）		T112CP23			1			1					
カウンター式洗面器	セルフリミング式洗面器	550×446	台付自動水栓（単水栓）	L350CM TLE31SS1J TLDP2105J		AC100V	4	2	2						
手すり	カウンター用手すり	樹脂被覆タイプ（Φ34）		T112CP5S			2	1	1						
洗面器カウンター	建築工事	1755L					1	1							
洗面器カウンター	建築工事	1860L					1		1						
耐食鏡	建築工事						4	2	2						
洗面器	ベッセル式洗面器	380×380	台付自動水栓（単水栓）	LSG721BAPMW		AC100V	1				1				
掃除用流し	バック付掃除用流し 床排水金具（ストロップ）	560×456×530 バックハンガー 樹脂ブラケット	リムカバー 横水栓 アングル形止水栓	SK22 TK22 T23AEQ20 TN114 T37SGEP T9R HH04060×2	S-200 *LF-7KEZ-19 SF-20SAF-P SF-10E		1	1							

特記事項		山梨建築設計監理事業協同組合	承認	設計	担当	縮尺	工事名称 遊亀公園附属動物園第Ⅱ期整備（機械設備－2）工事	図面名称 機械設備工事 器具表 トイレ	No. U-01
						NO SCALE			
						設計年月日 2025. 04			

記 号	名 称	数量	仕 様		電 源		設 置 場 所	備 考		記 号	名 称	数量	仕 様		電 源		設 置 場 所	備 考	
					相	電圧									参考消費電力	相			電圧
AC-1	パッケージエアコン 室外機	1	室 外 機 型 式	店舗用冷暖切替ヒートポンプエアコン（三相）	1	100	655W 470W	屋外	コンクリート基礎 200H	HEX-1-1	空調換気扇	1	形 式	壁埋込角穴取付け	1	100	30.0W	1階 授乳室	参考型番 VL-12EK-D
	冷 房 能 力		2.2 KW	内 法 寸 法									300×300						
	室内機		参 考 圧 縮 機	600W									参 考 風 量	100CMH					
			室 外 機 冷 媒 配 管	6.35φ×9.52φ（R32）									有 効 換 気 量	65CMH					
			室 外 機 寸 法 ・ 重 量	679+55W×249+36D×453Hmm 19kg									参 考 騒 音	39.0dB 温度交換効率 55.0%					
			参 考 室 外 機 騒 音 値	騒音値（PWL）（dB） 冷房 59 暖房 59									付 属 品	木枠 W-252					
			室 内 機 型 式	壁掛型				1階授乳室	MSZ-GV2224 室外機型番 MUGZ-G2224 室内機型番 MSZ-GV2224-W				付 属 品	ウェザ-カバー P-200KCVSK					
			室 内 機 冷 媒 配 管	6.35φ×9.52φ（R32）						付 属 品	コントロールスイッチ P-04SWL								
			参 考 室 内 機 寸 法	799W×225D×295Hmm															
			参 考 室 内 機 重 量	8kg															
			参 考 室 内 機 騒 音 値	騒音値（PWL）（dB） 冷房 62 暖房 64															
			付 属 品	ワイヤレスリモコン															
PH-1	パネルヒーター	1	形 式	壁掛式ステンレス製電気暖房機（縦型）	1	100	0.5kW	1階 授乳室	参考型番 DPS-A 50EU	EF-1-1	排風機	1	形 式	排気専用電動シャッター付 メッシュタイプ 有圧換気扇	1	100	35.0W	1階 男子トイレ	参考型番 EF6-25MSB 有圧換気扇用木枠PS-25KW×1 ステンレス製ウェザ-カバー（防虫網付）QW-25SCM×1
			参 考 寸 法	420W×80D×500H									参 考 風 量	25cm					
			参 考 質 量	5.2kg									参 考 静 圧	350					
			付 属 品	温度調節用リモースタット 加熱防止用リモースタット 温度ヒューズ									参 考 騒 音	30Pa					
			付 属 品	いたずら防止カバー									付 属 品	37.5dB					
			付 属 品	保護ガード									付 属 品	コントロールスイッチ（3芯） FS-01SW					
PH-2	パネルヒーター	1	形 式	壁掛式ステンレス製電気暖房機（縦型）	1	100	0.75kW	1階 多目的トイレ	参考型番 DPS-A 75EU	EF-1-2	排風機	1	形 式	排気専用電動シャッター付 メッシュタイプ 有圧換気扇	1	100	35.0W	1階 女子トイレ	参考型番 EF6-25MSB 有圧換気扇用木枠PS-25KW×1 ステンレス製ウェザ-カバー（防虫網付）QW-25SCM×1
			参 考 寸 法	420W×80D×500H									参 考 風 量	25cm					
			参 考 質 量	5.3kg									参 考 静 圧	350					
			付 属 品	温度調節用リモースタット 加熱防止用リモースタット 温度ヒューズ									参 考 騒 音	30Pa					
			付 属 品	いたずら防止カバー									付 属 品	37.5dB					
			付 属 品	保護ガード									付 属 品	コントロールスイッチ（3芯） FS-01SW					
PH-3	パネルヒーター	2	形 式	壁掛式ステンレス製電気暖房機（縦型）	1	100	1.25kW	1階 男子トイレ 1階 女子トイレ	参考型番 DPS-A 125EU	V-1-1	天井埋込形換気扇	1	形 式	センター用（十字格子ハネ） 補助 DCブラスモーター	1	100	2.6W	1階 多目的トイレ	参考型番 VD-10ZVC 深形ステンレス製防虫網付ベントキャップ P-13VSQ×1
			参 考 寸 法	420W×80D×800H									参 考 風 量	100φ					
			参 考 質 量	7.2kg									参 考 静 圧	90					
			付 属 品	温度調節用リモースタット 加熱防止用リモースタット 温度ヒューズ									参 考 騒 音	90Pa					
			付 属 品	いたずら防止カバー									付 属 品	28.0dB					
			付 属 品	保護ガード									付 属 品	天吊金具 P-02TK					
													付 属 品	専用コントロールスイッチ（4芯） P-04SW					



給排水衛生設備平面図 S=1/30 (A1)

記 号	名 称	備 考
———	上 水 (新 設)	
- - - - -	上 水 (既 設)	
———	排 水 (新 設)	
- - - - -	排 水 (既 設)	
○	汚 水 樹 (新 設)	
⊙	汚 水 樹 (既 設)	

特 記
事 項




山梨建築設計監理事業協同組合

承認 設計 担当 縮 尺
S=1/30 (A1)
S=1/60 (A3)
設計年月日
2025. 04

工事名称 遊亀公園附属動物園第Ⅱ期整備（機械設備－２）工事
図面名称 機械設備工事 給排水衛生設備平面図 トイレ

No. U-03

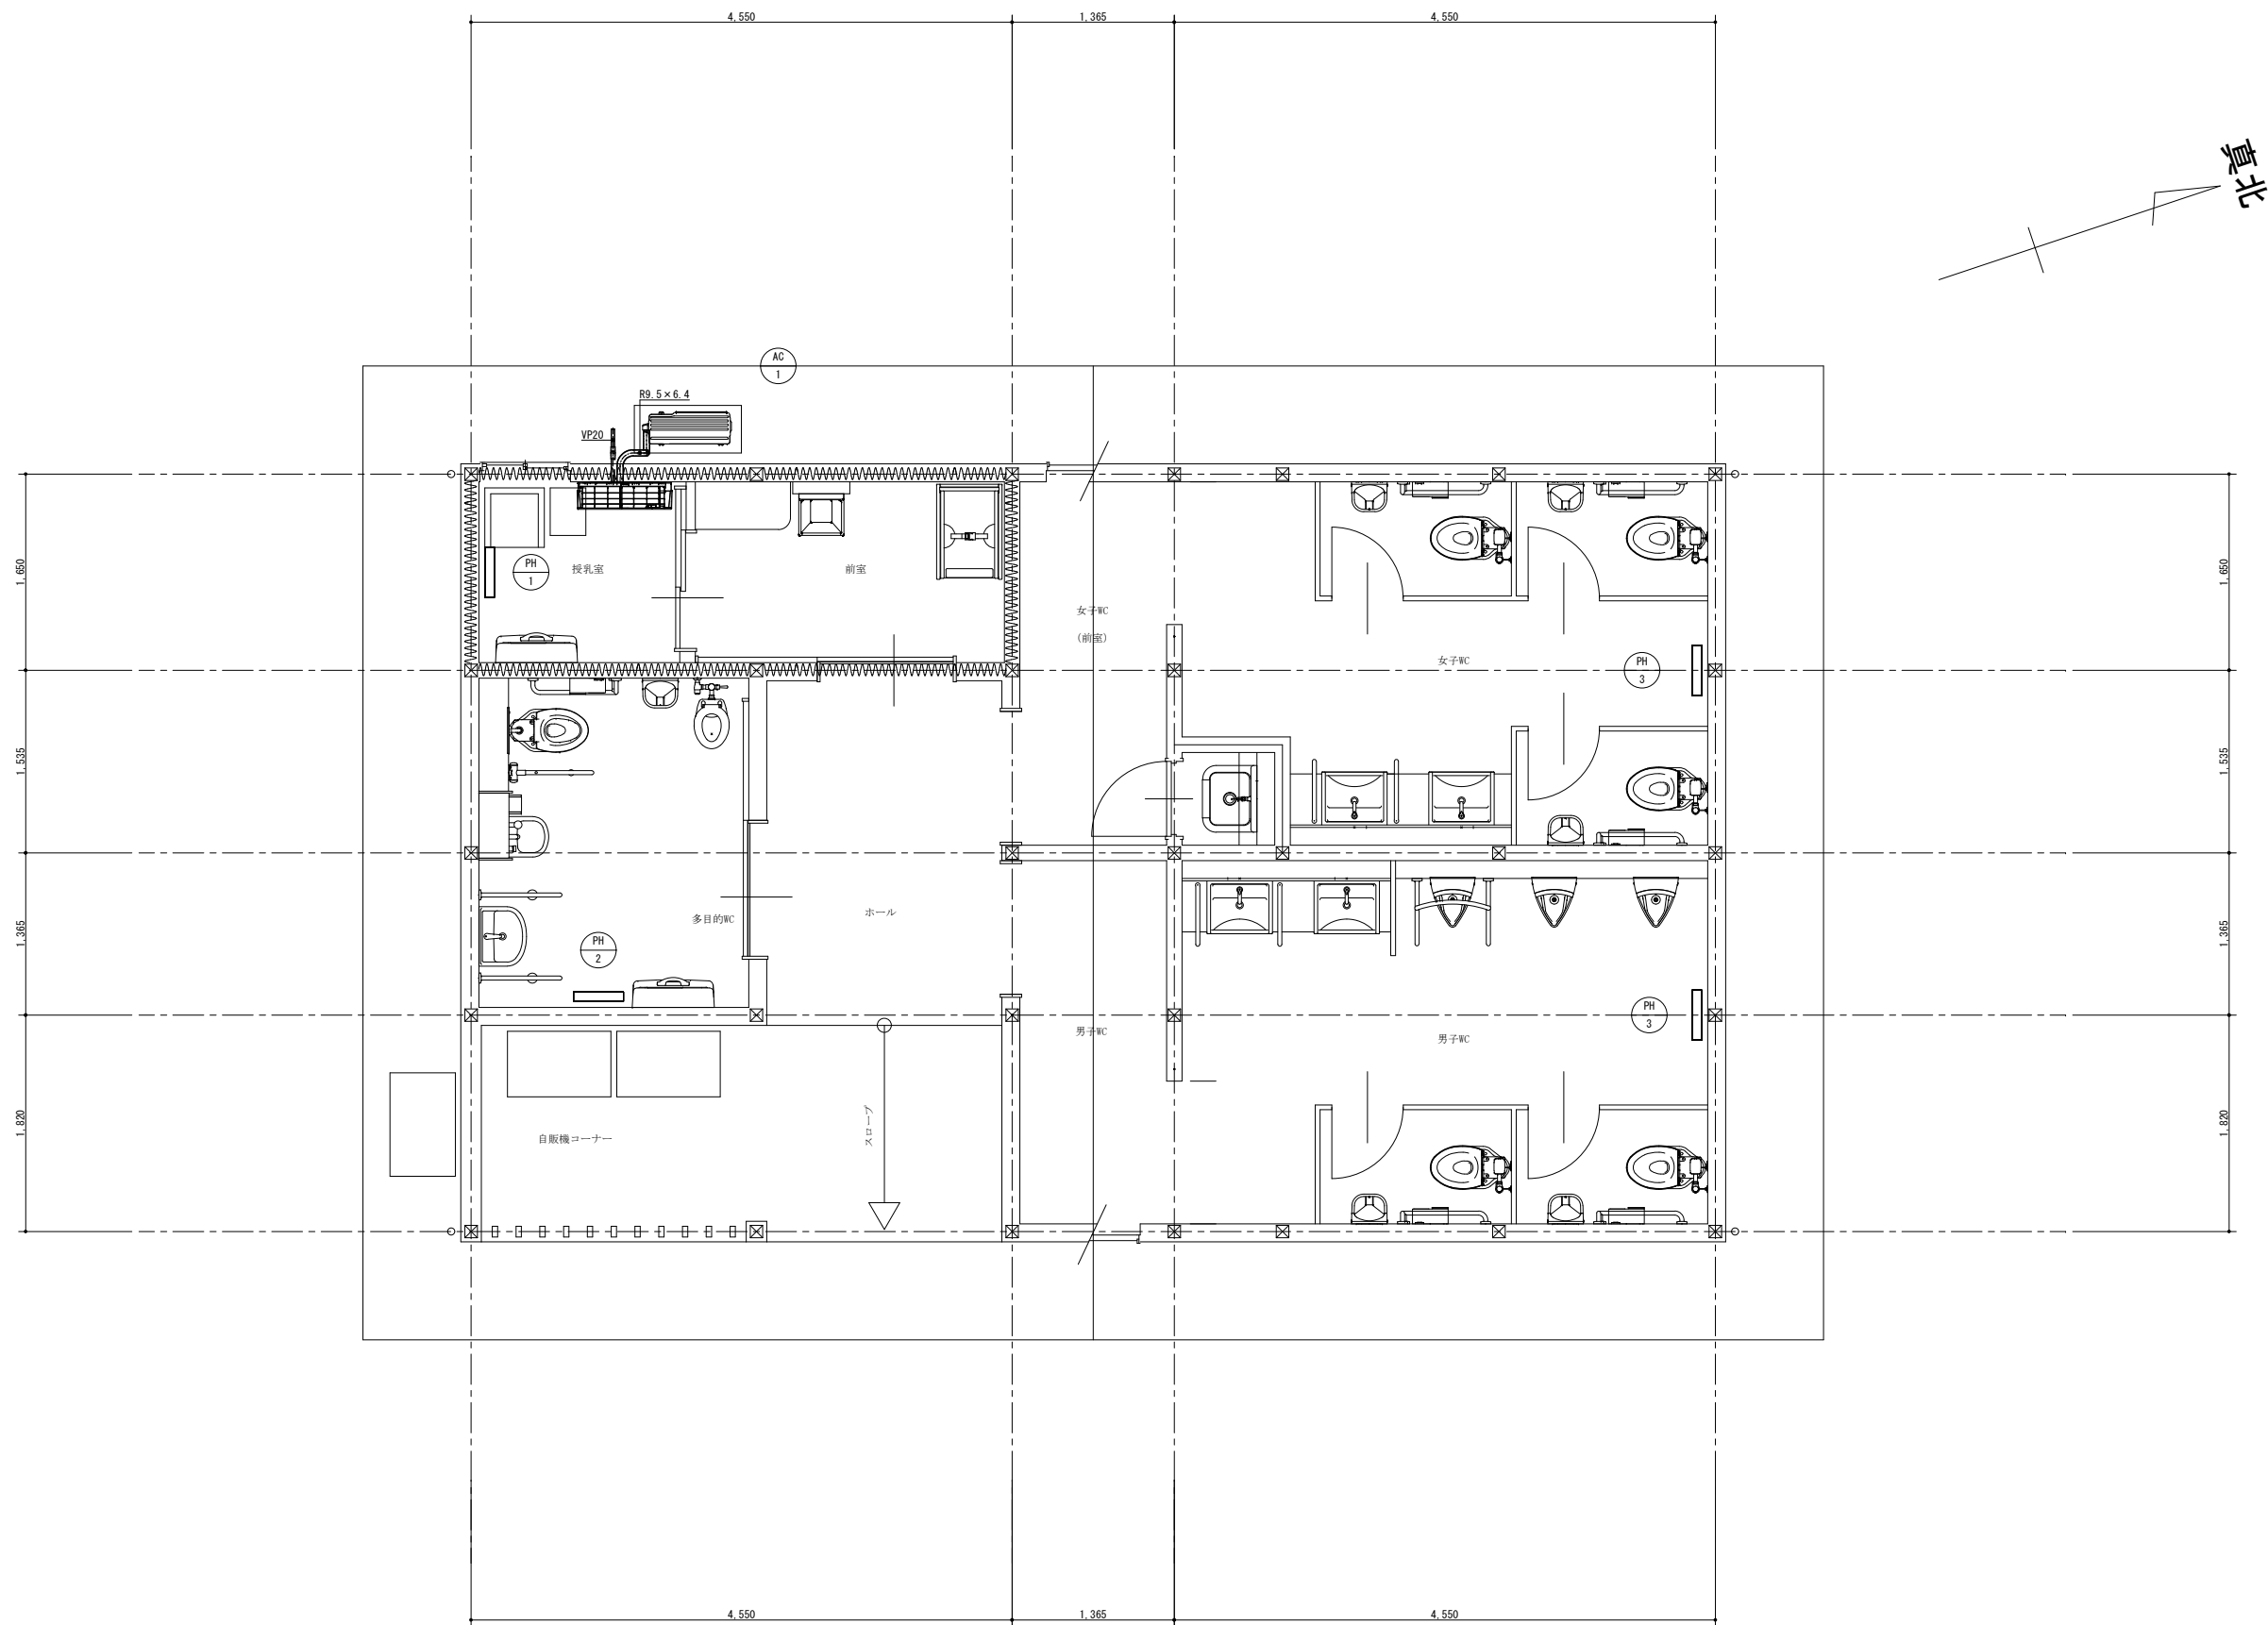

空調調和設備平面図 S=1/30 (A1)

特記事項




山梨建築設計監理事業協同組合

承認	設計	担当

縮尺
S=1/30 (A1)
S=1/60 (A3)
設計年月日
2025. 04

工事名称 遊亀公園附属動物園第Ⅱ期整備（機械設備－２）工事
図面名称 機械設備工事 空調調和設備平面図 トイレ

No. U-04

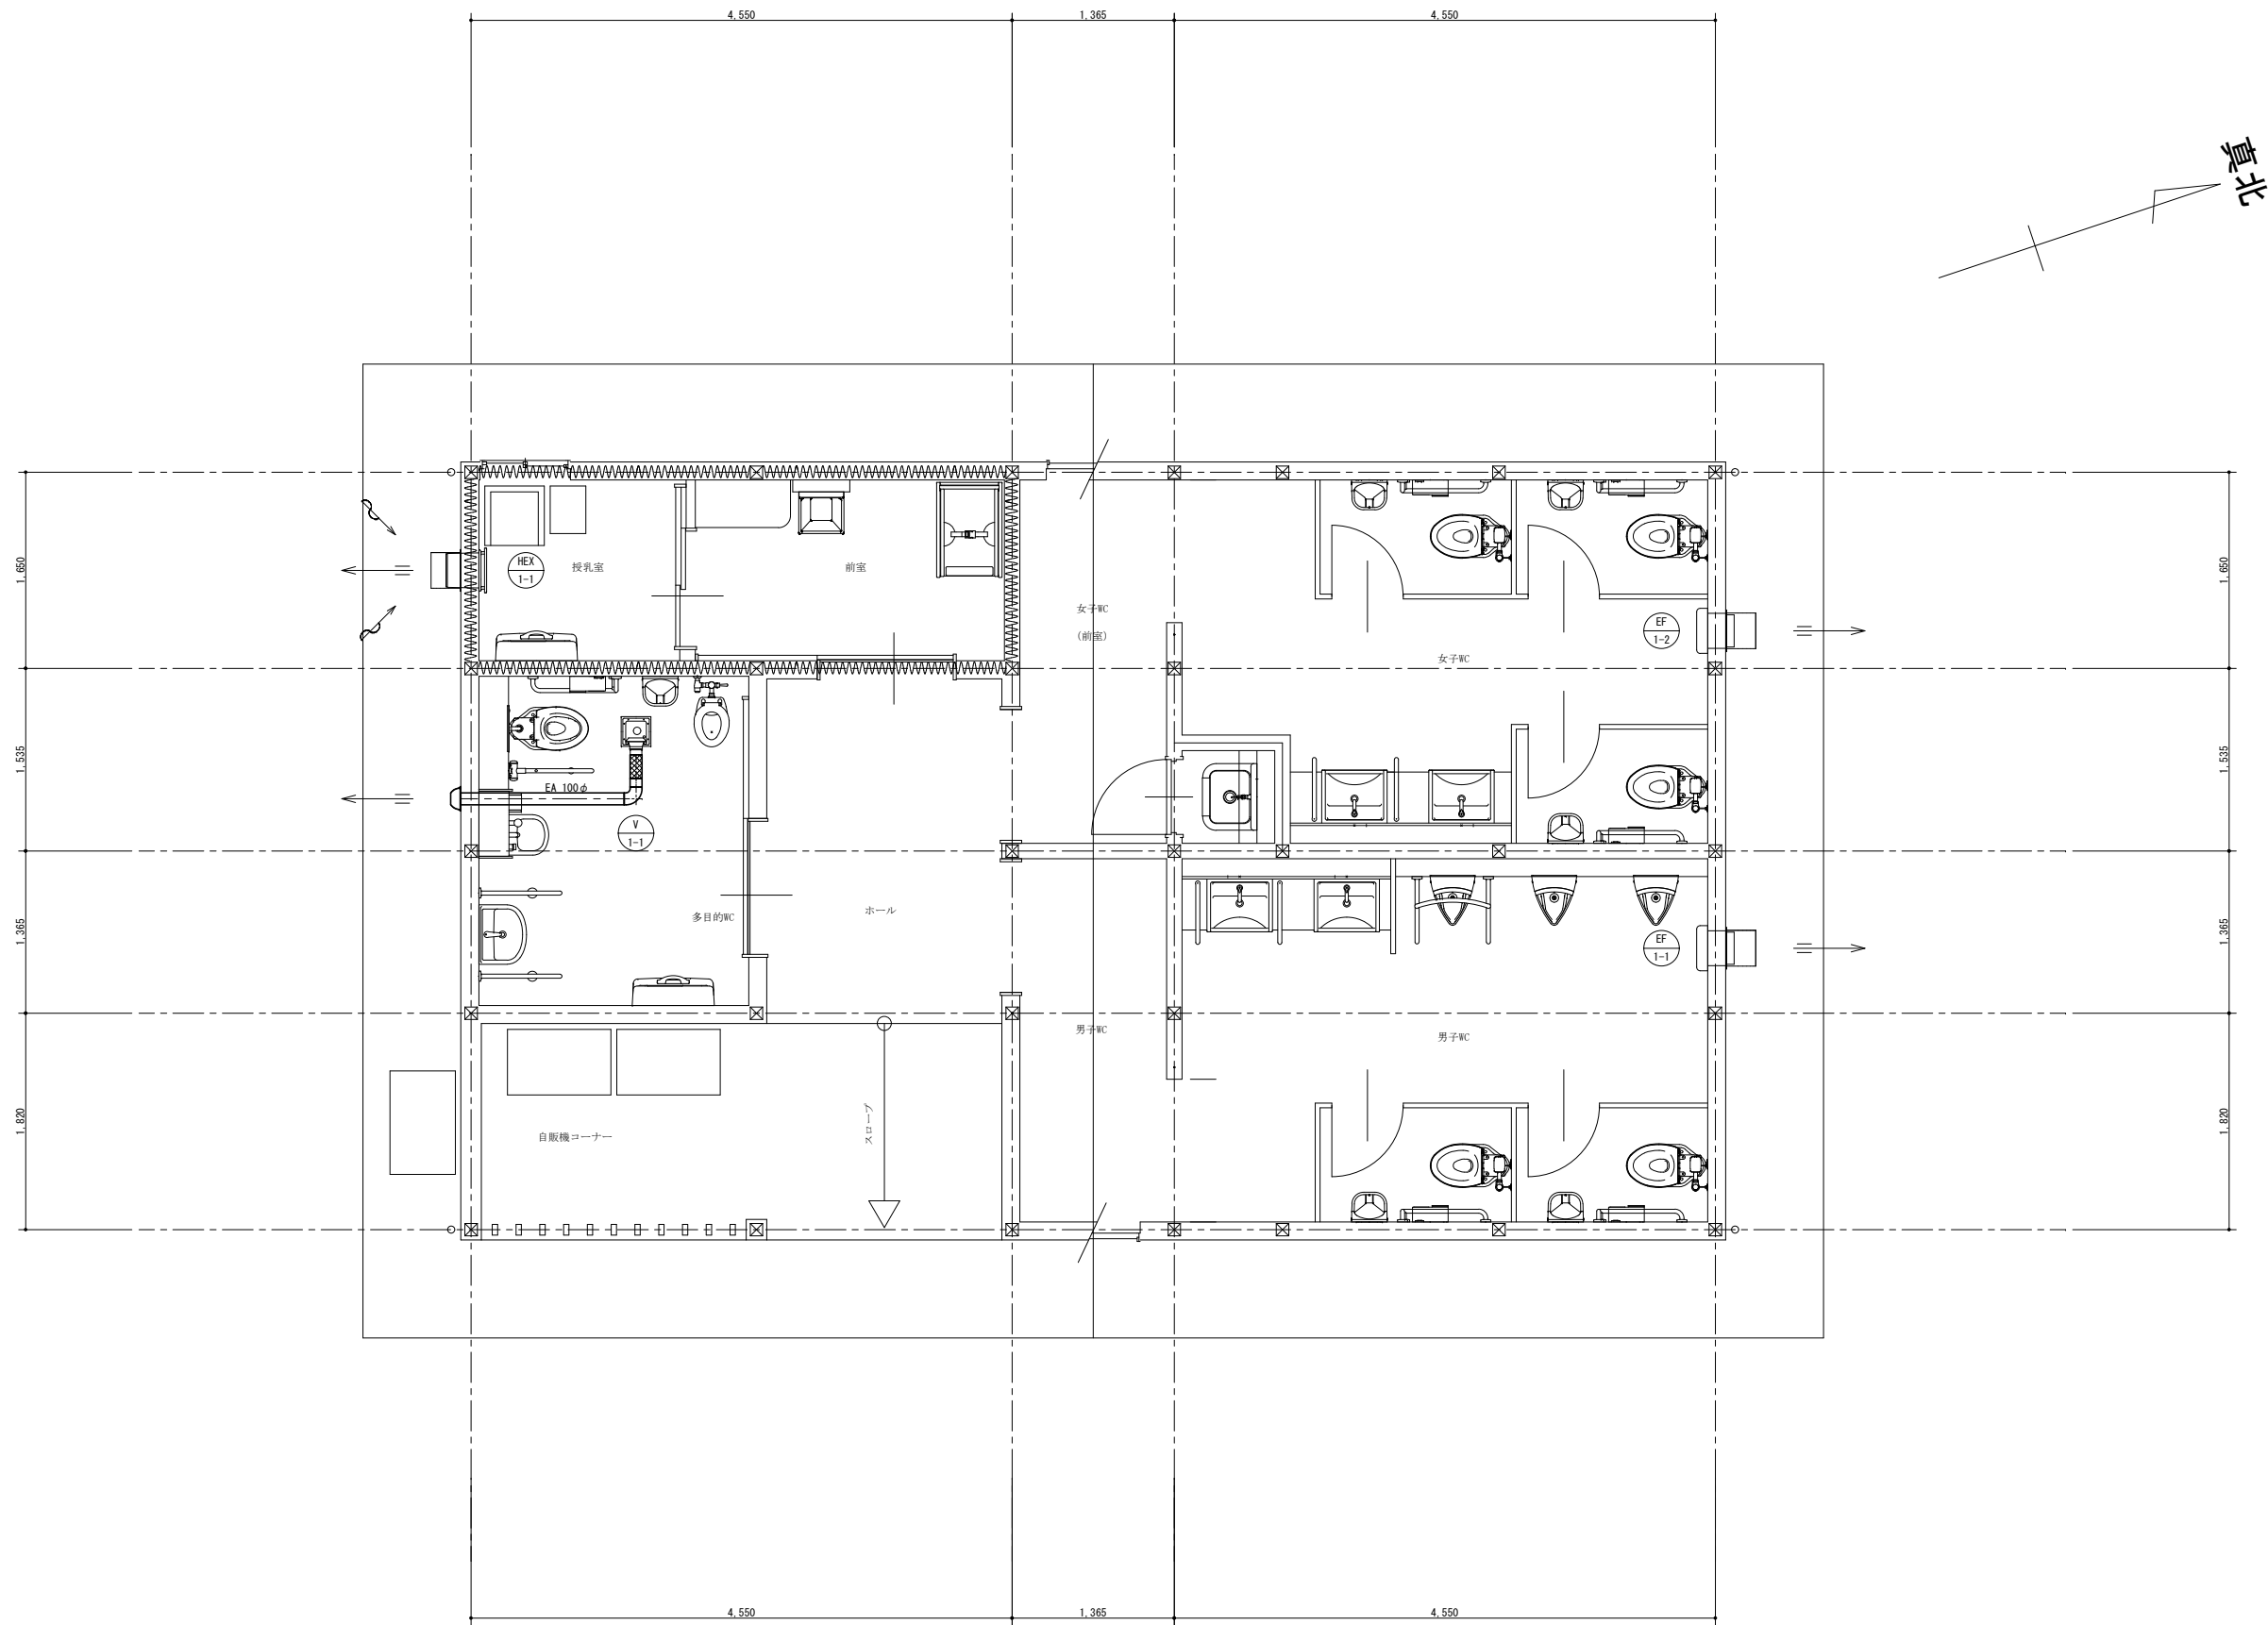

換気設備平面図 S=1/30 (A1)

特記事項



山梨建築設計監理事業協同組合

承認	設計	担当

縮尺
S=1/30 (A1)
S=1/60 (A3)
設計年月日
2025. 04

工事名称 遊亀公園附属動物園第Ⅱ期整備（機械設備－２）工事
図面名称 機械設備工事 換気設備平面図 トイレ

No. U-05