

# 建設工事台帳

管理番号

R 7-街路-15

年度・科目 令和7年度 第41款 第01項 第01目 第20節 第06細

工事名称	(街路-15)仮配水管布設工事
------	-----------------

**工事場所** 甲府市中央五丁目・城東二丁目地内（都市計画道路和戸町竜王線）

請負契約年月日	令和      年      月      日	請負業者名
---------	-------------------------	-------

契約工期 令和 年 月 日 ～ 令和 年 月 日

中止又は延期年月日 令和 年 月 日 ～ 令和 年 月 日

検査年月日 令和 年 月 日 着手 令和 年 月 日 完成 令和 年 月 日

配管業者名	配管工氏名
-------	-------

検査員職氏名 印 立会人職氏名 印

担当課係名	水道	課	水道整備	係
-------	----	---	------	---

設計者職氏名 印 監督者氏名 印

(工事の内容)

PP φ50 (仮配水管) L=13.0m

廃棄管	年度									
	管種									
	口径									
	延長									
	マイクロナ									

(特記事項)

土質区分		湧水状況	
------	--	------	--


縮 尺	1 : 2 5 0 0 (A2)	分割数	1 / 2
-----	------------------	-----	-------

図面番号	-	-	.	-	-	.	-	-	.	-	-
------	---	---	---	---	---	---	---	---	---	---	---


出力年月日	図面更新年月日	令和 年 月 日	印
-------	---------	----------	---

甲府市上下水道局	マイクロN。					
----------	--------	--	--	--	--	--


平面図 S=1:500

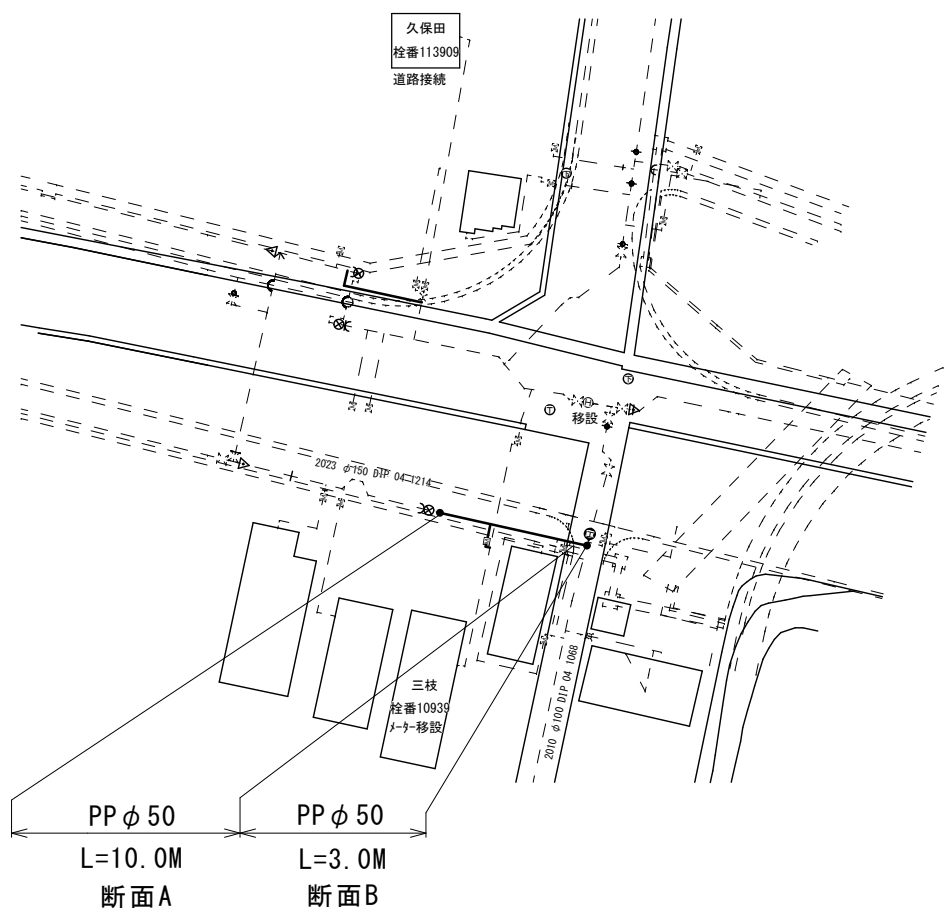


配管詳細図

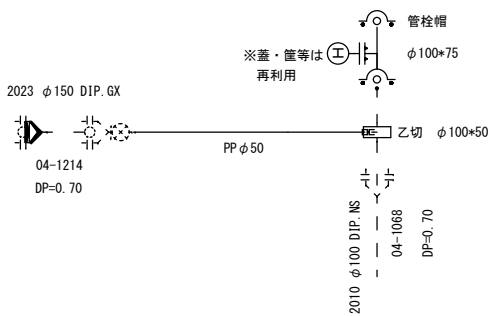

標準断面図 S=1:25

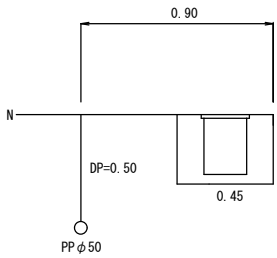

土工標準図 S=1:25

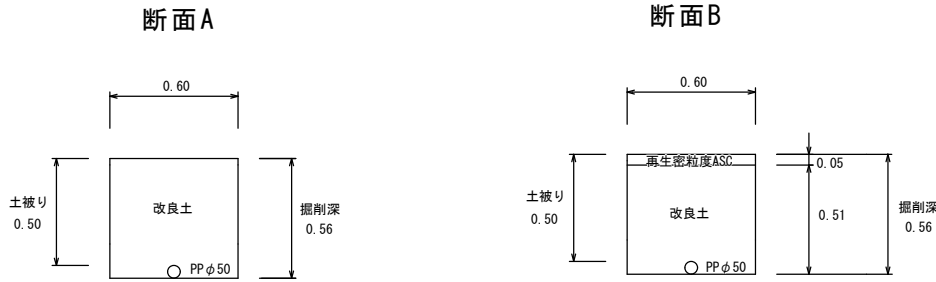

※縮尺はA2で出力した場合

工 事 件 名	(街路-15) 仮配水管布設工事									
工 事 場 所	甲府市中央五丁目・城東二丁目地内(都市計画道路和戸町竜王線)									
図 面 名	平面図・配管詳細図 標準断面図・土工標準図	縮 尺	図 示	分 割	2/2					
甲府市上下水道局	管理番号	R7-街路-15		マイクロNo.						