




S=任意

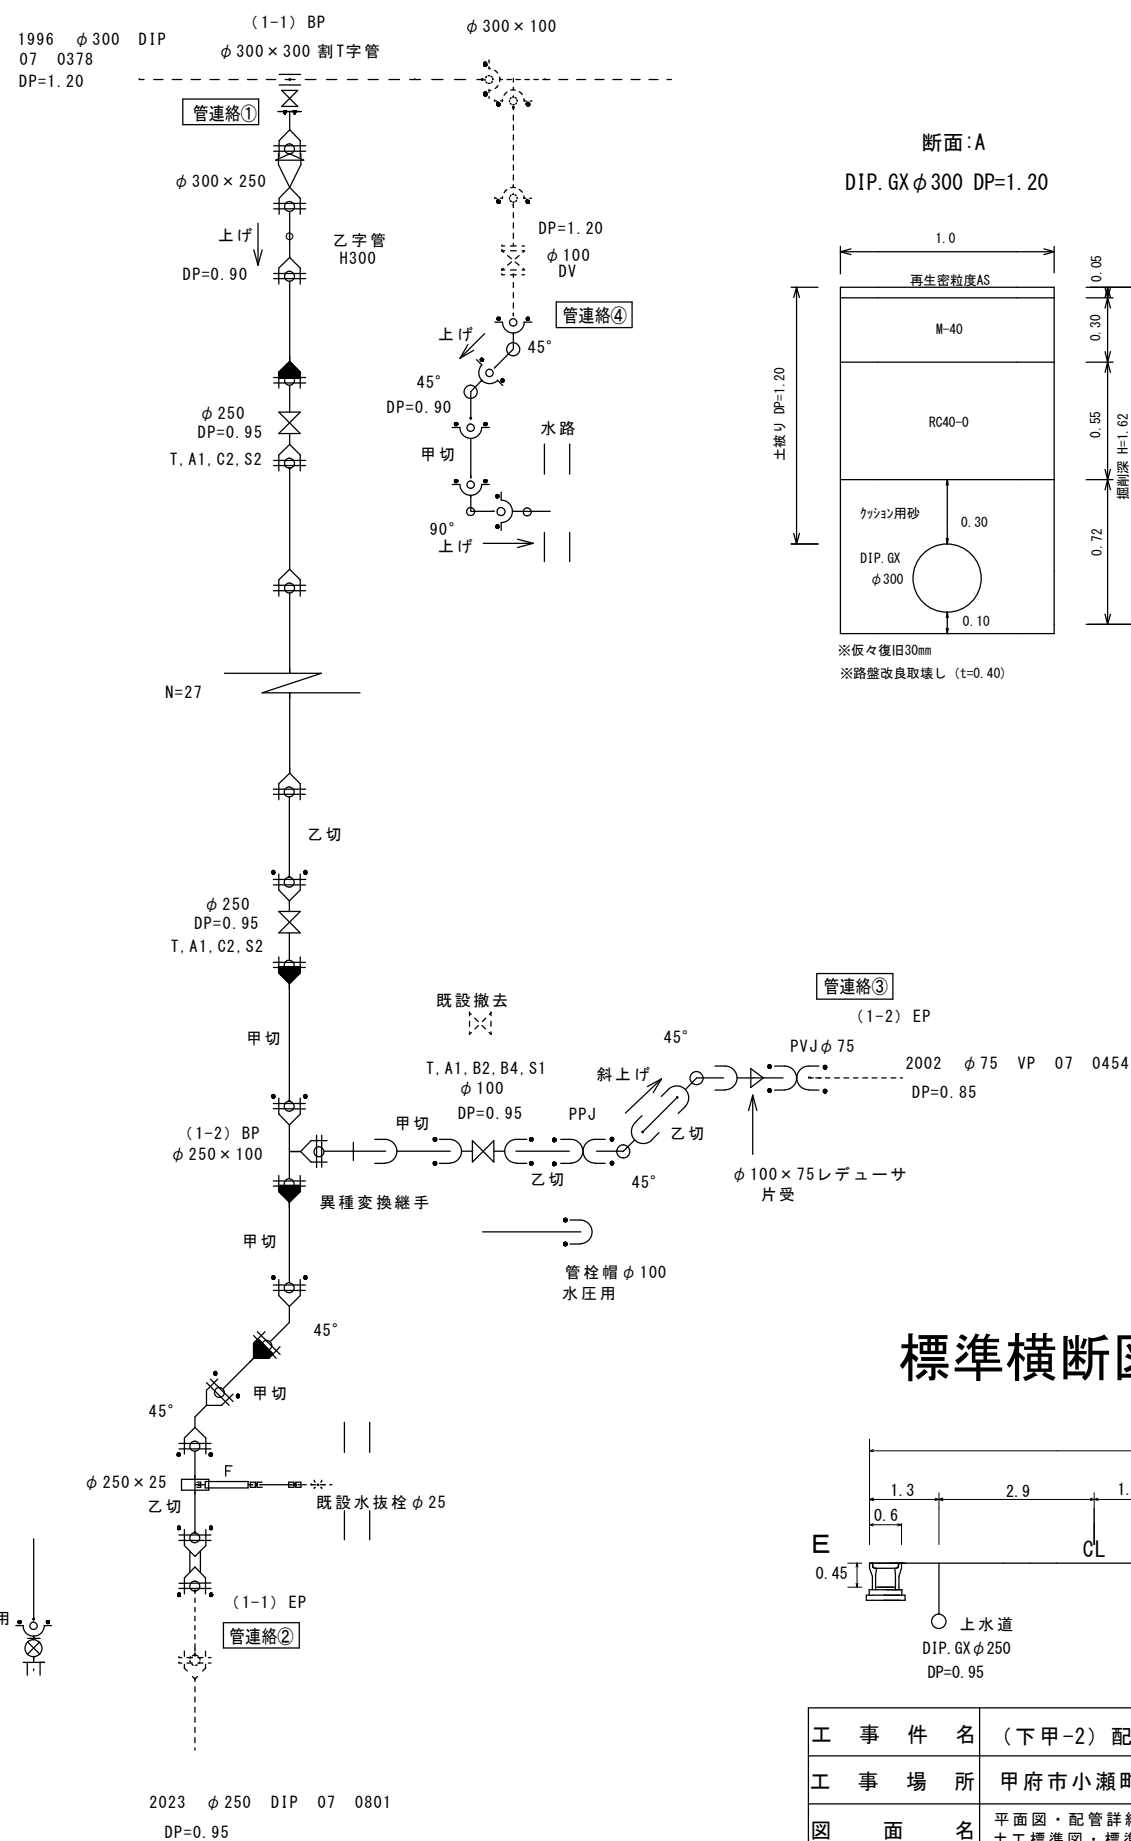


S=1 : 25

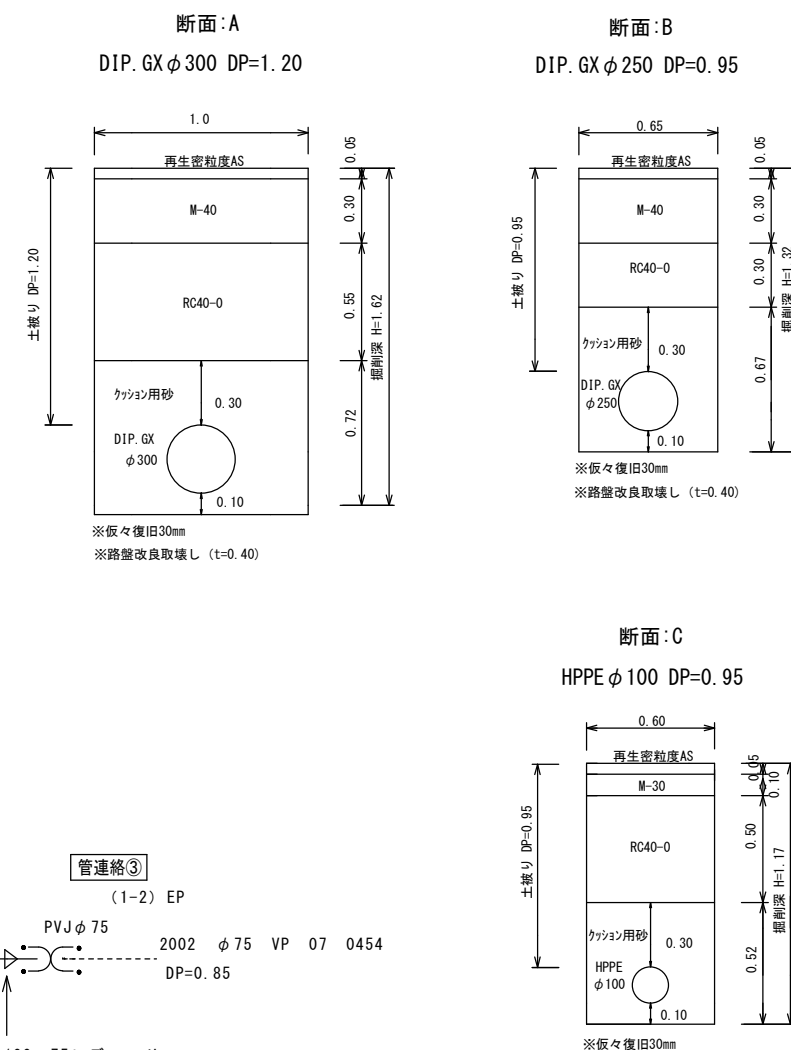


S=1 : 100

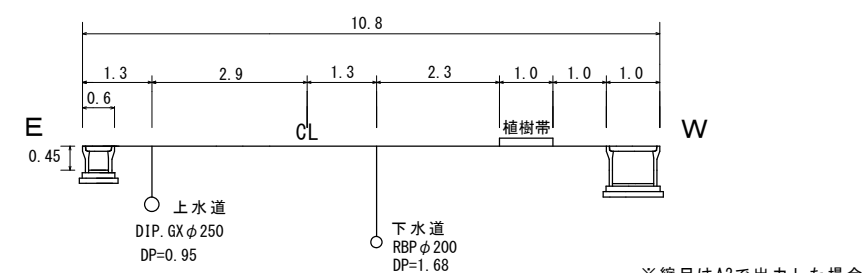

工 事 件 名	(下甲-2) 配水管布設工事 (山城一処理分区分・R7-1)									
工 事 場 所	甲府市小瀬町地内 (小瀬スポーツ公園の東)									
図 面 名	平面図・配管詳細図 土工標準図・標準横断面図			縮尺	図 示	分割	2/3			
甲府市上下水道局 契約番号	R7-下甲-2				マイクロNo.					

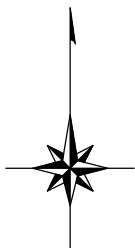


平面図 S=1 : 500

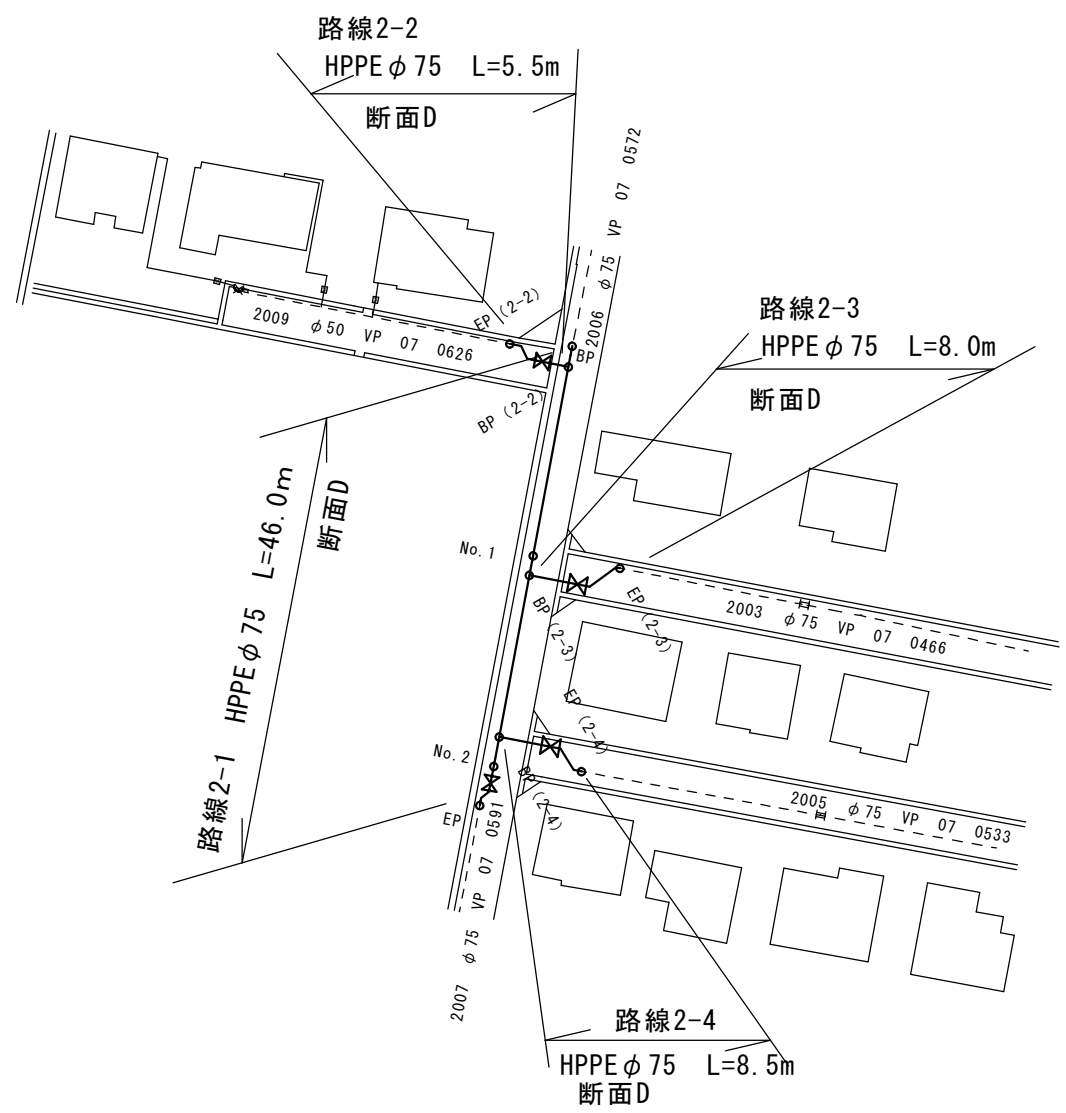


※給水管 PPφ20 1件


配管詳細図 S=任意

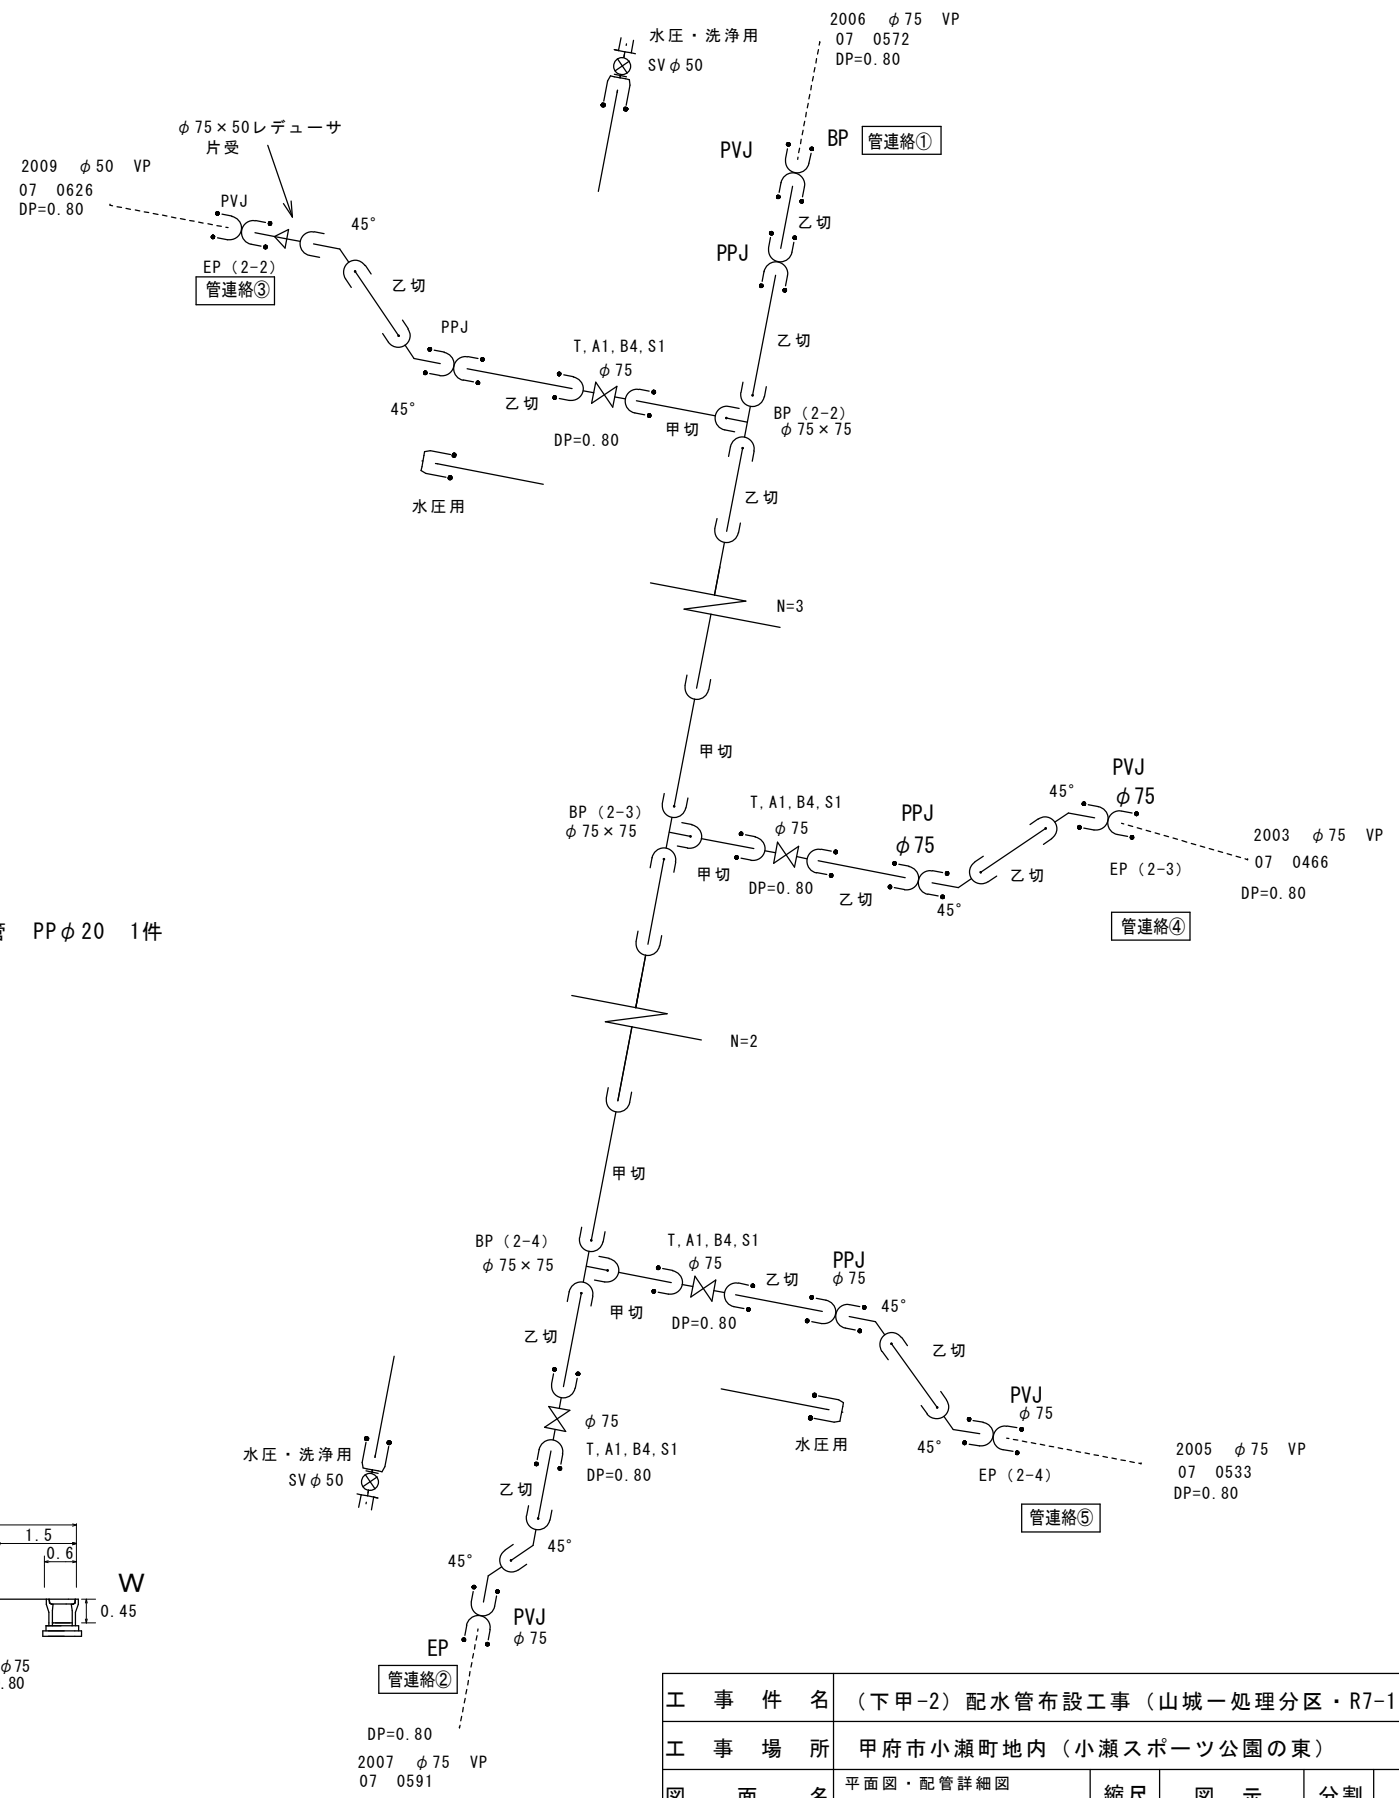

土工標準図 S=1 : 25

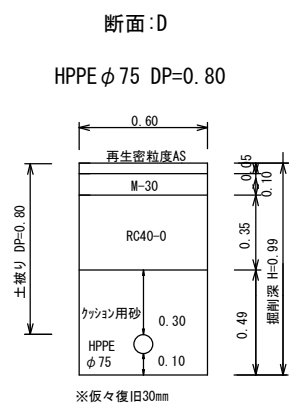

標準横断面図 S=1 : 100

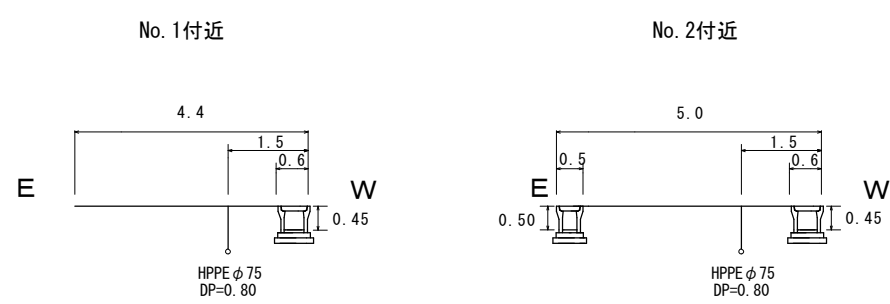

工 事 件 名	(下甲-2) 配水管布設工事 (山城一処理分区・R7-1)						
工 事 場 所	甲府市小瀬町地内 (小瀬スポーツ公園の東)						
図 面 名	平面図・配管詳細図	縮 尺	図 示	分割	3/3		
甲府市上下水道局		契約番号	R7ー下甲ー2	マイクロNo.			