




平面図 1 : 500

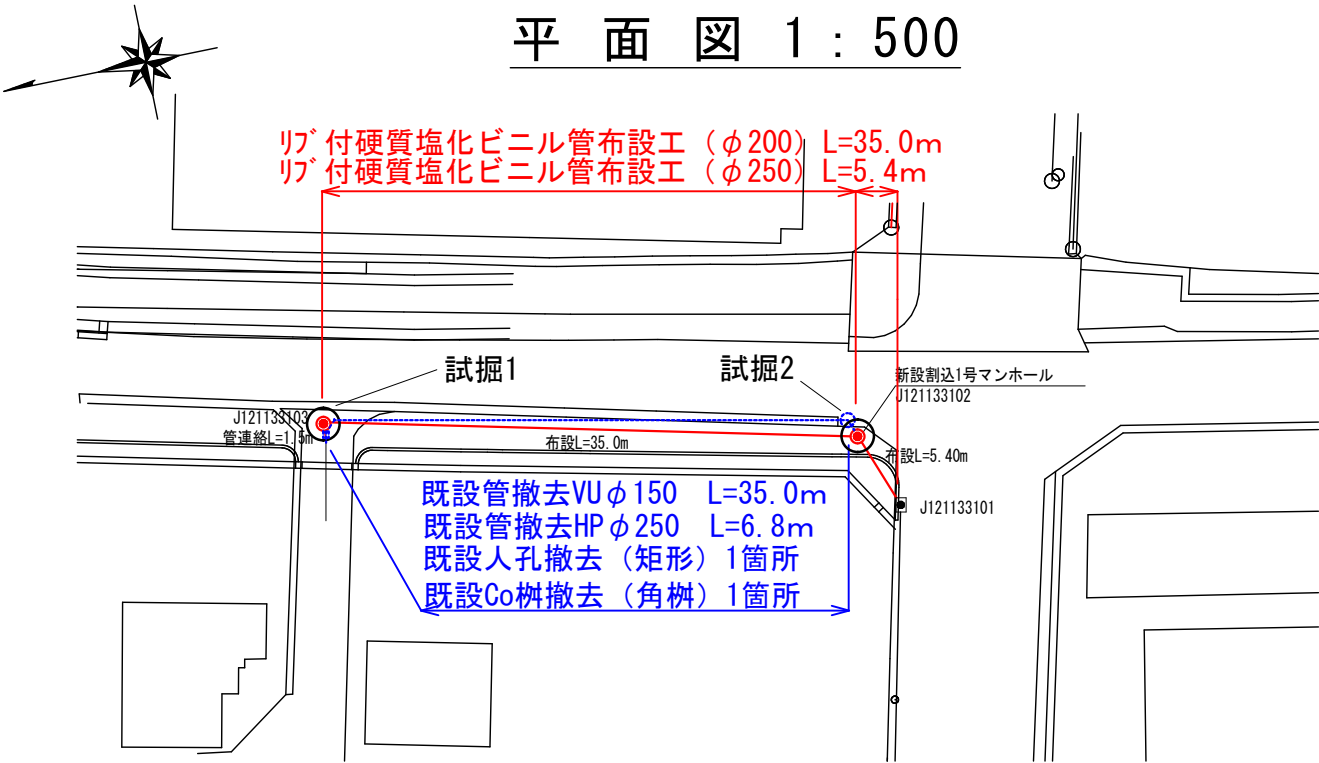


縦断面図 縦 1:200
横 1:500
(新設)

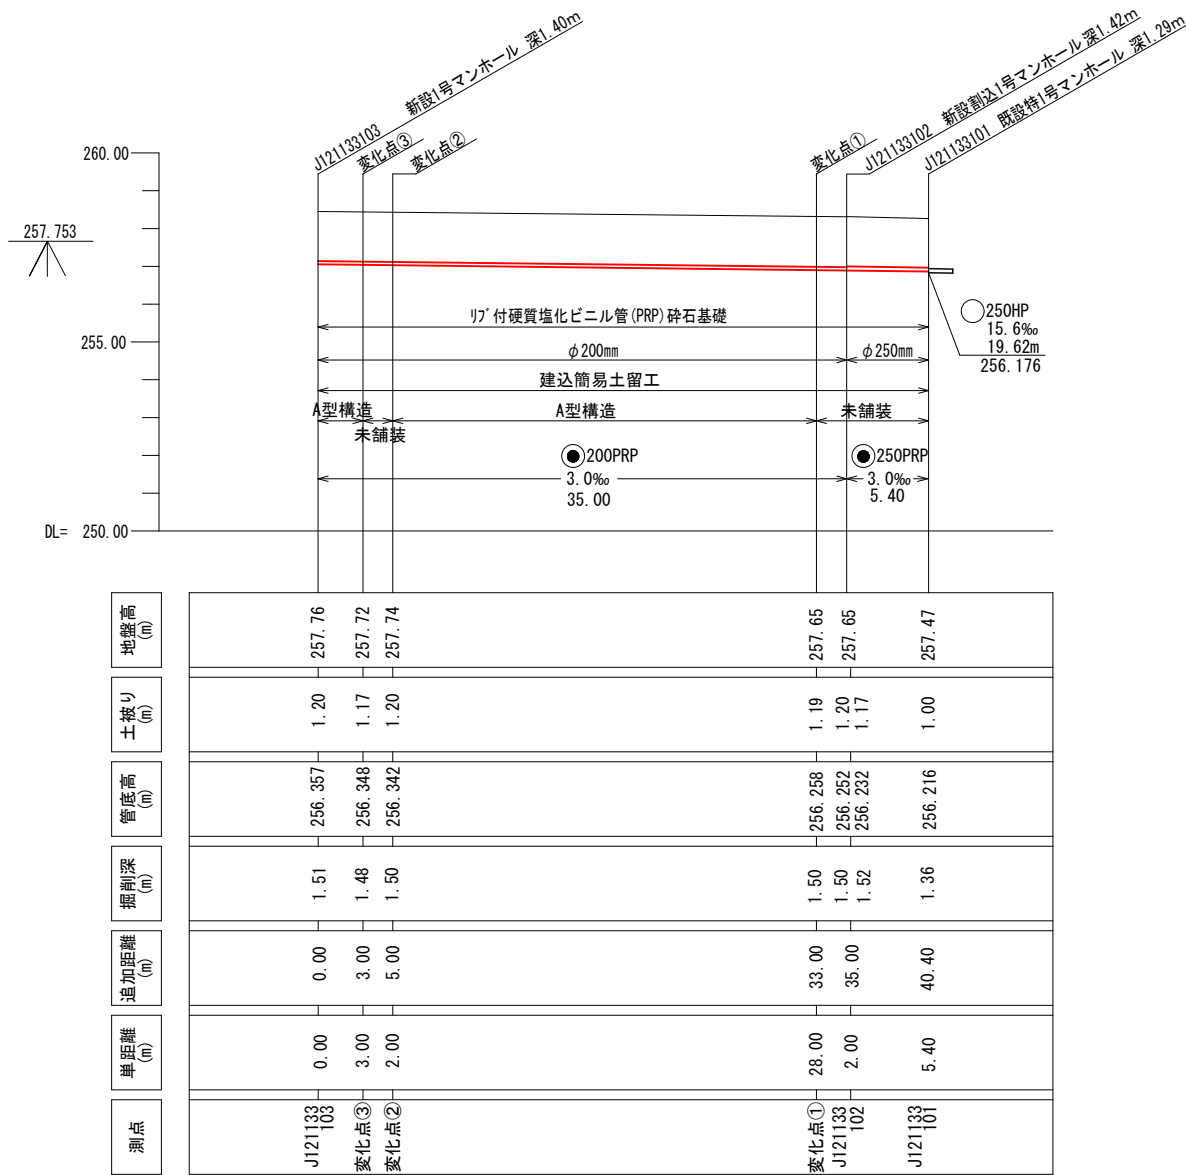


横断図 1 : 50

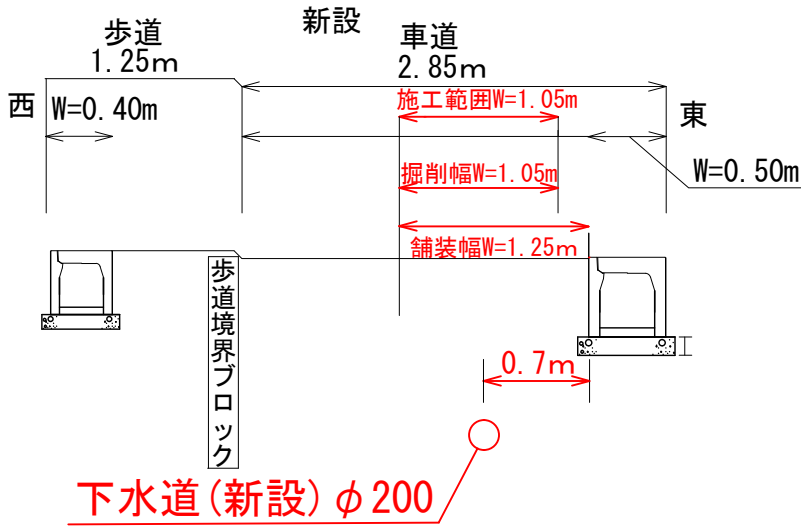

横断図 1 : 50

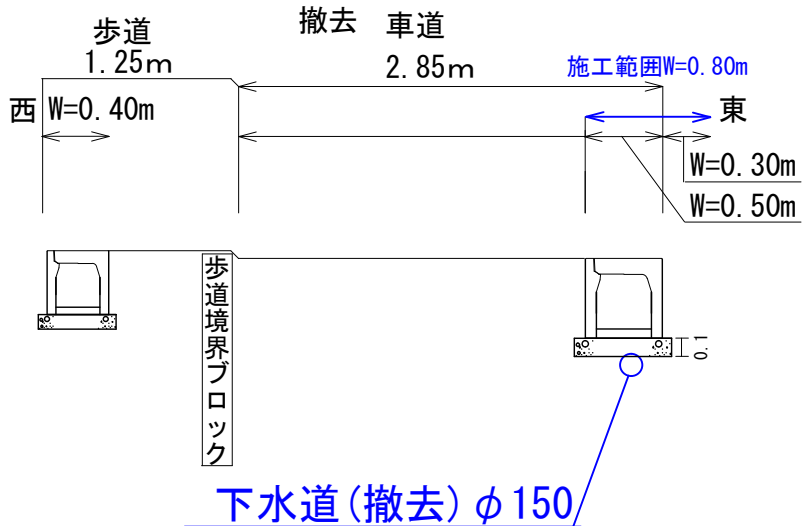

縦断面図 縦 1:200
横 1:500
(撤去)

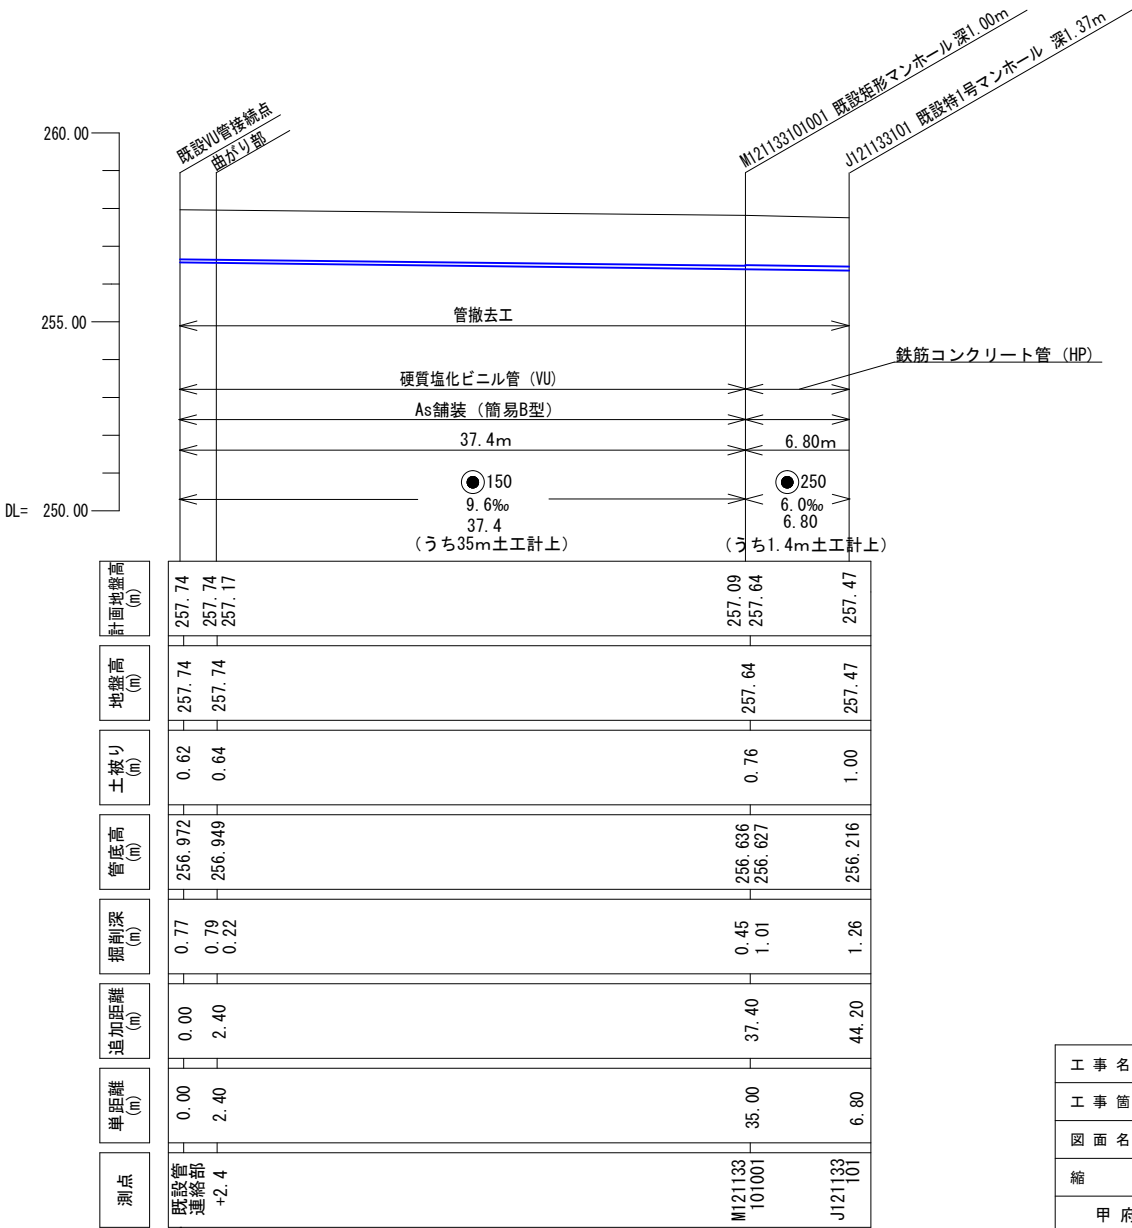


工事名称	下水道管布設工事 (R7C-3)		
工事箇所	甲府市 城東三丁目 地内		
図面名称	平面図 / 横断図 / 縦断面図		
縮尺	図示	図面枚数	1 / 2
甲府市上下水道局工務部下水道課			

標準構造図

1号組立マンホール（内径900mm円形）

S = 1/60 (1/30)
()内A1縮尺

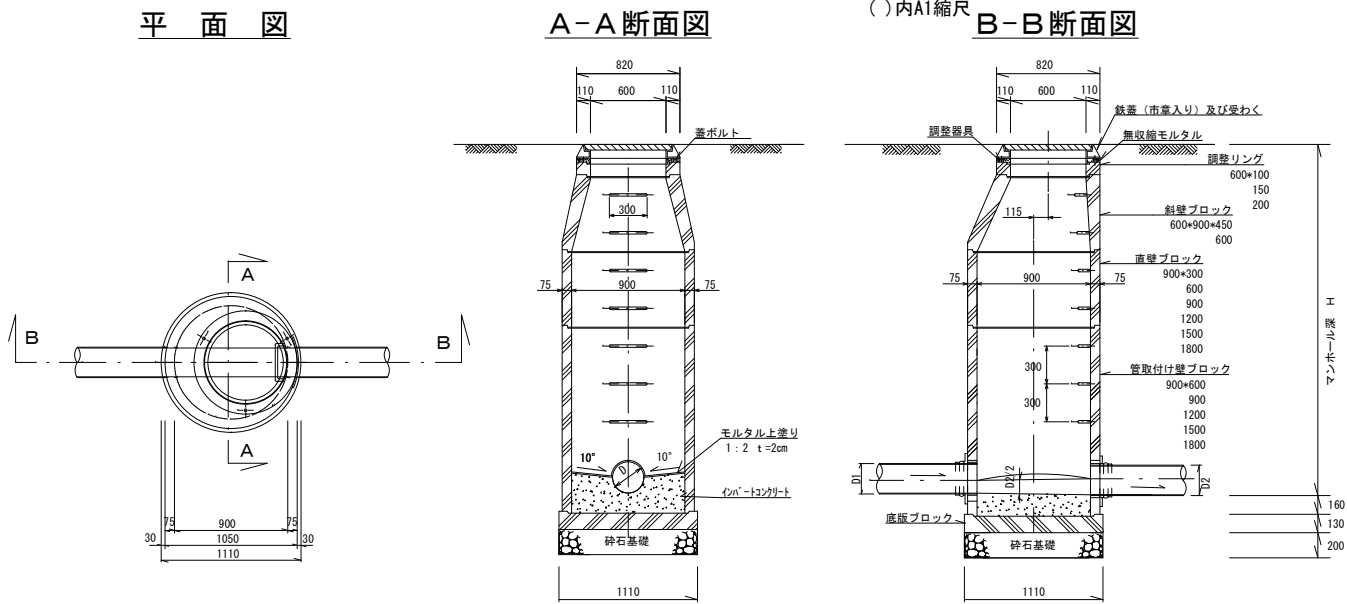


リブ付塩化ビニル管基礎標準構造図

S=1:30 (1:15)
()内A1縮尺

PRPφ200


PRPφ250

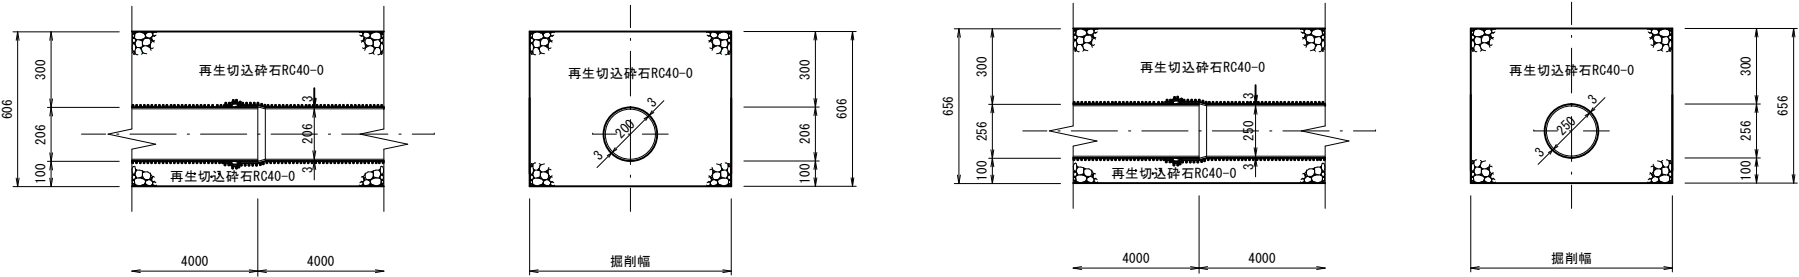

公設枿・取付管標準図


S = 任意

横 型（標準タイプ）

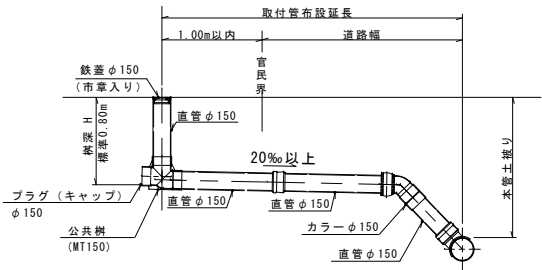

簡易土留め

S=1: 任意

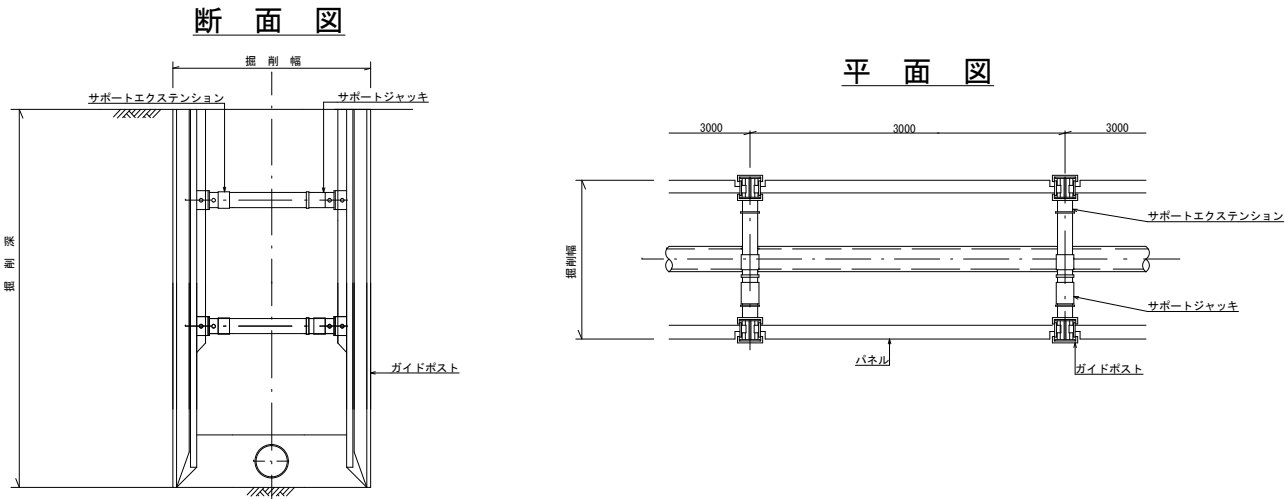

工 事 名	下水道管布設工事 (R7C-3)		
工 事 箇 所	甲府市 城東三丁目 地内		
図 面 名 称	標 準 構 造 図		
縮 尺	図 示	枚 数	2 / 2
甲 府 市 上 下 水 道 局 工 務 部 下 水 道 課			