


平面図

○ 小型人孔鉄蓋調整工 N = 7箇所

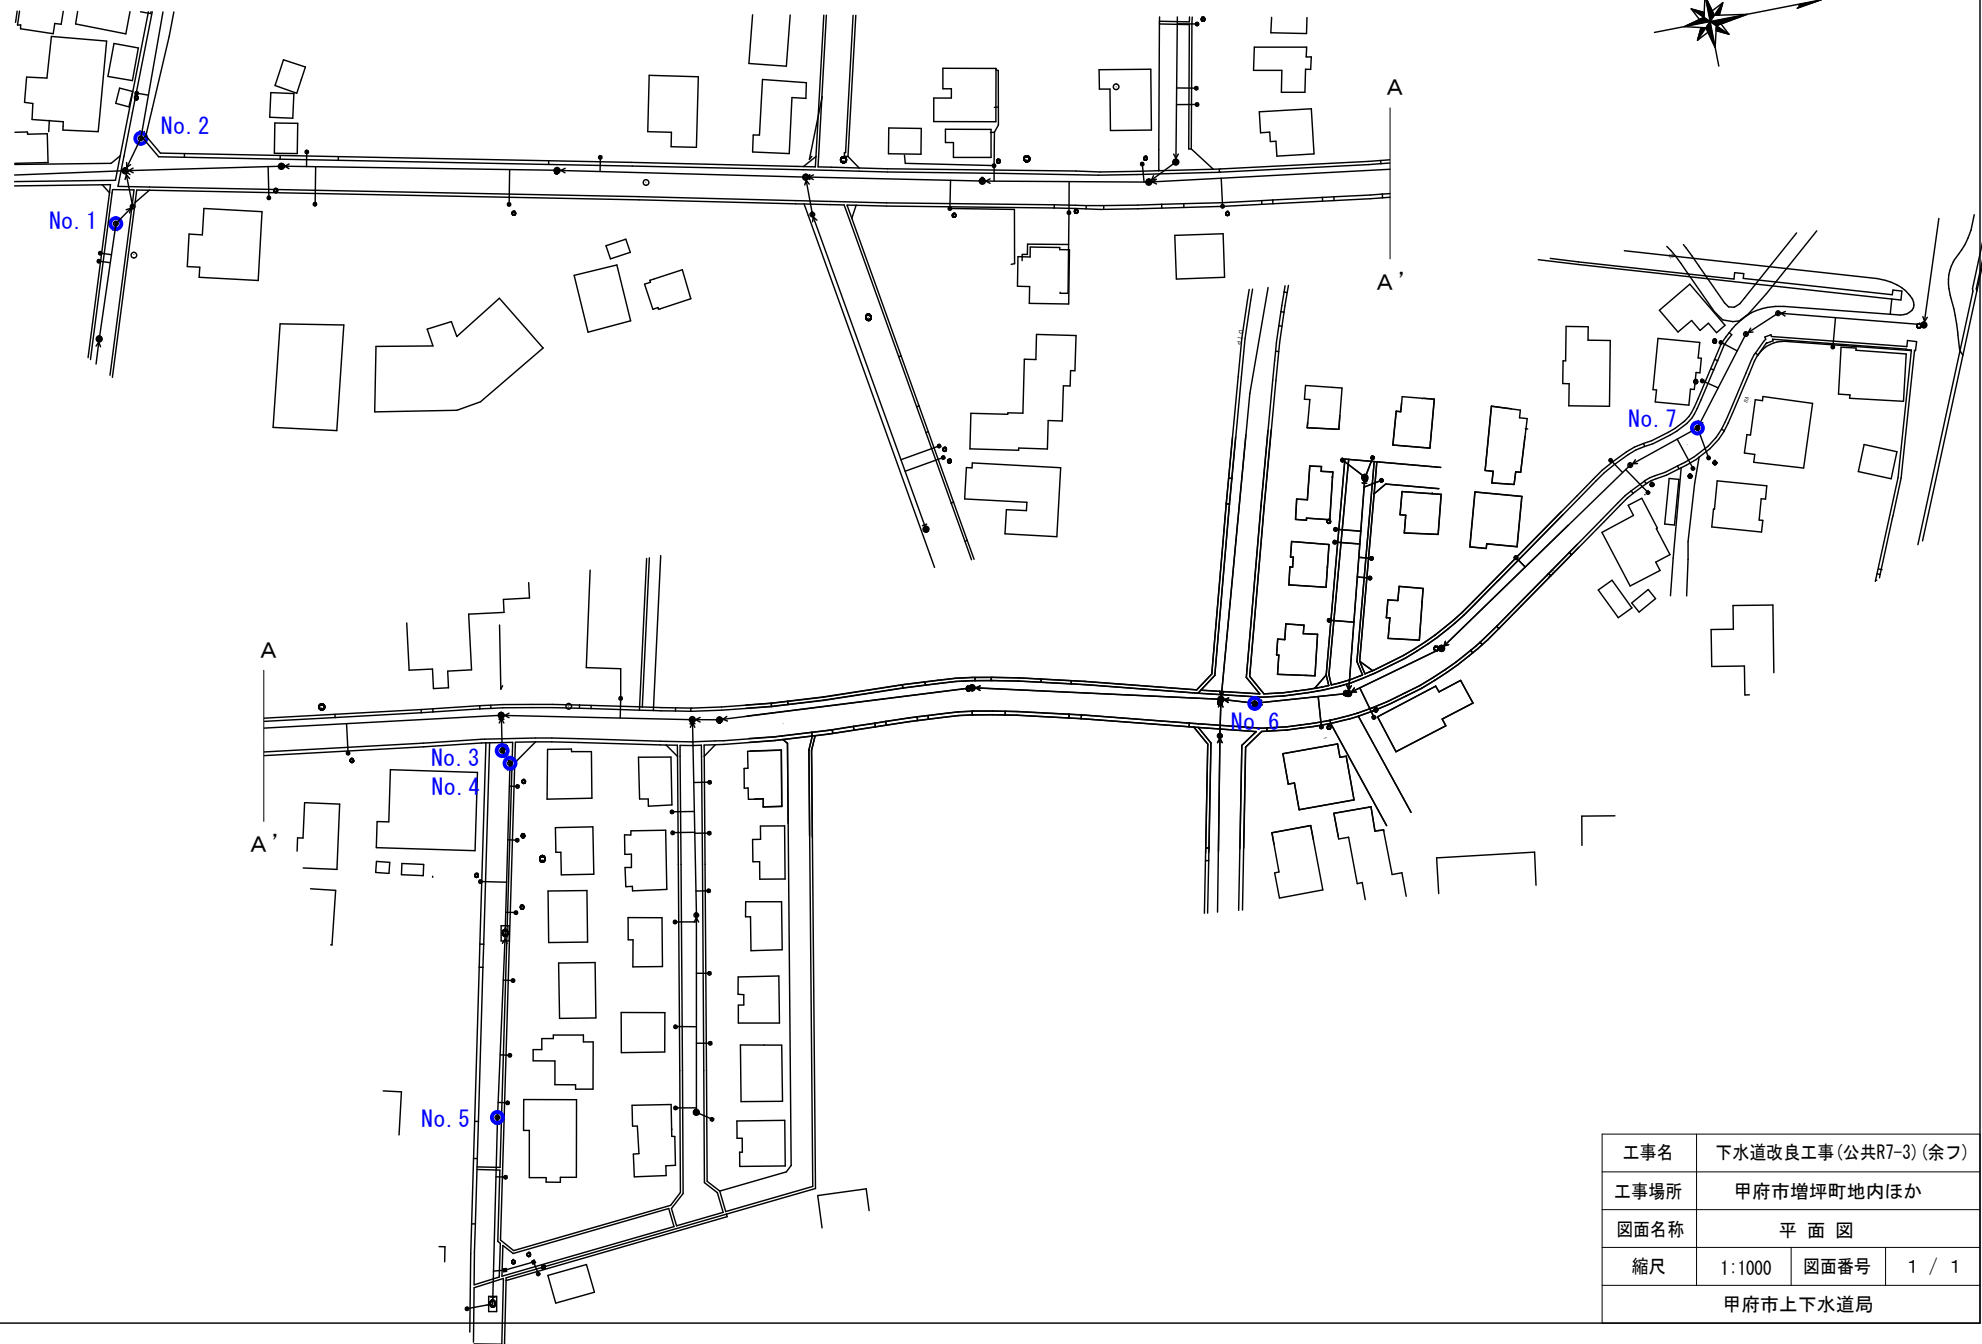

工事名	下水道改良工事(公共R7-3)(余フ)		
工事場所	甲府市増坪町地内ほか		
図面名称	平面図		
縮尺	1:1000	図面番号	1 / 1
甲府市上下水道局			