




平面图 S=1:500 (A2)

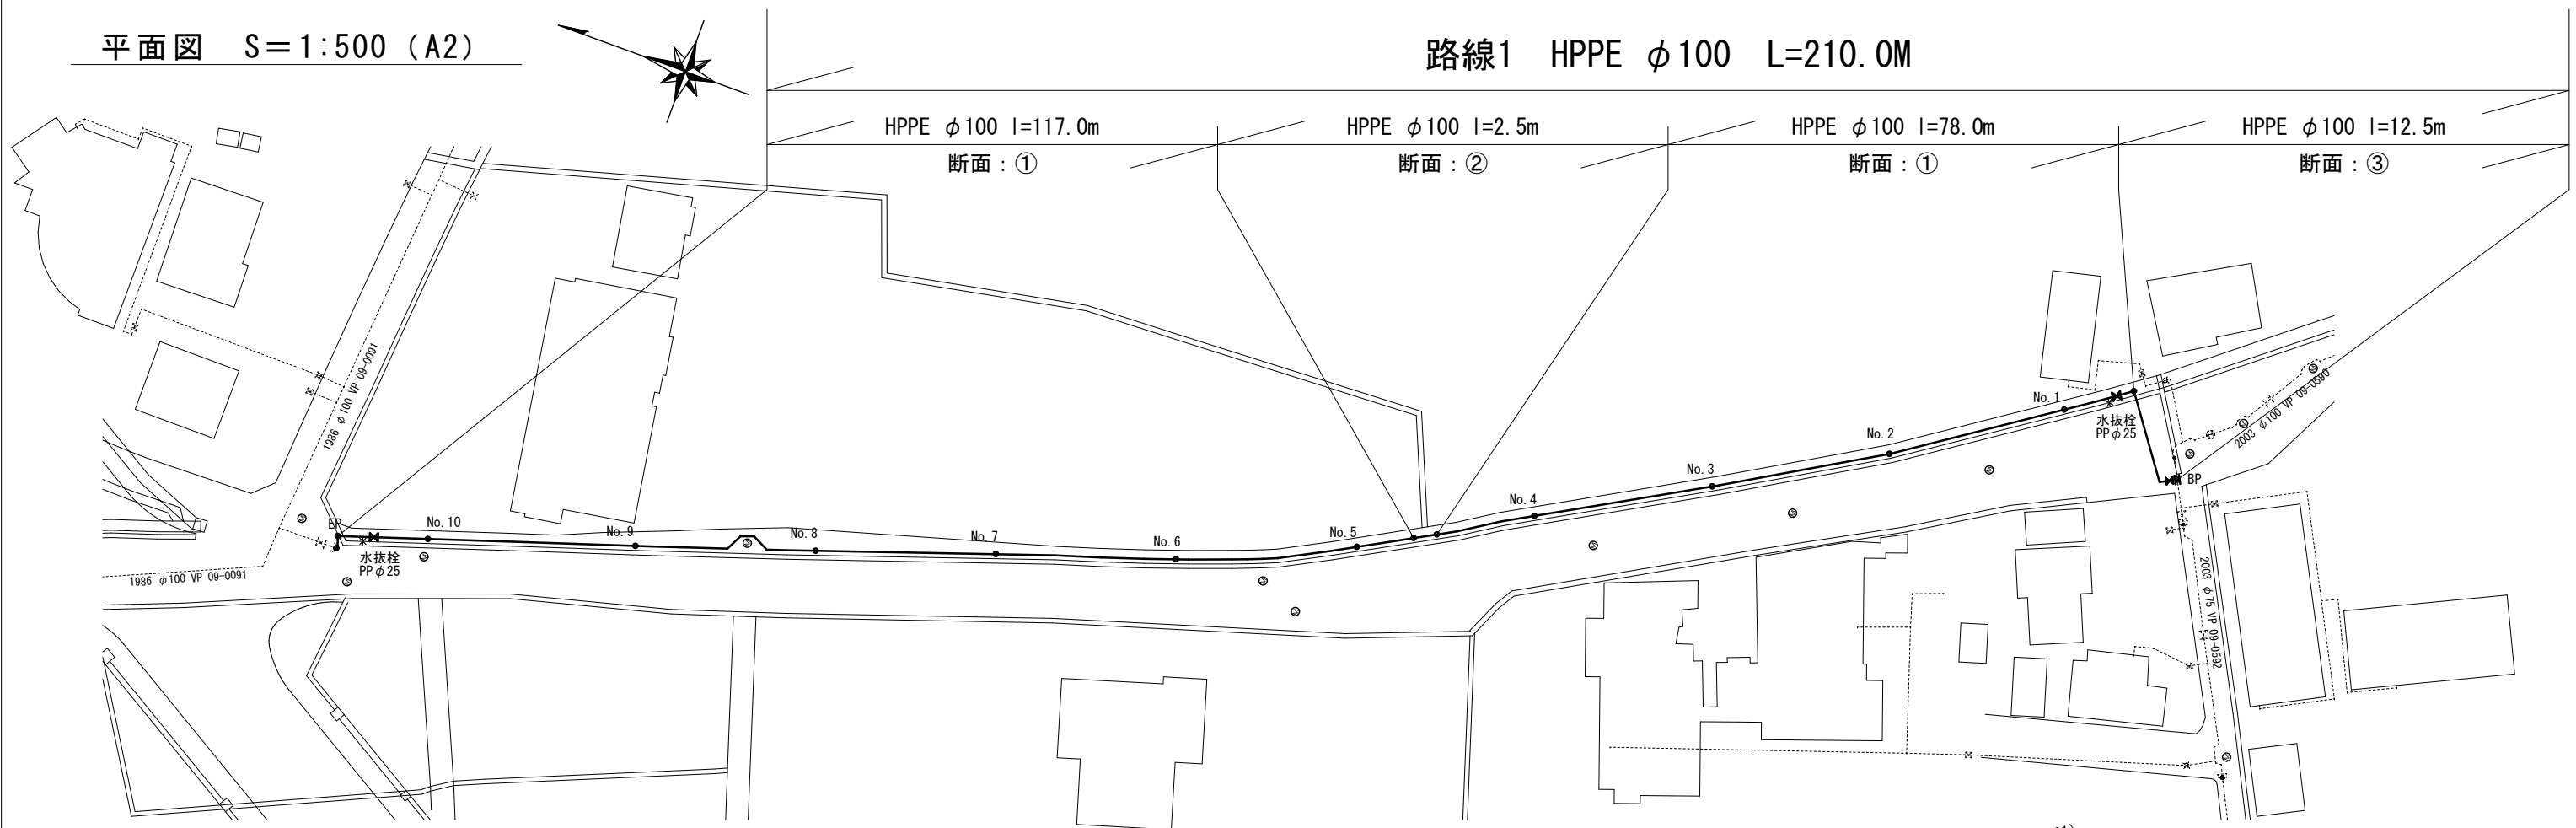


配管詳細図 S=1:任意

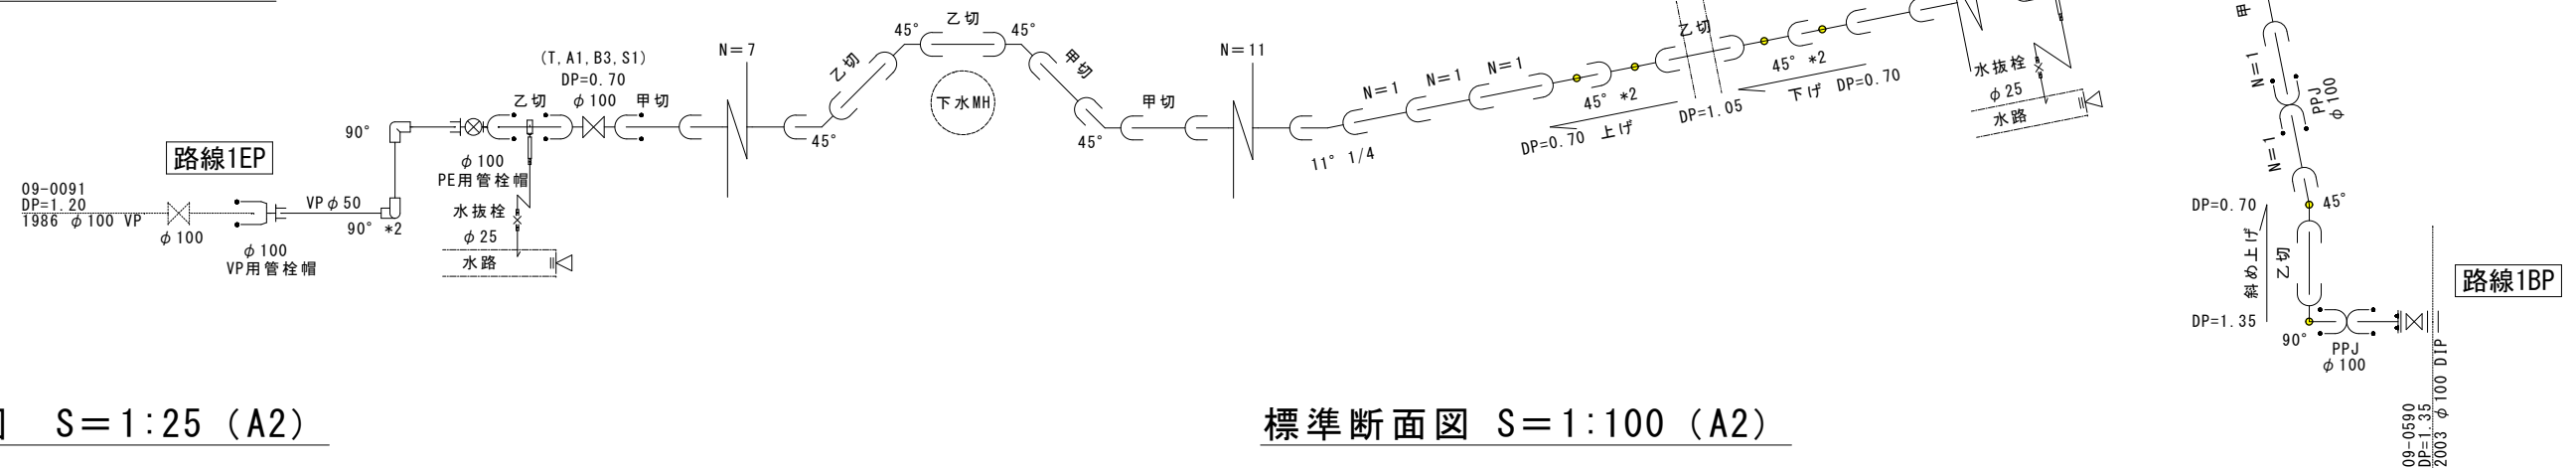

土工標準図 S=1:25 (A2)

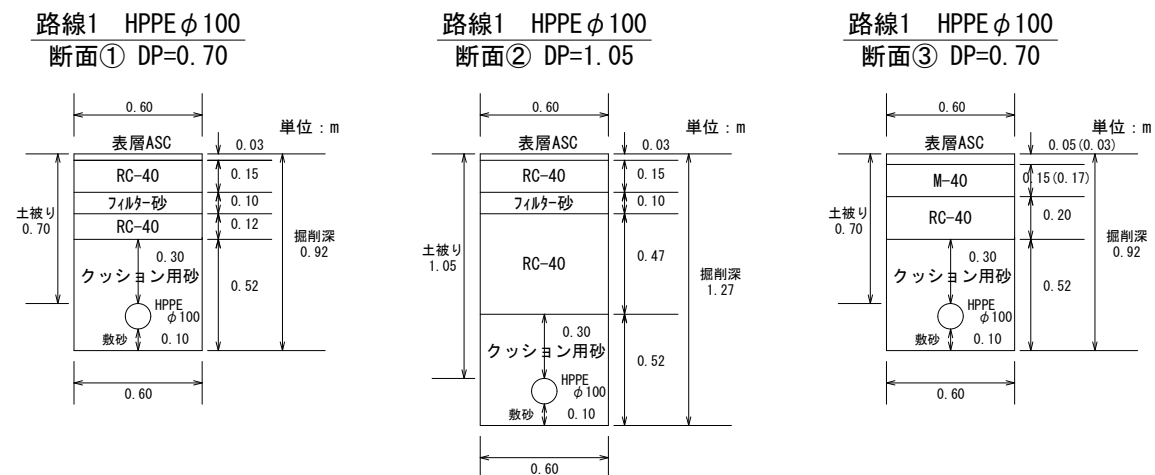

標準断面図 S=1:100 (A2)

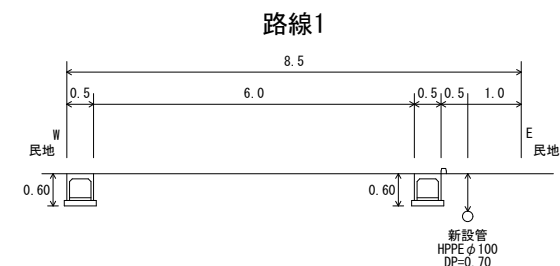

※縮尺はA2で出力した場合

工 事 件 名		(R8配昭-1)配水管布設工事(余フ)									
工 事 場 所		昭和町押越地内(町立押原中学校の南)									
図 面 名		平面図・配管詳細図 土工標準図・標準断面図		縮尺		図示		分割		2/2	
甲府市上下水道局		管理番号		R 8 - 配 昭 - 1		マイクログ. No.					