

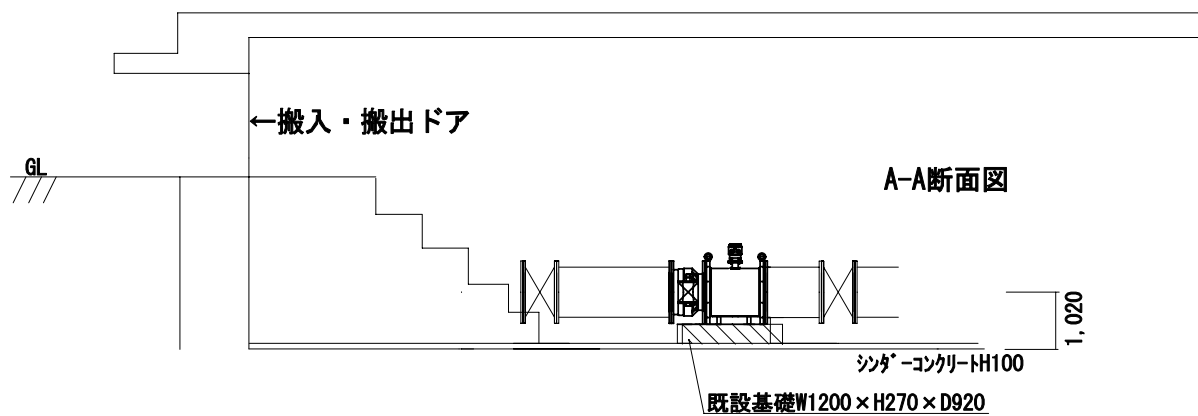
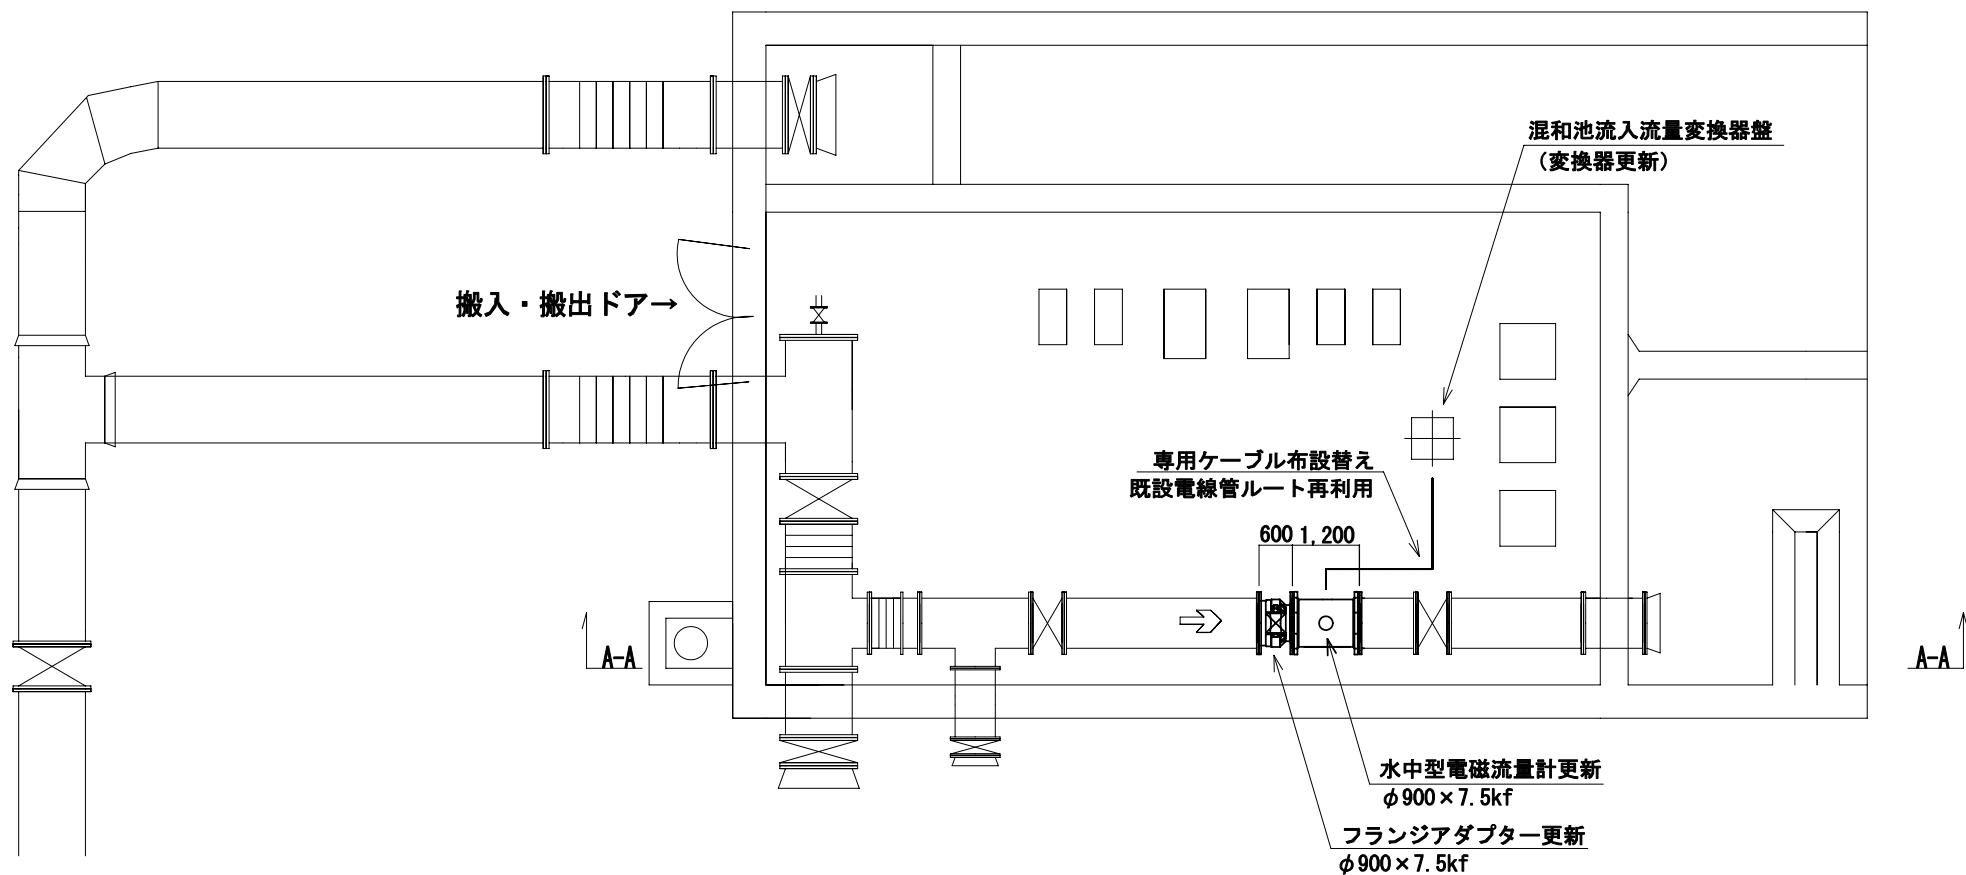


工事件名	(そ-4) 平瀬浄水場塩素混和池流入流量計更新工事				
工事場所	甲府市平瀬町437-3 (平瀬浄水場)				
図面名	平面図・更新後	縮尺	NONE	分割	1 / 3
甲府市上下水道局	契約番号			マイクロNo	

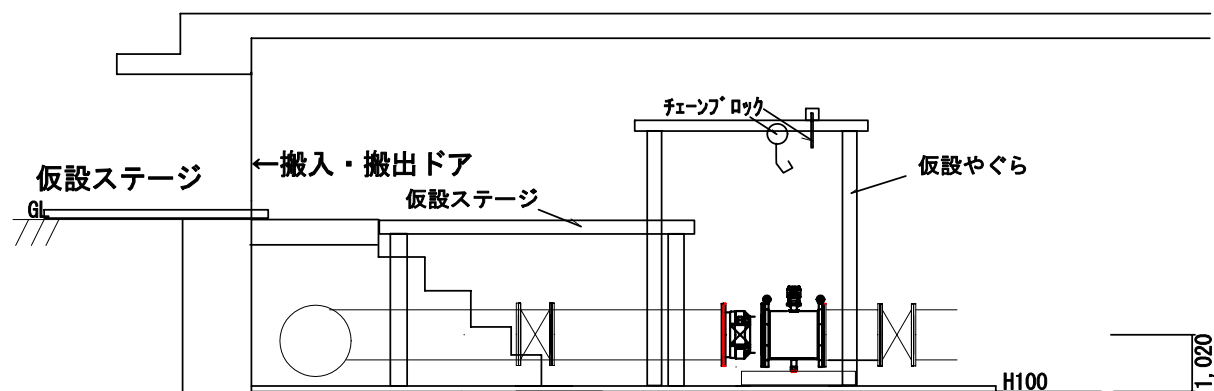

工事件名	(そ-4) 平瀬浄水場塩素混和池流入流量計更新工事						
工事場所	甲府市平瀬町437-3 (平瀬浄水場)						
図面名	平面図・更新前	縮尺	NONE	分割	2 / 3		
甲府市上下水道局	契約番号				マイクロNo.		

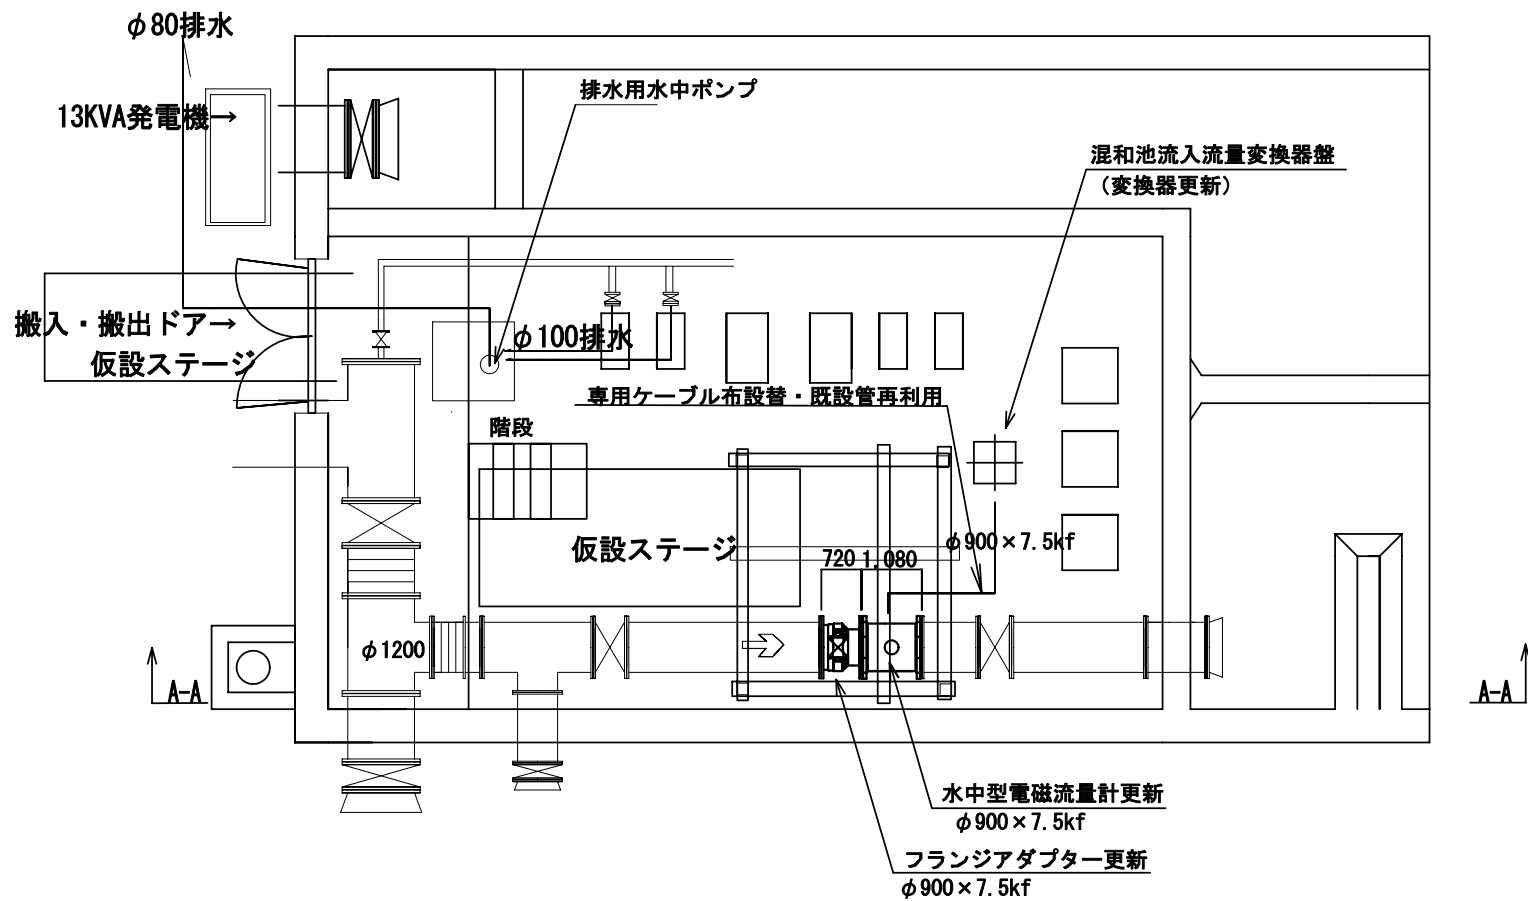

A-A断面図

工事件名	(モ-4) 平瀬浄水場塩素混和池流入流量計更新工事						
工事場所	甲府市平瀬町437-3 (平瀬浄水場)						
図面名	仮設図	縮尺	NONE	分割	3 / 3		
甲府市上下水道局	契約番号				マイクロNo		