


平面図 S=1 : 500

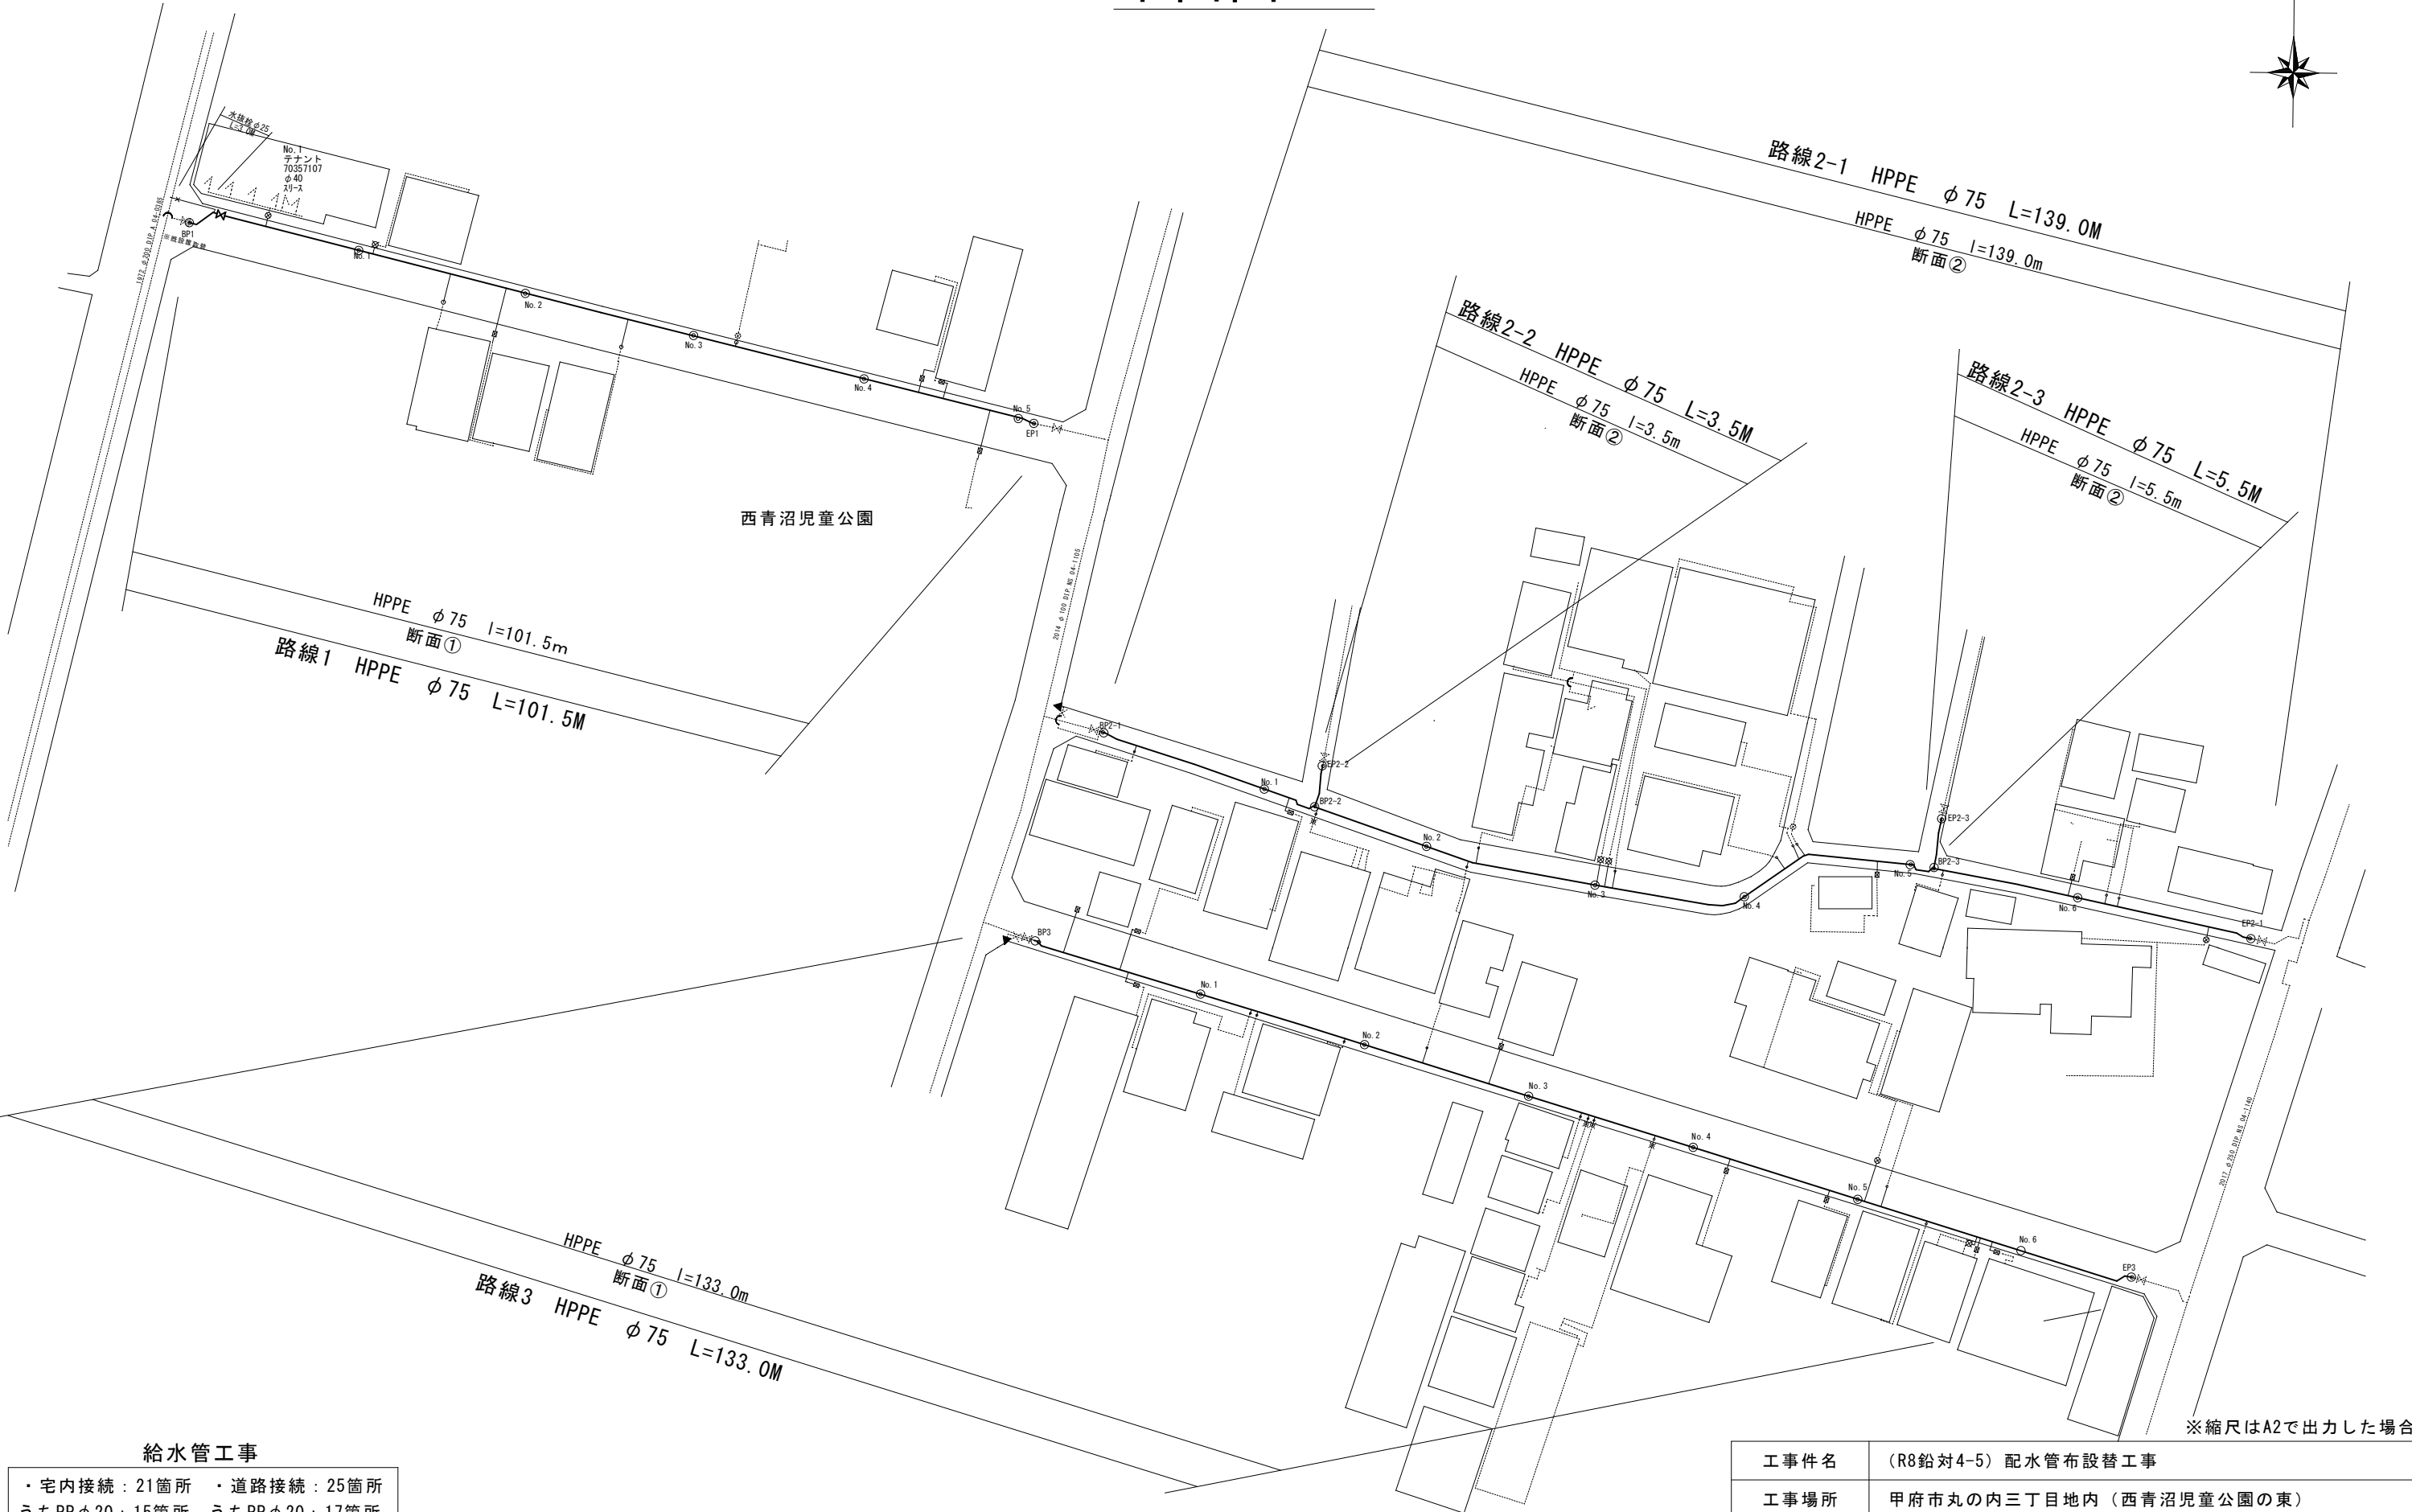


給水管工事

- ・宅内接続：21箇所
- ・道路接続：25箇所
- うちPPφ20：15箇所
- うちPPφ20：17箇所
- PPφ25：3箇所
- PPφ25：6箇所
- SSPφ40：3箇所
- SSPφ40：2箇所
- ・分水止：1箇所 (ALPφ13)

工事件名	(R8鉛対4-5) 配水管布設替工事					
工事場所	甲府市丸の内三丁目地内 (西青沼児童公園の東)					
図面名	平面図	縮尺	1 : 500	分割	2 / 4	
甲府市上下水道局	契約番号	R8-鉛対4-5	マイクNo.			


配管詳細図 S=任意

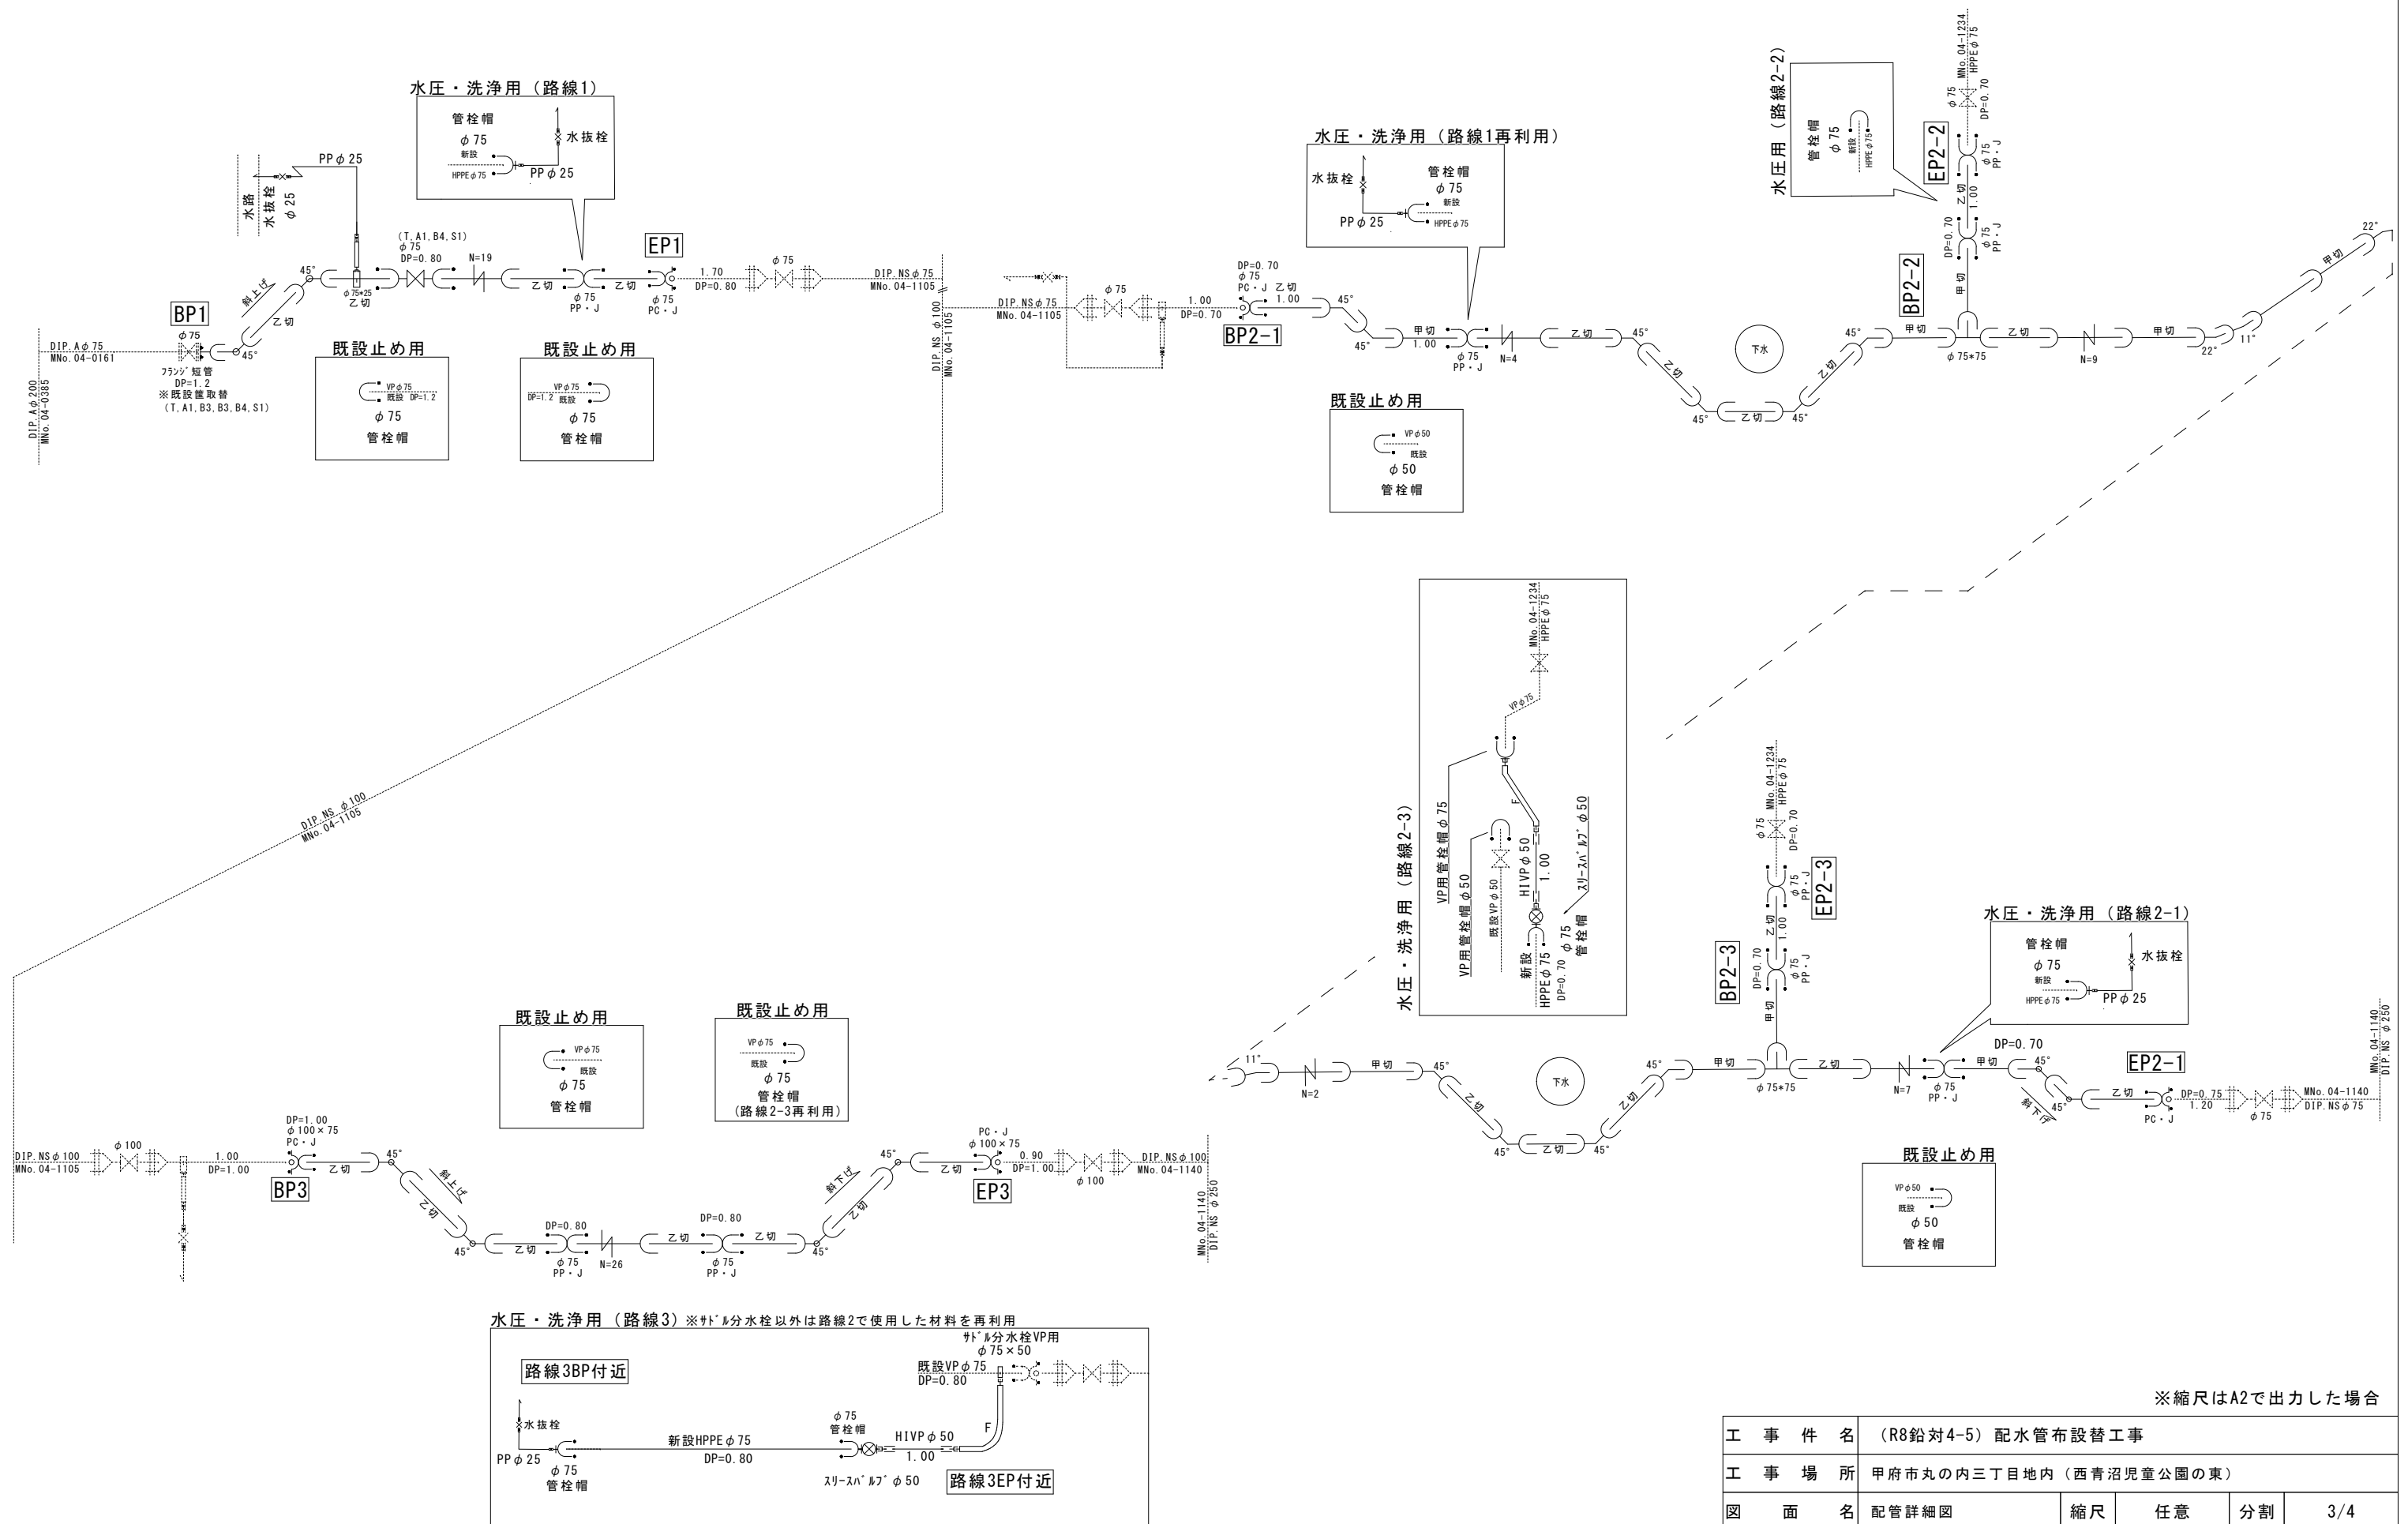


※縮尺はA2で出力した場合

工 事 件 名	(R8鉛対4-5) 配水管布設替工事												
工 事 場 所	甲府市丸の内三丁目地内 (西青沼児童公園の東)												
図 面 名	配管詳細図				縮尺		任意		分割		3/4		
甲府市上下水道局	管理番号	R8-鉛対4-5			マイクロNo.								

標準断面図 S=1:100

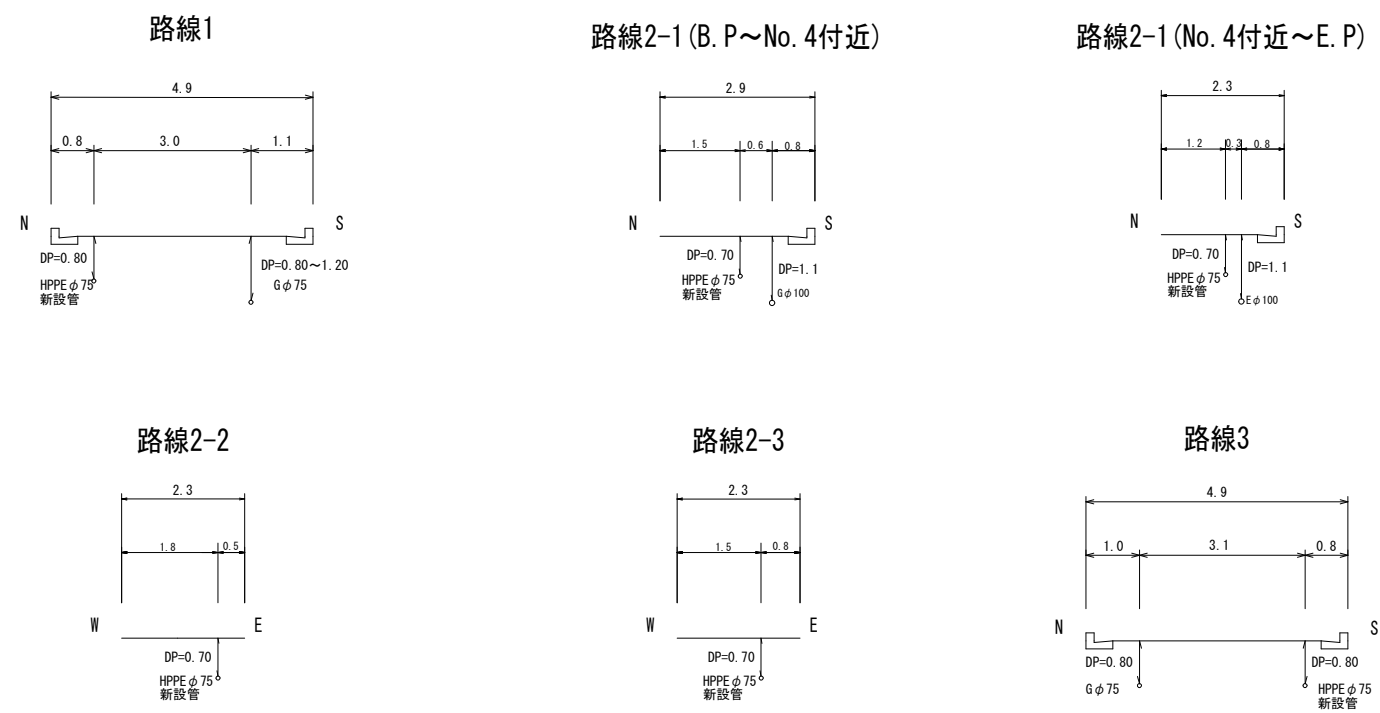

土工標準図 S=1:25

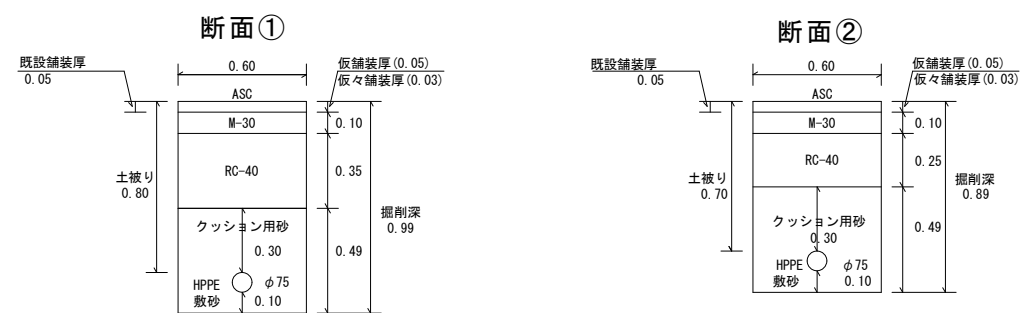

工 事 件 名	(R8鉛対4-5) 配水管布設替工事						
工 事 場 所	甲府市丸の内三丁目地内（西青沼児童公園の東）						
図 面 名	標準断面図・土工標準図	縮 尺	図 示	分割	4/4		
甲府市上下水道局	管理番号	R8-鉛対4-5		マイクNo.			