



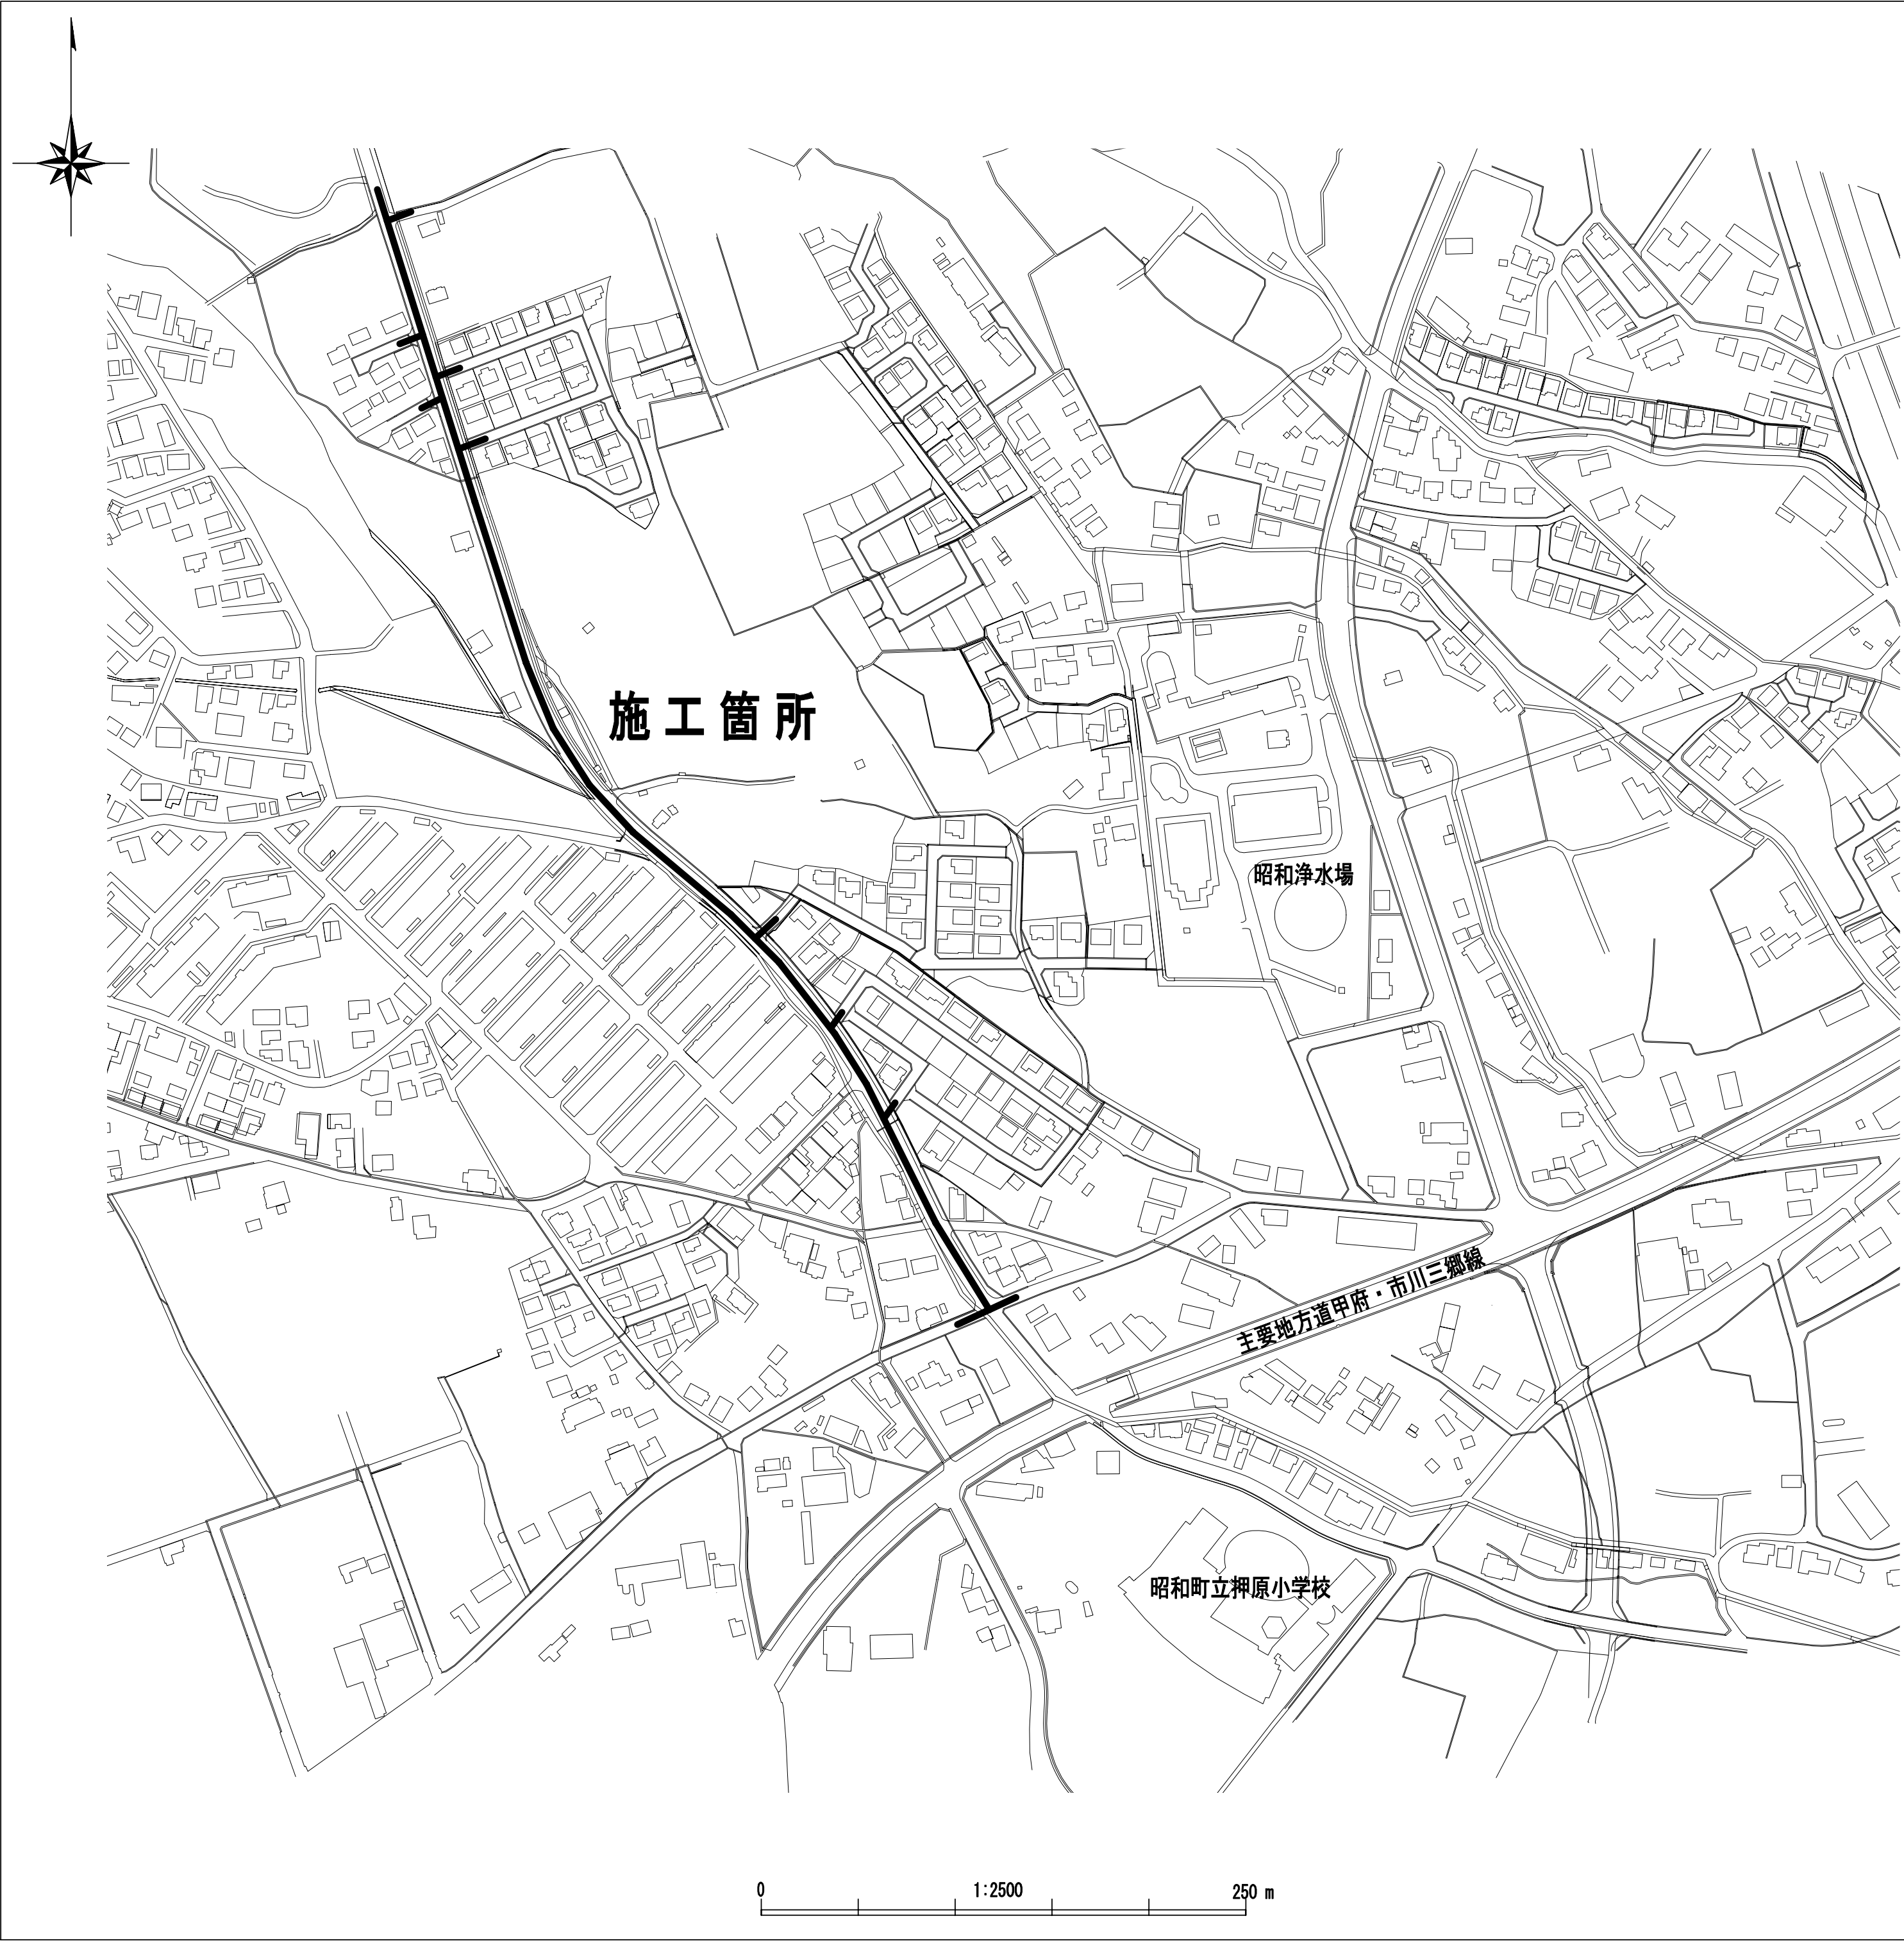

建設工事台帳										管理番号					
年度・科目		令和8年度 第41款 第01項 第01目 第20節 第12細													
工事名称		(R8ブ-2) 配水管布設替工事(余フ)													
工事場所		昭和町西条地内(昭和浄水場の西)													
請負契約年月日		令和 年 月 日				請負業者名		—							
契約工期		令和 年 月 日 ~ 令和 年 月 日													
中止又は延期年月日		令和 年 月 日 ~ 令和 年 月 日													
検査年月日		令和 年 月 日着手				令和 年 月 日完成		令和 年 月 日							
配管業者名		—				配管工氏名		—							
検査員職氏名		—				印 立会人職氏名		—				印			
担当課係名		水道 課				水道更新 係									
設計者職氏名		—				印 監督者氏名		—				印			
(工事の内容)															
DIP. GX φ300 L=699.5m 仕切弁. GX φ300 12基															
DIP. GX φ200 L= 11.0m 仕切弁. GX φ200 1基															
DIP. K φ200 L= 7.0m 仕切弁. PE φ100 1基															
HPPE φ100 L= 8.0m 仕切弁. PE φ 75 5基															
HPPE φ 75 L= 37.5m 仕切弁. PE φ 50 2基															
HPPE φ 50 L= 23.0m 泥吐弁. GX φ100 5基															
消火栓 φ 75 2基															
空気弁 φ 20 2基															
廃棄管	年度														
	管種														
	口径														
	延長														
7/10m															
(特記事項)															
※縮尺はA2で出力した場合															
土質区分		—				湧水状況		—							
縮 尺		1:2500				分割数		1 / 9							
図面番号		—													
出力年月日		令和 年 月 日				図面更新年月日		令和 年 月 日				印			
甲府市上下水道局						マイクロNo									

平面図(1) S=1/500

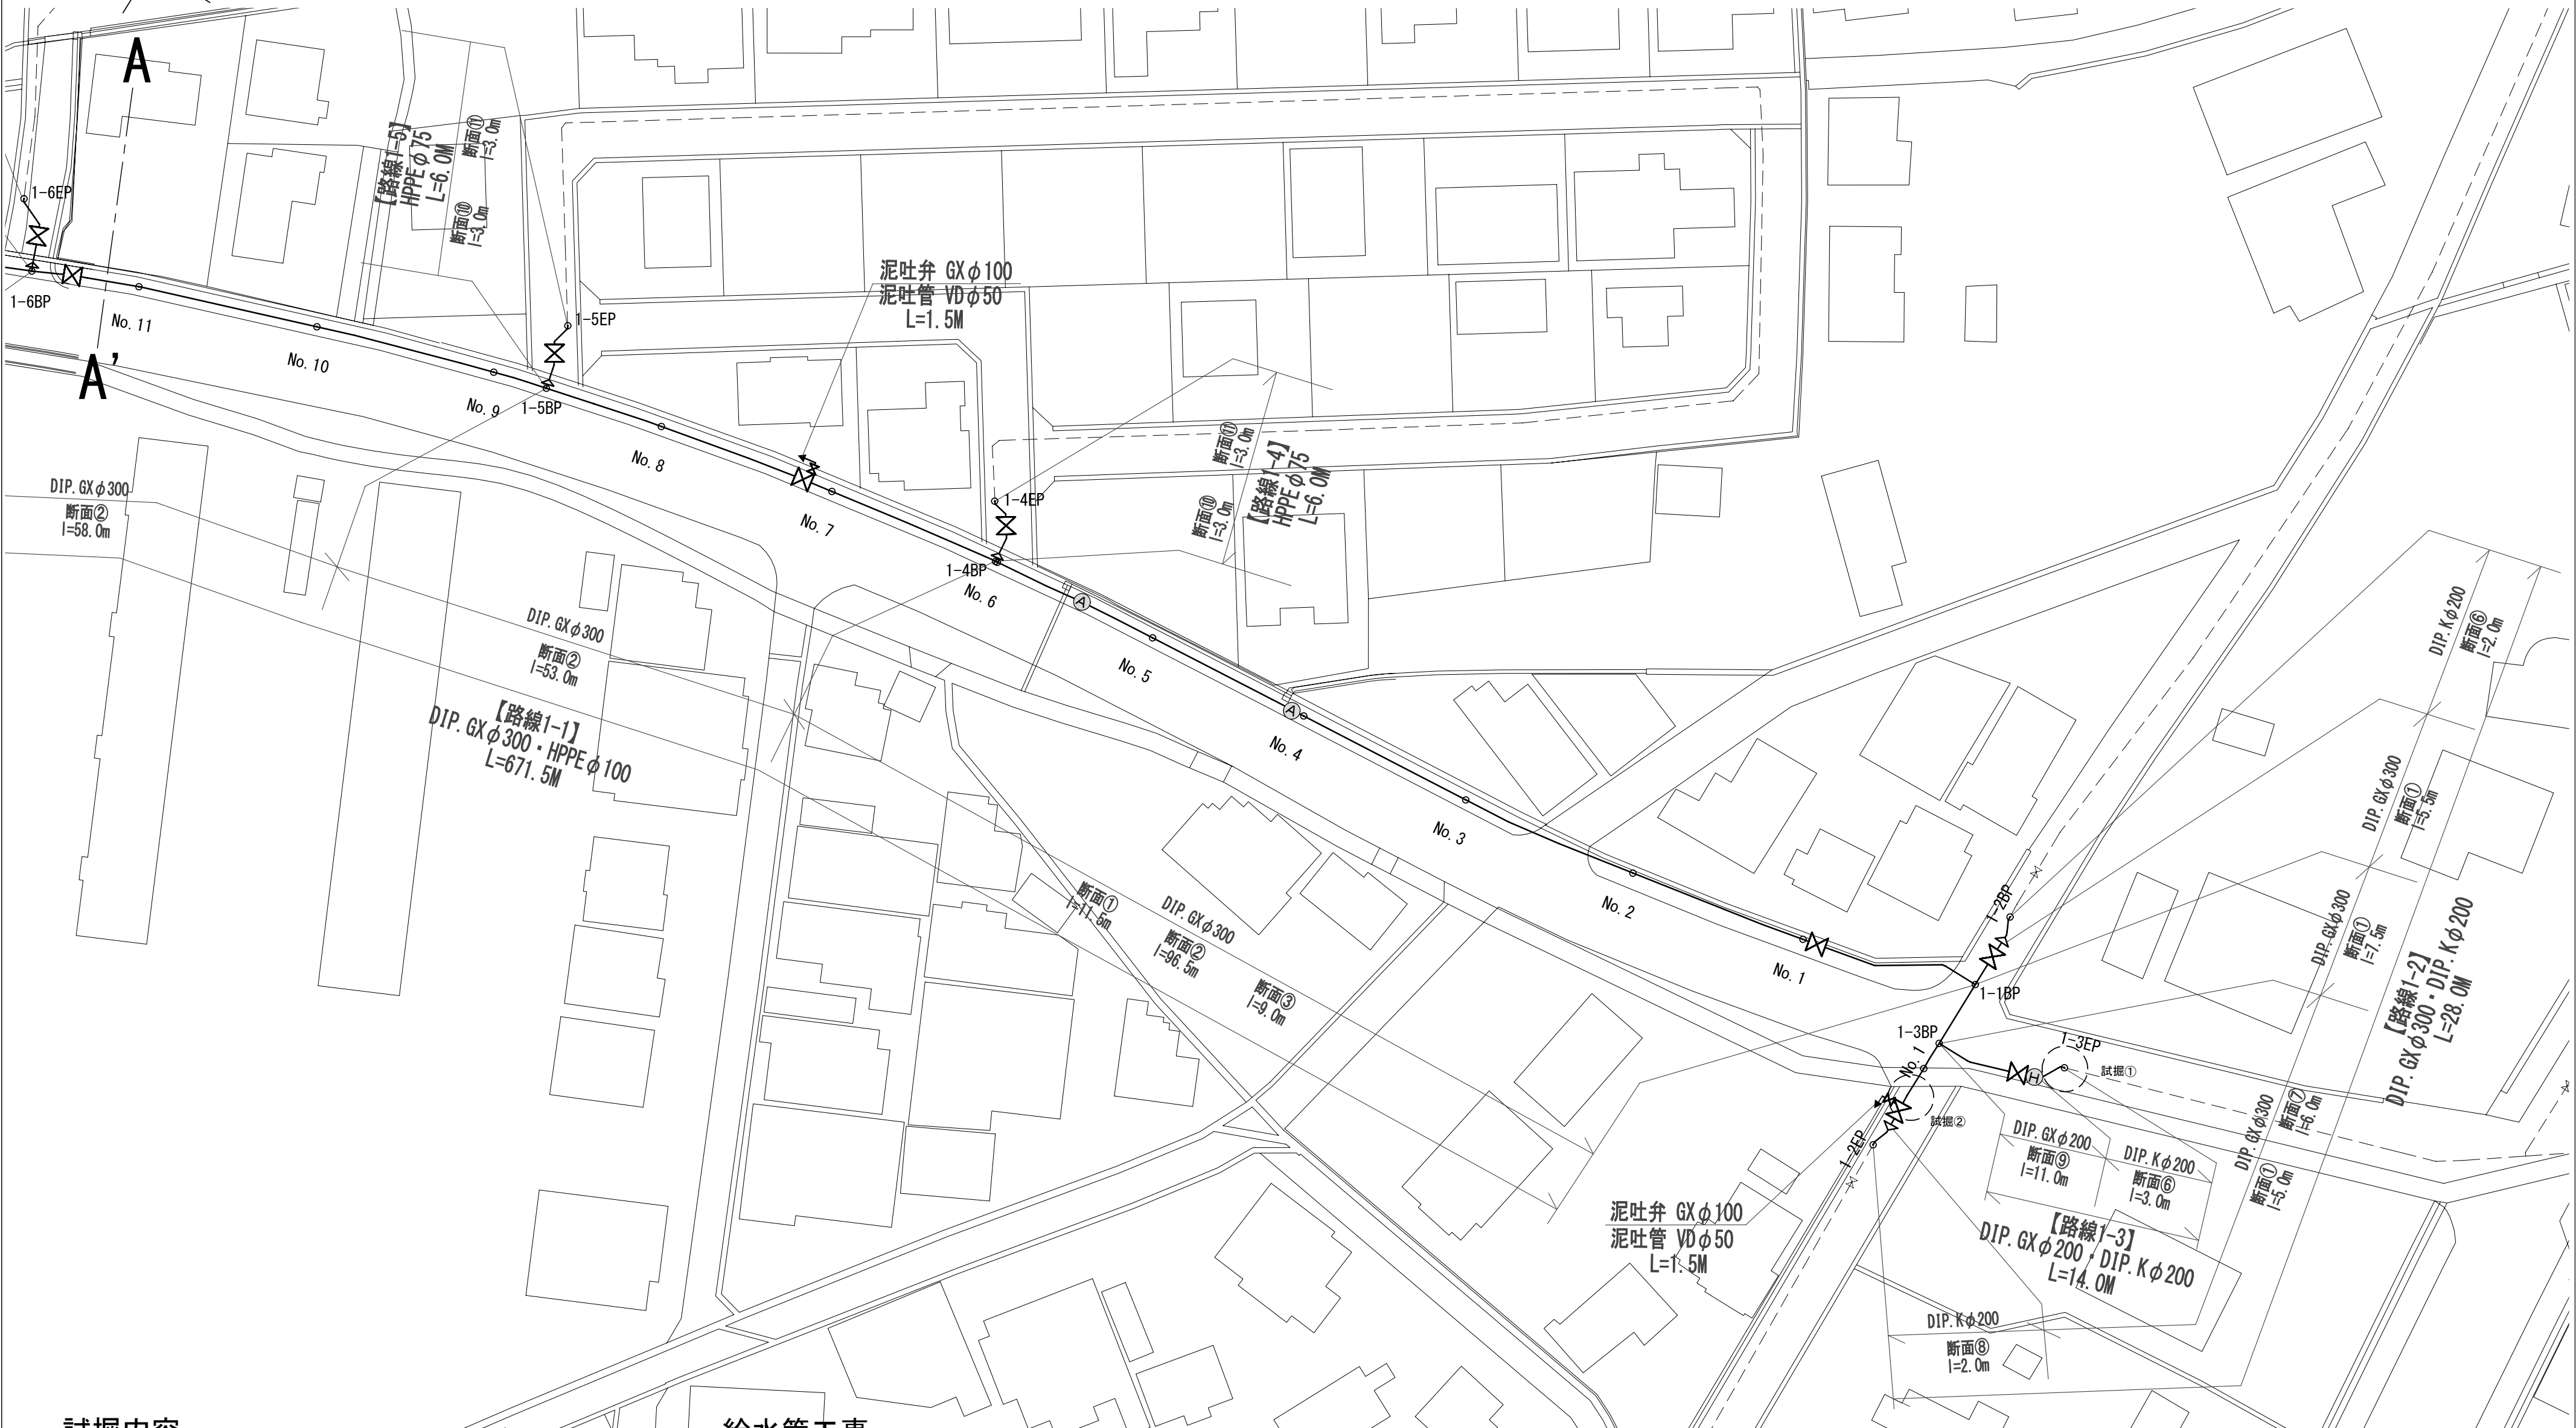

試掘内容

試掘①	W=1.0*L=1.0*H=1.25	既設水道管の位置・土被り確認
試掘②	W=1.0*L=1.0*H=1.60	水路深さ確認
試掘③	W=1.0*L=1.0*H=0.90	水路深さ確認
試掘④	W=1.0*L=5.0*H=0.90	既設水道管の位置・土被り確認
試掘⑤	W=0.7*L=1.0*H=0.70	既設水道管の位置・土被り確認



給水管工事

道路接続 PPφ20 (7箇所) PPφ25 (1箇所)	道路接続 PPφ25 (1箇所)
------------------------------------	---------------------

※縮尺はA2で出力した場合

工事件名	(R8ブ-2) 配水管布設替工事(余フ)				
工事場所	昭和町西条地内(昭和浄水場の西)				
図面名	平面図(1)	縮尺	1/500	分割	2 / 9
甲府市上下水道局	管理番号		マイクNo.		

平面図(2) S=1/500

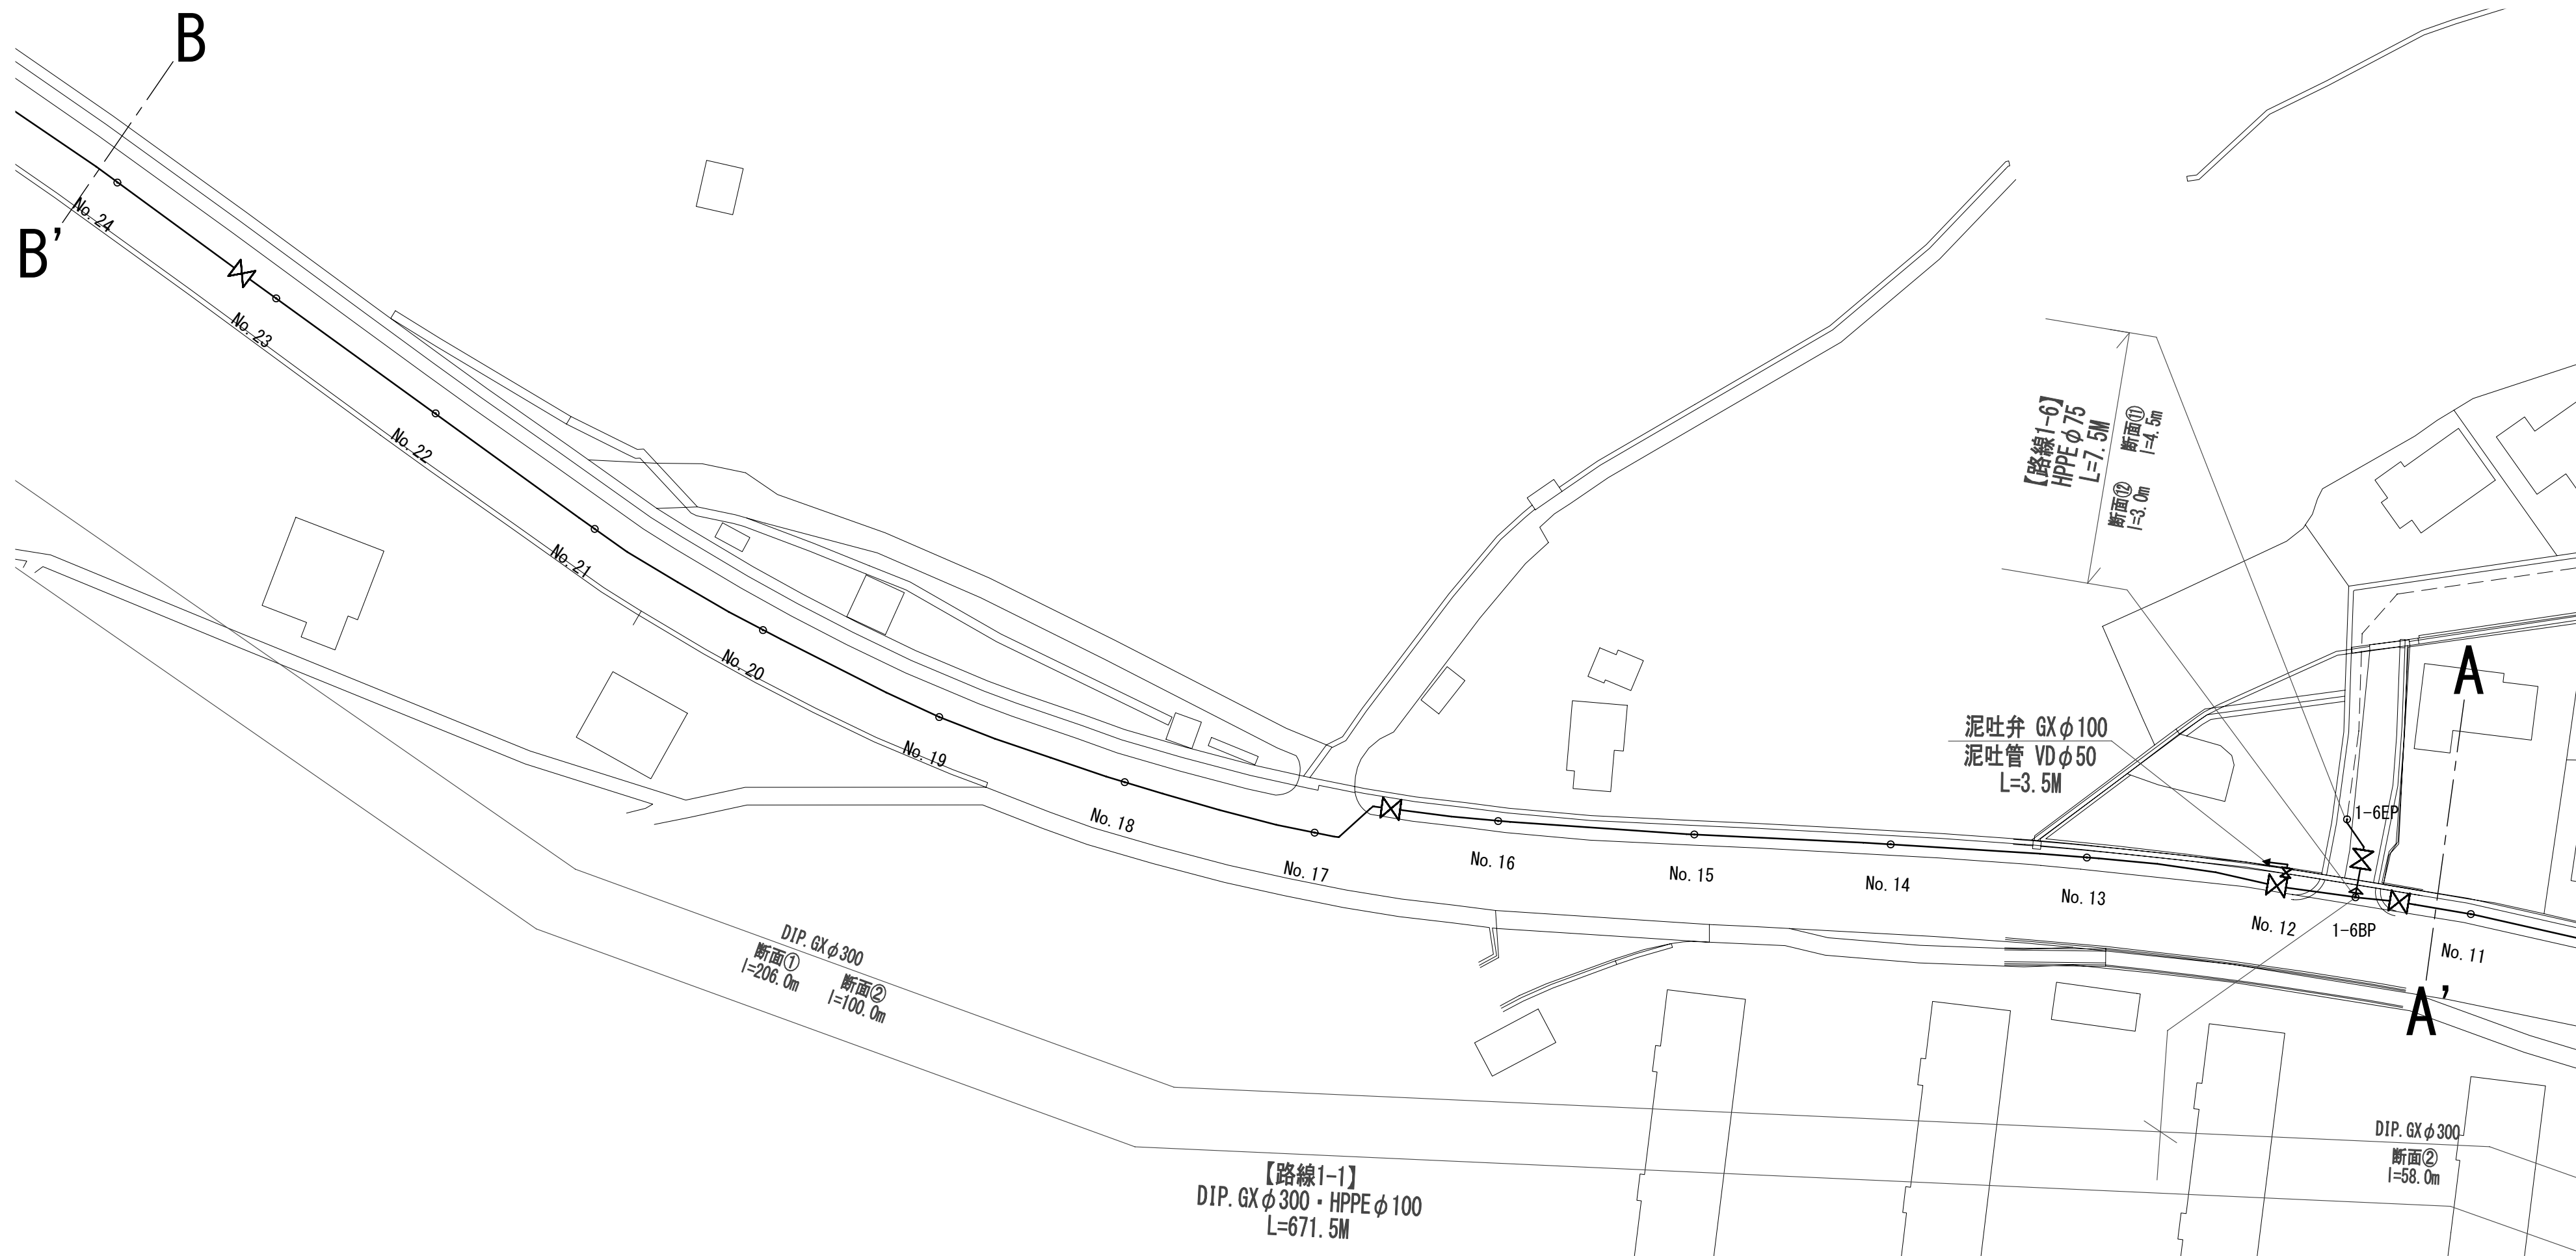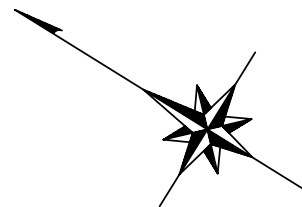

試掘内容

試掘①	W=1.0*L=1.0*H=1.25	既設水道管の位置・土被り確認
試掘②	W=1.0*L=1.0*H=1.60	水路深さ確認
試掘③	W=1.0*L=1.0*H=0.90	水路深さ確認
試掘④	W=1.0*L=5.0*H=0.90	既設水道管の位置・土被り確認
試掘⑤	W=0.7*L=1.0*H=0.70	既設水道管の位置・土被り確認

給水管工事

道路接続 PPφ20 (7箇所) PPφ25 (1箇所)	道路接続 PPφ25 (1箇所)
------------------------------------	---------------------

※縮尺はA2で出力した場合

工事件名	(R8ブ-2) 配水管布設替工事(余付)					
工事場所	昭和町西条地内(昭和浄水場の西)					
図面名	平面図(2)	縮尺	1/500	分割	3 / 9	
甲府市上下水道局	管理番号				マイクNo.	

平面図(3) S=1/500



試掘内容


試掘①	W=1.0*L=1.0*H=1.25	既設水道管の位置・土被り確認
試掘②	W=1.0*L=1.0*H=1.60	水路深さ確認
試掘③	W=1.0*L=1.0*H=0.90	水路深さ確認
試掘④	W=1.0*L=5.0*H=0.90	既設水道管の位置・土被り確認
試掘⑤	W=0.7*L=1.0*H=0.70	既設水道管の位置・土被り確認

給水管工事


道路接続 PPφ20 (7箇所) PPφ25 (1箇所)	道路接続 PPφ25 (1箇所)
------------------------------------	---------------------

※縮尺はA2で出力した場合

工事件名	(R8ブ-2) 配水管布設替工事(余フ)					
工事場所	昭和町西条地内(昭和浄水場の西)					
図面名	平面図(3)	縮尺	1/500	分割	4 / 9	
甲府市上下水道局	管理番号			マイクNo.		

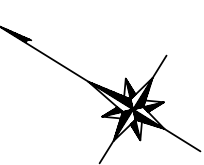

配管詳細図(1) S=1/FREE

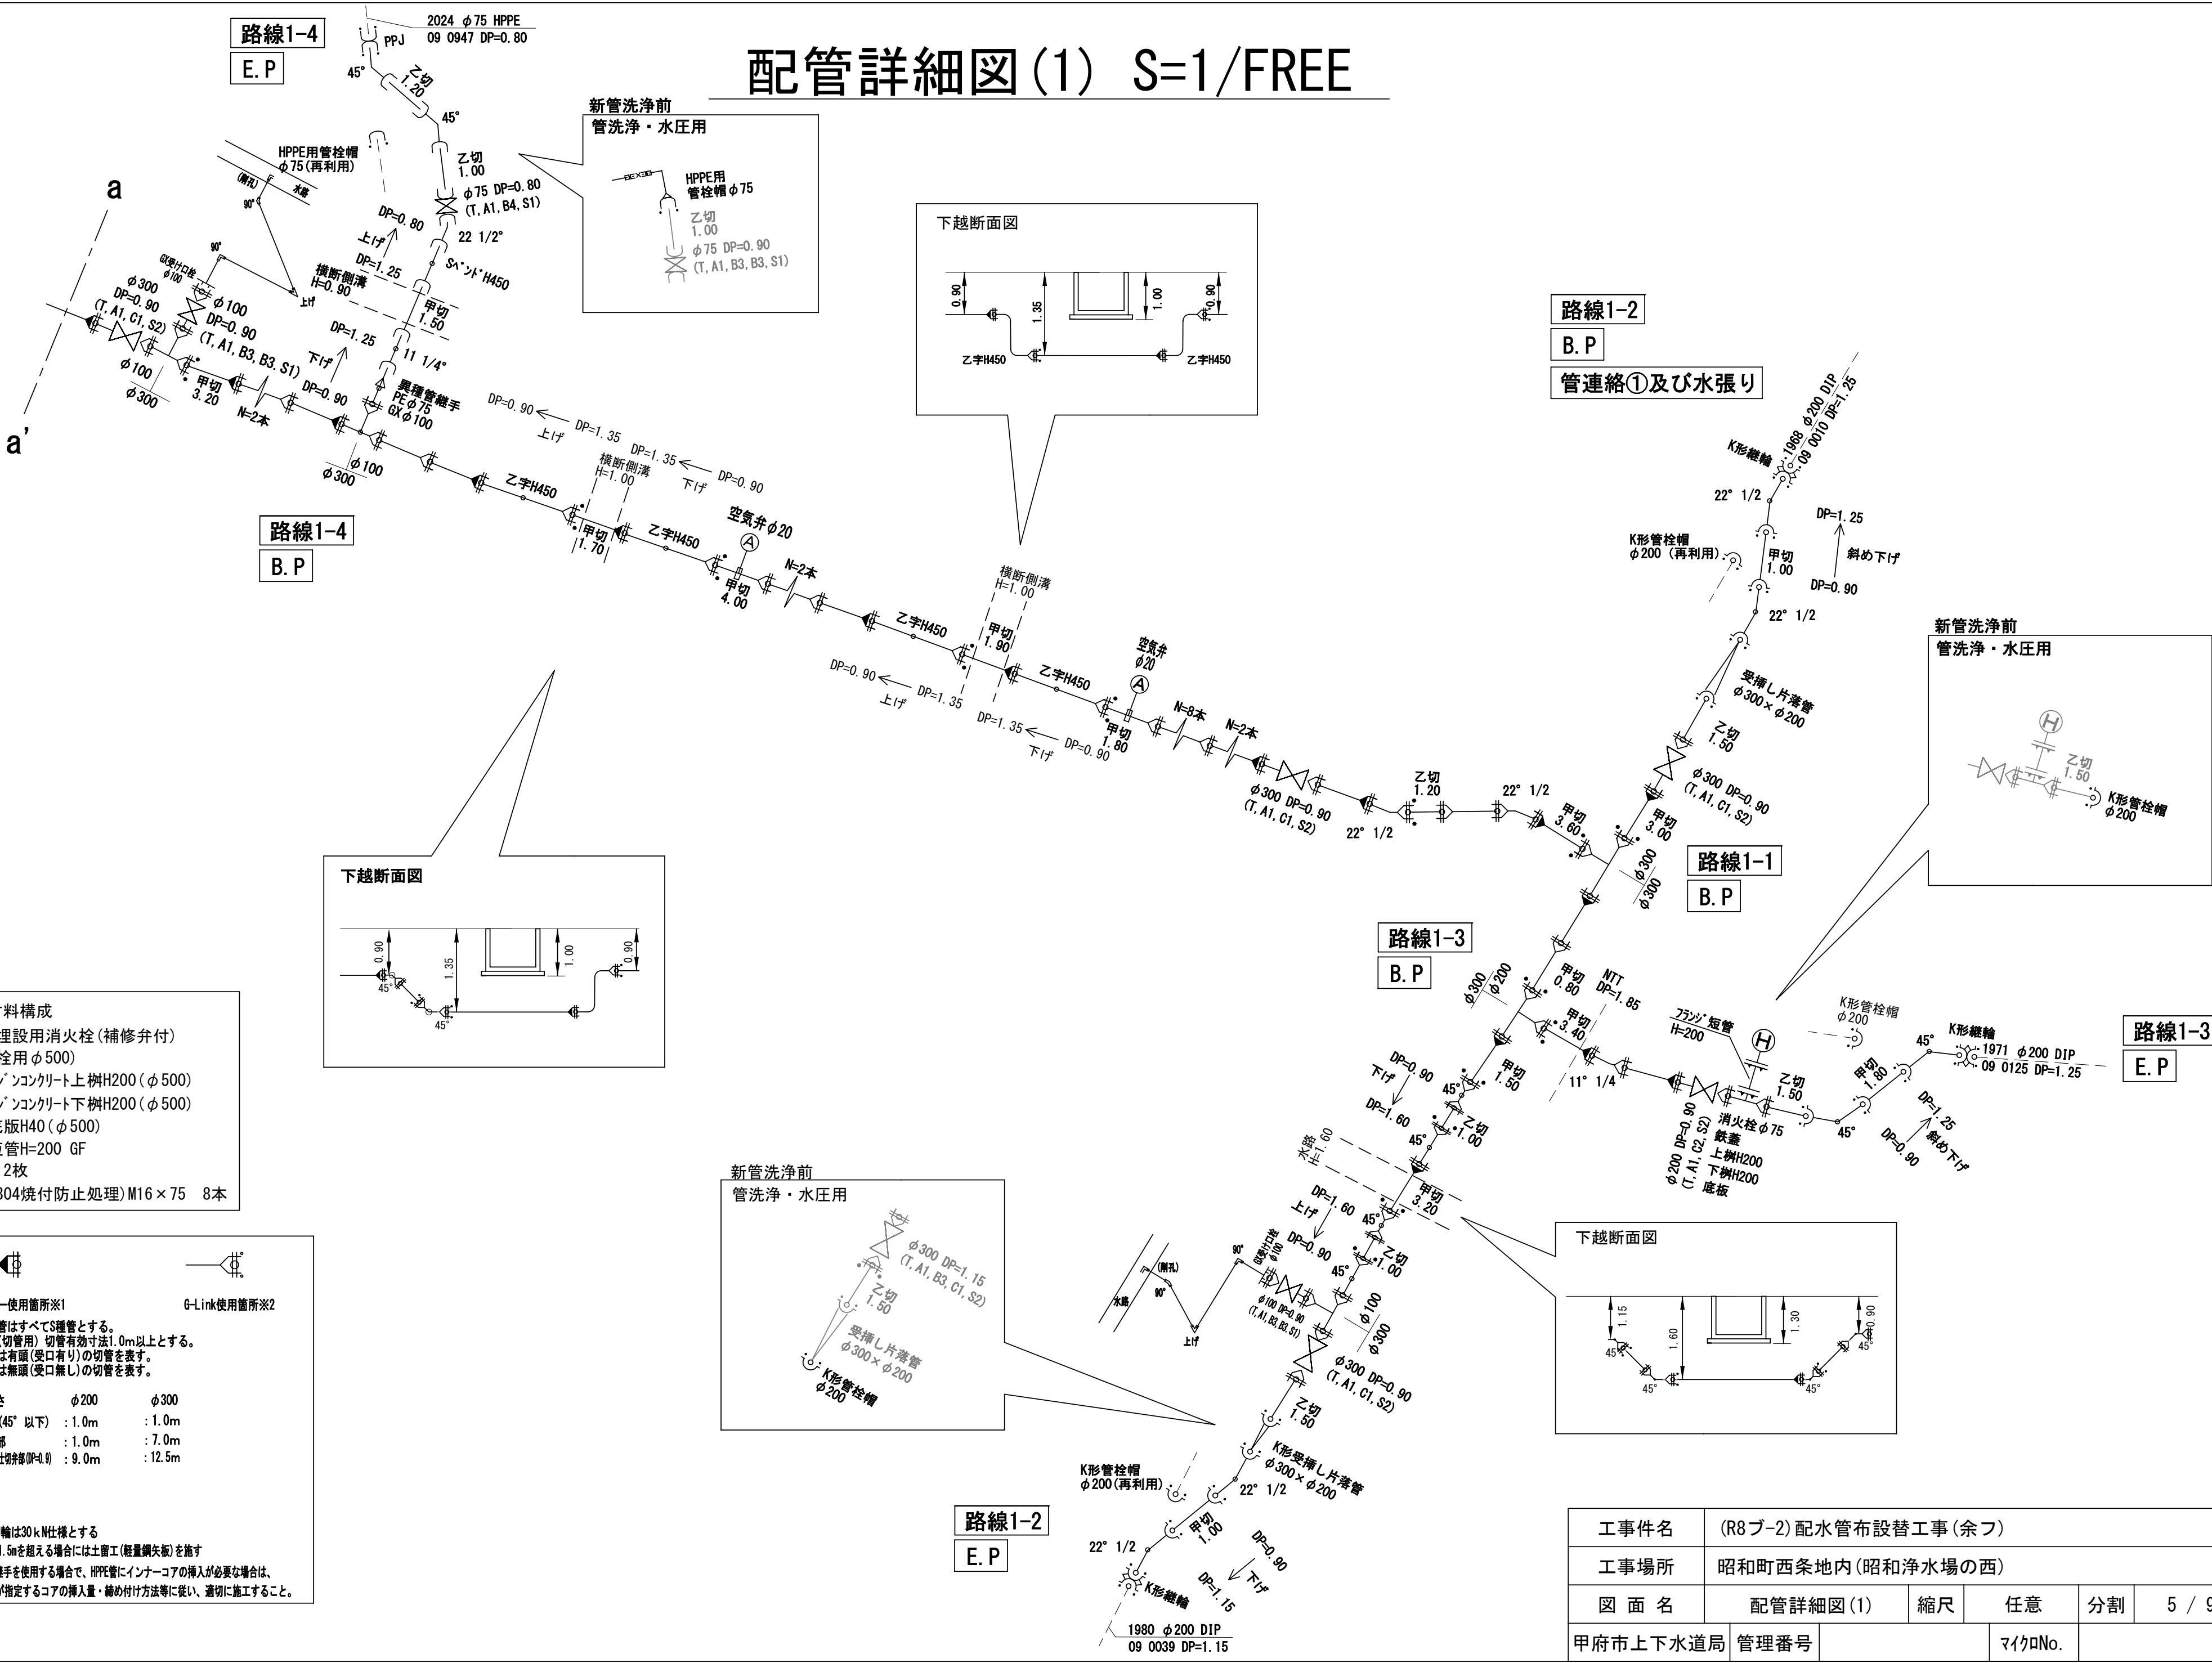

※消火栓材料構成
リフト式浅層埋設用消火栓(補修弁付)
鉄蓋(消火栓用φ500)
消火栓用レジンコンクリート上樹H200(φ500)
消火栓用レジンコンクリート下樹H200(φ500)
消火栓用底板H40(φ500)
フランジ短管H=200 GF
GFが スケット 2枚
Fボルト(SUS304焼付防止処理)M16×75 8本


ライナー使用箇所※1
G-Link使用箇所※2

GX形直管はすべてS種管とする。
S種管(切管用)切管有効寸法1.0m以上とする。
甲切 は有頭(受口有り)の切管を表す。
乙切 は無頭(受口無し)の切管を表す。


※1 一体化長さ	φ200	φ300
曲管部(45°以下)	: 1.0m	: 1.0m
T字管部	: 1.0m	: 7.0m
管端部及び切管部(DP=0.9)	: 9.0m	: 12.5m

※2 K形特殊押輪は30kN仕様とする
※3 掘削深がH=1.5mを超える場合には土留工(軽量鋼矢板)を施す
※4 メカニカル継手を使用する場合、HPPE管にインナーコアの挿入が必要な場合は、各メーカーが指定するコアの挿入量・締め付け方法等に従い、適切に施工すること。

工事件名	(R8ブ-2) 配水管布設替工事(余フ)				
工事場所	昭和町西条地内(昭和浄水場の西)				
図面名	配管詳細図(1)	縮尺	任意	分割	5 / 9
甲府市上下水道局	管理番号		マイクロNo.		

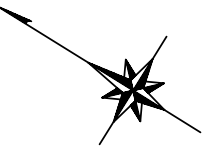


配管詳細図(2) S=1/FREE

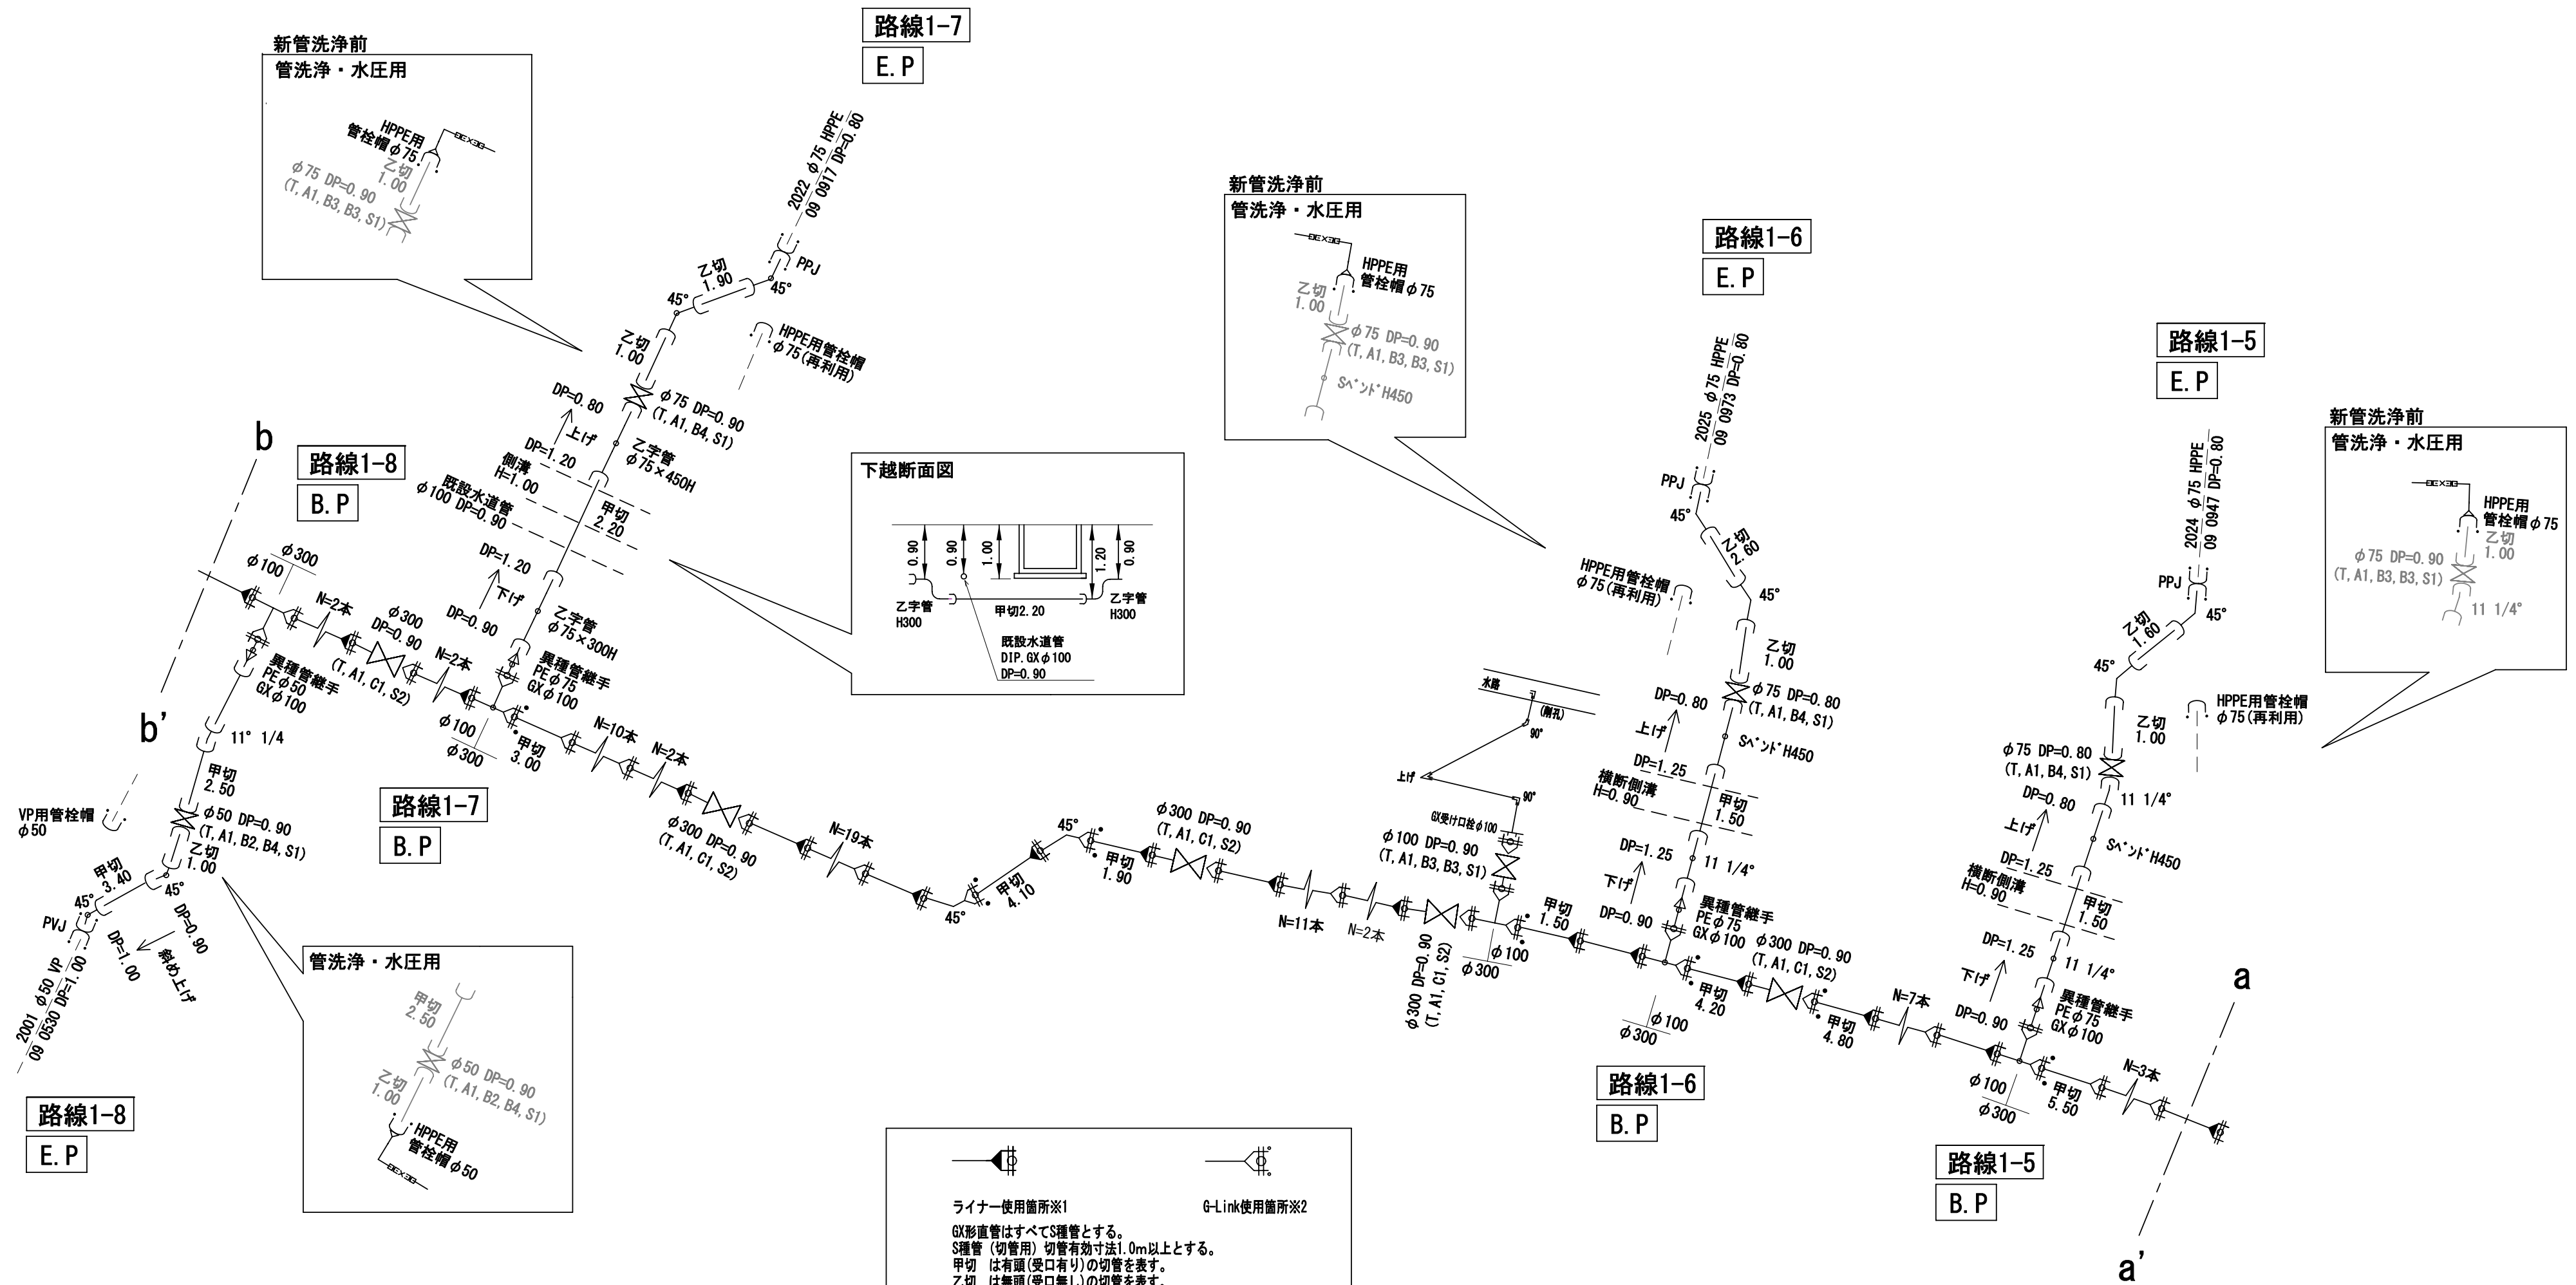

ライナー使用箇所※1	
GX形直管はすべてS種管とする。 S種管（切管用）切管有効寸法1.0m以上とする。 甲切 は有頭（受口有り）の切管を表す。 乙切 は無頭（受口無し）の切管を表す。	
※1 一体化長さ	φ200 φ300
曲管部（45°以下）	: 1.0m : 1.0m
T字管部	: 1.0m : 7.0m
管端部及び仕切管部（DP<0.9）	: 9.0m : 12.5m
※2 K形特殊押輪は30kN仕様とする	
※3 掘削深がH=1.5mを超える場合には土留工（軽量鋼矢板）を施す	
※4 メカニカル継手を使用する場合で、HPPE管にインナーコアの挿入が必要な場合は、各メーカーが指定するコアの挿入量・締め付け方法等に従い、適切に施工すること。	

工事件名	(R8ブ-2) 配水管布設替工事(余フ)				
工事場所	昭和町西条地内(昭和浄水場の西)				
図面名	配管詳細図(2)	縮尺	任意	分割	6 / 9
甲府市上下水道局	管理番号		マイクロNo.		

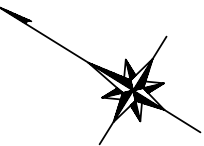


配管詳細図(3) S=1/FREE

路線1-1

E. P

落としの確認及び最終連絡


新管洗浄前
管洗浄・水圧用

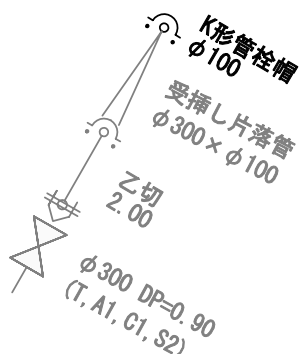


路線1-11

E. P

下越断面図

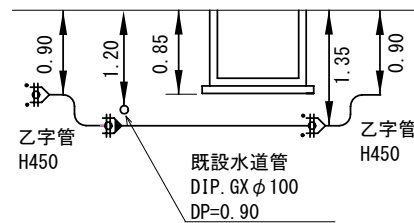


下越断面図

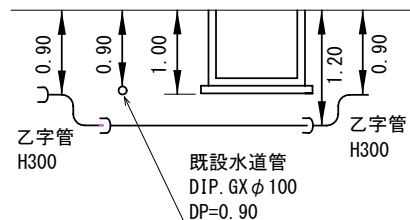


路線1-9

E. P

新管洗浄前
管洗浄・水圧用

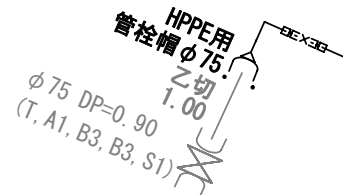


新管洗浄前
管洗浄・水圧用

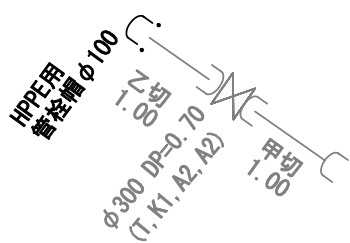

路線1-11

B. P

新管洗浄前
管洗浄・水圧用

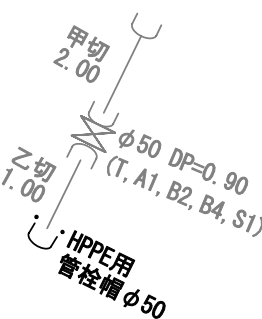

路線1-10


B. P

路線1-9

B. P



 ライナー使用箇所※1



G-Link使用箇所※2

GX形直管はすべてS種管とする。
S種管（切管用）切管有効寸法1.0m以上とする。
甲切 は有頭（受口有り）の切管を表す。
乙切 は無頭（受口無し）の切管を表す。

※1 一体化長さ	φ200	φ300
曲管部(45°以下)	: 1.0m	: 1.0m
T字管部	: 1.0m	: 7.0m
管端部及び仕切弁部(DP=0.9)	: 9.0m	: 12.5m

※2 K形特殊押輪は30kN仕様とする
※3 掘削深が1.5mを超える場合には土留工（軽量鋼矢板）を施す
※4 メカニカル継手を使用する場合で、HPPE管にインナーコアの挿入が必要な場合は、各メーカーが指定するコアの挿入量・締め付け方法等に従い、適切に施工すること。

※消火栓材料構成

リフト式浅層埋設用消火栓（補修弁付）
鉄蓋（消火栓用φ500）
消火栓用レゾンコンクリート上樹H200（φ500）
消火栓用レゾンコンクリート下樹H200（φ500）
消火栓用底版H40（φ500）
フランジ短管H=200 GF
GFガセット 2枚
Fボルト（SUS304焼付防止処理）M16×75 8本


路線1-10

E. P


工事件名	(R8ブ-2) 配水管布設替工事(余フ)				
工事場所	昭和町西条地内(昭和浄水場の西)				
図面名	配管詳細図(3)	縮尺	任意	分割	7 / 9
甲府市上下水道局	管理番号		マイクNo.		

標準断面図 S=1/50


路線1-1 No. 2

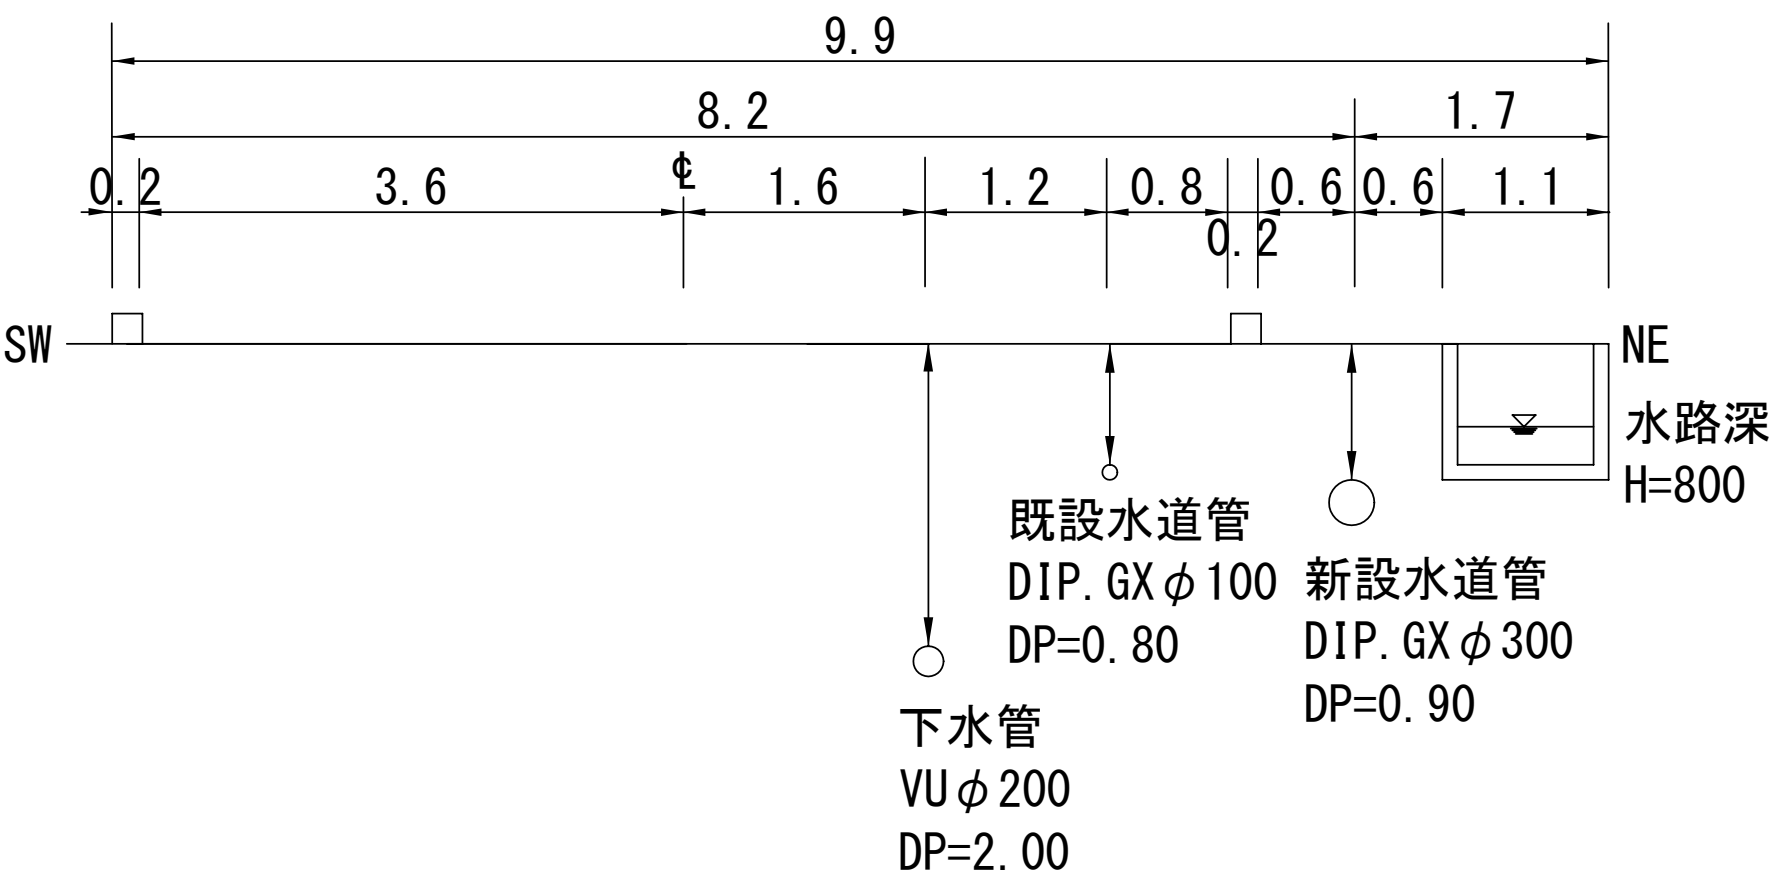

路線1-1 No. 20

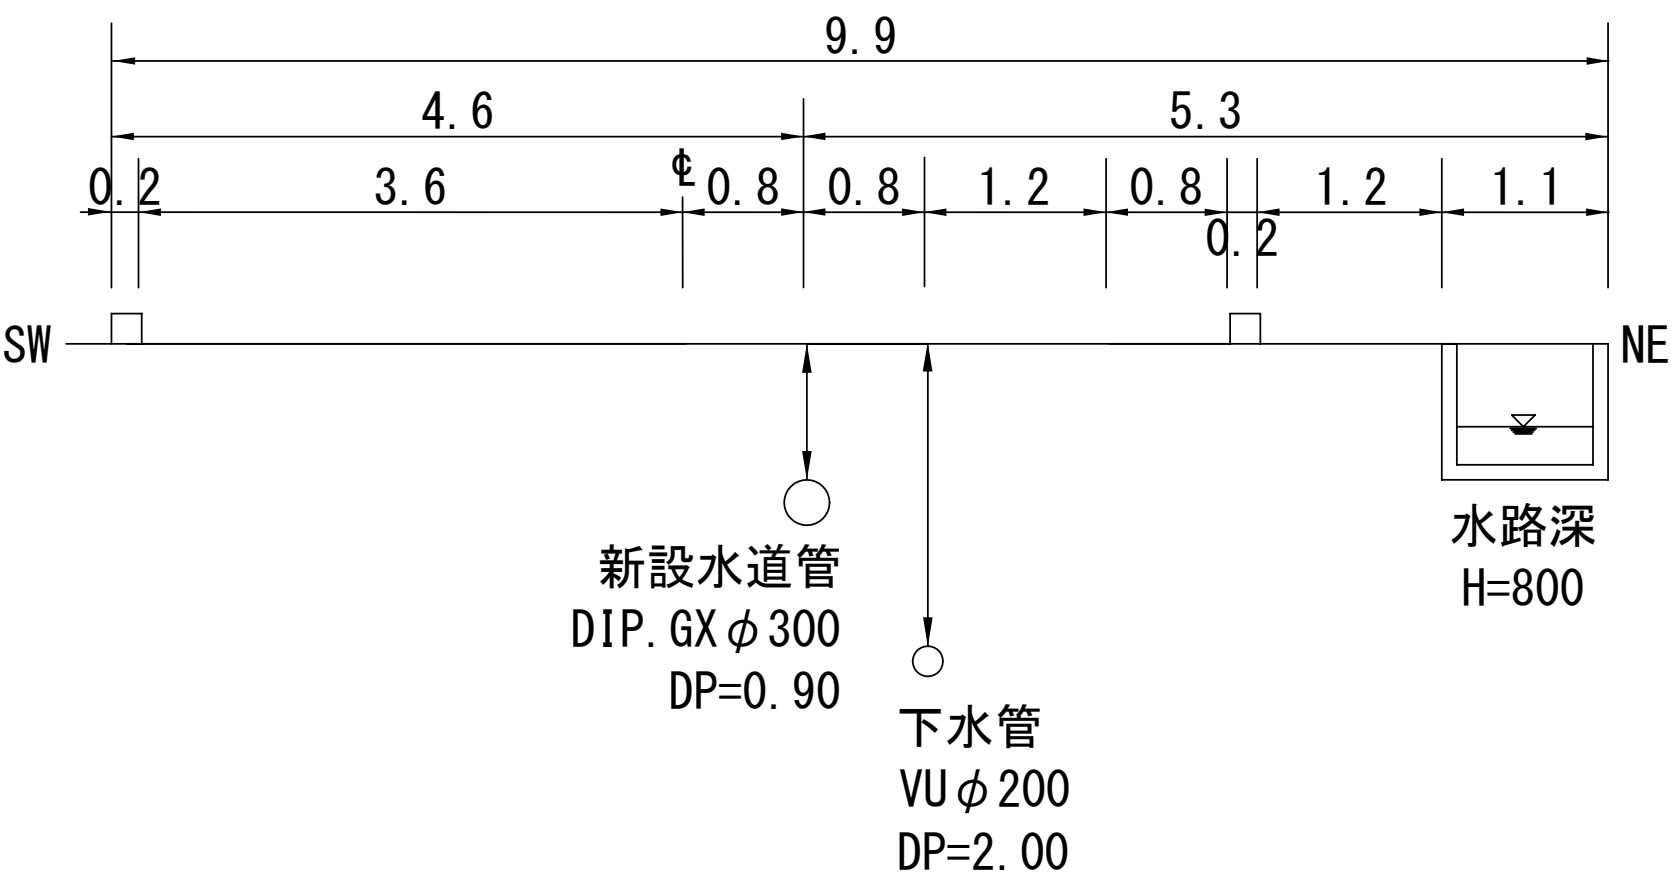






















路線1-1 No. 28

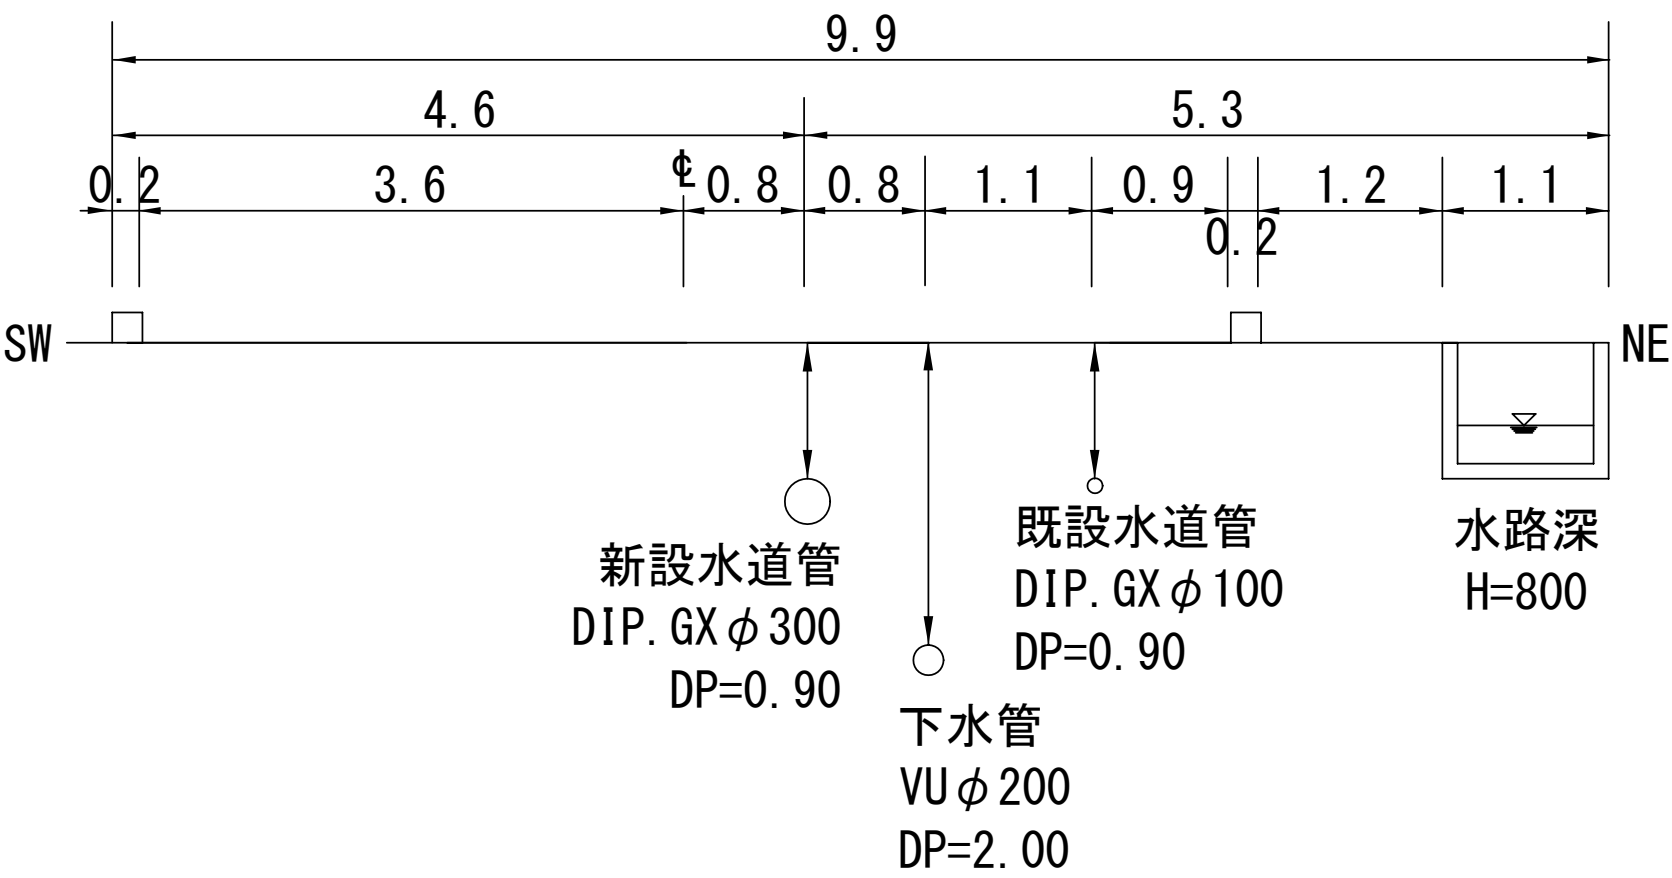

※縮尺はA2で出力した場合

工事件名	(R8ブ-2) 配水管布設替工事(余フ)						
工事場所	昭和町西条地内(昭和浄水場の西)						
図面名	標準断面図	縮尺	1/50	分割	8 / 9		
甲府市上下水道局	管理番号				マイクNo.		

土工標準図 S=1/25

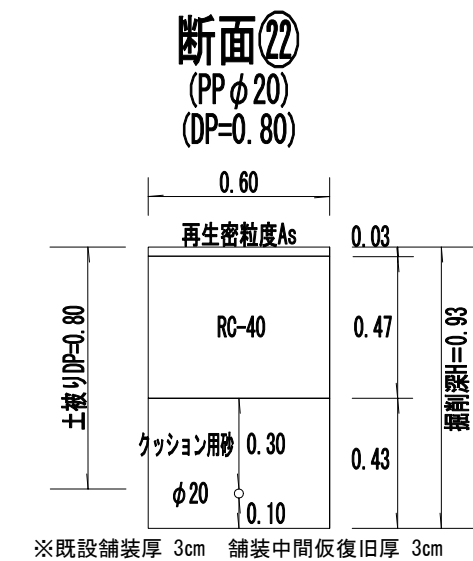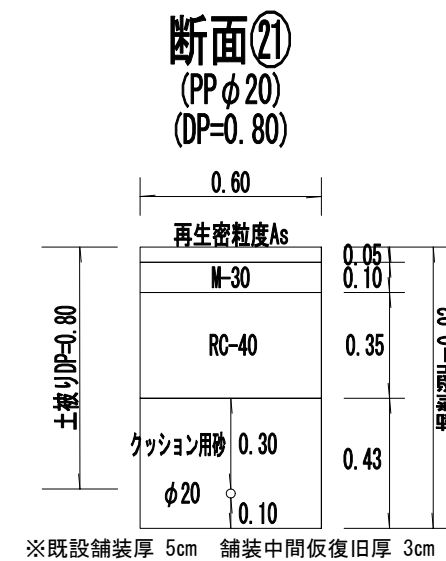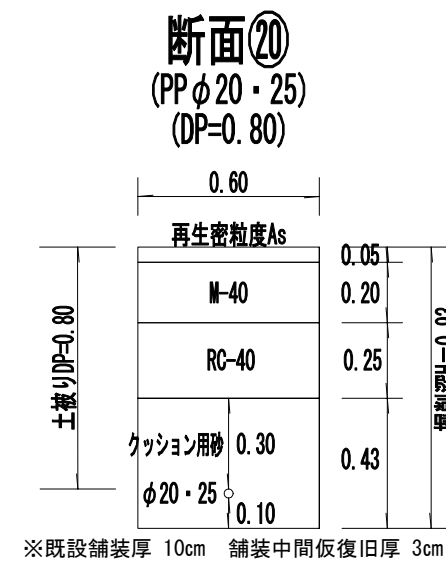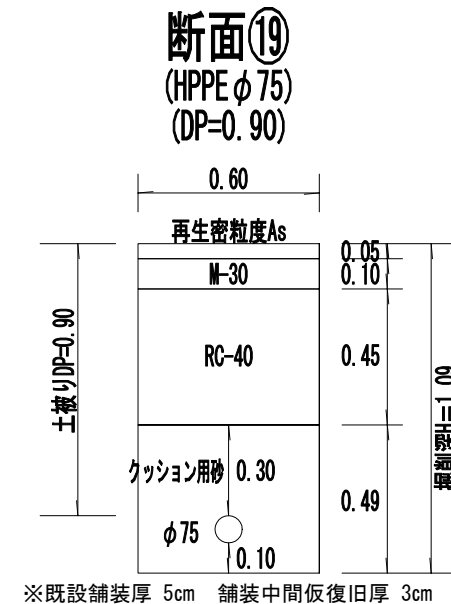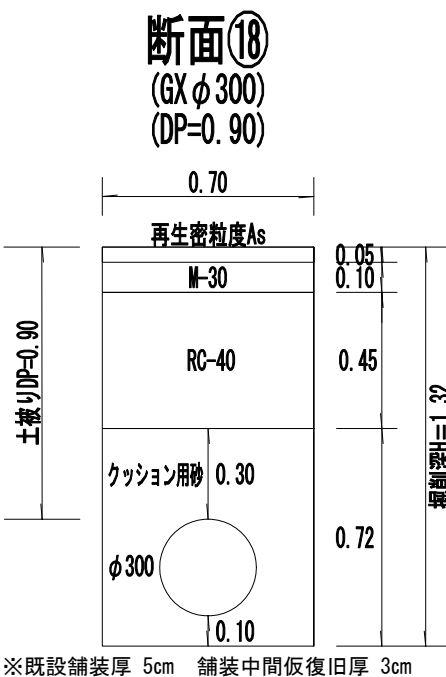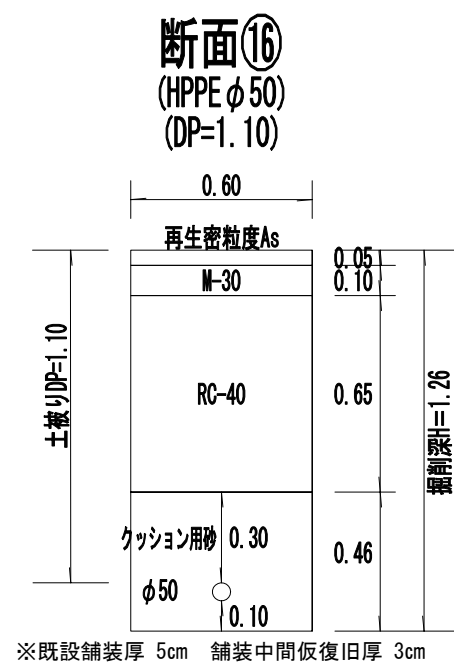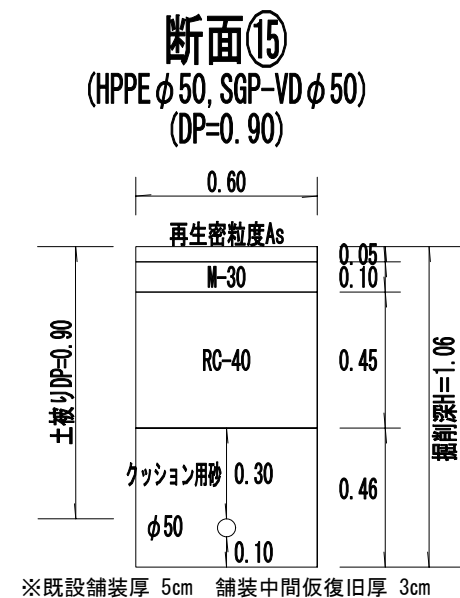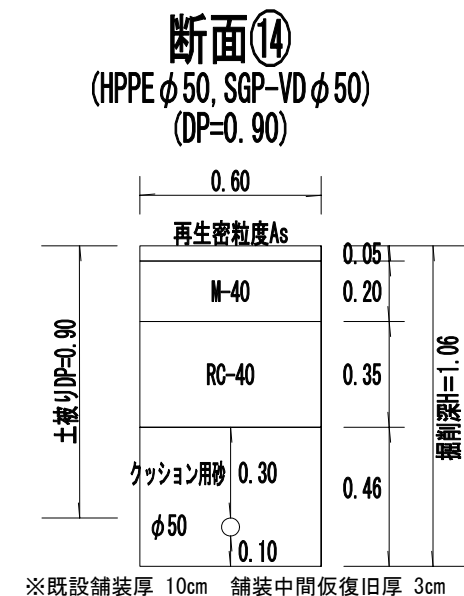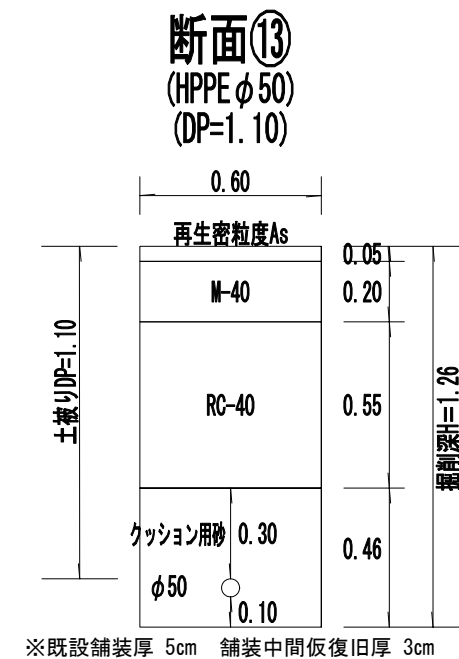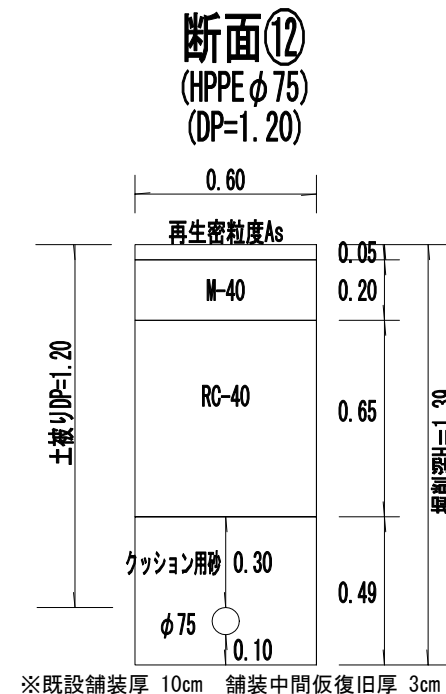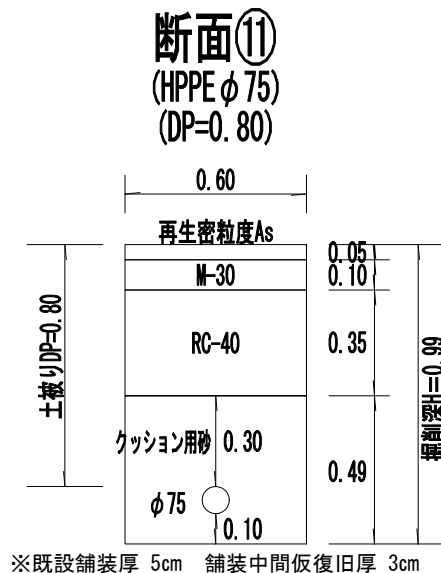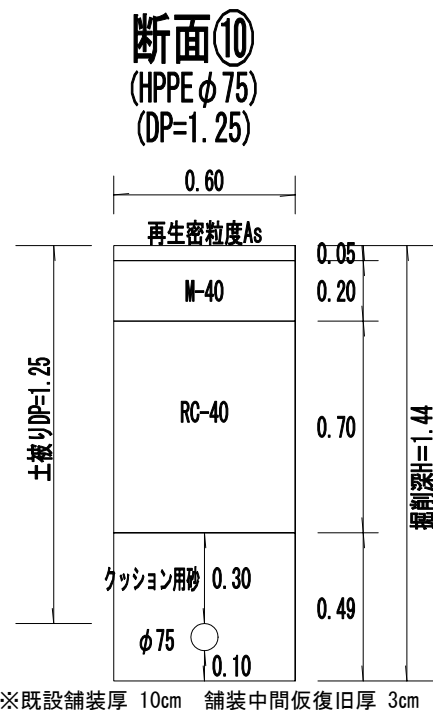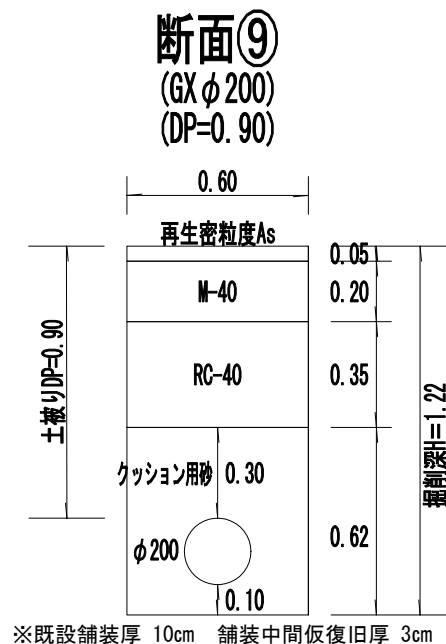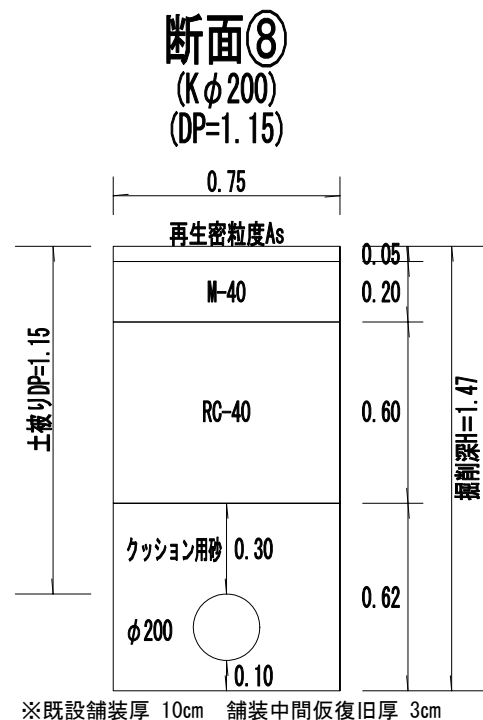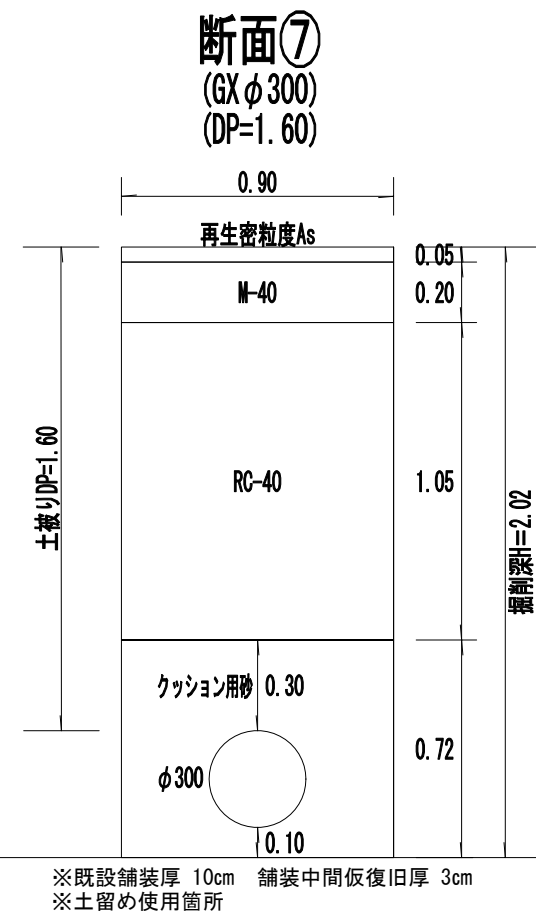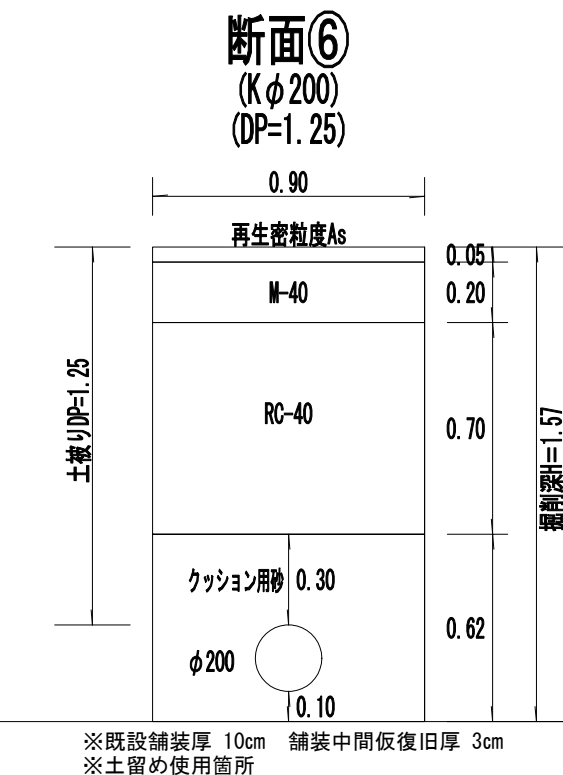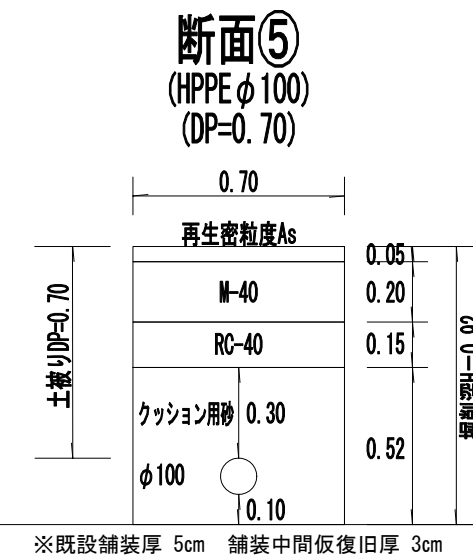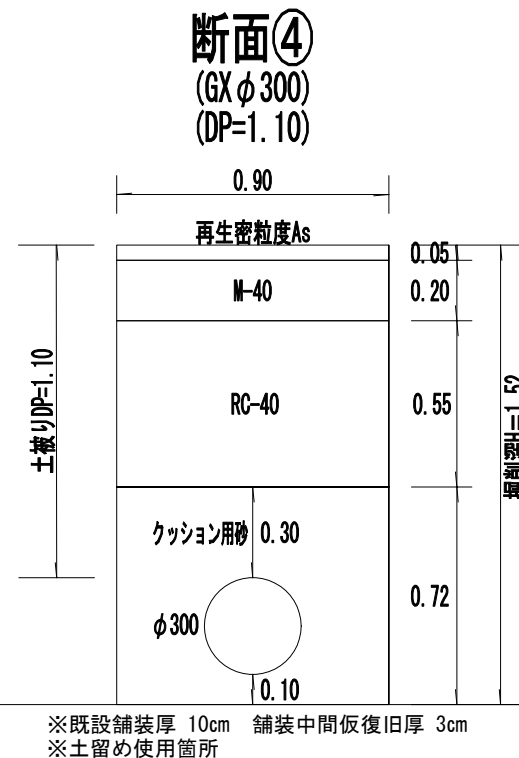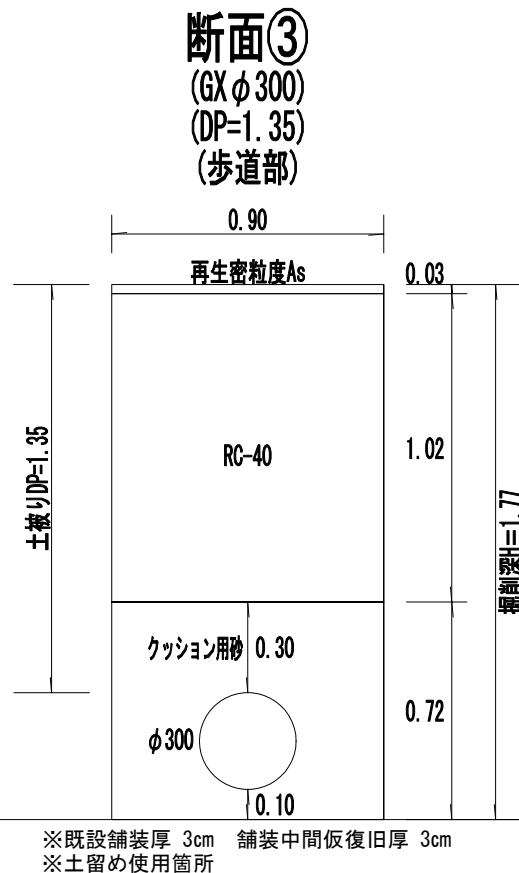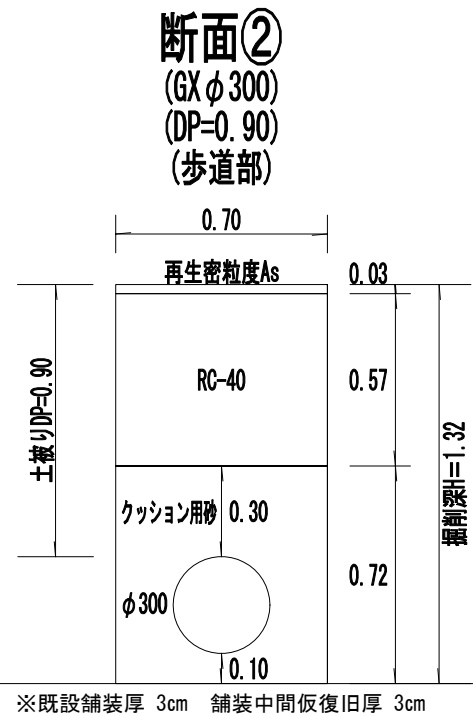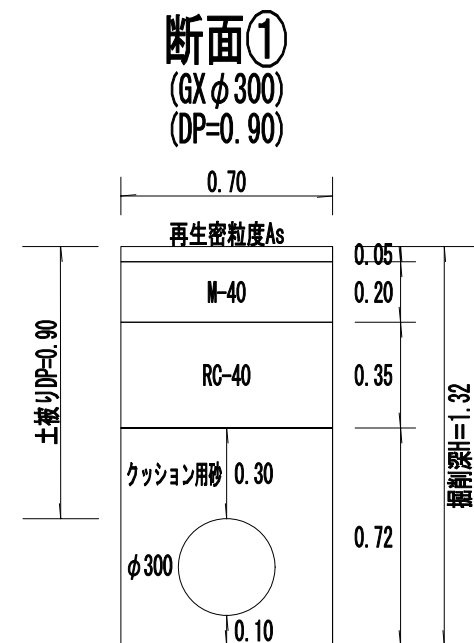

※縮尺はA2で出力した場合

工事件名	(R8ブー2) 配水管布設替工事(余フ)					
工事場所	昭和町西条地内(昭和浄水場の西)					
図 面 名	土工標準図	縮尺	1/25	分割	9 / 9	
甲府市上下水道局	管理番号			マイクロNo.		