


平面図 S=1:500

給水工事【路線1】


- PP φ 20 : 8箇所
- PP φ 25 : 3箇所
- SSP φ 50 : 1箇所

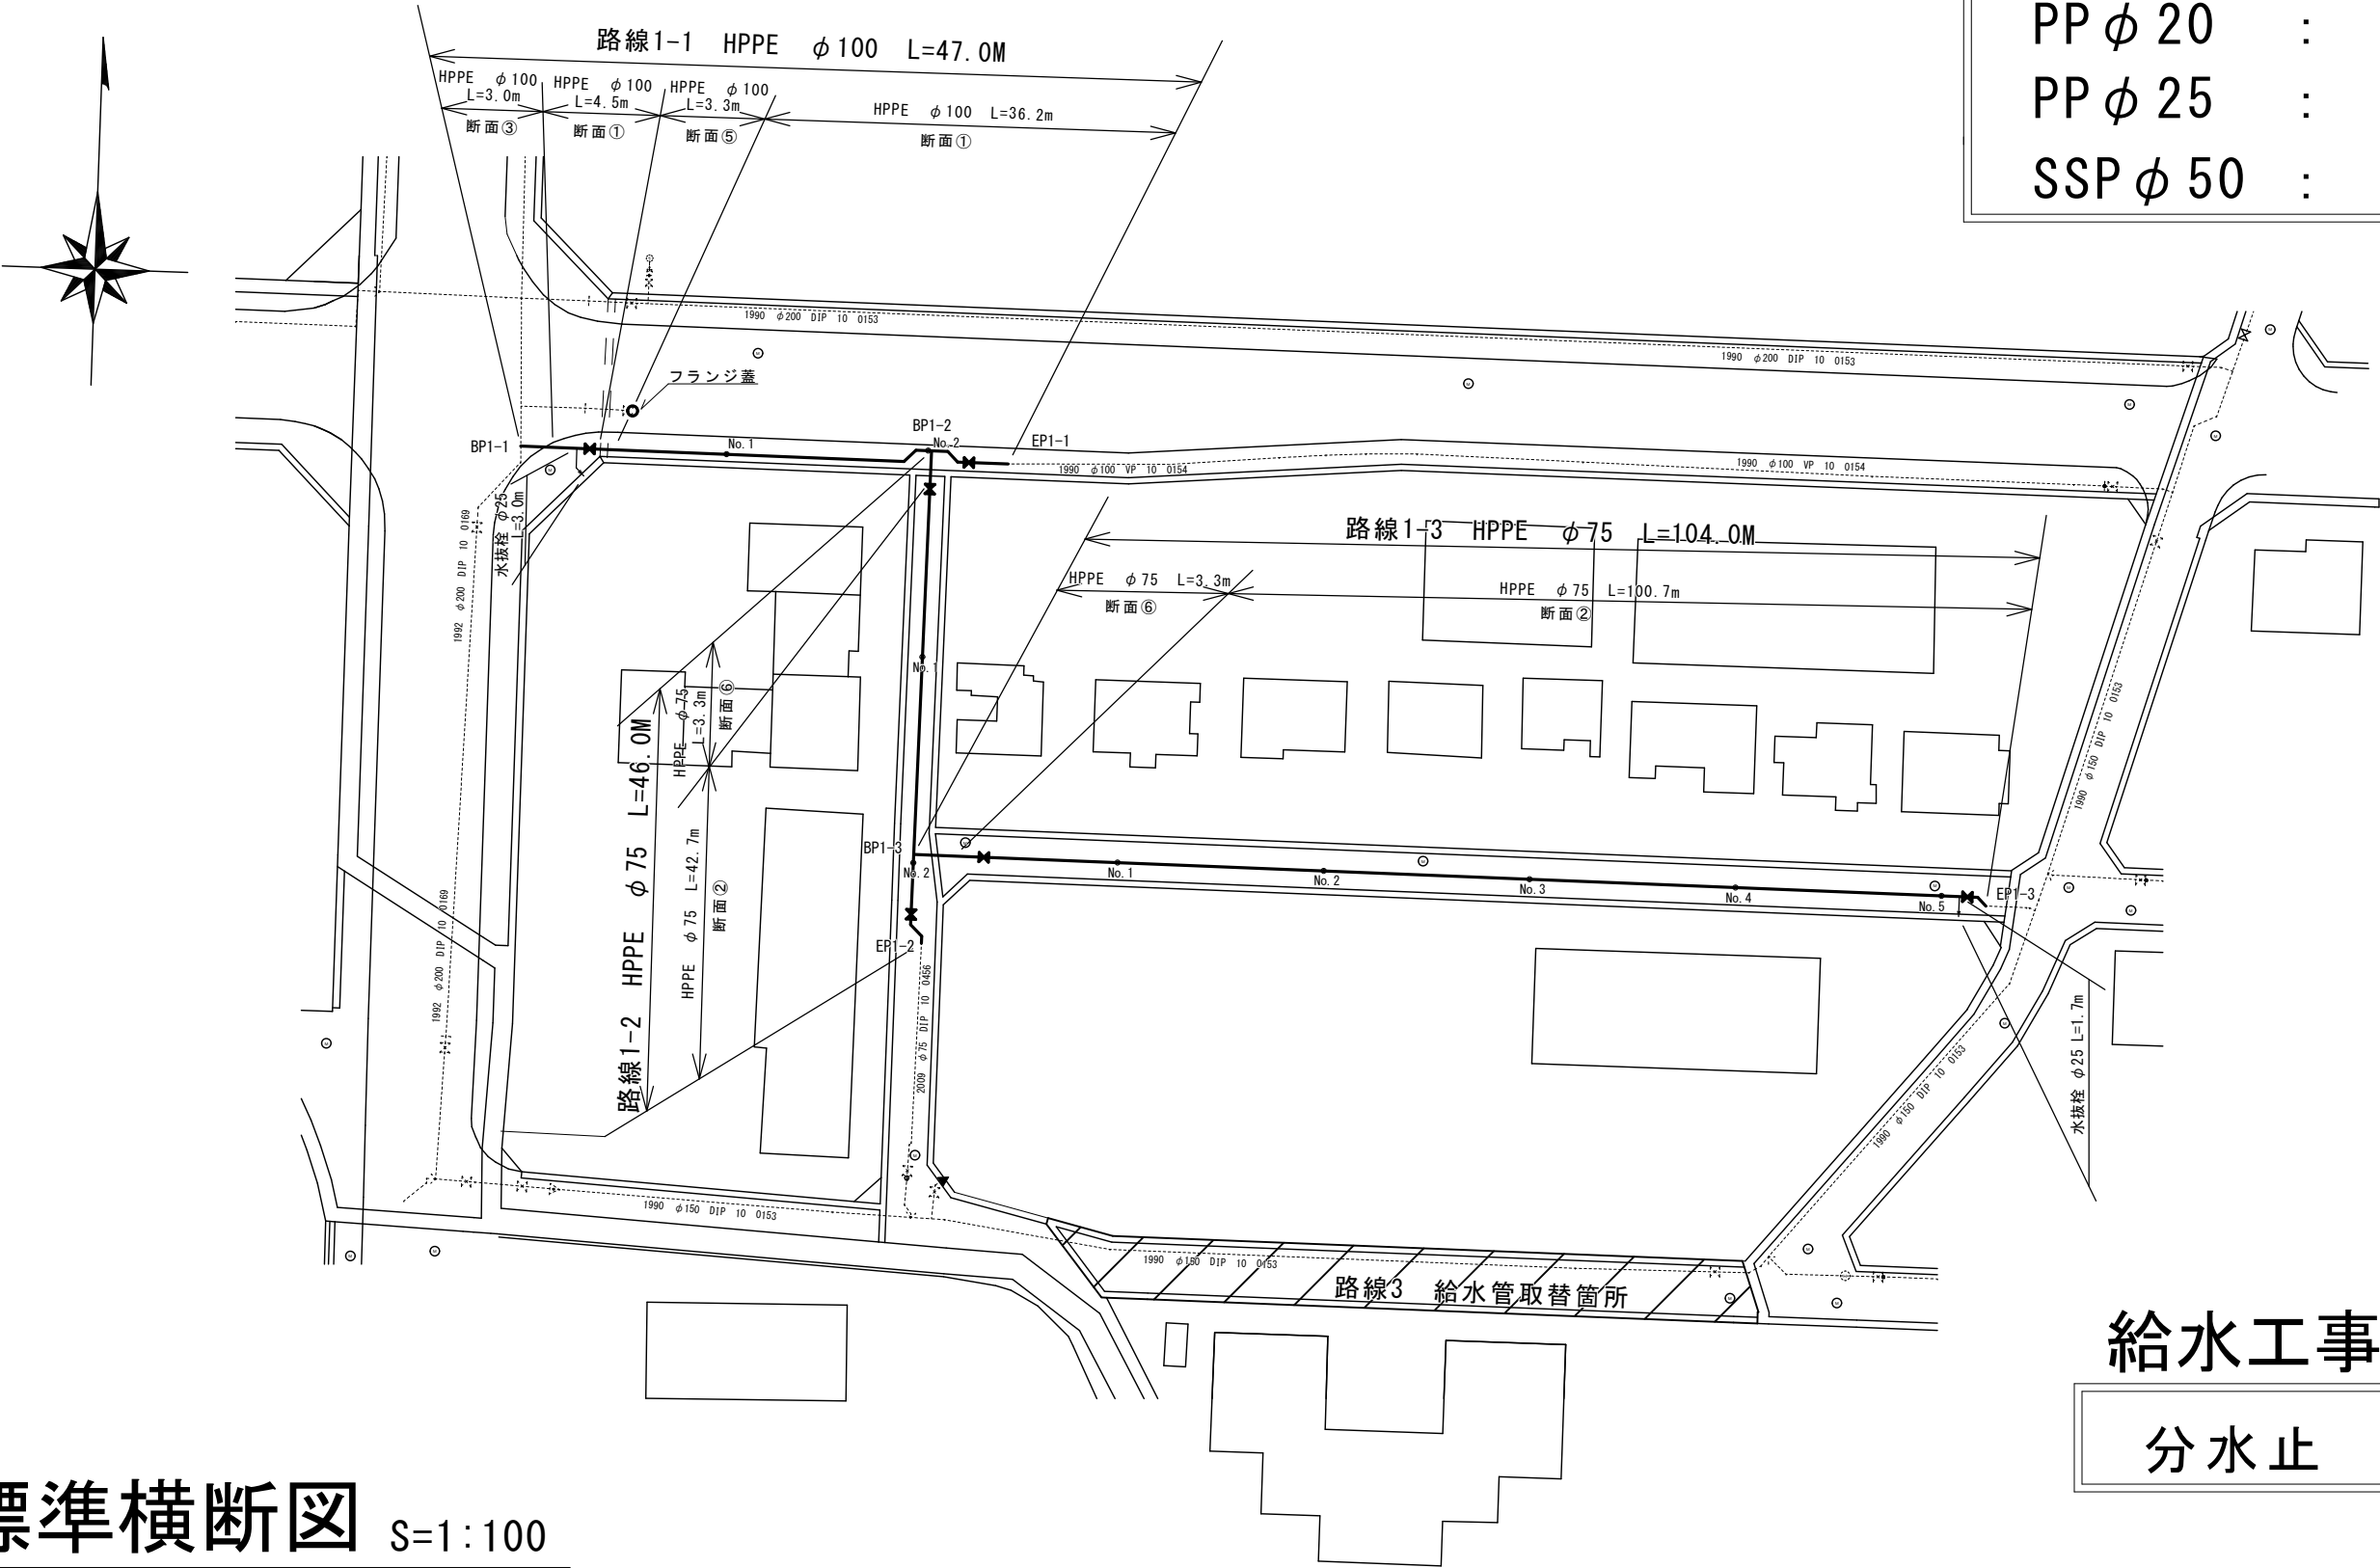

標準横断面図 S=1:100


給水工事【路線3】

- 分水止 : 3箇所

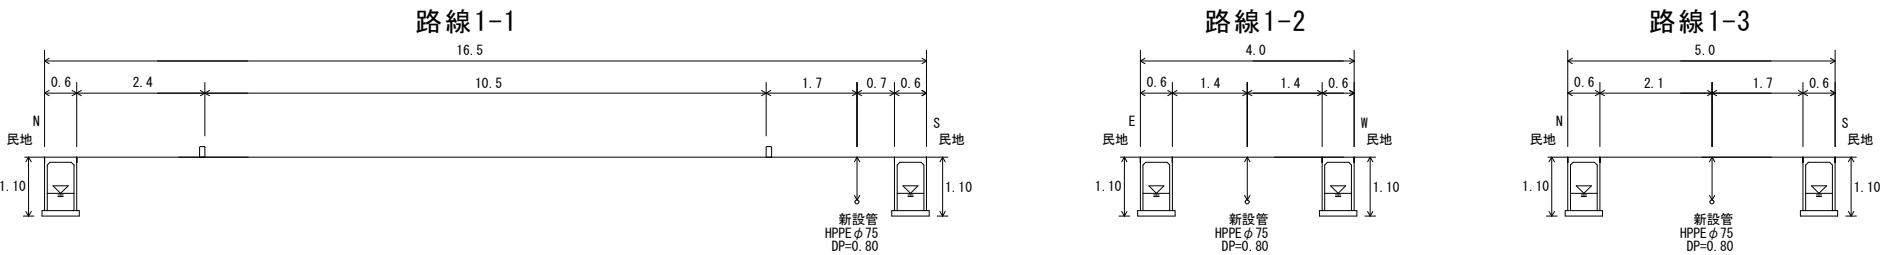

※縮尺はA2で出力した場合									
工 事 件 名	(R8鉛対4-7) 配水管布設替工事								
工 事 場 所	中央市西新居地内ほか（山梨大学附属病院の東）								
図 面 名	平面図【路線1.3】	縮尺	図示	分割	2/6				
甲府市上下水道局	管理番号	R8－鉛対4－7	マイクロNo.						

配管詳細図 S=任意

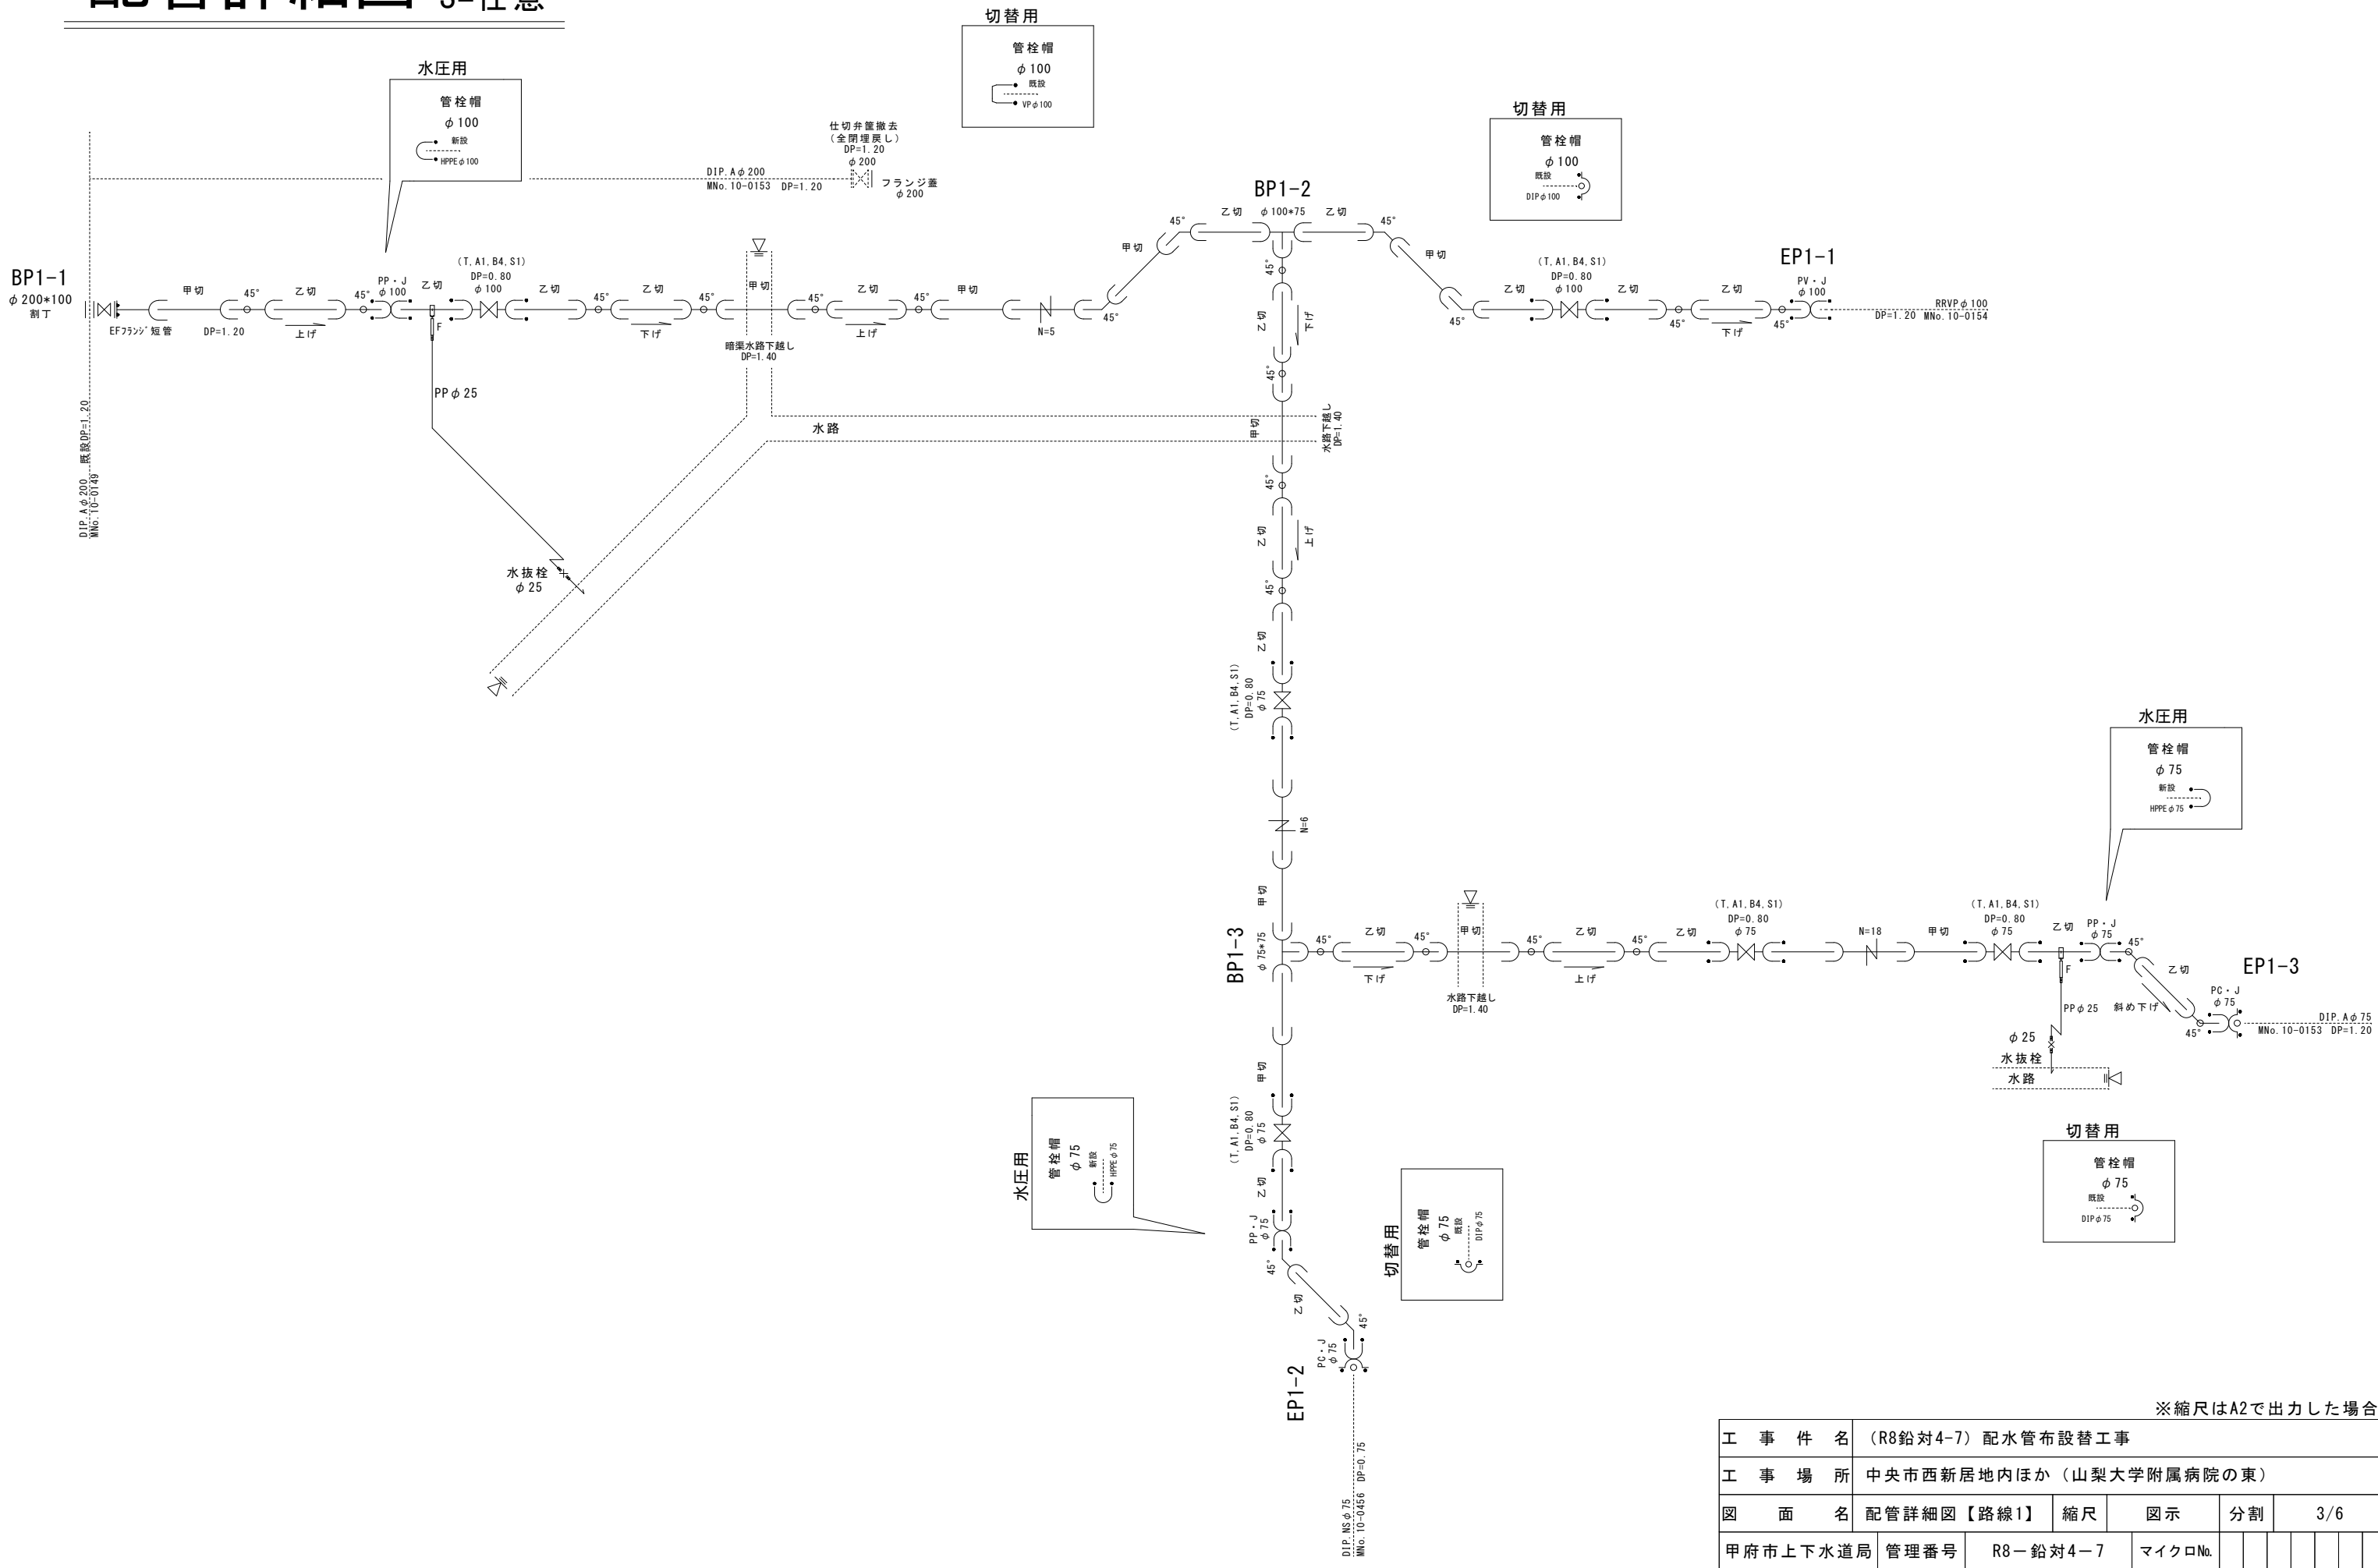

切替用

管栓帽
φ 100

既設
VP φ 100

切替用

管栓帽
φ 100

既設
DIP φ 100

水圧用

管栓帽
φ 75

新設
HPPE φ 75

水圧用

管栓帽
φ 75

新設
HPPE φ 75

切替用

管栓帽
φ 75

既設
DIP φ 75

切替用

管栓帽
φ 75


既設
DIP φ 75

※縮尺はA2で出力した場合

工 事 件 名	(R8鉛対4-7) 配水管布設替工事									
工 事 場 所	中央市西新居地内ほか（山梨大学附属病院の東）									
図 面 名	配管詳細図【路線1】	縮尺	図示	分割	3/6					
甲府市上下水道局	管理番号	R8－鉛対4－7	マイクロNo.							

平面図 S=1:500

標準横断図 S=1:100

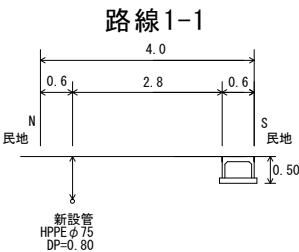


給水工事【路線2】

- PP φ 20 : 8箇所
SSP φ 40 : 2箇所
SSP φ 50 : 1箇所

※縮尺はA2で出力した場合

工 事 件 名	(R8鉛対4-7) 配水管布設替工事						
工 事 場 所	中央市西新居地内ほか（山梨大学附属病院の東）						
図 面 名	平面図【路線2】	縮尺	図示	分割	4/6		
甲府市上下水道局	管理番号	R8－鉛対4－7	マイクロNo.				







配管詳細図 S=任意

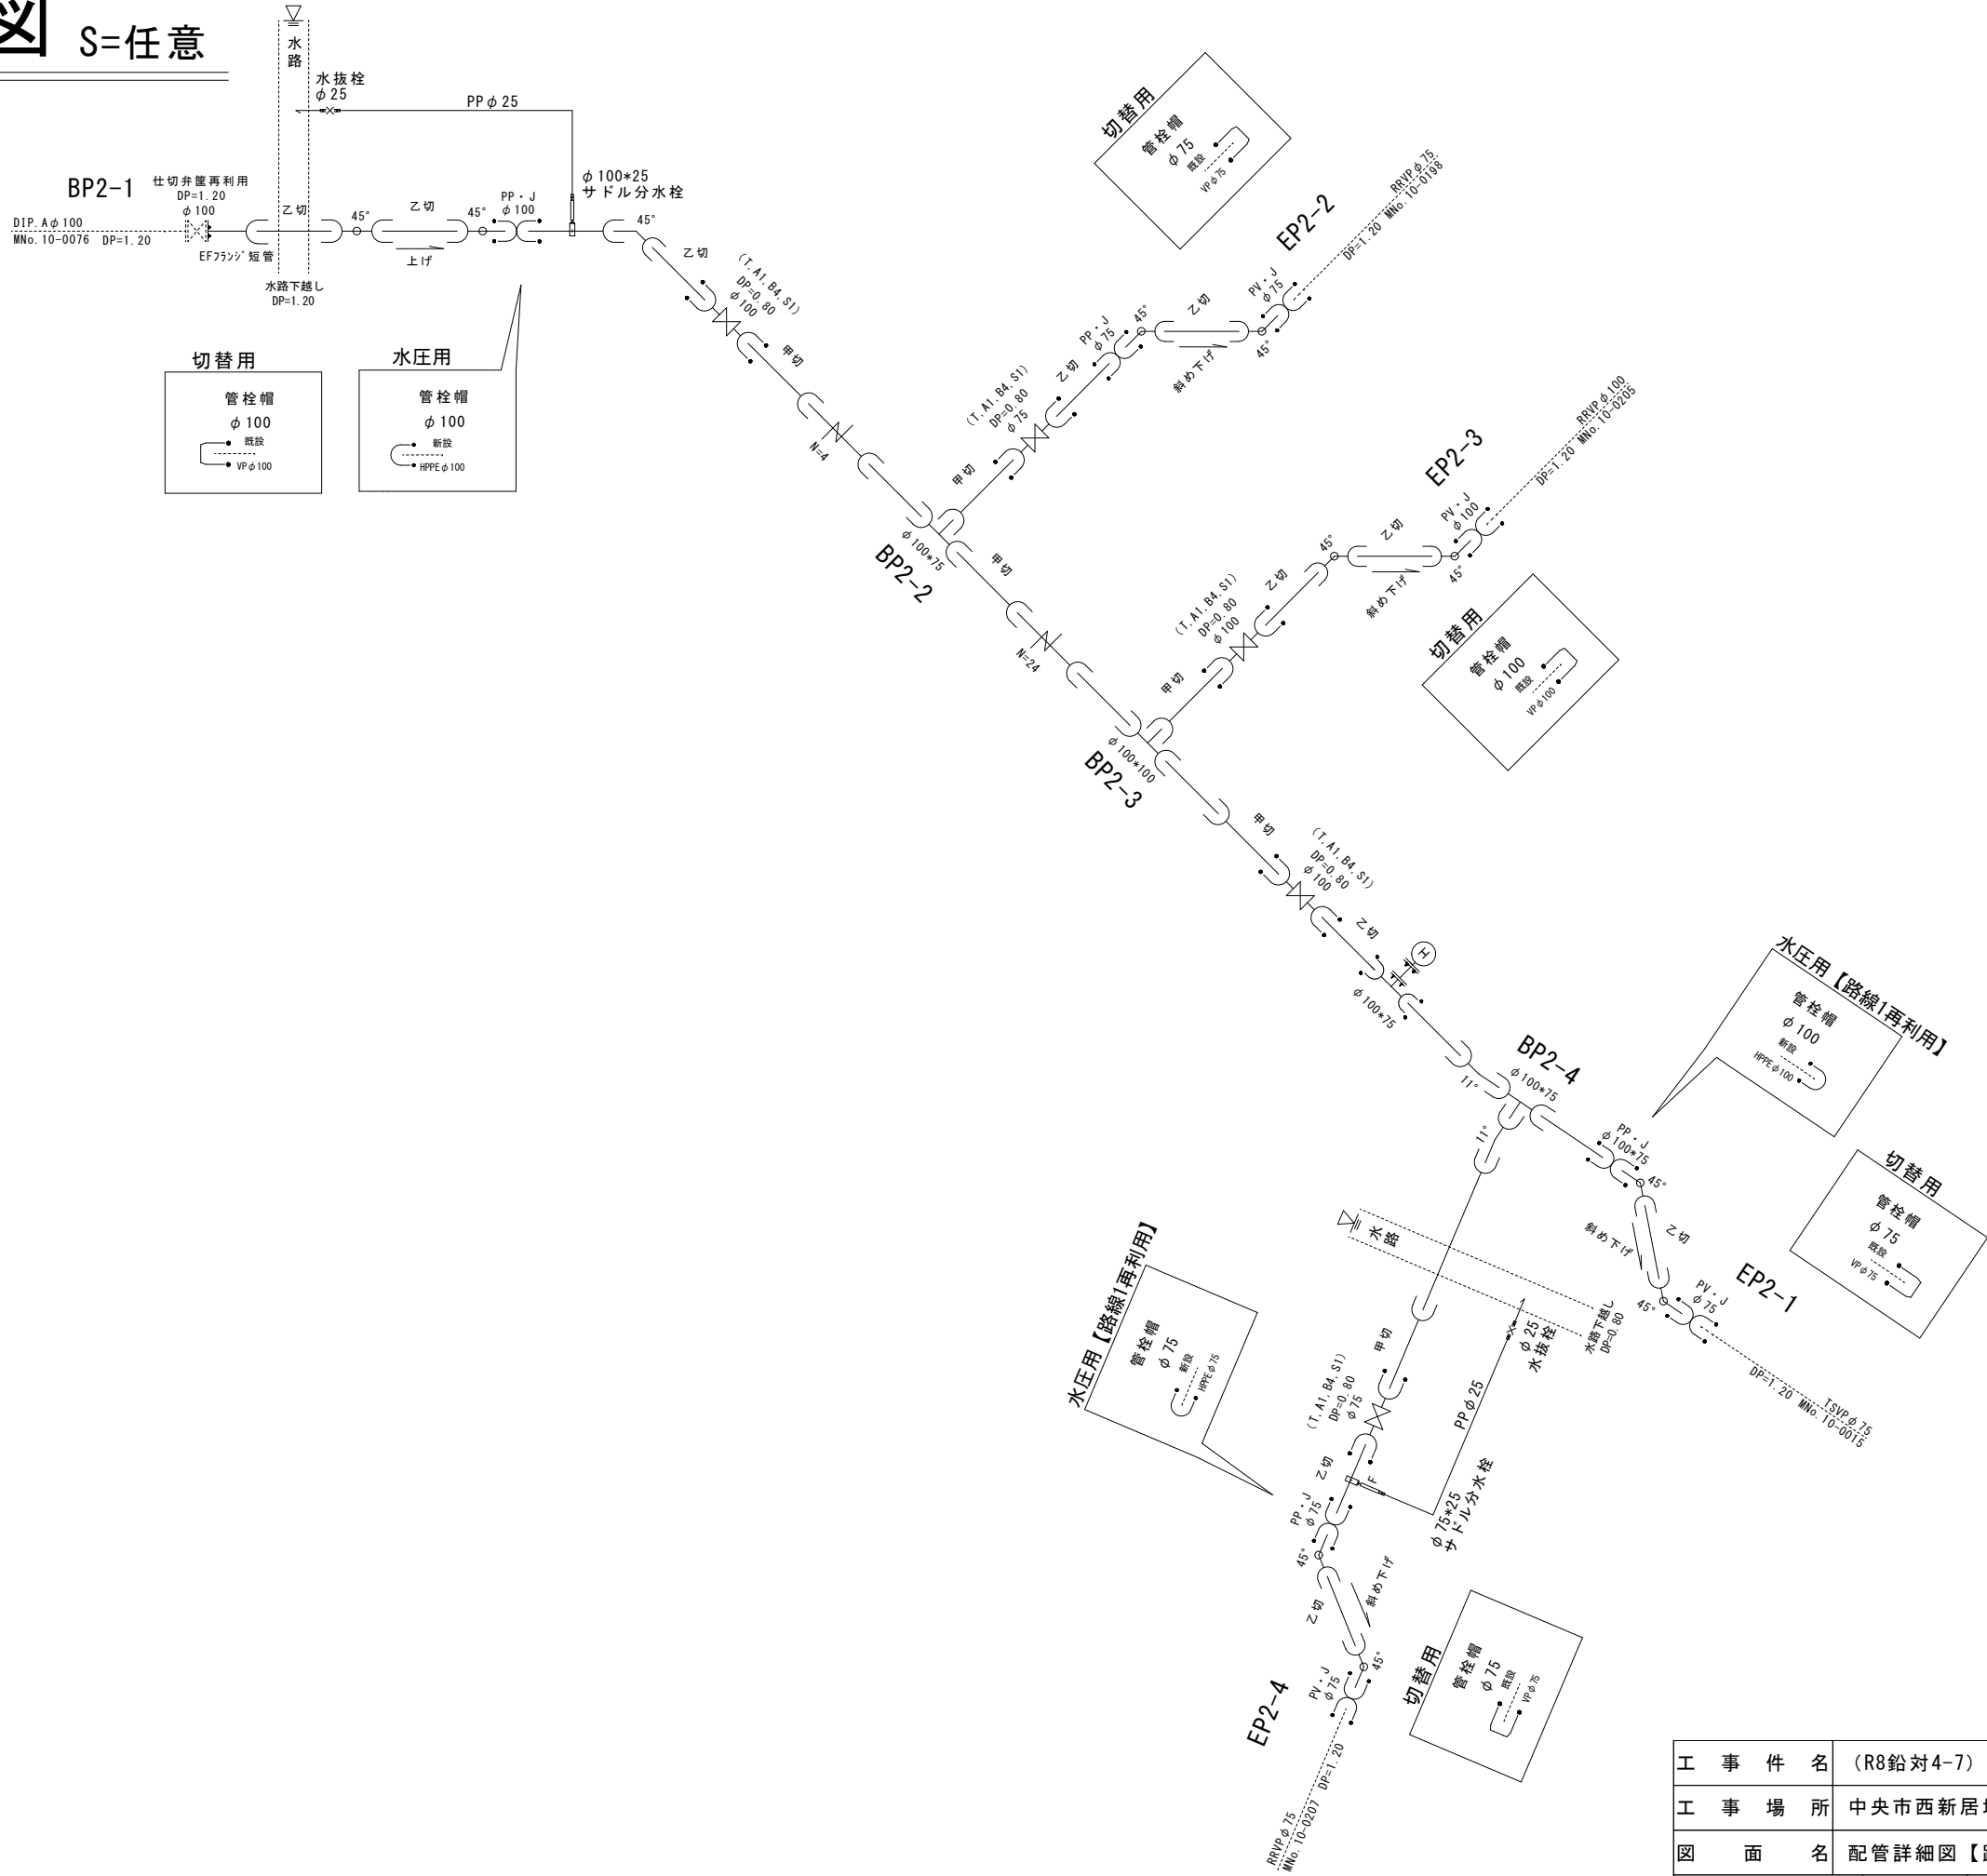

※縮尺はA2で出力した場合

工 事 件 名	(R8鉛対4-7) 配水管布設替工事									
工 事 場 所	中央市西新居地内ほか（山梨大学附属病院の東）									
図 面 名	配管詳細図【路線2】	縮尺	図示	分割	5/6					
甲府市上下水道局	管理番号	R8ー鉛対4ー7	マイクロNo.							

土工標準図 S=1:25

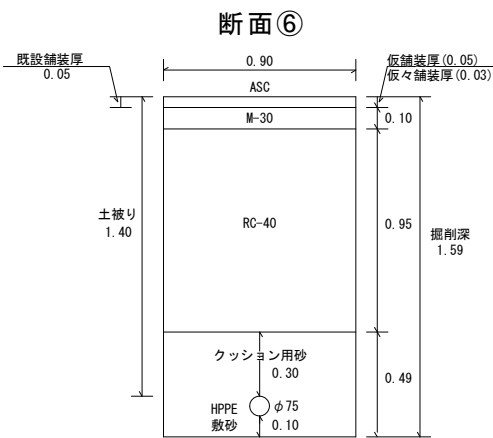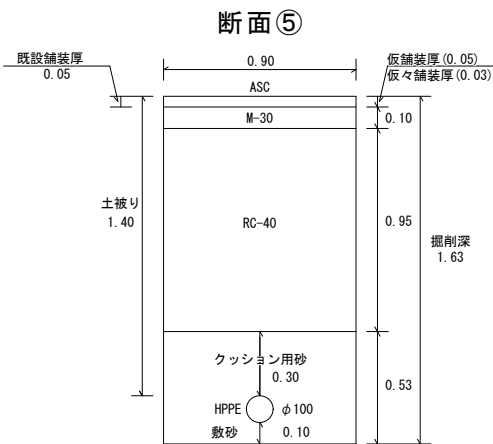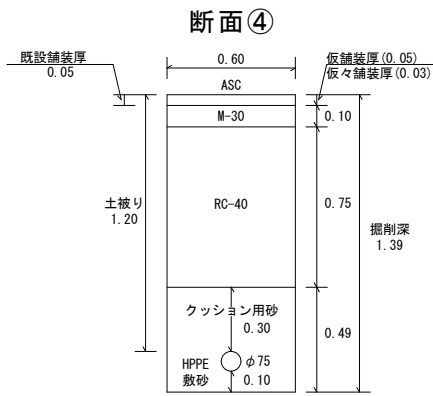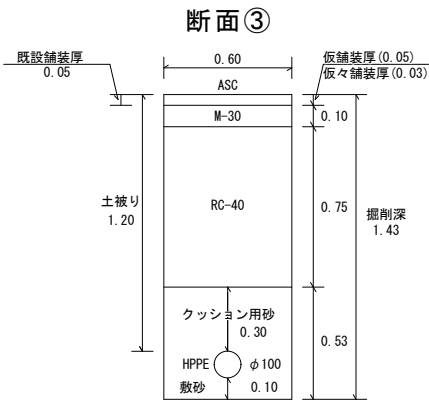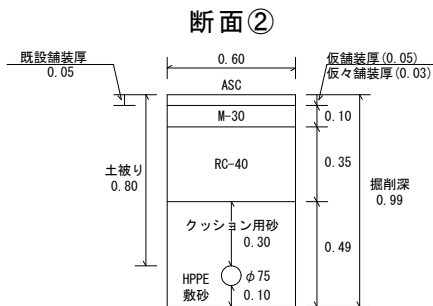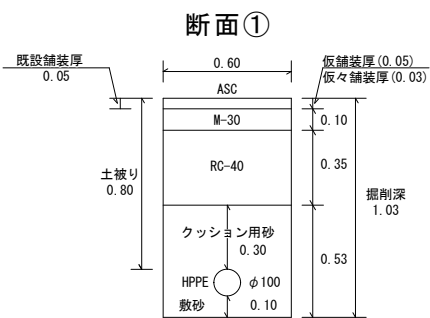

※縮尺はA2で出力した場合

工 事 件 名	(R8鉛対4-7) 配水管布設替工事										
工 事 場 所	中央市西新居地内ほか（山梨大学附属病院の東）										
図 面 名	土工標準図			縮 尺	図 示	分割	6/6				
甲府市上下水道局	管理番号	R8－鉛対4－7			マイクロNo.						