


平面図1 S=1:500

試掘箇所図 S=1:1000

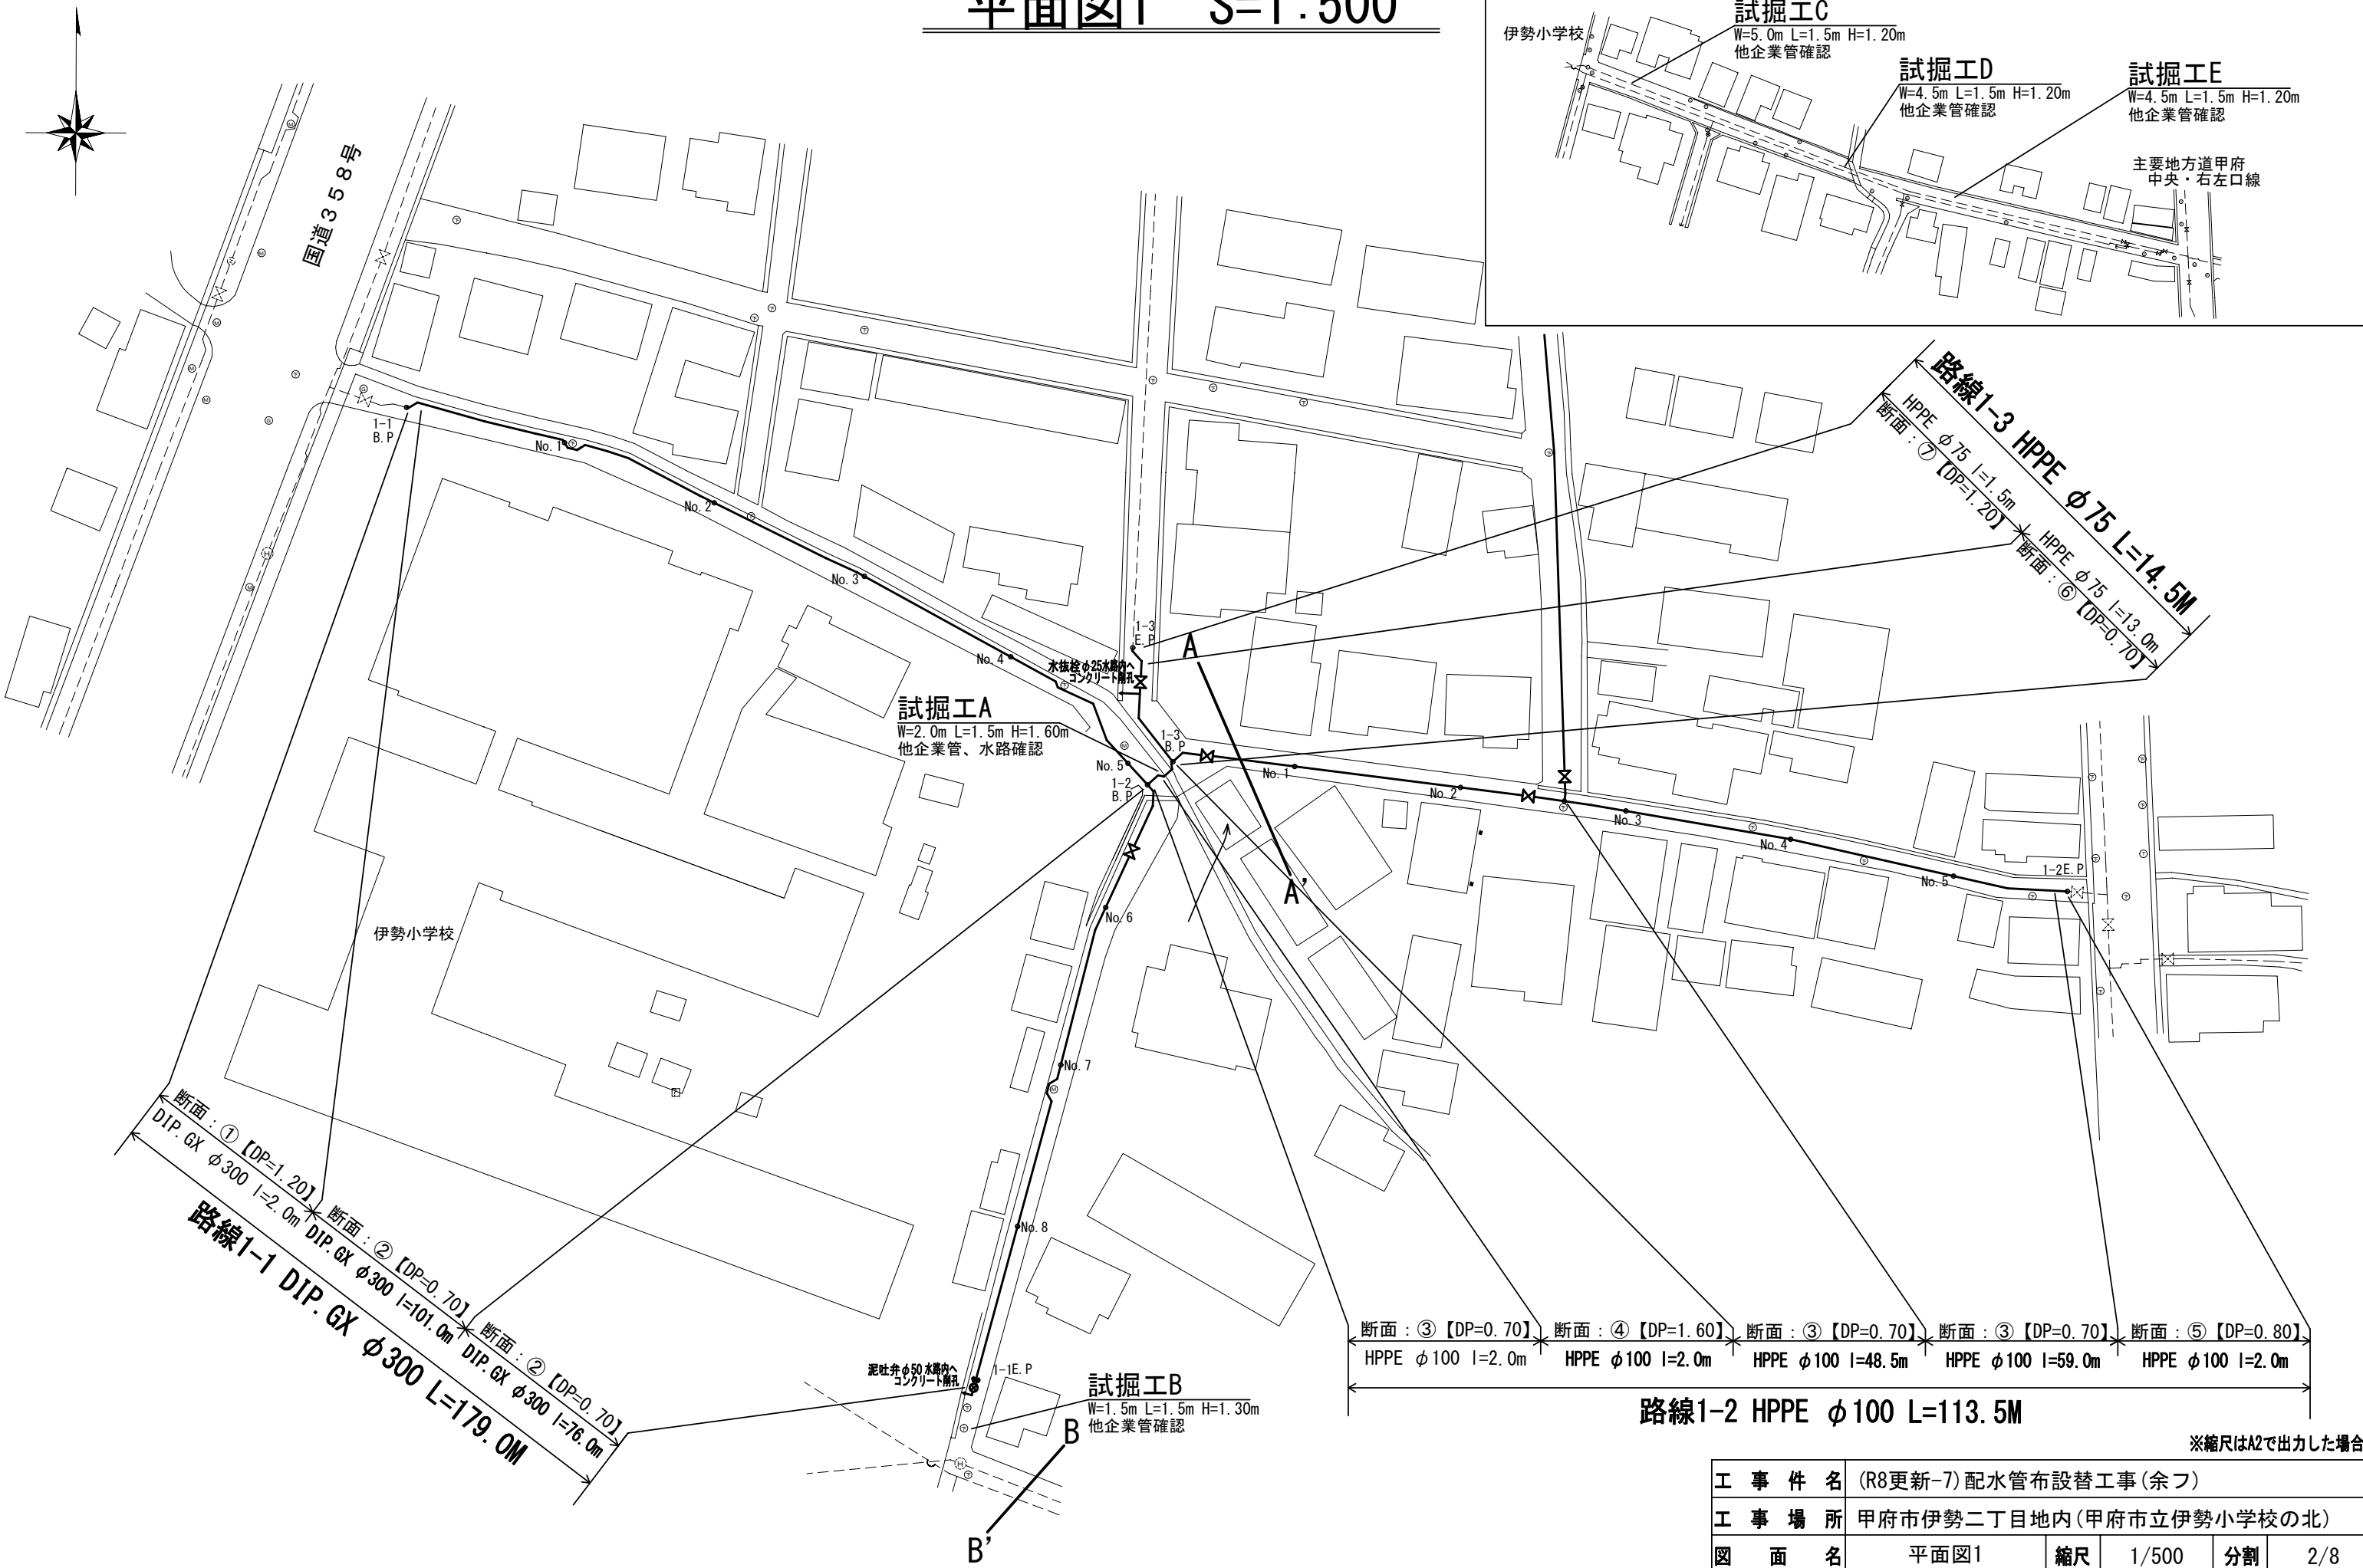

試掘工C
W=5.0m L=1.5m H=1.20m
他企業管確認

試掘工D
W=4.5m L=1.5m H=1.20m
他企業管確認

試掘工E
W=4.5m L=1.5m H=1.20m
他企業管確認

主要地方道甲府
中央・右左口線

試掘工A
W=2.0m L=1.5m H=1.60m
他企業管、水路確認


試掘工B
W=1.5m L=1.5m H=1.30m
他企業管確認

路線1-2 HPPE φ100 L=113.5M

※縮尺はA2で出力した場合

工 事 件 名	(R8更新-7) 配水管布設替工事(余フ)					
工 事 場 所	甲府市伊勢二丁目地内(甲府市立伊勢小学校の北)					
図 面 名	平面図1	縮尺	1/500	分割	2/8	
甲府市上下水道局	管理番号	R8-更新-7	マイクロNo.			

平面図2 S=1:500

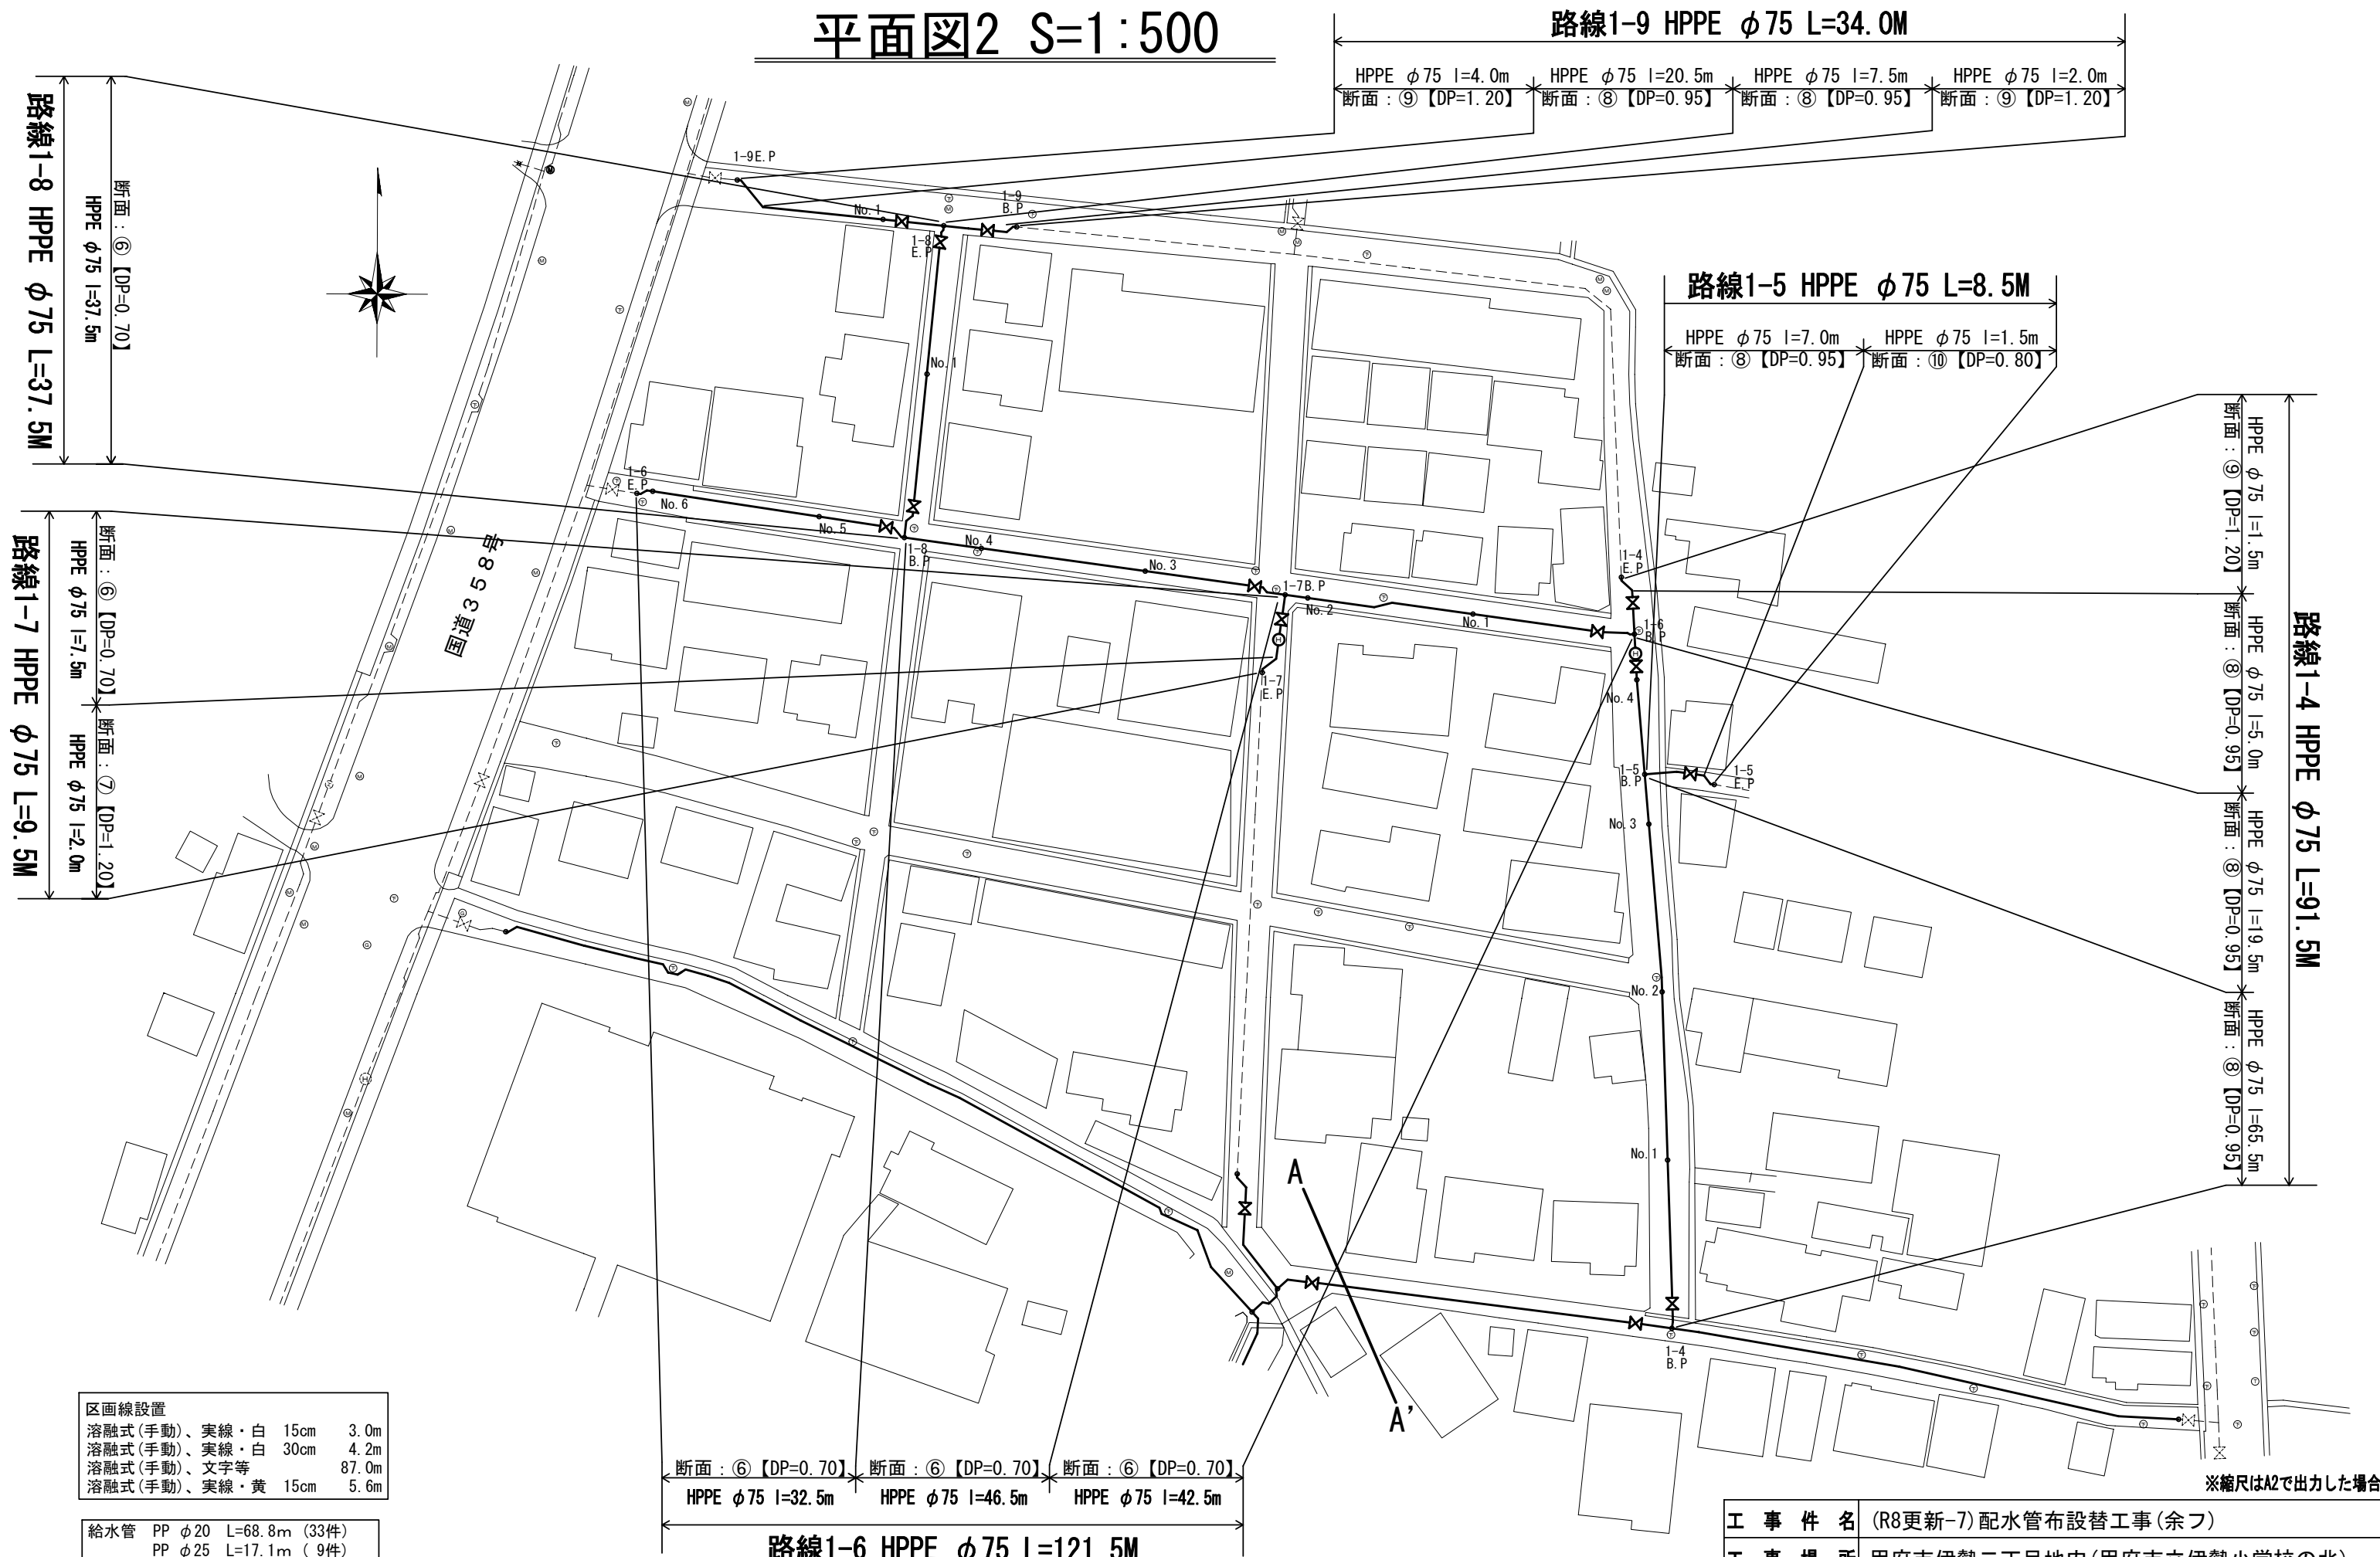

路線1-8 HPPE φ75 L=37.5M
断面：⑥【DP=0.70】
HPPE φ75 L=37.5m

路線1-7 HPPE φ75 L=9.5M
断面：⑥【DP=0.70】
HPPE φ75 L=7.5m
断面：⑦【DP=1.20】
HPPE φ75 L=2.0m

路線1-9 HPPE φ75 L=34.0M
HPPE φ75 L=4.0m 断面：⑨【DP=1.20】
HPPE φ75 L=20.5m 断面：⑧【DP=0.95】
HPPE φ75 L=7.5m 断面：⑧【DP=0.95】
HPPE φ75 L=2.0m 断面：⑨【DP=1.20】

路線1-5 HPPE φ75 L=8.5M
HPPE φ75 L=7.0m 断面：⑧【DP=0.95】
HPPE φ75 L=1.5m 断面：⑩【DP=0.80】

路線1-4 HPPE φ75 L=91.5M
HPPE φ75 L=1.5m 断面：⑨【DP=1.20】
HPPE φ75 L=5.0m 断面：⑧【DP=0.95】
HPPE φ75 L=19.5m 断面：⑧【DP=0.95】
HPPE φ75 L=65.5m 断面：⑧【DP=0.95】

断面：⑥【DP=0.70】
HPPE φ75 L=32.5m
断面：⑥【DP=0.70】
HPPE φ75 L=46.5m
断面：⑥【DP=0.70】
HPPE φ75 L=42.5m

路線1-6 HPPE φ75 L=121.5M


区画線設置			
溶融式(手動)、実線・白	15cm	3.0m	
溶融式(手動)、実線・白	30cm	4.2m	
溶融式(手動)、文字等		87.0m	
溶融式(手動)、実線・黄	15cm	5.6m	

給水管			
PP φ20	L=68.8m	(33件)	
PP φ25	L=17.1m	(9件)	
SSP φ40	L=7.6m	(3件)	
SSP φ50	L=1.8m	(1件)	

※縮尺はA2で出力した場合

工 事 件 名		(R8更新-7) 配水管布設替工事(余フ)										
工 事 場 所		甲府市伊勢二丁目地内(甲府市立伊勢小学校の北)										
図 面 名		平面図2			縮尺		1/500		分割		3/8	
甲府市上下水道局		管理番号		R8－更新－7			マイクロ№.					













配管詳細図2 S=任意

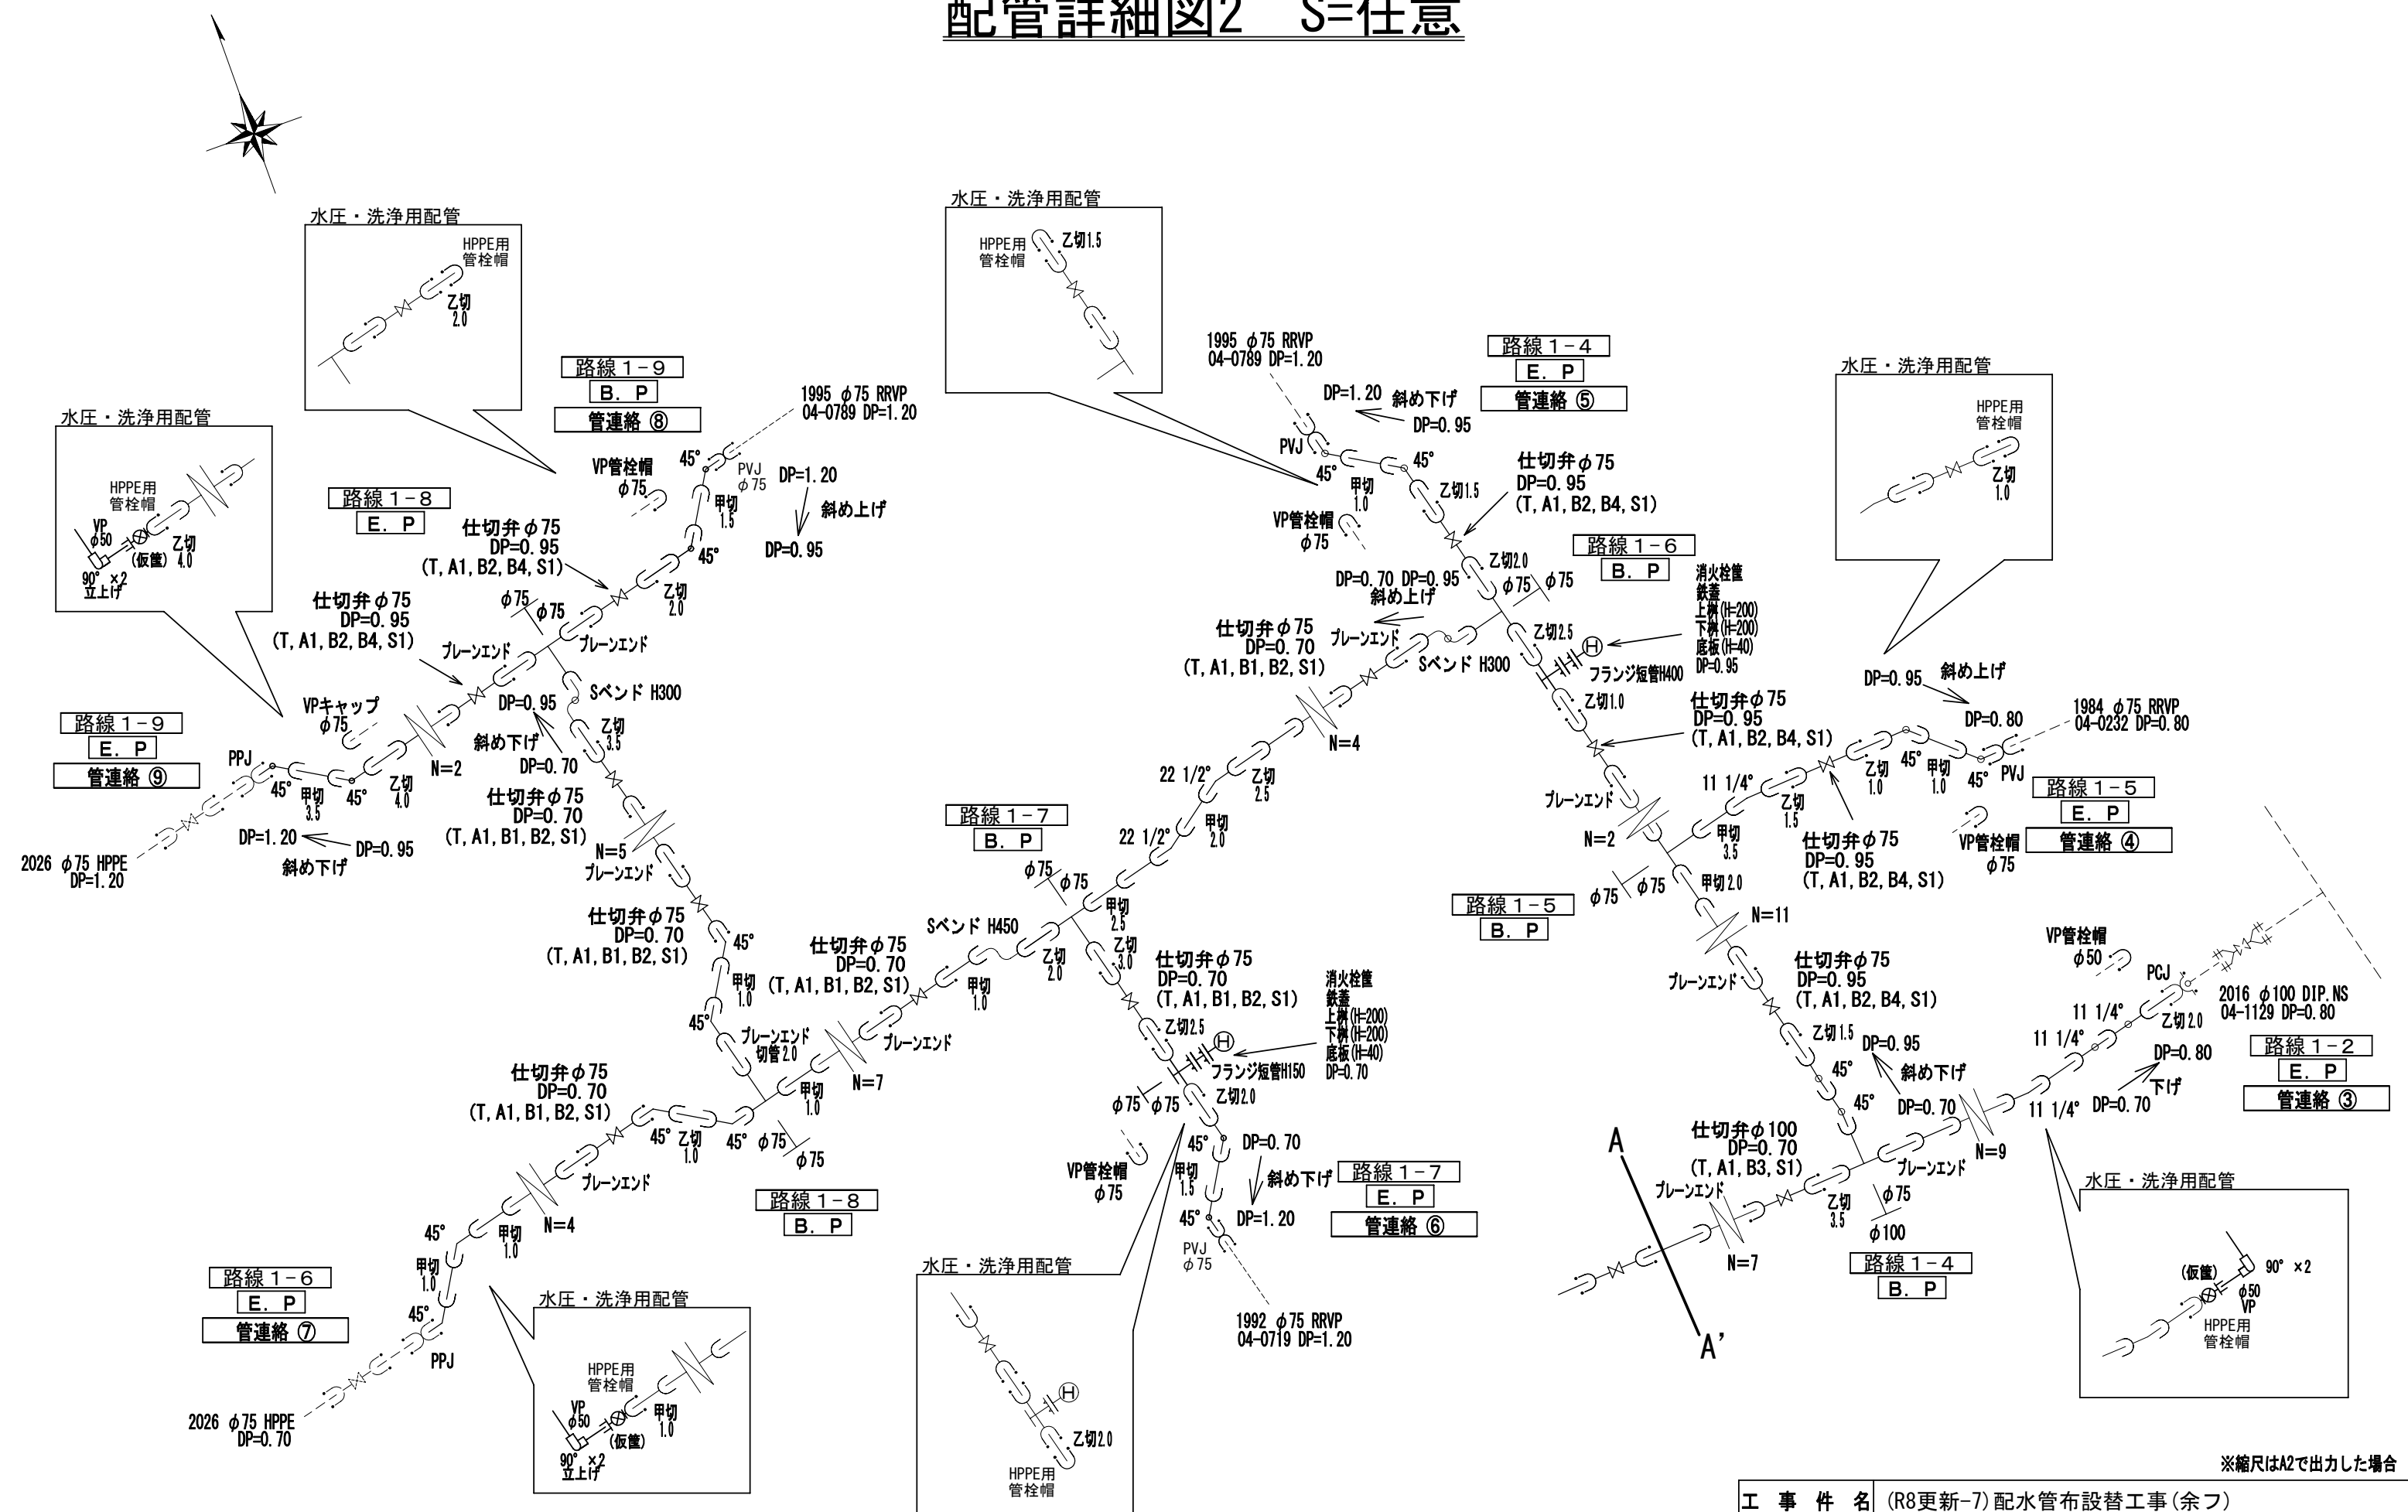



※縮尺はA2で出力した場合

工 事 件 名	(R8更新-7) 配水管布設替工事(余フ)					
工 事 場 所	甲府市伊勢二丁目地内(甲府市立伊勢小学校の北)					
図 面 名	配管詳細図2	縮尺	任意	分割	5/8	
甲府市上下水道局	管理番号	R8-更新-7	マイクロNo.			

土工標準図1 S=1:25単位:m

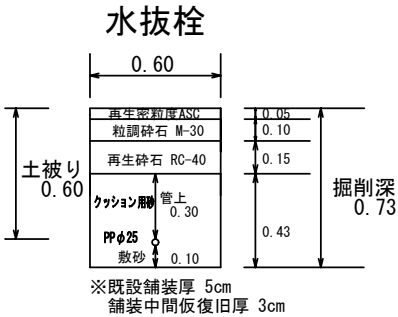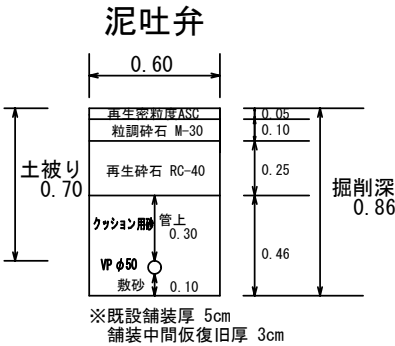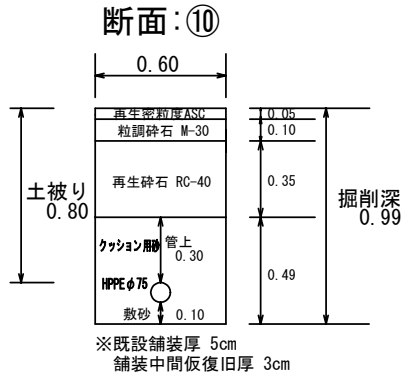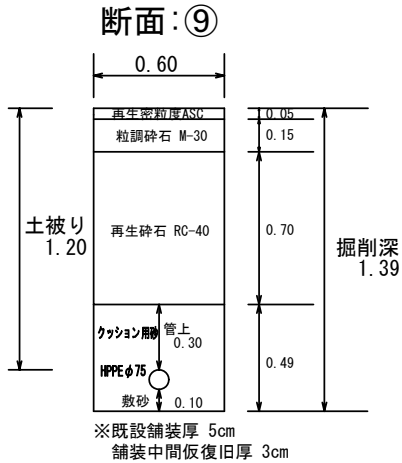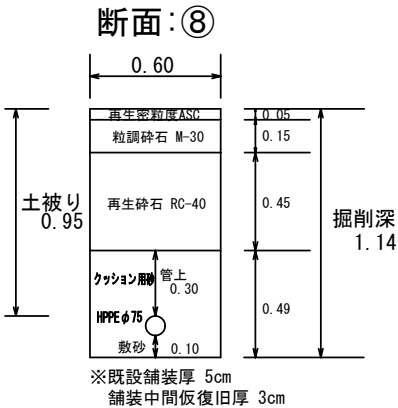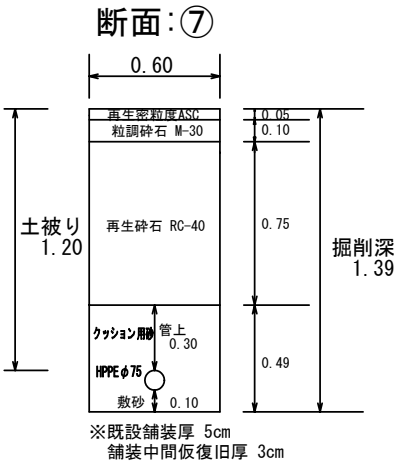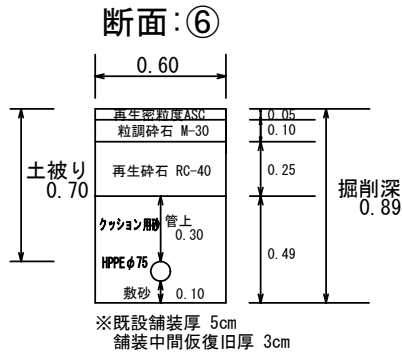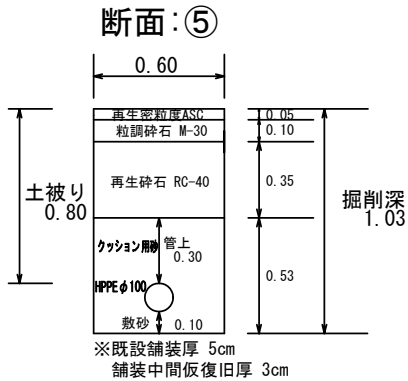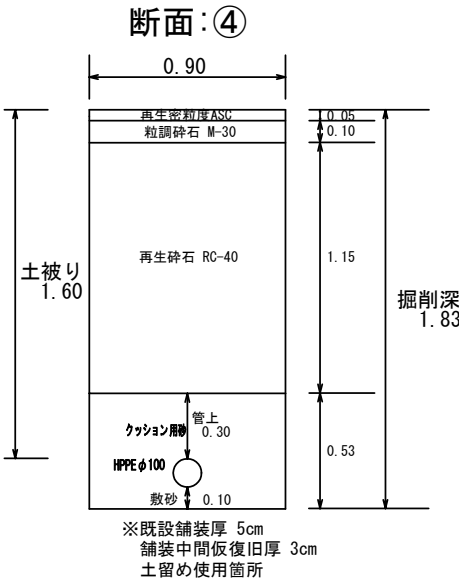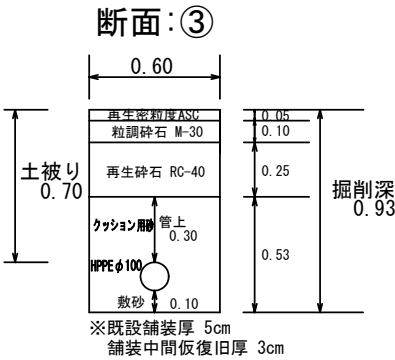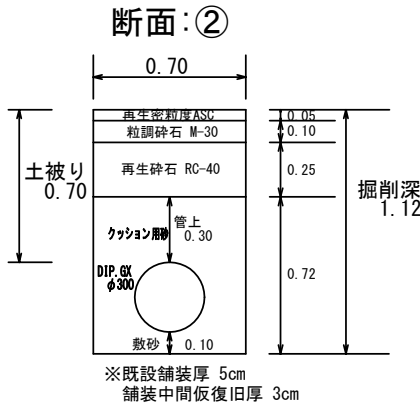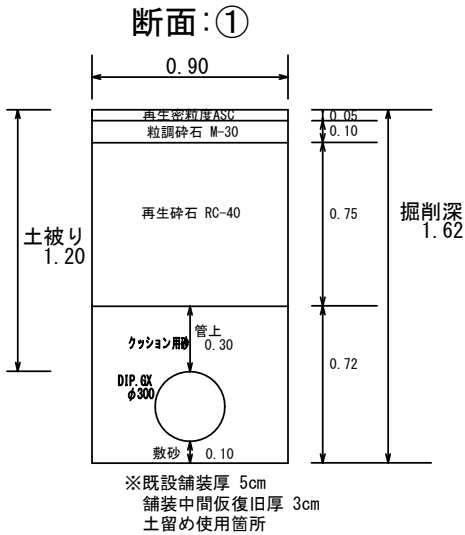

断面図 S=1:50

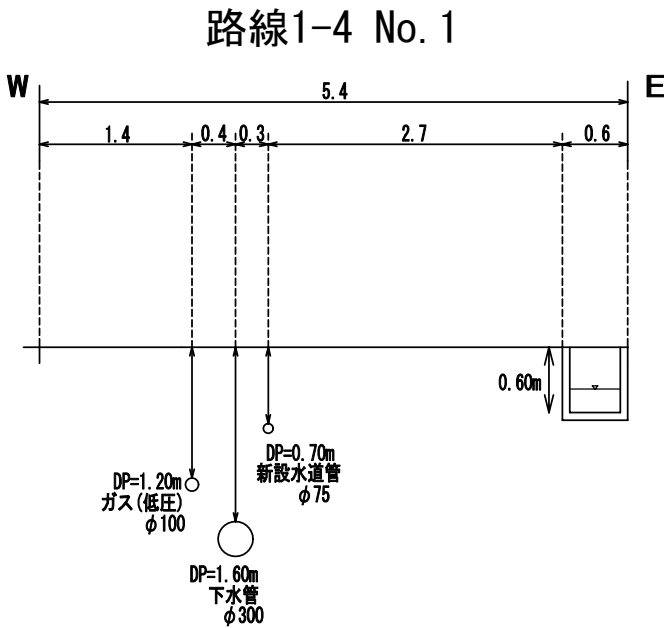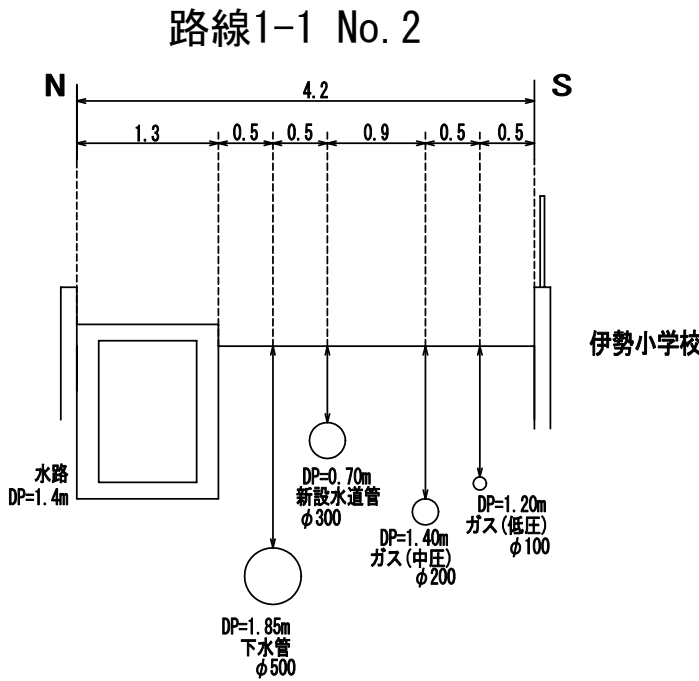



※縮尺はA2で出力した場合

工 事 件 名	(R8更新-7) 配水管布設替工事(余フ)									
工 事 場 所	甲府市伊勢二丁目地内(甲府市立伊勢小学校の北)									
図 面 名	土工標準図1・断面図	縮尺	図示	分割	6/8					
甲府市上下水道局	管理番号	R8－更新－7	マイクロNo.							

臨給平面図 S=1:500

土工標準図2 S=1:25 単位:m



断面：⑪ 臨給管撤去後

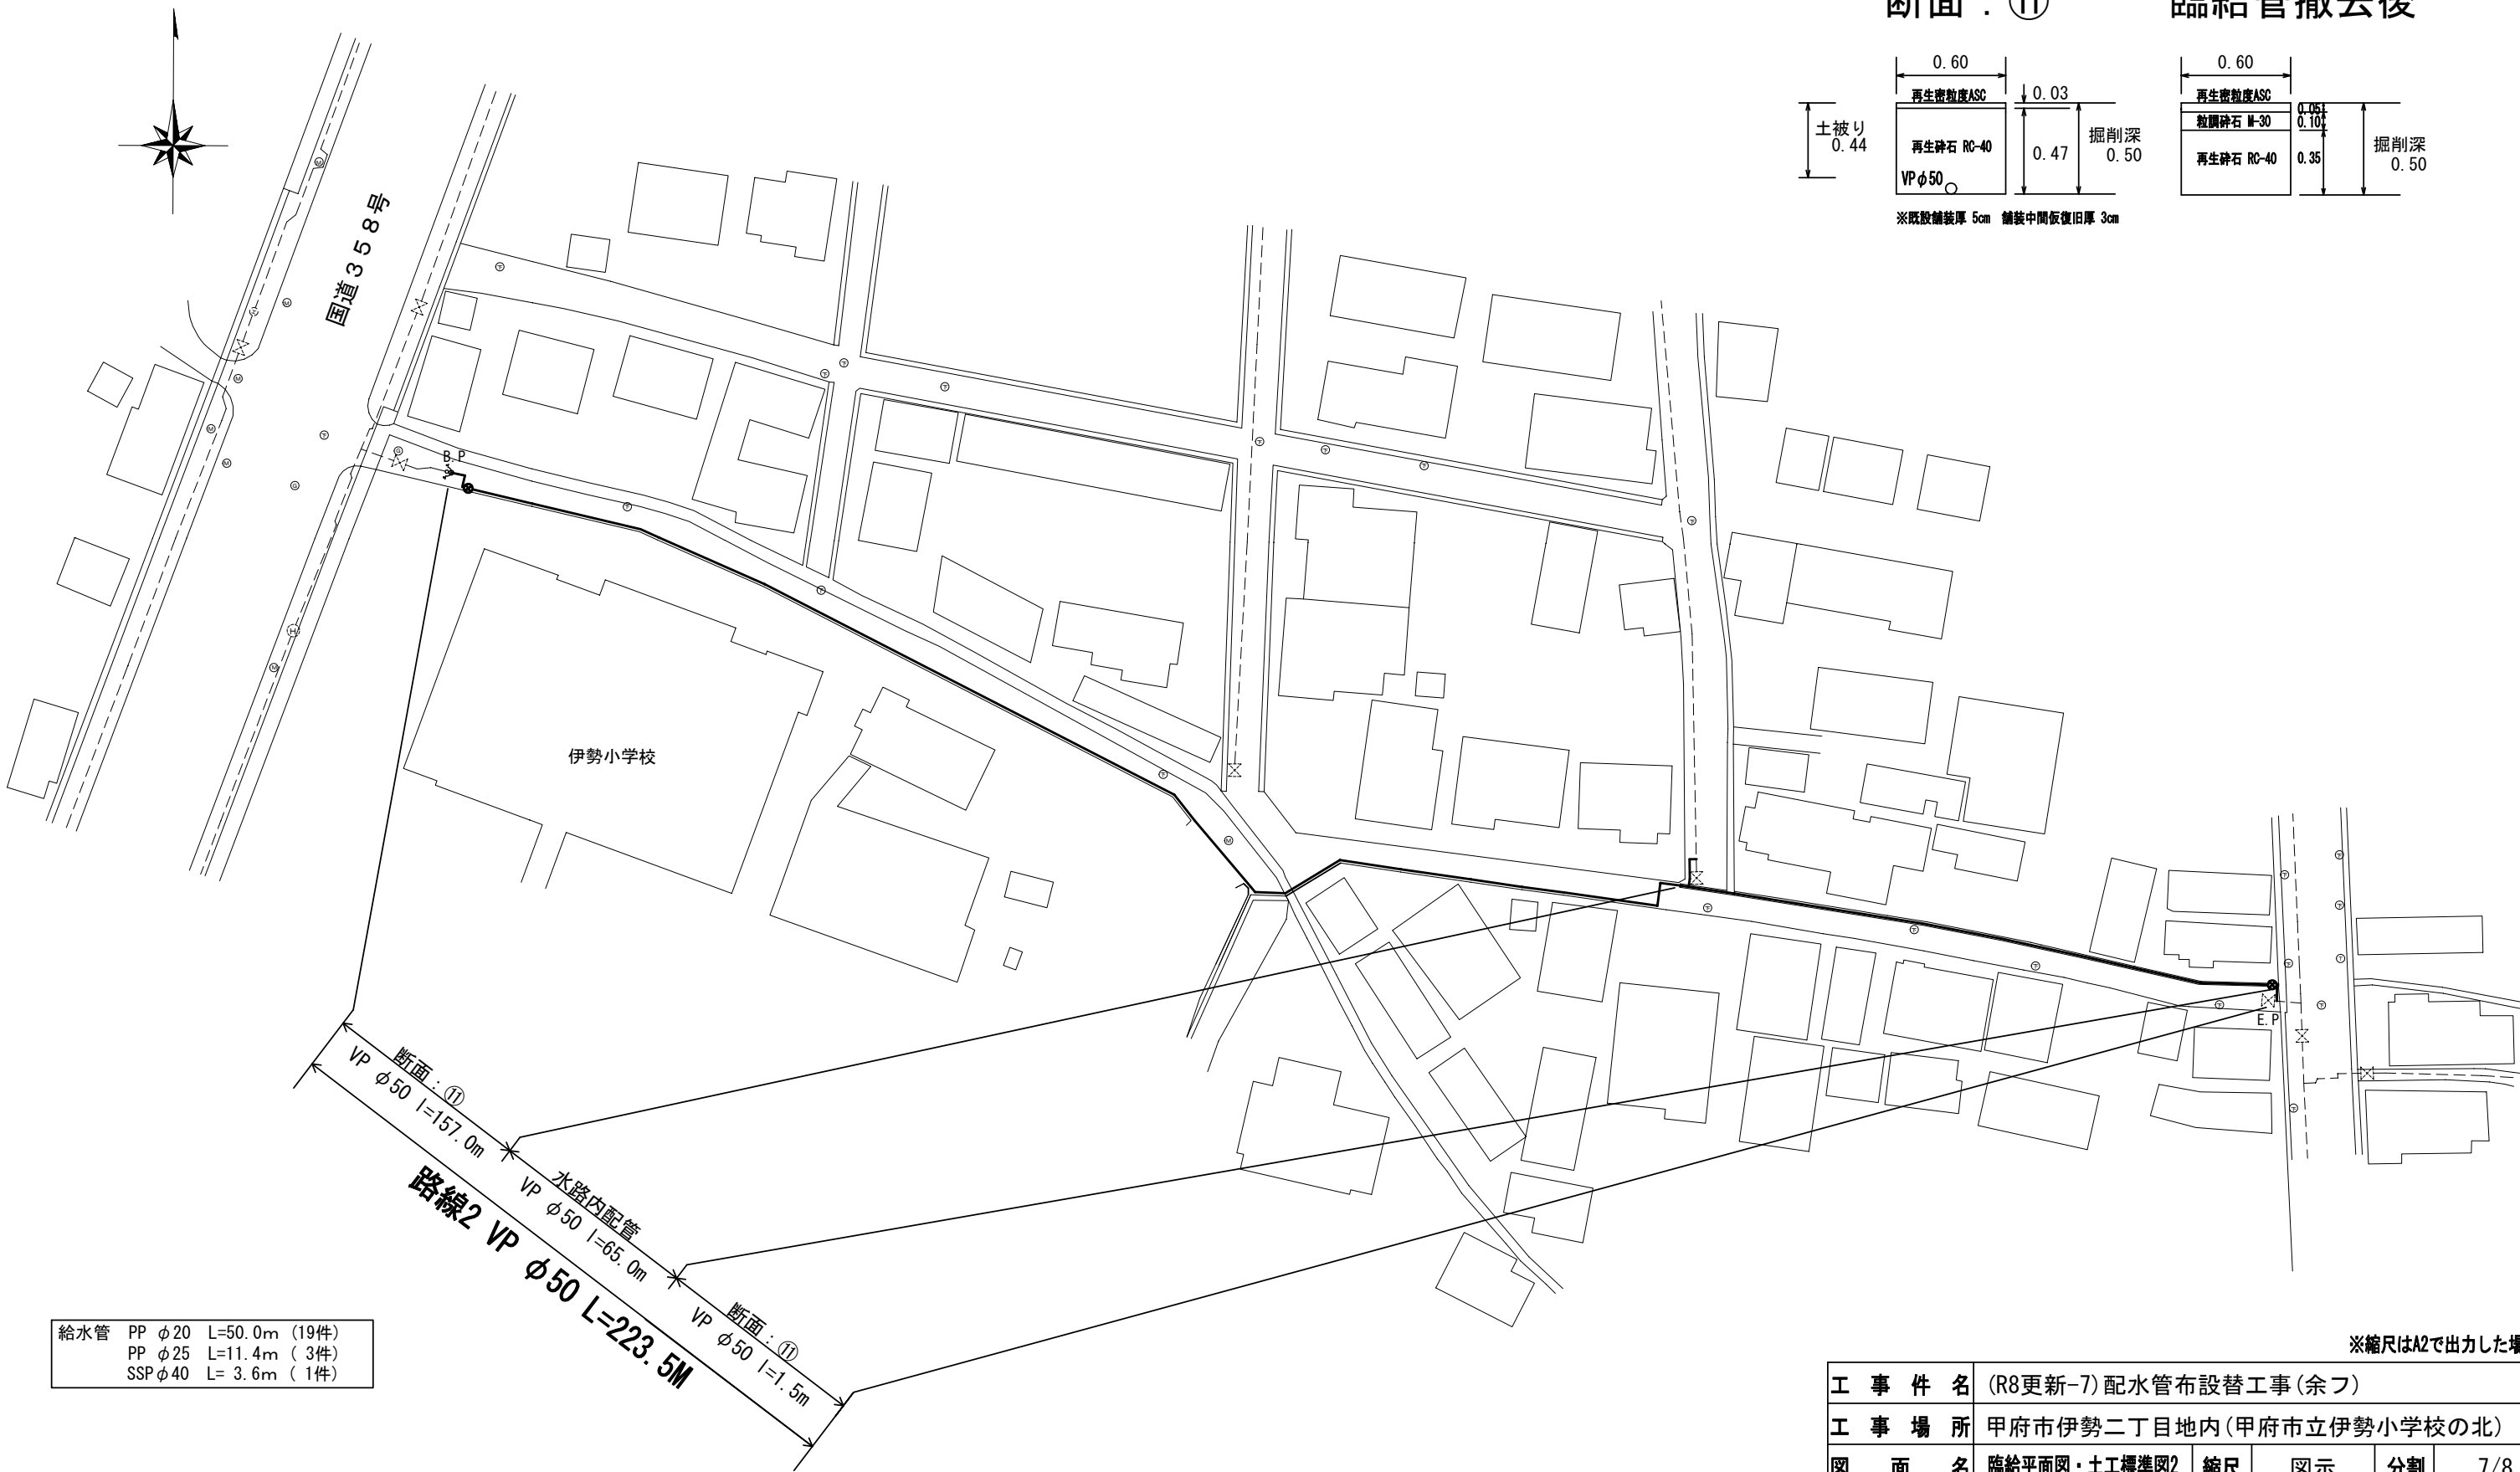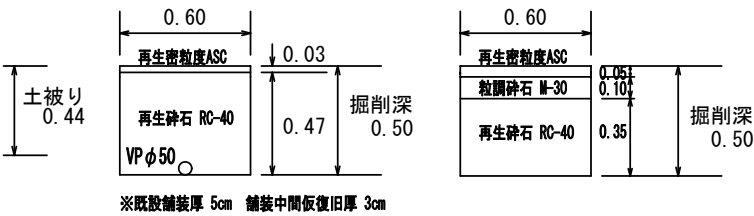

※縮尺はA2で出力した場合

工 事 件 名	(R8更新-7) 配水管布設替工事(余フ)					
工 事 場 所	甲府市伊勢二丁目地内(甲府市立伊勢小学校の北)					
図 面 名	臨給平面図・土工標準図2	縮 尺	図 示	分 割	7/8	
甲府市上下水道局	管理番号	R8-更新-7	マイクロNo.			

臨給配管詳細図 S=任意

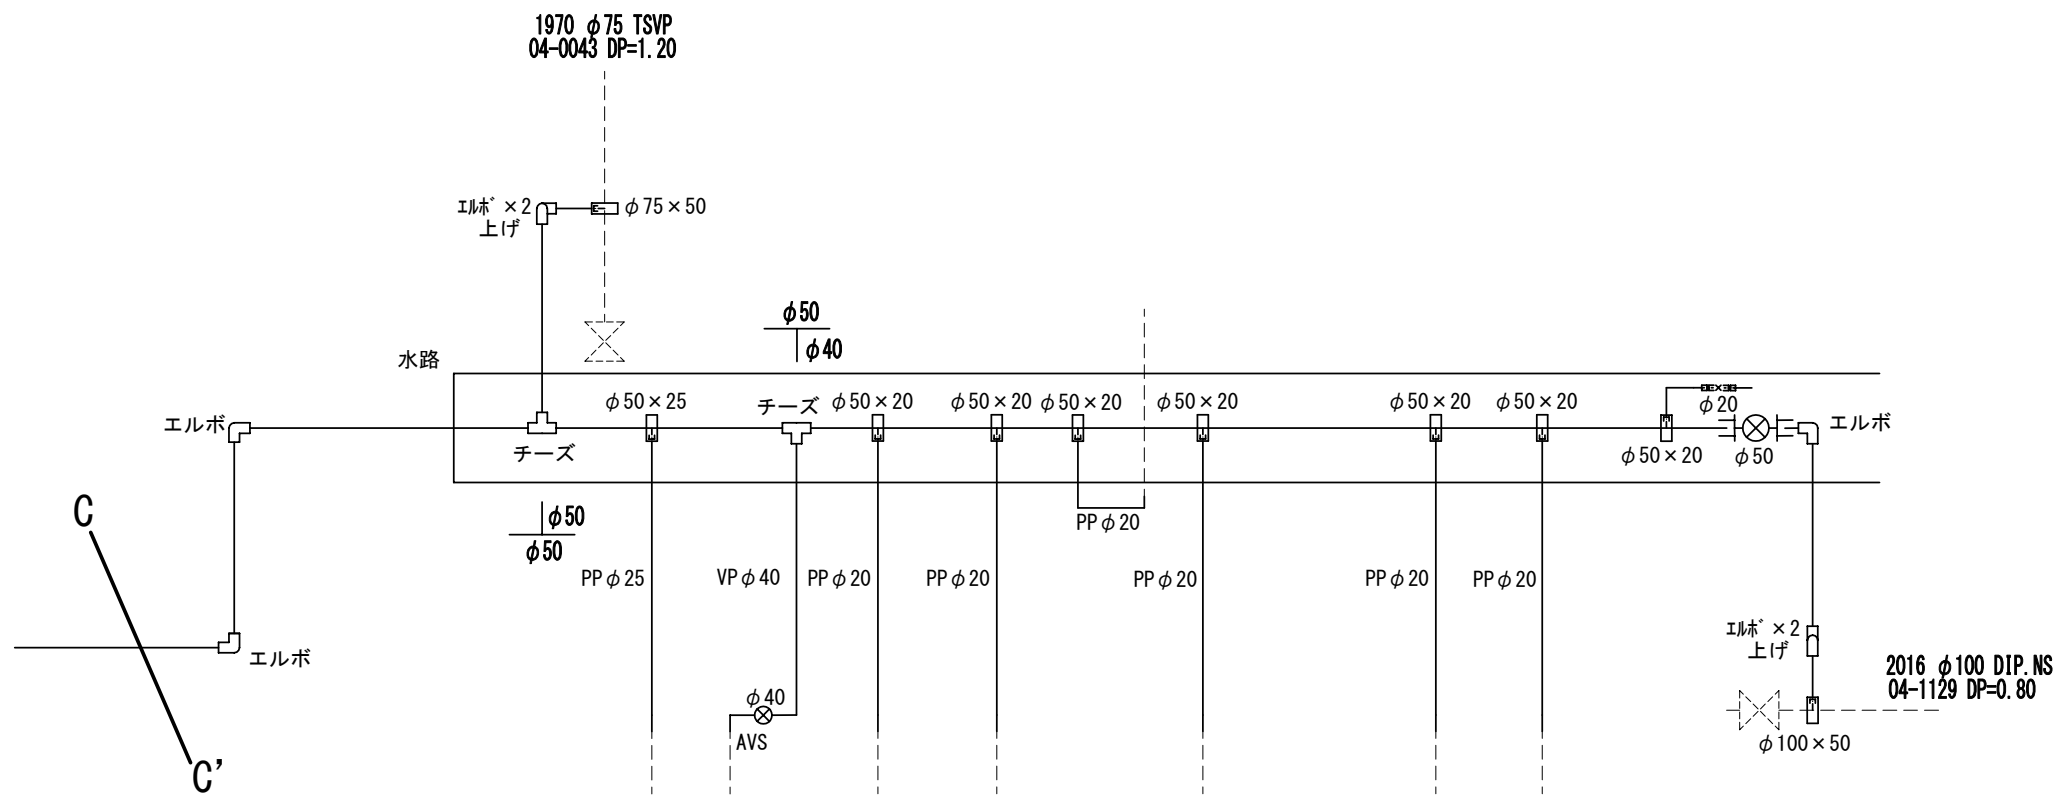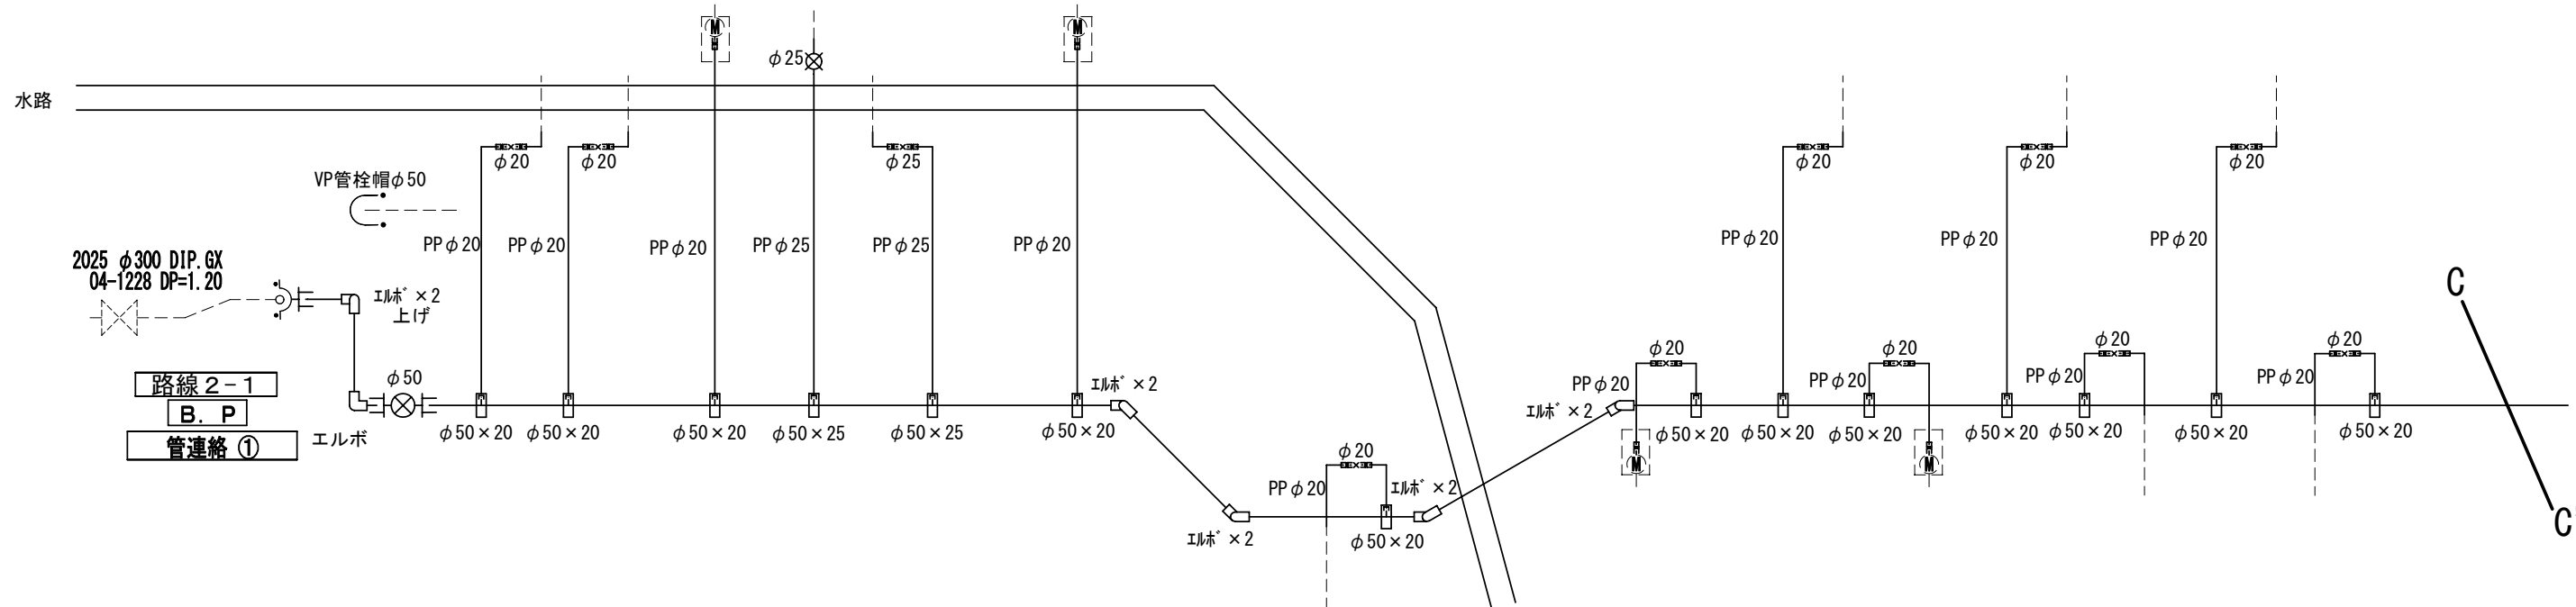

コンクリート削孔
30mm以上 : 7孔 64mm以上 : 6孔

※伸縮止水栓から二次側は本設材を使用

※縮尺はA2で出力した場合						
工 事 件 名	(R8更新-7) 配水管布設替工事(余フ)					
工 事 場 所	甲府市伊勢二丁目地内(甲府市立伊勢小学校の北)					
図 面 名	臨給配管詳細図	縮尺	任意	分割	8/8	
甲府市上下水道局	管理番号	R8-更新-7	マイクロNo.			