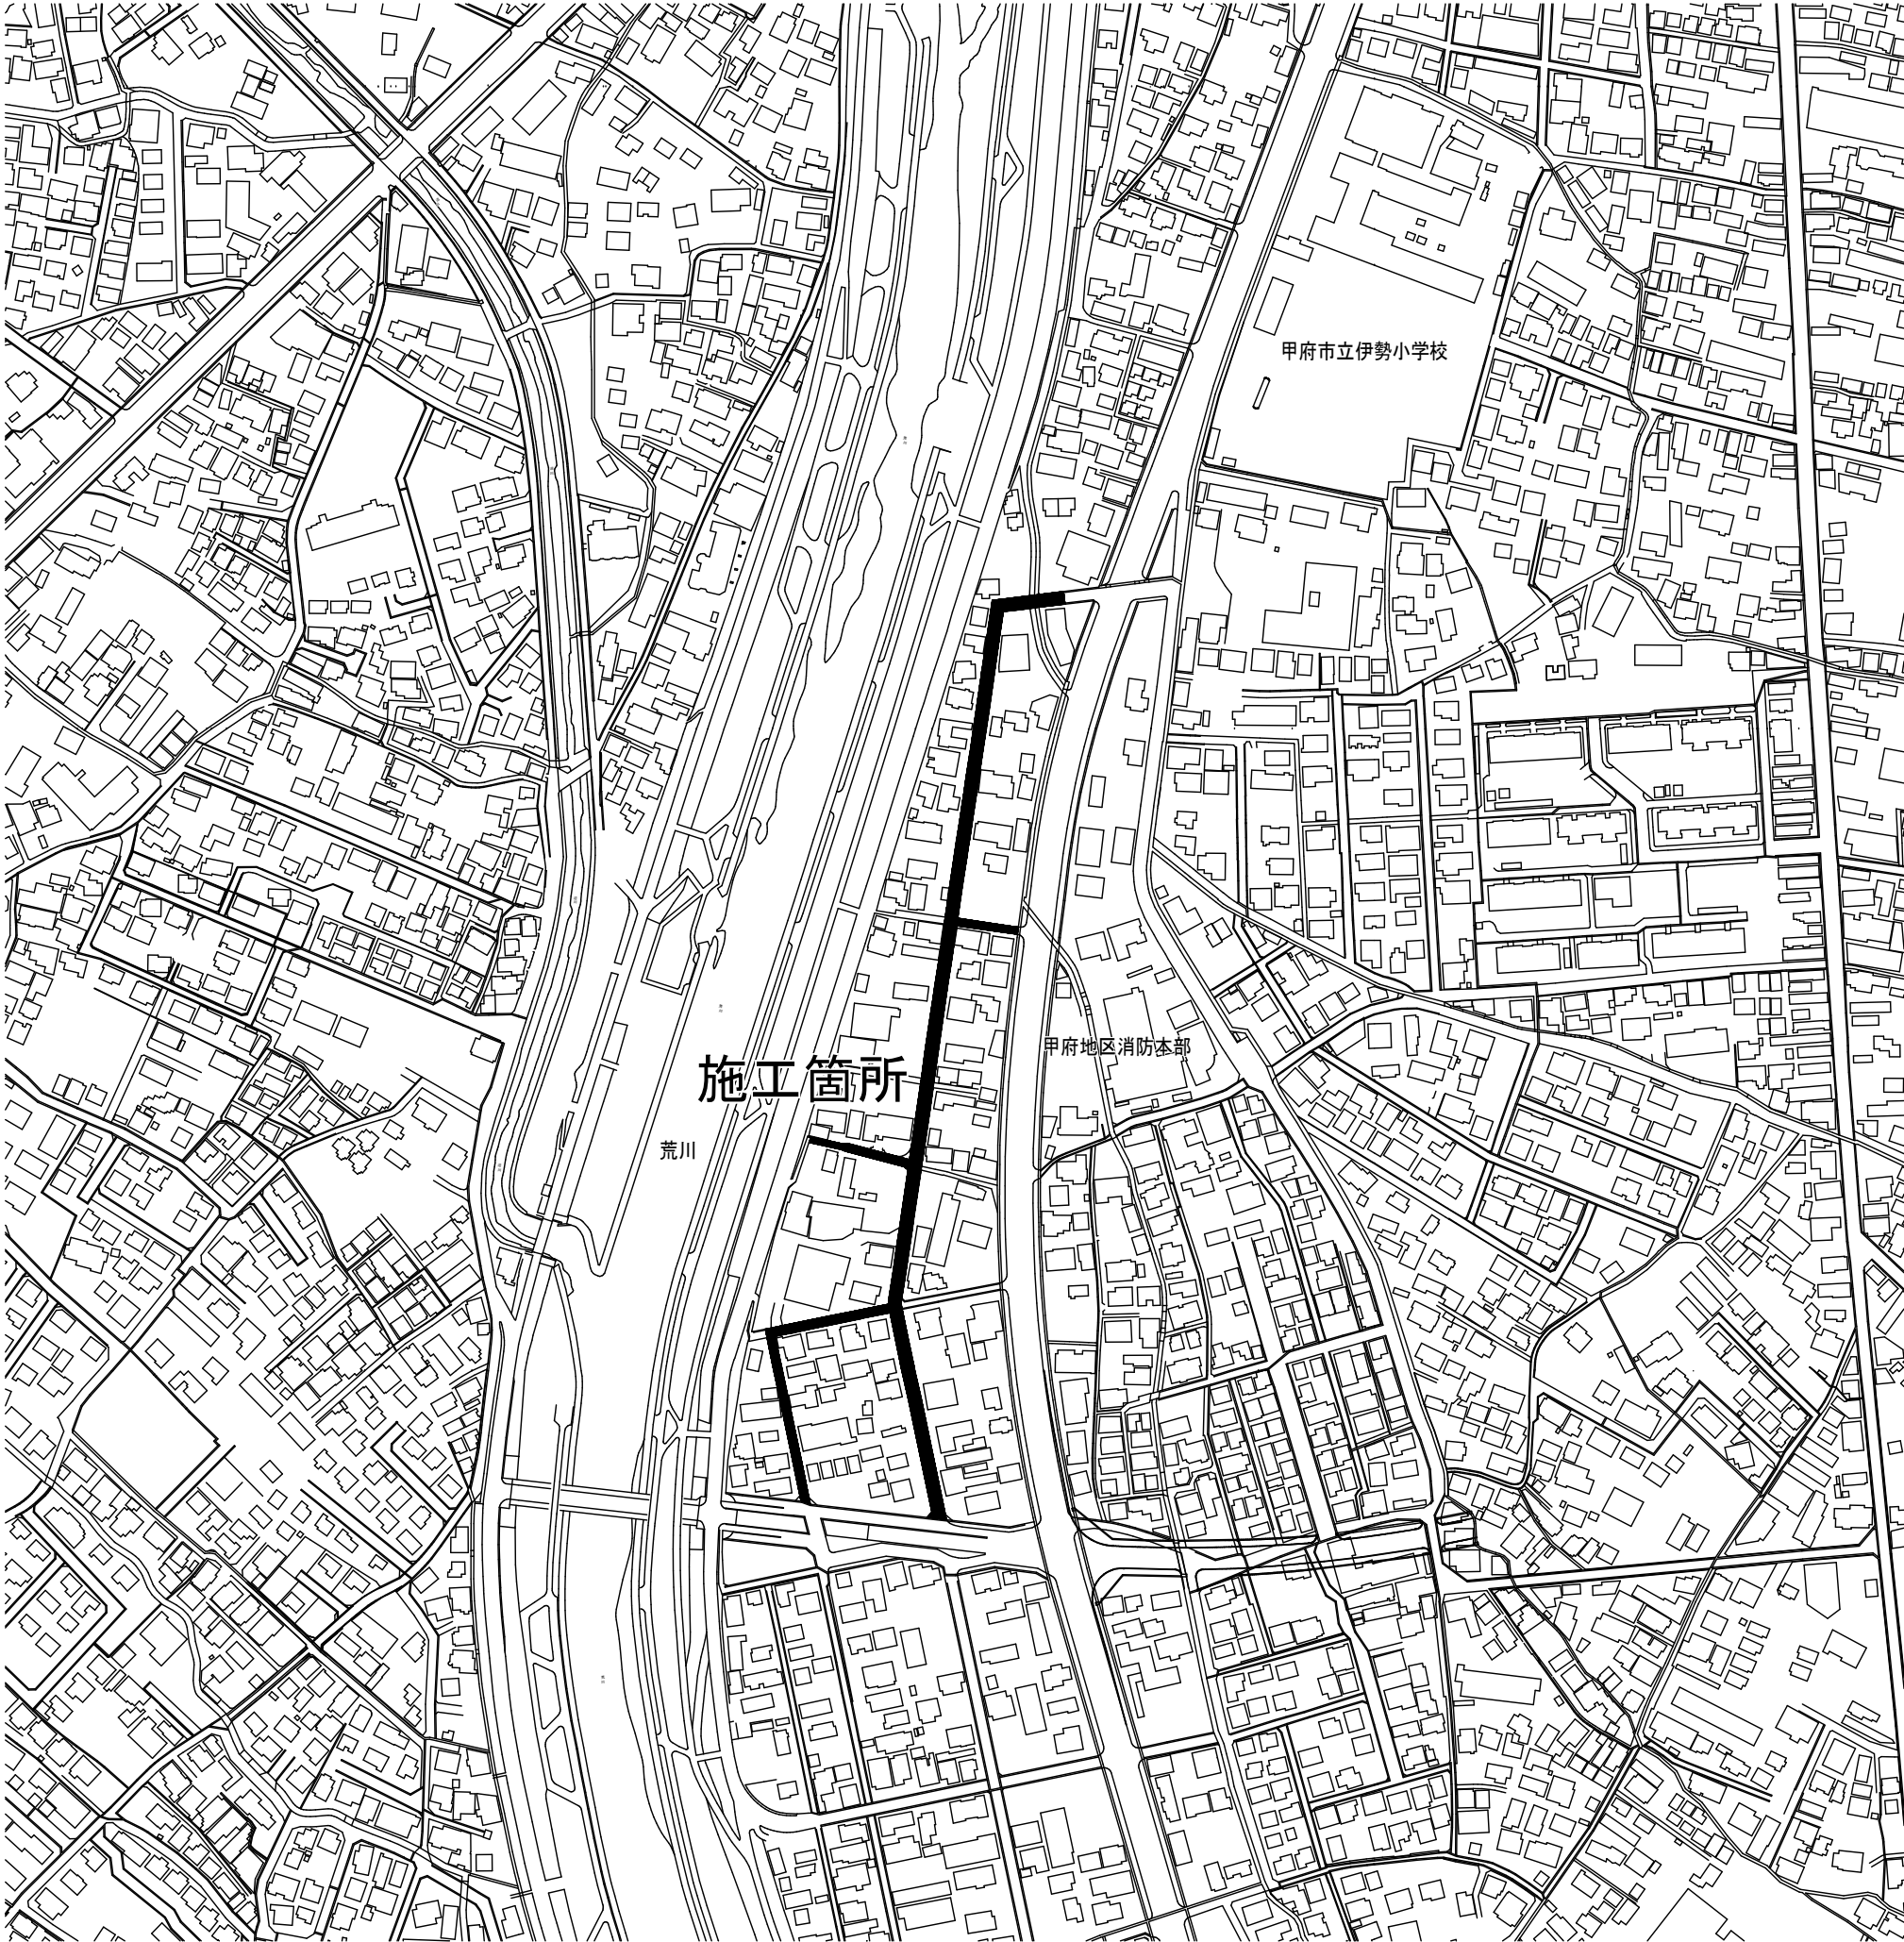


[illegible]

平面図 S=1:500

国道358号

給水管布設替路線2-1

給水管布設替路線2-3

市道

荒川サイクリングロード

荒川

配水管布設替路線1 HPPE φ75 L=135.0M

※縮尺はA2で出力した場合

配水管布設替路線1 給水管工事



- 宅内接続：5箇所
PPφ20（3箇所）
PPφ40（2箇所）
- 道路接続：6箇所
PPφ20（6箇所）

工 事 件 名		(R8鉛対4-4) 配水管布設替工事										
工 事 場 所		甲府市伊勢三丁目地内ほか（甲府地区消防本部の西）										
図 面 名		平面図			縮 尺		1：500		分割		2/5	
甲府市上下水道局		管理番号		R8－鉛対4－4			マイクロNo.					

平面図


S=1:500

【路線2】

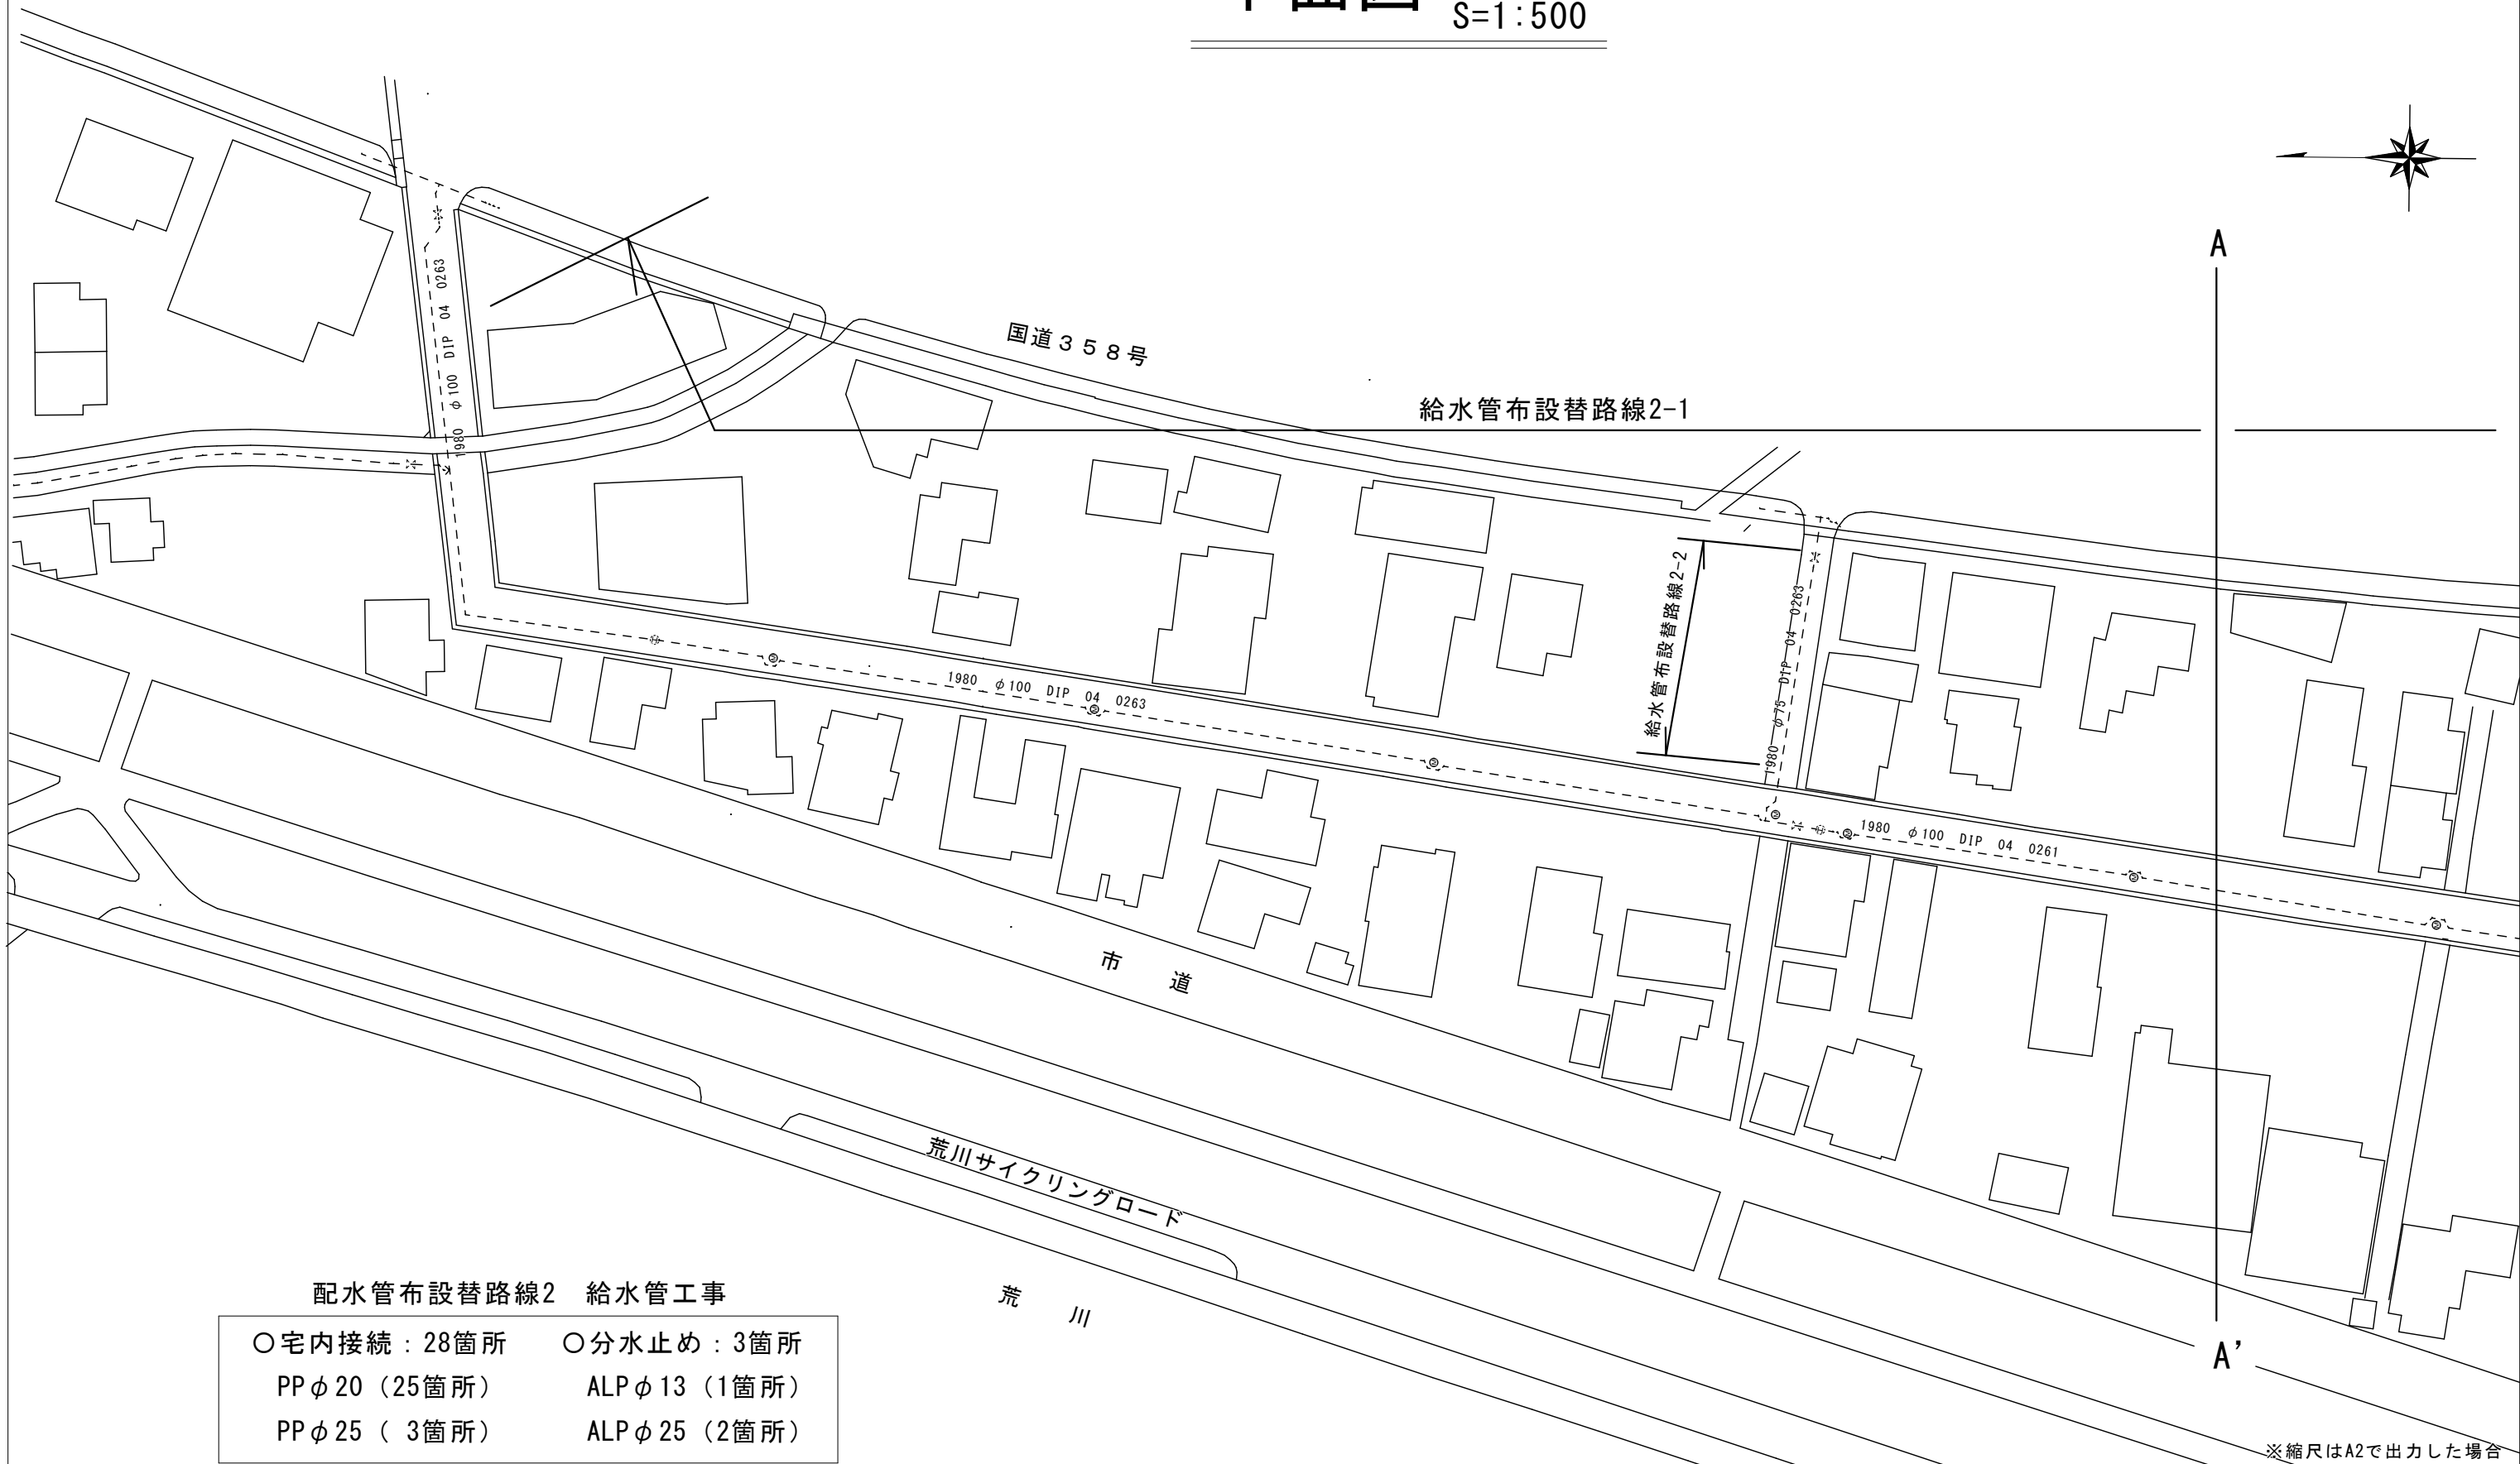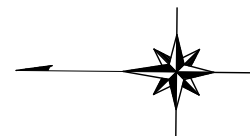


工 事 件 名	(R8鉛対4-4) 配水管布設替工事					
工 事 場 所	甲府市伊勢三丁目地内ほか（甲府地区消防本部の西）					
図 面 名	平面図	縮尺	1：500	分割	3/5	
甲府市上下水道局	管理番号	R8－鉛対4－4	マイクロNo.			

配管詳細図 S=任意

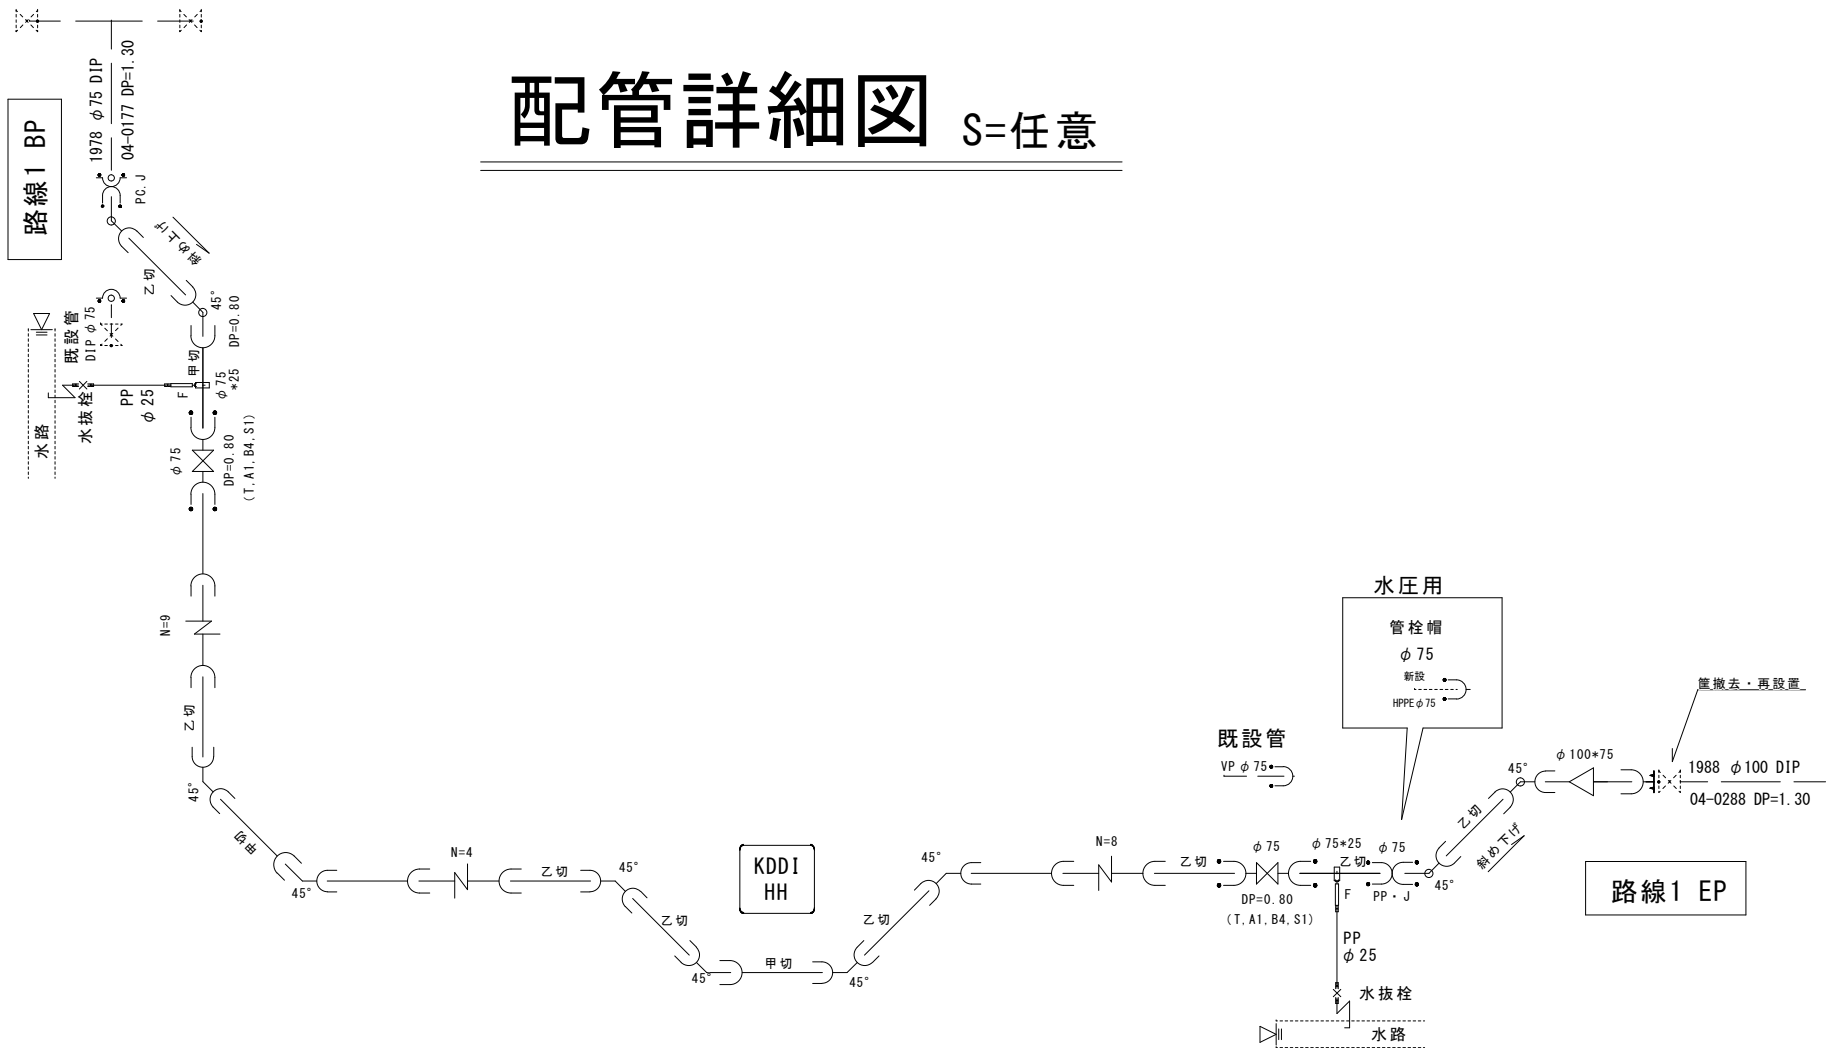


土工標準図 S=1:25


【配水管布設替路線】

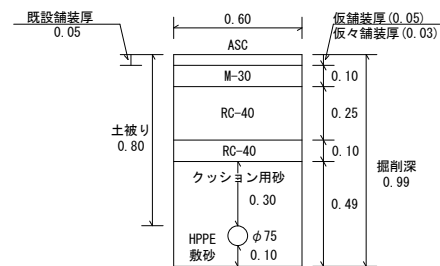


【給水管布設替路線】

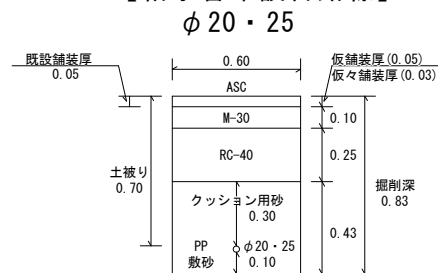


【給水管布設替路線】

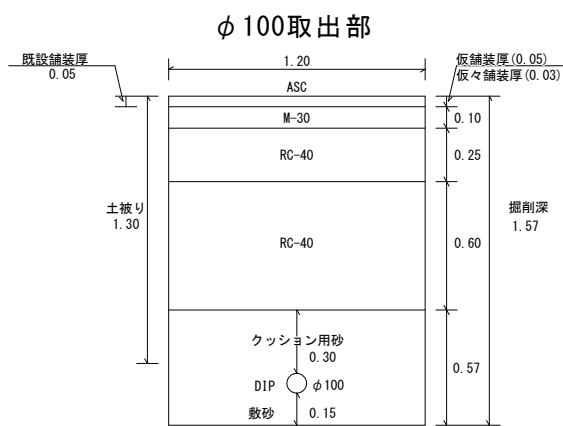

【給水管布設替路線】

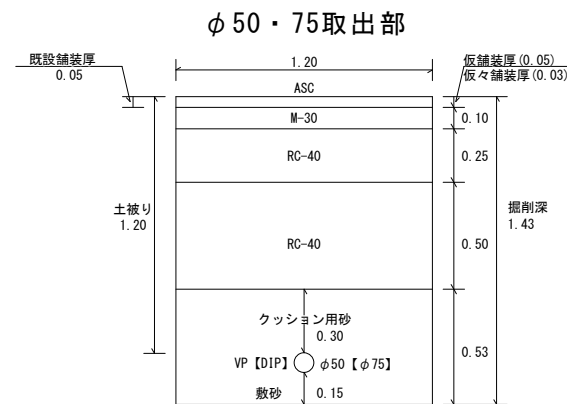

標準横断面図 S=1:100

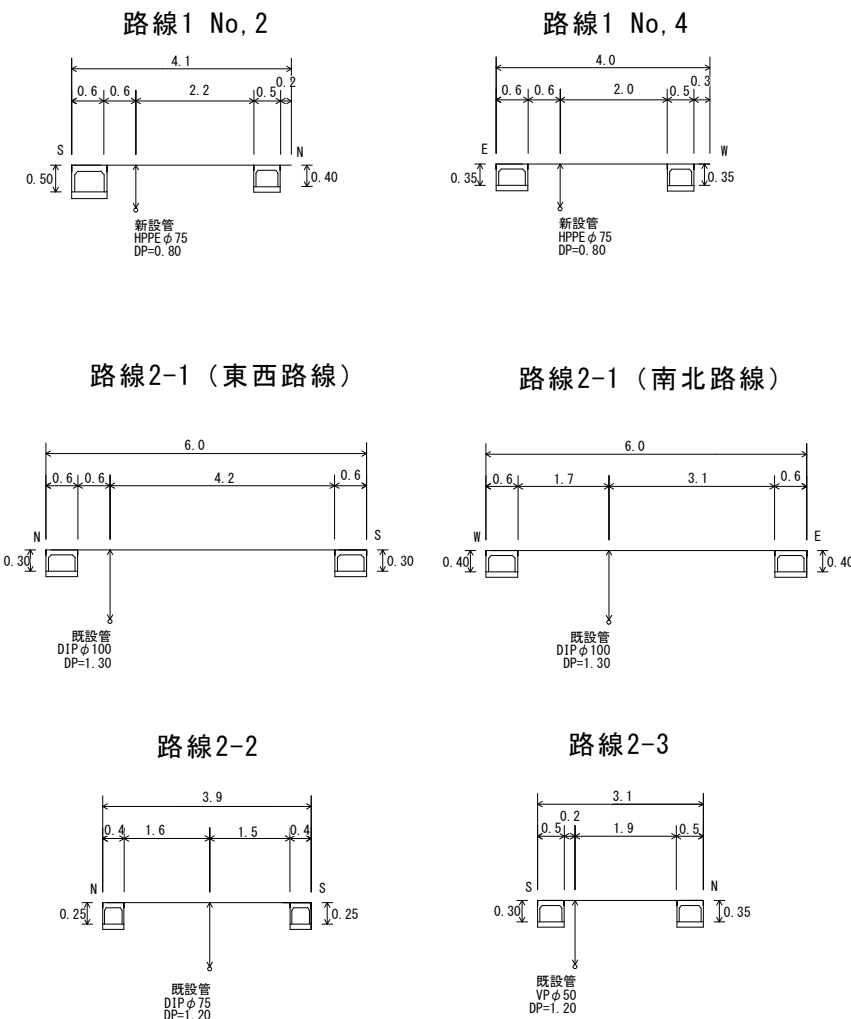


※縮尺はA2で出力した場合

工 事 件 名	(R8鉛対4-4) 配水管布設替工事									
工 事 場 所	甲府市伊勢三丁目地内ほか（甲府地区消防本部の西）									
図 面 名	配管詳細図	縮尺	図示	分割	4/5					
甲府市上下水道局	管理番号	R8ー鉛対4-4	マイクロNo.							


位置図 S=1:2500




平面図 S=1:500

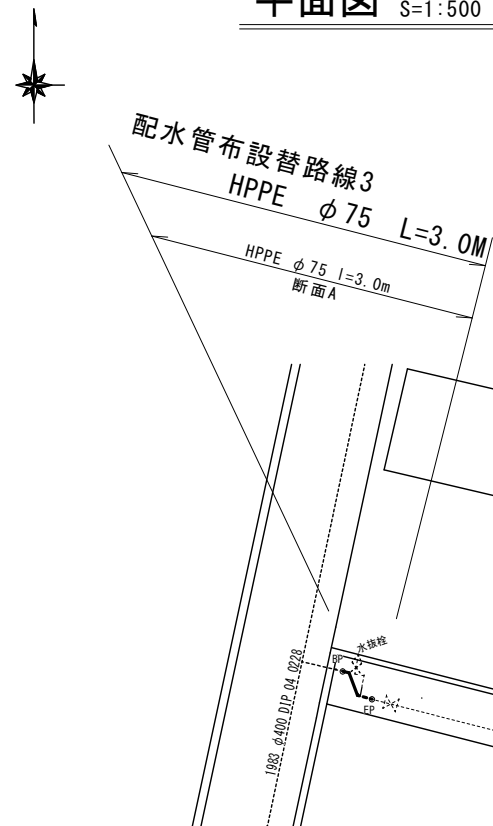


配管詳細図 S=1:任意

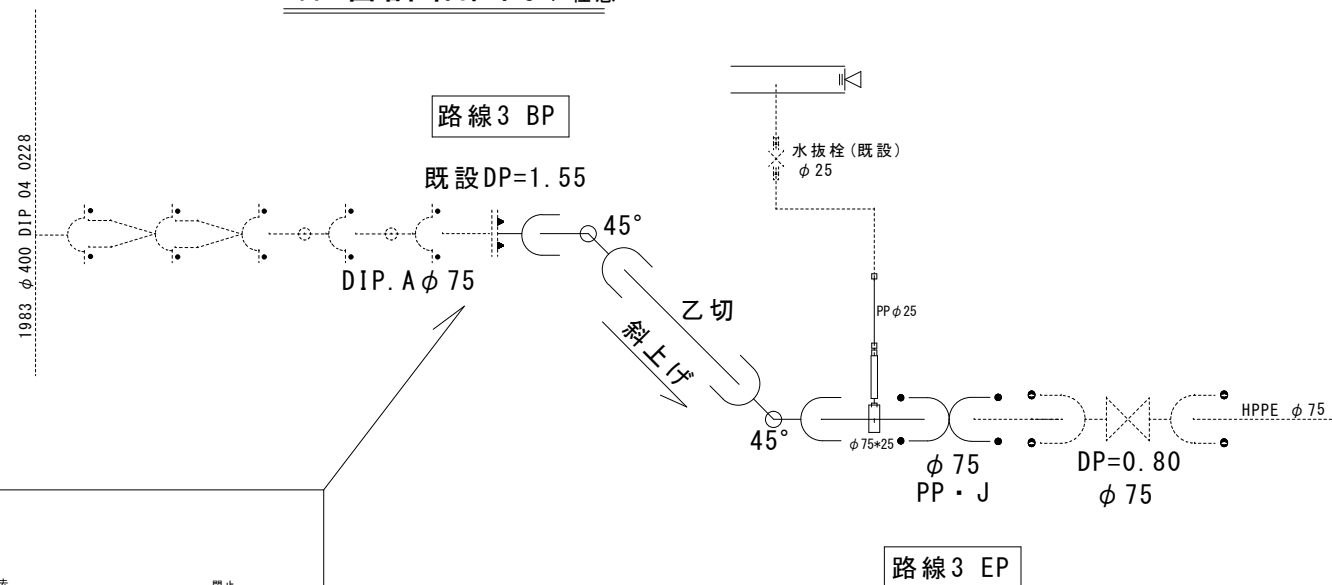

土工標準図 S=1:25

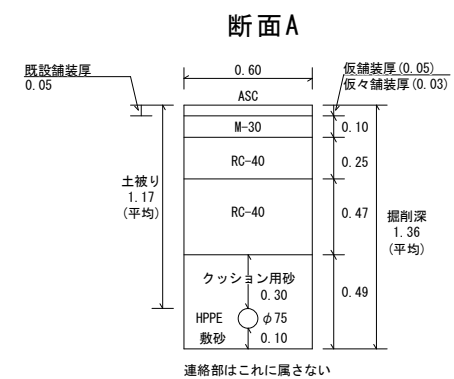

【凍結工法施工箇所】

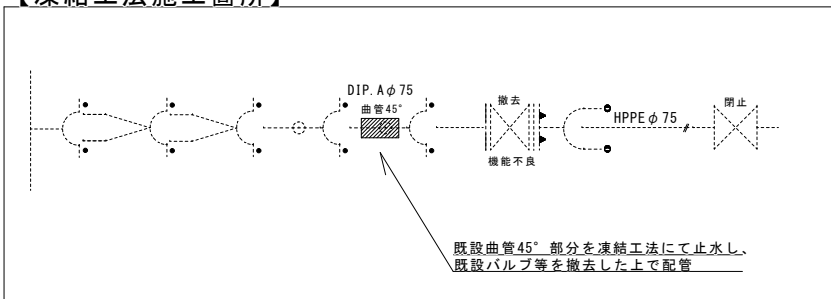

※縮尺はA2で出力した場合

工 事 件 名	(R8鉛対4-4) 配水管布設替工事									
工 事 場 所	甲府市伊勢三丁目地内ほか（甲府地区消防本部の西）									
図 面 名	位置図・平面図 配管詳細図・土工標準図		縮尺	図示	分割	5/5				
甲府市上下水道局	管理番号	R8-鉛対4-4		マイクロNo.						