

[illegible][illegible]


Technical drawing of a gas furnace (ガス 炉) showing dimensions and components. The drawing includes a top view with dimensions: 0.50, 2.36, 2.95, and 0.45, and a total width of 6.26. A side view shows a vertical section with a red circle indicating a connection point. The drawing is labeled "ガス 炉" and "既設下水管 HPφ400 DP2.41".

工 事 名	下水道改良工事(スR7-22)(余フ)		
工事場所	甲府市丸の内二丁目地内ほか		
図面種類	平面図・縦断面図・横断面図		
縮 尺	図 示	図面番号	1 / 7
製図年月日	令和 年 月 日		
甲 府 市 上 下 水 道 局			


縮尺 1:500



 
縮尺 縱 1 : 100
橫 1 : 500



图尺 1:100

 

宿尺 1:5,000

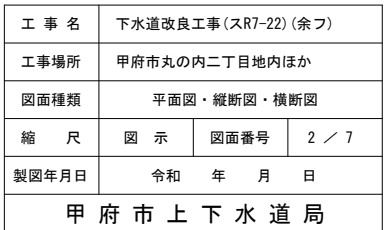
甲府市上下水道局

縮尺 1:500





縮尺 縦 1 : 100
横 1 : 500

 縦 1 : 100
横 1 : 500



縮尺 1:100

  


縮尺 1:5,000




甲府市上下水道局

			
---	--	--	--


縮尺 1:500

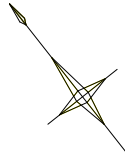


縮尺 縦 1 : 100
横 1 : 500

 


图尺 1:100


 


宿尺 1:5,000

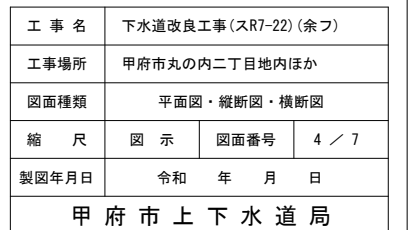

管路番号

 

  [illegible]

3.21

0.72 1.22 1.27


As G

ガス PE50 DP0.80
水道 VPφ50 DP1.20


既設下水道管 HP φ350 DP1.11

工 事 名	下水道改良工事(ス7-22)(余フ)		
工事場所	甲府市内の丸二丁目地内ほか		
図面種類	平面図・縦断図・横断図		
縮 尺	図 示	図面番号	5 / 7
製図年月日	令和	年	月 日
甲 府 市 上 下 水 道 局			

平面図 縮尺 1:500

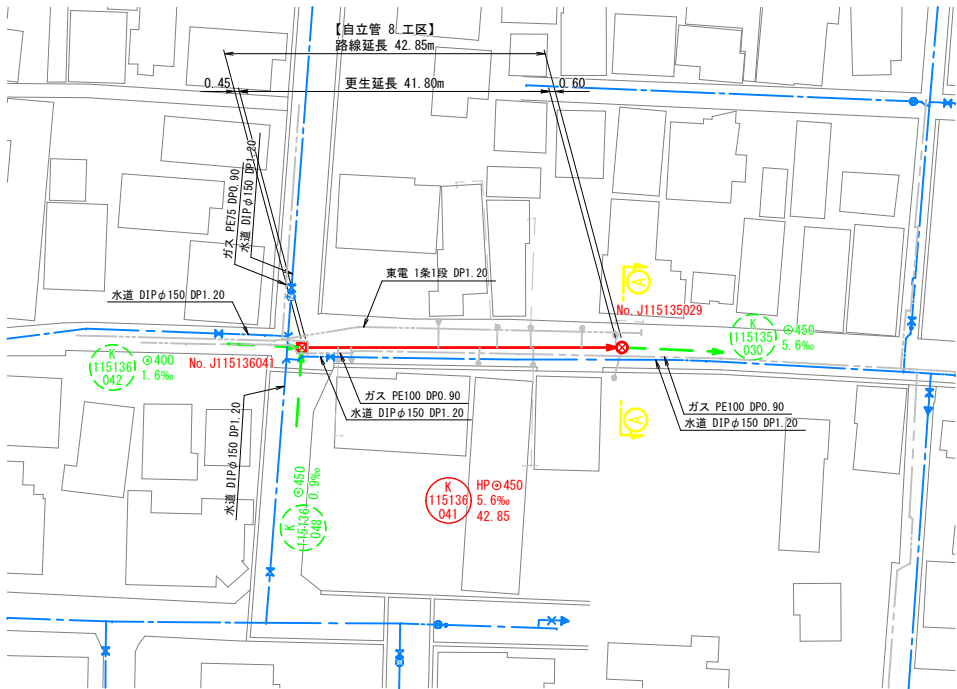


縦断面図 縮尺 縦 1:100 横 1:500

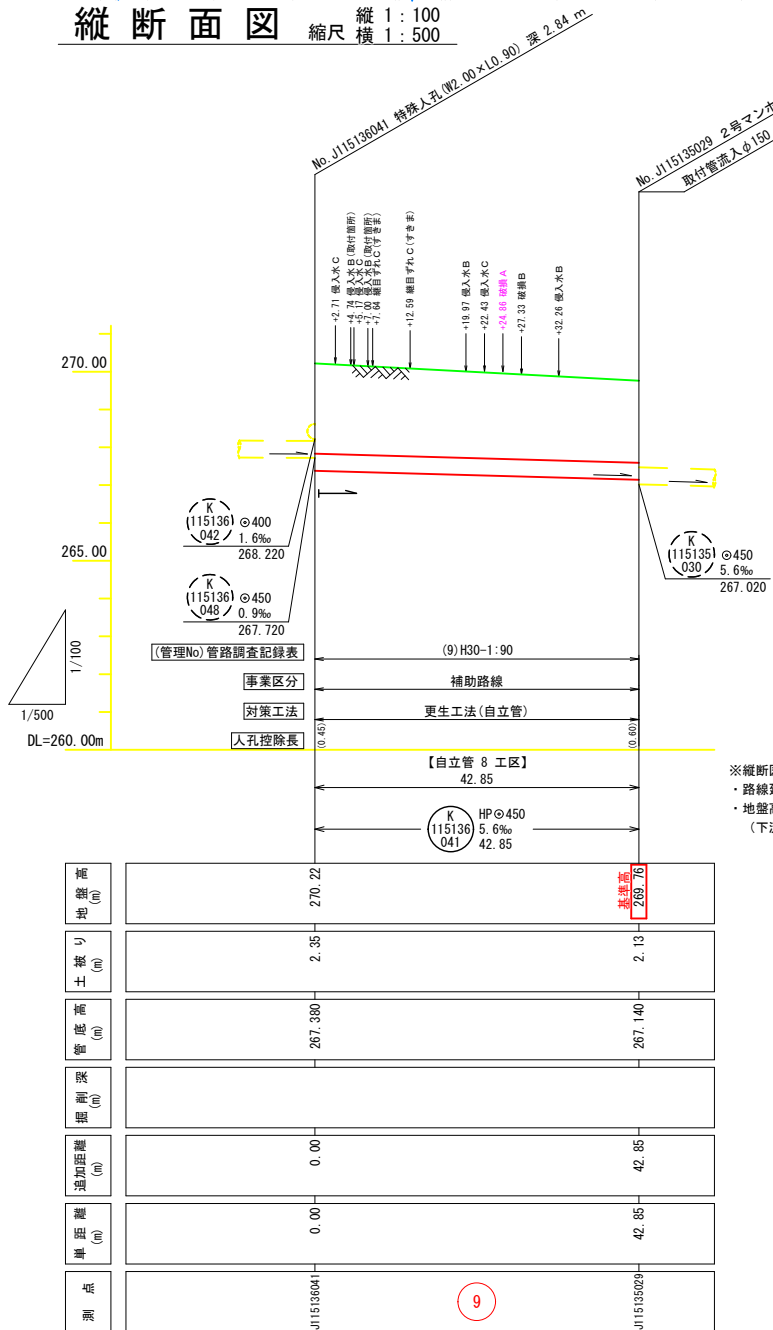


※縦断面図数値は以下による。
・路線延長、地盤高、管底高は実測値。
・地盤高は、下流側人孔の蓋地盤高を基準とした場合の実測値。
(下流側人孔の地盤高は下水道台帳図の値とする)

横断面図 縮尺 1:100

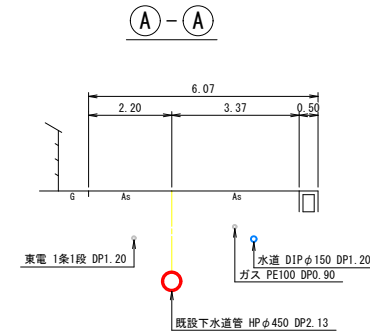

案内図 縮尺 1:5,000

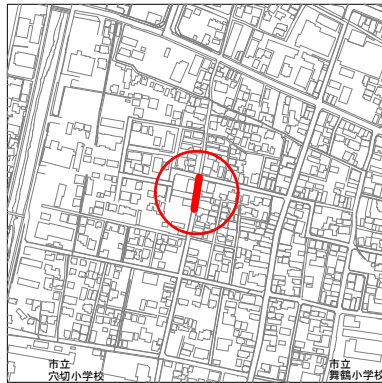

工 事 名	下水道改良工事(スR7-22)(余フ)		
工事場所	甲府市丸の内二丁目地内ほか		
図面種類	平面図・縦断面図・横断面図		
縮 尺	図 示	図面番号	6 / 7
製図年月日	令和 年 月 日		
甲 府 市 上 下 水 道 局			

管路番号



項目	111	112
井戸	J115135049	J115135047 J115135028
単距離 (m)	0.00	0.00 5.82
追加距離 (m)	0.00	0.00 5.82
掘削深 (m)	267.134	266.810 266.760
管径 (m)	1.35	1.83 1.97
土盛り (m)	1.09	1.09 2.60
掘削深 (m)	268.97	269.13 269.72

横断面図 縮尺 1:100

3.33

1.53 1.80

見通

Co As As

ガス K50 DP1.20

水道 VPφ50 DP1.20

既設下水主管 HPφ350 DP1.35

3.37
2.10 1.27

ガス K50 DP1.20

水道 VPφ50 DP1.20

既設下水接管 HPφ350 DP1.83

管路番号			
			