 



① - ①




工 事 名	下水道改良工事（スR7-40）（余フ）		
工事場所	甲府市北口一丁目地内ほか		
図面種類	平面図・縦断面図・横断面図		
縮 尺	図 示	図面番号	1 / 8
製図年月日	令和 年 月 日		
甲 府 市 上 下 水 道 局			


平面図 縮尺 1:500

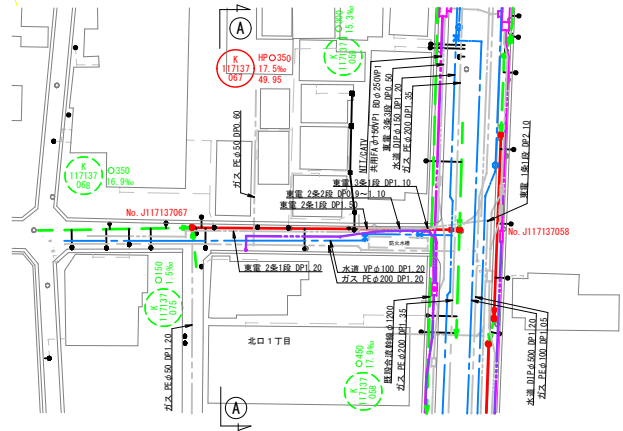


横断面図 縮尺 1:100

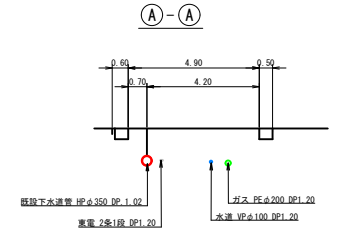

縦断面図 縦 1:100 横 1:500

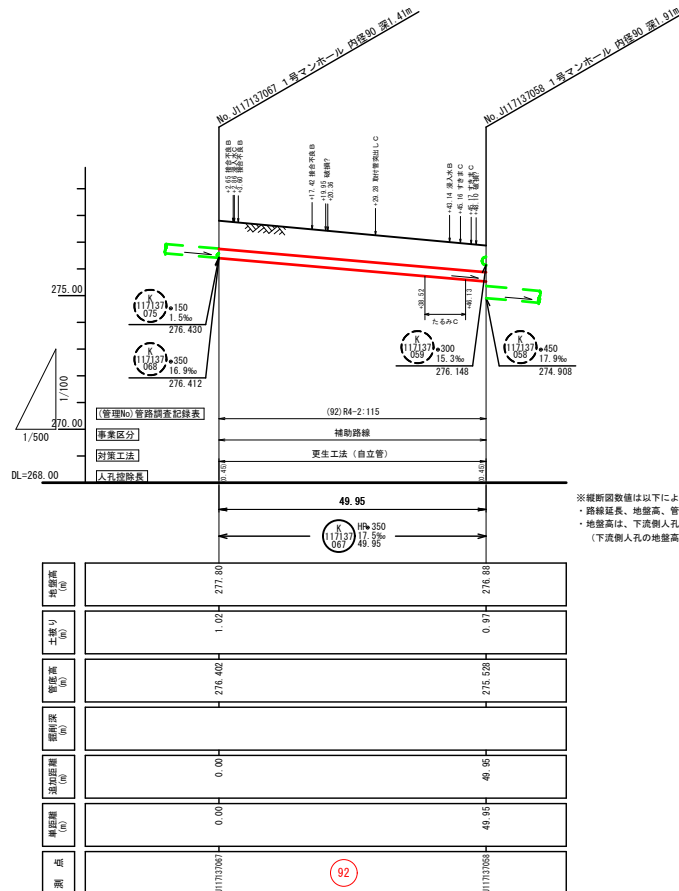

案内図 縮尺 1:5,000

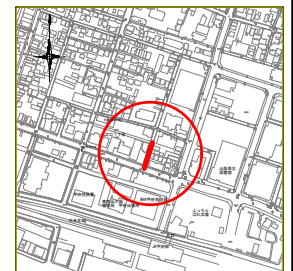

工 事 名	下水道改良工事 (スR7-40) (余フ)
工事場所	甲府市北口一丁目地内ほか
図面種類	平面図・縦断面・横断面
縮 尺	図 示
図面番号	2 / 8
製図年月日	令和 年 月 日
甲 府 市 上 下 水 道 局	



縦断面図 縮尺 1:500

No. J17137081 短形マンホール 600×900 型) 1m
No. J17137082 1号マンホール 内径φ90 深さ1.6m
No. J17137083 1号マンホール 内径φ90 深さ1.6m

	(m)	(m)	(m)	(m)	(m)	
地盤高	271.42	271.38	271.14			
土盛り	0.81	0.85	1.34			
管底高	276.428	276.248	275.772			
距離(西)	1.22	1.71	1.70			
通口距離						
断面高	0.00	10.80	20.75			
測点	J17137081	J17137082	J17137083			

※縦断面図数値は以下による
・路線延長、地盤高、管底高、管径
・地盤高は、下流側人孔の高さとする
(下流側人孔の地盤高さ)

工 事 名	下水道改良工事（スR7-40）（余フ）		
工事場所	甲府市北口一丁目地内ほか		
図面種類	平面図・縦断面図・横断面図		
縮 尺	図 示	図面番号	3 / 8
製図年月日	令和 年 月 日		
甲 府 市 上 下 水 道 局			

[illegible]

断面図 縮尺 横 1:500

DL=265.00

1/500

270.00

275.00

管理No. 管線調査記録表

事業区分

設置工法

人孔深陸高

95


管線延長、地盤高、管
・地盤高は、下流側人孔の地盤高

断面	地面高 (m)	土盛り (m)	管底高 (m)	管線延長 (m)	法面距離 (m)	管線距離 (m)
116137045	276.46	2.72	273.092	0.00	0.00	0.00
116137046	275.81	2.28	272.87	43.20	43.20	43.20
116137047	275.35	2.25	272.427	0.00	0.00	0.00
116137048	275.18	2.38	272.147	22.48	22.48	22.48


Diagram A-B: Schematic of a 150V power distribution system. The main line is 150V DP1 20. It branches into two 250V circuits. The left 250V circuit has a main line of 250V DP1 20, which branches into three 150V circuits: 150V DP1 1.05 (gas), 150V DP1 1.05 (water), and 150V DP1 1.05 (water). The right 250V circuit has a main line of 250V DP1 20, which branches into three 150V circuits: 150V DP1 1.05 (gas), 150V DP1 1.05 (water), and 150V DP1 1.05 (water). The diagram shows the layout of the main line, branch lines, and individual circuit breakers.

工 事 名	下水道改良工事（SR7-40）（余フ）		
工事場所	甲府市北口一丁目地内ほか		
図面種類	平面図・縦断面・横断面		
縮 尺	図 示	図面番号	4 / 8
製図年月日	令和 年 月 日		
甲 府 市 上 下 水 道 局			

平面図 縮尺 1:500

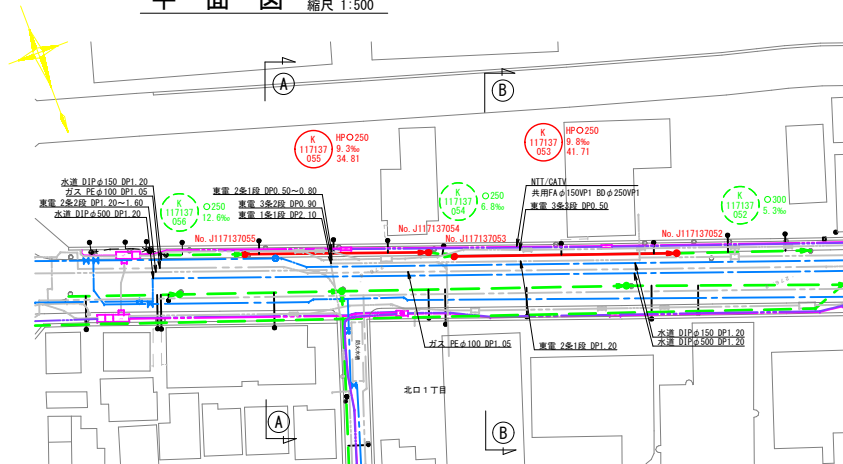


縦断面図 縦 1:100
縮尺 横 1:500

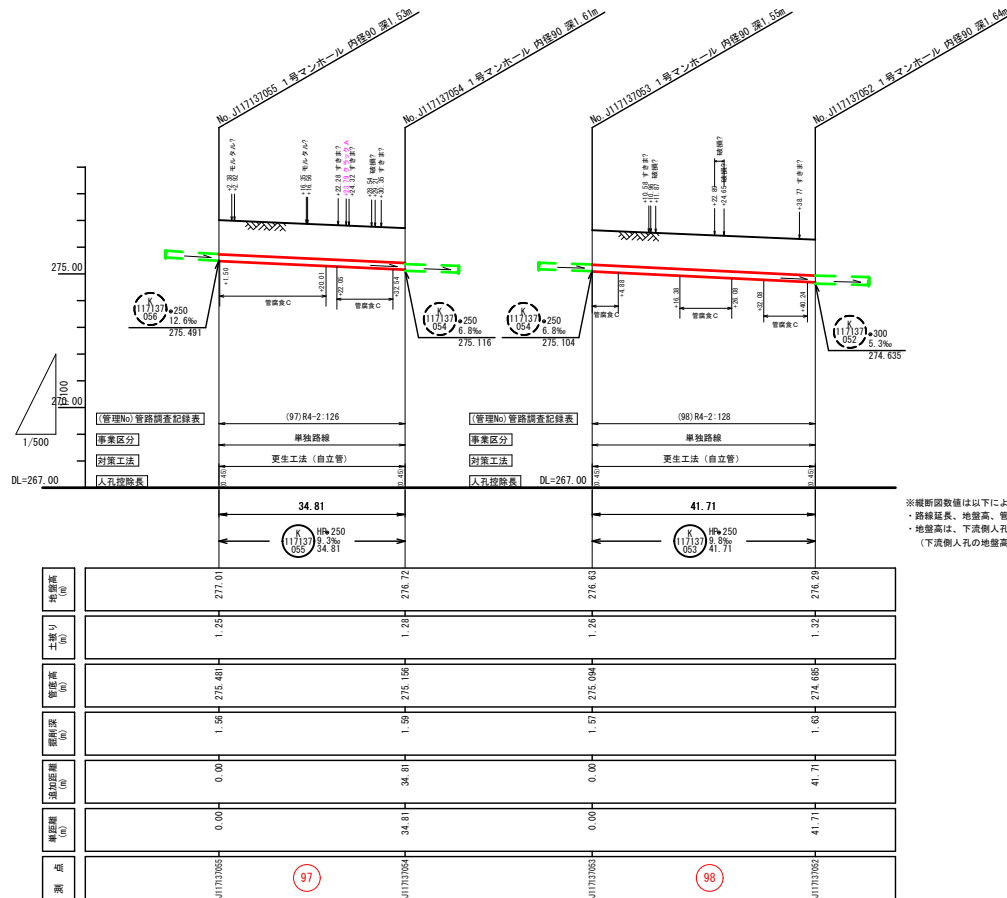


※縦断面図数値は以下による。
・路線延長、地盤高、管底高は実測値。
・地盤高は、下流側人孔の蓋地盤高を基準とした場合の実測値。
(下流側人孔の地盤高は下水道台帳図の値とする)

横断面図 縮尺 1:100

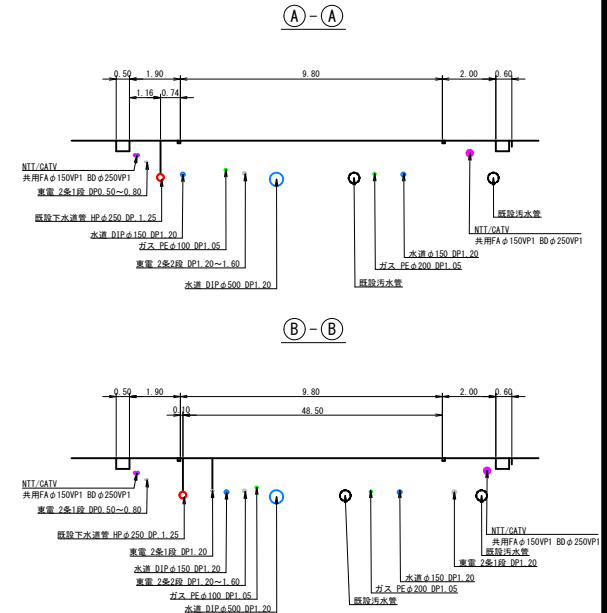

案内図 縮尺 1:5,000

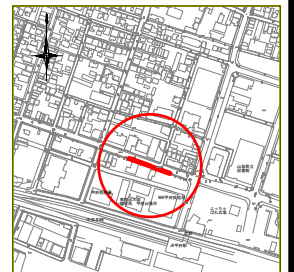


工 事 名	下水道改良工事 (スR7-40) (余フ)
工事場所	甲府市北ロー丁目地内ほか
図面種類	平面図・縦断面図・横断面図
縮 尺	図 示 図面番号 5 / 8
製図年月日	令和 年 月 日
甲 府 市 上 下 水 道 局	

[illegible][illegible]


Figure 1 is a schematic diagram of the cable layout for the 150V power supply system. The diagram shows a horizontal cable with various colored markers (blue, red, green, purple) and dimensions. Dimensions include 1.80, 4.00, 4.30, and 1.80. Labels include "電線 2条3段 DP0.50~1.30", "水道 D1P φ200 DP1.20", "既設下水道管 HP φ250 DP 1.40", "TEL/DATV", "井 BF φ150/P1 BD φ250/P1", "電線 2条1段 DP0.70~1.00", and "ガス 配 φ150 DP1.20".

工 事 名	下水道改良工事（スR7-40）（余フ）		
工事場所	甲府市北口一丁目地内ほか		
図面種類	平面図・縦断面・横断面		
縮 尺	図 示	図面番号	6 / 8
製図年月日	令和 年 月 日		
甲 府 市 上 下 水 道 局			

平面図 縮尺 1:500

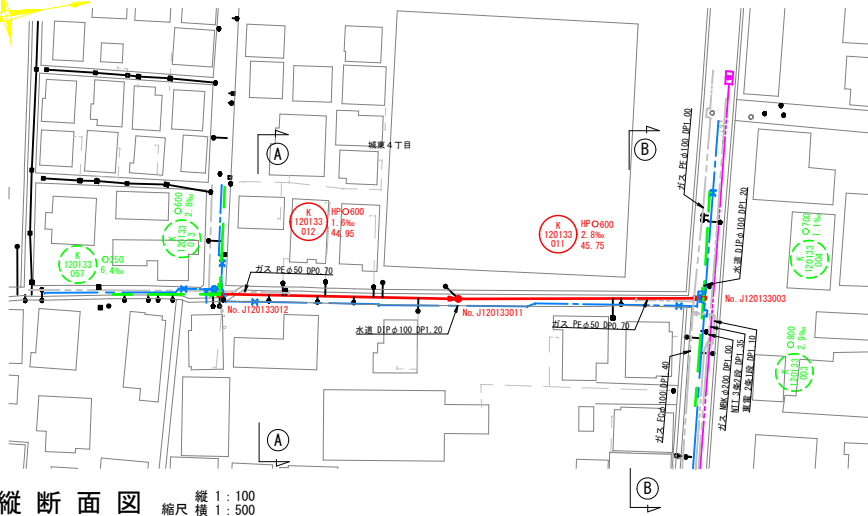


縦断面図 縦 1:100
横 1:500

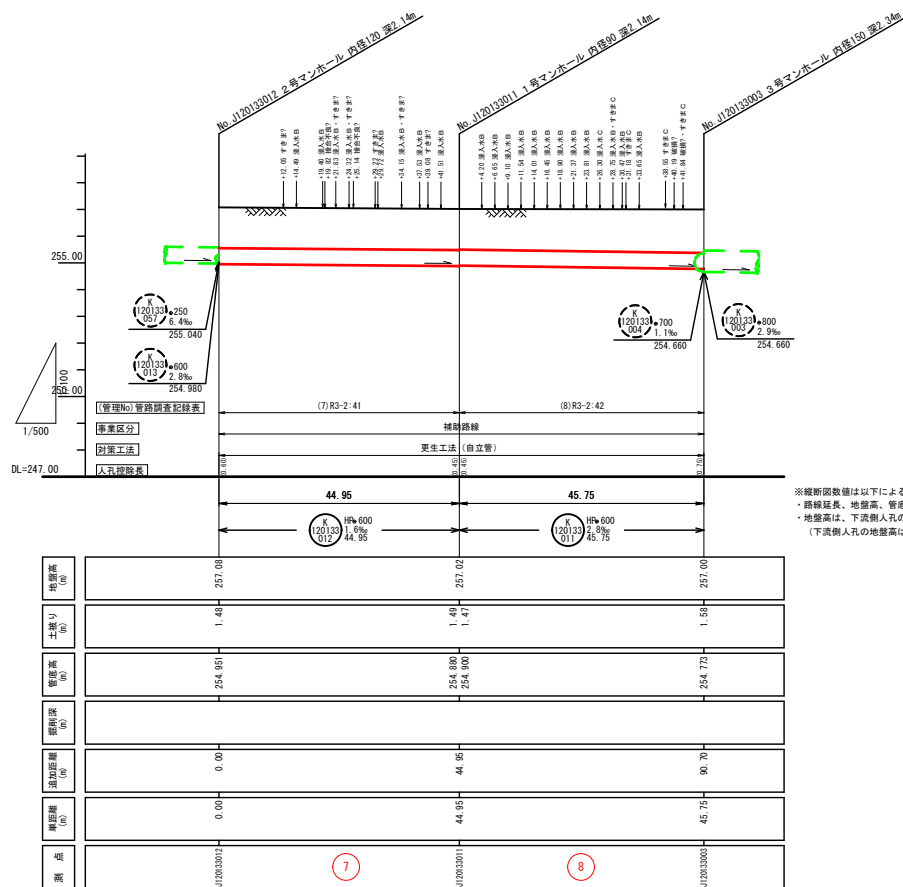


※縦断面図数値は以下による。
・路線延長、地盤高、管底高は実測値。
・地盤高は、下流側人孔の蓋地盤高を基準とした場合の実測値。
(下流側人孔の地盤高は下水道台帳の値とする)


横断面図 縮尺 1:100

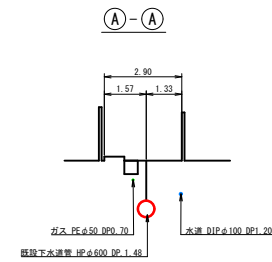

B-B

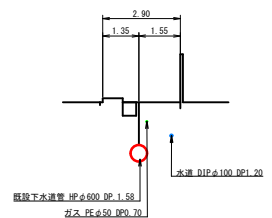

案内図 縮尺 1:5,000

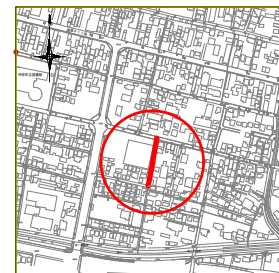

工 事 名	下水道改良工事（スR7-40）（余フ）		
工事場所	甲府市北口一丁目地内ほか		
図面種類	平面図・縦断面図・横断面図		
縮 尺	図 示	図面番号	8 / 8
製図年月日	令和 年 月 日		
甲 府 市 上 下 水 道 局			

管路番号		
120133012	120133011	120133003