
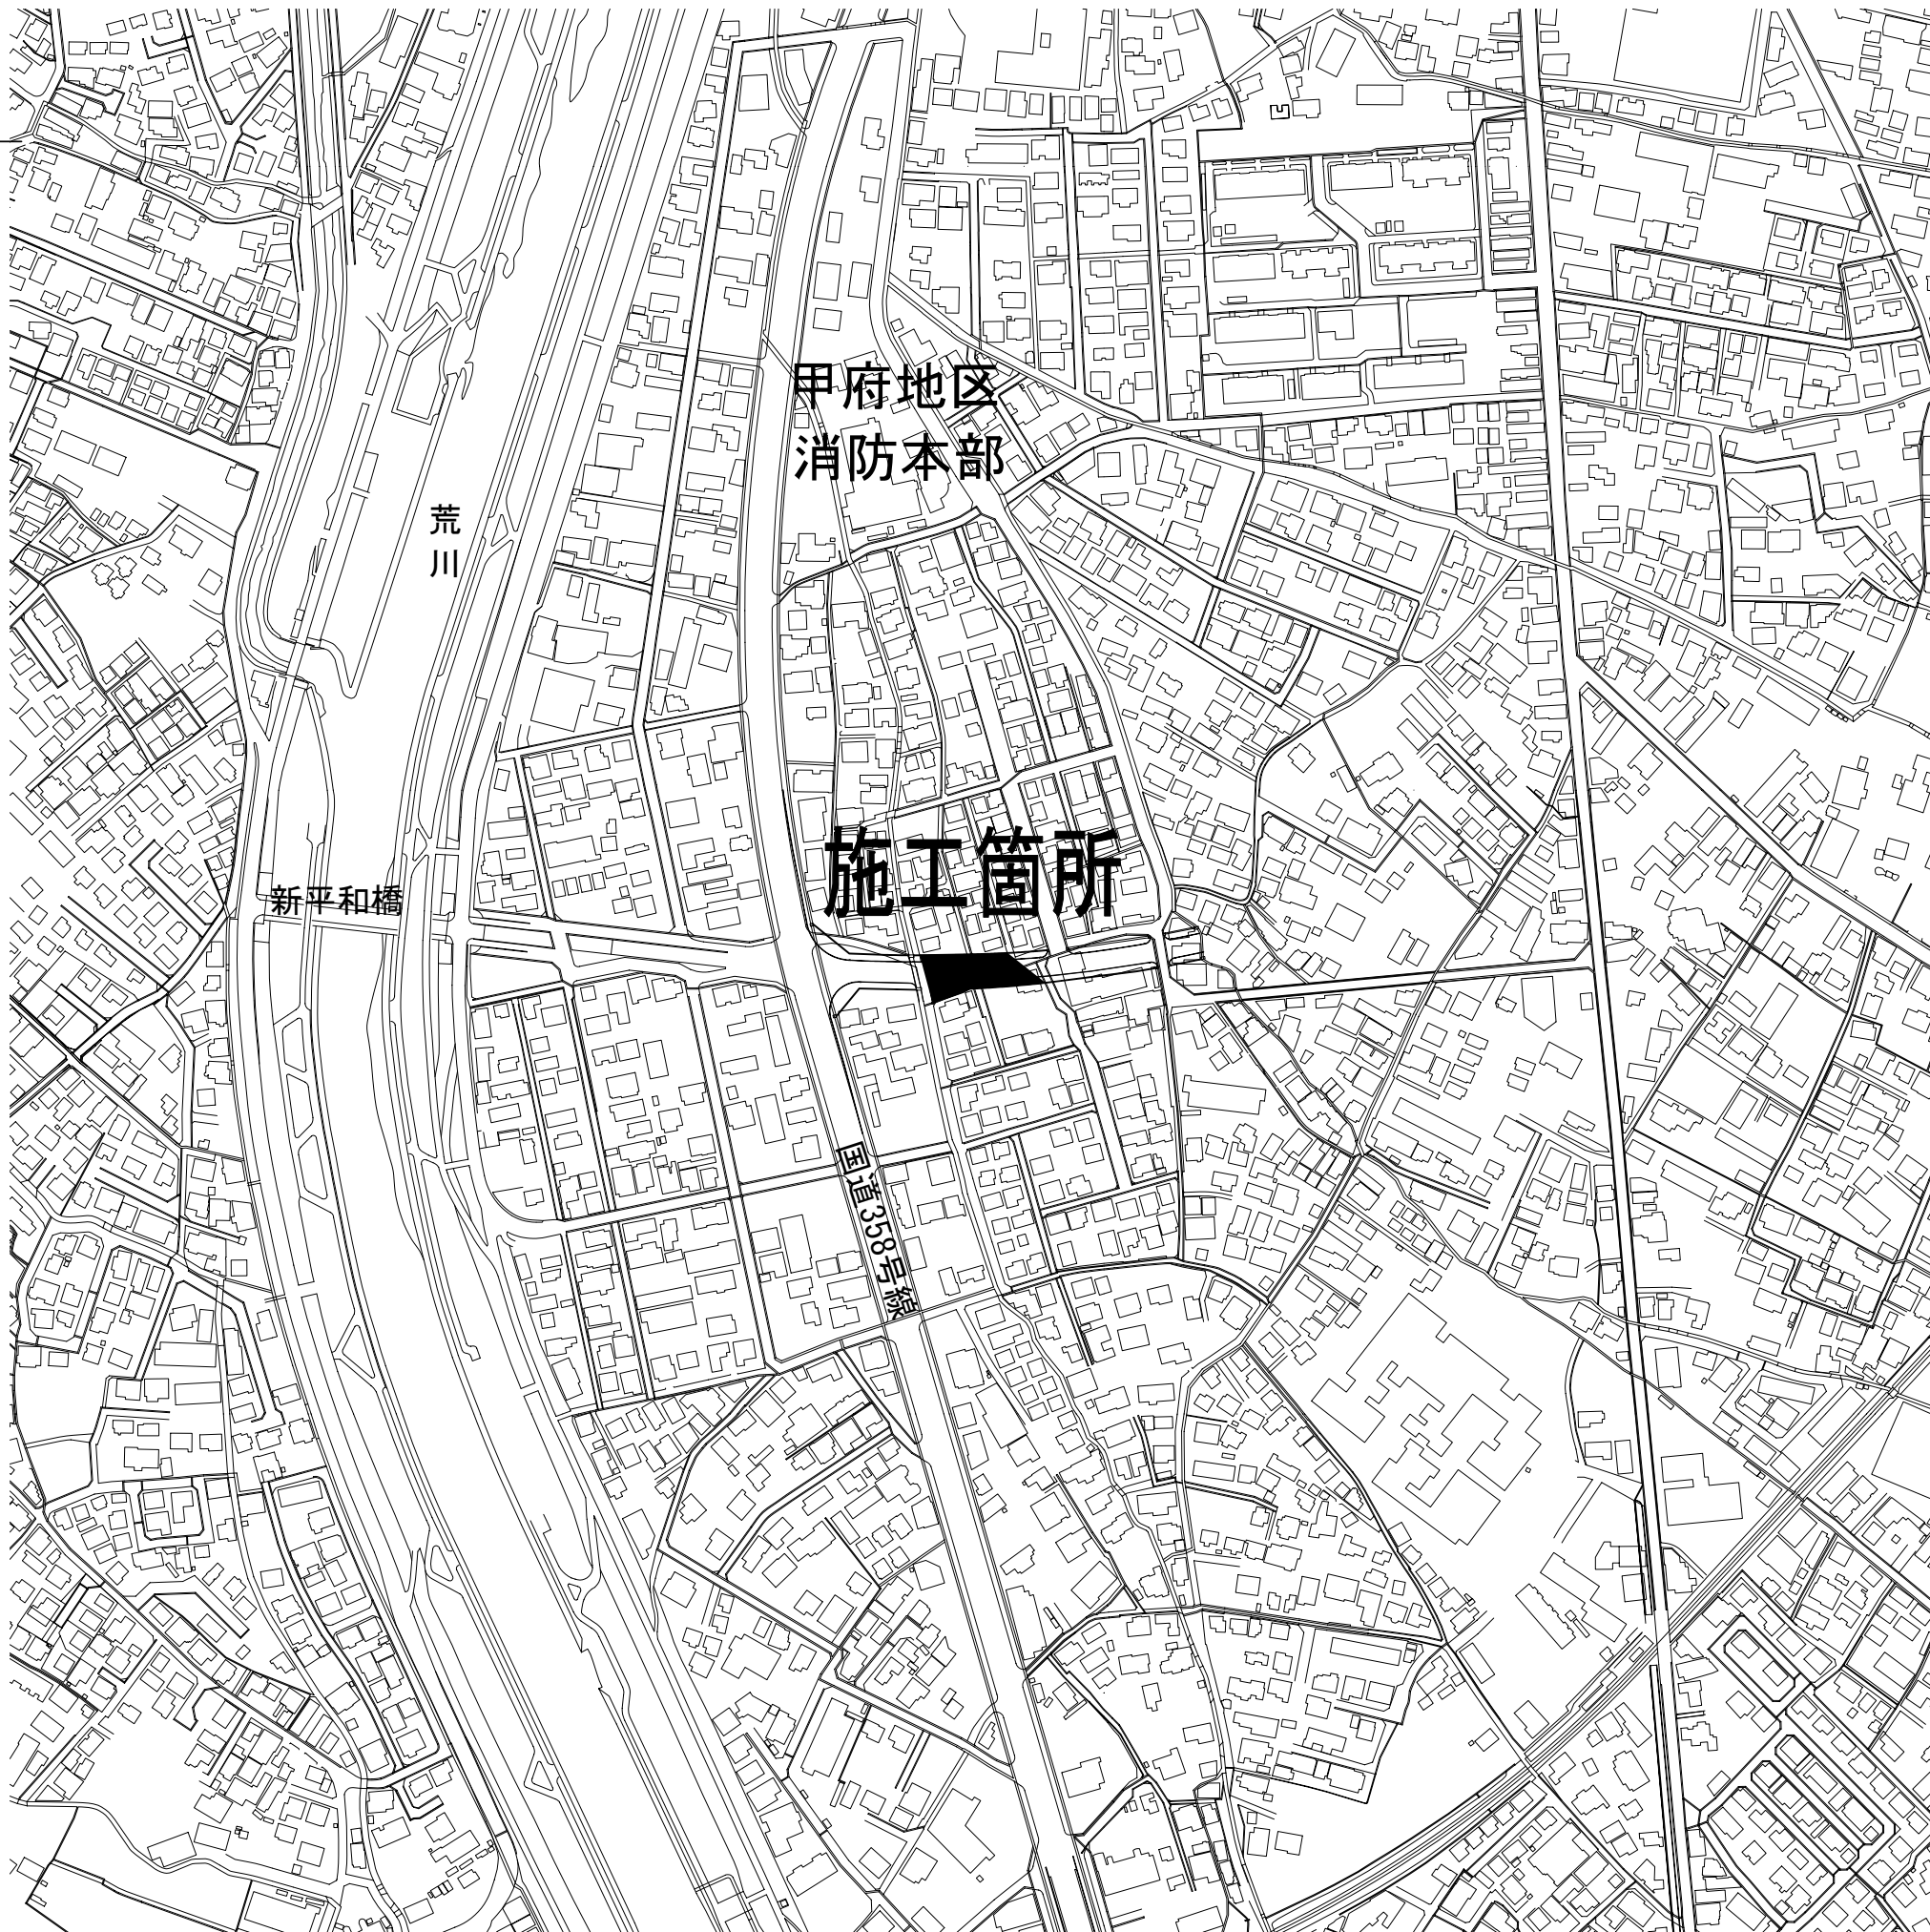



建設工事台帳

管理番号
R8-街路-6


年度・科目	令和8年度 第41款 第01項 第01目 第20節 第006細																
工事名称	(R8街路-6) 配水管布設替工事																
工事場所	甲府市伊勢四丁目地内（甲府地区消防本部の南）																
請負契約年月日								請負業者名									
契約工期	令和	年	月	日	～	令和	年	月	日								
中止又は延期年月日	令和	年	月	日	～	令和	年	月	日								
検査年月日	令和	年	月	日	着手	令和	年	月	日	完成	令和	年	月	日			
配管業者名								配管工氏名									
検査員職氏名								印	立会人職氏名								印
担当課係名	水道							課	水道整備							係	
設計者職氏名								印	監督者氏名								印
(工事の内容)																	
DIP.GX	φ400	L=	35.0m							仕切弁.GX	φ150	1基					
DIP.GX	φ150	L=	30.5m							仕切弁.PE	φ100	5基					
DIP.K	φ150	L=	8.0m							仕切弁.PE	φ75	1基					
HPPE	φ100	L=	77.0m							消火栓	φ75	1基					
HPPE	φ75	L=	4.0m							水抜栓	φ25	5基					
RRVP	φ75	L=	6.5m														
廃棄管	年度	管種	口径	延長	7/4m												
(特記事項)																	
※縮尺はA2で出力した場合																	
土質区分								湧水状況									
縮尺								分割数	1/4								
図面番号																	
出力年月日	令和	年	月	日						図面更新年月日	令和	年	月	日	印		
甲府市上下水道局										マイクロNo.							

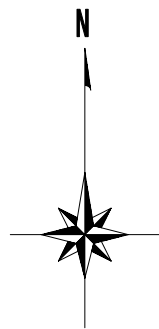

平面図 S=1:500

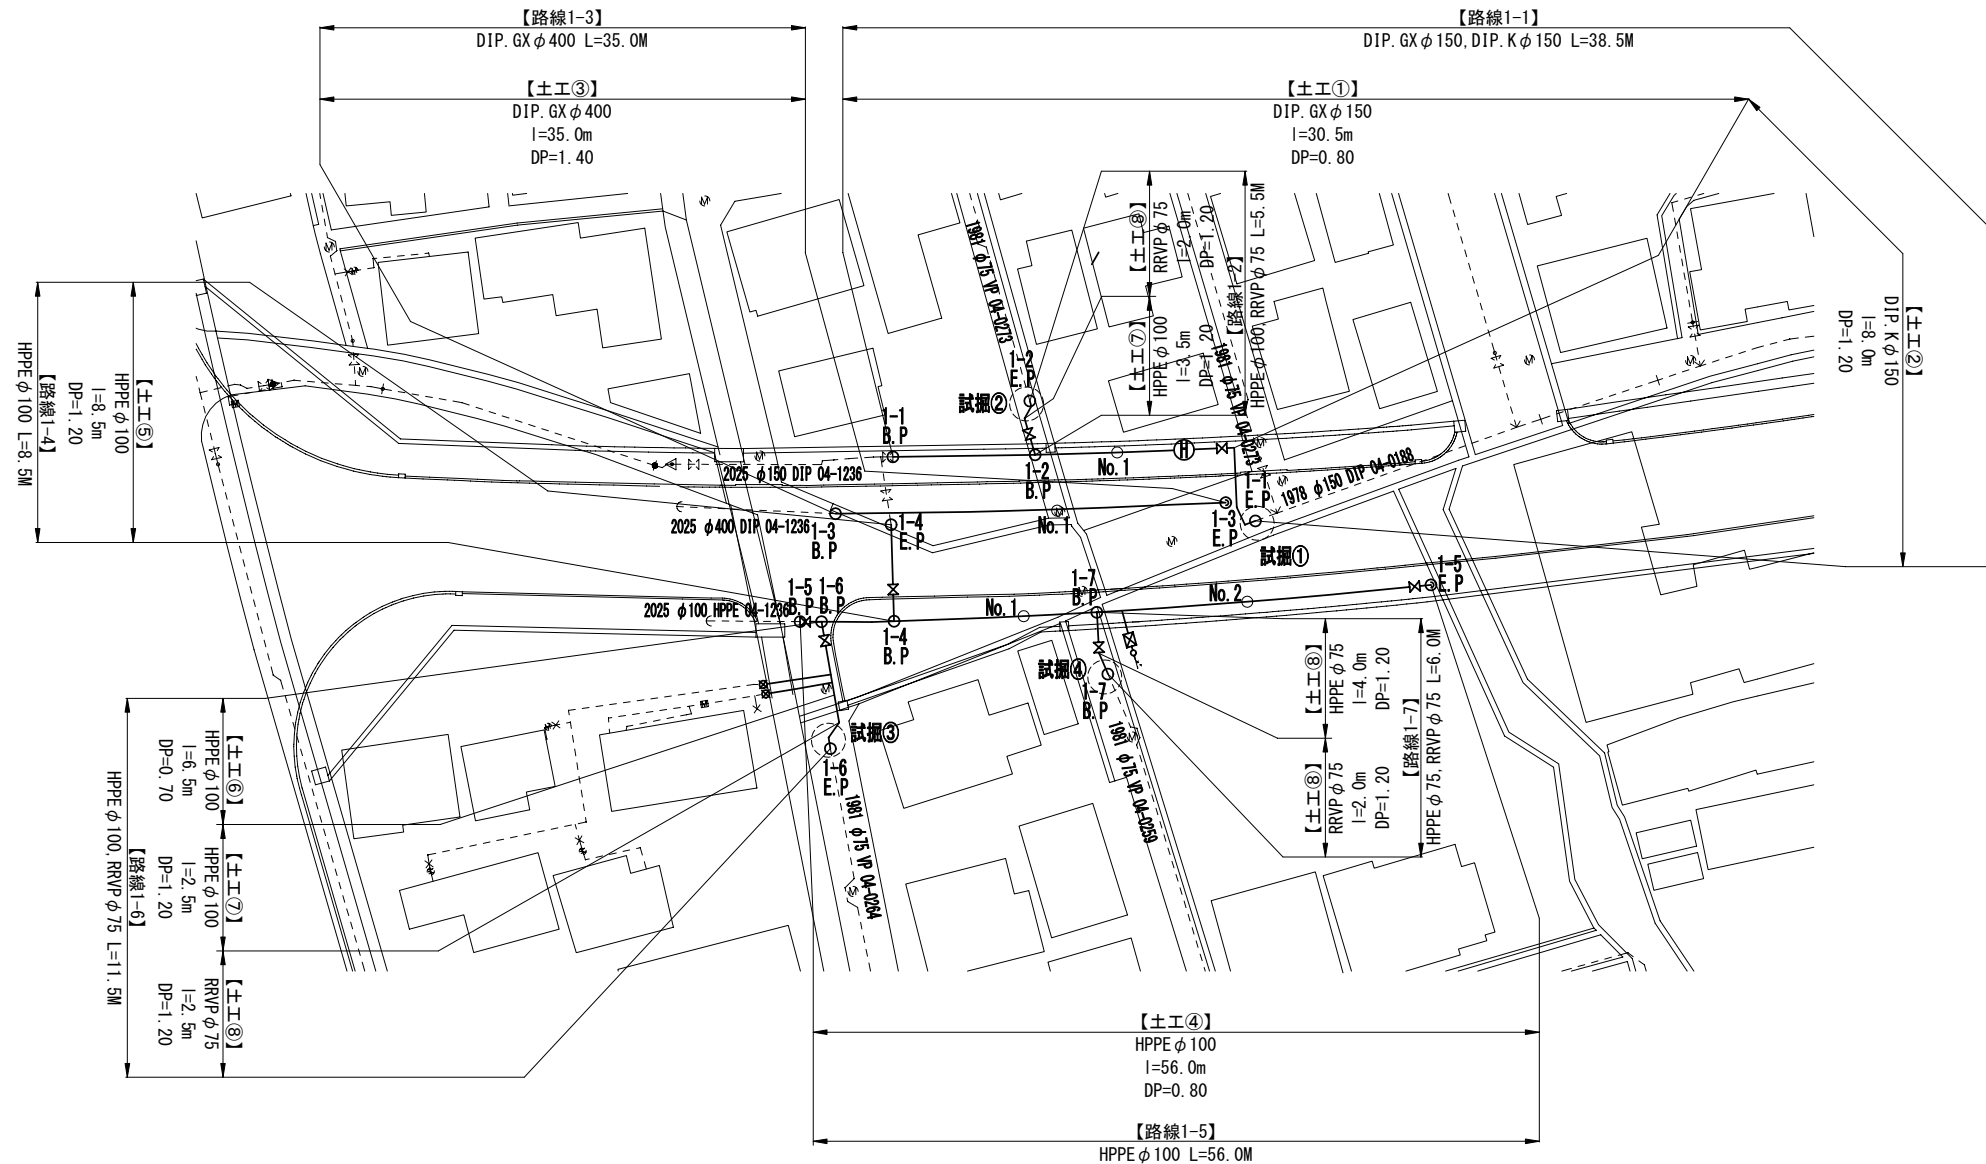

標準断面図 S=1:100

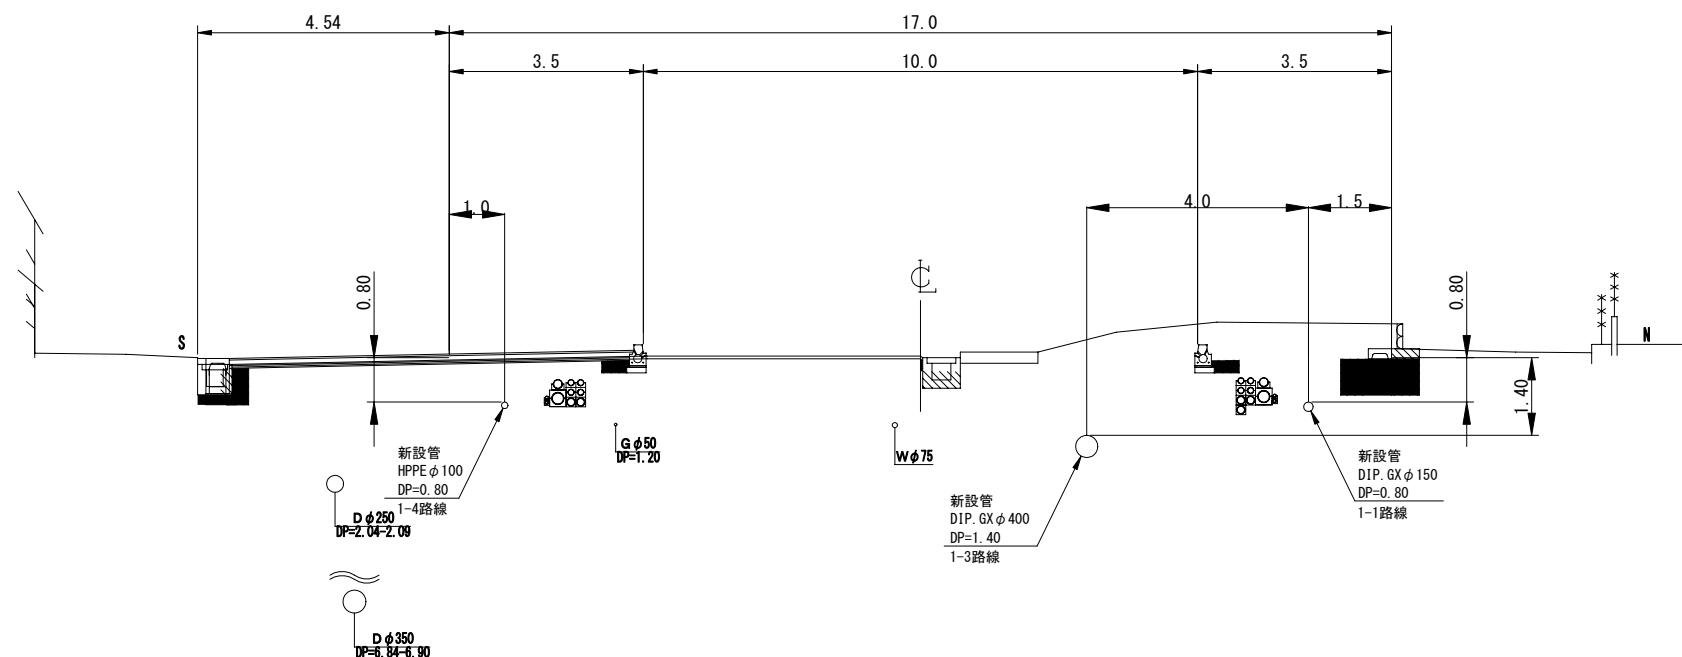

給水管工事

宅内接続：3箇所
PP φ 20 (3箇所)


試掘内容

試掘①	W1.0×L1.0×H1.20	既設上水道・土被り確認
試掘②	W1.0×L1.0×H1.20	既設上水道・土被り確認
試掘③	W1.0×L1.0×H1.20	既設上水道・土被り確認
試掘④	W1.0×L1.0×H1.20	既設上水道・土被り確認

※縮尺はA2で出力した場合

工事件名	(R8街路-6) 配水管布設替工事					
工事場所	甲府市伊勢四丁目地内（甲府地区消防本部の南）					
図面名	平面図・標準断面図	縮尺	図示	分割	2/4	
甲府市上下水道局	管理番号		7140No.			









配管詳細図 S=任意

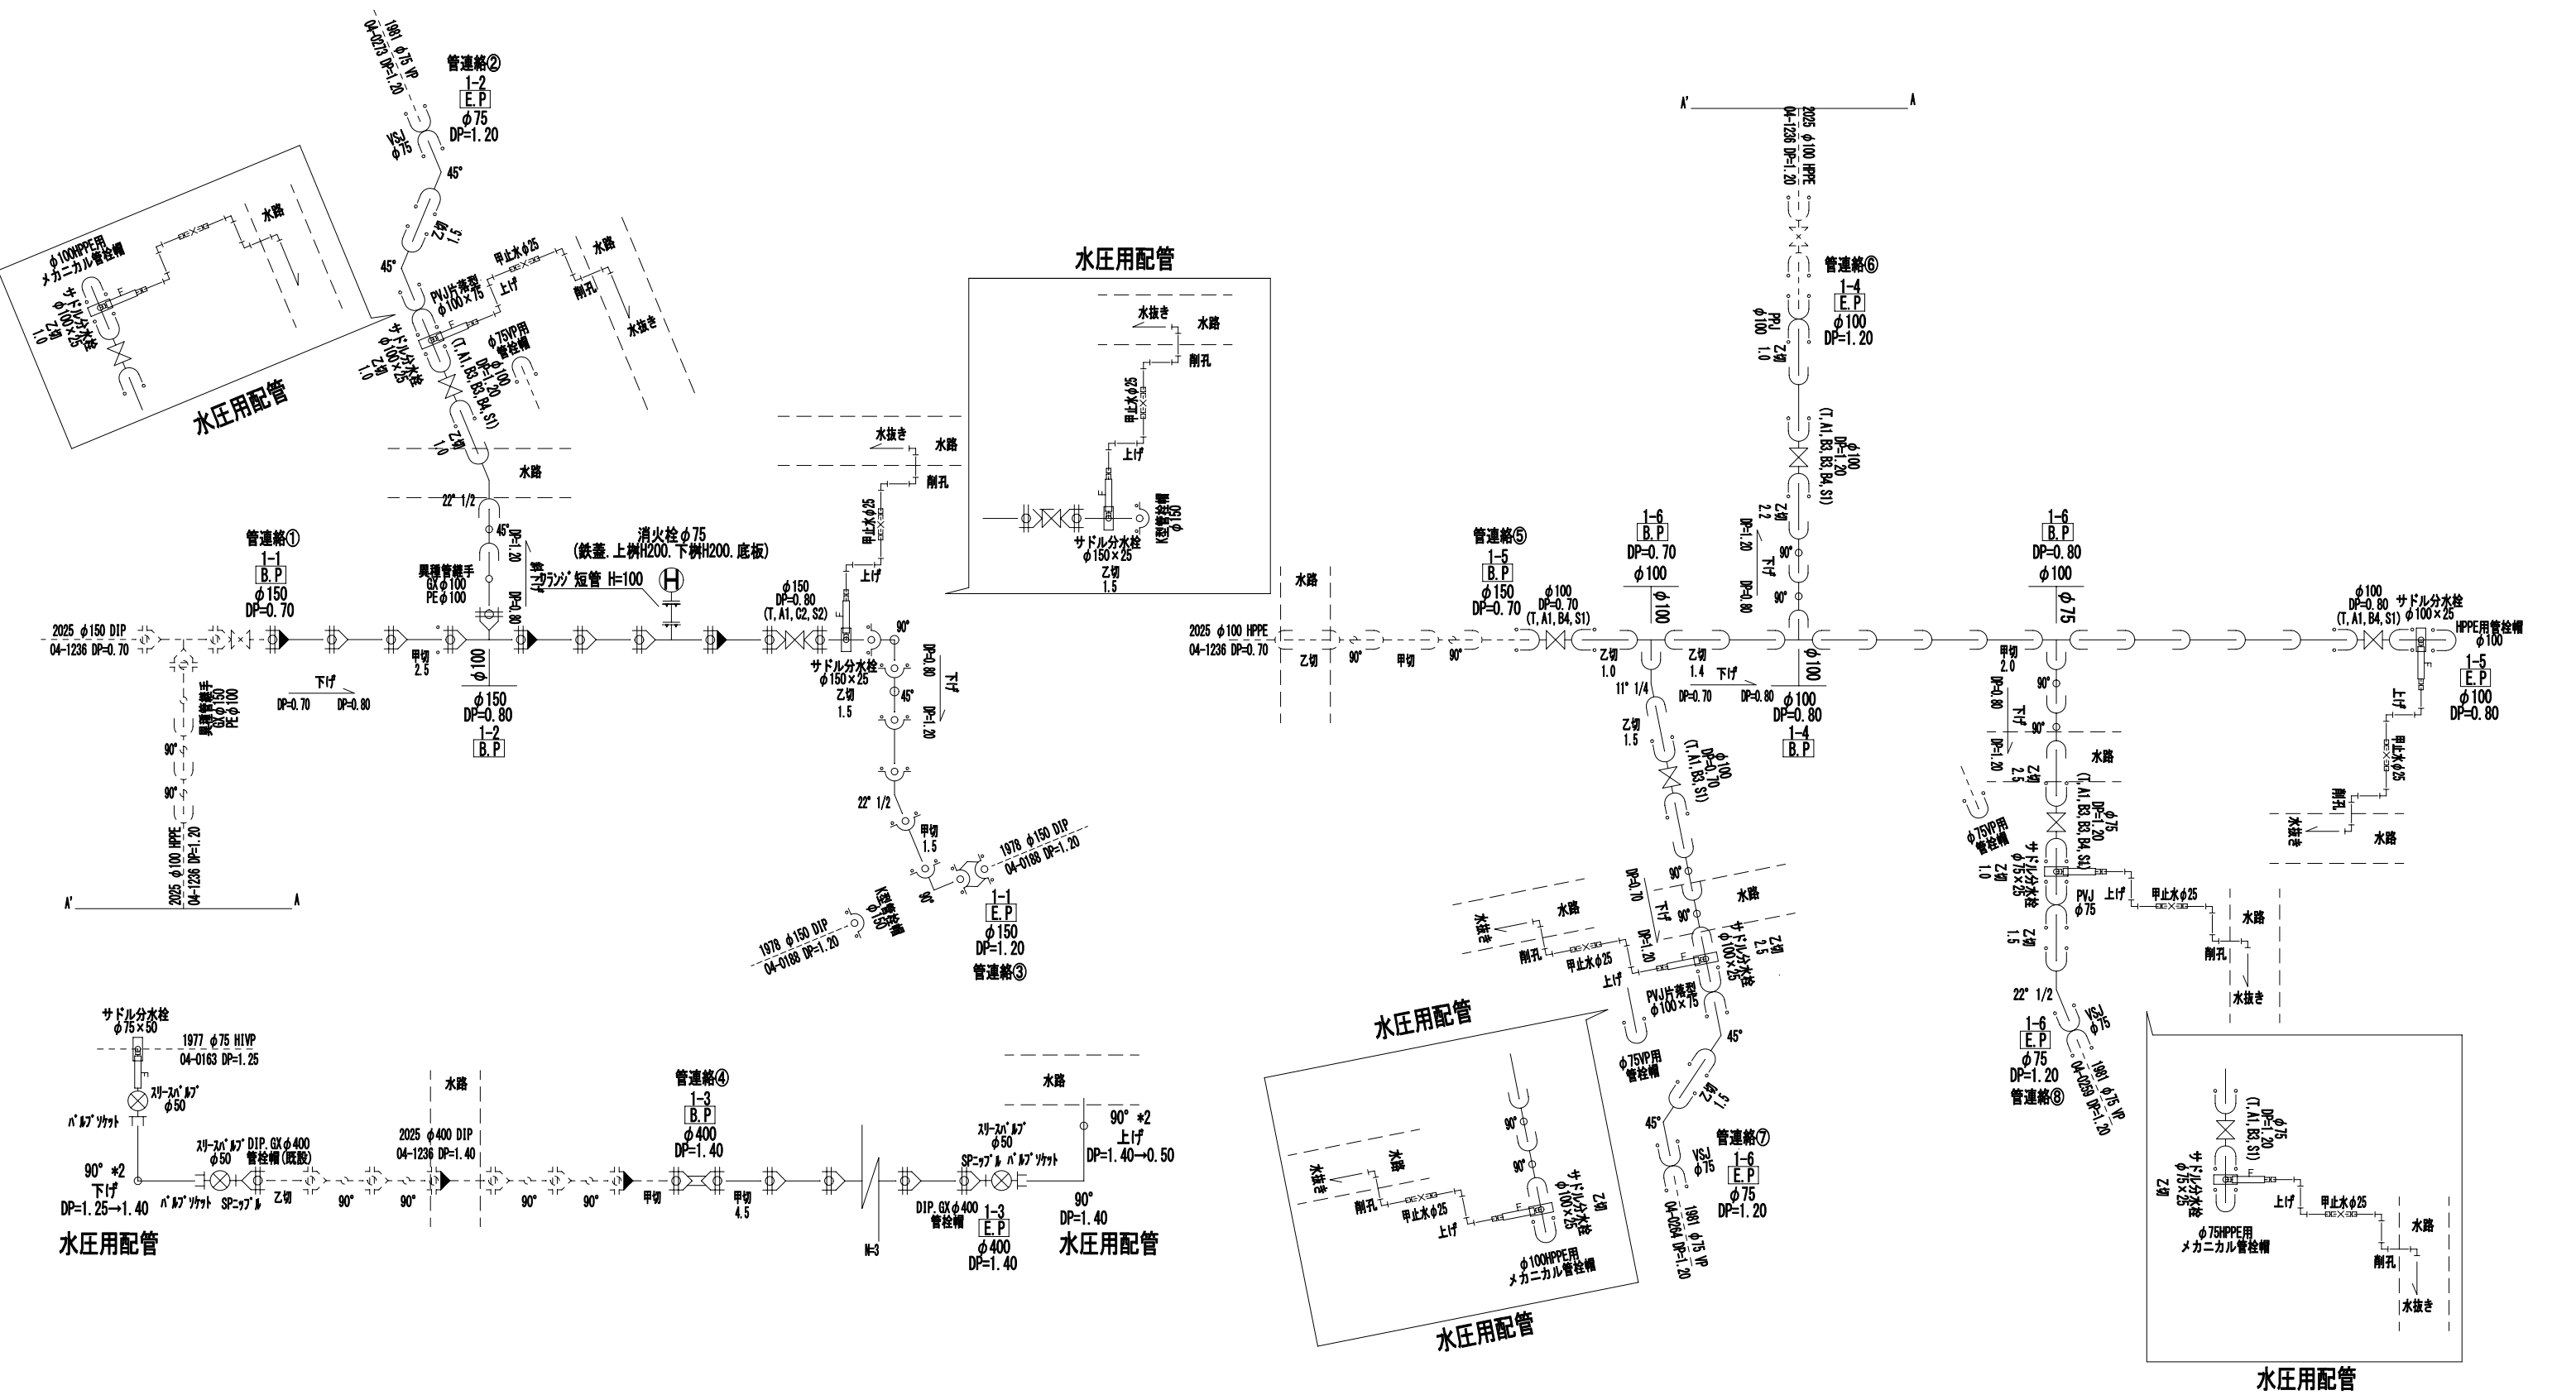

※縮尺はA2で出力した場合

工事件名	(R8街路-6) 配水管布設替工事					
工事場所	甲府市伊勢四丁目地内（甲府地区消防本部の南）					
図面名	配管詳細図	縮尺	図示	分割	3/4	
甲府市上下水道局	管理番号		7140No.			

土工標準図 S=1:25

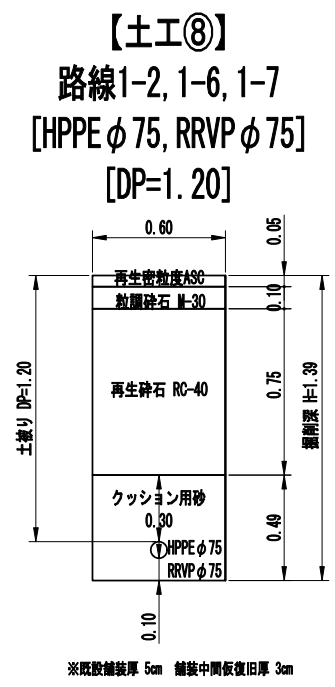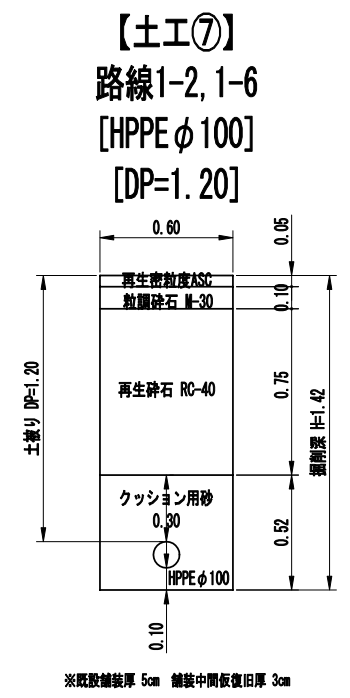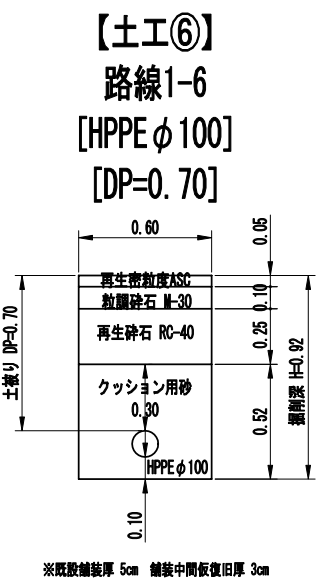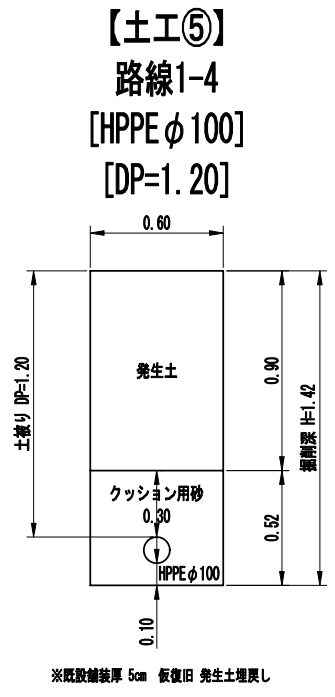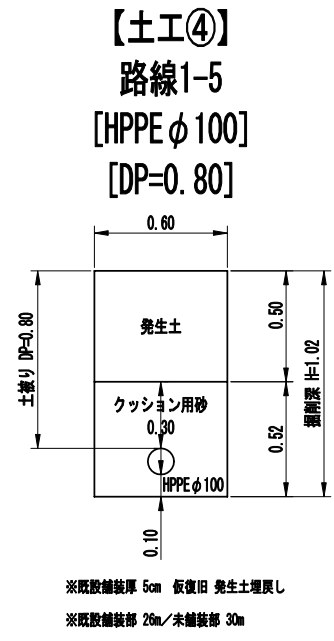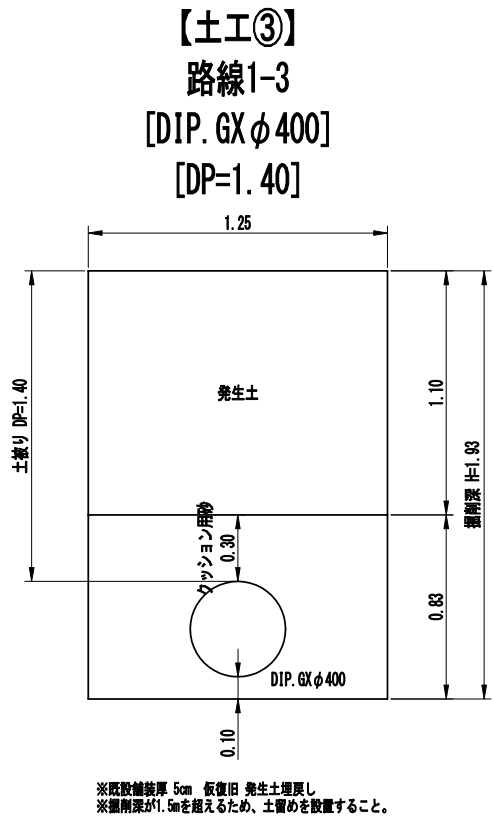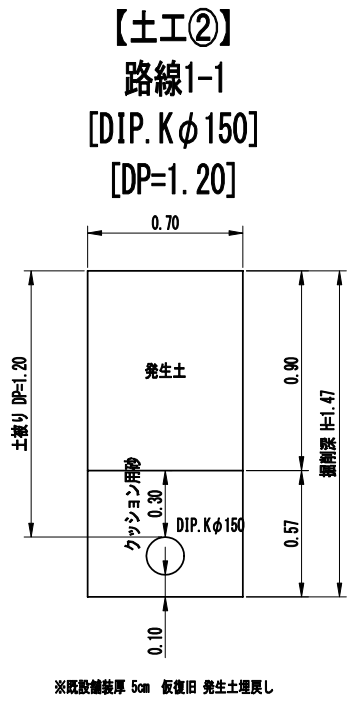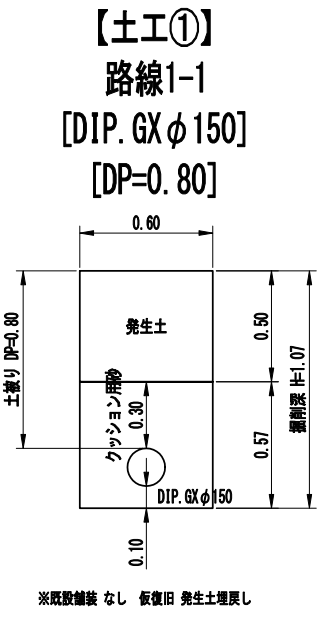

※縮尺はA2で出力した場合

工事件名	(R8街路-6) 配水管布設替工事					
工事場所	甲府市伊勢四丁目地内（甲府地区消防本部の南）					
図面名	土工標準図	縮尺	図示	分割	4/4	
甲府市上下水道局	管理番号			マイクNo.		