

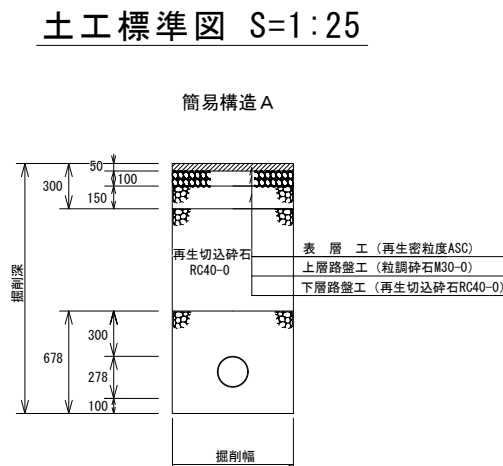
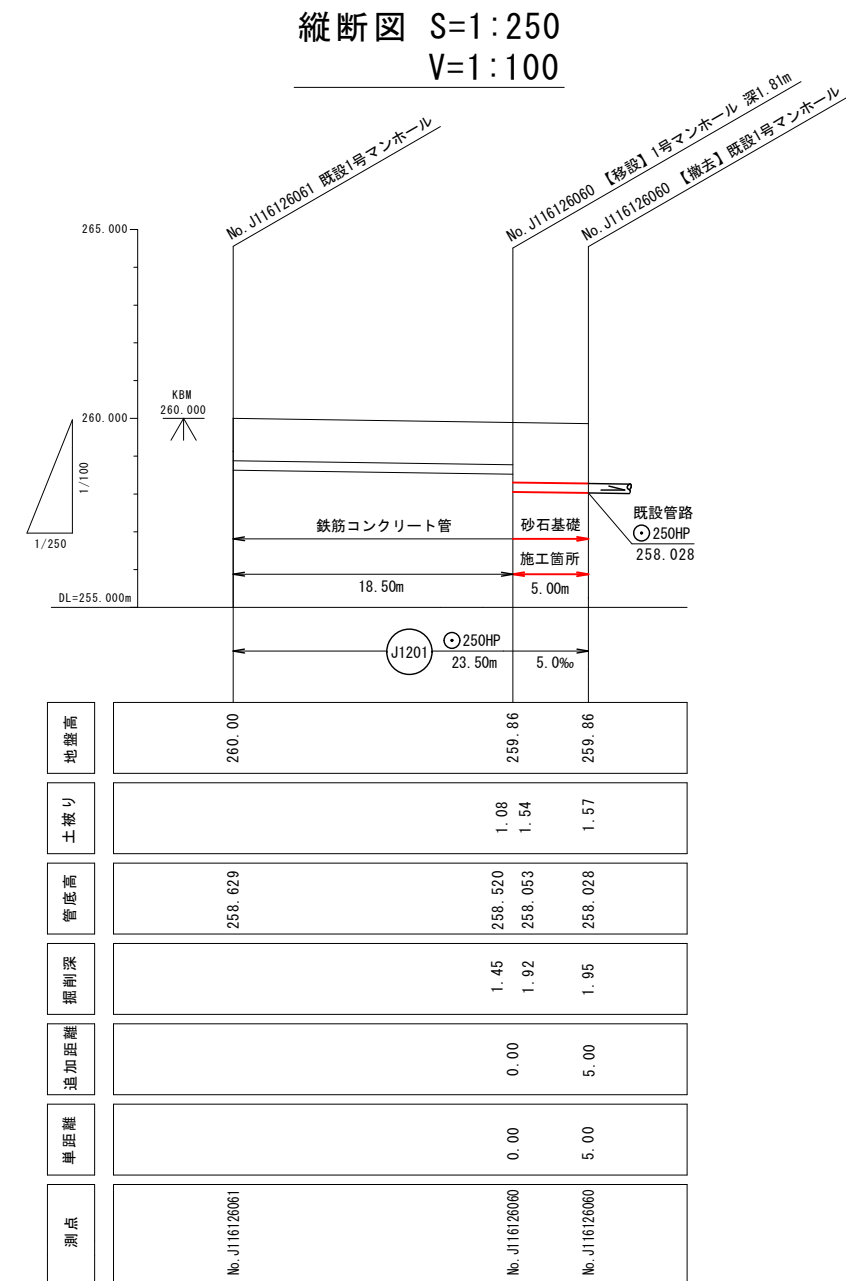
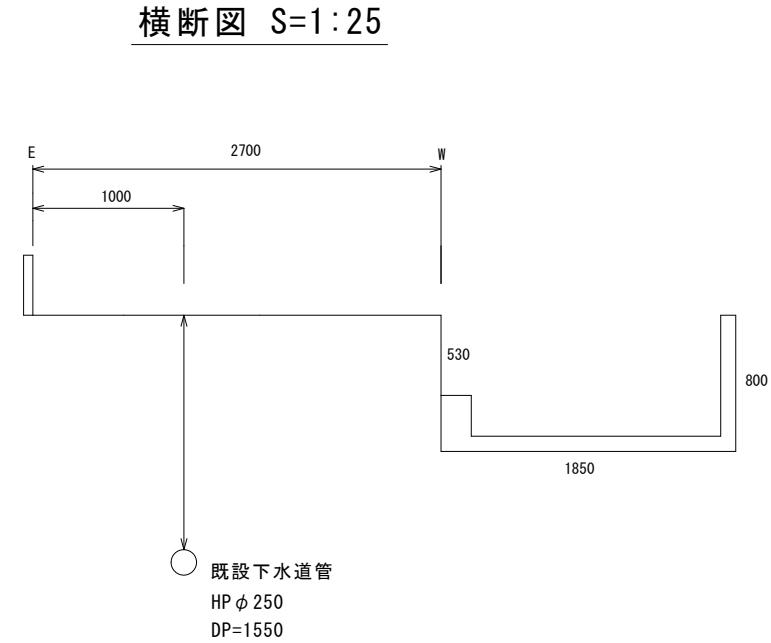


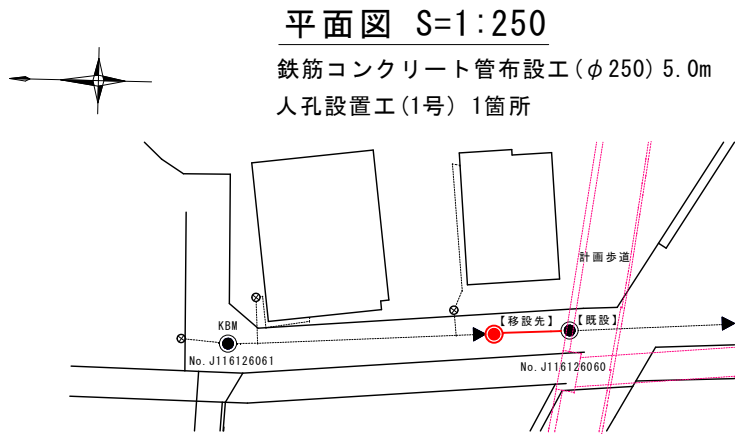

工事名称	下水道管工事 (R8D-14)		
工事場所	甲府市伊勢四丁目地内		
図面名称	平面図・縦断面図・横断面図・土工標準図		
縮尺	図示	図面枚数	1/2
甲府市上下水道局			

平面図 S=1:250

公設樹設置工 1箇所

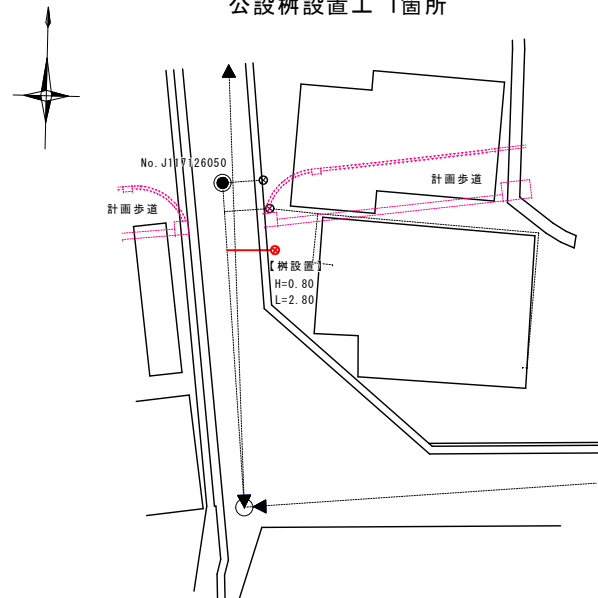


組立 1 号マンホール（内径900mm円形）構造標準図

S=1:25

平面図

A-A断面図


B-B断面図

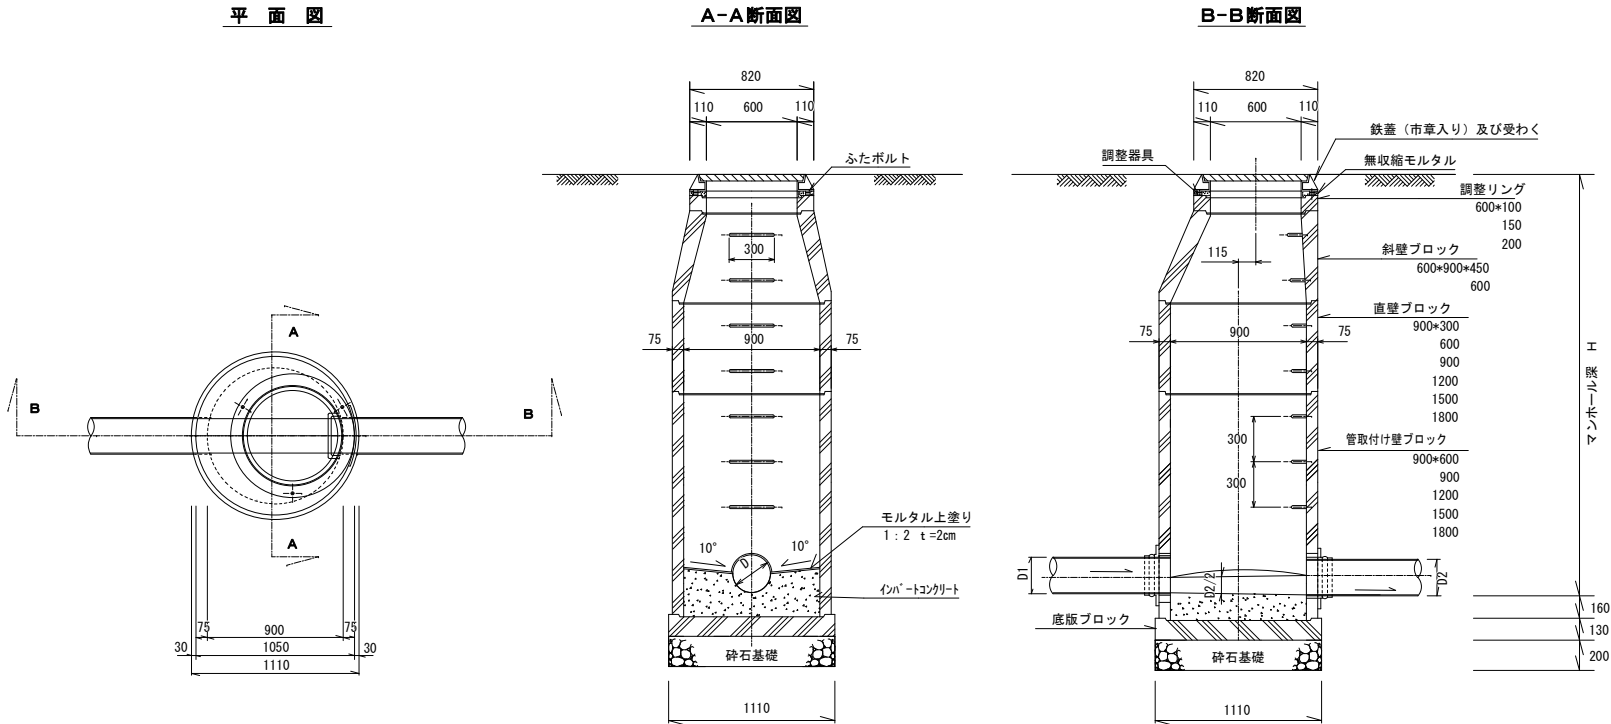

小口径公設樹設置図

S=1:20

取付管径150mm

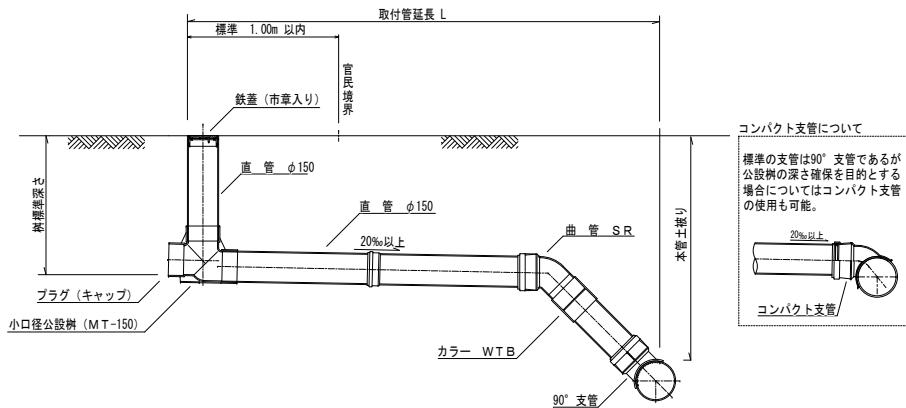

工事名称	下水道管工事 (R8D-14)		
工事場所	甲府市伊勢四丁目地内		
図面名称	平面図・標準構造図		
縮尺	図示	図面枚数	2/2
甲府市上下水道局			