


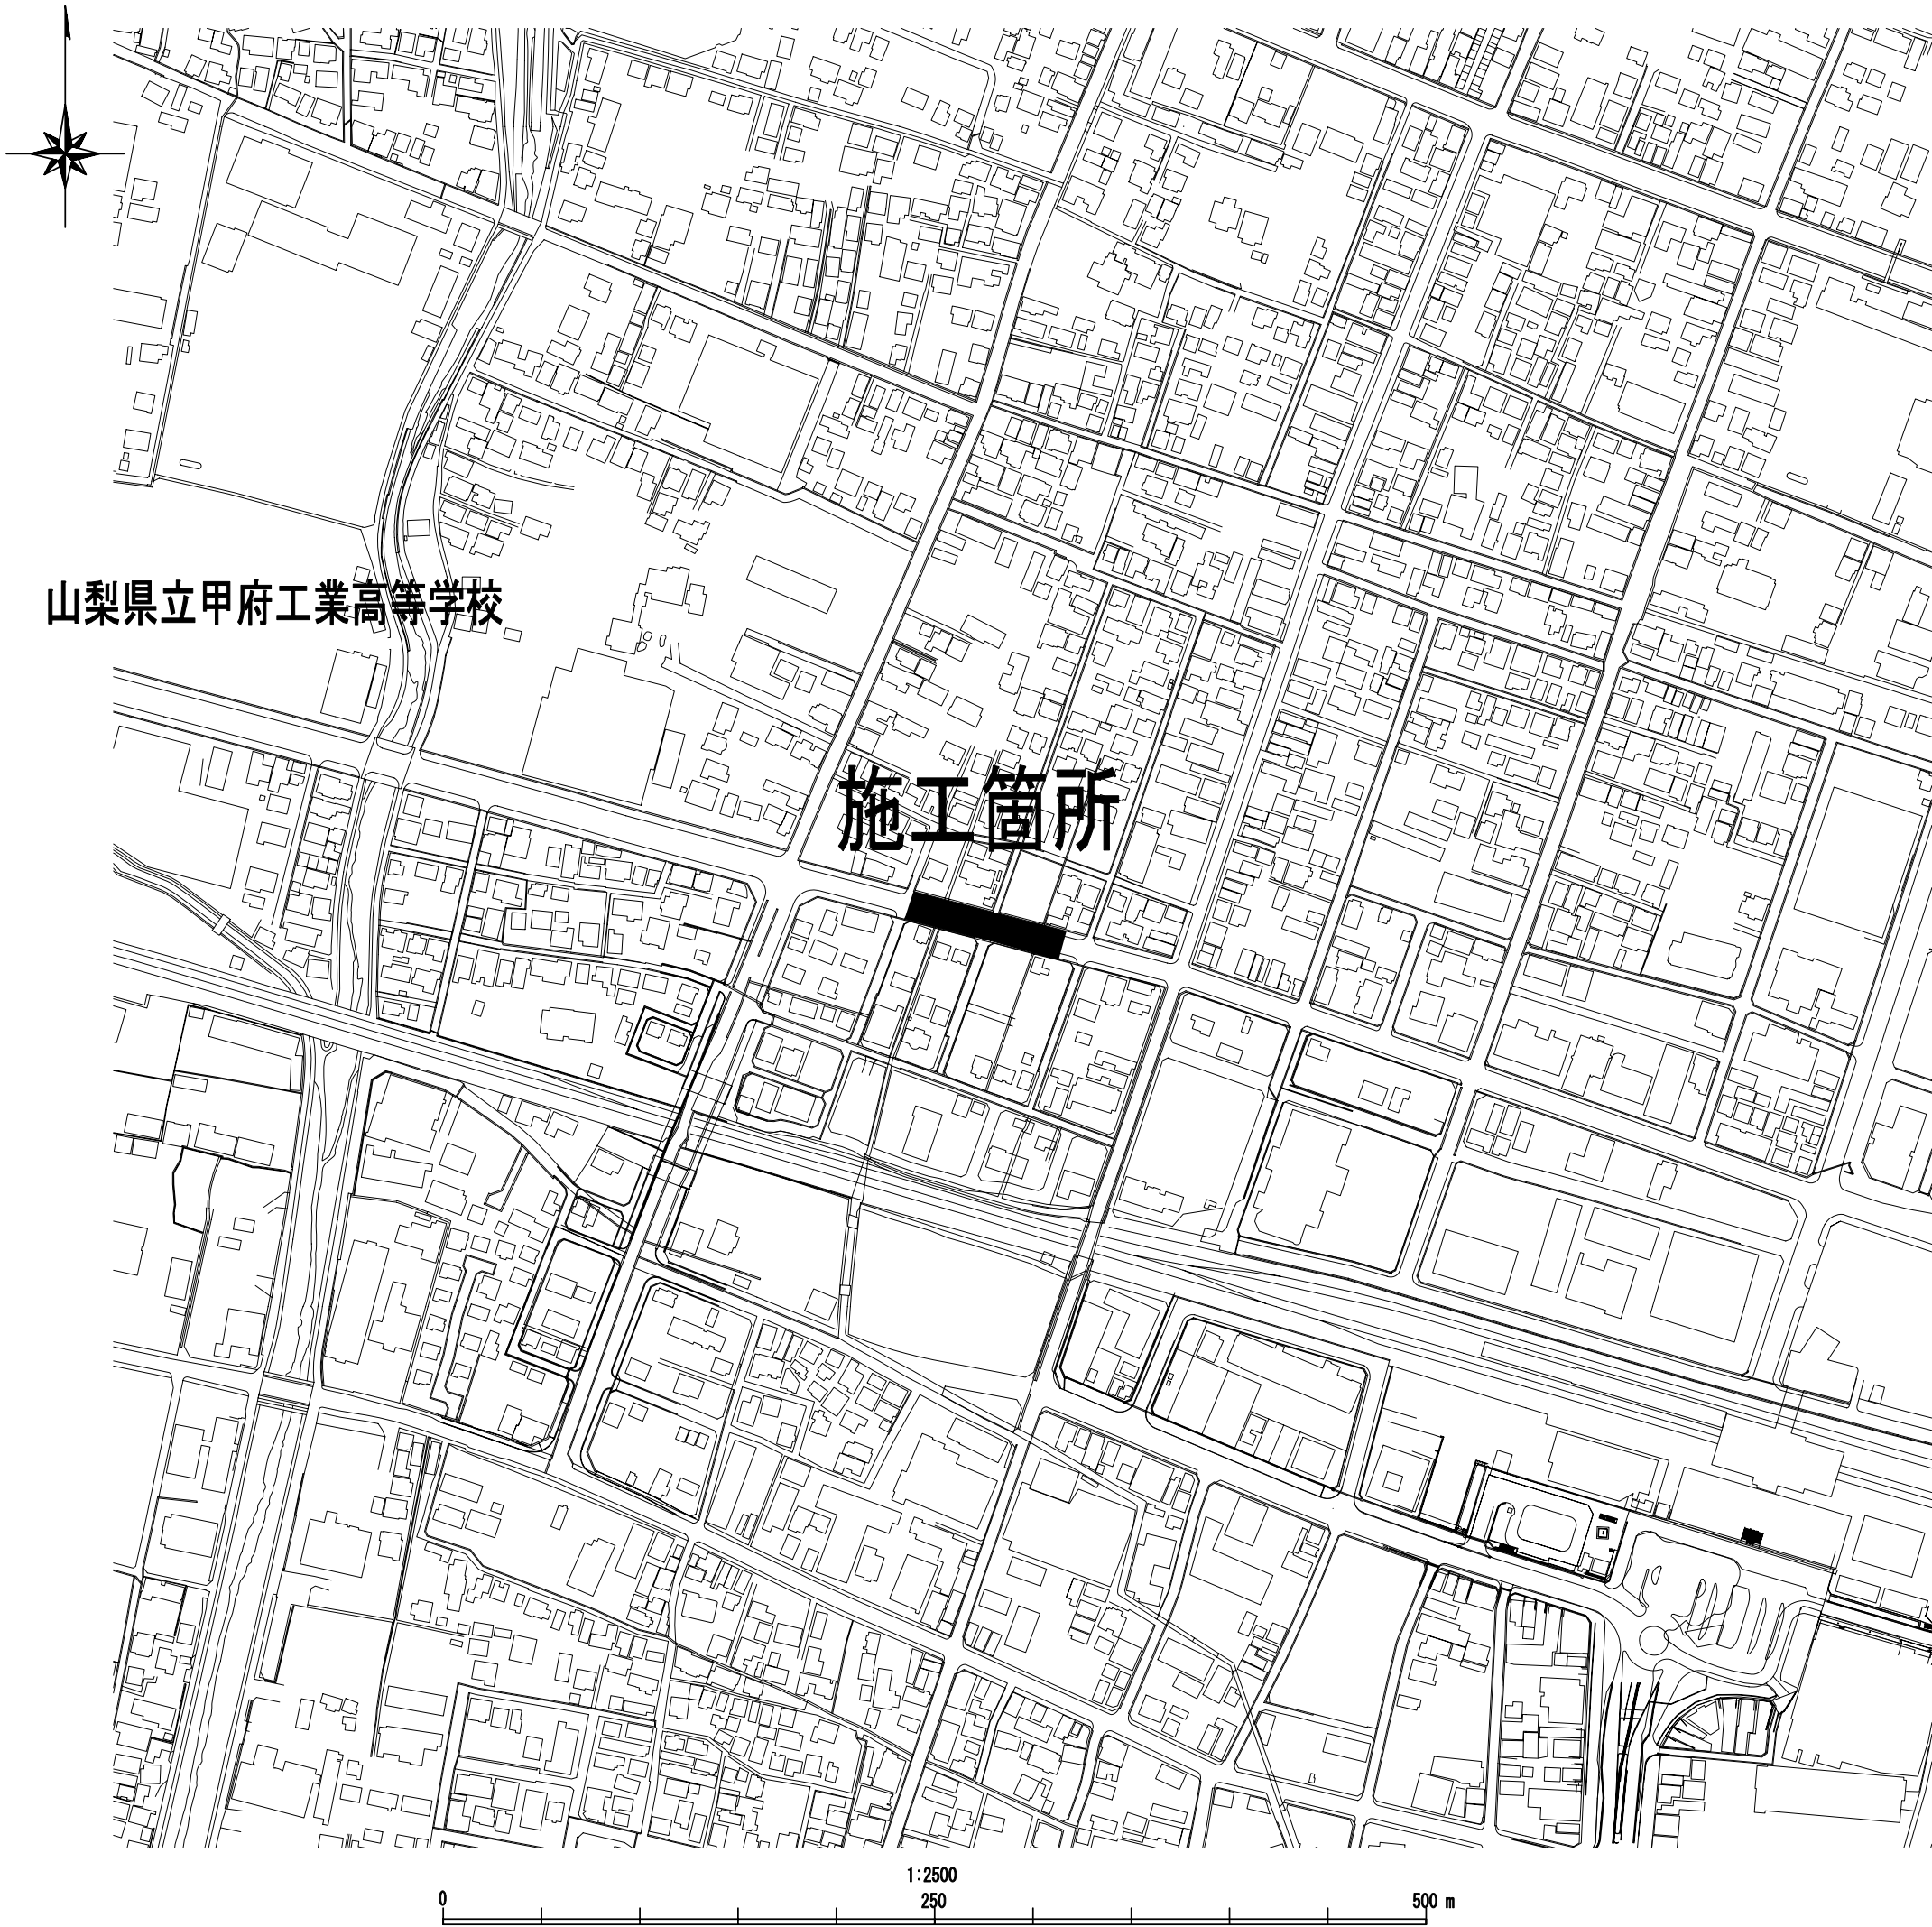

建設工事台帳

管理番号

R8-モ-2


年度・科目	令和8年度 第41款 第01項 第01目 第20節 第008細													
工事名称	(R8モ-2) 配水管布設替工事													
工事場所	甲府市朝日二丁目地内（山梨県立甲府工業高等学校の東）													
請負契約年月日						請負業者名								
契約工期	令和	年	月	日	～				令和	年	月	日		
中止又は延期年月日	令和	年	月	日	～				令和	年	月	日		
検査年月日	令和	年	月	日	着手	令和	年	月	日	完成	令和	年	月	日
配管業者名						配管工氏名								
検査員職氏名						印	立会人職氏名			印				
担当課係名	水道					課			水道整備			係		
設計者職氏名						印	監督者氏名			印				

(工事の内容)													
HPPE	φ100	L=	71.0m	仕切弁・PE									
HPPE	φ75	L=	2.0m	φ100									
RRVP	φ100	L=	4.0m	1基									


廃	年度												
棄	管種												
管	口径												
	延長												
	7/4mm												

(特記事項)													
※縮尺はA2で出力した場合													

土質区分		湧水状況									
縮 尺		分割数	1/3								
図面番号											
出力年月日	令和 年 月 日		図面更新年月日	令和 年 月 日					印		
甲府市上下水道局			マイクロNo.								

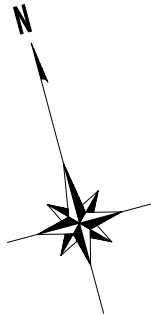


平面図 S=1:500

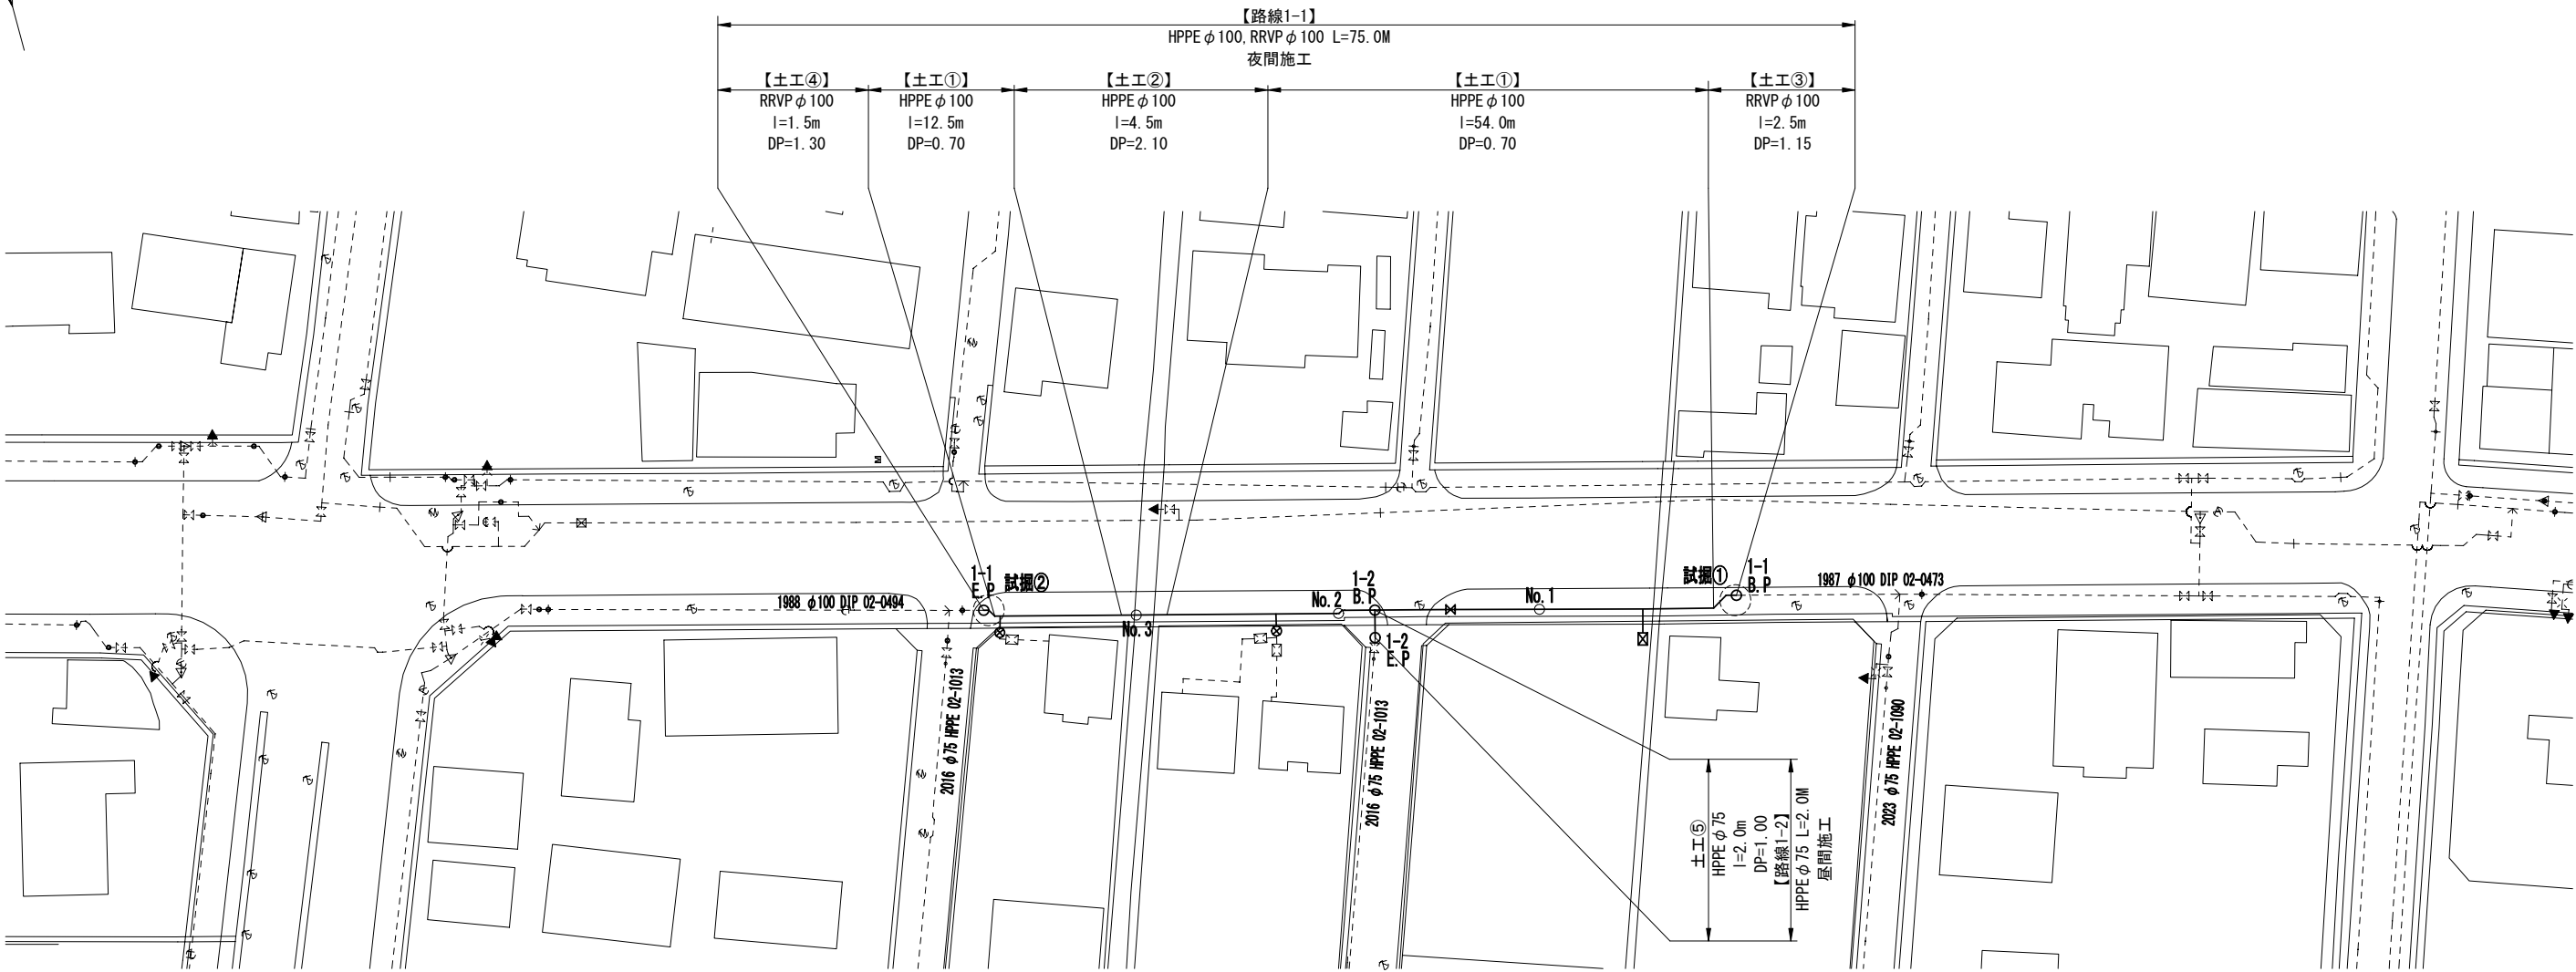

標準断面図 S=1:100

【No. 1付近】

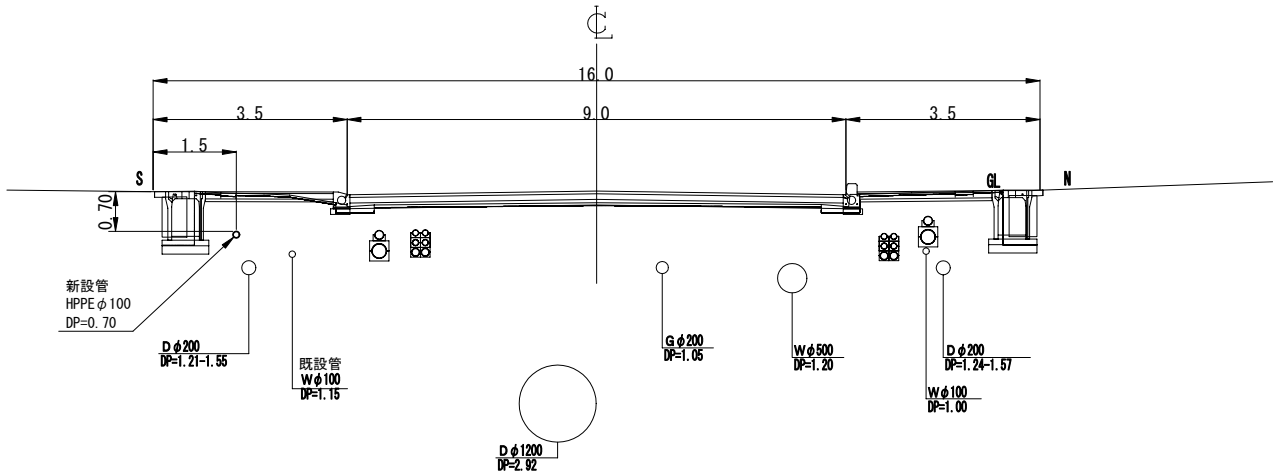


給水管工事		試掘内容	
宅内接続：3箇所	試掘①	W1.0×L1.0×H1.15	既設上水道・土被り確認
SSP φ40 (1箇所)	試掘②	W1.0×L1.0×H1.30	既設上水道・土被り確認
PP φ20 (2箇所)			

※縮尺はA2で出力した場合


工事件名		(R8モ-2) 配水管布設替工事				
工事場所		甲府市朝日二丁目地内（山梨県立甲府工業高等学校の東）				
図面名		平面図・標準断面図	縮尺	図示	分割	2/3
甲府市上下水道局		管理番号		7/14No.		

配管詳細図 S=任意

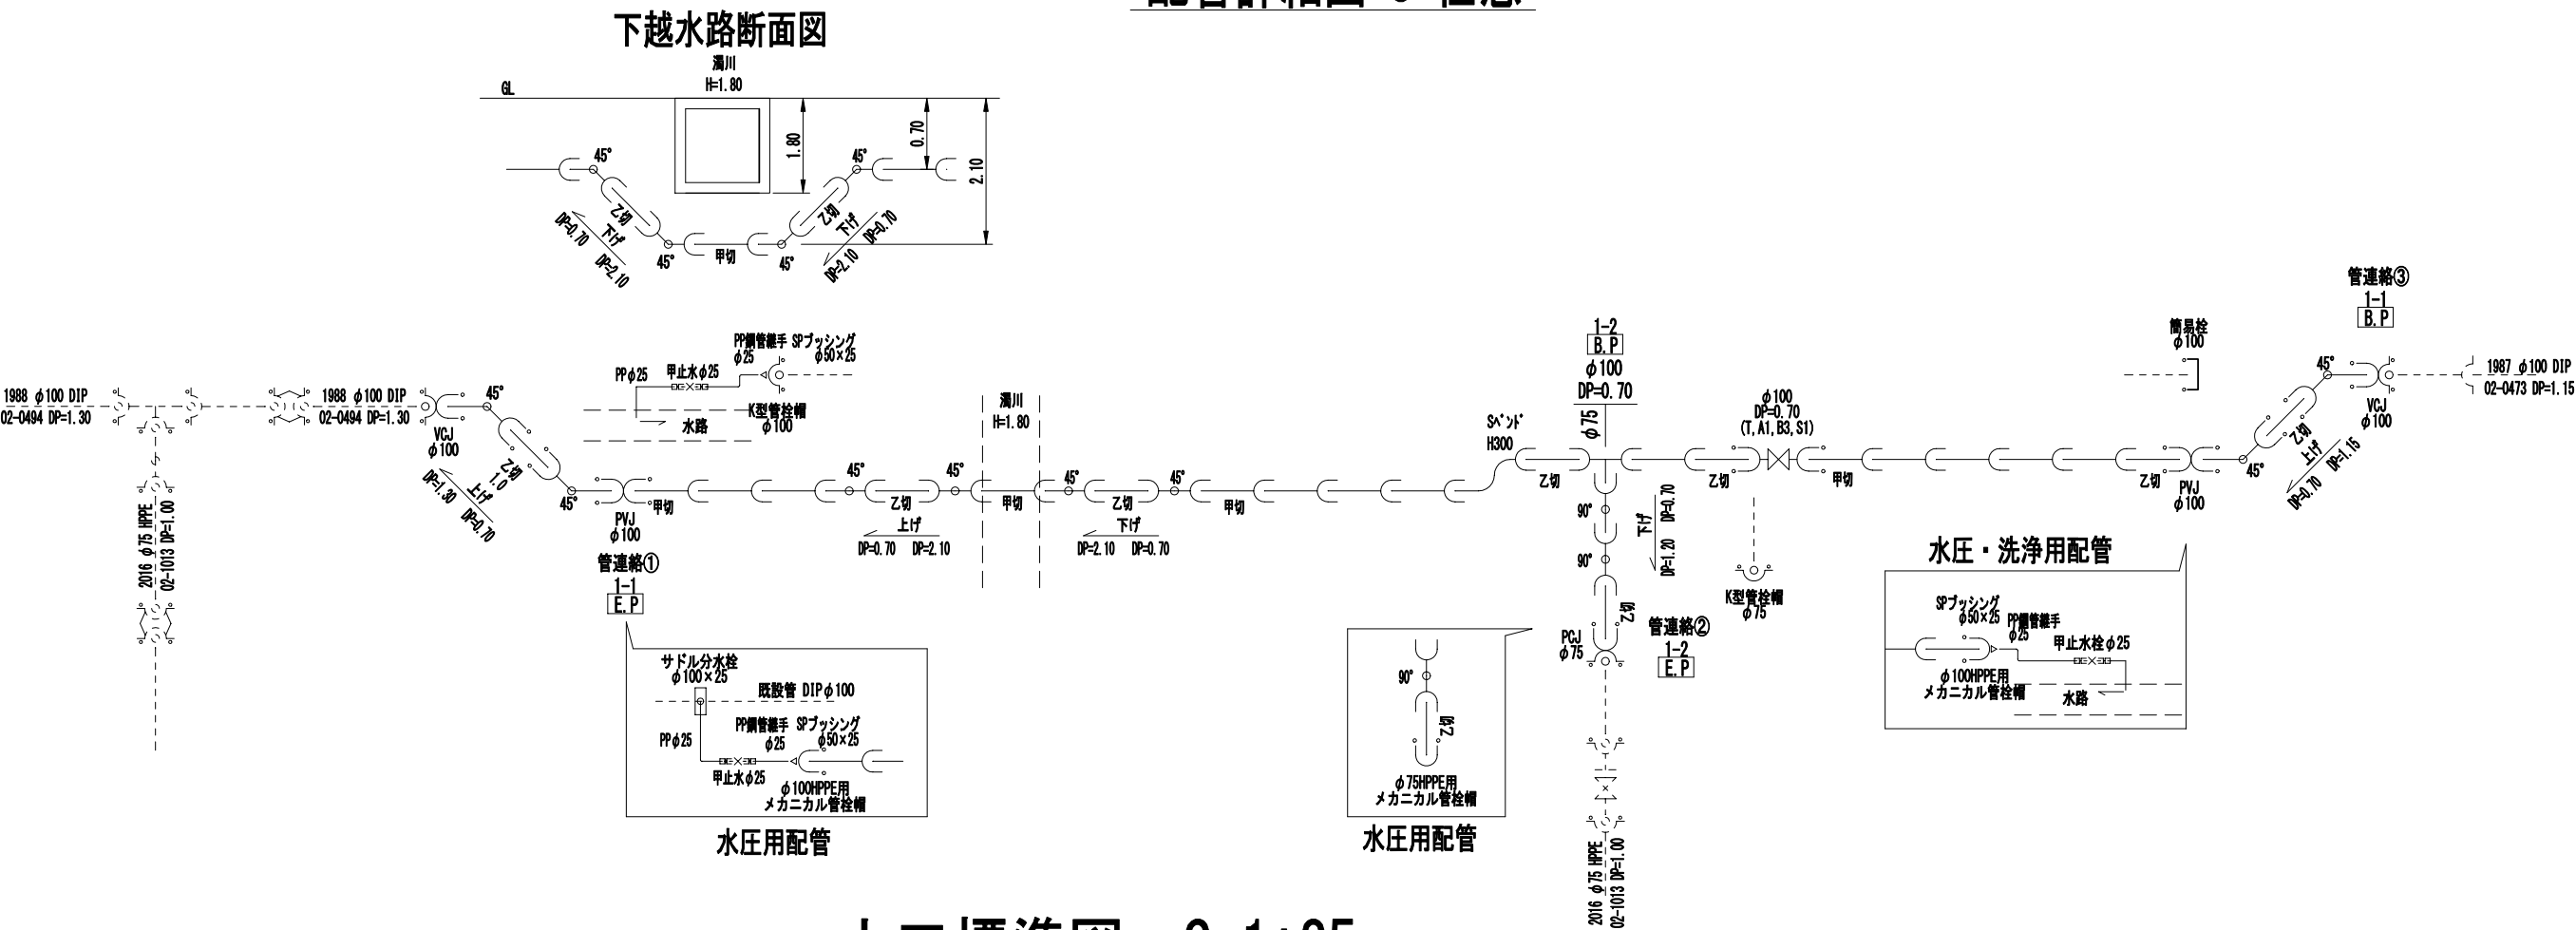


土工標準図 S=1:25


【土工①】
路線1-1
[HPPEφ100]
[DP=0.70]

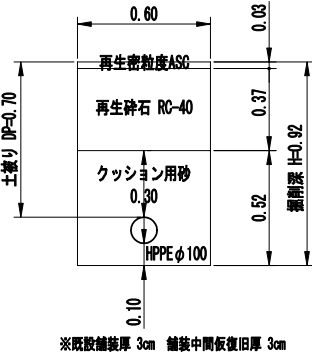


【土工②】
路線1-1
[HPPEφ100]
[DP=2.10]

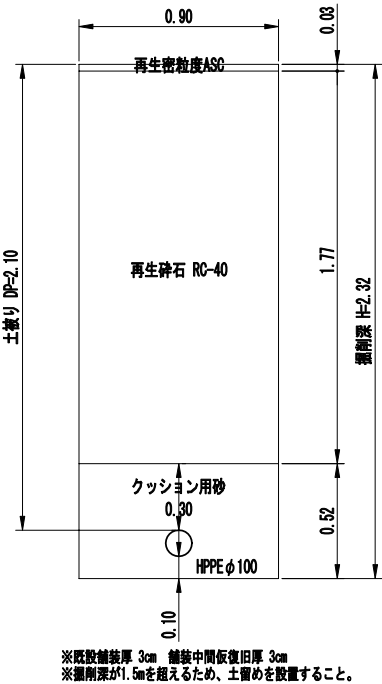

【土工③】
路線1-1
[RRVPφ100]
[DP=1.15]

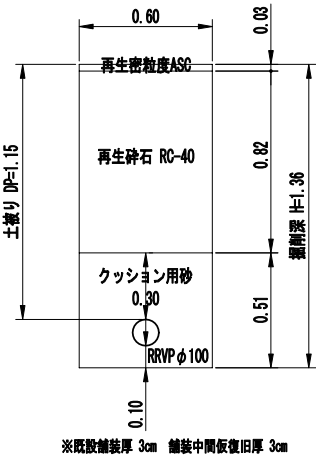

【土工④】
路線1-1
[RRVPφ100]
[DP=1.30]

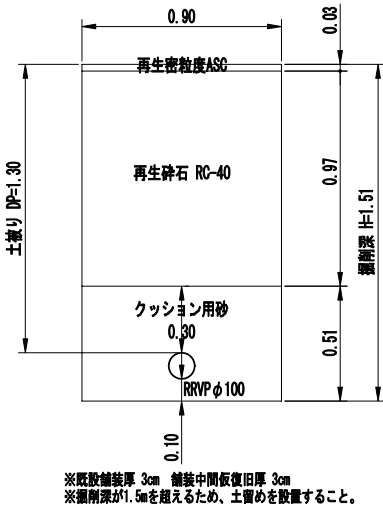

【土工⑤】
路線1-2
[HPPEφ75]
[DP=1.00]



※縮尺はA2で出力した場合

工事件名	(R8モ-2) 配水管布設替工事					
工事場所	甲府市朝日二丁目地内（山梨県立甲府工業高等学校の東）					
図面名	配管詳細図・土工標準図	縮尺	図示	分割	3/3	
甲府市上下水道局	管理番号	マイクNo.				