



平面図 縮尺 1 : 500

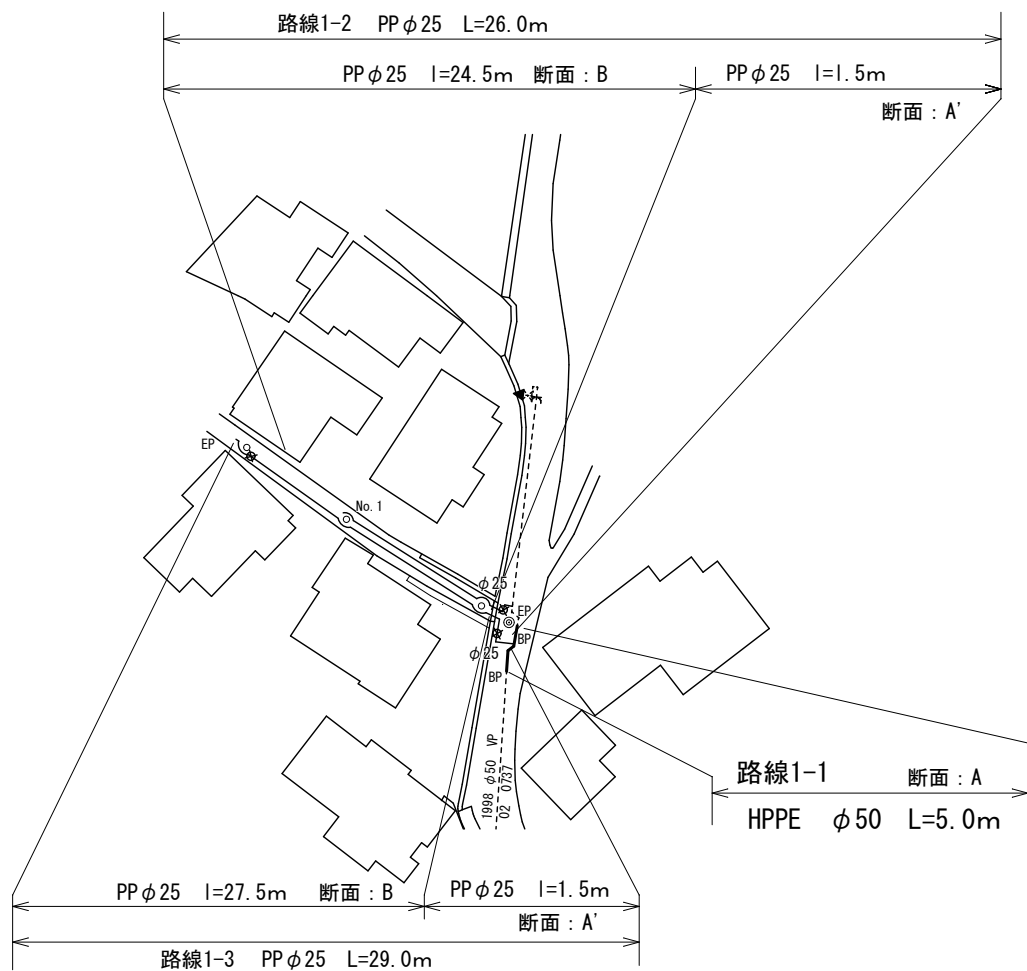


横断面図 縮尺 1 : 25


路線1-1, EP付近

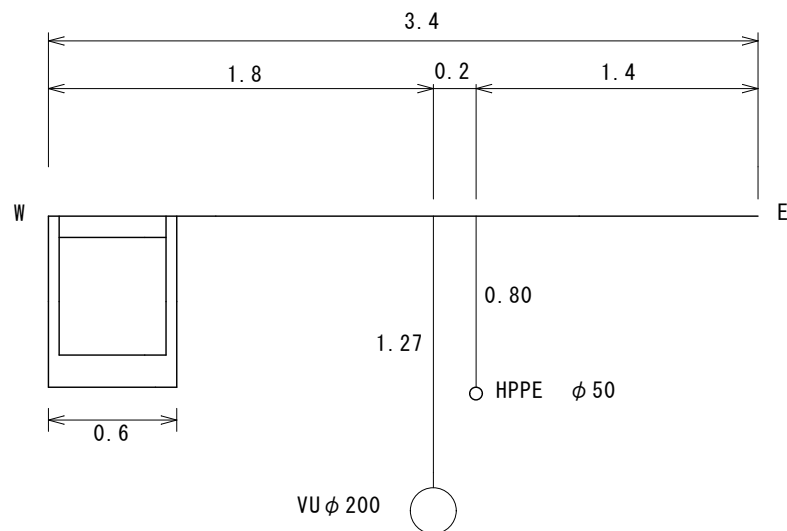

路線1-2, 1-3No. 1付近

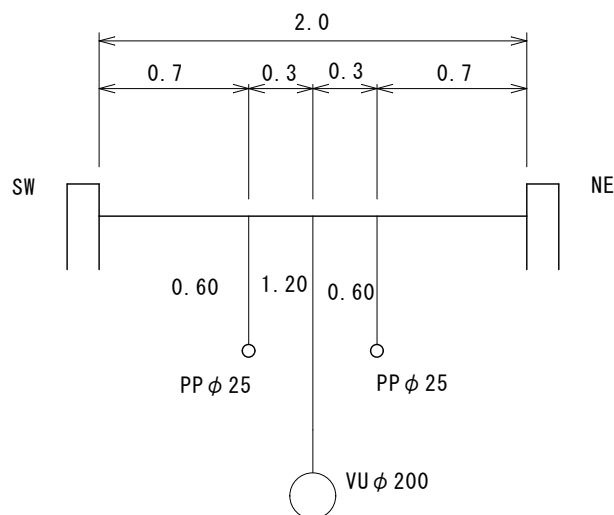


配管詳細図 縮尺 任意

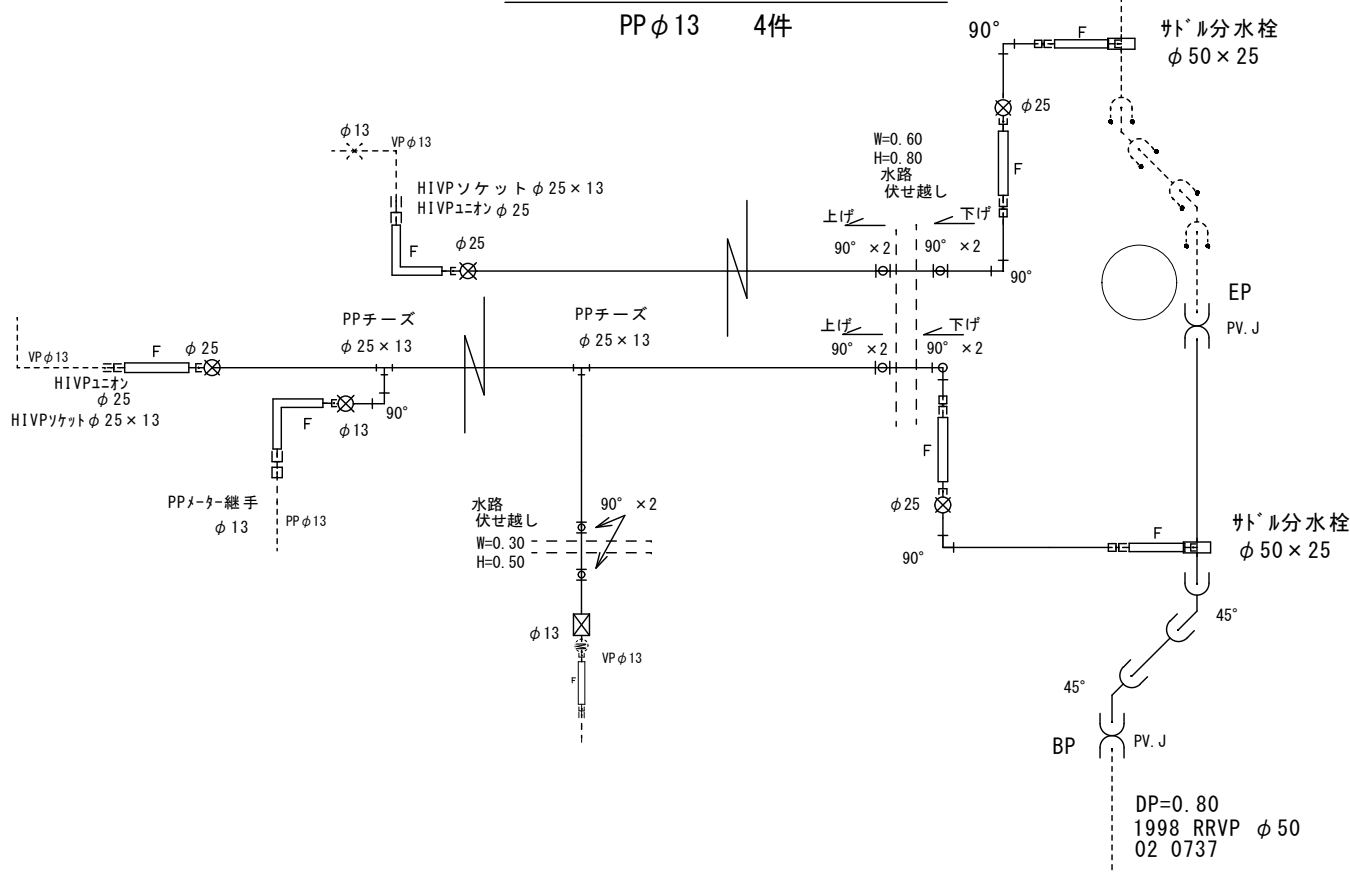


土工標準図 縮尺 1 : 25


断面:A(水道単独断面)
HPPE φ50 DP=0.80

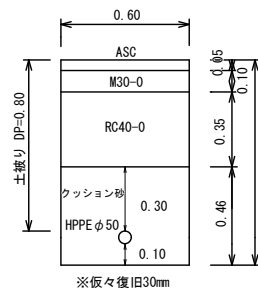

断面:A' (水道単独断面)
PP φ25 DP=0.70

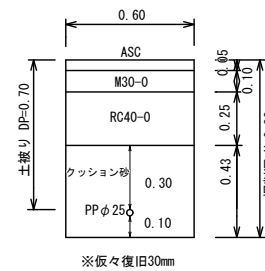


断面:B(下水同一断面)
PP φ25 DP=0.60

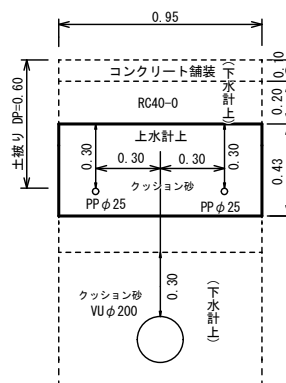

※縮尺はA2で出力した場合

工 事 件 名	(R 8 下 甲 - 5) 配水管布設替工事 (R7C-5) (余フ)									
工 事 場 所	甲府市東光寺町地内 (市立東中学校の西)									
図 面 名	平面図・配管詳細図	縮 尺	図 示	分 割	2	/	3			
甲府市上下水道局	管理番号	R8-下甲-5		マイクロNo.						

 

工 事 件 名	(R 8 下 甲 - 5) 配水管布設替工事 (R7C-5) (余フ)									
工 事 場 所	甲府市東光寺町地内 (市立東中学校の西)									
図 面 名	臨給平面図・臨給配管詳細図 土工標準図			縮尺	図 示	分割	3 / 3			
甲府市上下水道局	管理番号	R8-下 甲-5			マイクログNo.					