



平面図 S=1:500

路線1-1 DIP.GX・DIP.K φ300 L=75.5M

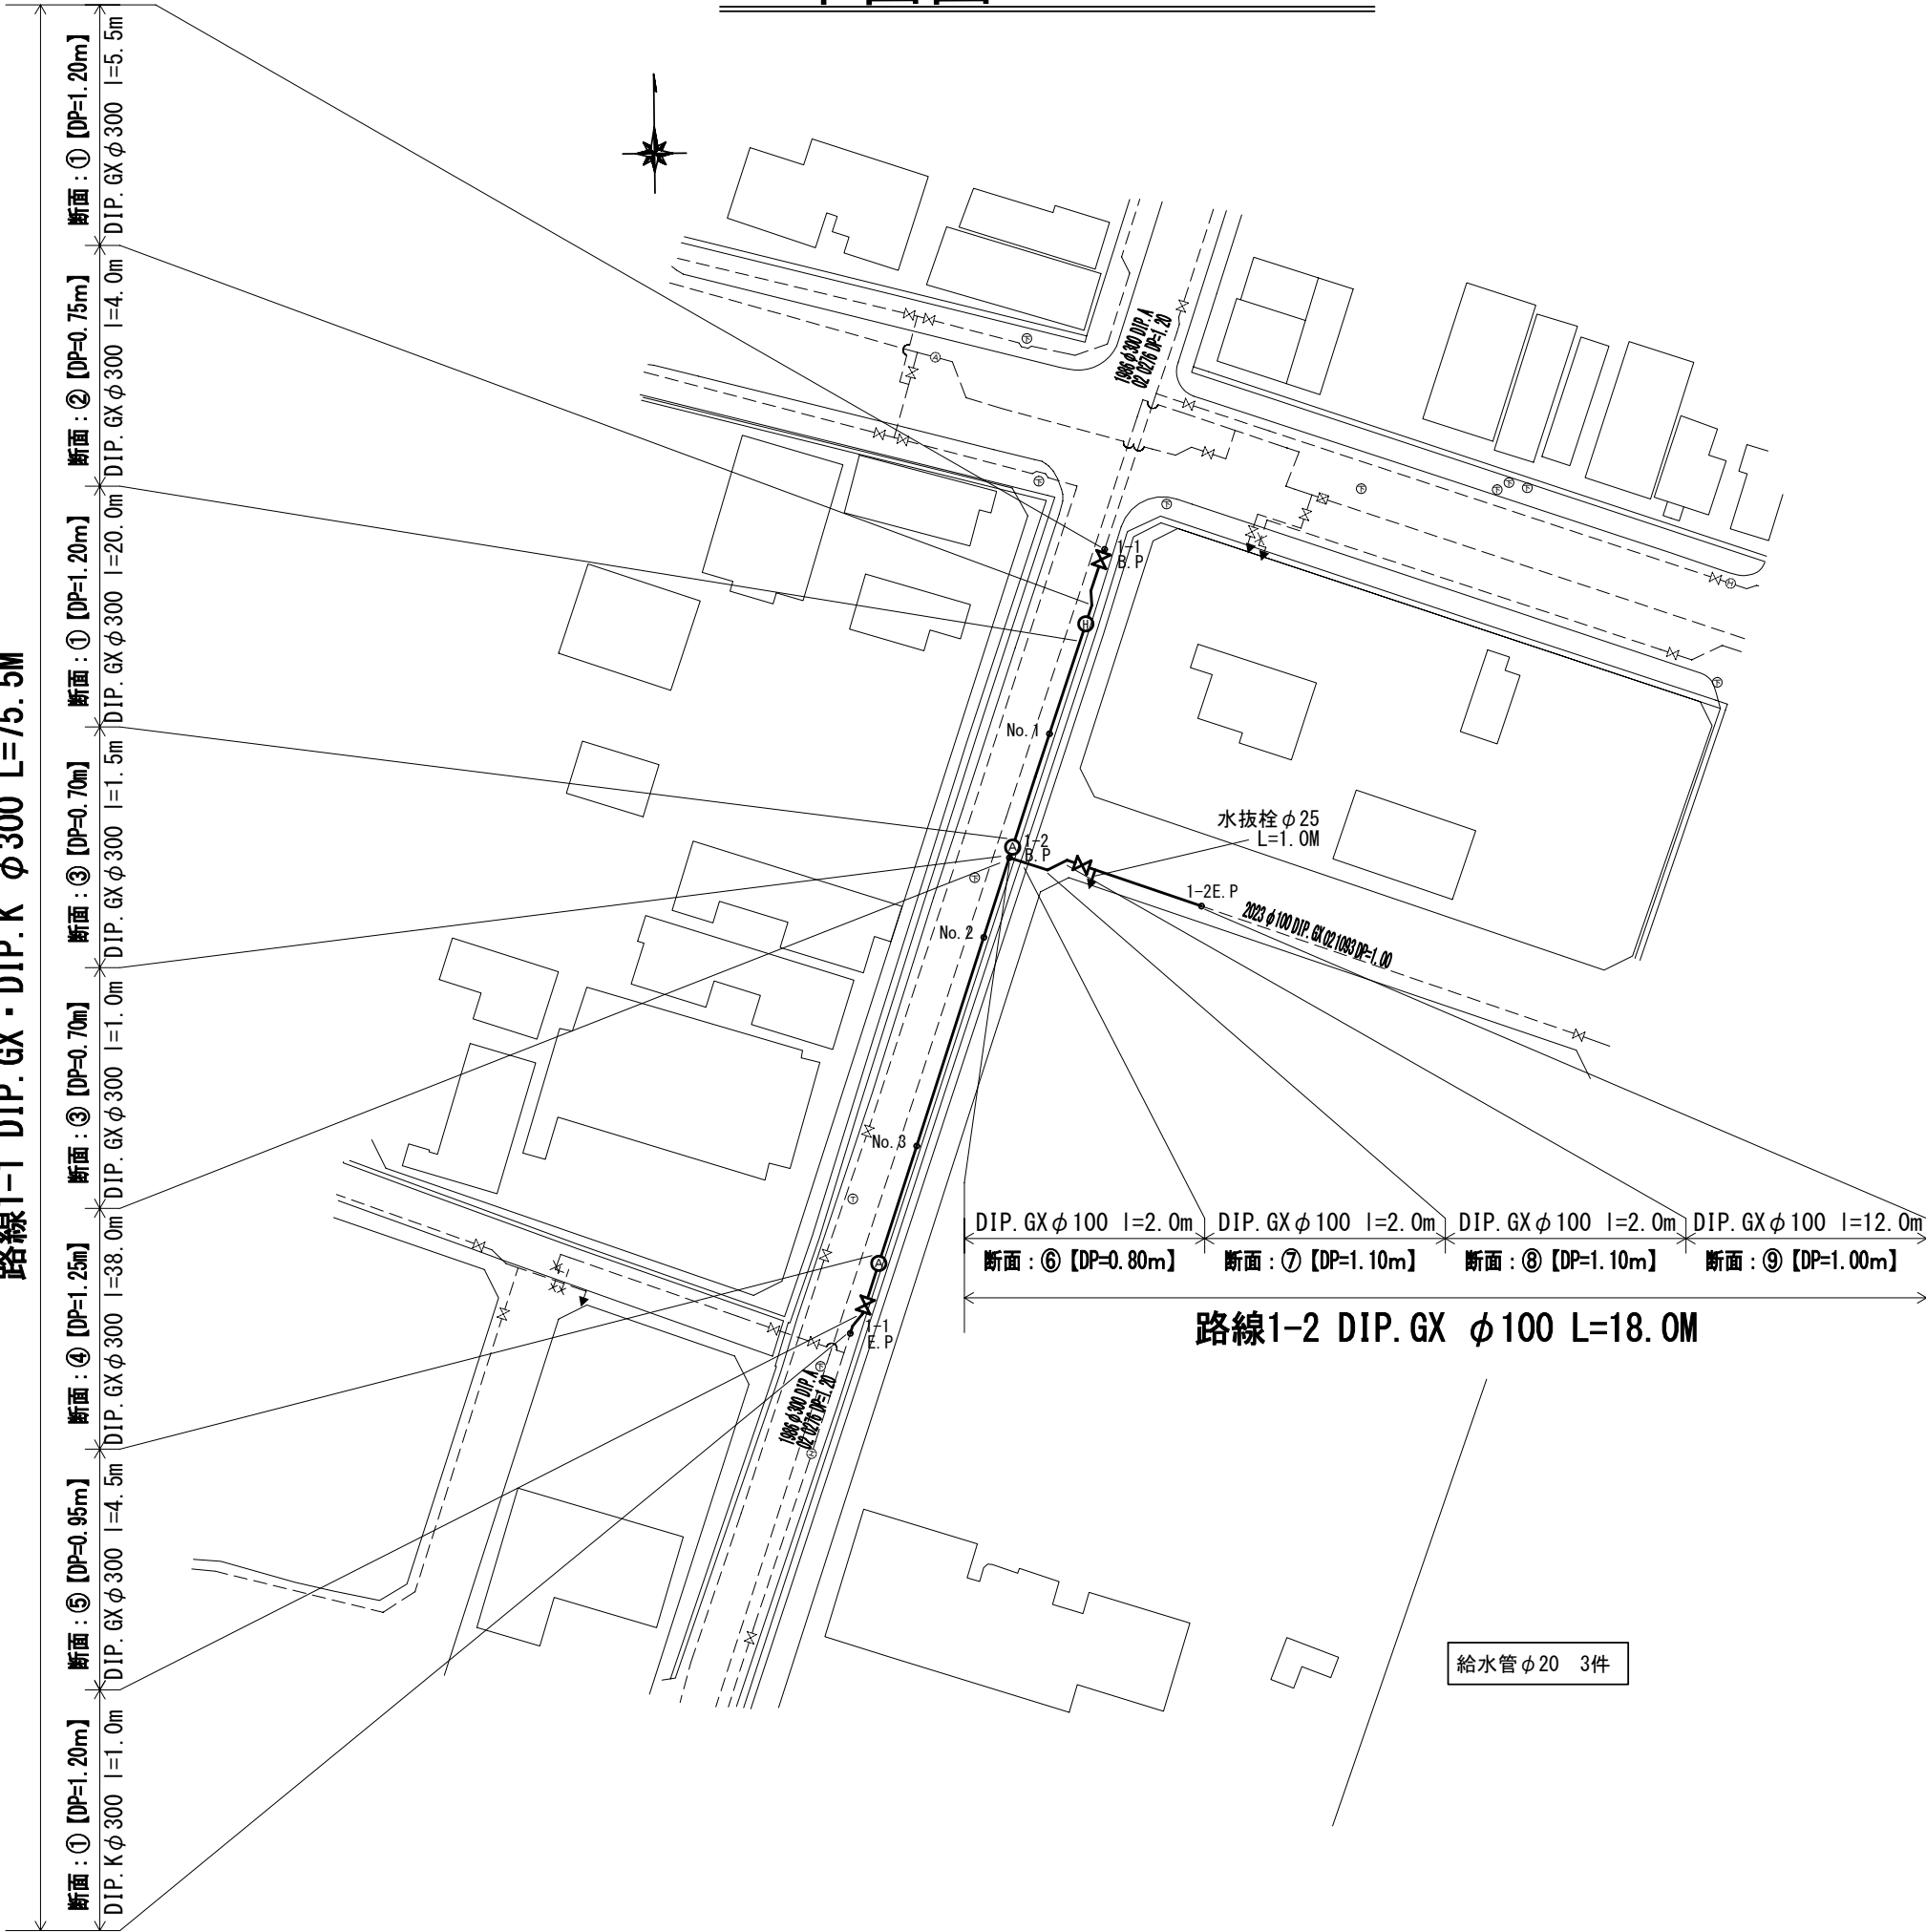



標準横断図 S=1:50

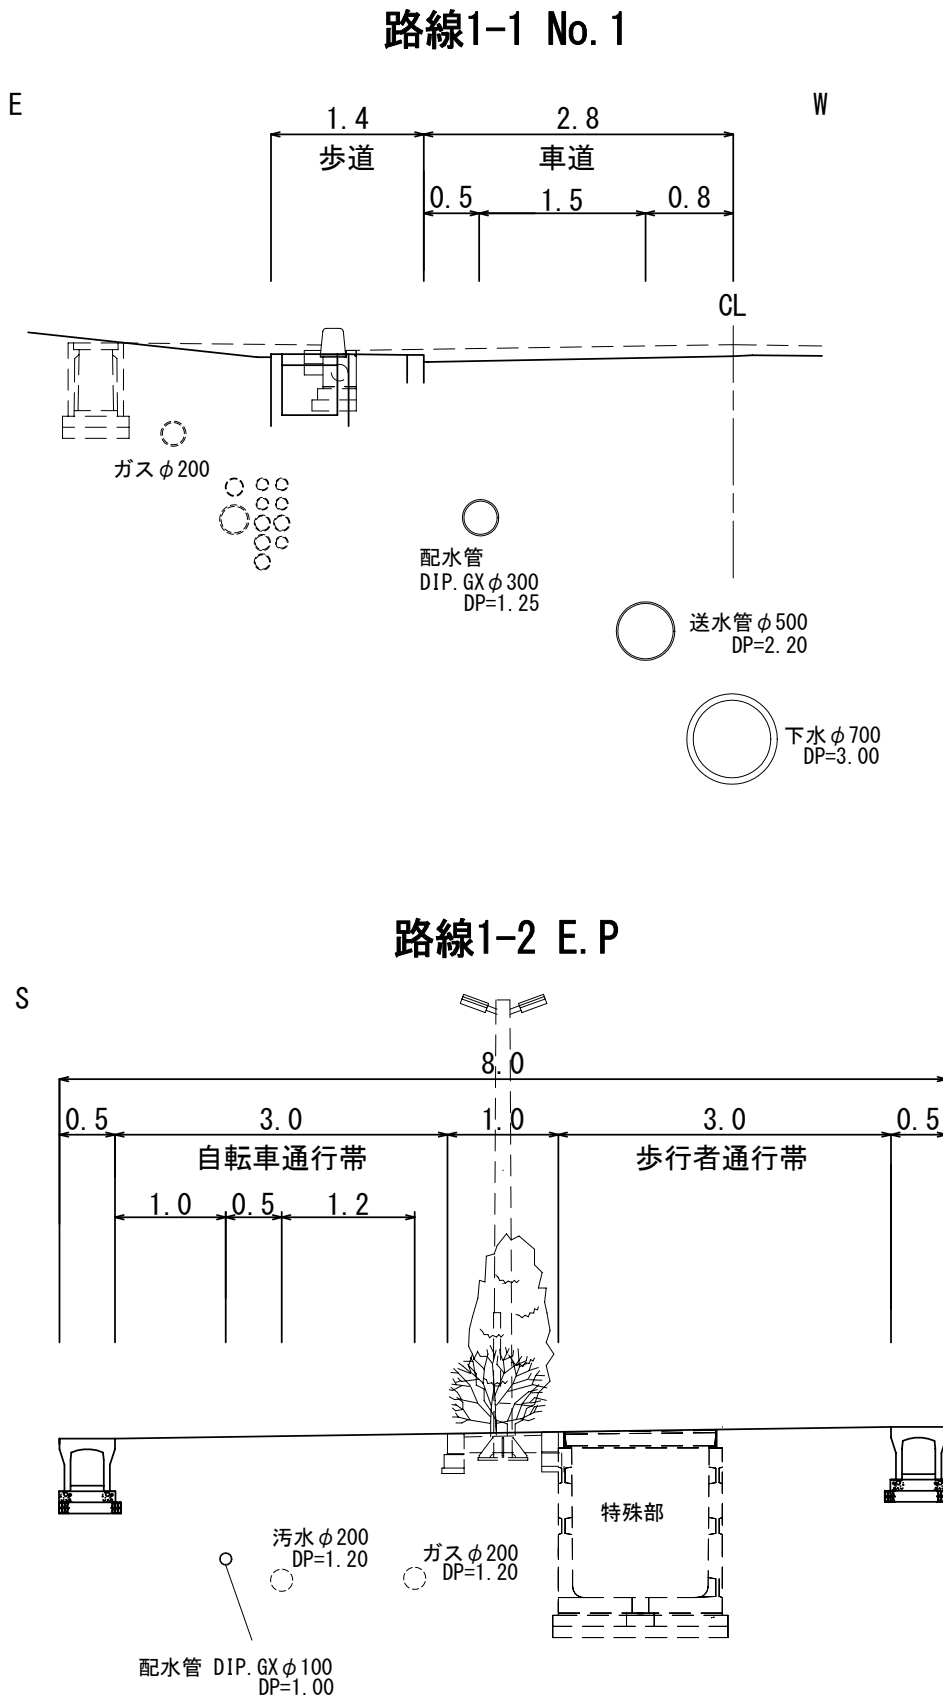

※縮尺はA2で出力した場合

工事件名	(R 8 配区－1) 配水管布設替工事 (余フ)					
工事場所	甲府市朝日一丁目地内 (甲府共立病院の北)					
図面名	平面図・標準横断図	縮尺	図示	分割	2/5	
甲府市上下水道局	管理番号	R8-配区-1	7/14No.			

配管詳細図 S=任意

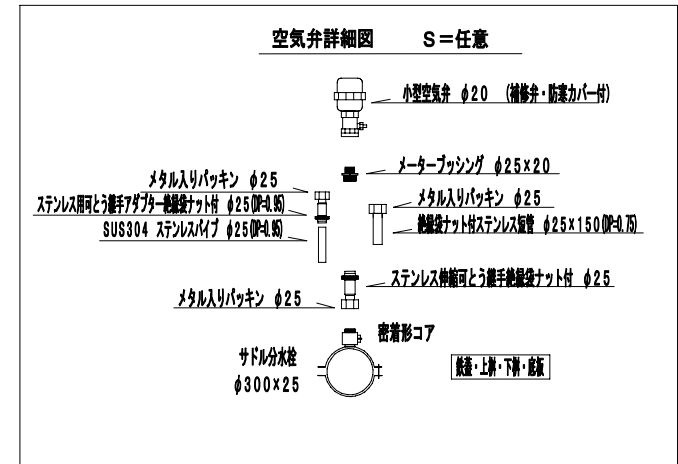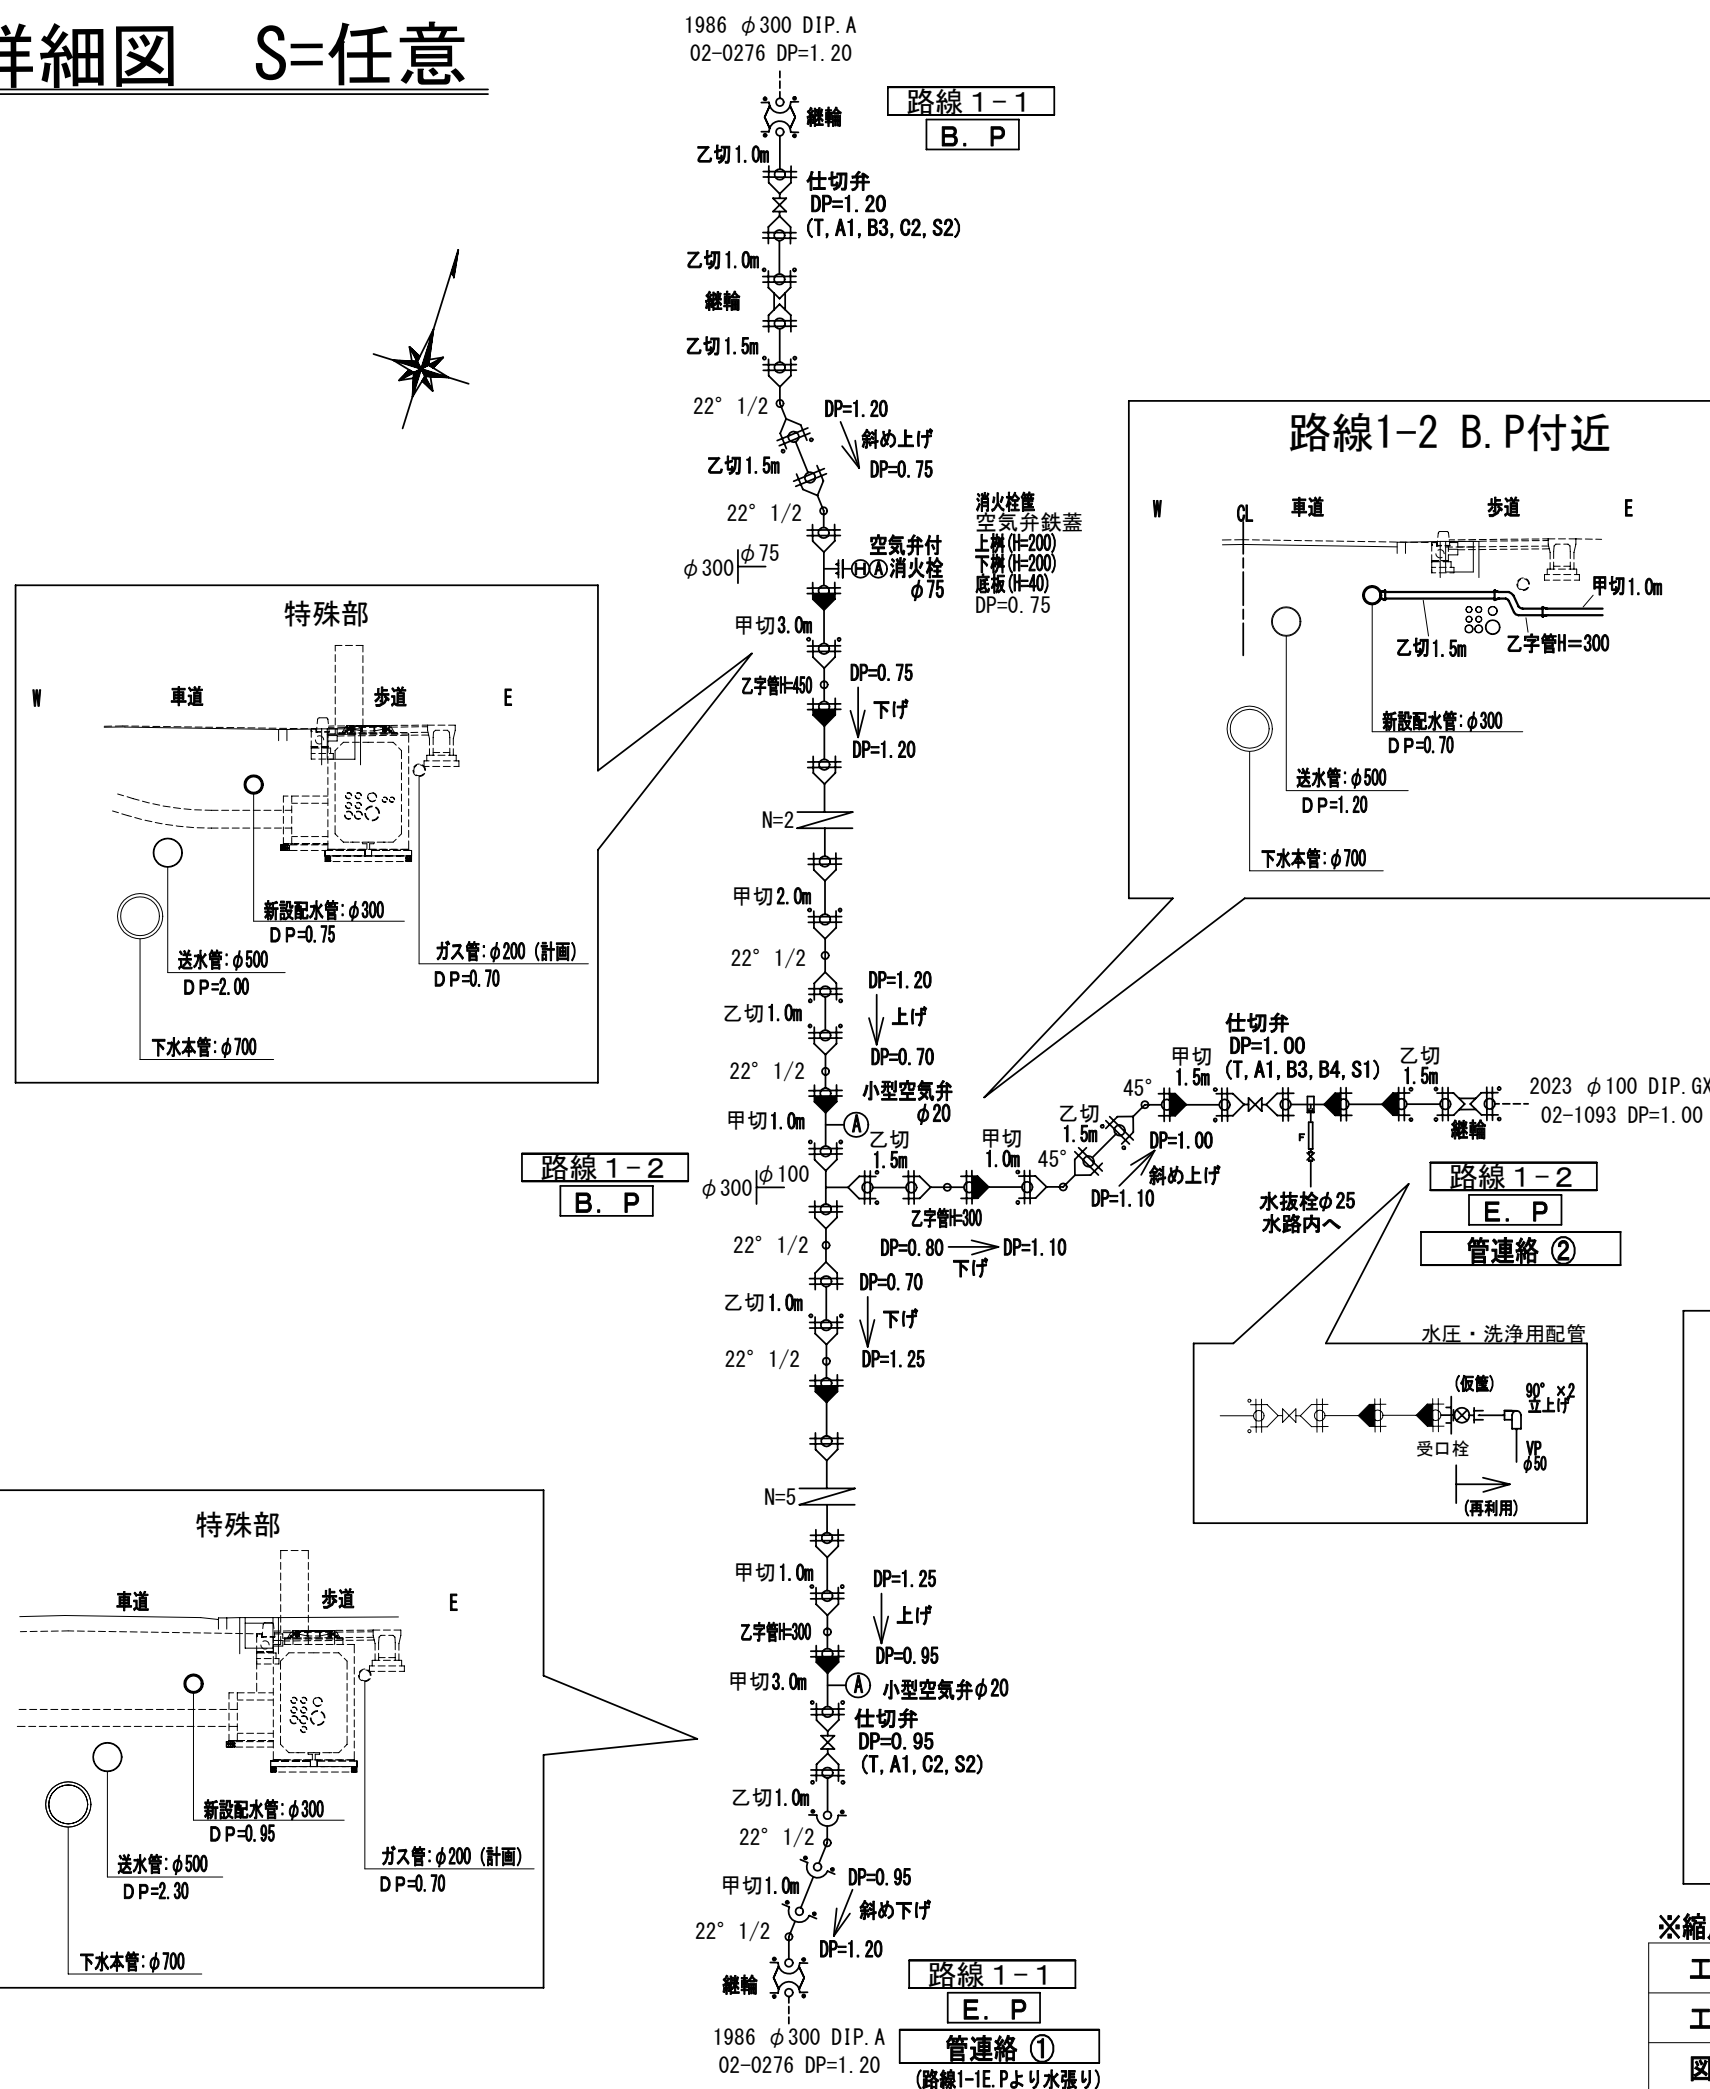

ライナー使用箇所※1
GX形直管はすべてS種管とする。
S種管（切管用）切管有効寸法0.8m以上とする。
甲切 是有頭（受口有り）の切管を表す。
乙切 は無頭（受口無し）の切管を表す。

G-Link使用箇所※2
※1 一体化長さ
曲管部（45°以下）：1.0m T字管部：1.0m
曲管部（45°以上）・仕切弁及び管末部：配管詳細図記載
上記以外の直管受口にはライナーを使用すること。


※2 G-Link
GX形 異形管受口に切管を接続する場合は、G-Linkを使用し接続すること。

・施工順序について、事前に監督員に確認して下さい。
・土盛り等に変更があった場合には監督員の指示に従って下さい。
・現場状況により上記の配管と相違が生じる場合には、監督員との協議を行ってください。

※縮尺はA2で出力した場合

工事件名	(R 8 配区－1) 配水管布設替工事（余フ）					
工事場所	甲府市朝日一丁目地内（甲府共立病院の北）					
図面名	配管詳細図	縮尺	任意	分割	3/5	
甲府市上下水道局	管理番号	R8-配区-1	マイクNo.			


土工標準図 S=1:25

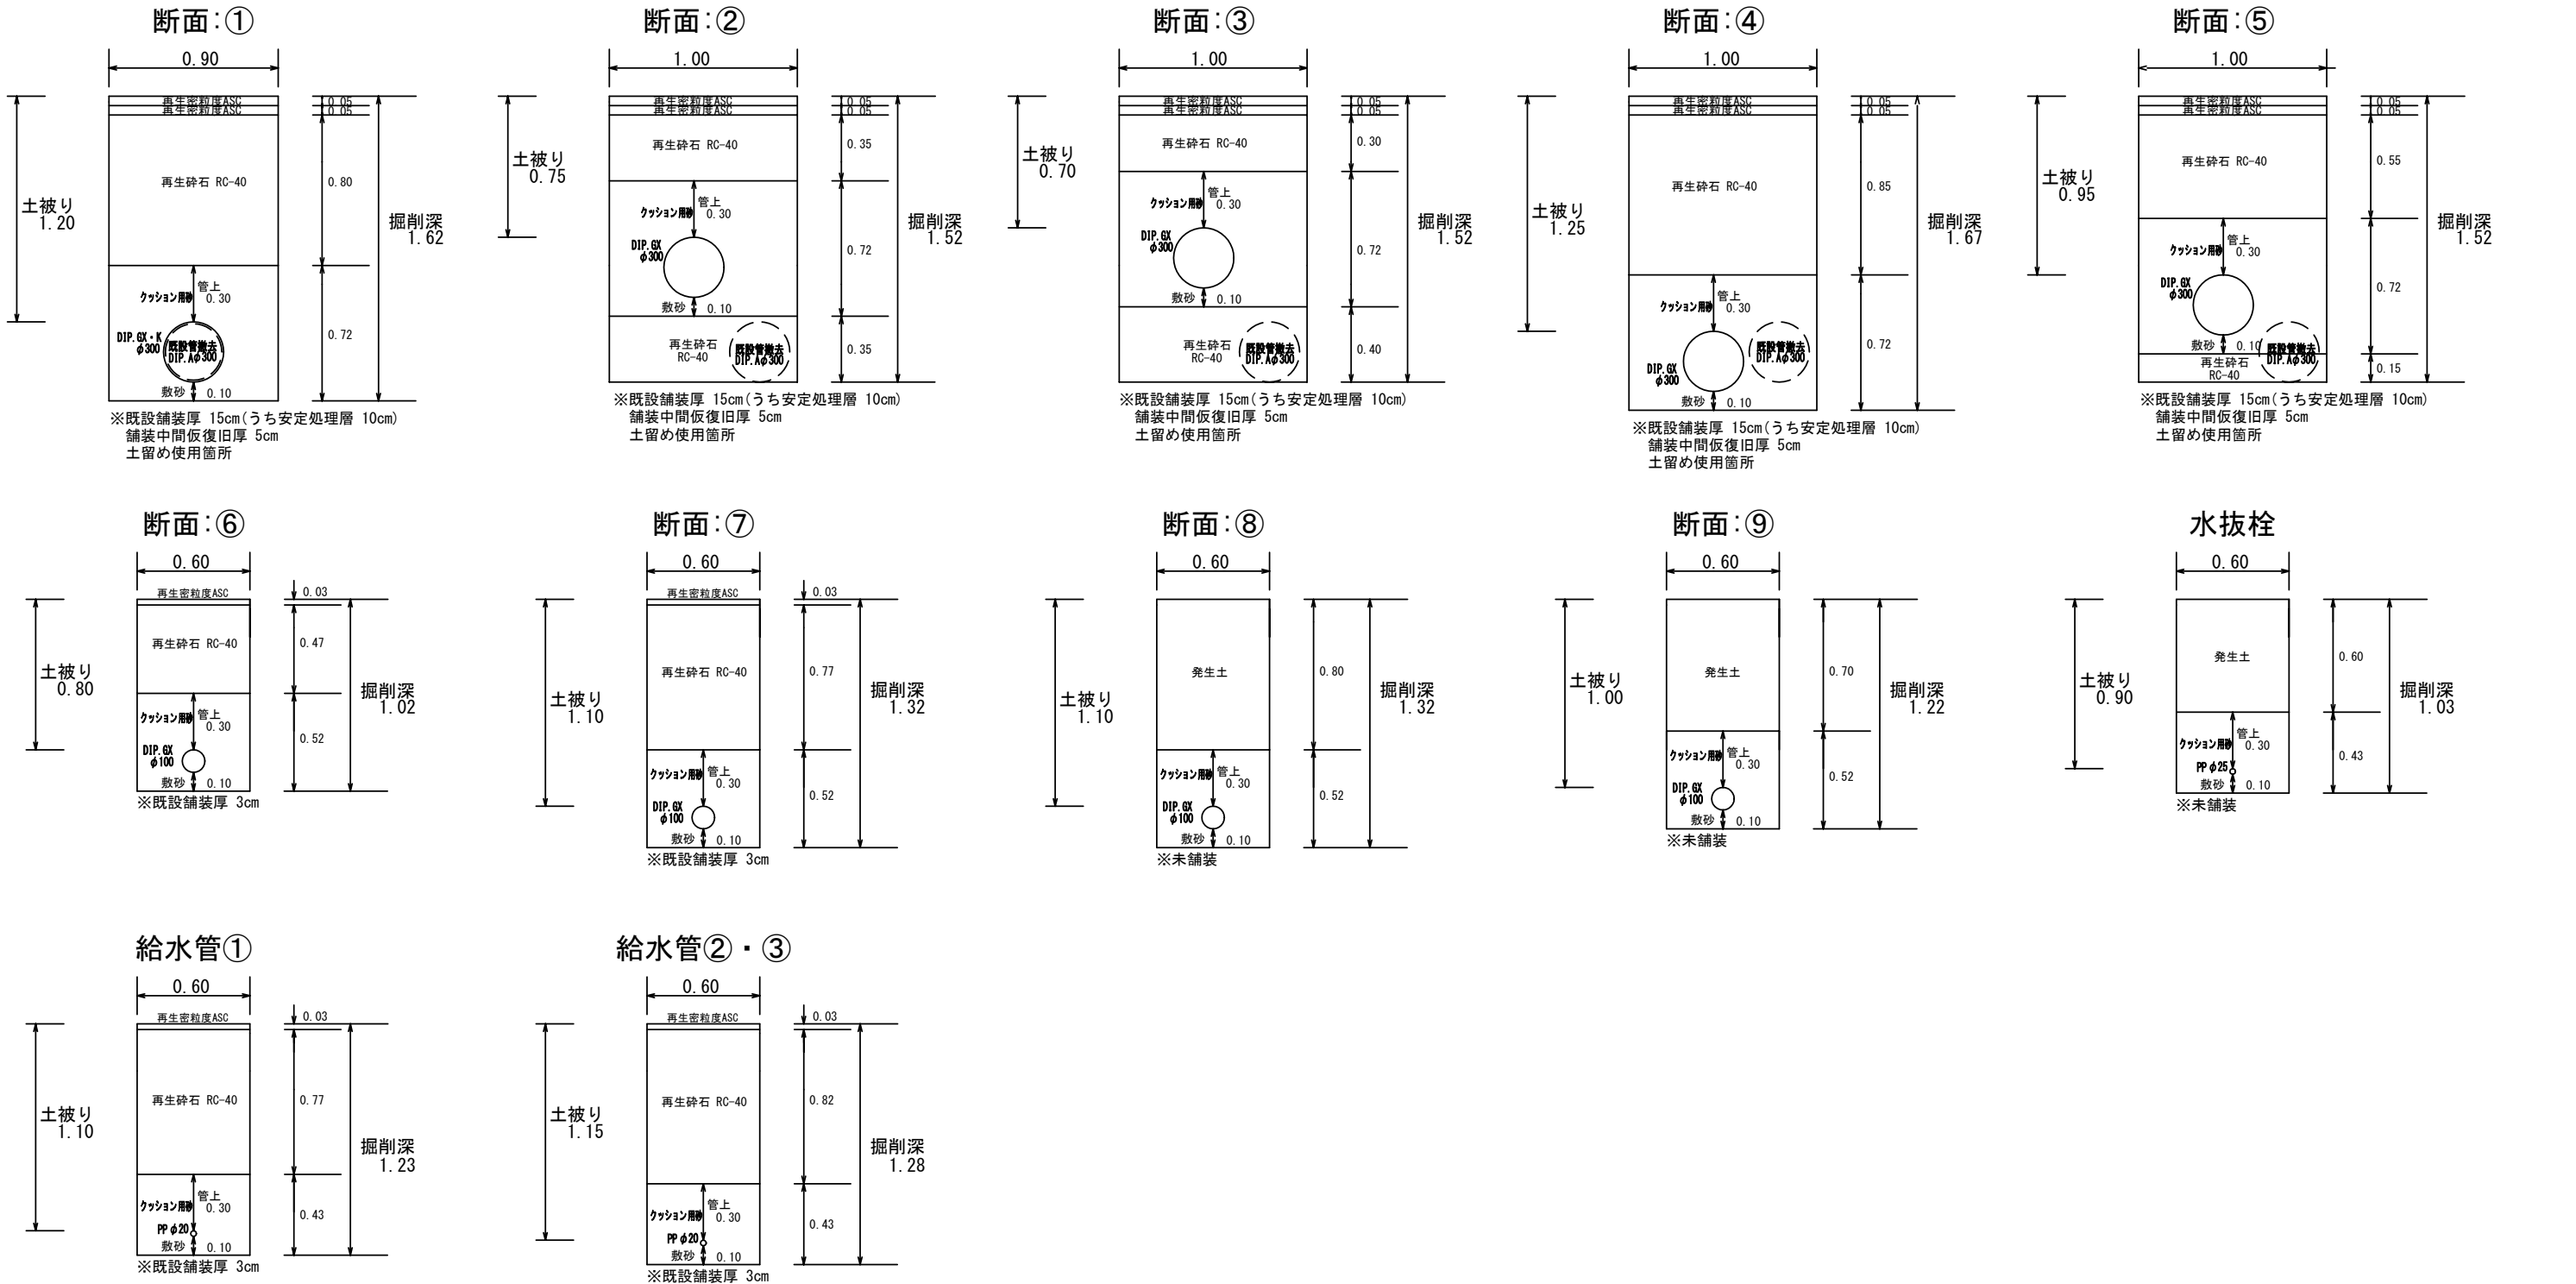



※縮尺はA2で出力した場合

工 事 件 名	(R 8 配 区 - 1) 配 水 管 布 設 替 工 事 (余 フ)									
工 事 場 所	甲 府 市 朝 日 一 丁 目 地 内 (甲 府 共 立 病 院 の 北)									
図 面 名	土 工 標 準 図	縮 尺	1 / 2 5	分 割	4 / 5					
甲 府 市 上 下 水 道 局	管 理 番 号	R 8 - 配 区 - 1	マ イ ク ロ №							


臨給配管詳細図 S=任意

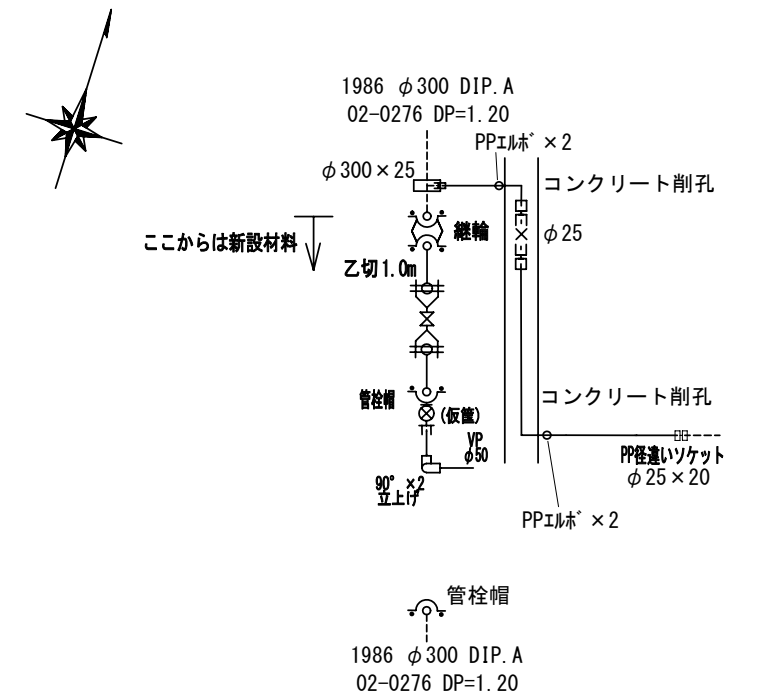

断面：⑩

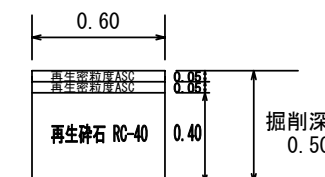 

臨給管撤去後(歩道)

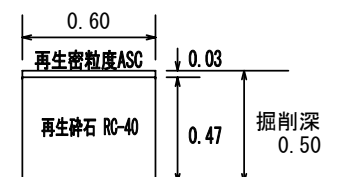

※縮尺はA2で出力した場合

工事件名	(R 8 配区 - 1) 配水管布設替工事 (余フ)									
工事場所	甲府市朝日一丁目地内 (甲府共立病院の北)									
図 面 名	臨給平面図・臨給配管詳細図 臨給土工標準図			縮尺	図示	分割	5/5			
甲府市上下水道局	管理番号	R8-配区-1			7470No.					