

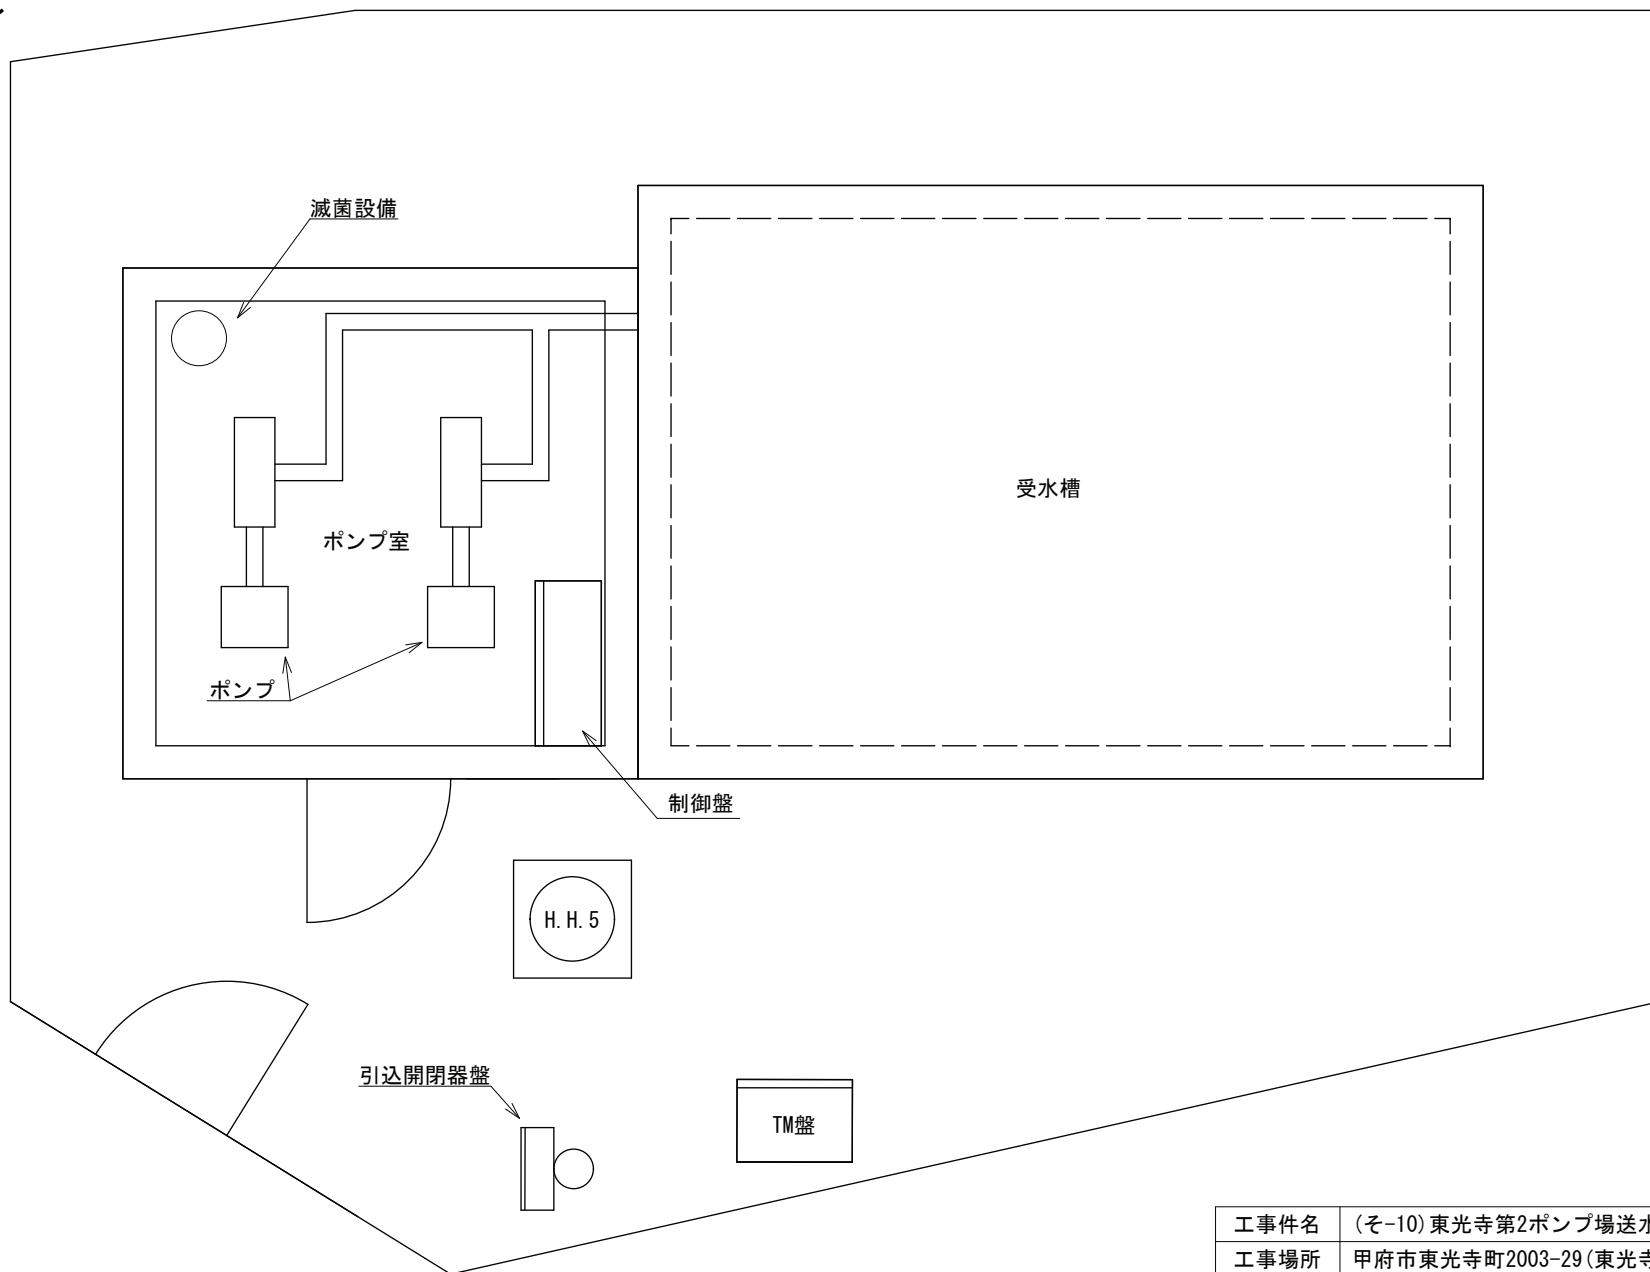
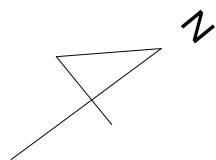


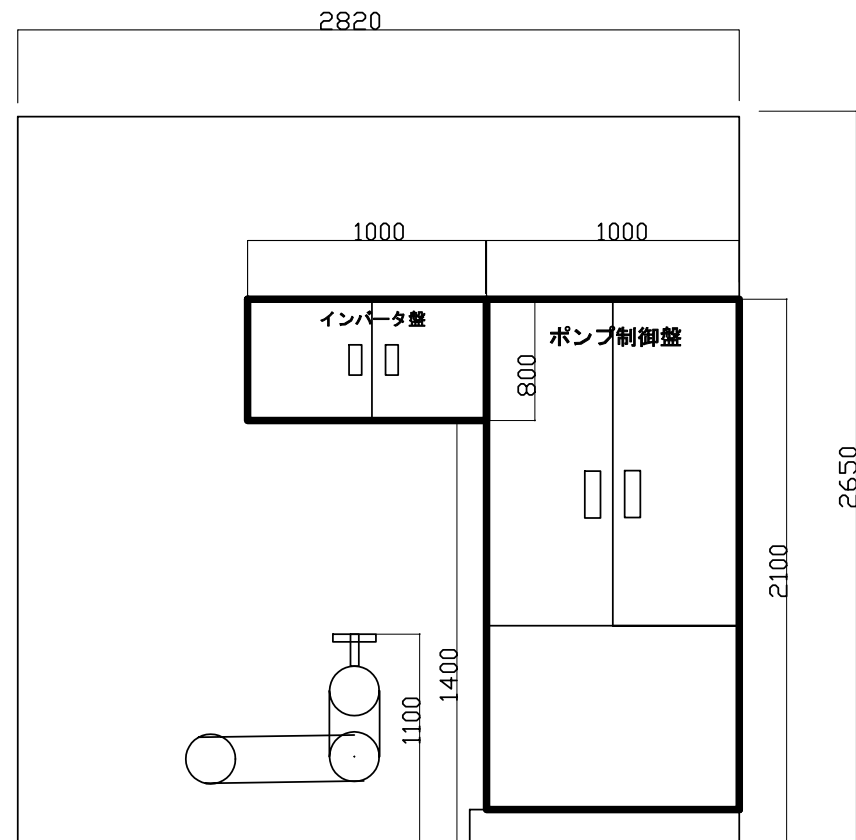


工事件名	(そ-10) 東光寺第2ポンプ場送水ポンプ更新工事				
工事場所	甲府市東光寺町2003-29 (東光寺第2ポンプ場)				
図面名	既設平面図	縮尺	NON	分割	
甲府市上下水道局	管理番号		マイクロNo.		

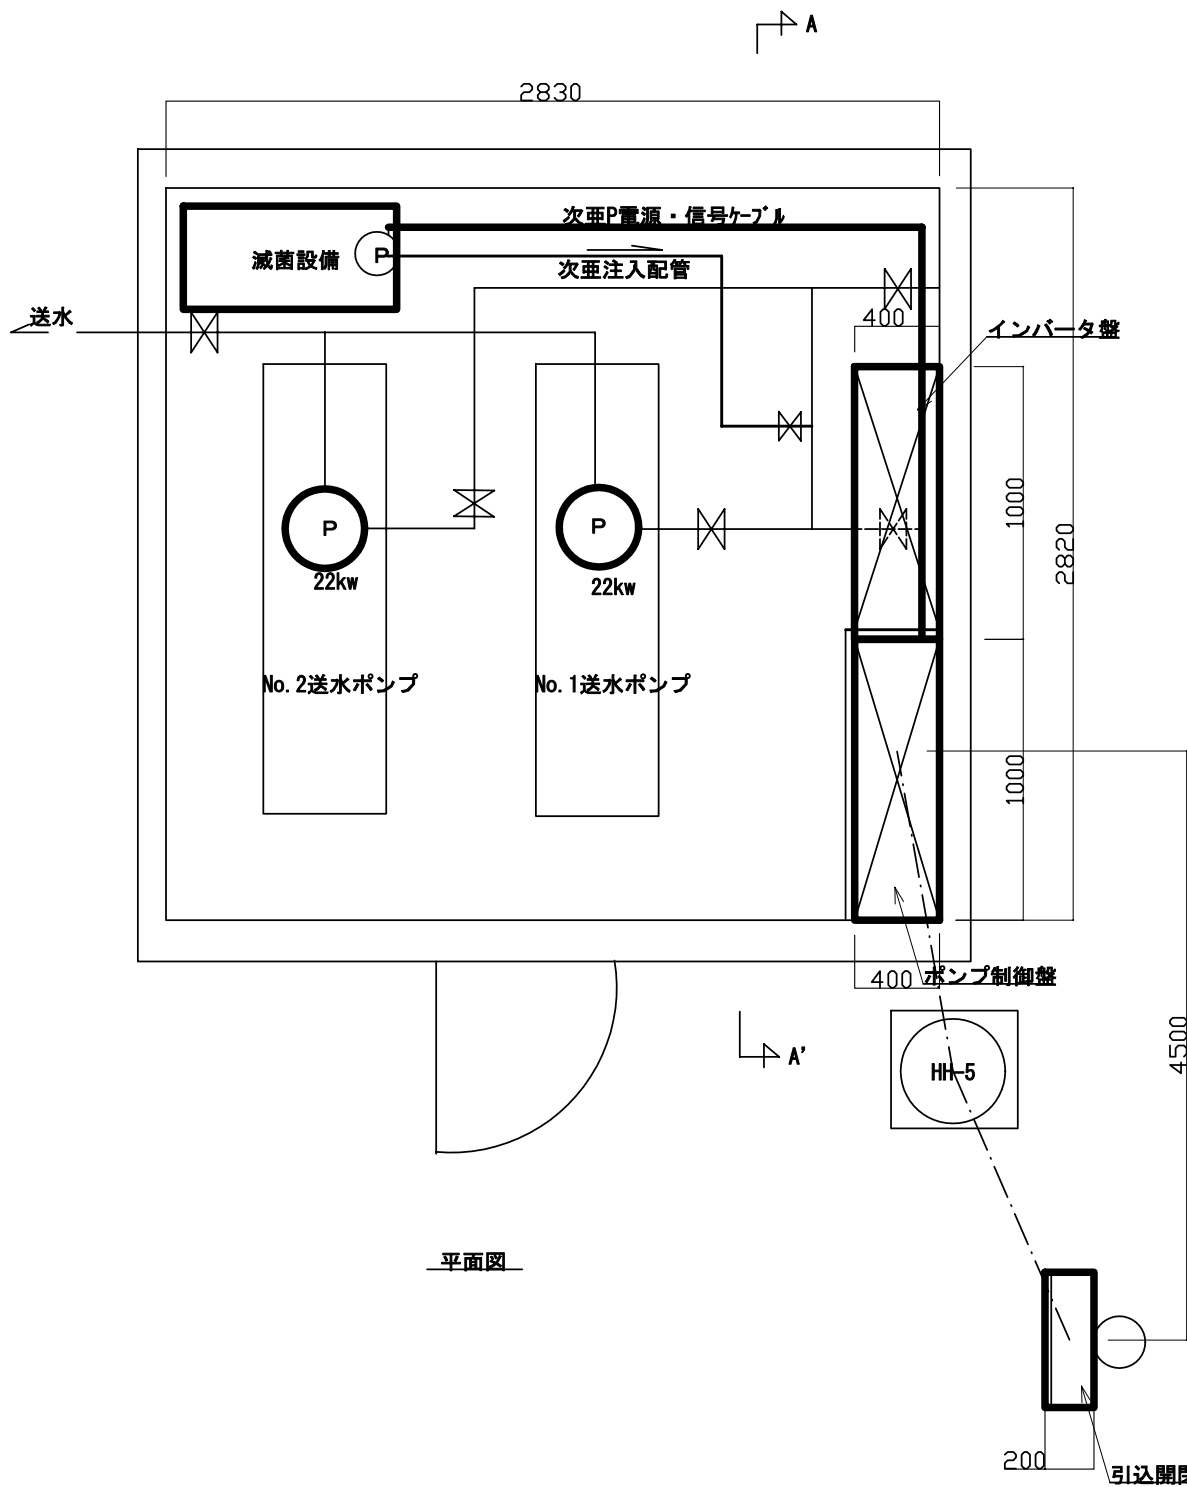


更新対象

計装盤 W820×H1900×L850

工事件名	(そ-10) 東光寺第2ポンプ場送水ポンプ更新工事					
工事場所	甲府市東光寺町2003-29 (東光寺第2ポンプ場)					
図面名	盤配置図 (参考)	縮尺	NONE	分割	E-1	
甲府市上下水道局	契約番号				マイクログ	No.

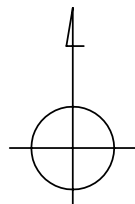


信号ケーブル更新
(既設FEP65使用)

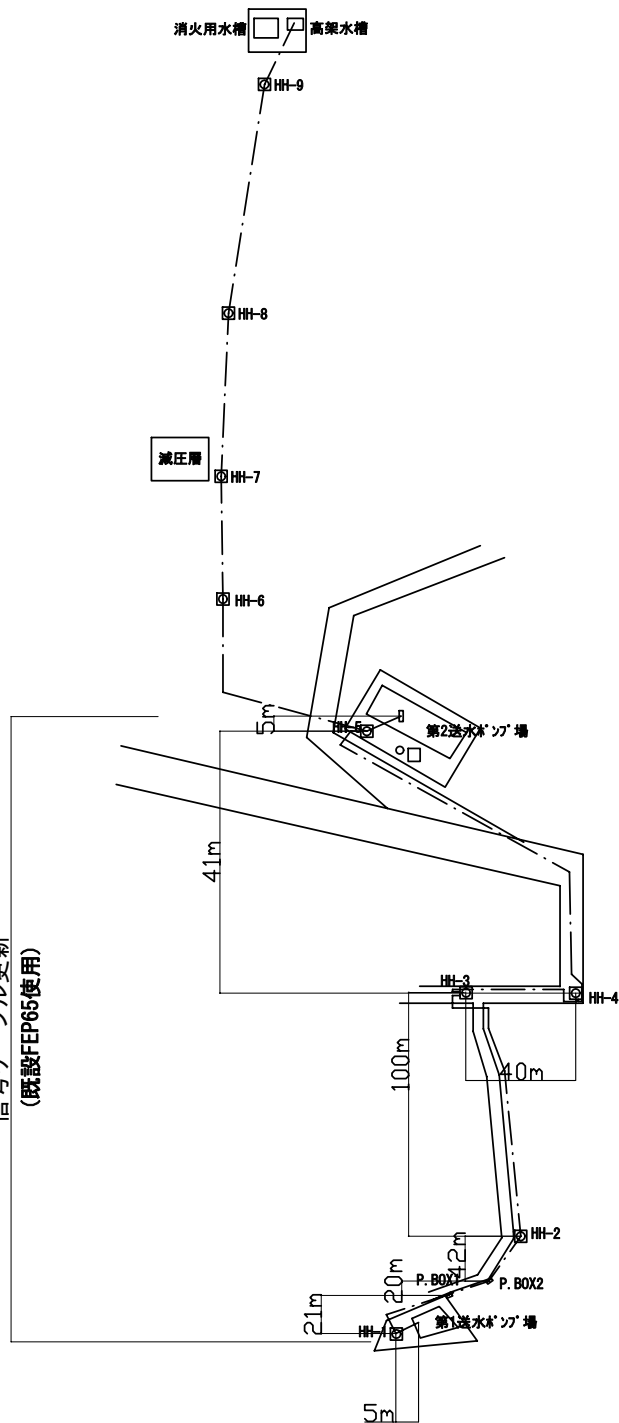


第1送水ポンプ場～HH-1	5.0m
HH-1～P. BOX1	21.0m
P. BOX1～P. BOX2	20.0m
P. BOX2～HH-2	41.0m
HH-2～HH-3	100.0m
HH-3～HH-4	40.0m
HH-4～HH-5	40.0m
HH-5～第2送水ポンプ場	5.0m


工事件名	(モ-10) 東光寺第2ポンプ場送水ポンプ更新工事				
工事場所	甲府市東光寺町2003-29 (東光寺第2ポンプ場)				
図面名	信号ケーブルルート図	縮尺	NONE	分割	E-2
甲府市上下水道局	契約番号			マイクロNo	

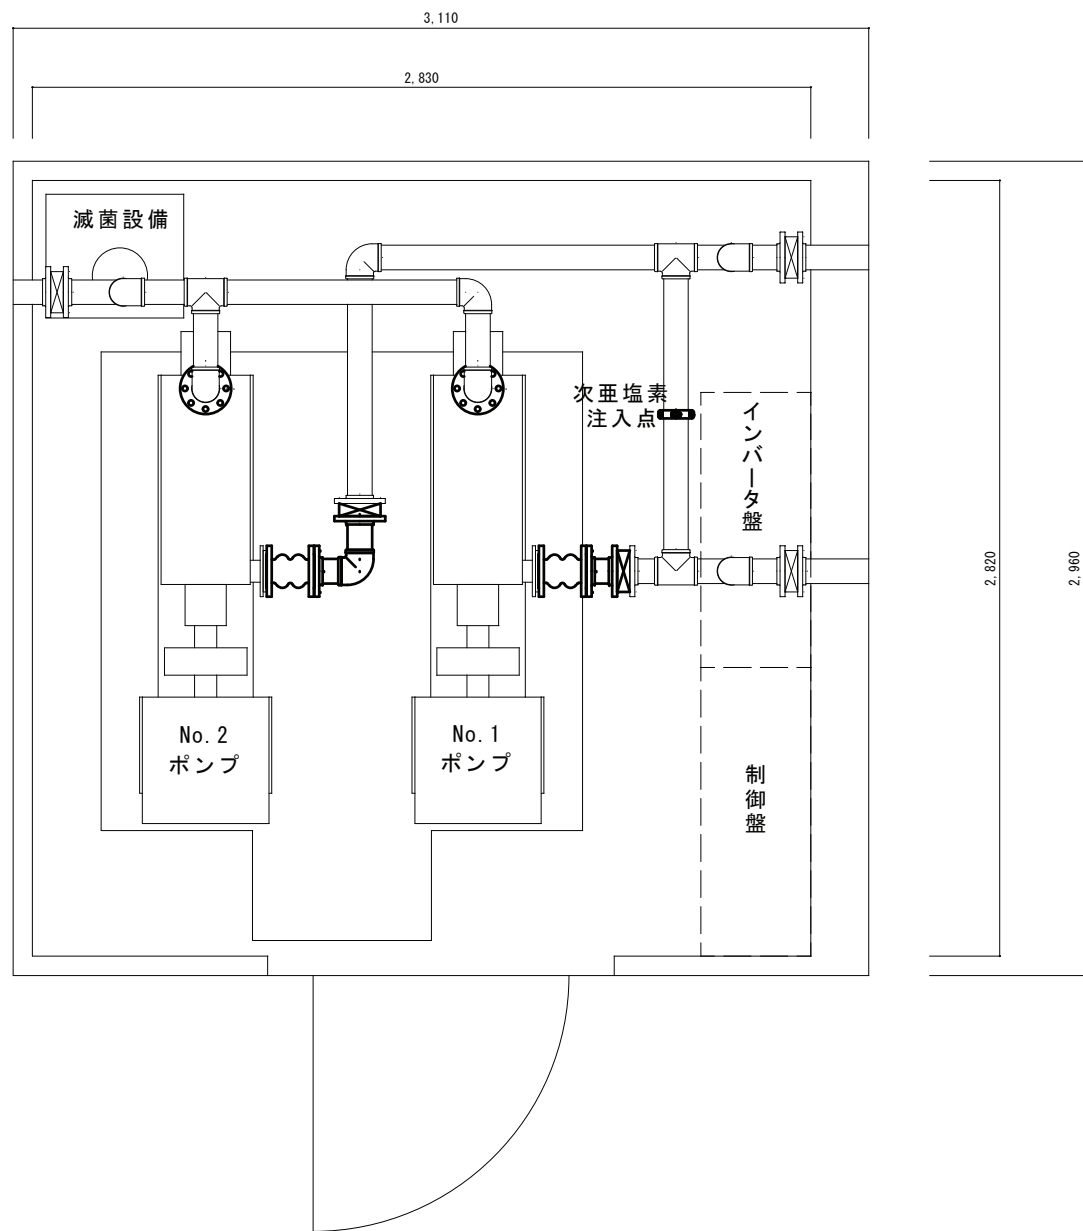

工 事 件 名	(そ-10) 東光寺第2ポンプ場送水ポンプ更新工事				
工 事 件 名	甲府市東光寺町2003-29 (東光寺第2ポンプ場)				
図 面 名	ポンプ室更新図	縮 尺	1/20	分 割	M-1
甲府市上下水道局	管理番号		マイクロNo.		

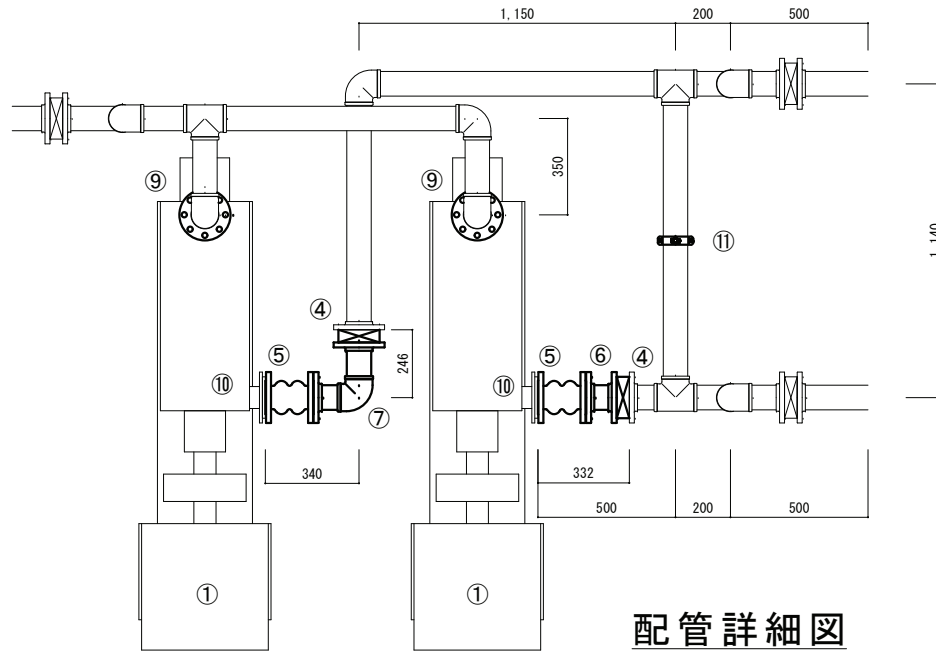



配管詳細図

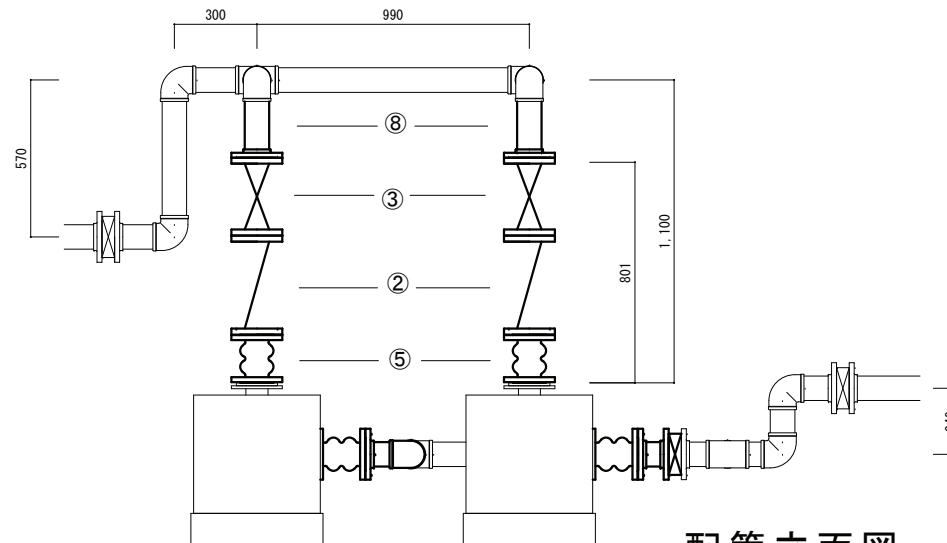

配管立面図


名称	規格等	数量	備考
① 陸上渦巻ポンプ	【参考品番】 GMN-CH-80×9-E522	2	0.5m ³ /min×127m 4P 50Hz 3相 200V 22kW
② チャッキ弁	急閉鎖型リフト式 80A JIS20K	2	取付ボルト JIS20Kフランジパッキン含む
③ ゲート弁	80A JIS20K	2	取付ボルト JIS20Kフランジパッキン含む
④ バタフライ弁	80A JIS20K	2	取付ボルト JIS20Kフランジパッキン含む
⑤ 玉型フレキ	2山型 80A JIS20K	4	取付ボルト含む
⑥ 両フランジ単管	80A JIS20K	1	取付ボルト JIS20Kフランジパッキン含む
⑦ 両フランジ曲管	80A JIS20K	1	取付ボルト JIS20Kフランジパッキン含む
⑧ 片フランジ単管	80A JIS20K	2	取付ボルト JIS20Kフランジパッキン含む
⑨ 圧力計（吐出）	圧力範囲：0～2.0MPa	2	バルブ・配管接続接手含む
⑩ 圧力計（流入）	圧力範囲：0～0.2MPa	2	バルブ・配管接続接手含む
⑪ サドル付分水栓	75×13	1	バルブ・配管接続接手含む

工事件名	(そ-10) 東光寺第2ポンプ場送水ポンプ更新工事					
工事場所	甲府市東光寺町2003-29 (東光寺第2ポンプ場)					
図面名	配管図	縮尺	1/20	分割	M-2	
甲府市上下水道局	管理番号		マイクログル			

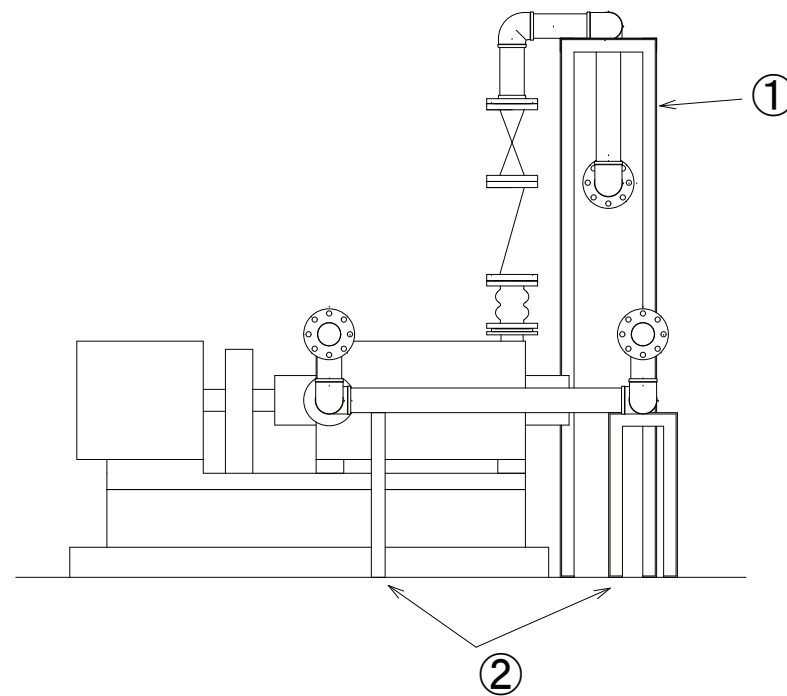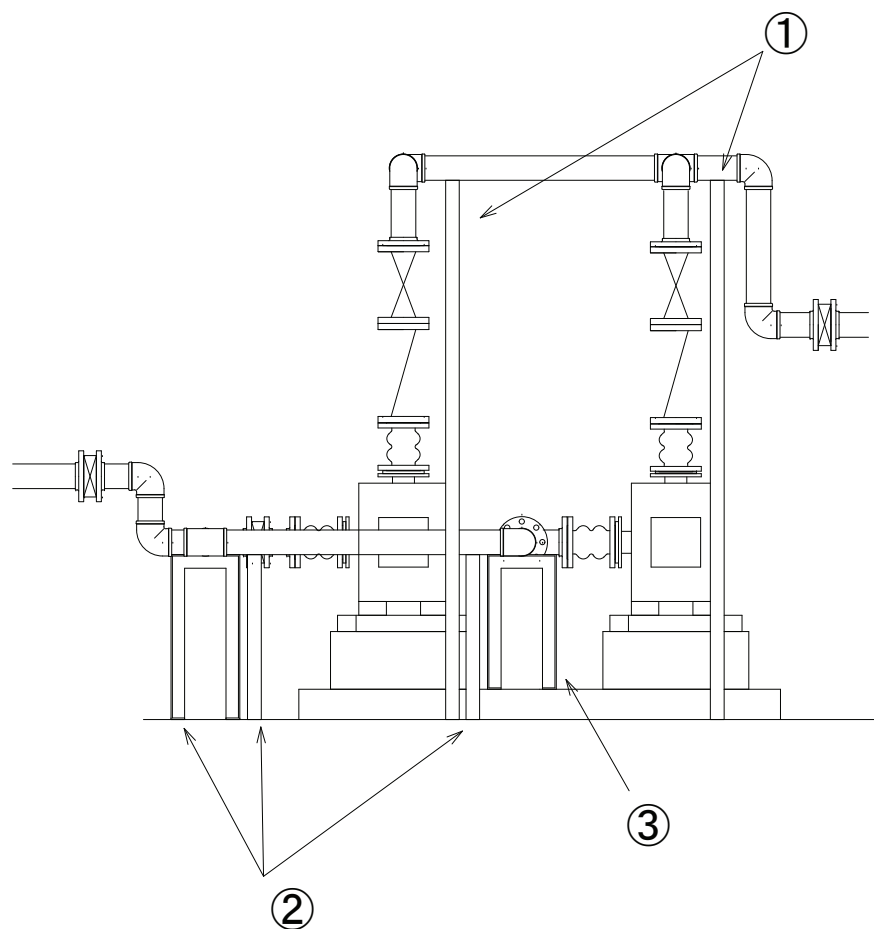


	材質	部材仕様	数量
①	SUS	L-75×75×9	2個
②	SUS	L-65×65×6	3個
③	SUS	L-65×65×6	1個


工事件名	(そ-10) 東光寺第2ポンプ場送水ポンプ更新工事				
工事場所	甲府市東光寺町2003-29 (東光寺第2ポンプ場)				
図面名	配管支持架台	縮尺	1/20	分割	M-3
甲府市上下水道局	管理番号		マイクロNo.		

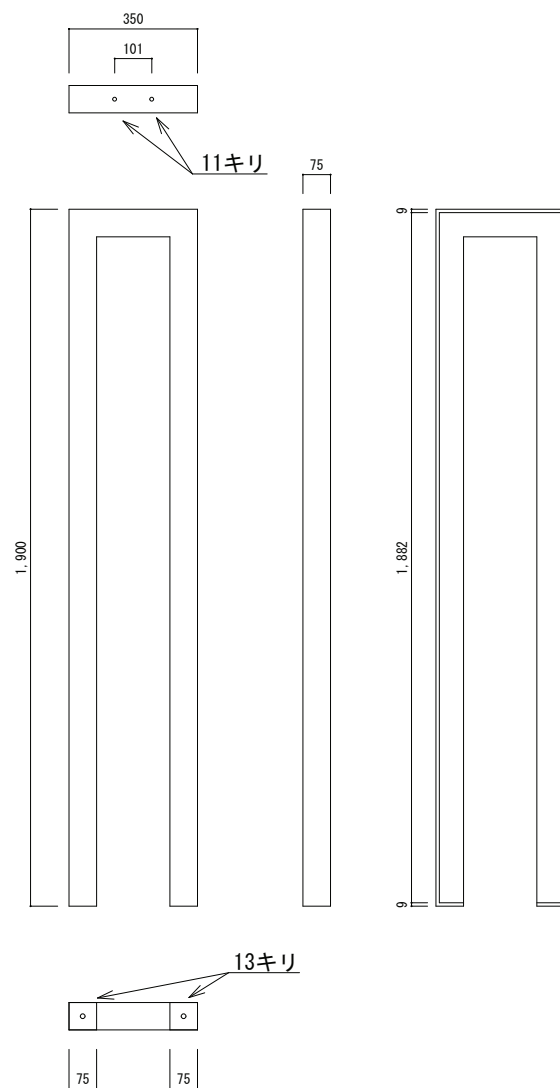


①

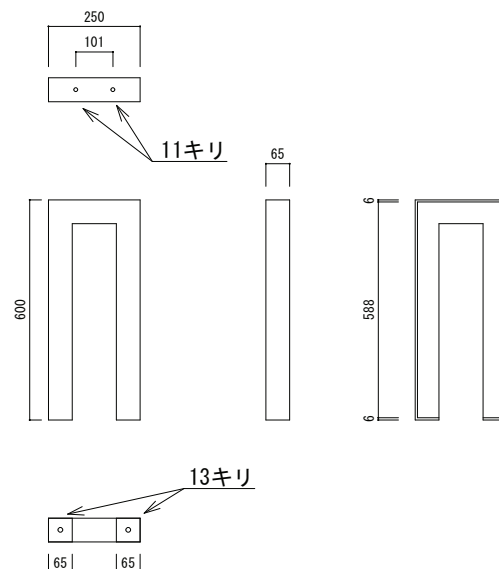

②

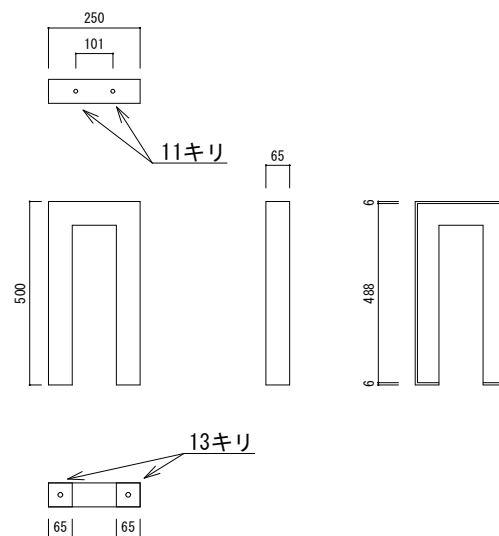


③

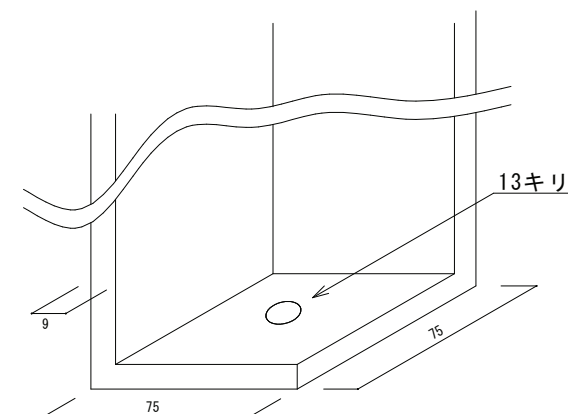

① 架台底部詳細図

S=1/2

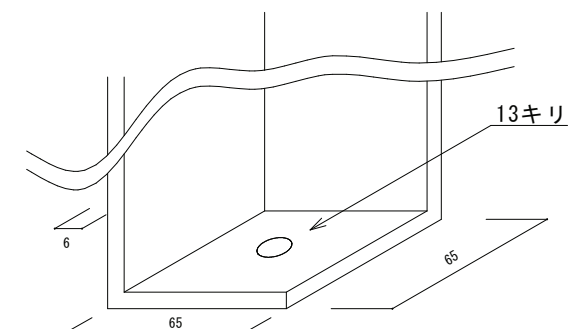


②、③ 架台底部詳細図

S=1/2

	材質	部材仕様	数量
①	SUS	L-75×75×9	2個
②	SUS	L-65×65×6	3個
③	SUS	L-65×65×6	1個

工事件名	(そ-10) 東光寺第2ポンプ場送水ポンプ更新工事				
工事場所	甲府市東光寺町2003-29 (東光寺第2ポンプ場)				
図面名	配管支持架台詳細図	縮尺	1/15	分割	M-4
甲府市上下水道局	管理番号		マイクログラフ		



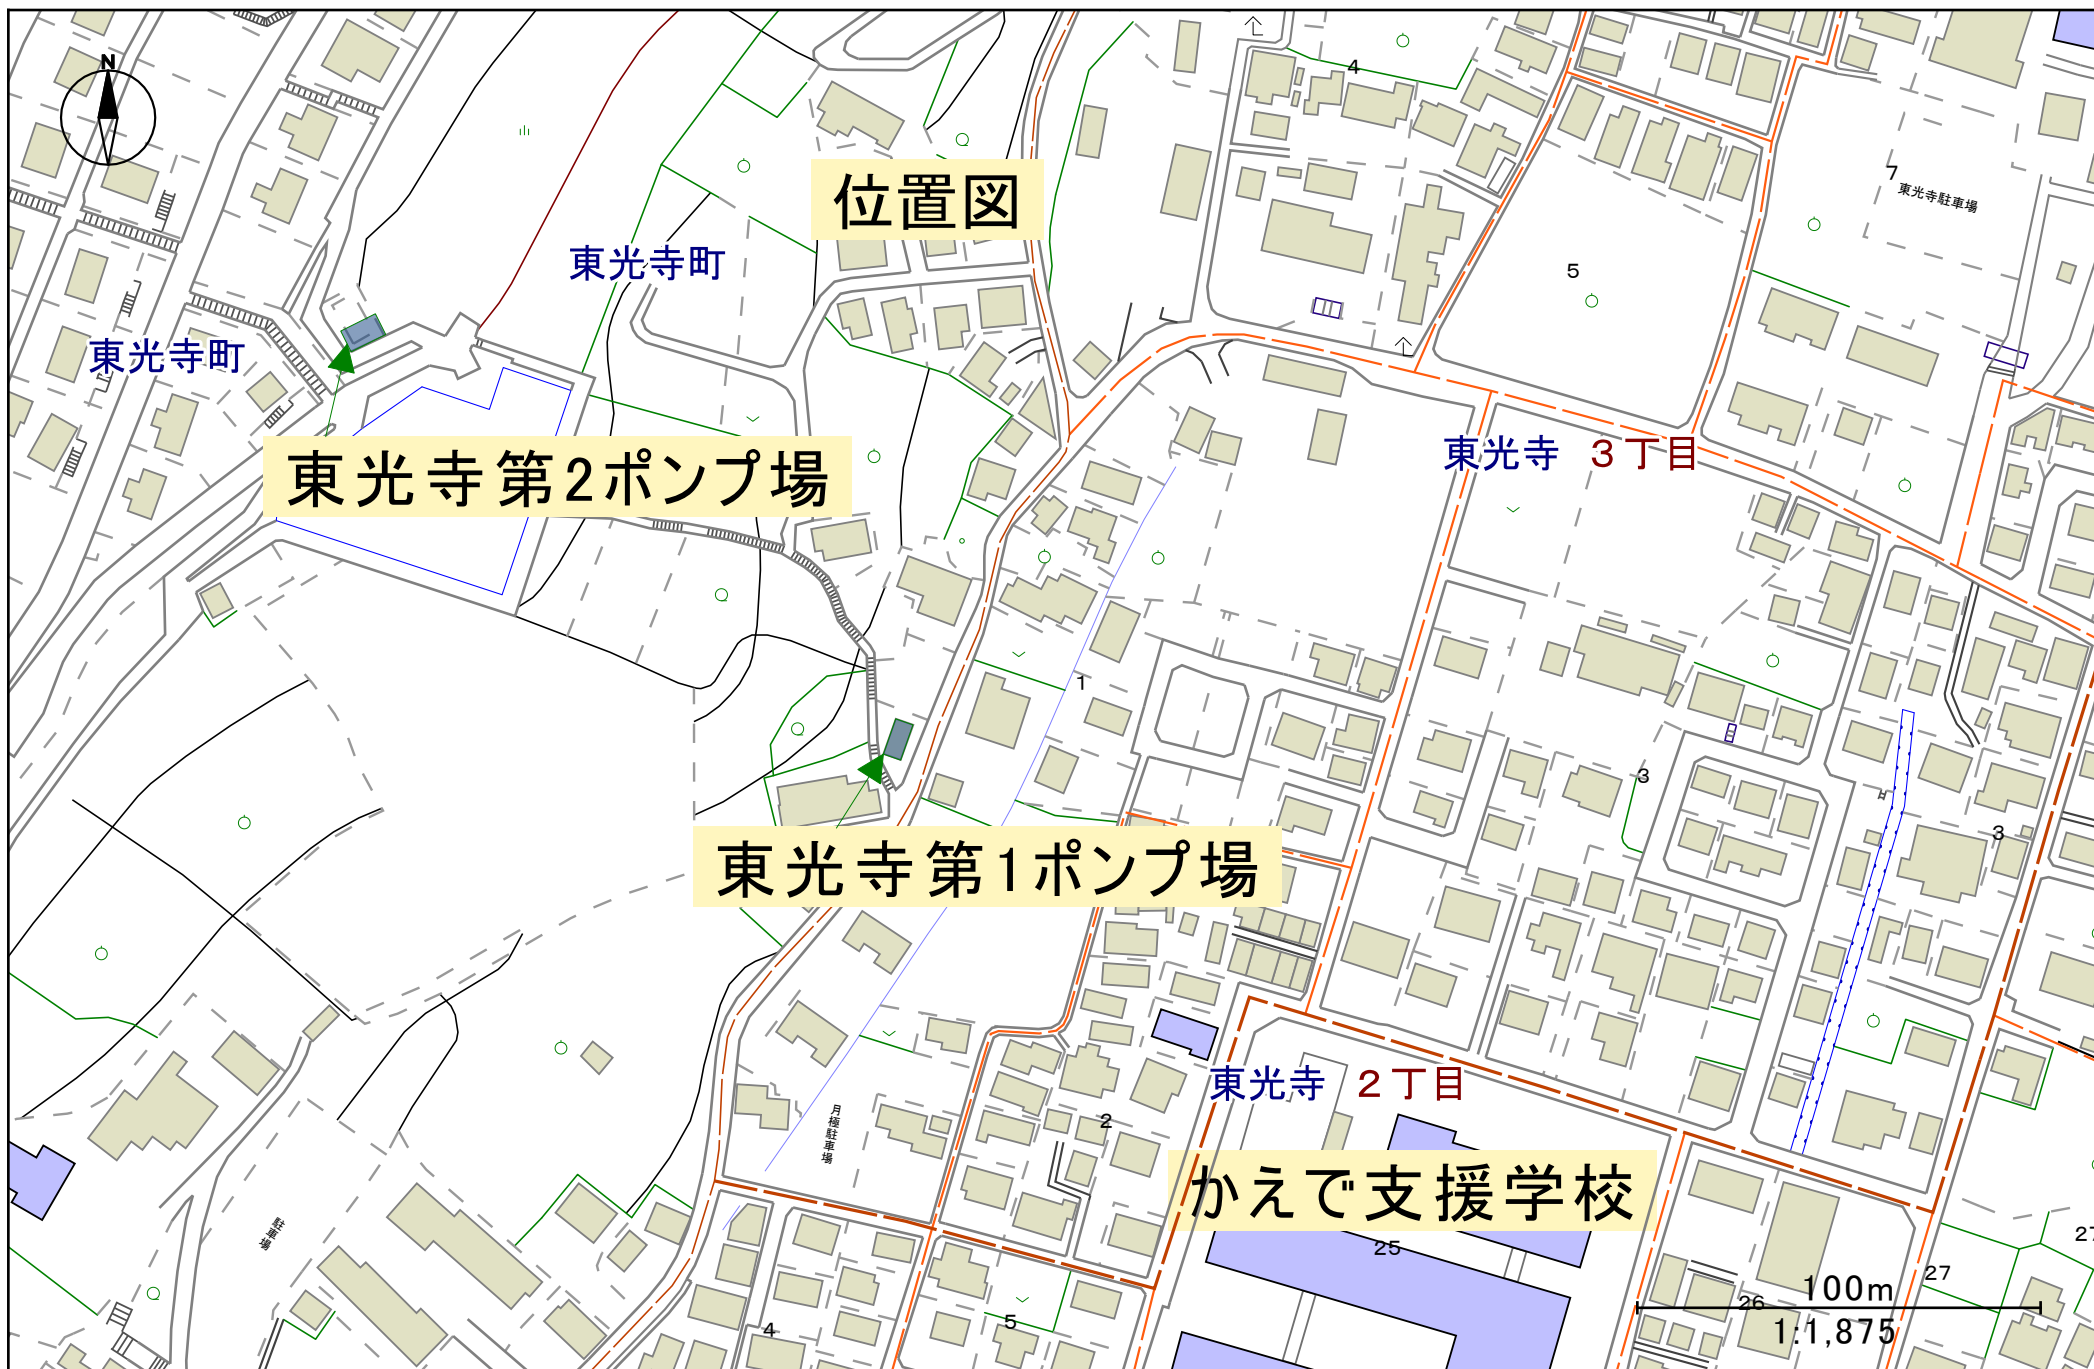

位置図

東光寺町

東光寺町

東光寺第2ポンプ場

東光寺 3丁目

東光寺第1ポンプ場

東光寺 2丁目

かえで支援学校

100m
1:1,875