


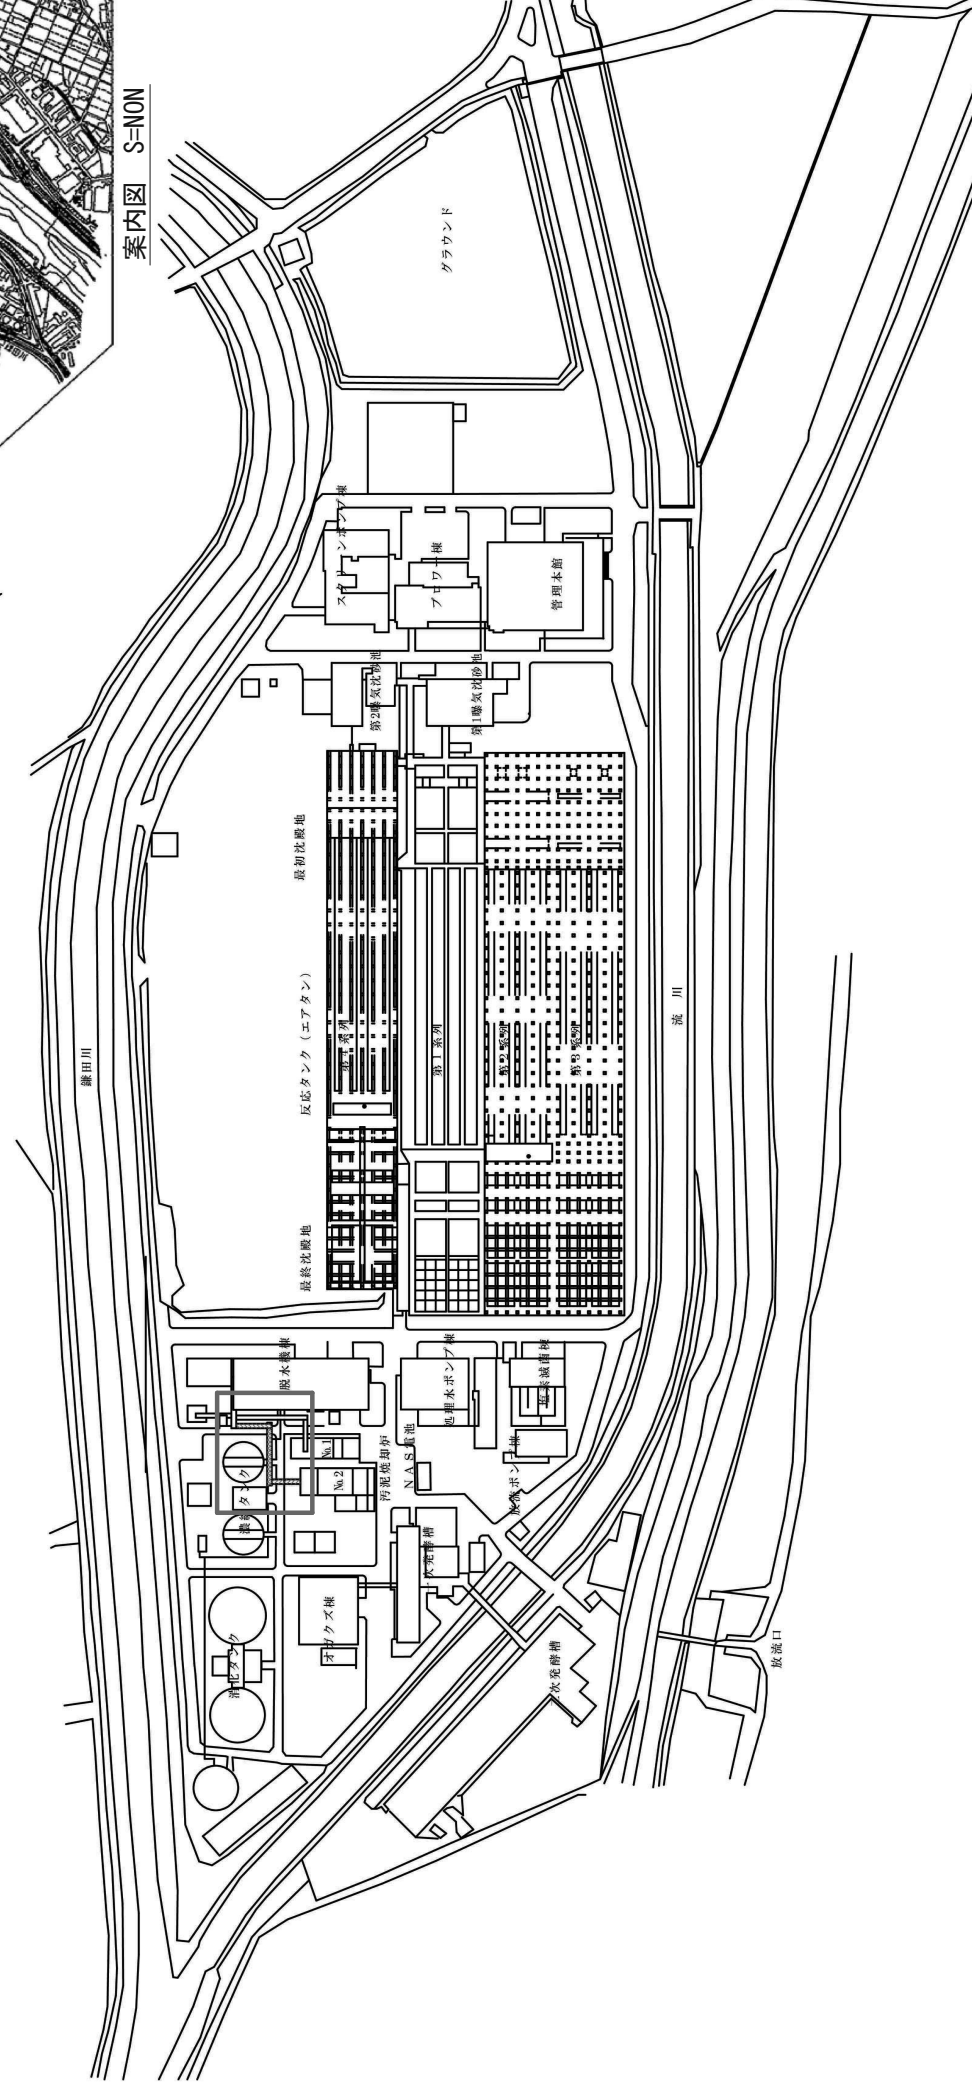

甲府市浄化センター	
工事名称	甲府市浄化センター汚泥焼却施設 ケーキ搬送コンベア長寿命化工事
図面名称	一般平面図
図面番号	M-01
縮尺	S=NON
編	設計年度 令和8年度

甲府市上下水道局



脱水機棟

No. 2ケーキ搬出機 (既設)

非常用ケーキ搬出機 (既設)

No. 3ケーキ搬出機 (既設)

No. 1ケーキ搬送コンベア (今回施工対象)

No. 2ケーキ搬送コンベア (今回施工対象)


No. 3ケーキ搬送コンベア (今回施工対象)

No.1汚泥焼却施設

No.2汚泥焼却施設


濃縮タンク

甲府市浄化センター	設計年度	令和8年度
甲府市浄化センター汚泥焼却施設	縮尺	S=1/500
ケーキ搬送コンベア基幹配管工事	図面番号	M-02
ケーキ搬送コンベア位置図	縮尺	甲府市上下水道局

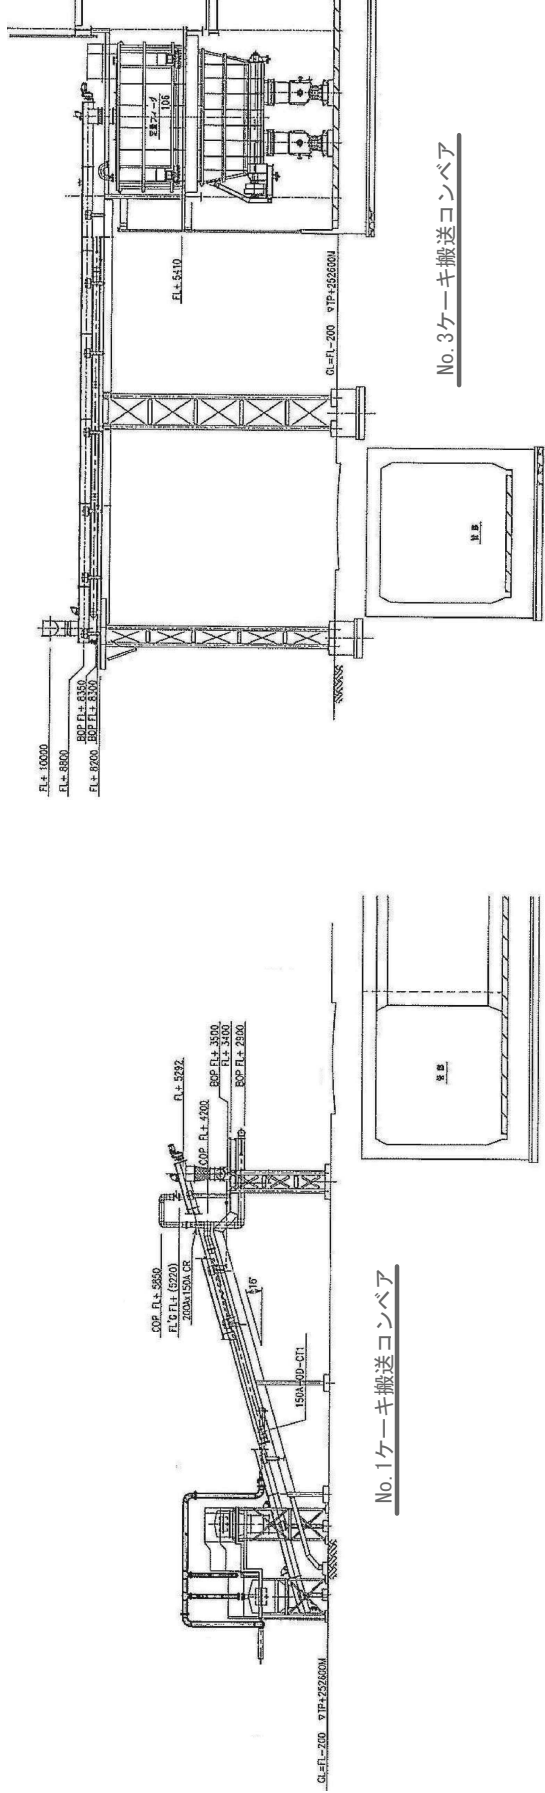


No. 3ケーキ搬送コンベア

No. 1ケーキ搬送コンベア

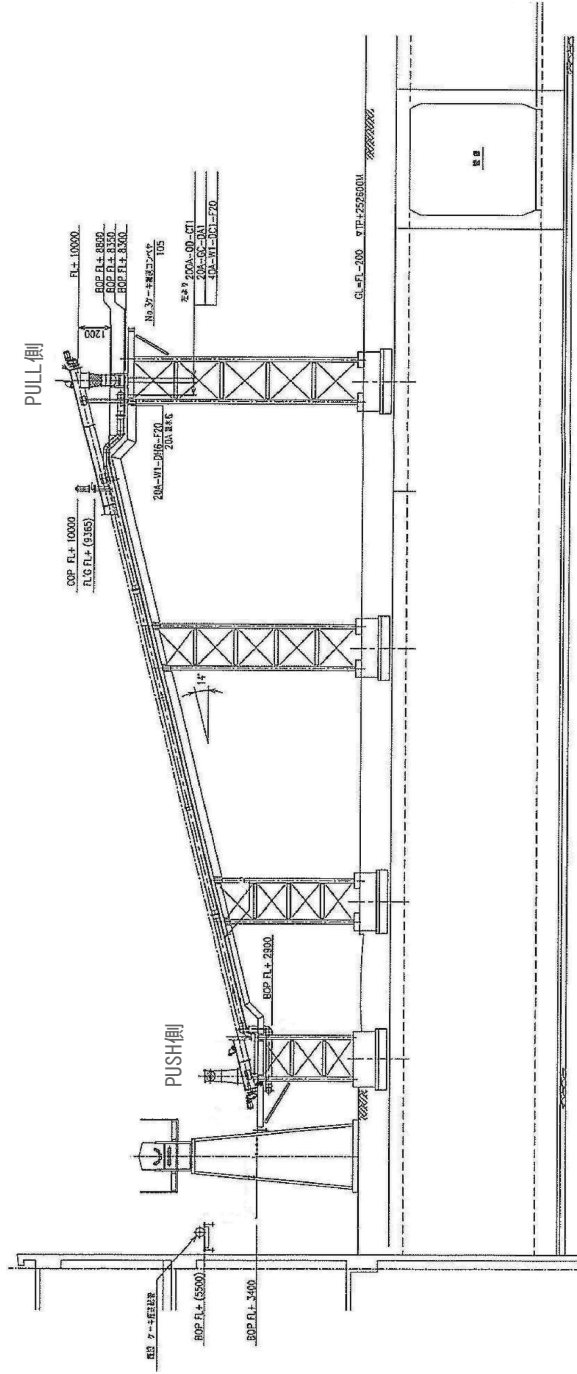


No. 2ケーキ搬送コンベア

甲府市浄化センター			
甲府市浄化センター汚泥処理施設			
ケーキ搬送コンベア 最寄部化工事			
図面名称 ケーキ搬送コンベア 立面図			
図面番号 M-03			
縮 尺	S=1/50	設計年度	令和8年度
甲府市上下水道局			

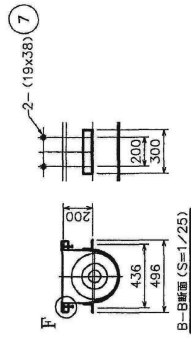

製造国	日本
構造形態	41/7h
型式	16.672m
駆動装置	スライダルコンベヤ SF360 スライダル型 4315 住友重機製作 LHM5-40165-EPF2-179 3.7kW/AC400V.50Hz
設置角度	16°
本体質量	約1.6ton

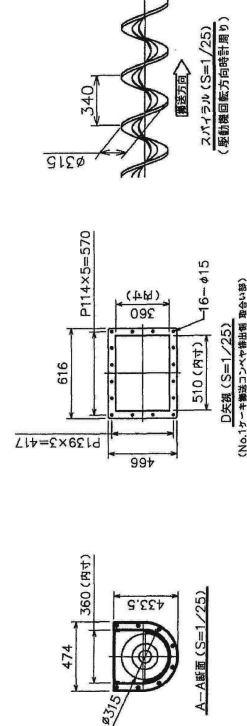

品番	符号	名称	規格	数量	記号
19		機器銘板	SUS304	1	t1
18		クランプ取付ボルト・ナット	SUS304	54	M10x5L (全長), NH
17		トラフ接続ボルト・ナット	SUS304	16	M12x10L, SW, WN付
16		クランドパッキン	aramid	1式	TOMBO#9040W, 09.55g
15		補強プレート	SUS304	1式	t6
14		ライナー押え板	SUS304	1式	t6
13		ドレン (バルブ付き)	SUS304	1式	50A JS 10K F (欄外付)
12		伸縮継手 (引出側)	SUS304+FF	1式	WEX14-MA0144C013
11		伸縮継手 2 (供給側)	SUS304+FF	1式	WEX14-MA0144C012
10		伸縮継手 1 (供給側)	SUS304+FF	1式	WEX14-MA0144C011
9		気流測定座	SUS304	1式	150A JIS 5K F
8		ベント座	SUS304	1式	50A
7		脚取付ボルト・ナット	SUS304	28	M16x5L, SW, TW, NH
6		点検口	SUS304	3	300x200、安全補付
5		駆動装置	住友製機	1	3.7kW, AC400V, 50Hz
4		トラフ蓋	SUS304	1式	t2
3		ライナー	超高分子PE	1式	t3
2		Uトラフ	SUS304	1式	t10
1		スライラル	特製合金鋼	1式	SF360, 4315x340P

甲府市浄化センター		令和8年度	
工事名称	甲府市浄化センター汚泥焼却施設 ケーキ搬送コンベア基幹倉庫工事	設計年度	令和8年度
図面名称	No.1ケーキ搬送コンベア		
図面番号	M-04		
縮尺	S=1/100		
甲府市上下水道局			

