



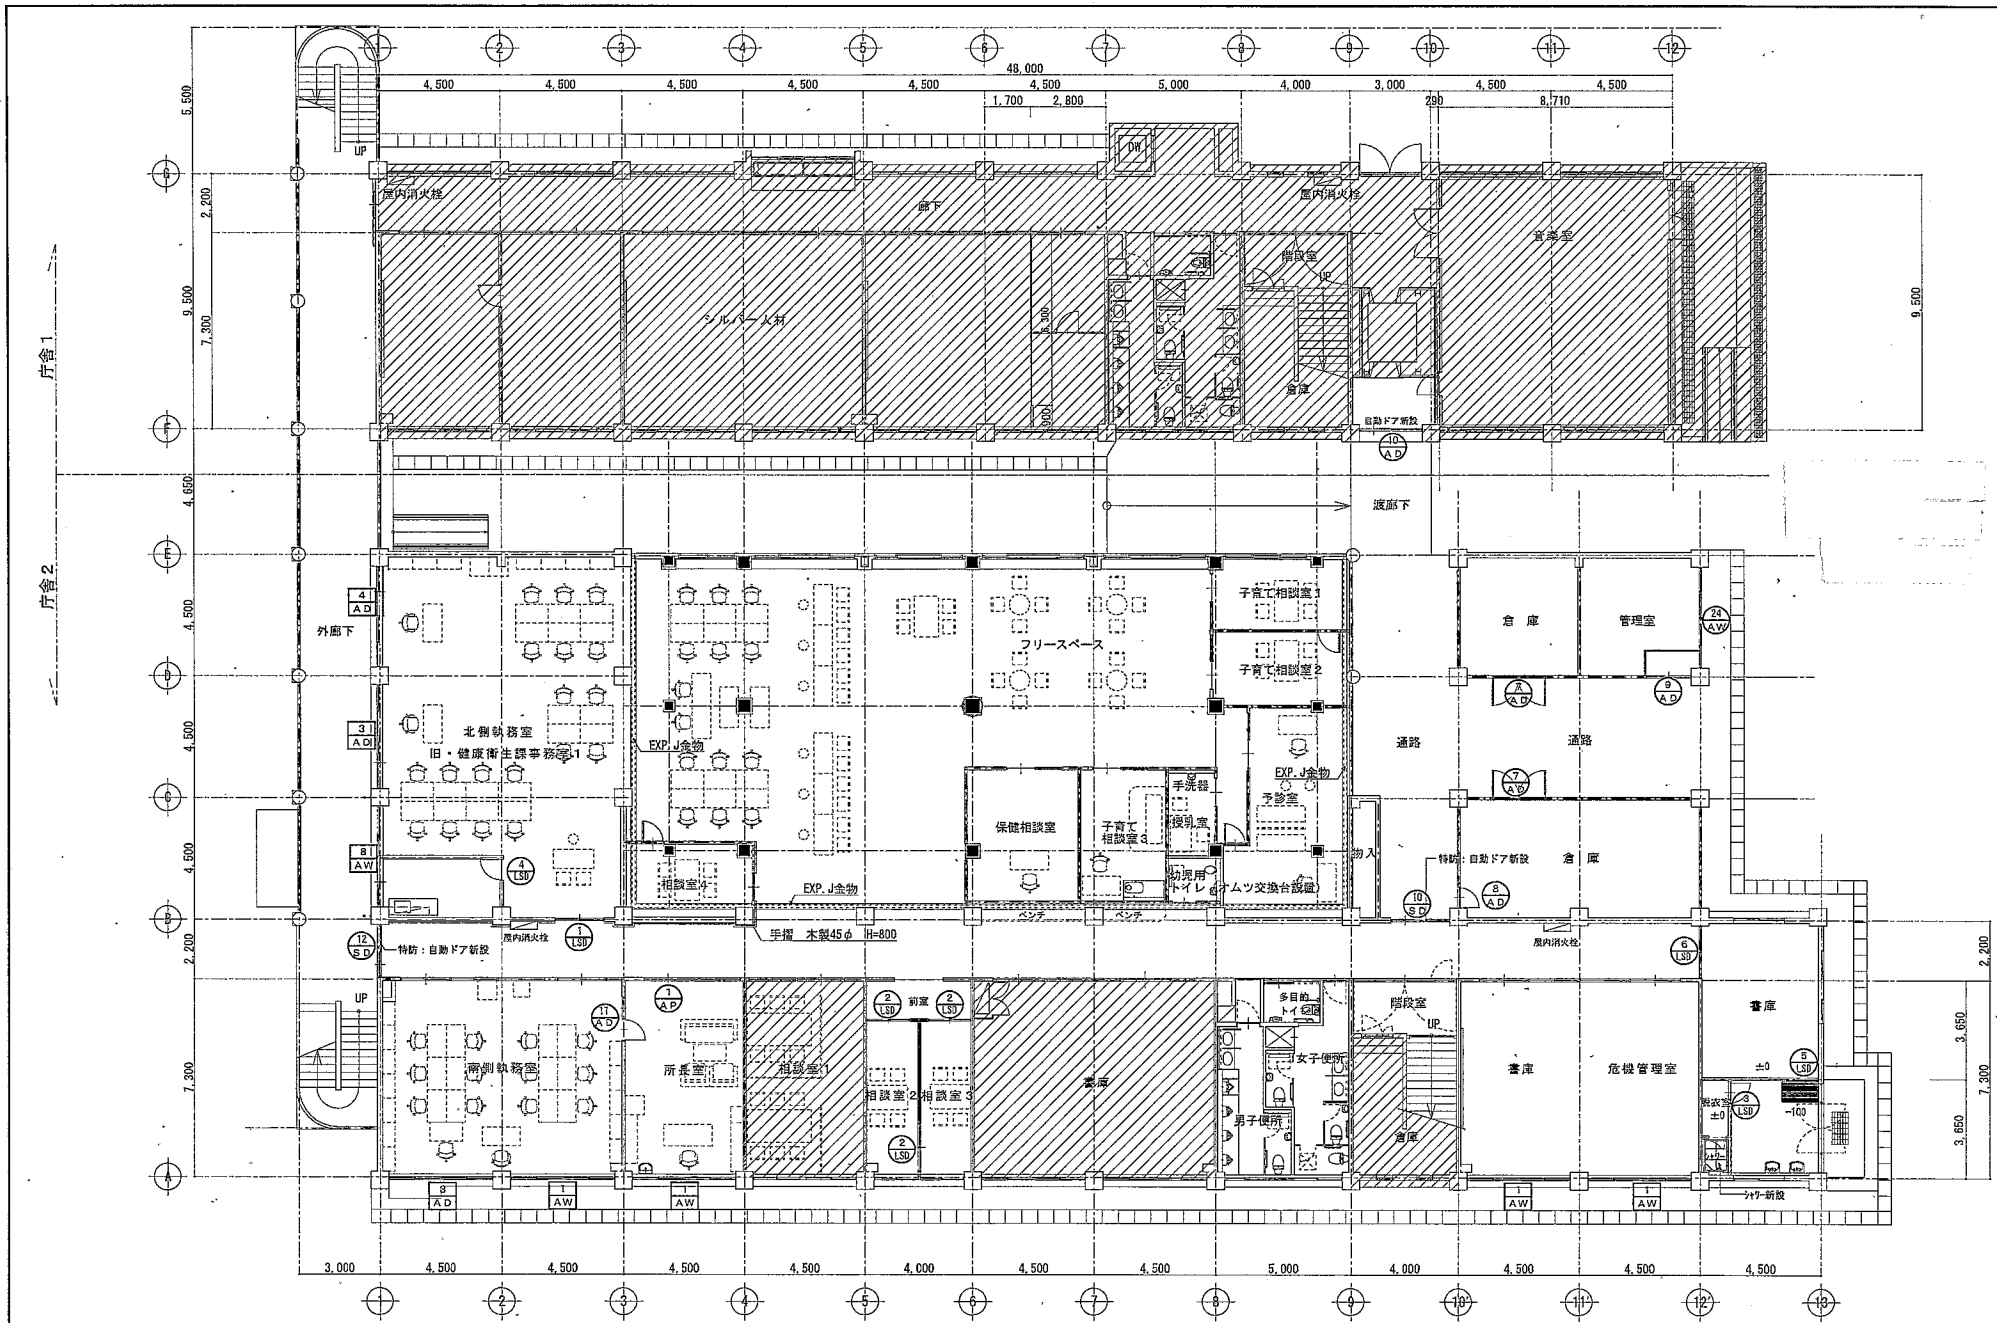


				縮尺	1/5	1/10	1/20	1/30
				設計年月日	1/50	1/150	1/200	1/
				設計者	2017 / 09 / 26			

南庁舎 1・2号館 1階平面図

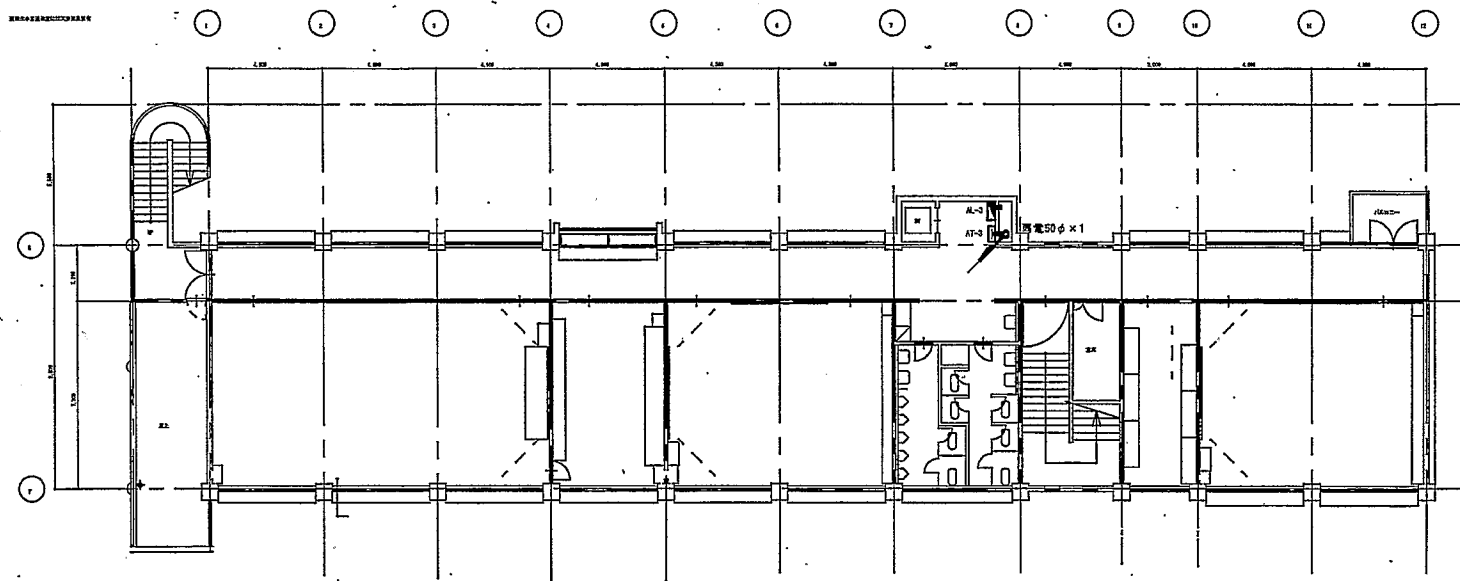


南厅舍1号館 3階平面図

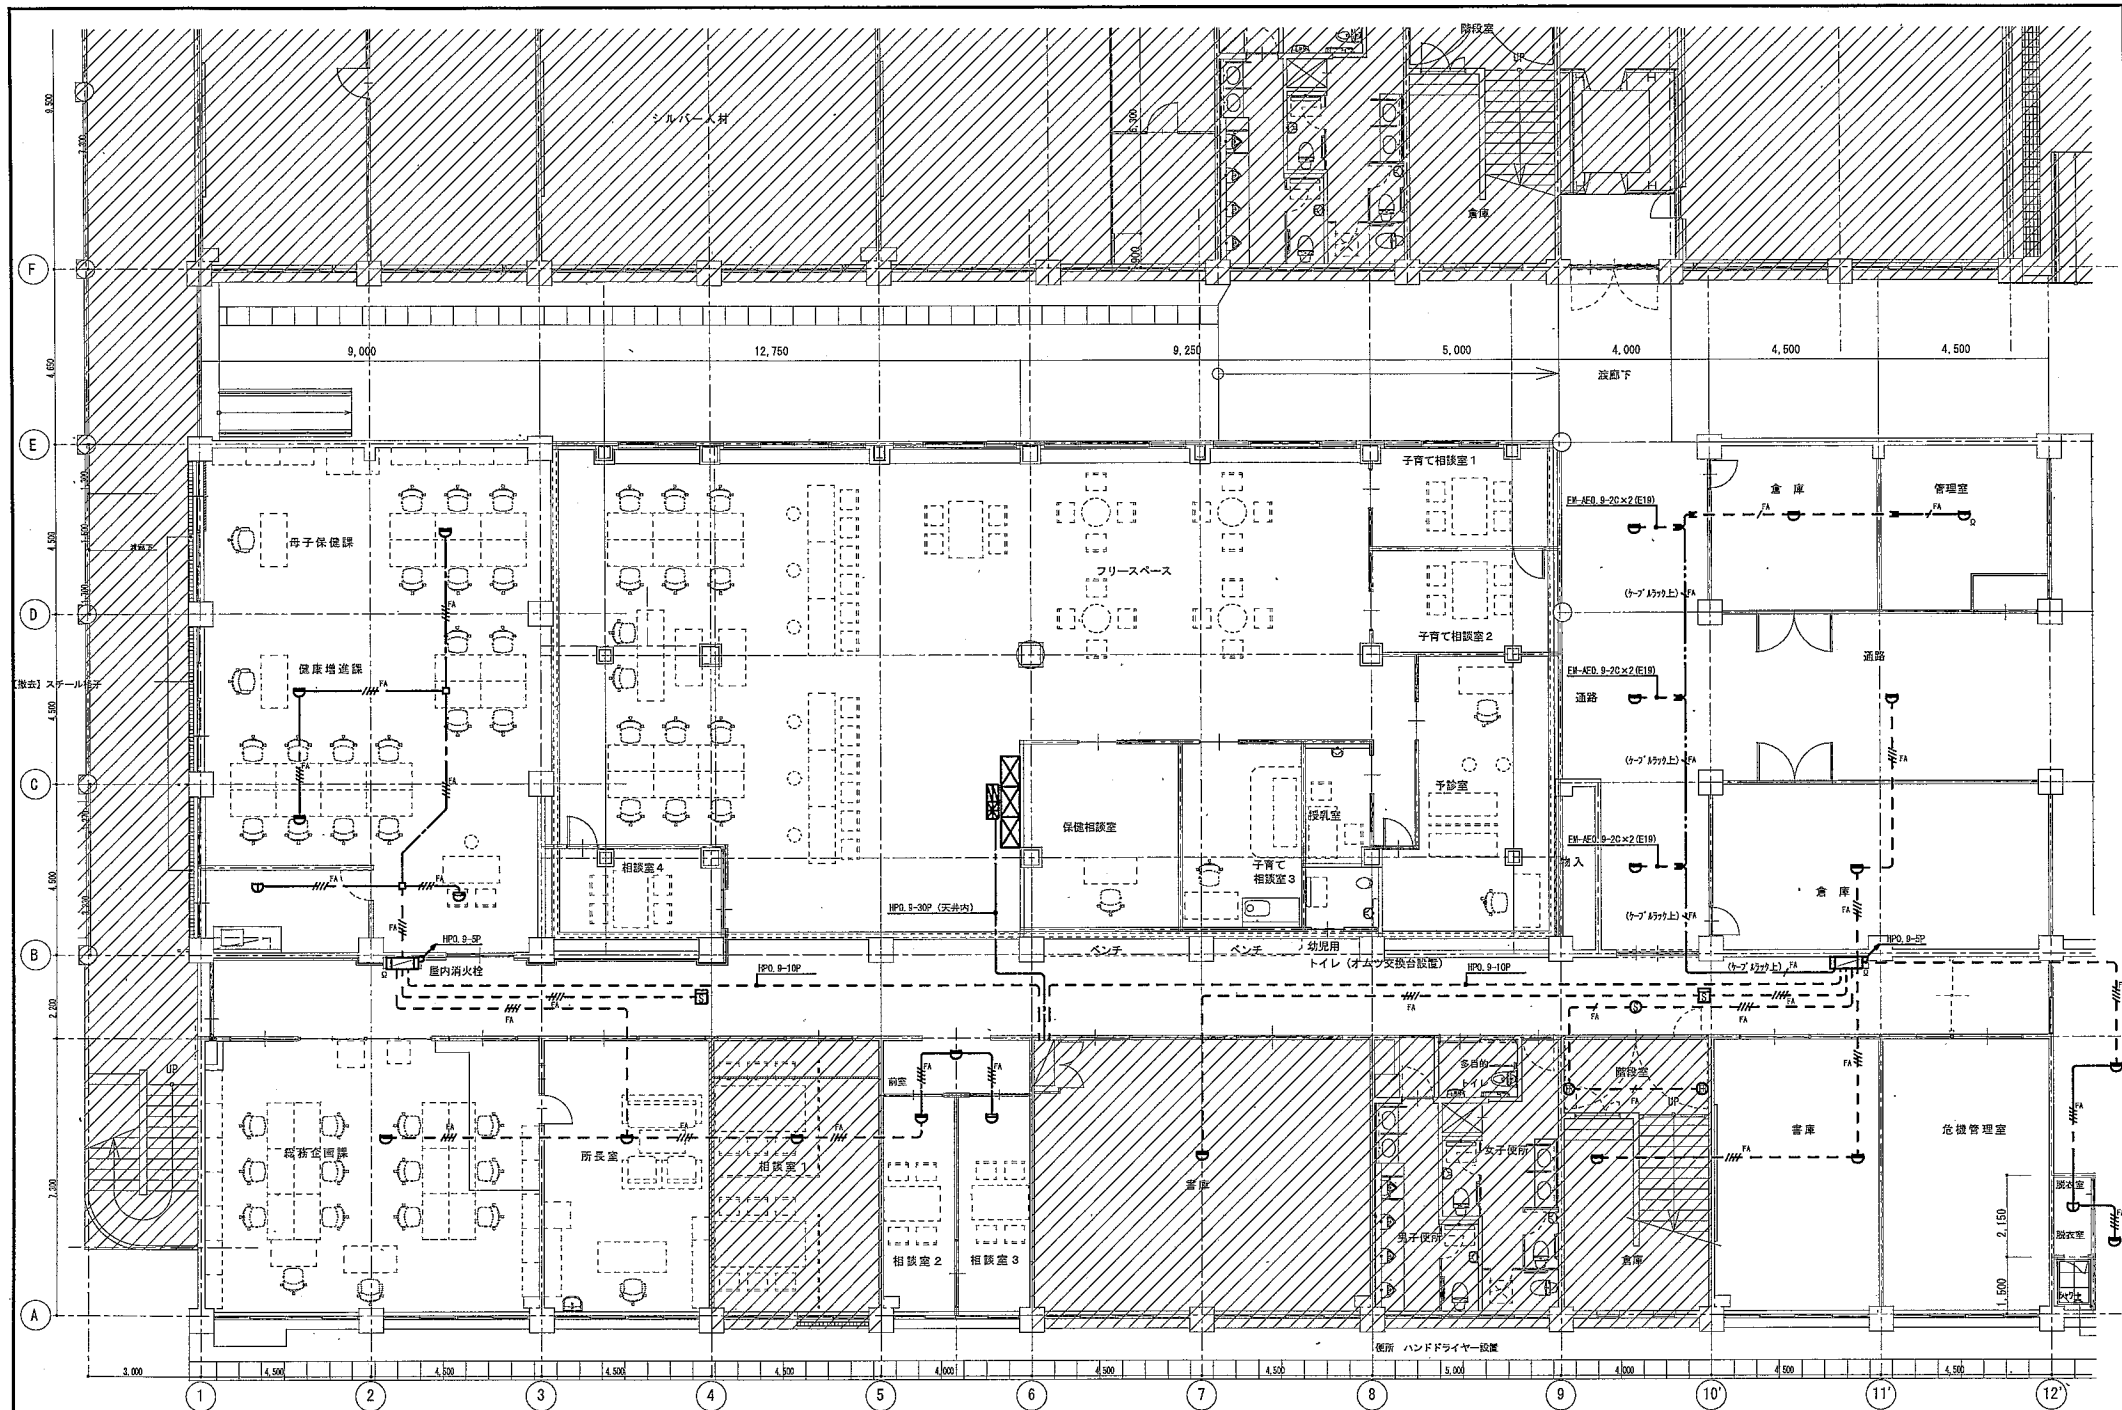


記 号	凡 例	用 途
	複 合 盤	受信機 P 型 1 級 40 回線 音集型
	機 器 収 容 箱	埋込型 (◎◎◎内蔵)
	機 器 収 容 箱	消火栓組込型 (◎◎◎内蔵)
	常 鈴	DC 24V 10mA
	表 示 灯	DC 24V 480mW LED球
	発 信 機	P 型 1 級 (埋込型)
	差動式スポット型煙感知器	2 種
	定温式スポット型煙感知器	1 種 防水型
	光電式スポット型煙感知器	2 種
	終 端 器	10KΩ
	光電式スポット型煙感知器	3 種 防排煙用
	自 動 閉 鎖 装 置	防火戸用 ラッチ式
---	警 戒 区 域 境 界 線	
	警 戒 区 域 番 号	自火報設備
	警 戒 区 域 番 号	防排煙設備
	制 御 回 路 番 号	連動感知器用
	消 火 栓 ポ ン プ	屋内型 フリッカー式
---	配 管 配 線	
	ジョイントボックス	
	立上げ 素通し 立下げ	


R F

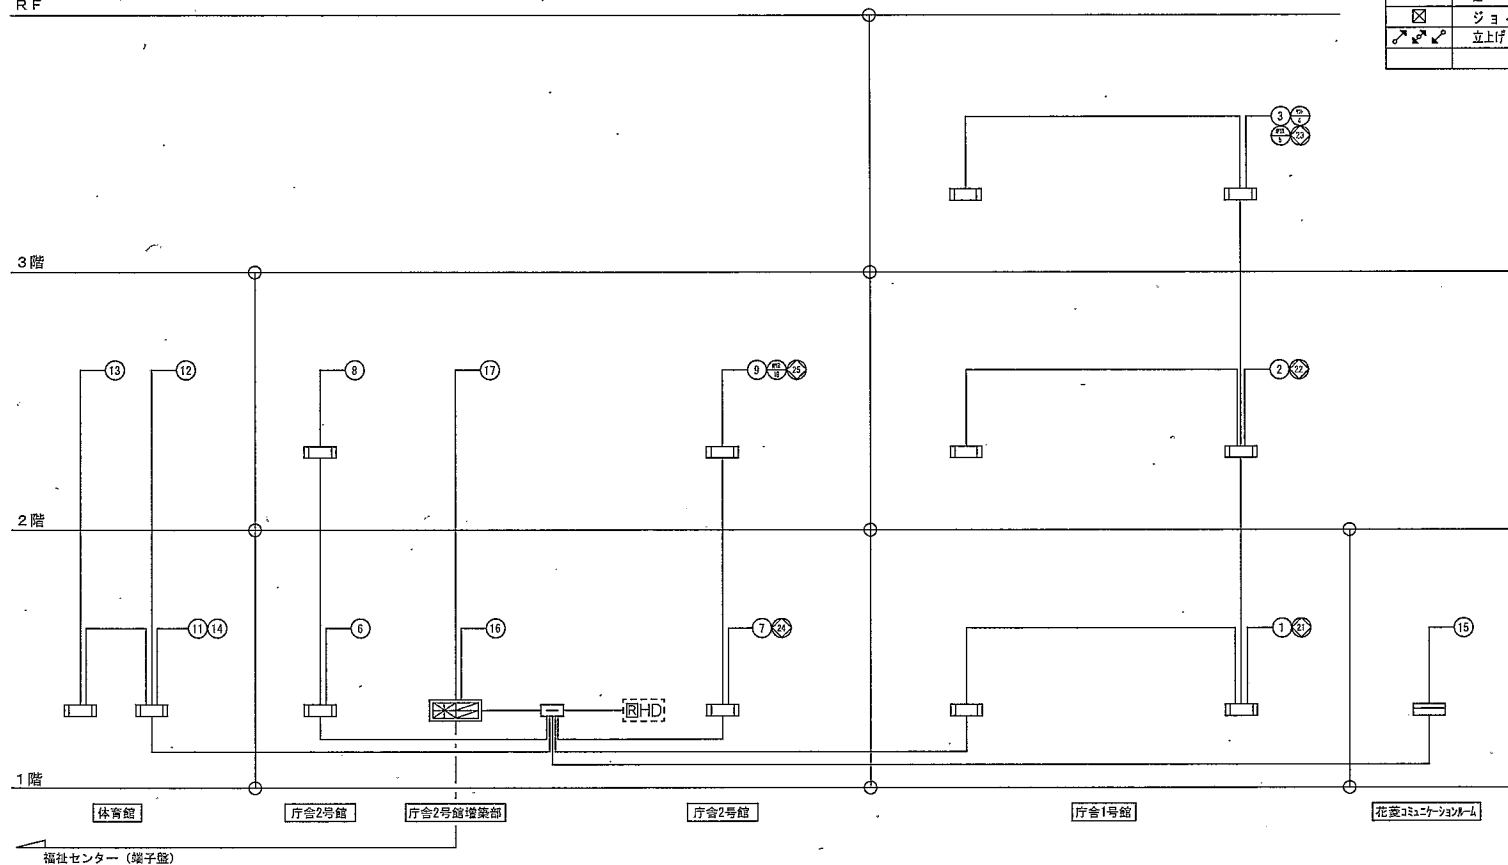



設 備 系 統 図

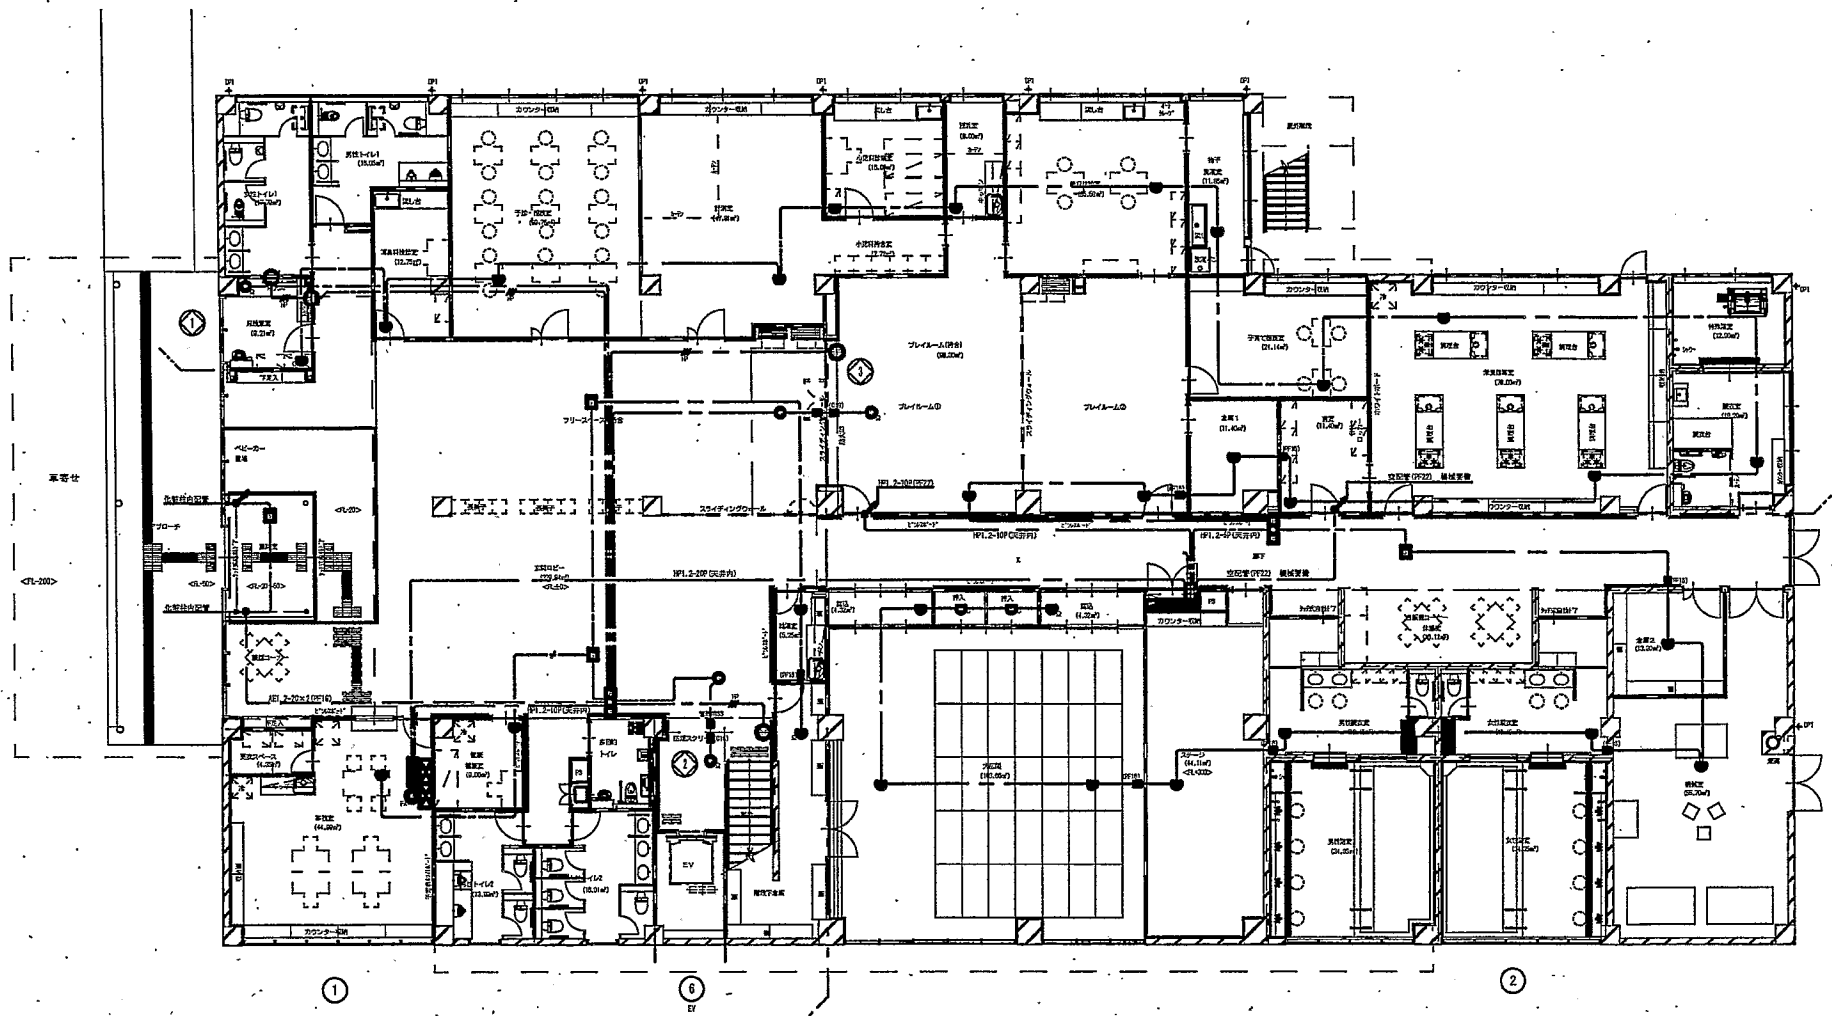


福祉センター・保健センター1F 消防設備平面図

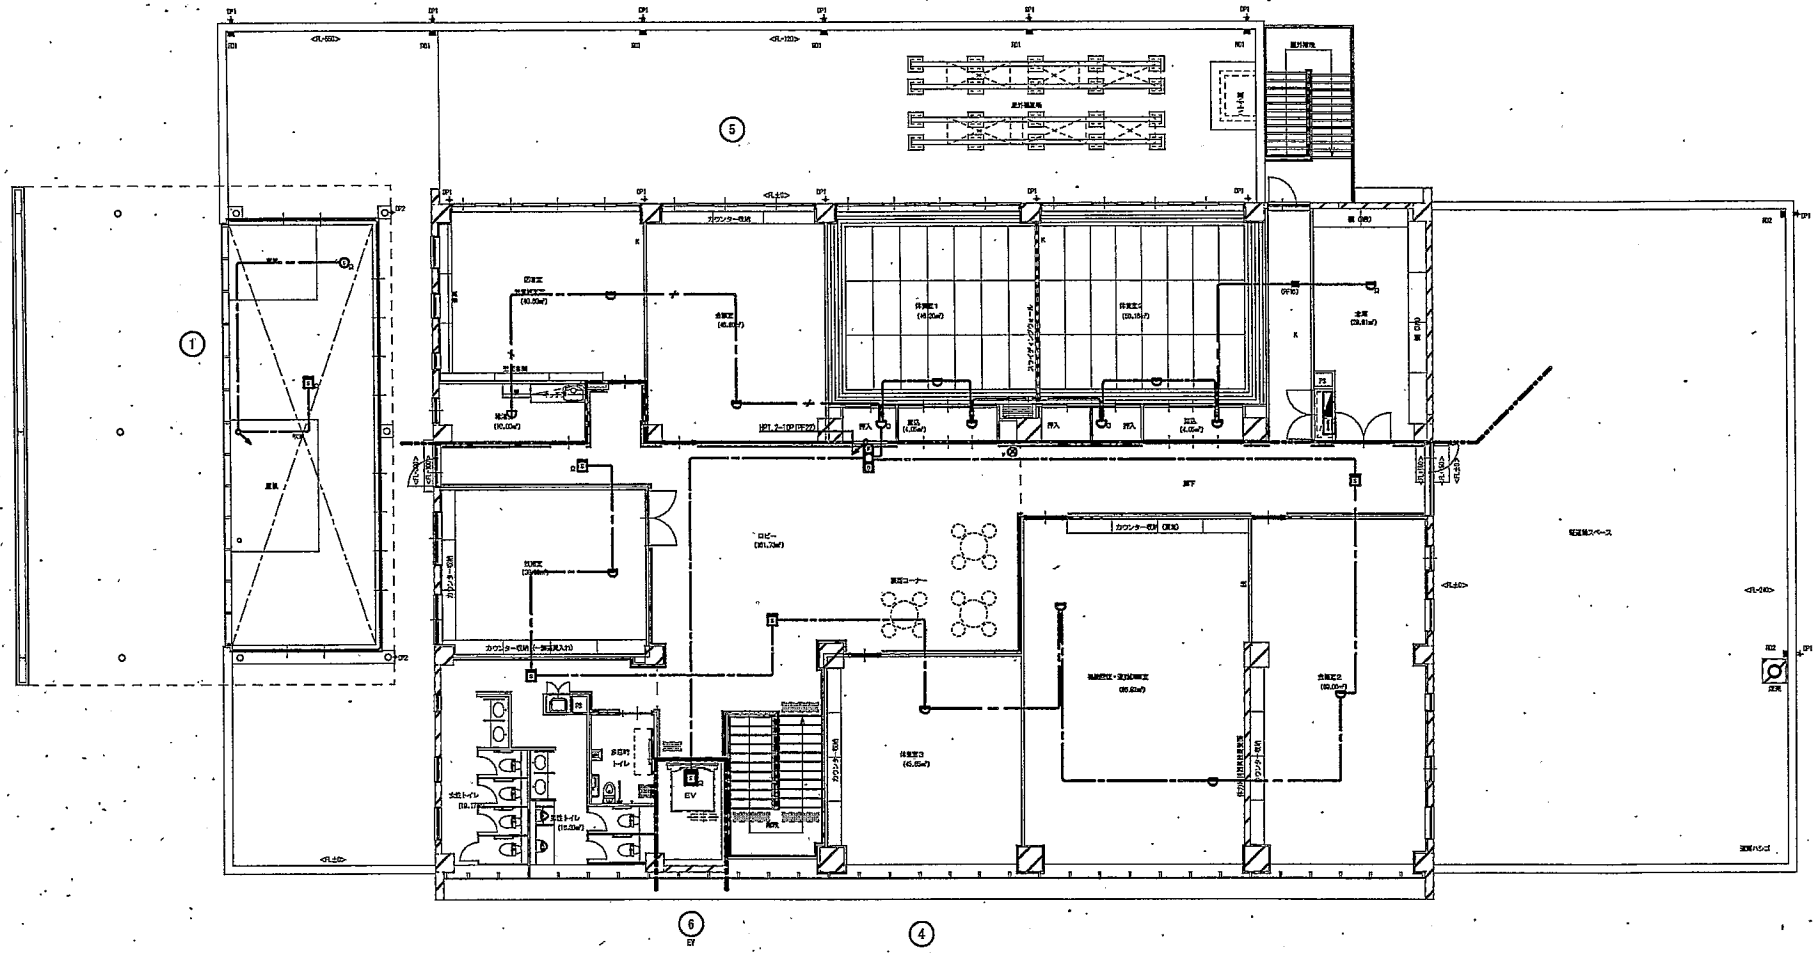


福祉センター・保健センター2F 消防設備平面図

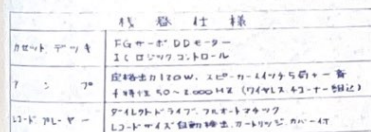 

AVコンソール外觀図

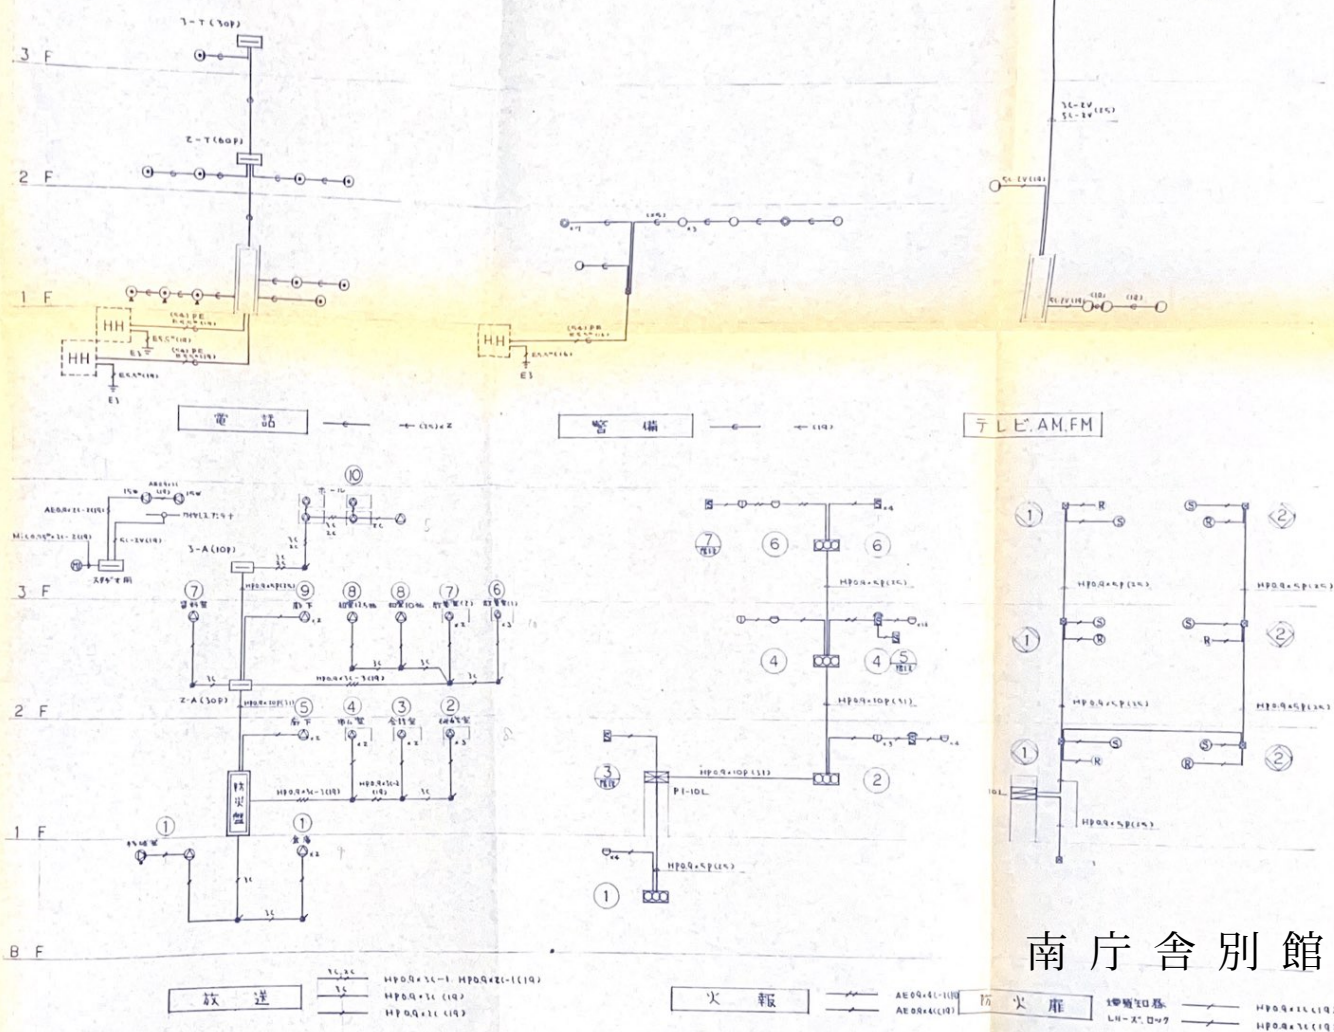

南 厅 舍 別 館


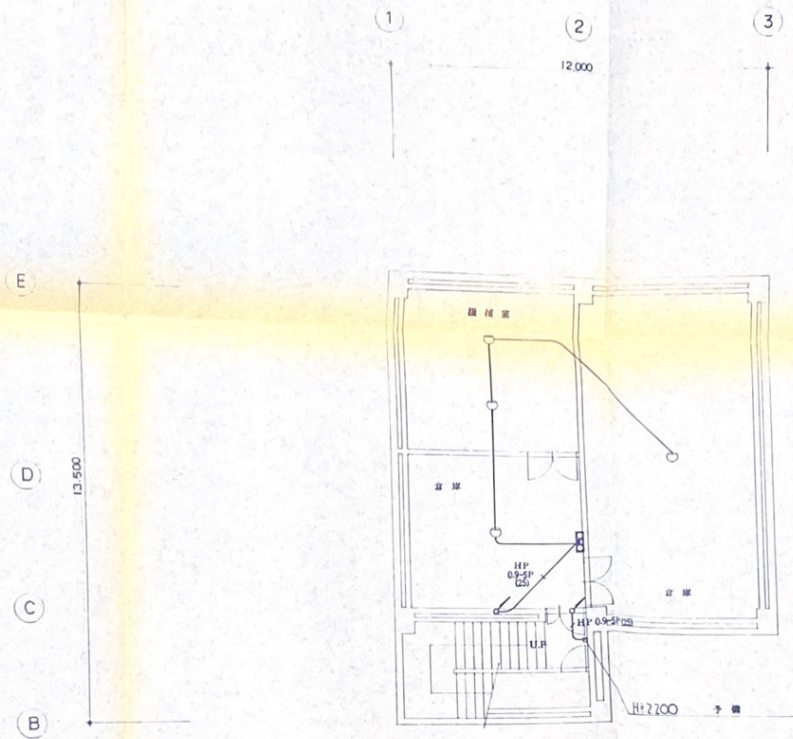


地階平面圖

① 警戒區以番号

南庁舎別館



工事設計図	CHECK	DATE	SHEET NO	E - 24	 一級建築士事務所 山形市南町三丁目-8-30 TEL 023(27)5588 山形市南町三丁目-8-30 TEL 023(27)5588 山形市南町三丁目-8-30 TEL 023(27)5588
設備配線図	SCALE	MEMO			
地階	自動火災報知機				

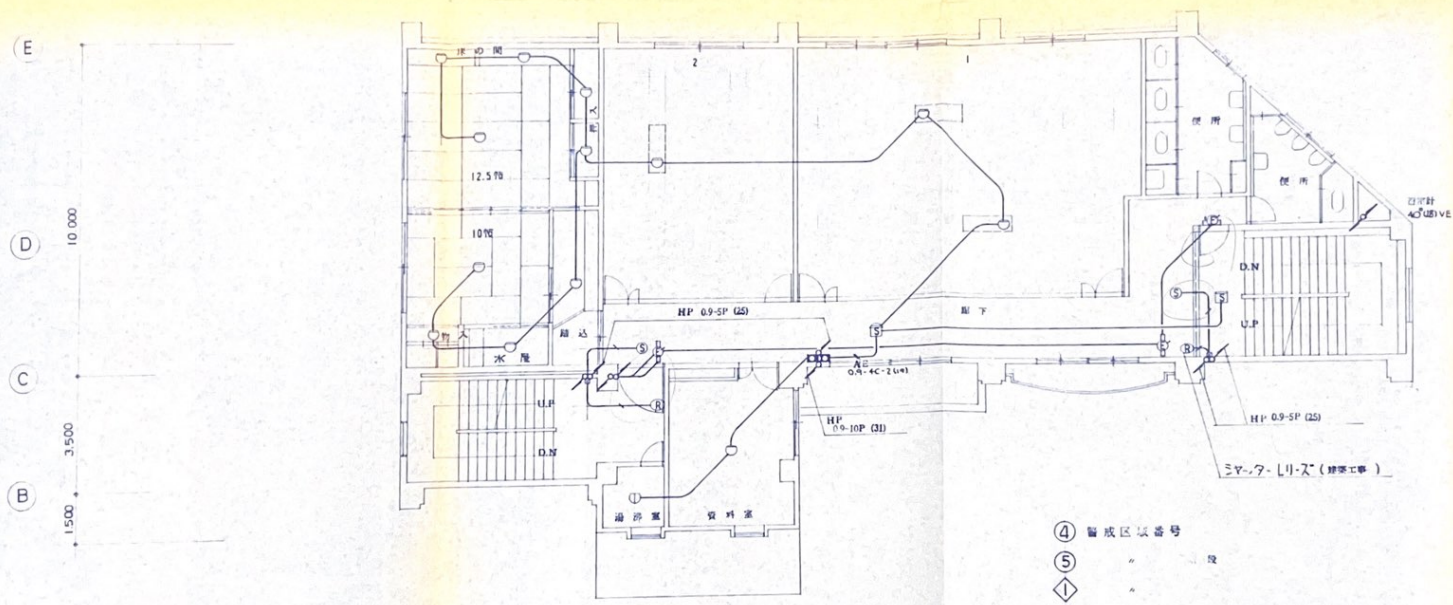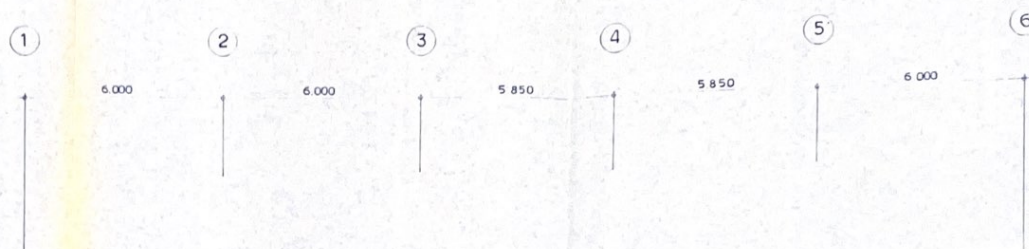

2 階 平 面 図

- ④ 警 戒 区 域 番 号
- ⑤ " " " "
- ① " " " "
- ② " " " "



南 庁 舎 別 館

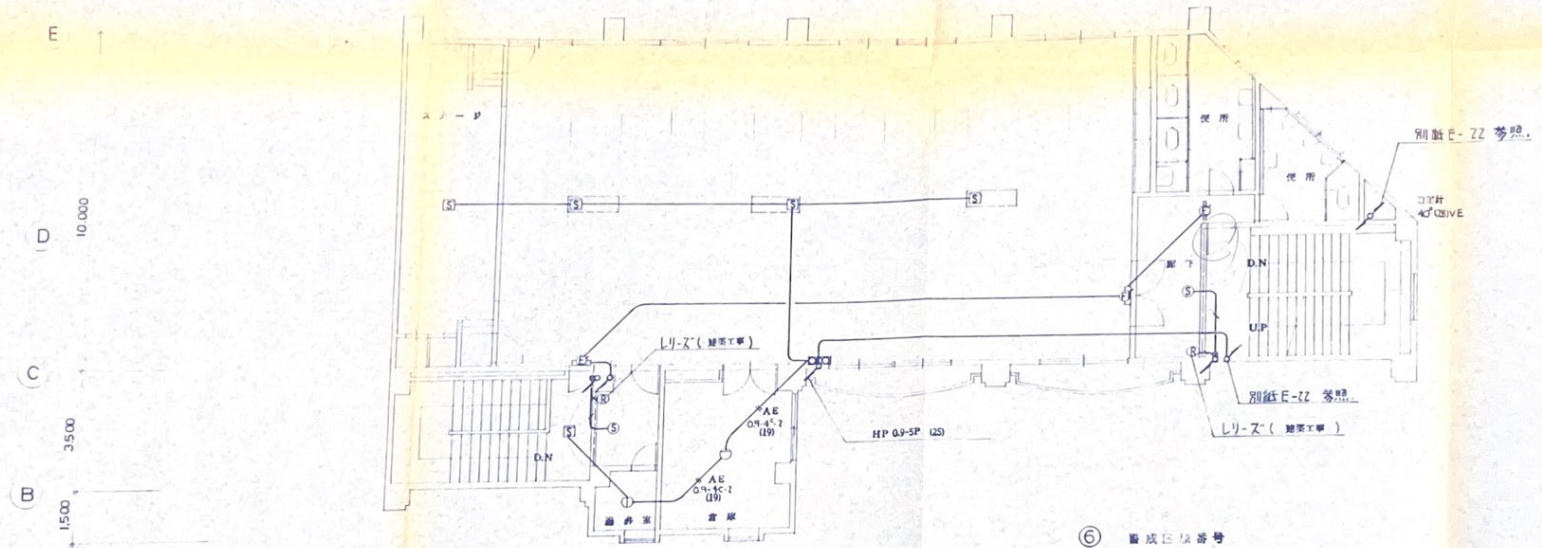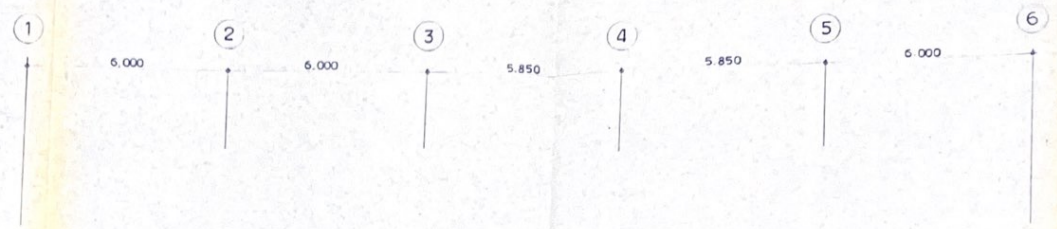


3 階 平 面 図

- ⑥ 蓄電池設置番号
 ⑦
 ⑧
 ⑨
 ⑩

南 庁 舎 別 館

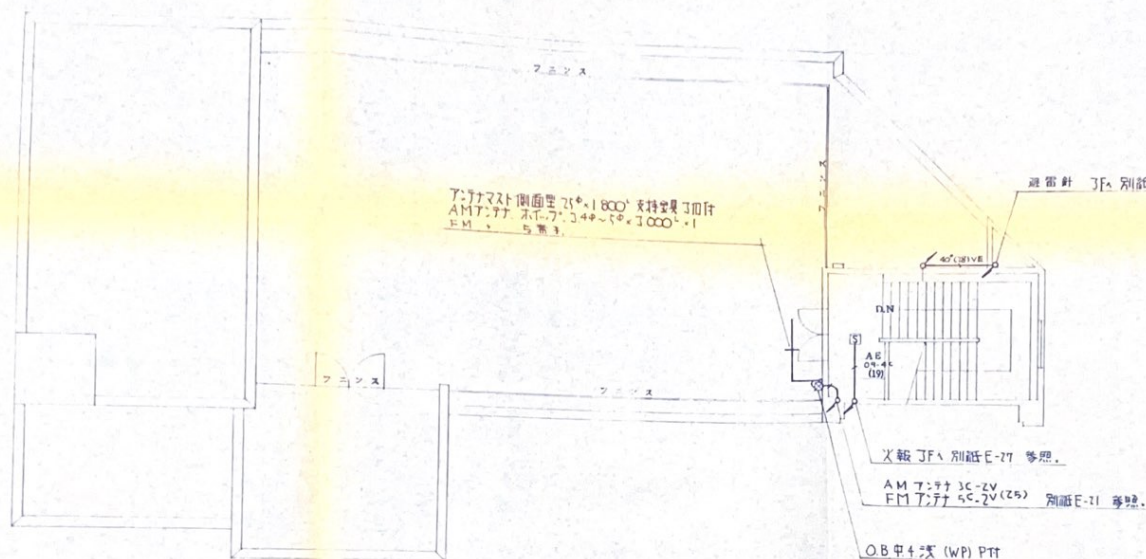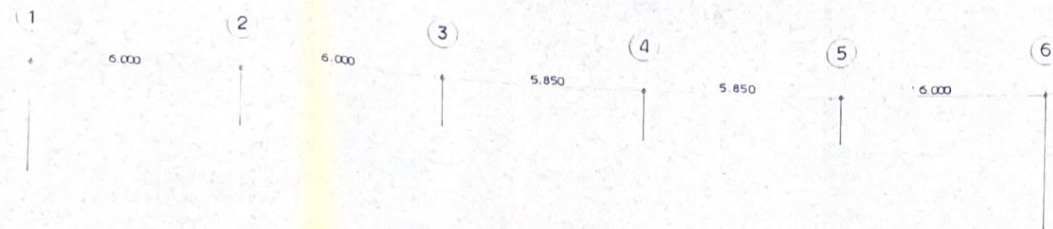

避雷針
省内部線 (側面取付型)

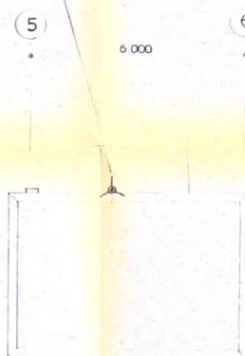

避雷針

避雷針 JIS 中型 440φ-1
支持金具 BP 6000 (出金 4500) × 63φ-1
同取付金具 BP (埋込電 - 4°
避雷針 40°
同土保護管 VP (20) BP 支持金具付


塔屋屋上平面図

塔屋平面図


⑧ 警戒区域番号 10 階

南庁舎別館


西庁舎 消防設備図面

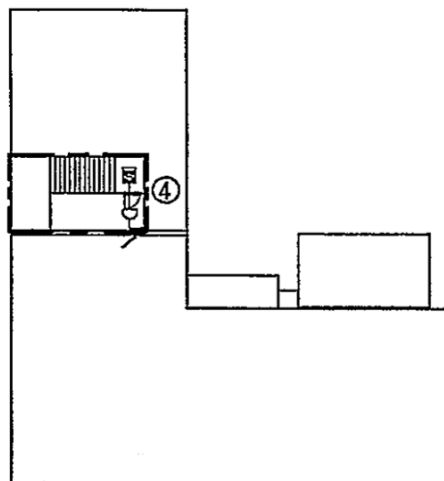


本館8階

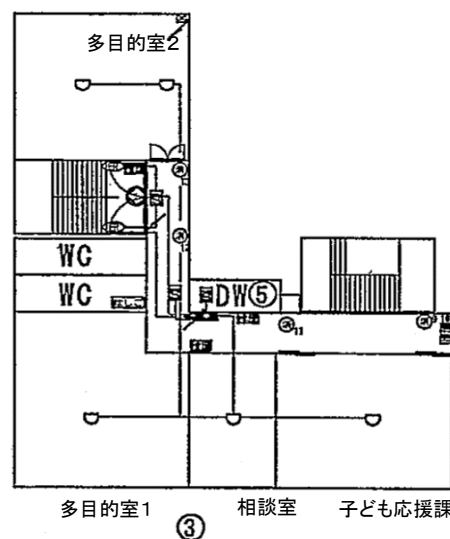

本館3階

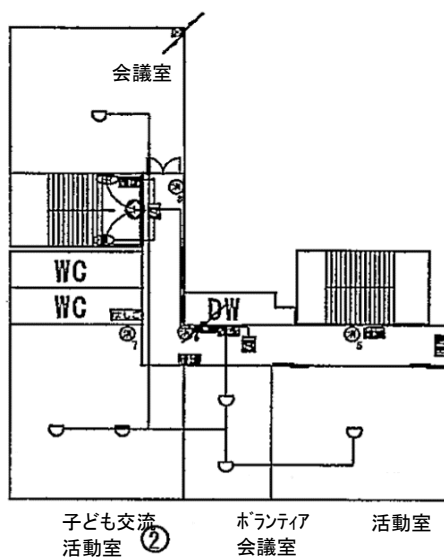

本館2階

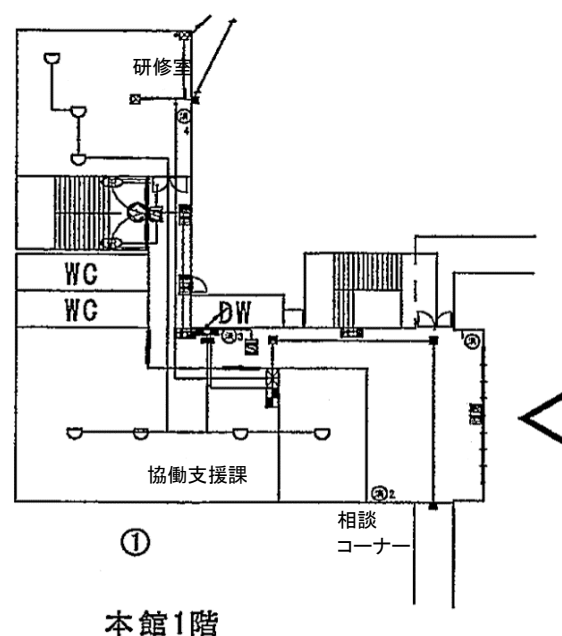

本館1階


本館

- ④ 消火器
- 救助袋 斜降式救助袋
- 斜 垂直式救助袋
- 垂
- はしご 避難はしご
- 標識 誘導標識
- 誘導灯




北館西R階

北館東R階

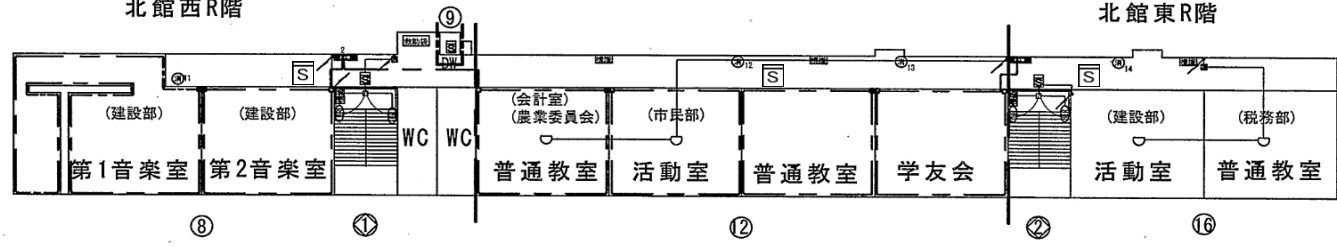


北館3階

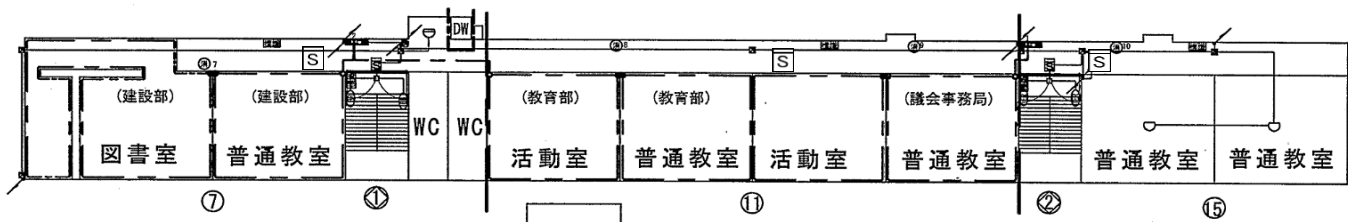


北館2階

キュービクル

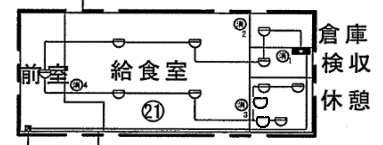


灯油庫

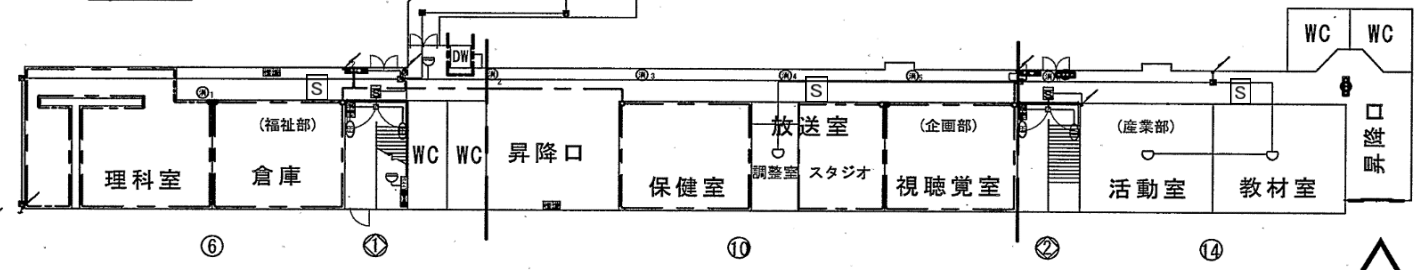

北館1階


北館・給食室

- (消) 消火器
- 救助袋 斜 斜降式救助袋
- 救助袋 垂 垂直式救助袋
- はしご 避難はしご
- 標識 誘導標識
- 誘導灯

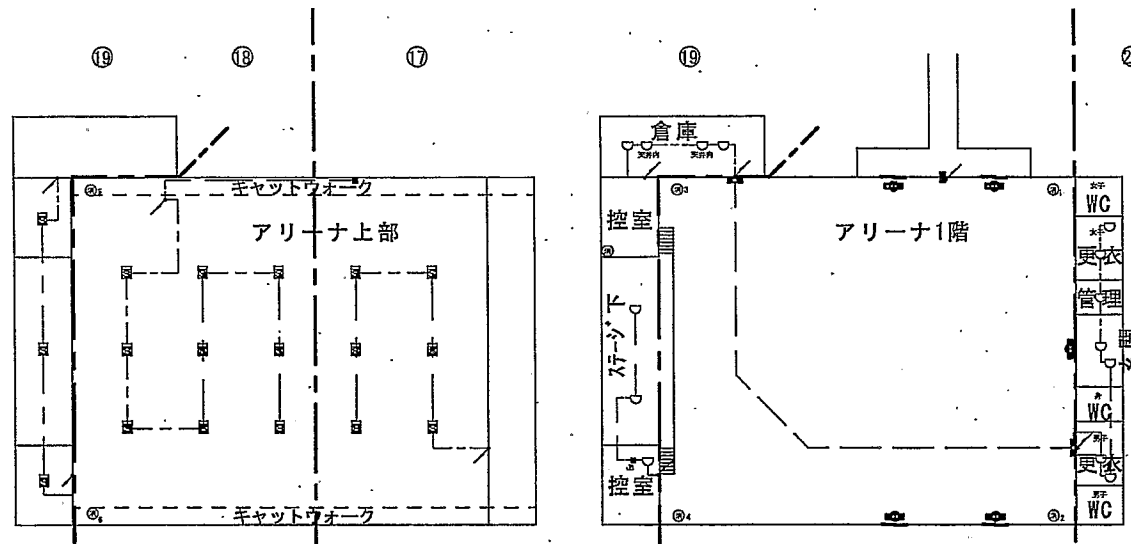

体育館

- 消火器
- 救助袋 斜降式救助袋
- 救助袋 垂直式救助袋
- はしご 避難はしご
- 標識 誘導標識
- 誘導灯

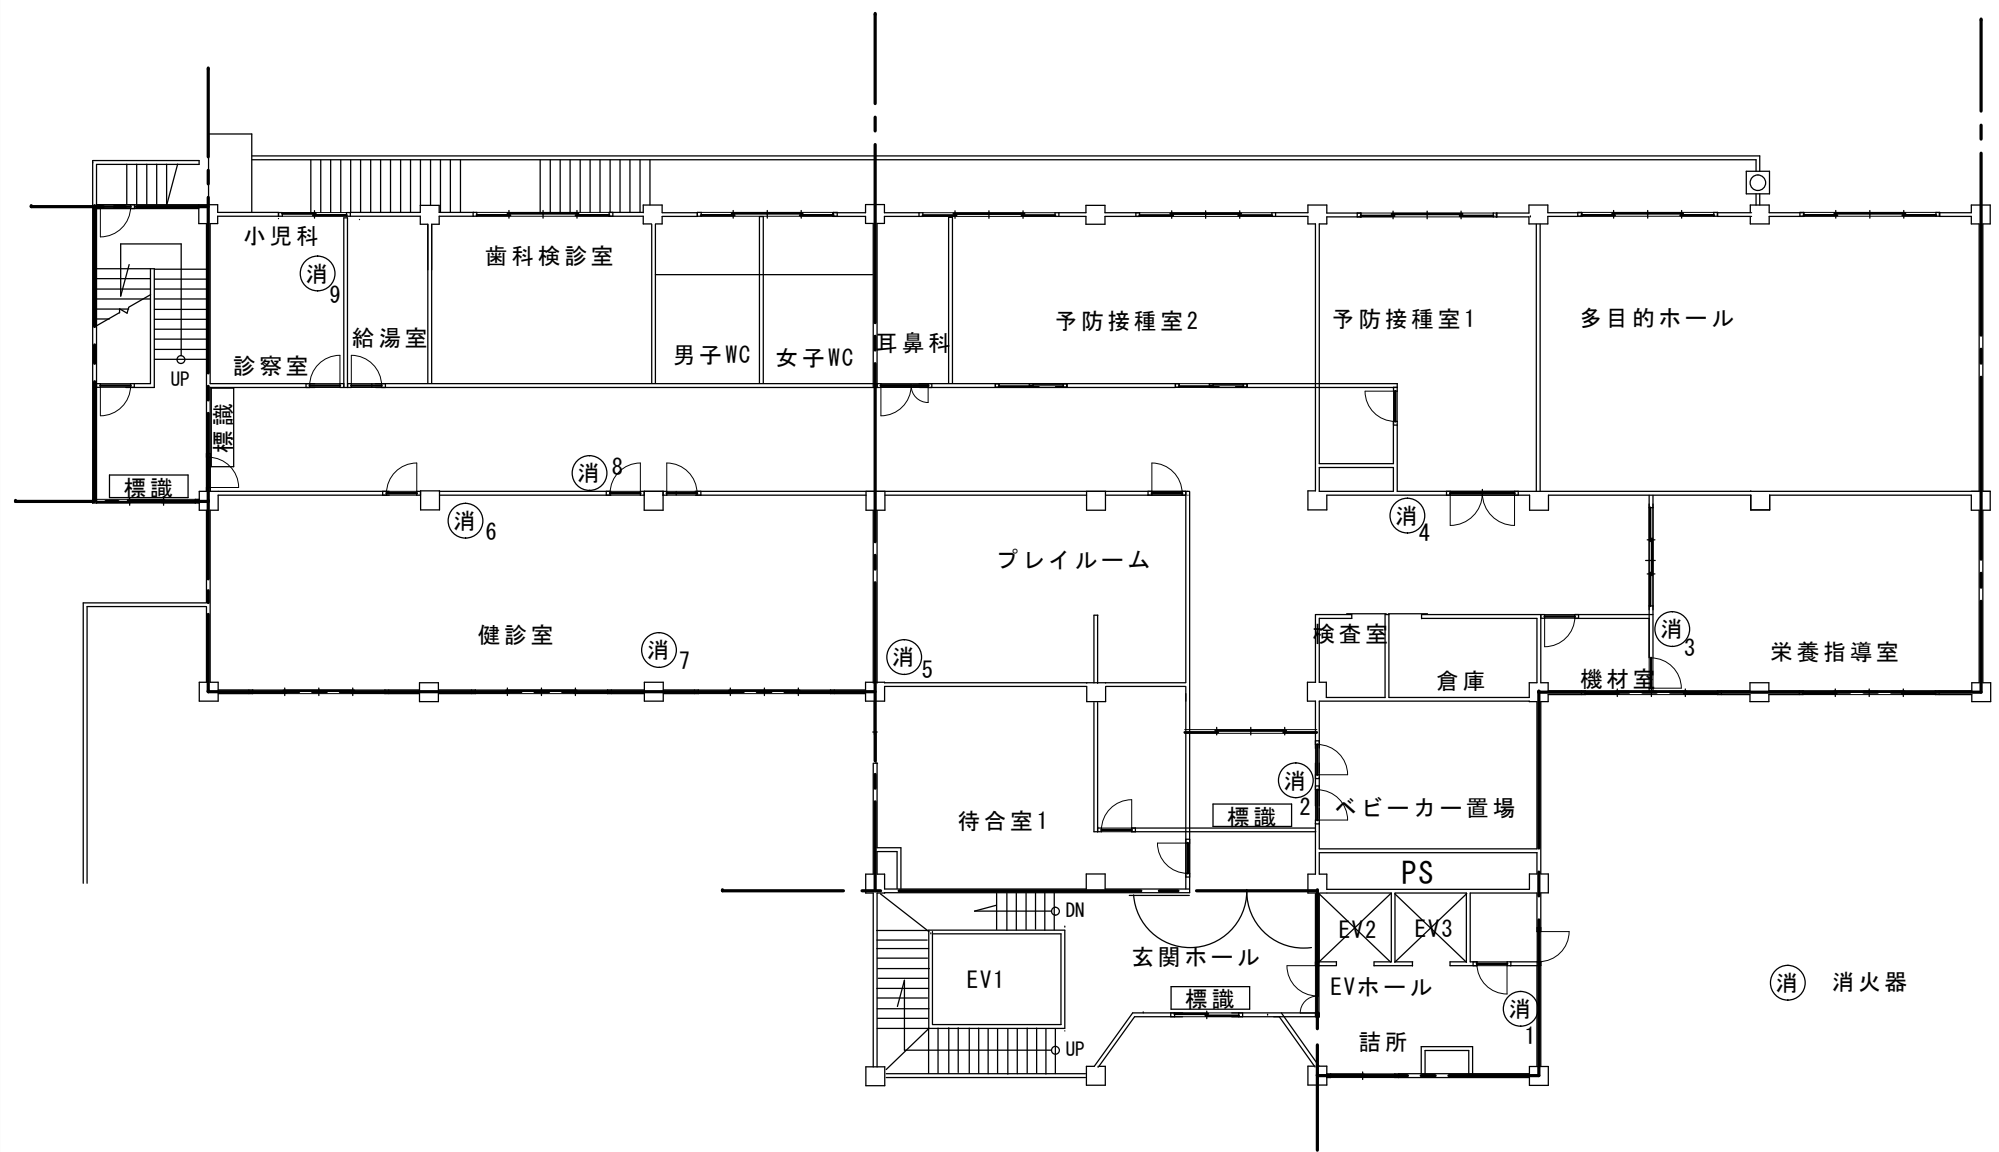

消 消火器

※点検にあたっての留意事項

旧南庁舎1号館は、地上5階地下1階建であるが、
消防設備点検の対象区域は1階部分のみとし、
消火器点検のみ行うものとする。

1 階 平 面 図

旧南庁舎 1 号館 消防設備図